



Инв. № посл. Подпись и дата
 Инв. №. Взам. инв. №

АПУ2-148-1Б.5-02-ЭЛ							
Жилой дом с нежилыми помещениями общественного назначения по ул. Тенистой в Верх-Исетском районе г.Екатеринбурга.							
Изм.	Кол.уч.	Лист	№ док.	Подпись	Дата		
Жилой дом 2 этап строительства 5 секция					Стадия	Лист	Листов
					Р	15	
Гл. спец	Гонтаренко	Пен	11.16				
Провер.	Гонтаренко	Пен	11.16				
Разраб.	Завьялова	ВЗ	11.16				
План 1 этажа. Расположение сетей электрооборудования квартир					ЗАО "Корпорация "Атомстройкомплекс"		

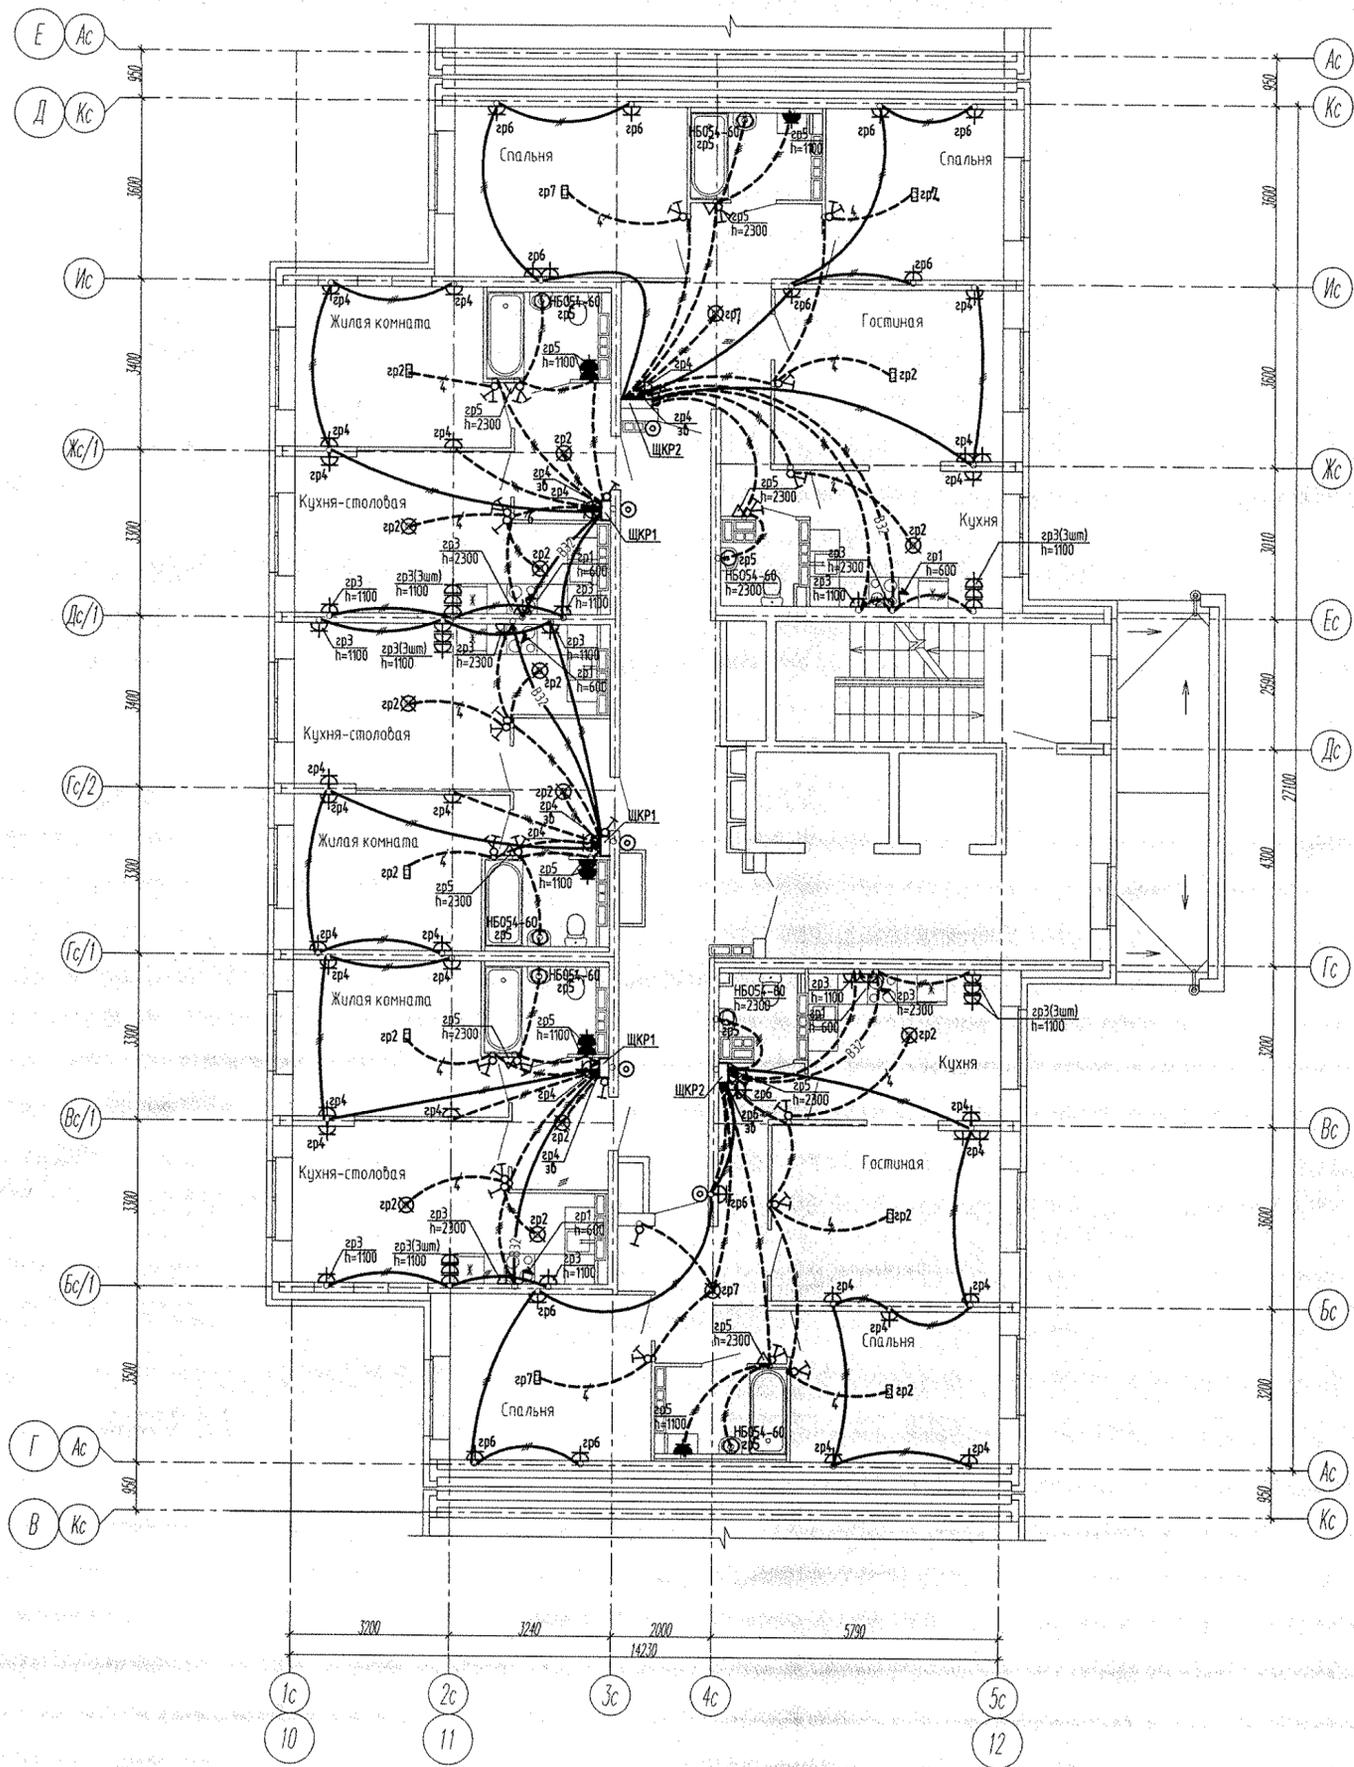


Инв. № подл. Подпись и дата. Взам. инв. №

АПУ2-148-1Б.5-02-ЭЛ					
Жилой дом с нежилыми помещениями общественного назначения по ул. Тенистой в Верх-Исетском районе г.Екатеринбурга.					
Изм.	Колуч.	Лист	№ док.	Подпись	Дата
Жилой дом 2 этап строительства 5 секция				Стадия	Лист
				Р	16
Гл. спец	Гонтаренко	<i>Гон</i>	11.16	План 2 этажа. Расположение сетей электрооборудования квартир	
Провер.	Гонтаренко	<i>Гон</i>	11.16		
Разраб.	Завьялова	<i>Зав</i>	11.16		
				ЗАО "Корпорация "Атомстройкомплекс"	

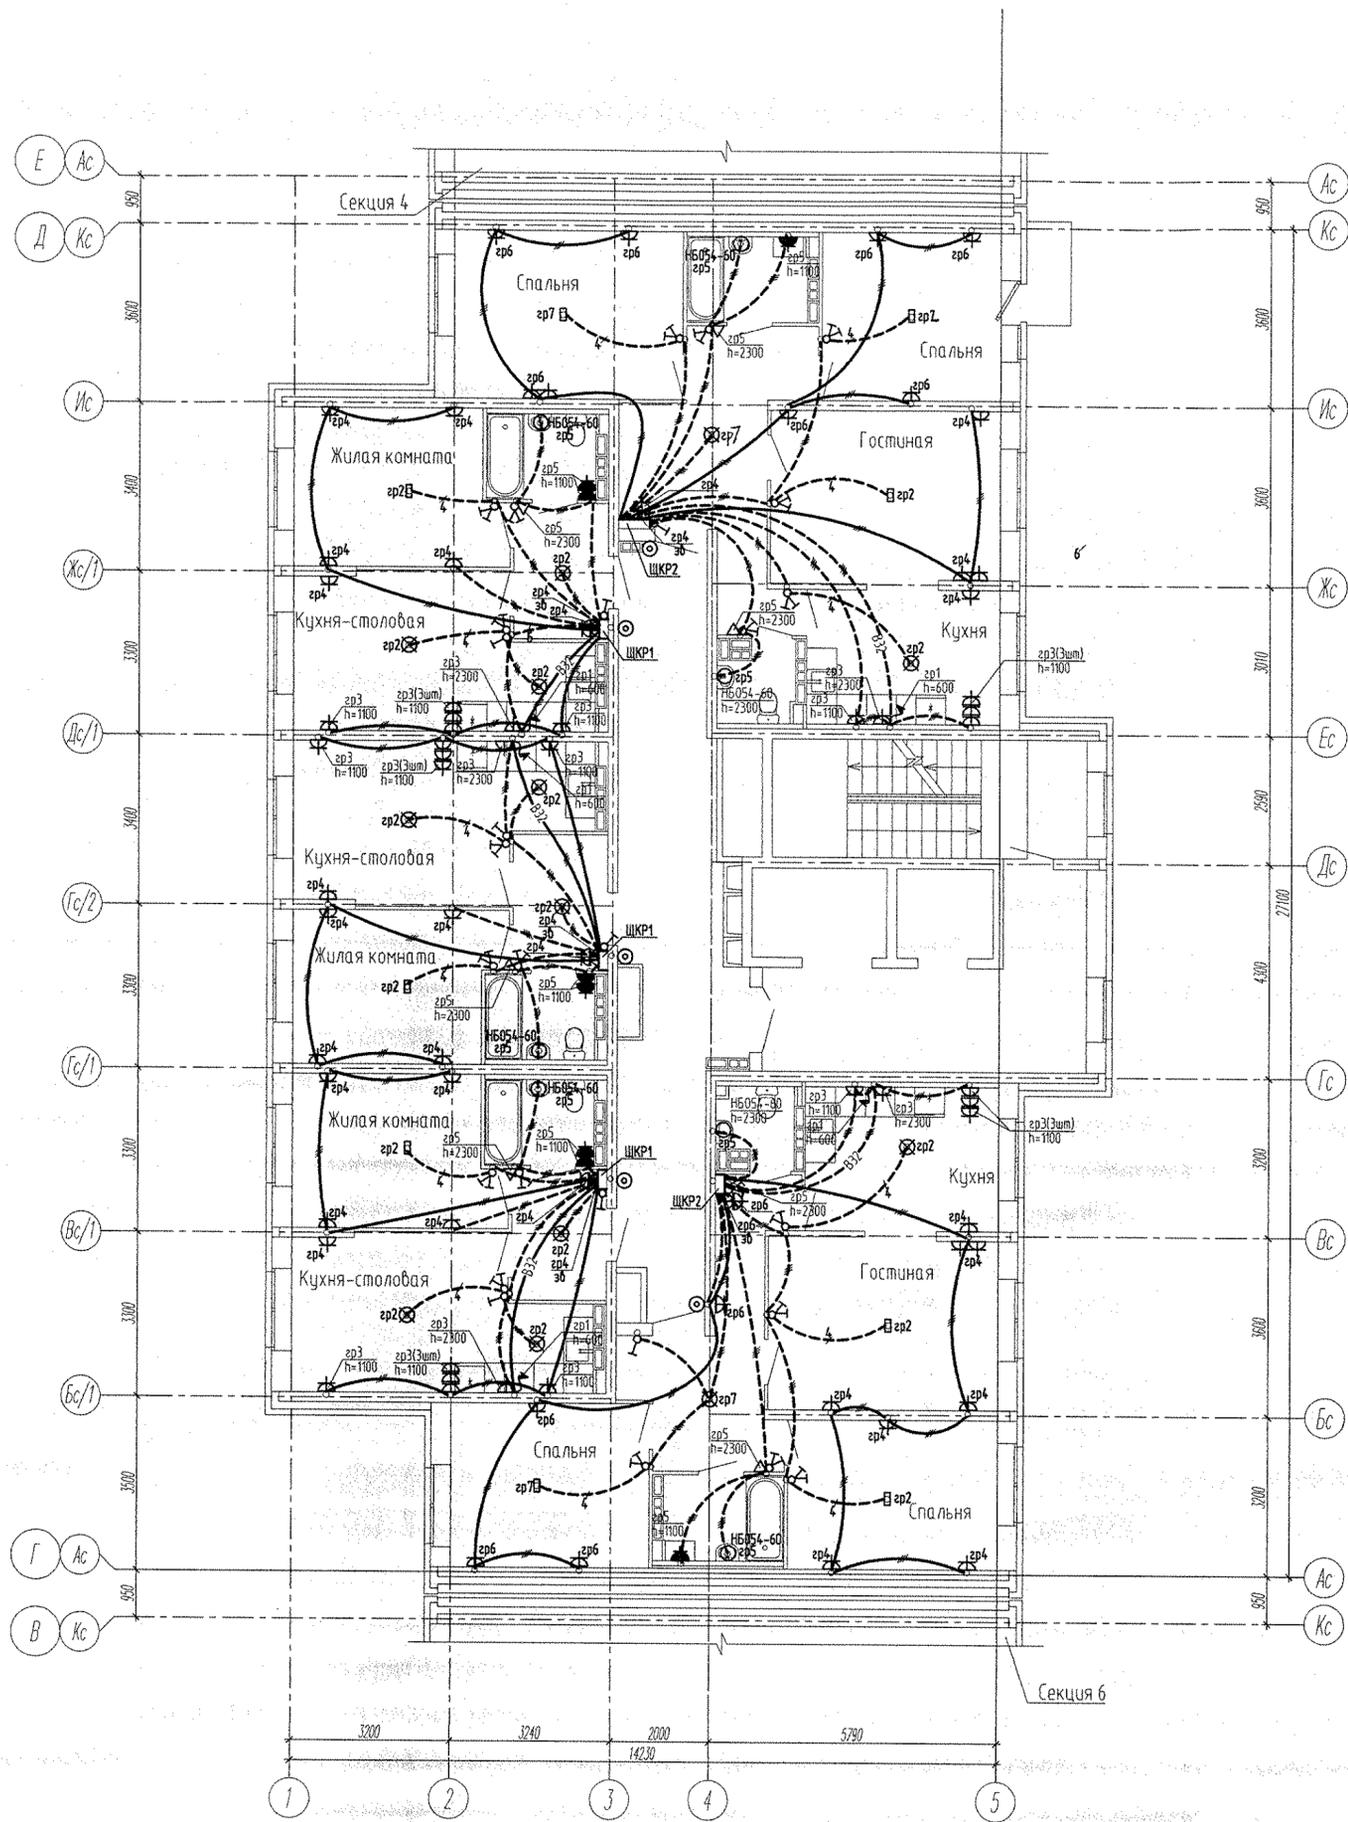

Инв. № подл. Подпись и дата. Взам. инв. №

АПВ2-148-1Б.5-02-ЭЛ					
Жилой дом с нежилыми помещениями общественного назначения по ул. Тенистой в Верх-Исетском районе г.Екатеринбурга.					
Изм.	Кол.уч.	Лист	№ док.	Подпись	Дата
Жилой дом 2 этап строительства 5 секция				Стадия	Лист
				Р	17
Гл. спец	Гонтаренко	<i>Гонтаренко</i>	11.16	План 3-15 этажа. Расположение сетей электрооборудования квартир	
Провер.	Гонтаренко	<i>Гонтаренко</i>	11.16		
Разраб.	Завьялова	<i>Завьялова</i>	11.16		
				ЗАО "Корпорация "Атомстройкомплекс"	

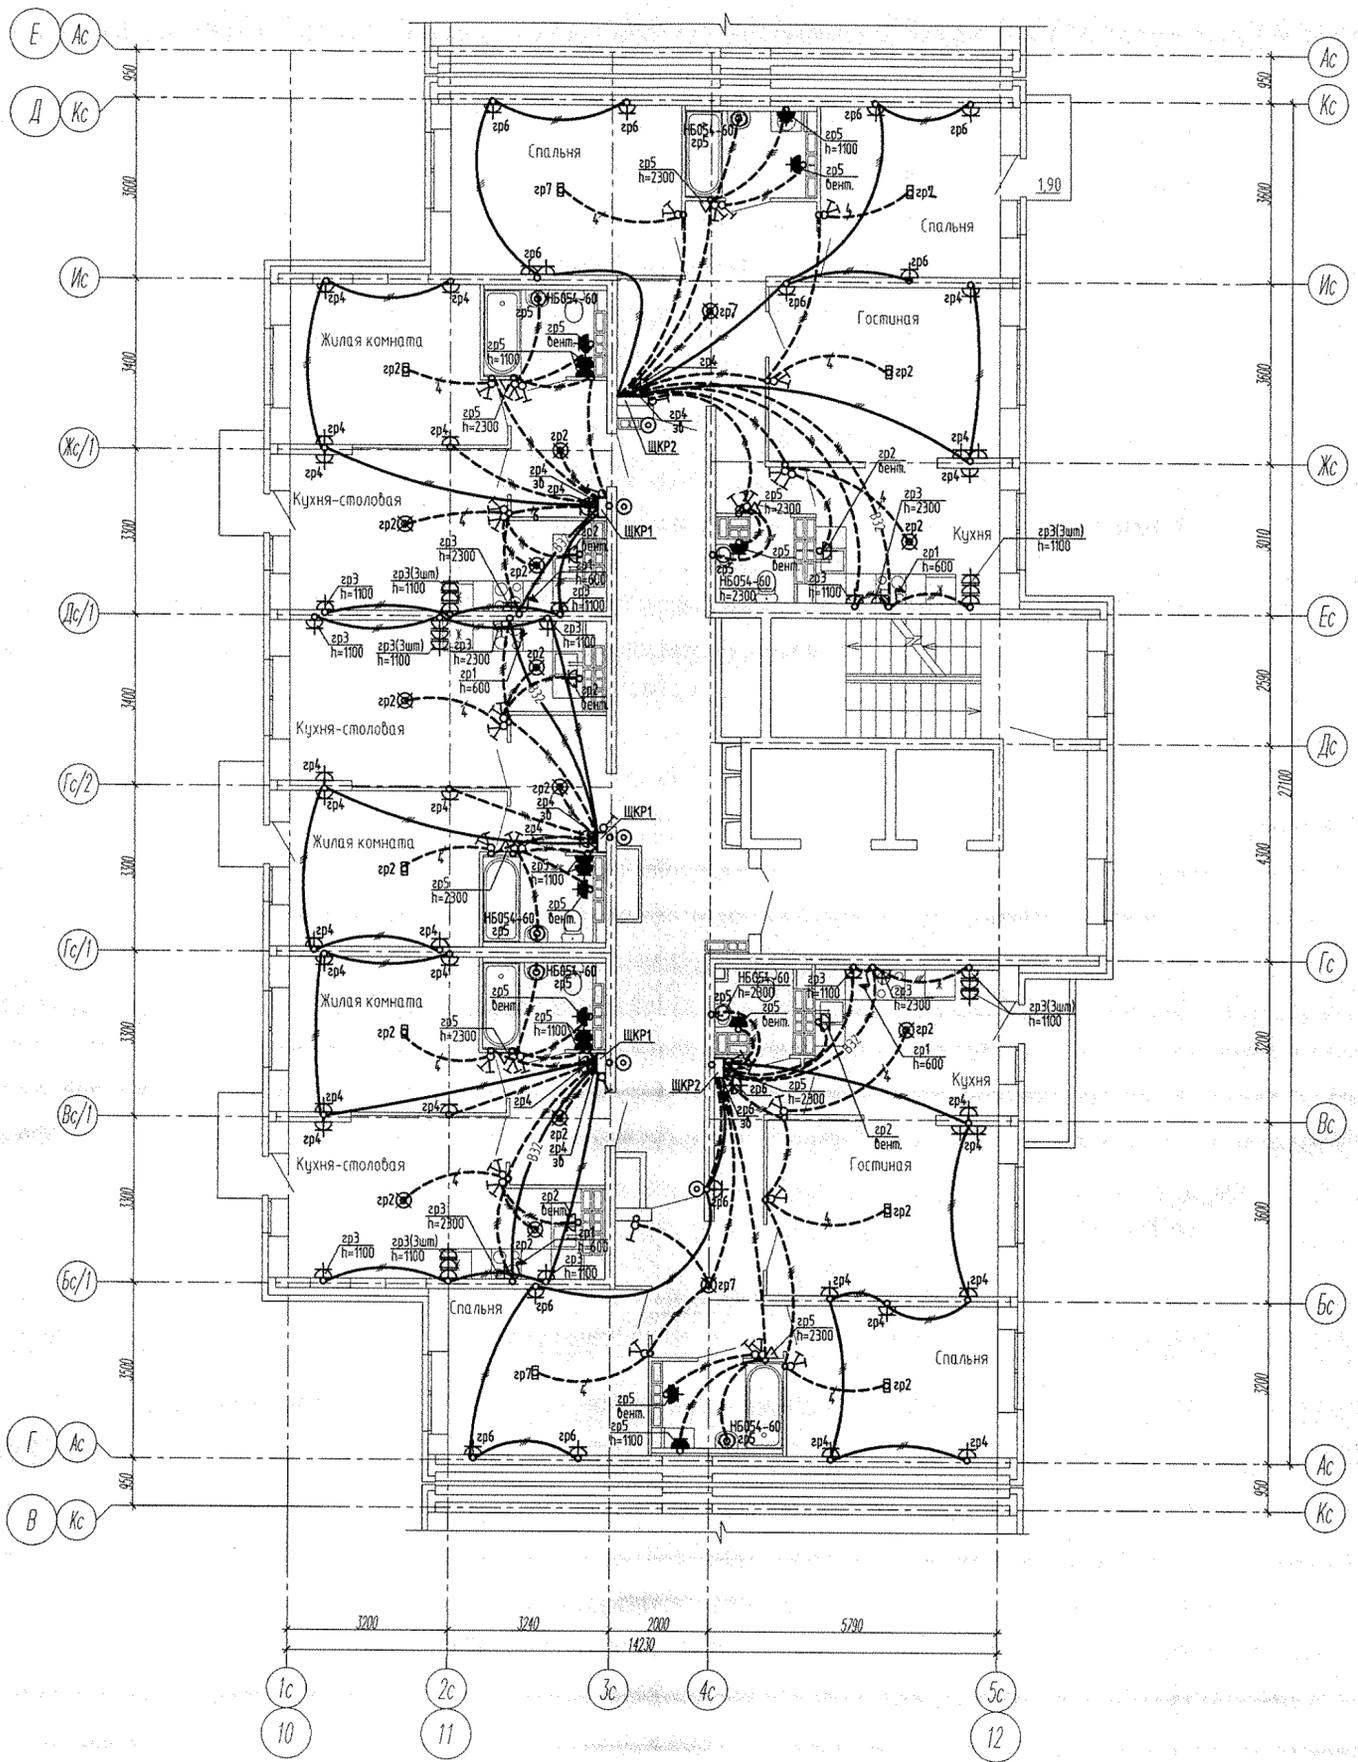

Инв. N подл. Подпись и дата. Взам. инв. N

АПУ2-148-1Б.5-02-ЭЛ										
Жилой дом с нежилыми помещениями общественного назначения по ул. Тенистой в Верх-Исетском районе г.Екатеринбурга.										
Изм.	Кол.уч.	Лист	№ док.	Подпись						
Жилой дом 2 этап строительства 5 секция				<table border="1"> <tr> <td>Стадия</td> <td>Лист</td> <td>Листов</td> </tr> <tr> <td>Р</td> <td>18</td> <td></td> </tr> </table>	Стадия	Лист	Листов	Р	18	
Стадия	Лист	Листов								
Р	18									
Гл. спец	Гонтаренко	<i>Гонтаренко</i>	11.16	План 16, 17 этажа. Расположение сетей электрооборудования квартир						
Провер.	Гонтаренко	<i>Гонтаренко</i>	11.16							
Разраб.	Завьялова	<i>Завьялова</i>	11.16							
				ЗАО "Корпорация "Атомстройкомплекс"						