


ЭКСПЛИКАЦИЯ ПОМЕЩЕНИЙ

Номер помещения	Наименование	Площадь, м2	Кат. помещения
Общедомовые помещения			
1	Тамбур	3.86	
2	Вестибюль	9.36	
3	Лифтовой холл	18.51	
4	Электрощитовая	8.93	Д
5	Помещение охраны	11.73	
6	Сан.узел с мойкой уборочного инвентаря	5.85	
7	Тамбур	3.57	
8	Лестничная клетка	13.35	
итого		75.03	
Выставочный салон-магазин N4			
9	Кладовая	6.92	В3
10	Тамбур	5.46	
11	Выставочный зал	84.09	
12	Помещение администрации	15.23	
13	Помещение временного хранения тары	8.11	В3
14	Коридор	2.75	
15	Сан.узел с мойкой уборочного инвентаря	4.63	
Всего помещений выставочного салона-магазина N4		127.19	
Общая площадь выставочного салона-магазина N4		132.00	
Выставочный салон-магазин N5			
16	Сан.узел с мойкой уборочного инвентаря	6.61	
17	Тамбур	5.44	
18	Выставочный зал	96.18	
19	Помещение администрации	13.16	
Всего помещений выставочного салона-магазина N5		121.39	
Общая площадь выставочного салона-магазина N5		126.80	

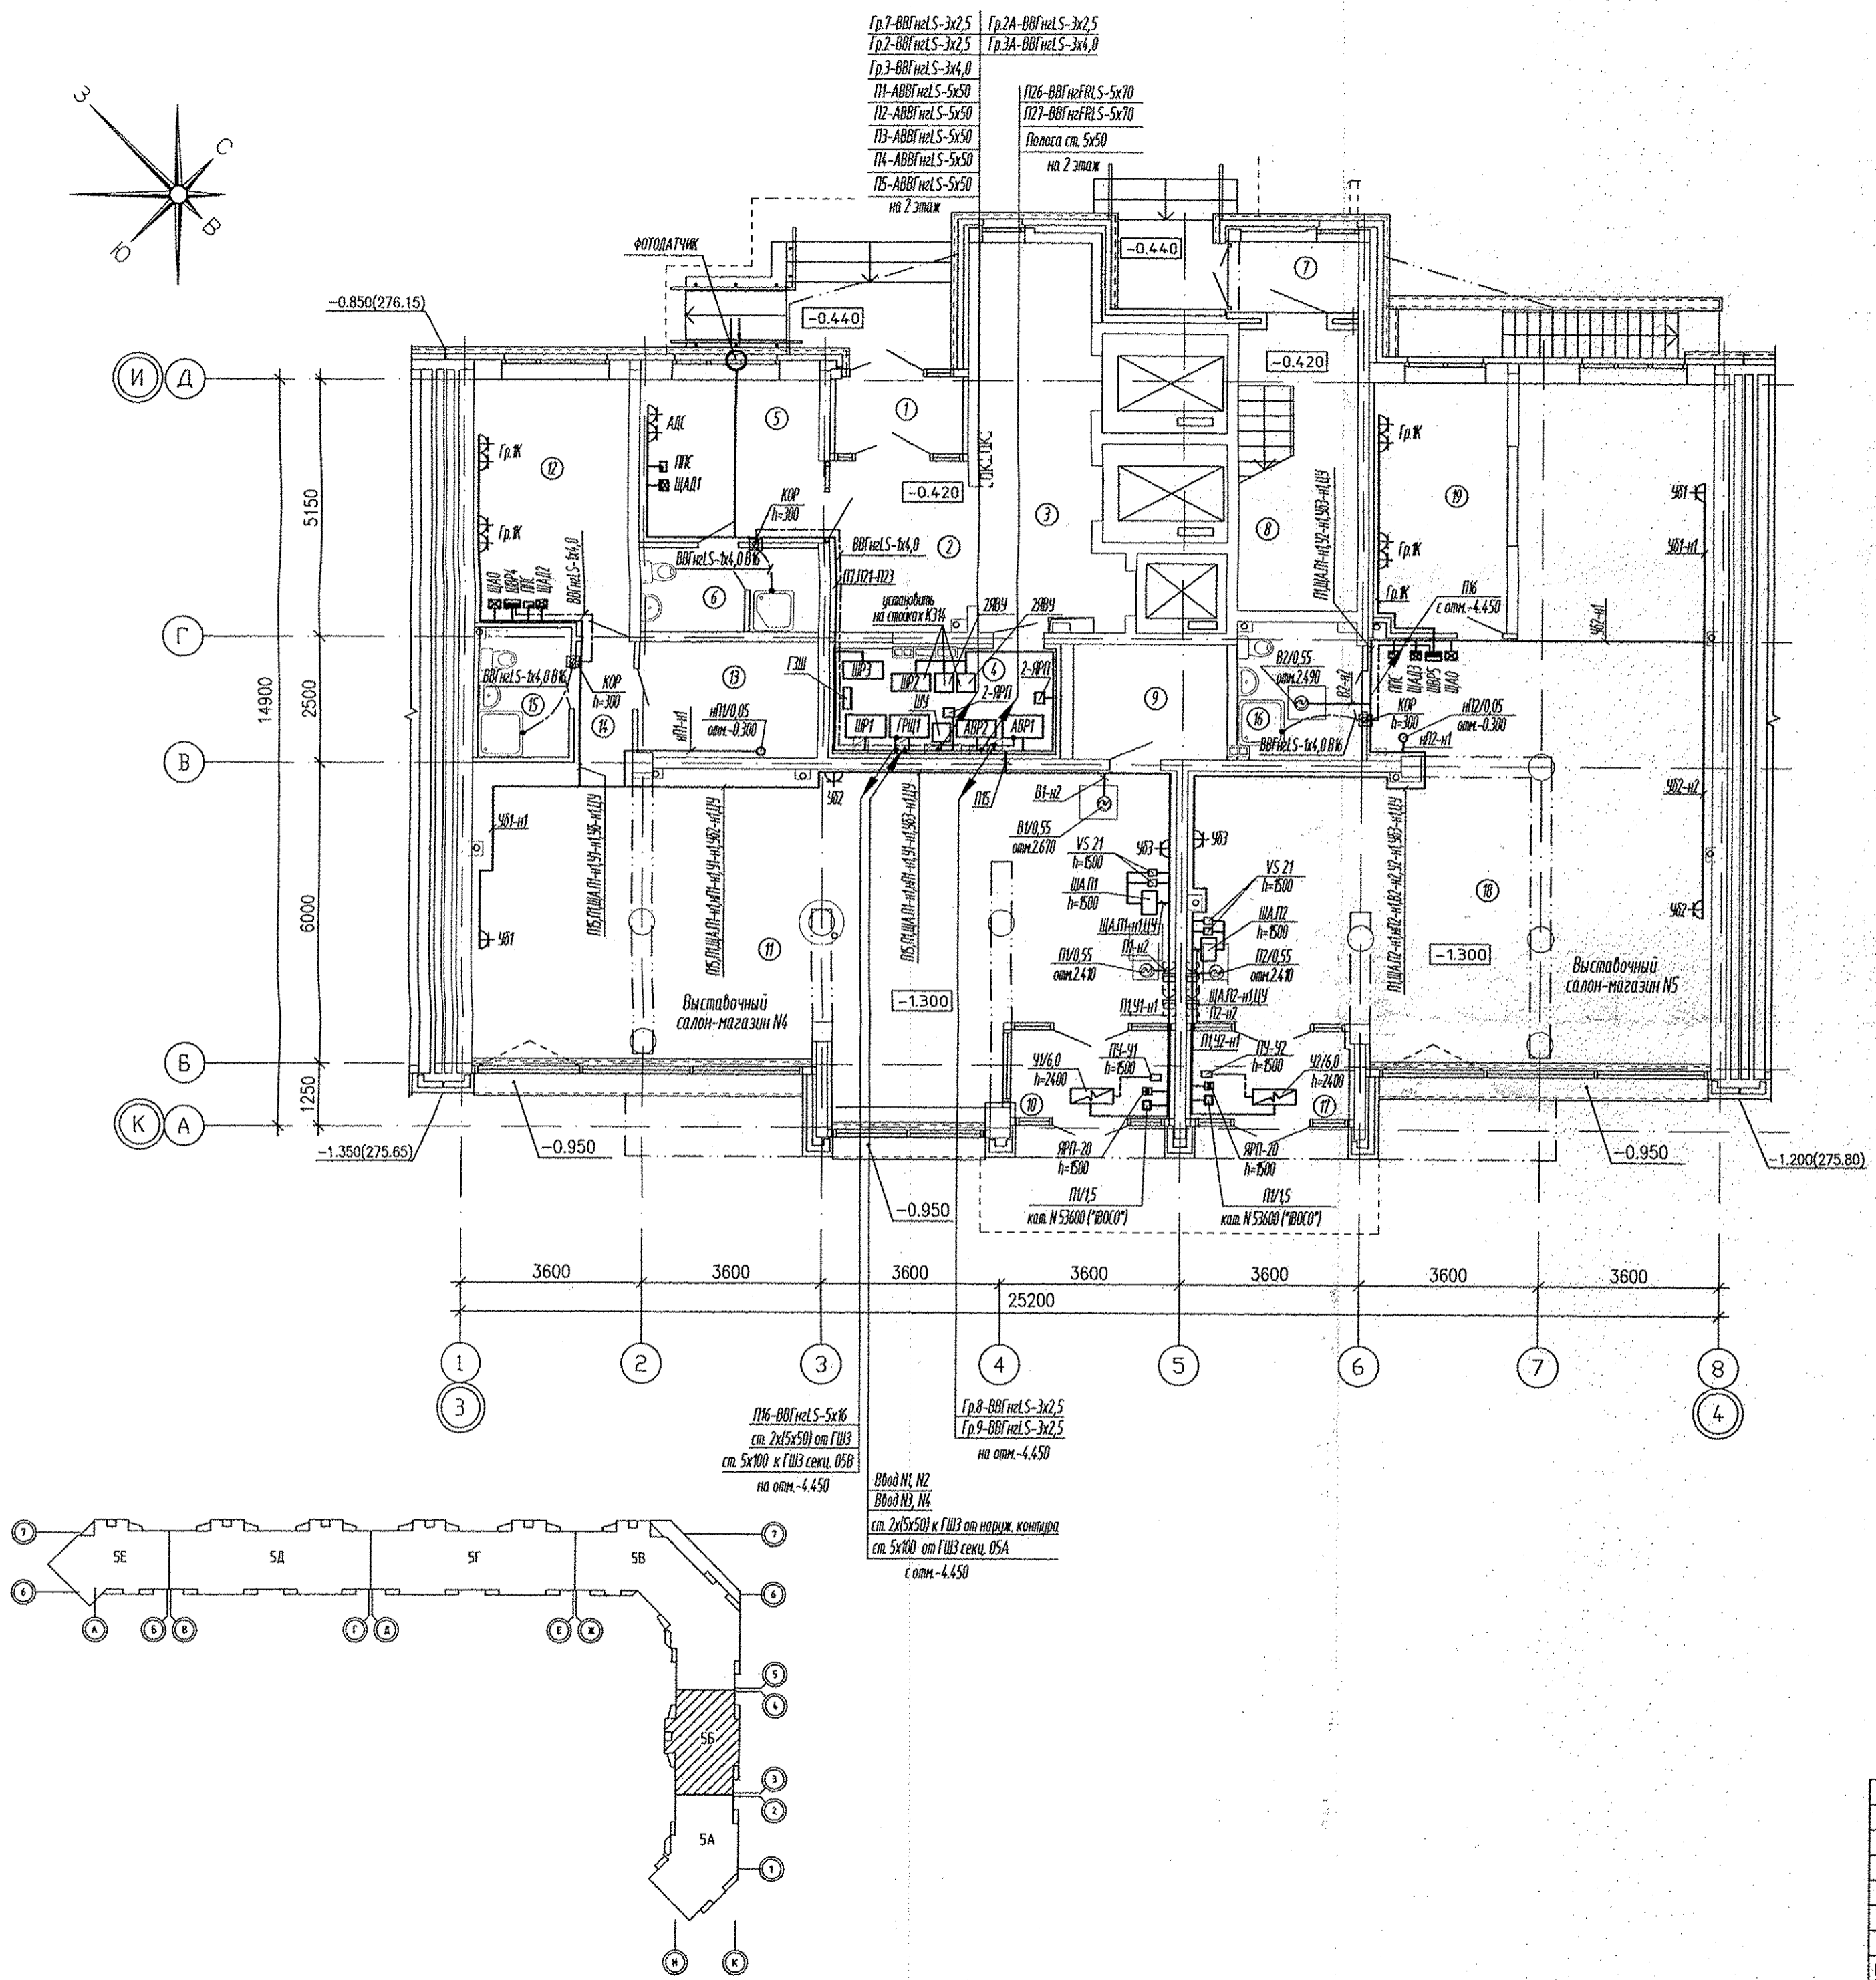


СОГЛАСОВАНО	Чижик	10.13
АР	Большова	
ДВ	Пашева	
ВК	Жакова	
Инв.Н подл.	Васк. инв.Н	
Подпись и дата		

АП.007-05Б-ЭЛ					
Жилой микрорайон в квартале улиц Чкалова-Академика Вонсовского-Амундсена-Краснолесья в Ленинском районе г.Екатеринбурга. III очередь строительства. Жилой дом со встроенными помещениями, трансформаторной подстанцией и подземными парковками					
Изм.	Кол.уч.	Лист	№ док.	Подпись	Дата
Пусковой комплекс 1 27-этажная блок-секция 5Б				Стадия	Лист
				Р	8
План 1 этажа Расположение сетей электрооборудования.				ЗАО КОРПОРАЦИЯ АТОМСТРОЙКОМПЛЕКС	
ГАП	Гаранин	09.13			
Гл. спец.	Смирнова	09.13			
Проверил	Бунтури	09.13			
Разработал	Киселева	09.13			


ЭКСПЛИКАЦИЯ ПОМЕЩЕНИЙ

Номер помещения	Наименование	Площадь, м ²	Кат. помещения
Помещения квартир			
1	Гостиная	71.84	
2	Спальня	59.32	
3	Кухня	56.85	
4	Прихожая	34.08	
5	Коридор	9.69	
6	Санузел	15.84	
7	Ванная	9.45	
7а	Душевая	3.04	
8	Балкон	16.32	
	Итого	276.43	
Общедомовые помещения			
9	Тамбур	2.98	
10	Лифтовой холл	13.83	
11	Коридор	18.35	
12	Переходная лоджия	3.91	
13	Тамбур	2.16	
14	Лестничная клетка	14.92	
	Итого	56.15	

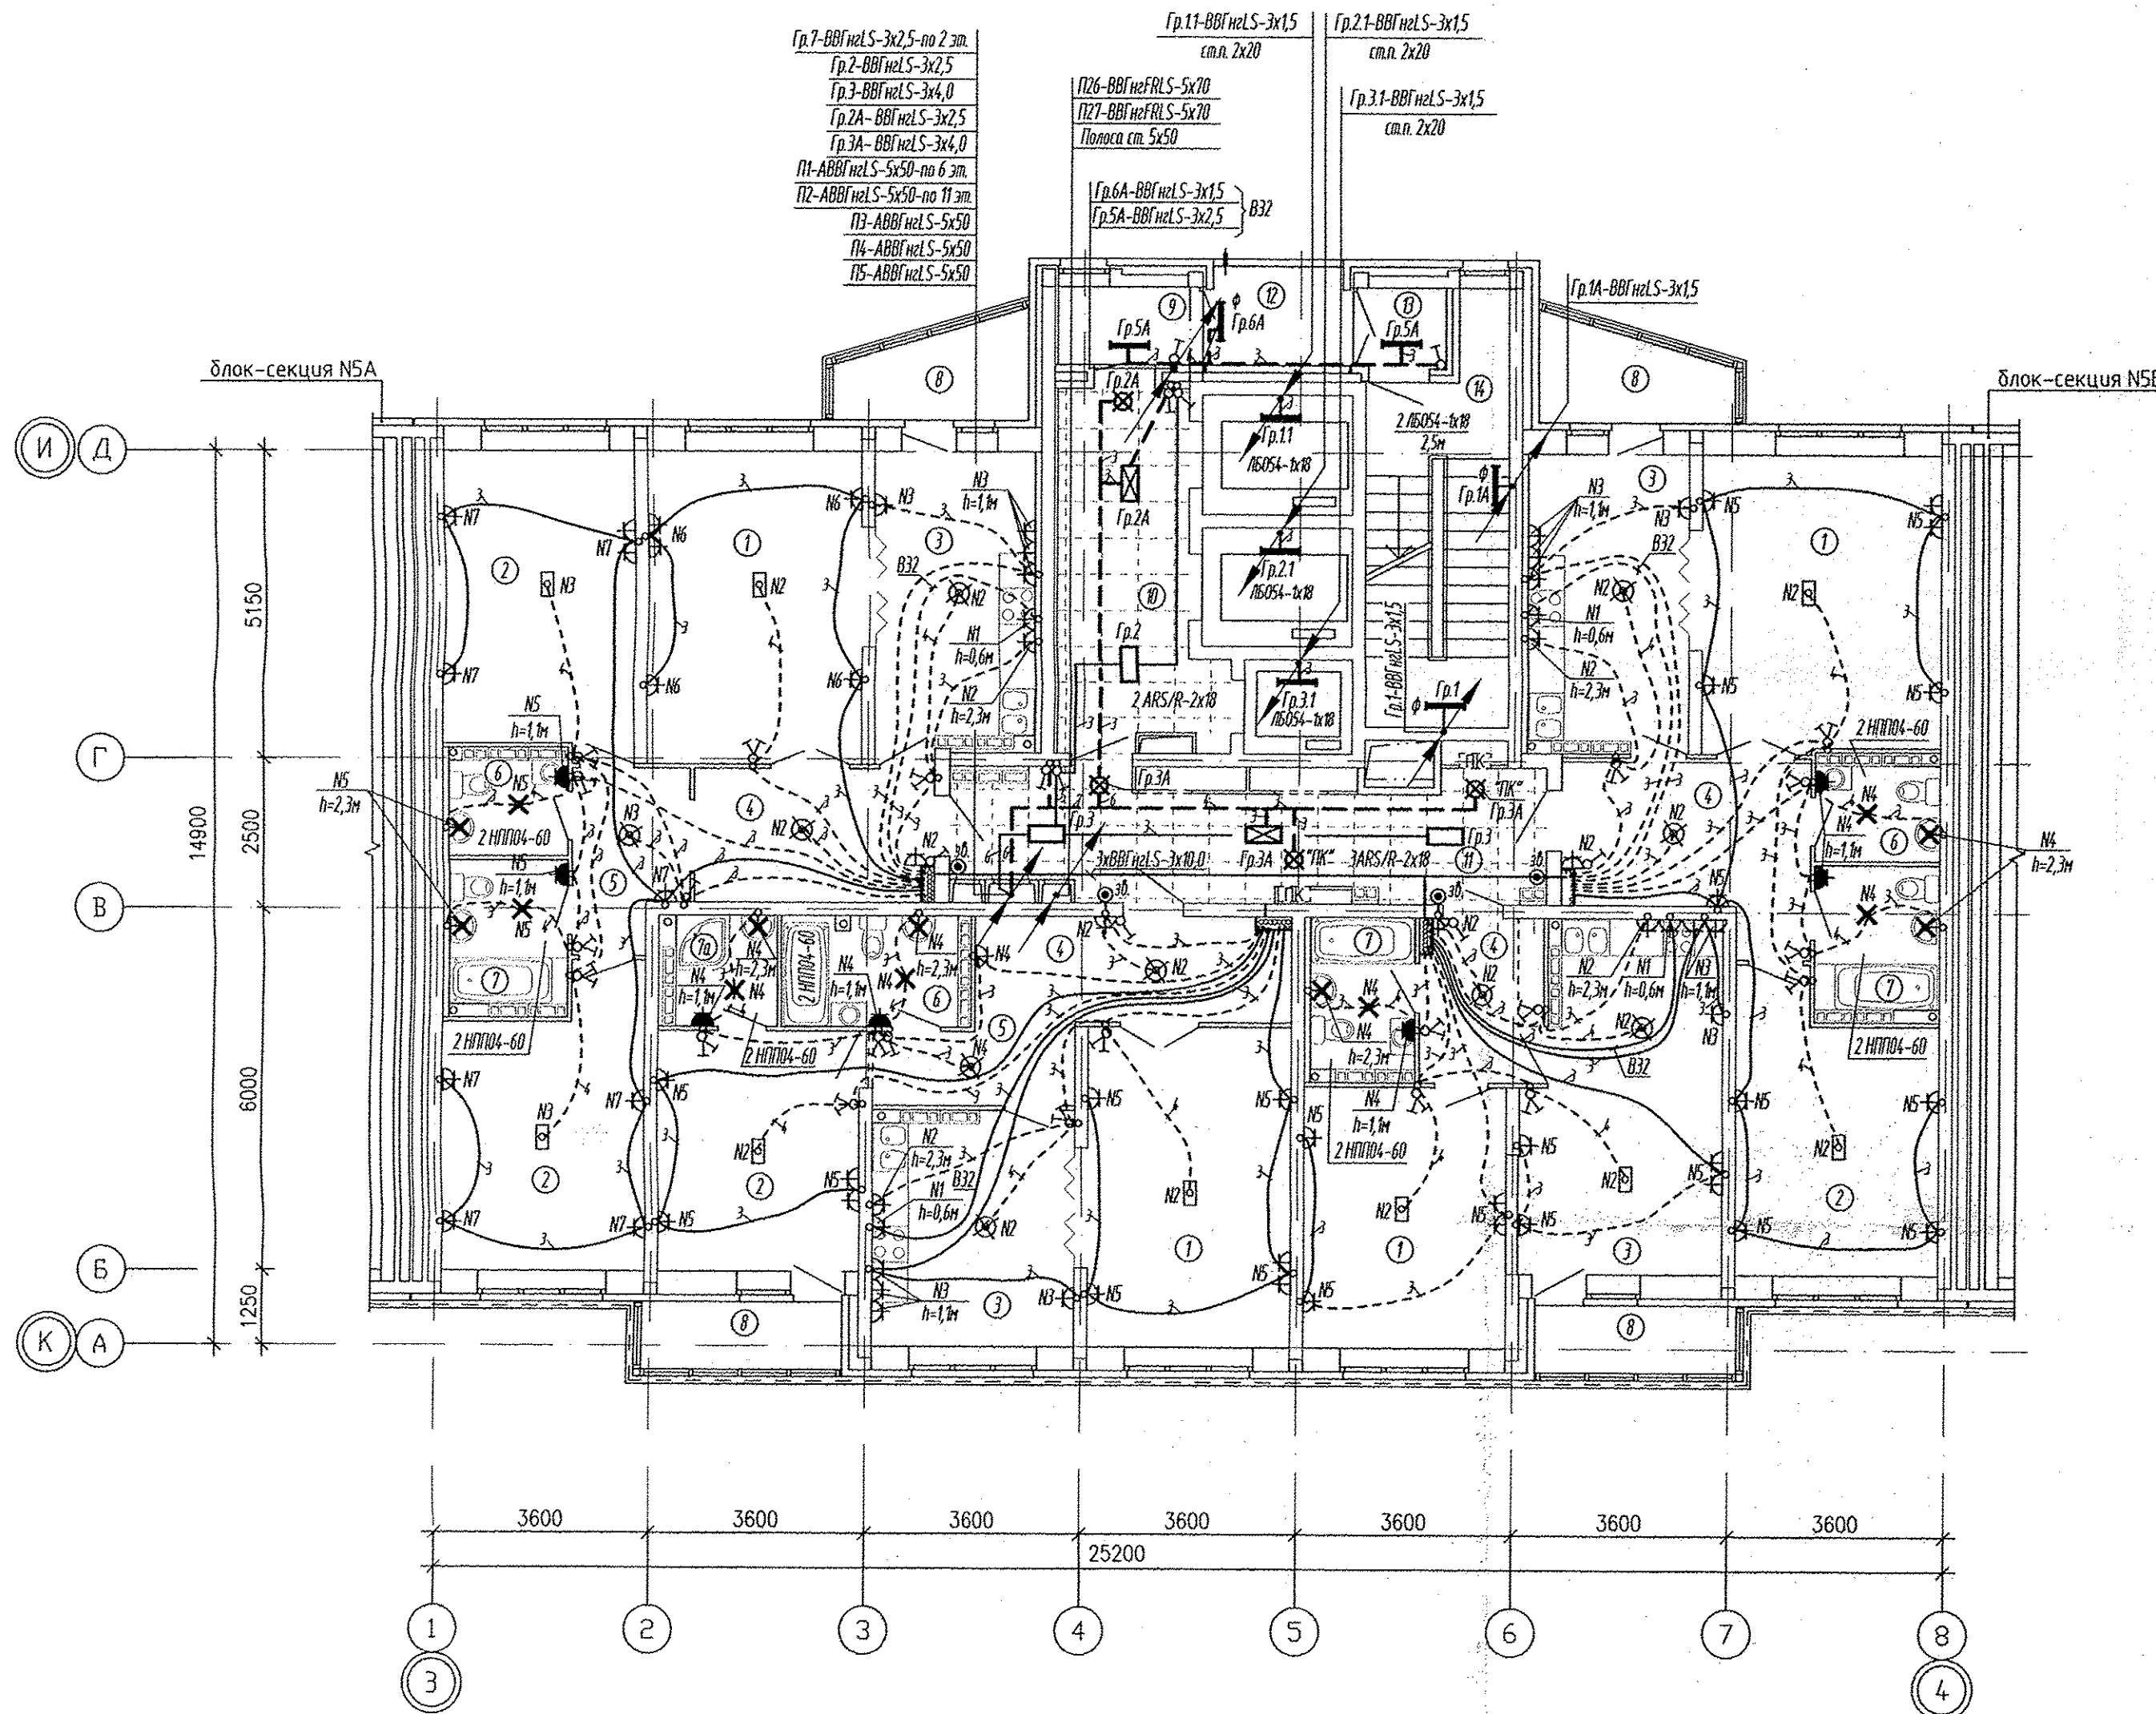

Условные обозначения:

- трубы, проложенные в монолите плиты перекрытия данного этажа;
- - - - - трубы, проложенные в монолите плиты перекрытия вышележащего этажа;
- Управление световыми указателями "ТК", "Выход" со щита ШР1
- ⊗ - световой указатель "ТК", "Выход" - ЛБ.029, h=2,3м


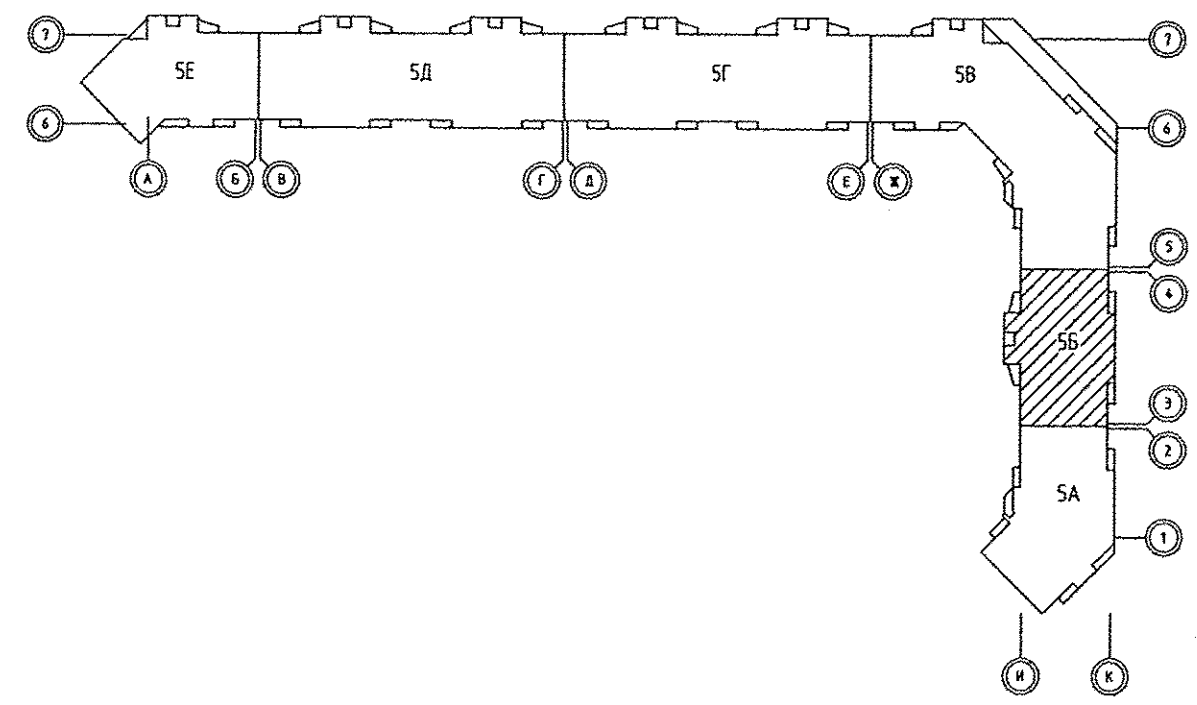


СОГЛАСОВАНО	Чижик	СС	10.13
СОГЛАСОВАНО	Бельева	АР	10.13
	Павлова	ОБ	10.13
	Жанова	ЖК	10.13
Иван подл.	Взам. инв.Н	Подпись и дата	

АПУ.007-05Б-ЭЛ			
Жилой микрорайон в квартале улиц Чкалова-Академика Вонсовского-Амундсена-Краснолесия в Ленинском районе г.Екатеринбурга III очередь строительства. Жилой дом со встроенными помещениями, трансформаторной подстанцией и подземными парковками			
Изм.	Колуч.	Лист N док.	Подпись Дата
ГАП	Гаранин	09.13	
Гл. спец.	Смирнова	09.13	
Проверил	Бунтуру	09.13	
Разработал	Киселева	09.13	
Пусковой комплекс 1 27-этажная блок-секция 5Б		Стадия	Лист
		Р	10
План 2-14 этажей Расположение сетей электрооборудования		ЗАО КОРПОРАЦИЯ АТОМСТРОЙКОМПЛЕКС	

ЭКСПЛИКАЦИЯ ПОМЕЩЕНИЙ

Номер помещения	Наименование	Площадь, м2	Кат. помещения
Помещения квартир			
1	Гостиная	71.84	
2	Спальня	59.32	
3	Кухня	55.28	
4	Прихожая	34.08	
5	Коридор	9.69	
6	Санузел	15.06	
7	Ванная	8.57	
7а	Душевая	3.04	
8	Балкон	16.32	
	Итого	273.2	
Общедомовые помещения			
9	Тамбур	2.98	
10	Лифтовой холл	13.83	
11	Коридор	18.35	
12	Переходная лоджия	3.91	
13	Тамбур	2.16	
14	Лестничная клетка	14.92	
	Итого	56.15	

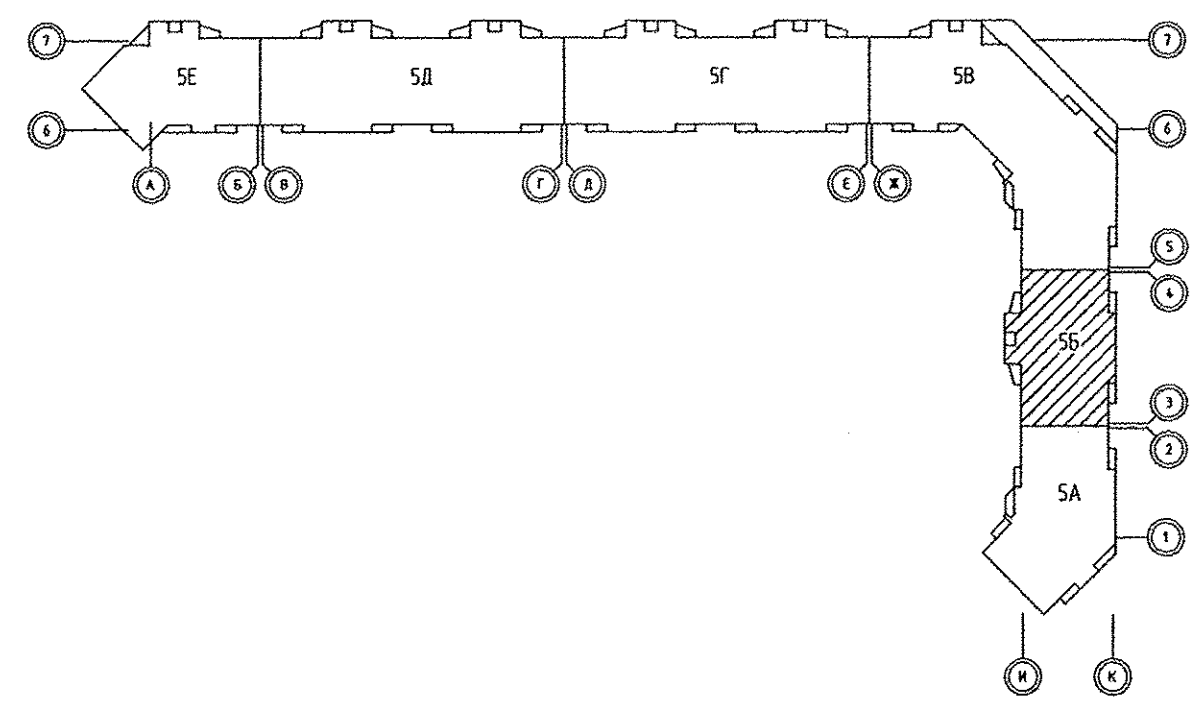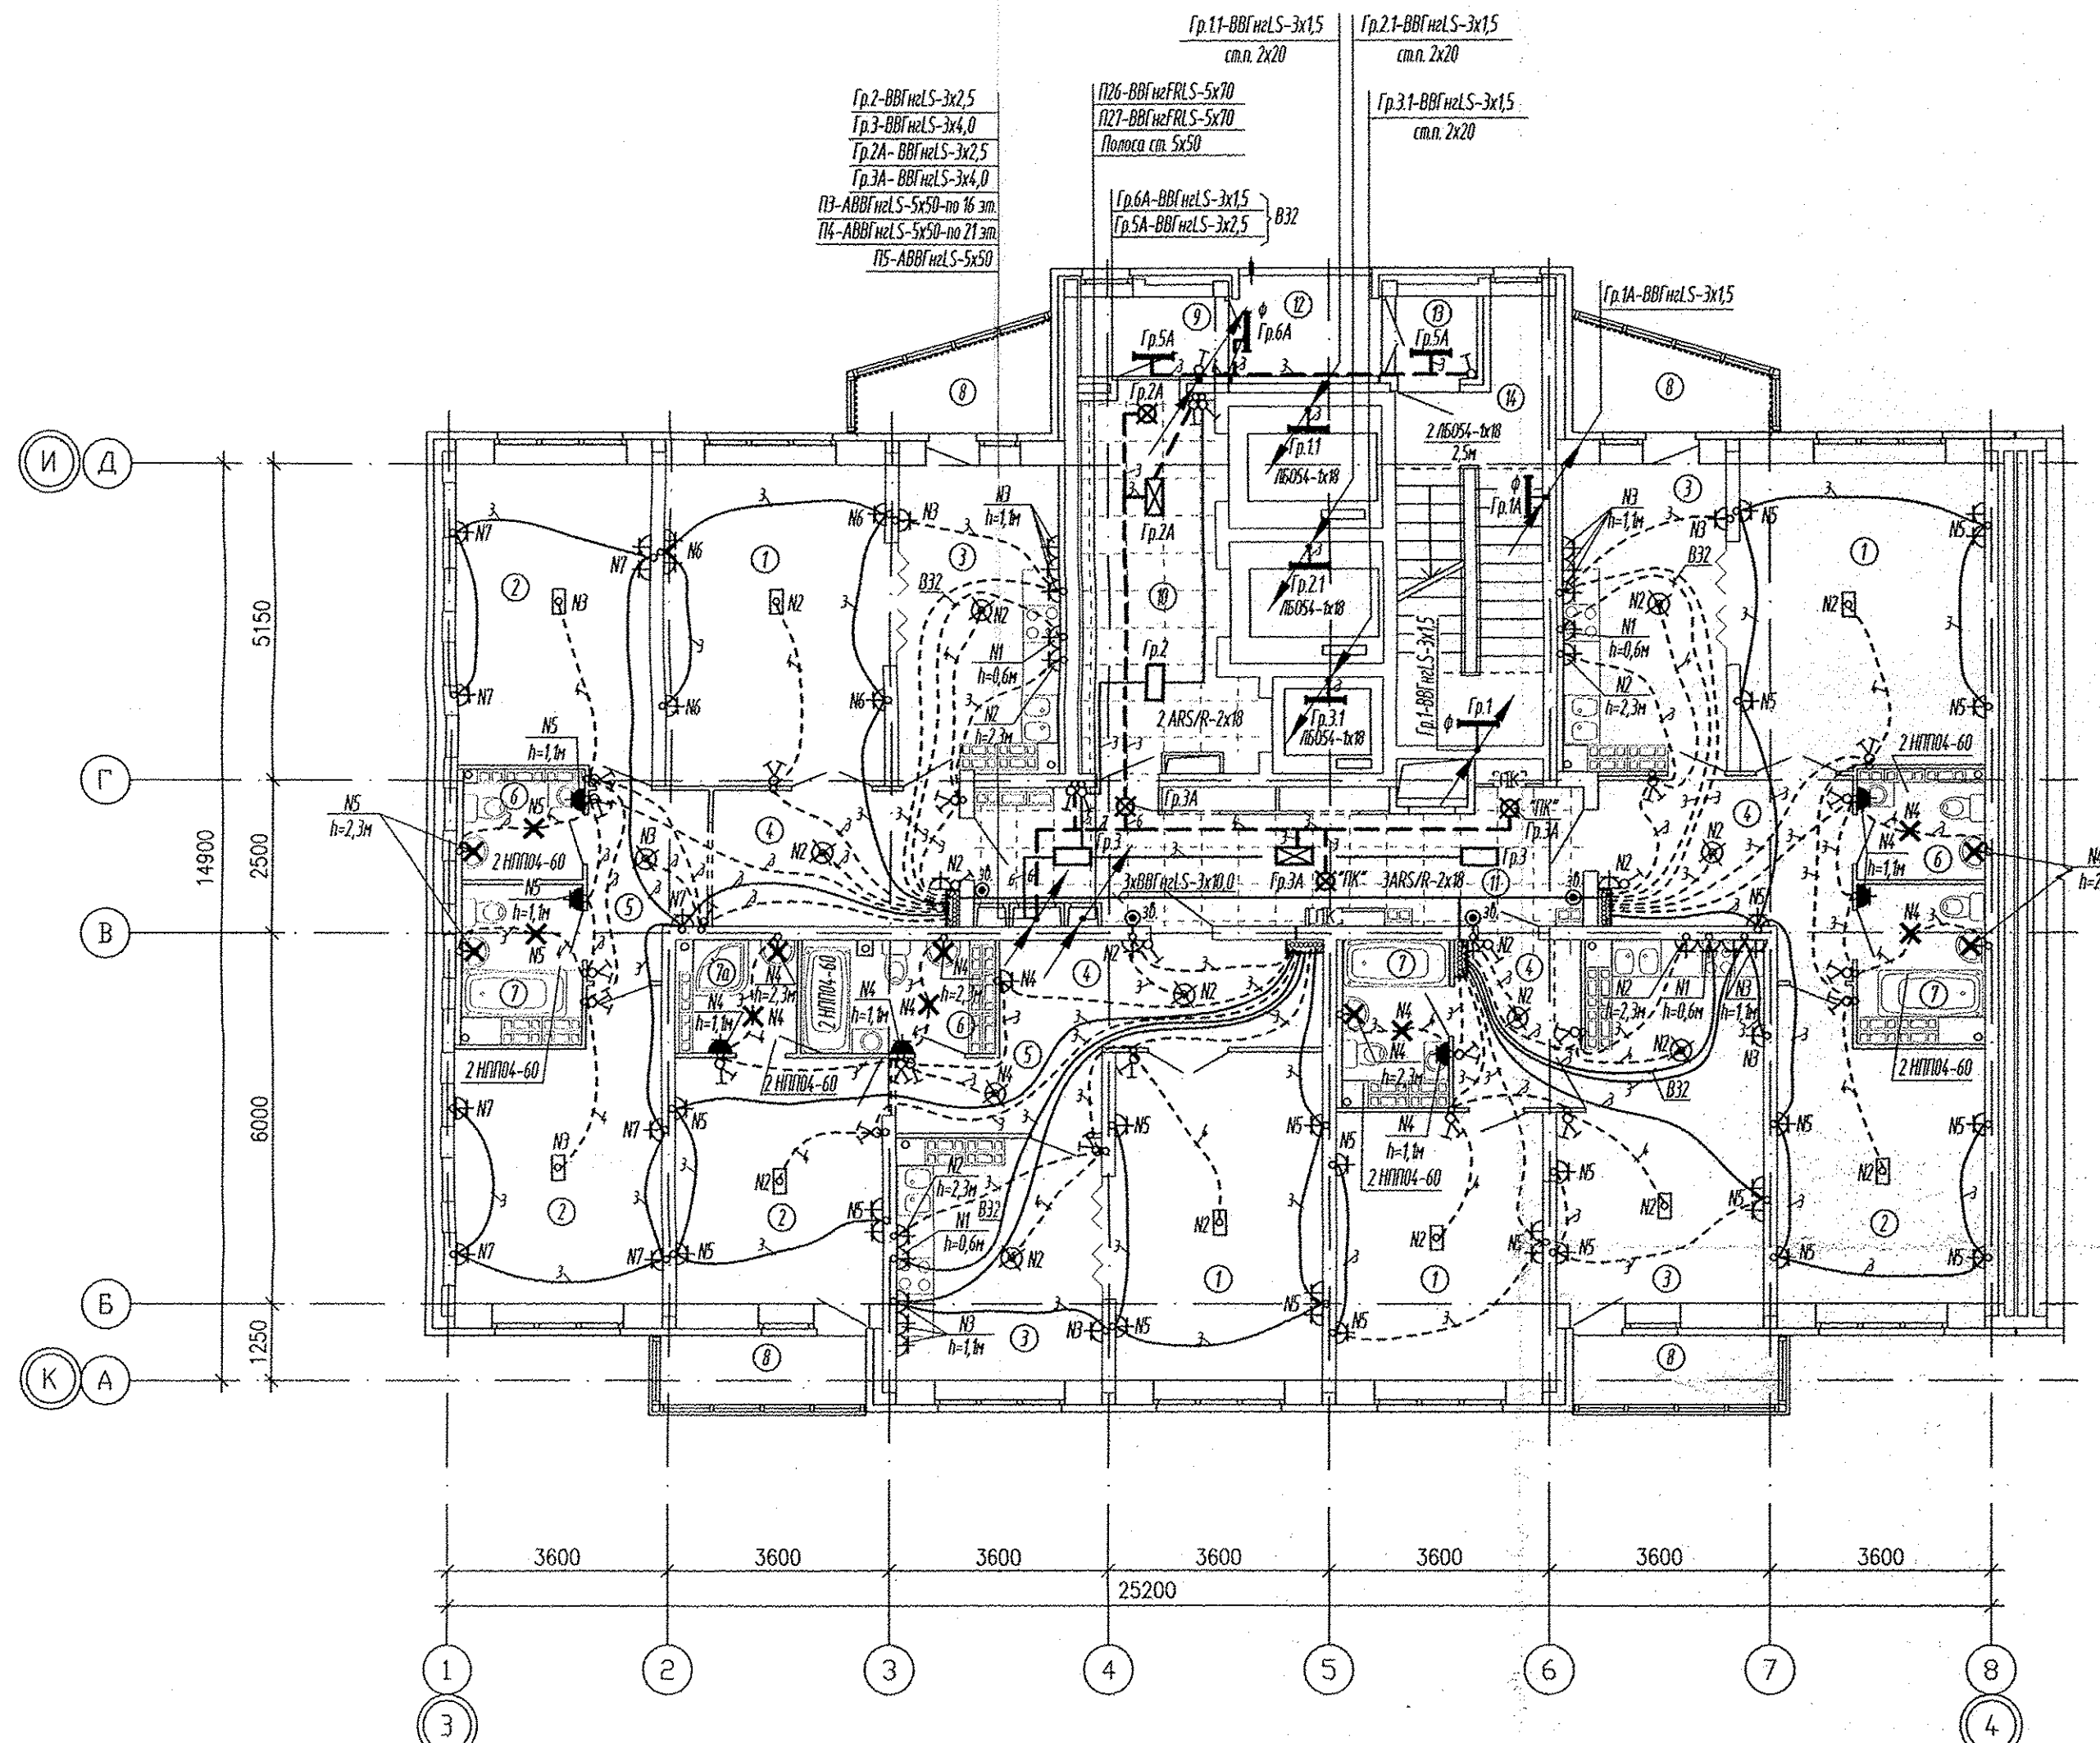

Условные обозначения:



- трубы, проложенные в монолите плиты перекрытия данного этажа;
- - - - - трубы, проложенные в монолите плиты перекрытия вышележащего этажа;
- Управление световыми указателями "ПК", "Выход" со щита ЩП1
- ⊗ - световой указатель "ПК", "Выход" - ЛБ029, h=2,3м

СОГЛАСОВАНО
 Чижик
 СС
 СОГЛАСОВАНО
 Бунтури
 Подпись и дата
 Взам. инв.№
 Инв.№ подл.

АПУ.007-05Б-ЭЛ			
Жилой микрорайон в квартале улиц Чкалова-Академика Вансовского-Амундсена-Краснолесья в Ленинском районе г.Екатеринбурга III очередь строительства. Жилой дом со встроенными помещениями, трансформаторной подстанцией и подземными парковками			
Изм.	Кол.уч.	Лист N док.	Подпись Дата
Пусковой комплекс 1 27-этажная блок-секция 5Б		Стадия	Лист Листов
		Р	11
ГАП	Гаранин	09.13	
Гл. спец.	Смирнов	09.13	
Проверил	Бунтури	09.13	
Разработал	Киселева	09.13	
План 15-24 этажей Расположение сетей электрооборудования.		ЗАО КОРПОРАЦИЯ АТОМСТРОЙКОМПЛЕКС	

ЭКСПЛИКАЦИЯ ПОМЕЩЕНИЙ

Номер помещения	Наименование	Площадь, м2
Помещения квартир		
1	Гостиная	71.84
2	Спальня	59.32
3	Кухня	55.28
4	Прихожая	34.08
5	Коридор	9.69
6	Санузел	15.06
7	Ванная	8.57
7а	Душевая	3.04
8	Балкон	16.32
Итого		273.2
Общедомовые помещения		
9	Тамбур	2.98
10	Лифтовой холл	13.83
11	Коридор	18.35
12	Переходная лоджия	3.91
13	Тамбур	2.16
14	Лестничная клетка	14.92
Итого		56.15

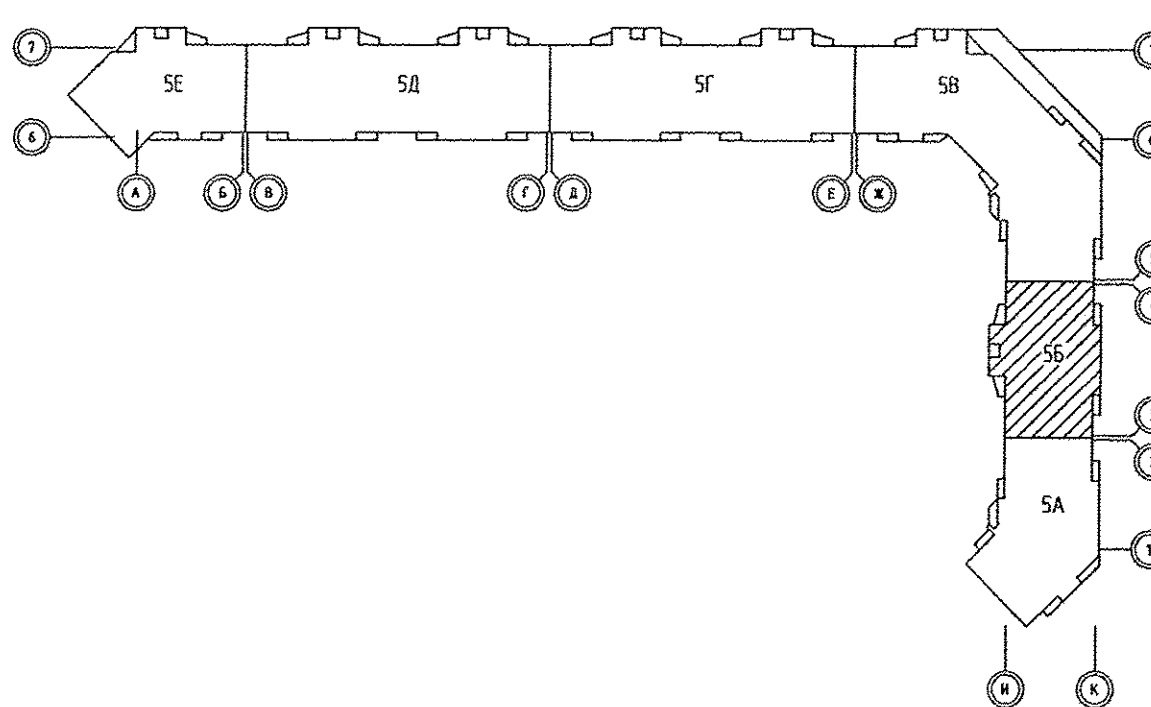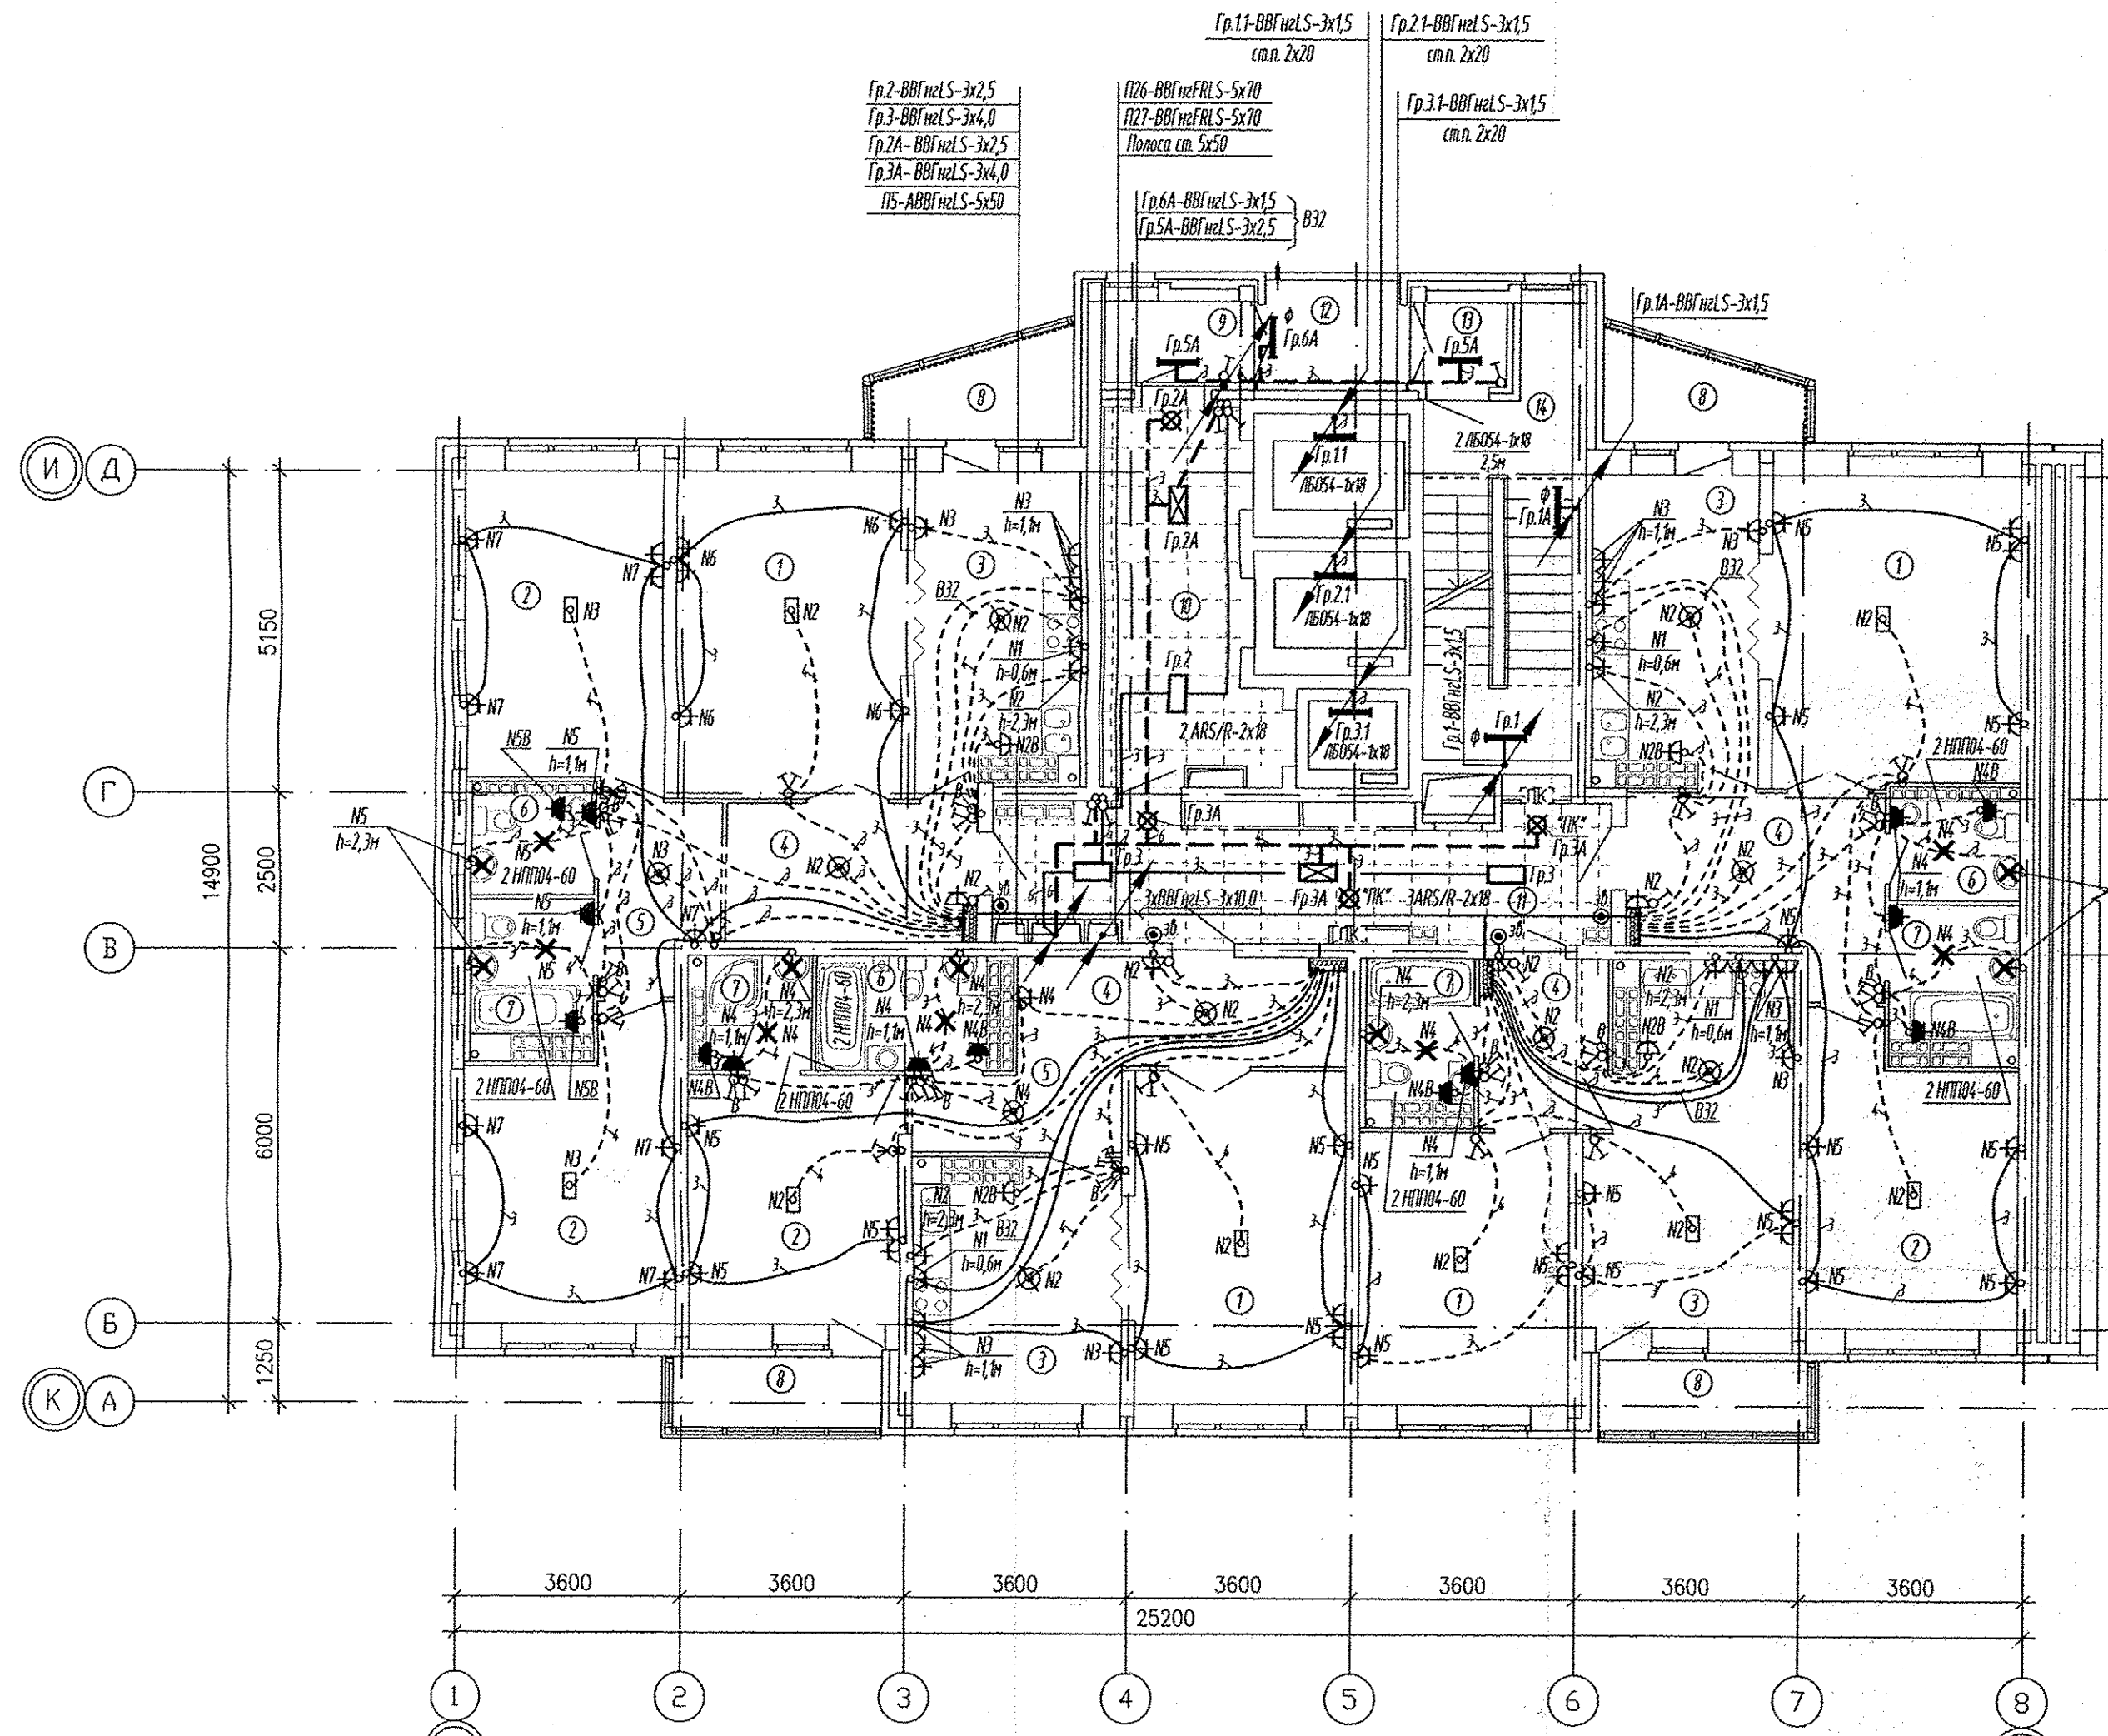

Условные обозначения:

- — — — — трубы, проложенные в монолите плиты перекрытия одного этажа;
- - - - - трубы, проложенные в монолите плиты перекрытия вышележащего этажа;
- Управление световыми указателями "ТК", "Выход" со щита ЩР1
- ☒ - световой указатель "ТК", "Выход" - ЛБ029, h=2,3м

СОГЛАСОВАНО
 Чижик
 СС
 Бельева
 Пашаева
 Жжова
 Возм. инв.Н
 Подпись и дата
 Инв.Н подл.

АПУ.007-05Б-ЭЛ			
Жилой микрорайон в квартале улиц Чкалова-Академика Вонсовского-Амундсена-Краснолесья в Ленинском районе г.Екатеринбурга. III очередь строительства. Жилой дом со встроенными помещениями, трансформаторной подстанцией и подземными парковками			
Изм.	Количество	Лист N док.	Дата
ГАП	Гаранин	09.13	
Л. спец.	Смирнова	09.13	
Проверил	Бунтури	09.13	
Разработал	Киселева	09.13	
Пусковой комплекс 1 27-этажная блок-секция 5Б		Стация	Лист
		Р	12
План 25-26 этажей Расположение сетей электрооборудования.		ЗАО КОРПОРАЦИЯ АТОМСТРОЙКОМПЛЕКС	