



Экспликация помещений

Номер помещения	Наименование	Площадь м ²	Кат. помещения
Магазин N1 (промышленных товаров)			
1	Тамбур	4,02	
2	Торговый зал	130,98	
3	Мойка уборочного инвентаря	2,34	
4	Санузел	4,13	
Итого площадь магазина:		141,47	
Итого общая площадь магазина (по внутренним границам стен):		145,60	
Магазин N2 (промышленных товаров)			
5	Тамбур N1	4,02	
6	Тамбур N2	5,11	
7	Торговый зал	154,35	
8	Санузел с мойкой уборочного инвентаря	5,24	
Итого площадь магазина:		168,72	
Итого общая площадь магазина (по внутренним границам стен):		175,50	
Общедомовые помещения			
9	Тамбур	4,52	
10	Вестибюль	28,81	
11	Лифтовой холл	9,93	
12	Комната охраны	4,39	
13	Санузел с мойкой уборочного инвентаря	4,10	
15	Электрощитовая	14,24	Д
16	Тамбур незадымля. лестничной клетки	3,25	
17	Незадымляемая лестничная клетка	14,49	
Итого (общедомовые помещения):		82,91	

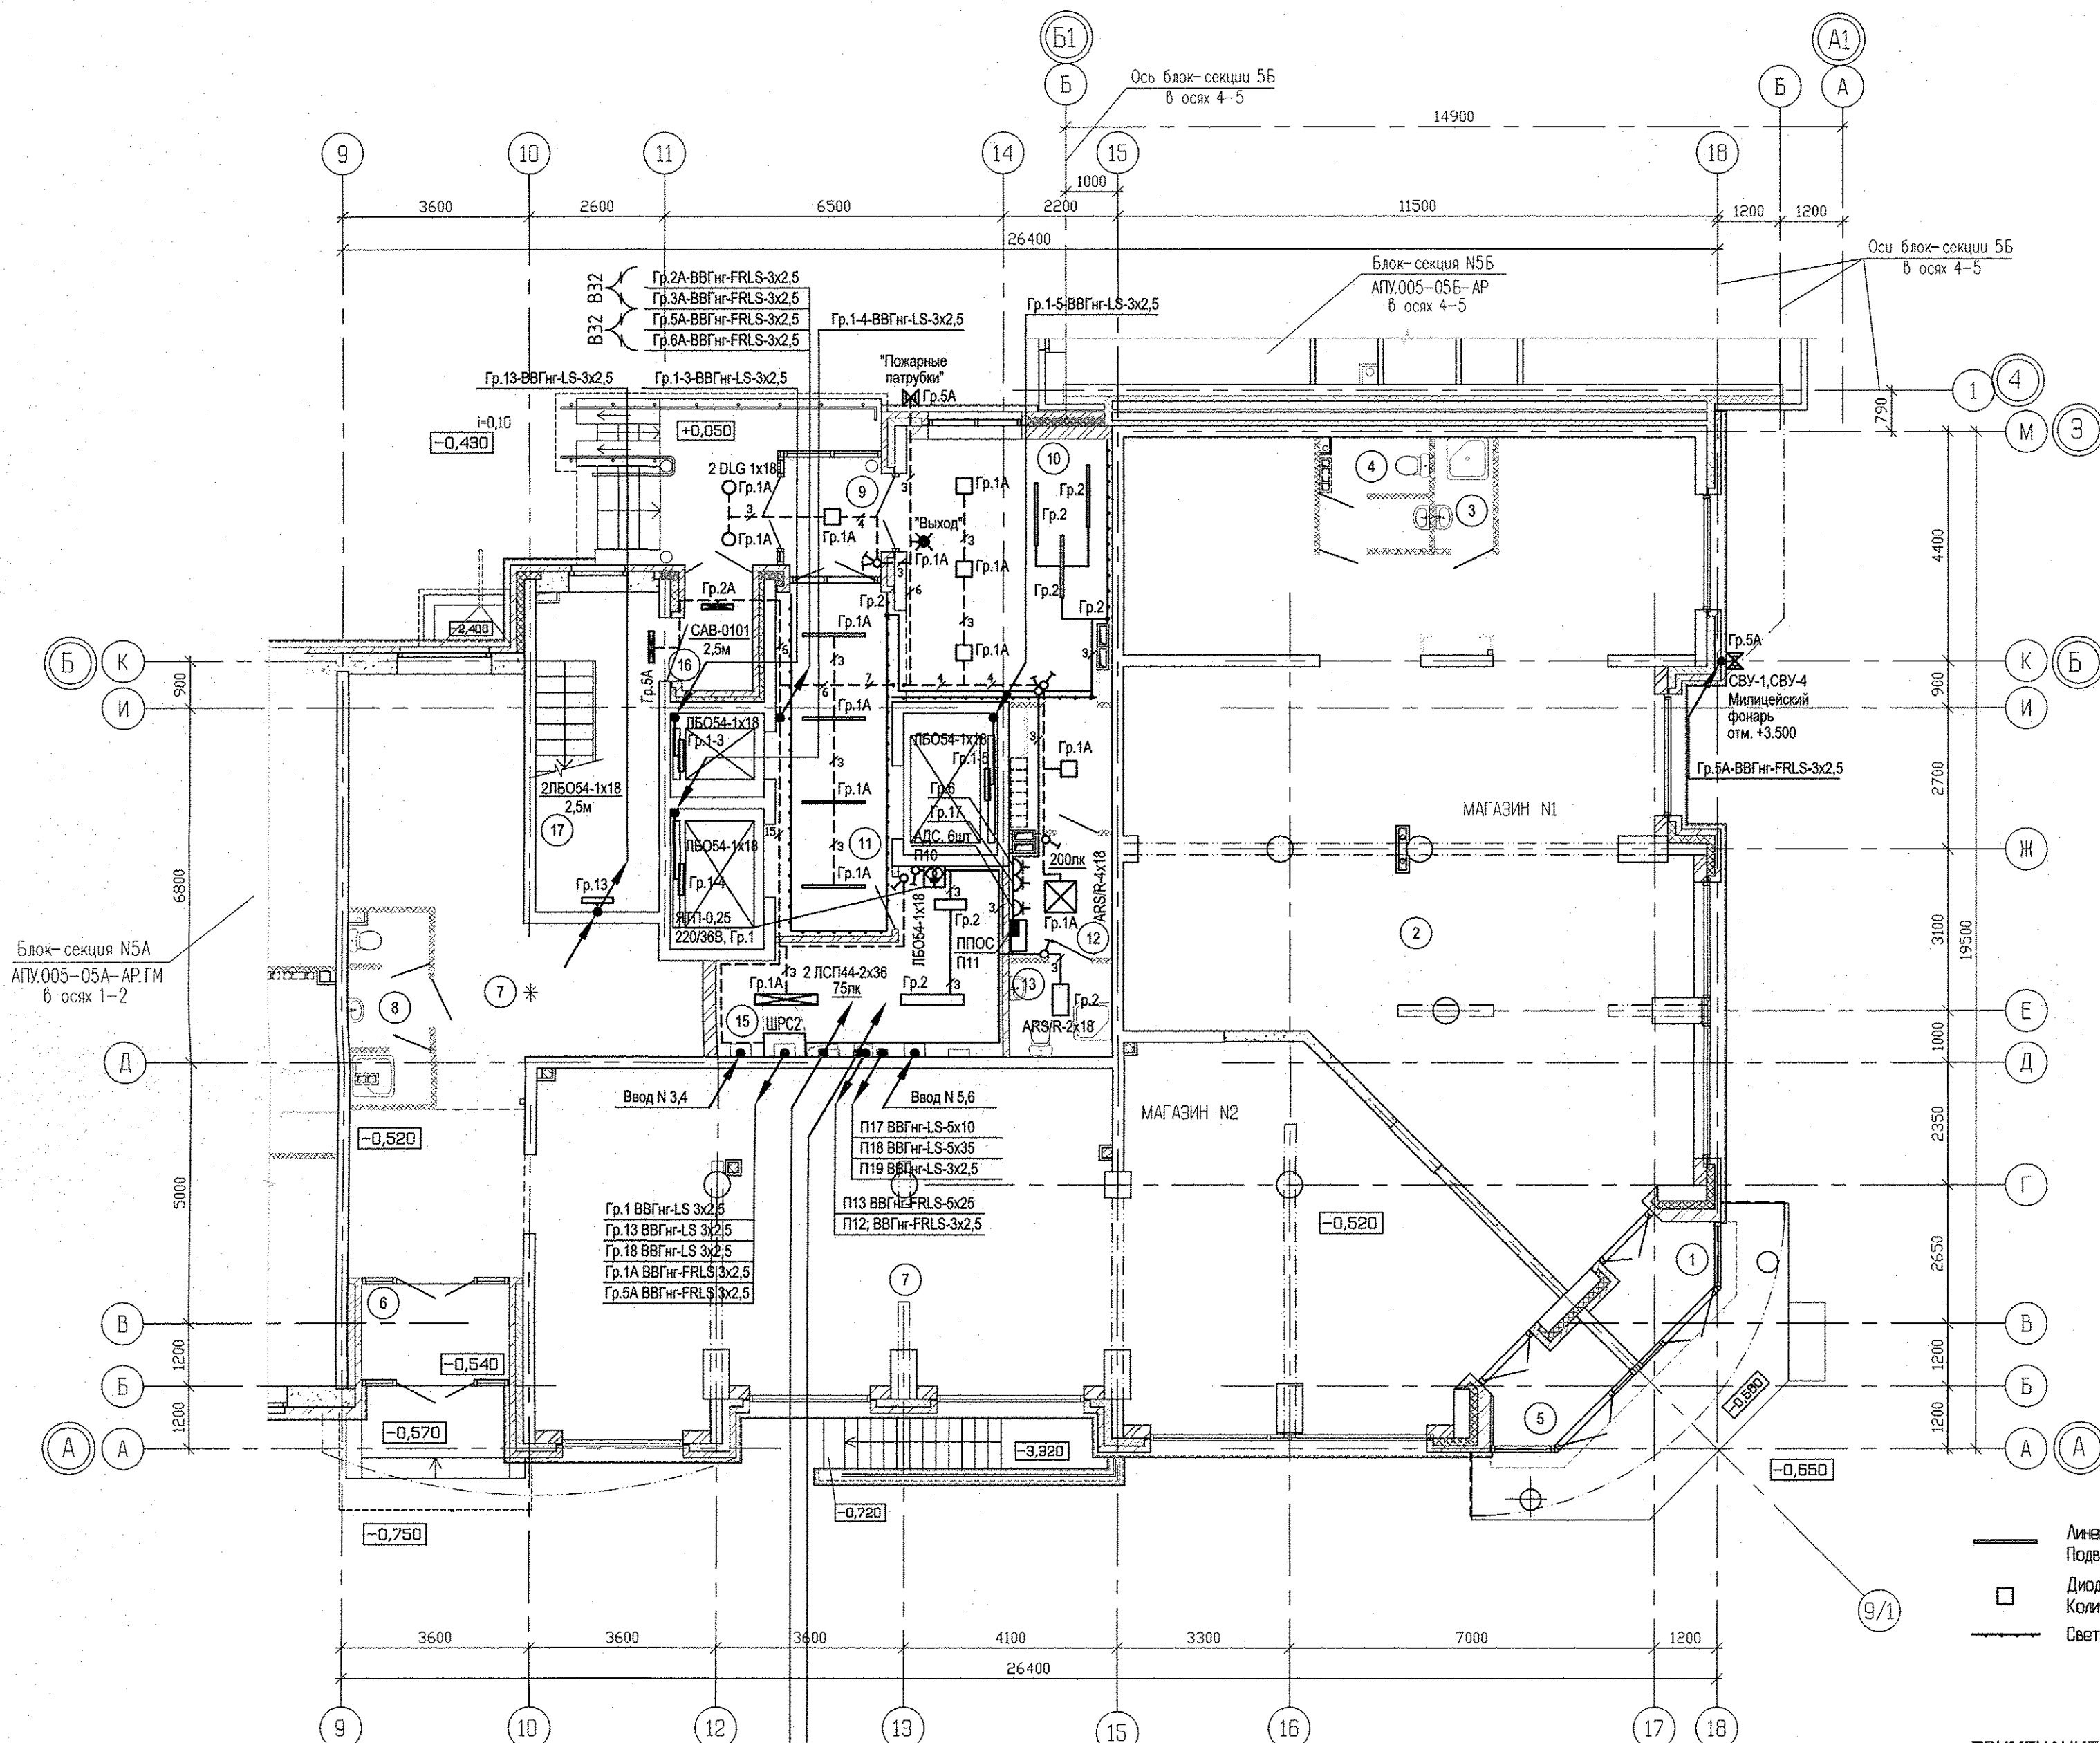

- Линейный подвесной светильник 60x60x1200 мм, 18 Вт. Количество: 7 шт. Подвесить на высоту 2800 мм от пола
- Диодная панель 300x300x10 мм 24 Вт. Количество 5 шт.
- Светодиодная лента в профиле MICRO-ALU

ПРИМЕЧАНИЕ:
Привязку светильников см. АПУ.005-05А-АИ.ГМ, лист 10

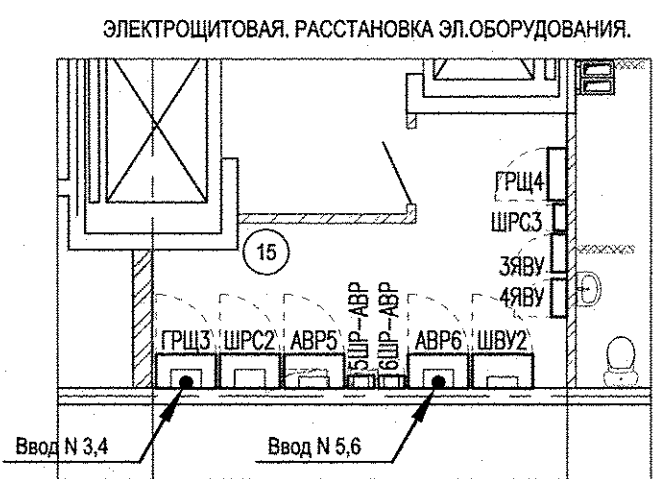

- Гр.9А ВВГнг-FRLS 3x2,5 до 11 этажа
- Гр.10А ВВГнг-FRLS 3x2,5 до 21 этажа
- Гр.11А ВВГнг-FRLS 3x2,5 до 25 этажа
- М1; ВВГнг-FRLS-5x70
- М2; ВВГнг-FRLS-5x70
- П12; ВВГнг-FRLS-3x2,5 до 25 этажа
- П1; АВВГнг-LS-5x50 до 6 этажа
- П2; АВВГнг-LS-5x50 до 11 этажа
- П5; АВВГнг-LS-5x50 до 16 этажа
- П6; АВВГнг-LS-5x50 до 21 этажа
- П7; АВВГнг-LS-5x50 до 25 этажа
- Гр.3 ВВГнг-LS 3x2,5 до 11 этажа
- Гр.4 ВВГнг-LS 3x2,5 до 21 этажа
- Гр.5 ВВГнг-LS 3x2,5 до 25 этажа

ИНВ. N ПОДЛ.	ПОДПИСЬ И ДАТА	ВЗАМ. ИНВ. N	01.15 АР	01.15 АР	01.15 АР
ОВ	Половава	Сухлык	01.15 АР	01.15 АР	01.15 АР
ВК	Решетников	Решетников	01.15 АР	01.15 АР	01.15 АР
СС	Борогина	Борогина	01.15 АР	01.15 АР	01.15 АР

Изм.	Кол. уч.	Лист	№ док.	Подпись	Дата
4	-	Зам.	159-15		10.16.
3	5	-	159-15		08.16.
2	-	Зам.	159-15		11.15.
Разработал	Иванов				19.01.15.
Гл. спец.	Багина				19.01.15.
ГАП	Чирков				19.01.15.

АПУ.005-05А-ЭЛ

Комплекс жилых домов с объектами обслуживания и подземным гаражом по улице Ирбитской -Даниила Зверева - Вилонова - Раевского в Кировском районе г. Екатеринбург


IV очередь строительства. Многосекционный жилой дом N 5. Пусковой комплекс 1. 19-26-этажная блок-секция 5А

Стадия	Лист	Листов
Р	24	

План 1 этажа в осях 2-3.
Расположение электрических сетей.

ВАО КОРПОРАЦИЯ
АТОМСТРОЙКОМПЛЕКС

ИНВ. N ПОДП.	ПОДПИСЬ И ДАТА	ВЗАМ. ИНВ. N	АР	01.15
ОВ	Пашаева	ИНВ. N	АР	01.15
ВК	Решетникова	ИНВ. N	АР	01.15
СС	Борогина	ИНВ. N	АР	01.15

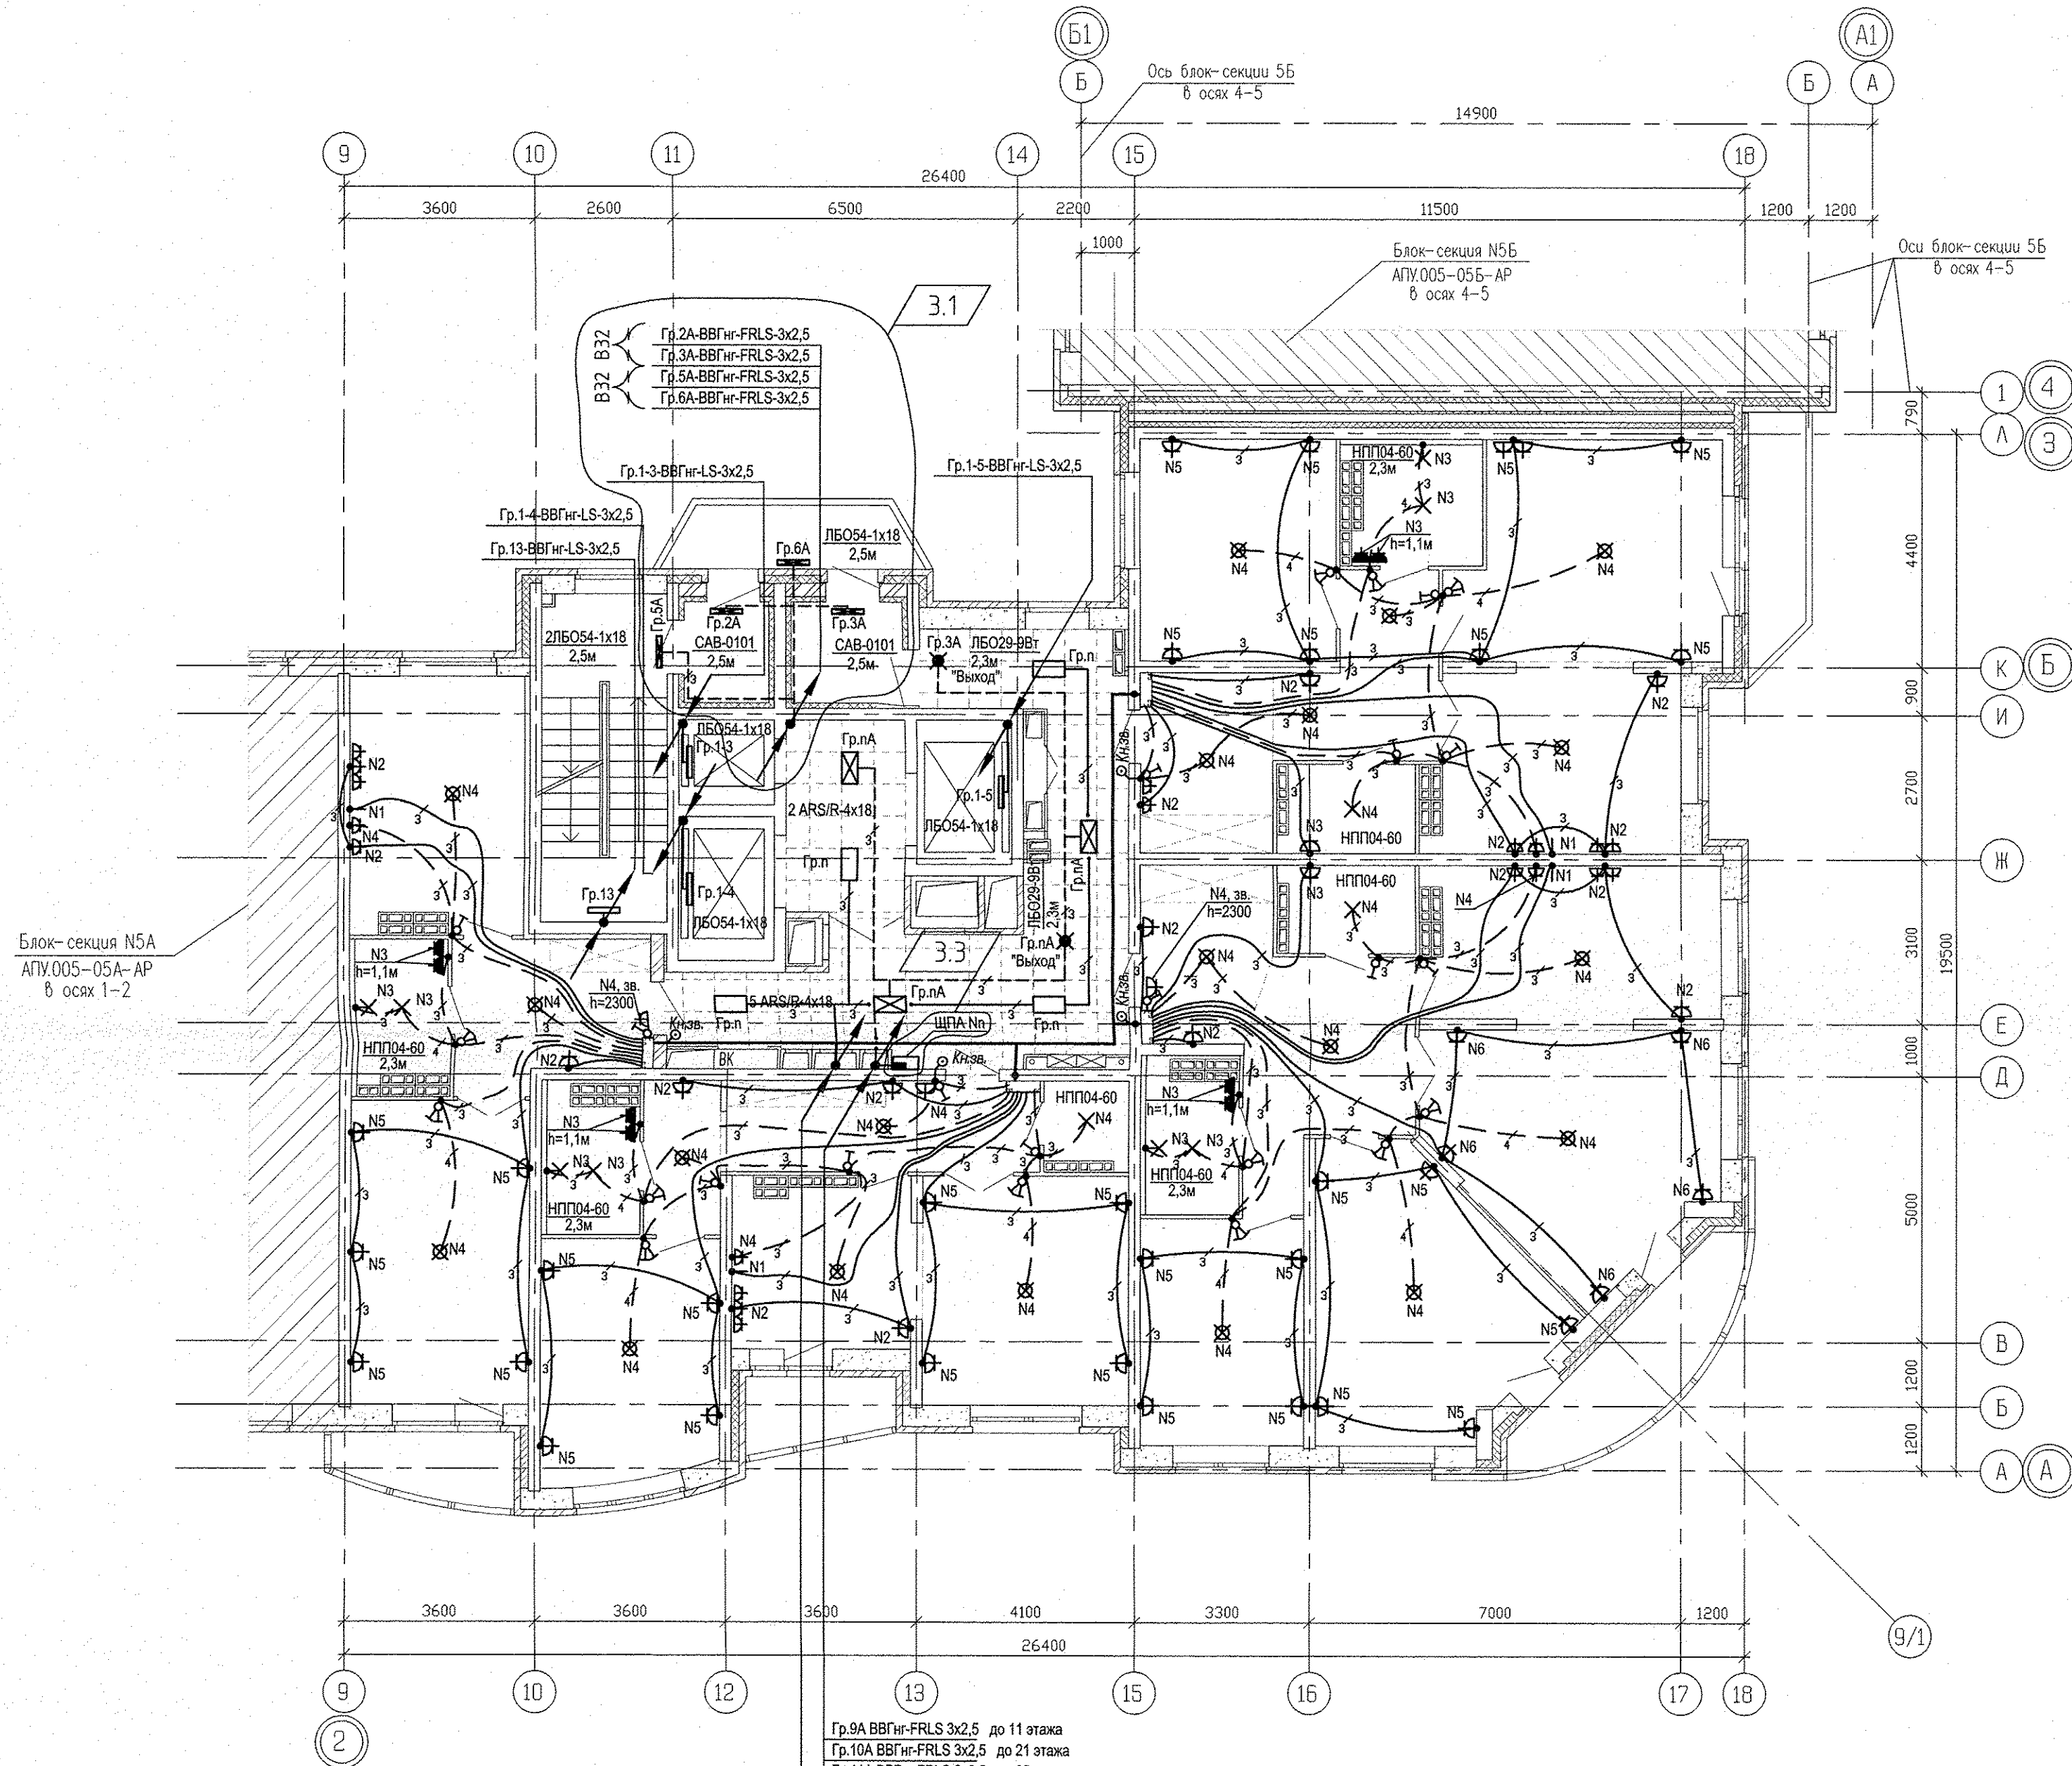


3.2

Гр.9А ВВГнг-FRLS 3x2,5 до 11 этажа
 Гр.10А ВВГнг-FRLS 3x2,5 до 21 этажа
 Гр.11А ВВГнг-FRLS 3x2,5 до 25 этажа
 М1: ВВГнг-FRLS-5x70
 М2: ВВГнг-FRLS-5x70
 П12: ВВГнг-FRLS-3x2,5 до 25 этажа

П1: АВВГнг-LS-5x35 до 6 этажа
 П2: АВВГнг-LS-5x35 до 11 этажа
 П5: АВВГнг-LS-5x35 до 16 этажа
 П6: АВВГнг-LS-5x35 до 21 этажа
 П7: АВВГнг-LS-5x35 до 25 этажа
 Гр.3 ВВГнг-LS 3x2,5 до 11 этажа
 Гр.4 ВВГнг-LS 3x2,5 до 21 этажа
 Гр.5 ВВГнг-LS 3x2,5 до 25 этажа

АПУ.005-05А-ЭЛ					
Э	З	-	159-15	Иванов	08.16.
Изм.	Кол. уч.	Лист	№ док.	Подпись	Дата
3	3	-	159-15	Иванов	08.16.
2	-	Зам.	159-15	Багина	11.15.
Разработал: Иванов 19.01.15 Гл. спец.: Багина 19.01.15 ГАП: Чирков 19.01.15					
IV очередь строительства. Многосекционный жилой дом N 5. Пусковой комплекс 1. 19-26-этажная блок-секция 5А					
План 2-23 этажей в осях 2-3. Расположение электрических сетей.			Стадия Р	Лист 26	Листов
ЗАО КОРПОРАЦИЯ АТОМСТРОЙКОМПЛЕКС					

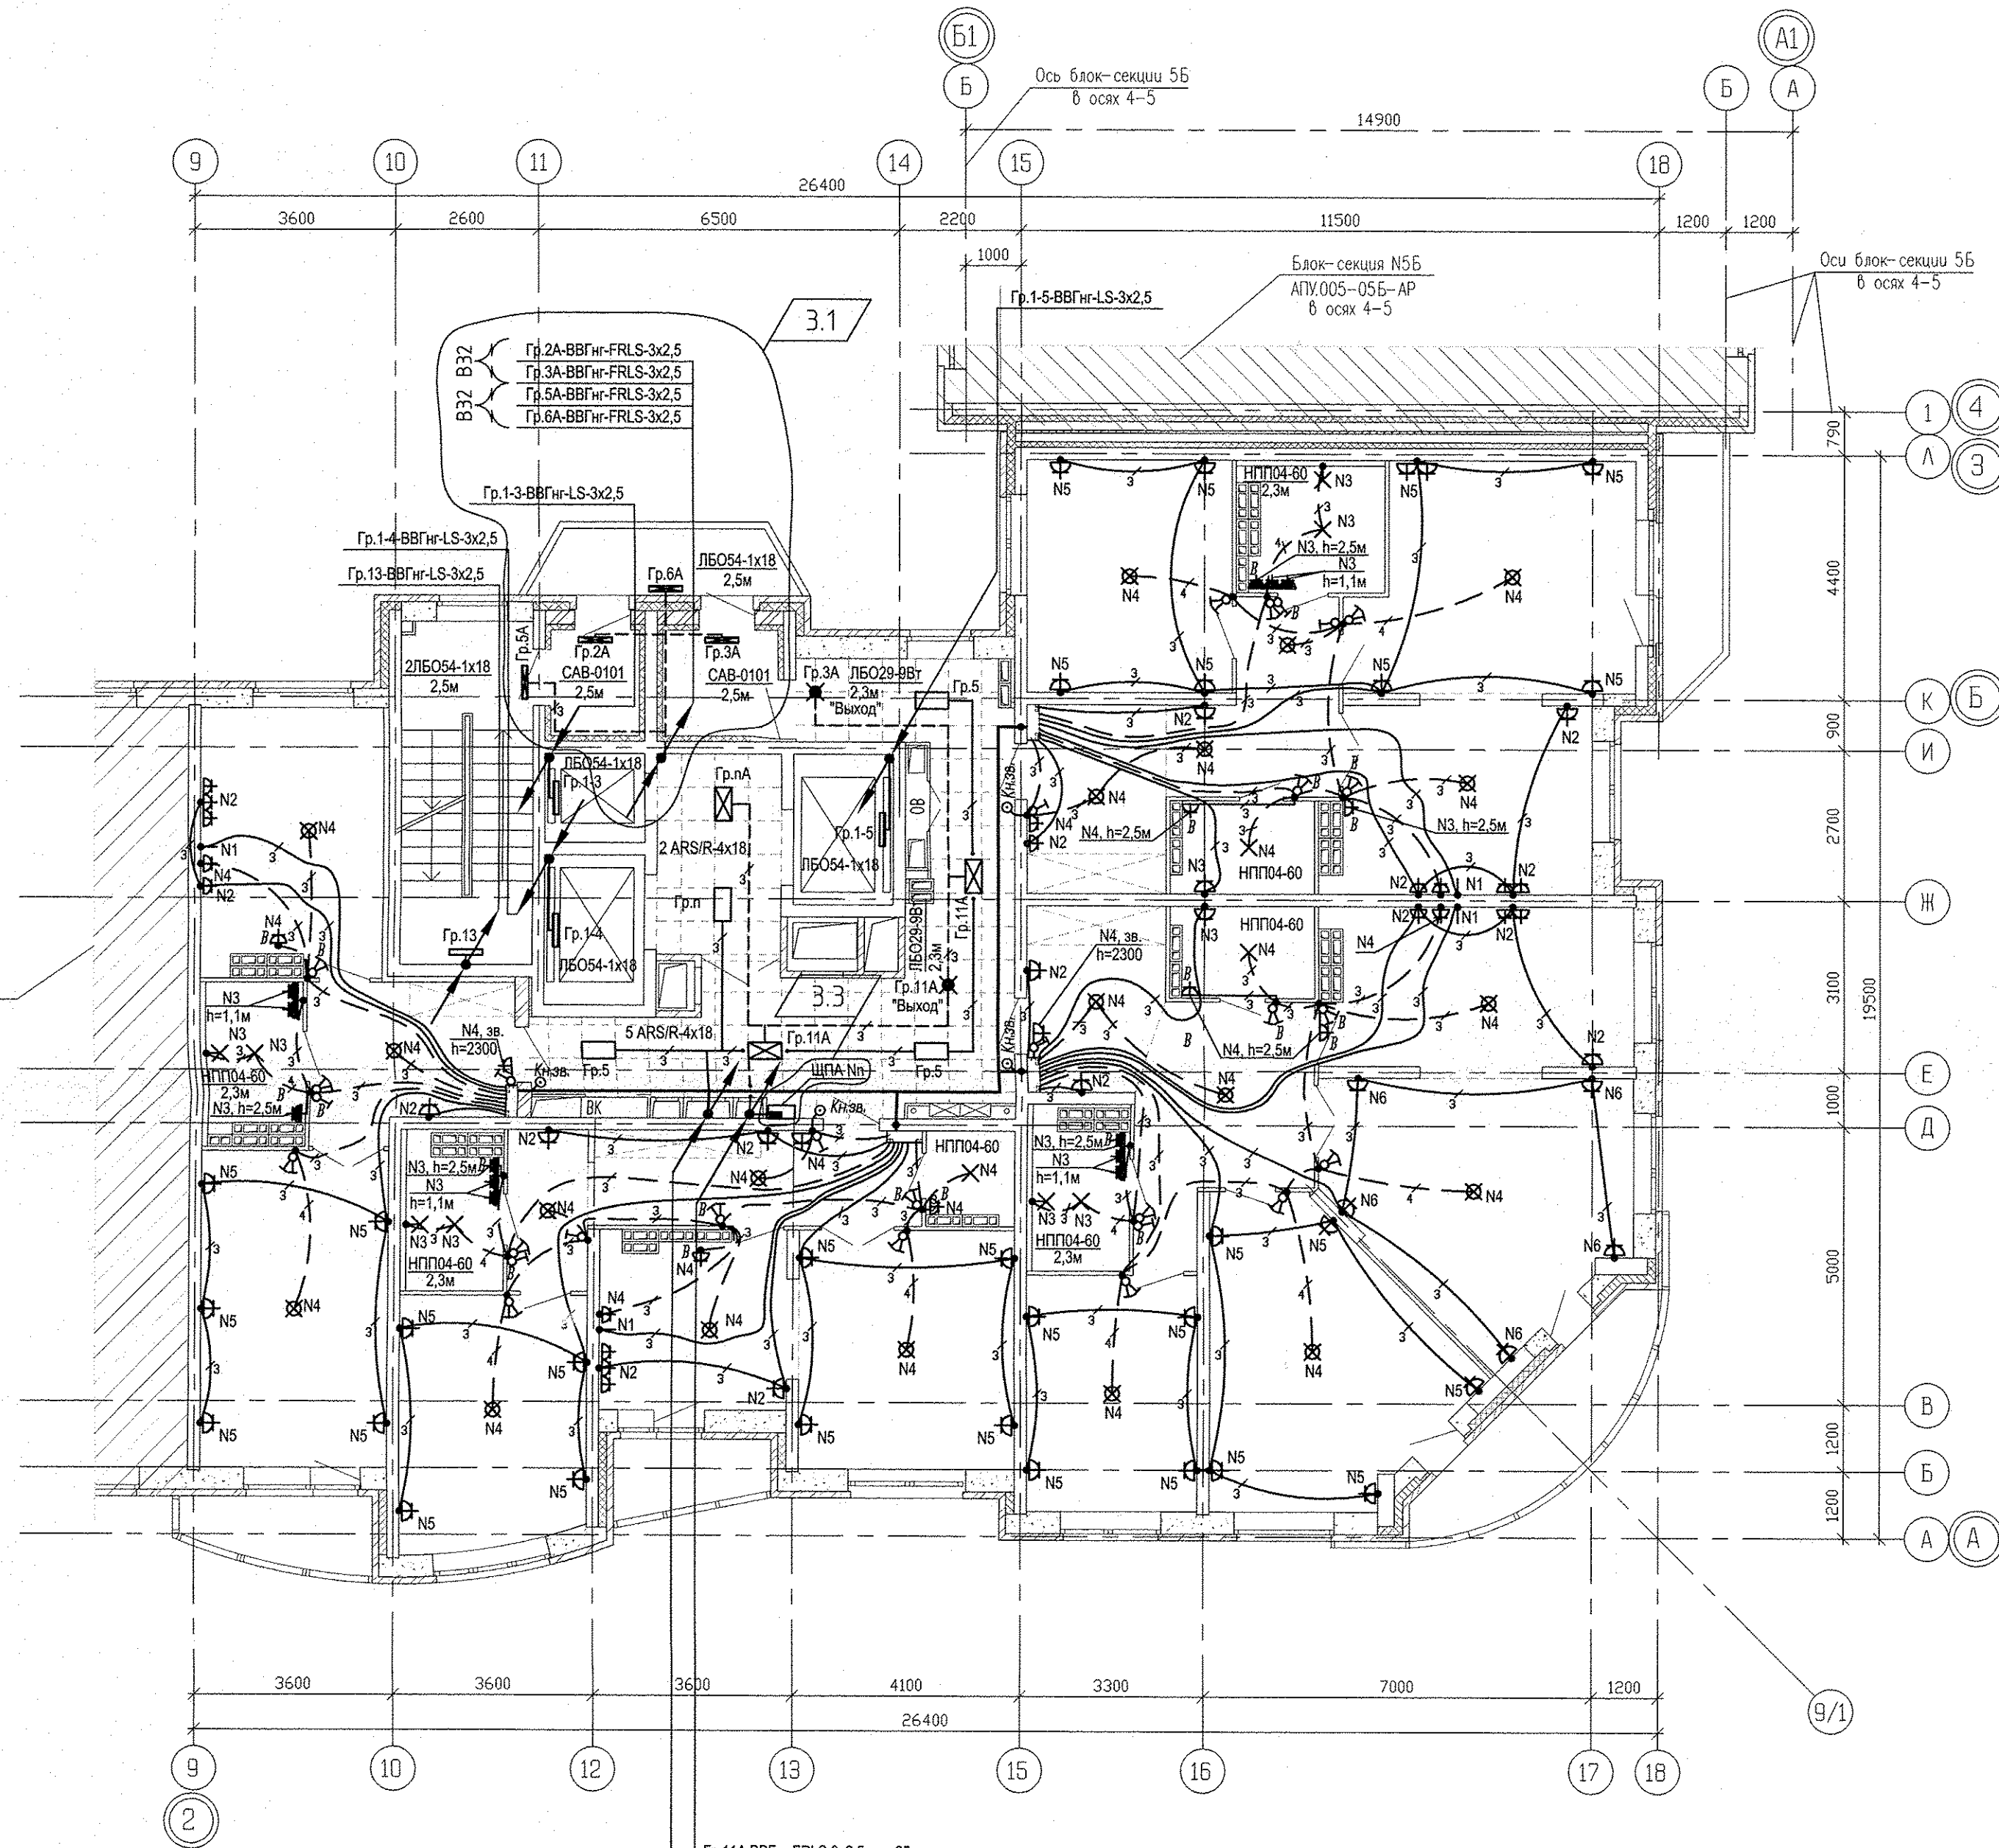

Блок-секция N5A
АПУ.005-05А-АР
в осях 1-2

Гр.11А ВВГнг-FRLS 3х2,5 до 25 этажа
М1; ВВГнг-FRLS-5х70
М2; ВВГнг-FRLS-5х70
П12; ВВГнг-FRLS-3х2,5 до 25 этажа

П7; АВВГнг-LS-5х35 до 25 этажа
Гр.5 ВВГнг-LS 3х2,5 до 25 этажа

ИНВ. N ПОДЛ.	ПОДПИСЬ И ДАТА	ВЗМ.	ИНВ. N	ОВ	АР
				ВК	01.15
				СС	01.15
					01.15

АПУ.005-05А-ЭЛ1					
Э	Э	-	159-15	<i>[Signature]</i>	08.16.
2	-	Зан.	159-15	<i>[Signature]</i>	11.15.
Изм.	Кол. уч.	Лист	N док.	Подпись	Дата
Разработал	Иванов			<i>[Signature]</i>	19.01.15
Гл. спец.	Багина			<i>[Signature]</i>	19.01.15
ГАП	Чирков			<i>[Signature]</i>	19.01.15
Комплекс жилых домов с объектами обслуживания и подземным гаражом по улице Ирбитской - Даниила Зверева - Вилюнова - Раевского в Кировском районе г. Екатеринбурга				Стадия	Лист
IV очередь строительства. Многосекционный жилой дом N 5. Пусковой комплекс 1. 19-26-этажная блок-секция 5А				Р	27
План 24-25 этажей в осях 2-3. Расположение электрических сетей.					