


План 1 этажа

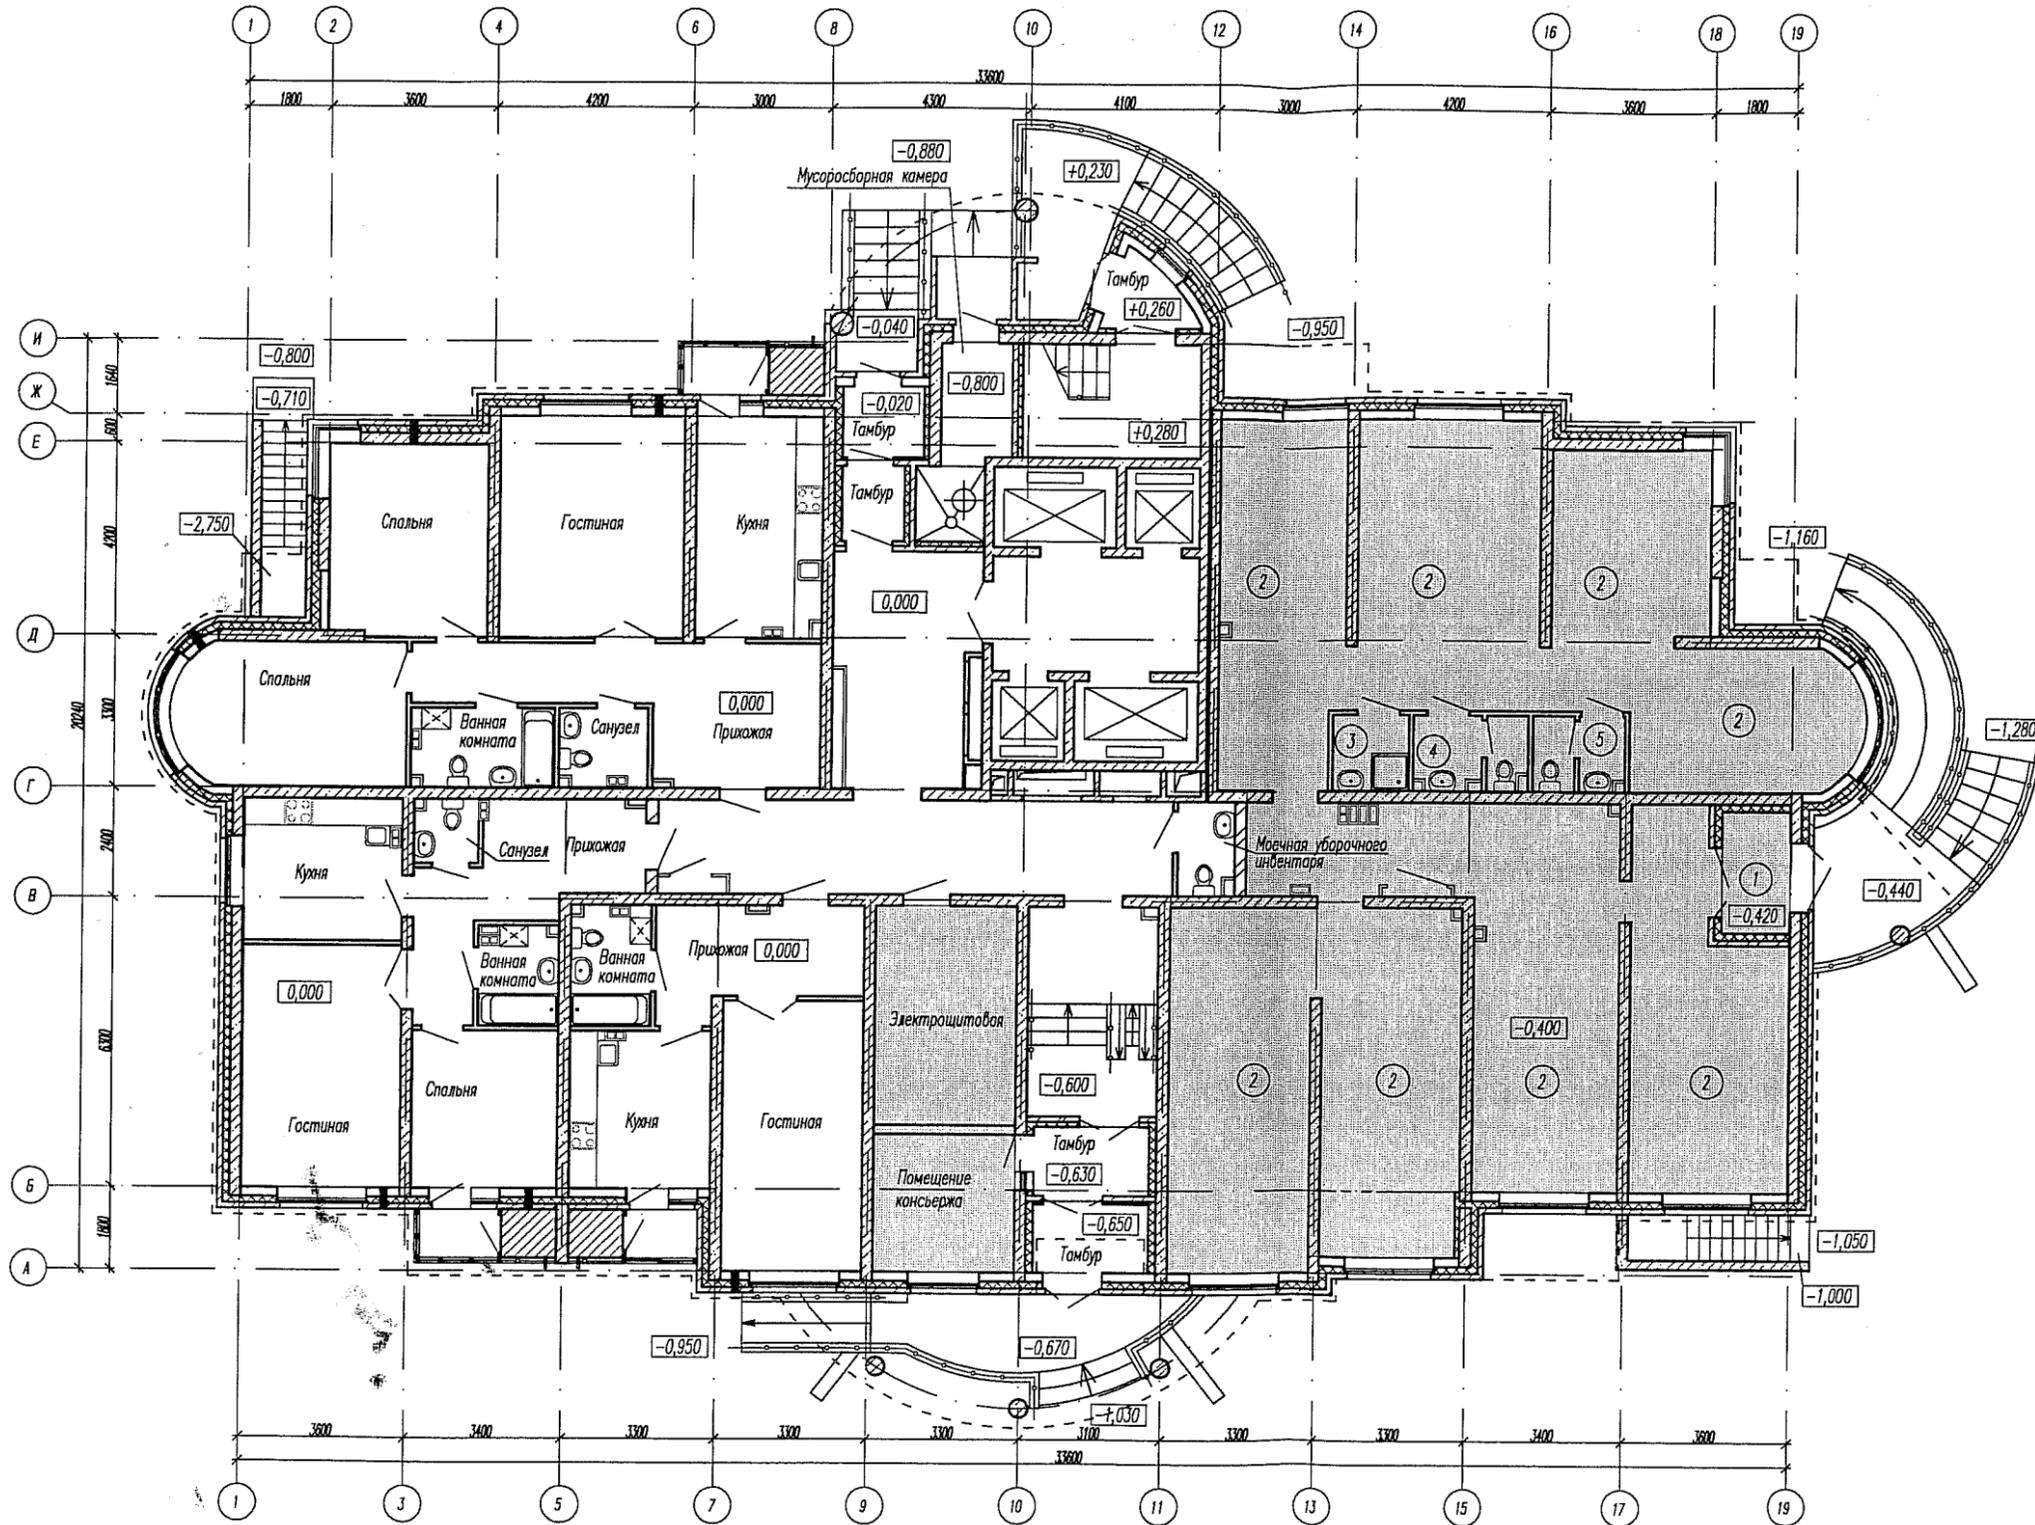


Условные обозначения:



— балкон для установки кондиционера

						ИГП. 56-02-АР					
						Жилые дома переменной этажности с помещениями общественного назначения и трансформаторной подстанцией по ул. Техническая – Ангарская в Железнодорожном районе г. Екатеринбурга					
Изм.	Кол.уч.	Лист	Наок.	Подпись	Дата	Жилой дом №2 с офисом Проект расстановки кондиционеров			Стадия	Лист	Листов
ГАП		Ширяева		<i>[Signature]</i>	05.04				Р	1	
						План 1 этажа			ЗАО "Корпорация "Атомстройкомплекс"		
Разраб.		Белюсова		<i>[Signature]</i>	05.01						

План 2 этажа

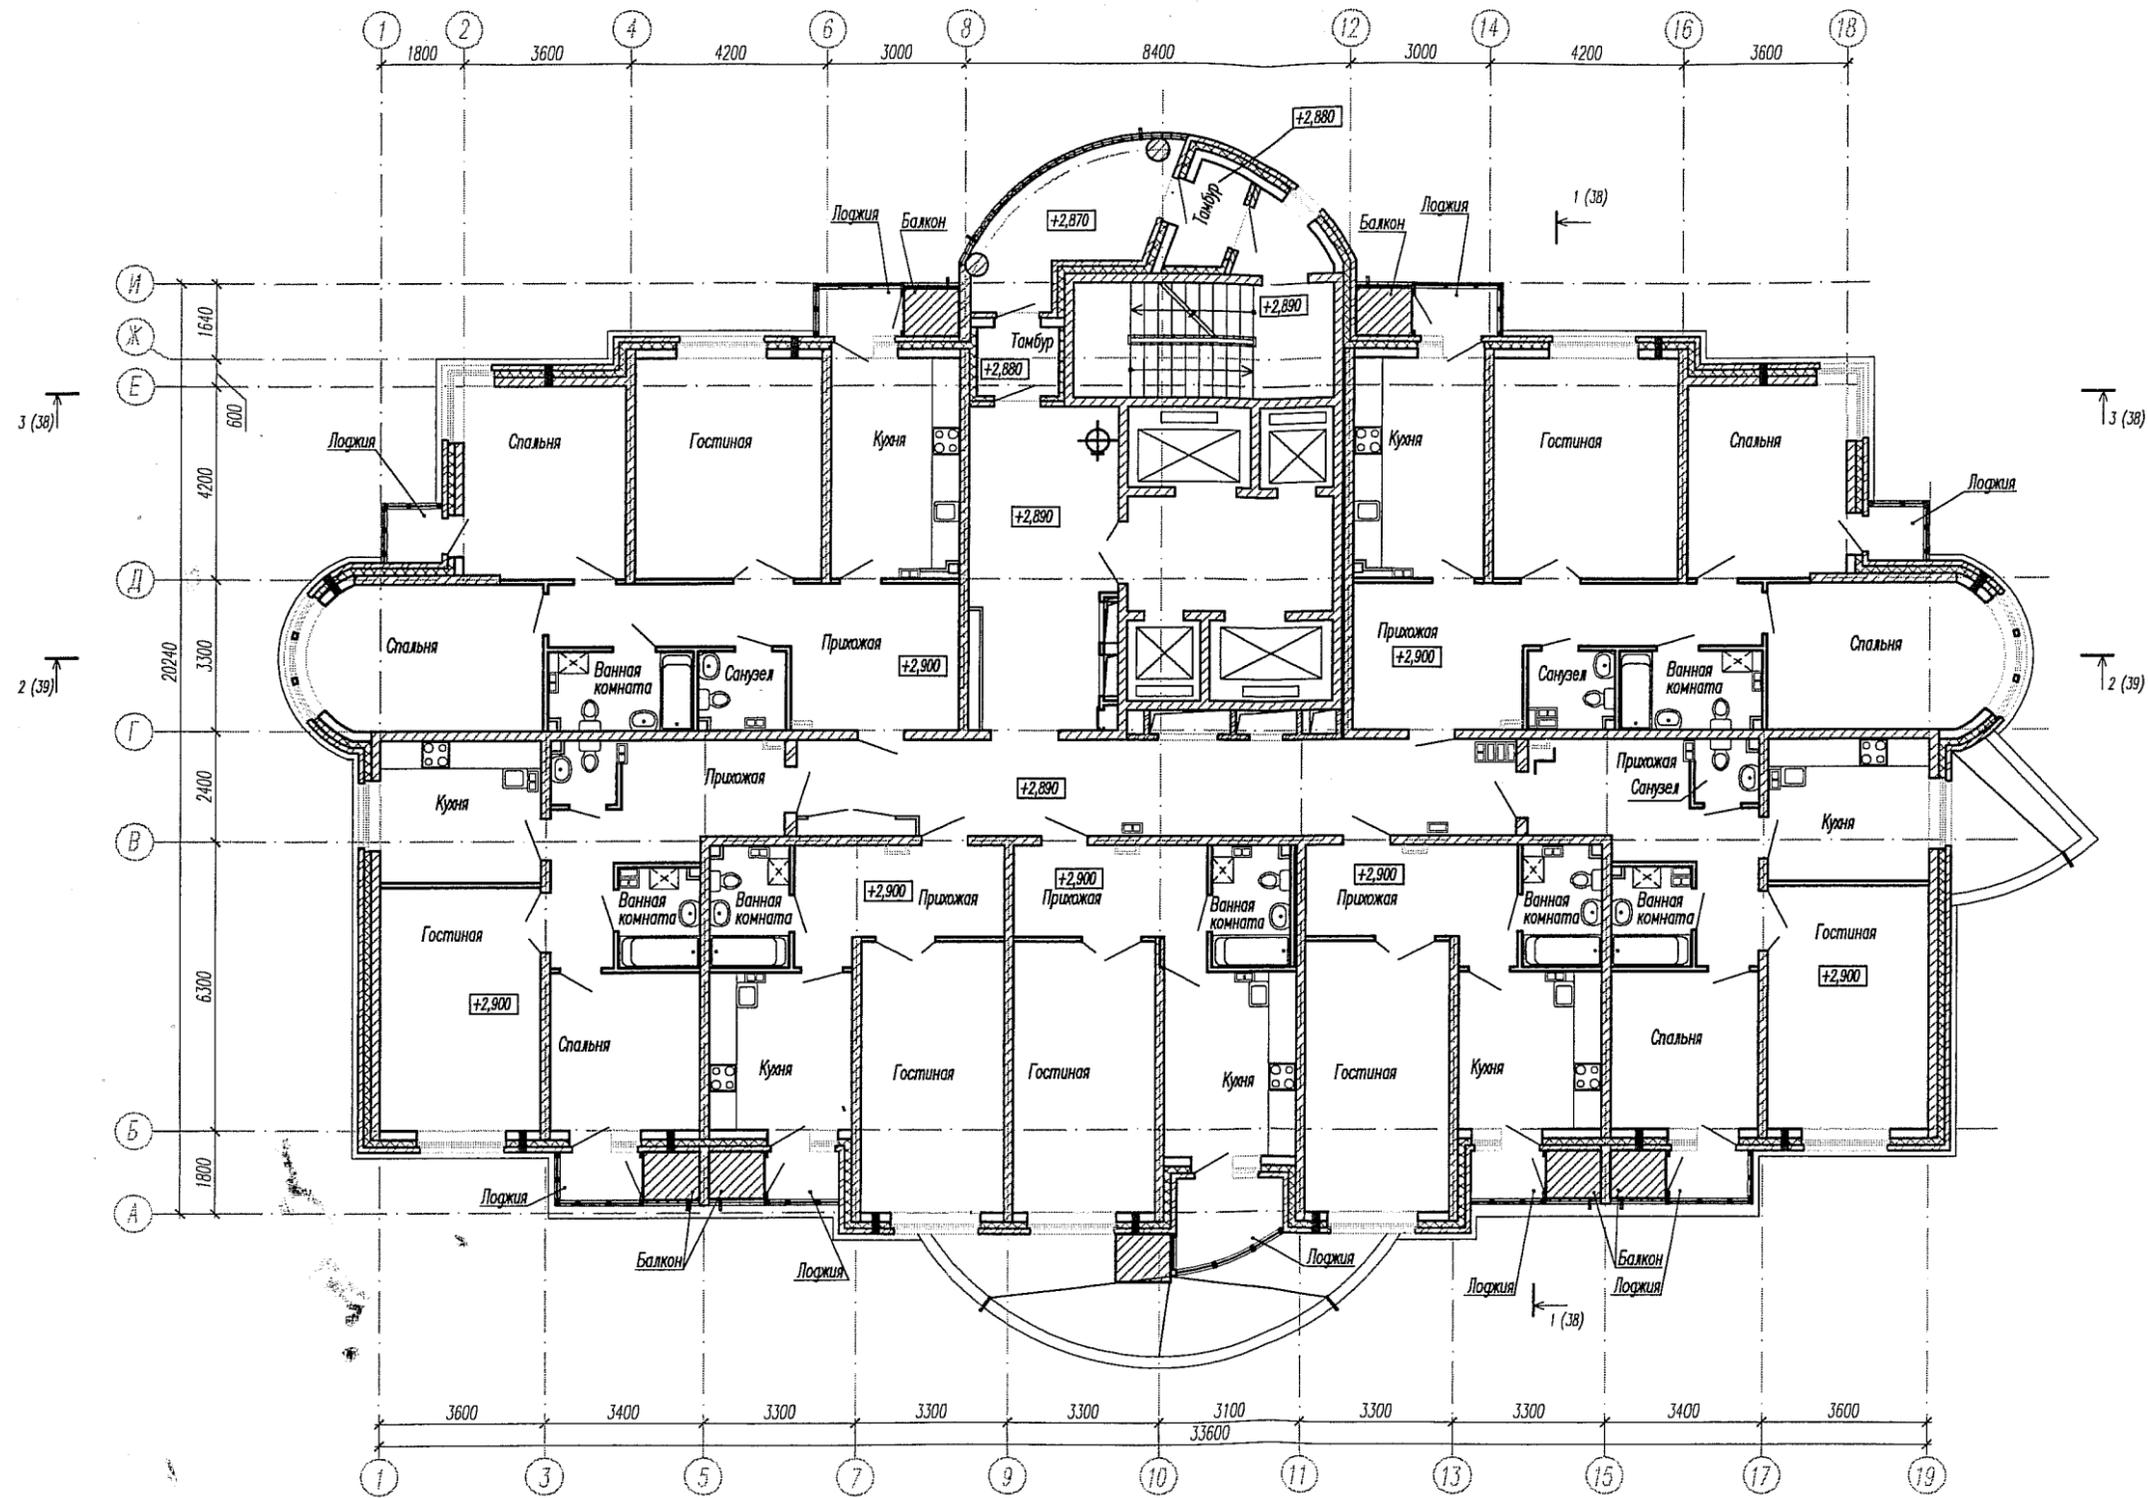


Условные обозначения:




— балкон для установки кондиционера

						ИГП. 56-02-AP			
						Жилые дома переменной этажности с помещениями общественного назначения и трансформаторной подстанцией по ул. Техническая – Ангарская в Железнодорожном районе г. Екатеринбурга			
Изм.	Кол.уч.	Лист	Наок.	Подпись	Дата	Жилой дом N2 с офисом	Стадия	Лист	Листов
ГАП		Ширяева		<i>[Signature]</i>	05.11	Проект расстановки кондиционеров	P	2	
Разаб.		Белюсова		<i>[Signature]</i>	05.11	План 2 этажа	ЗАО "Корпорация "Атомстройкомплекс"		

План с 3 по 15 этаж

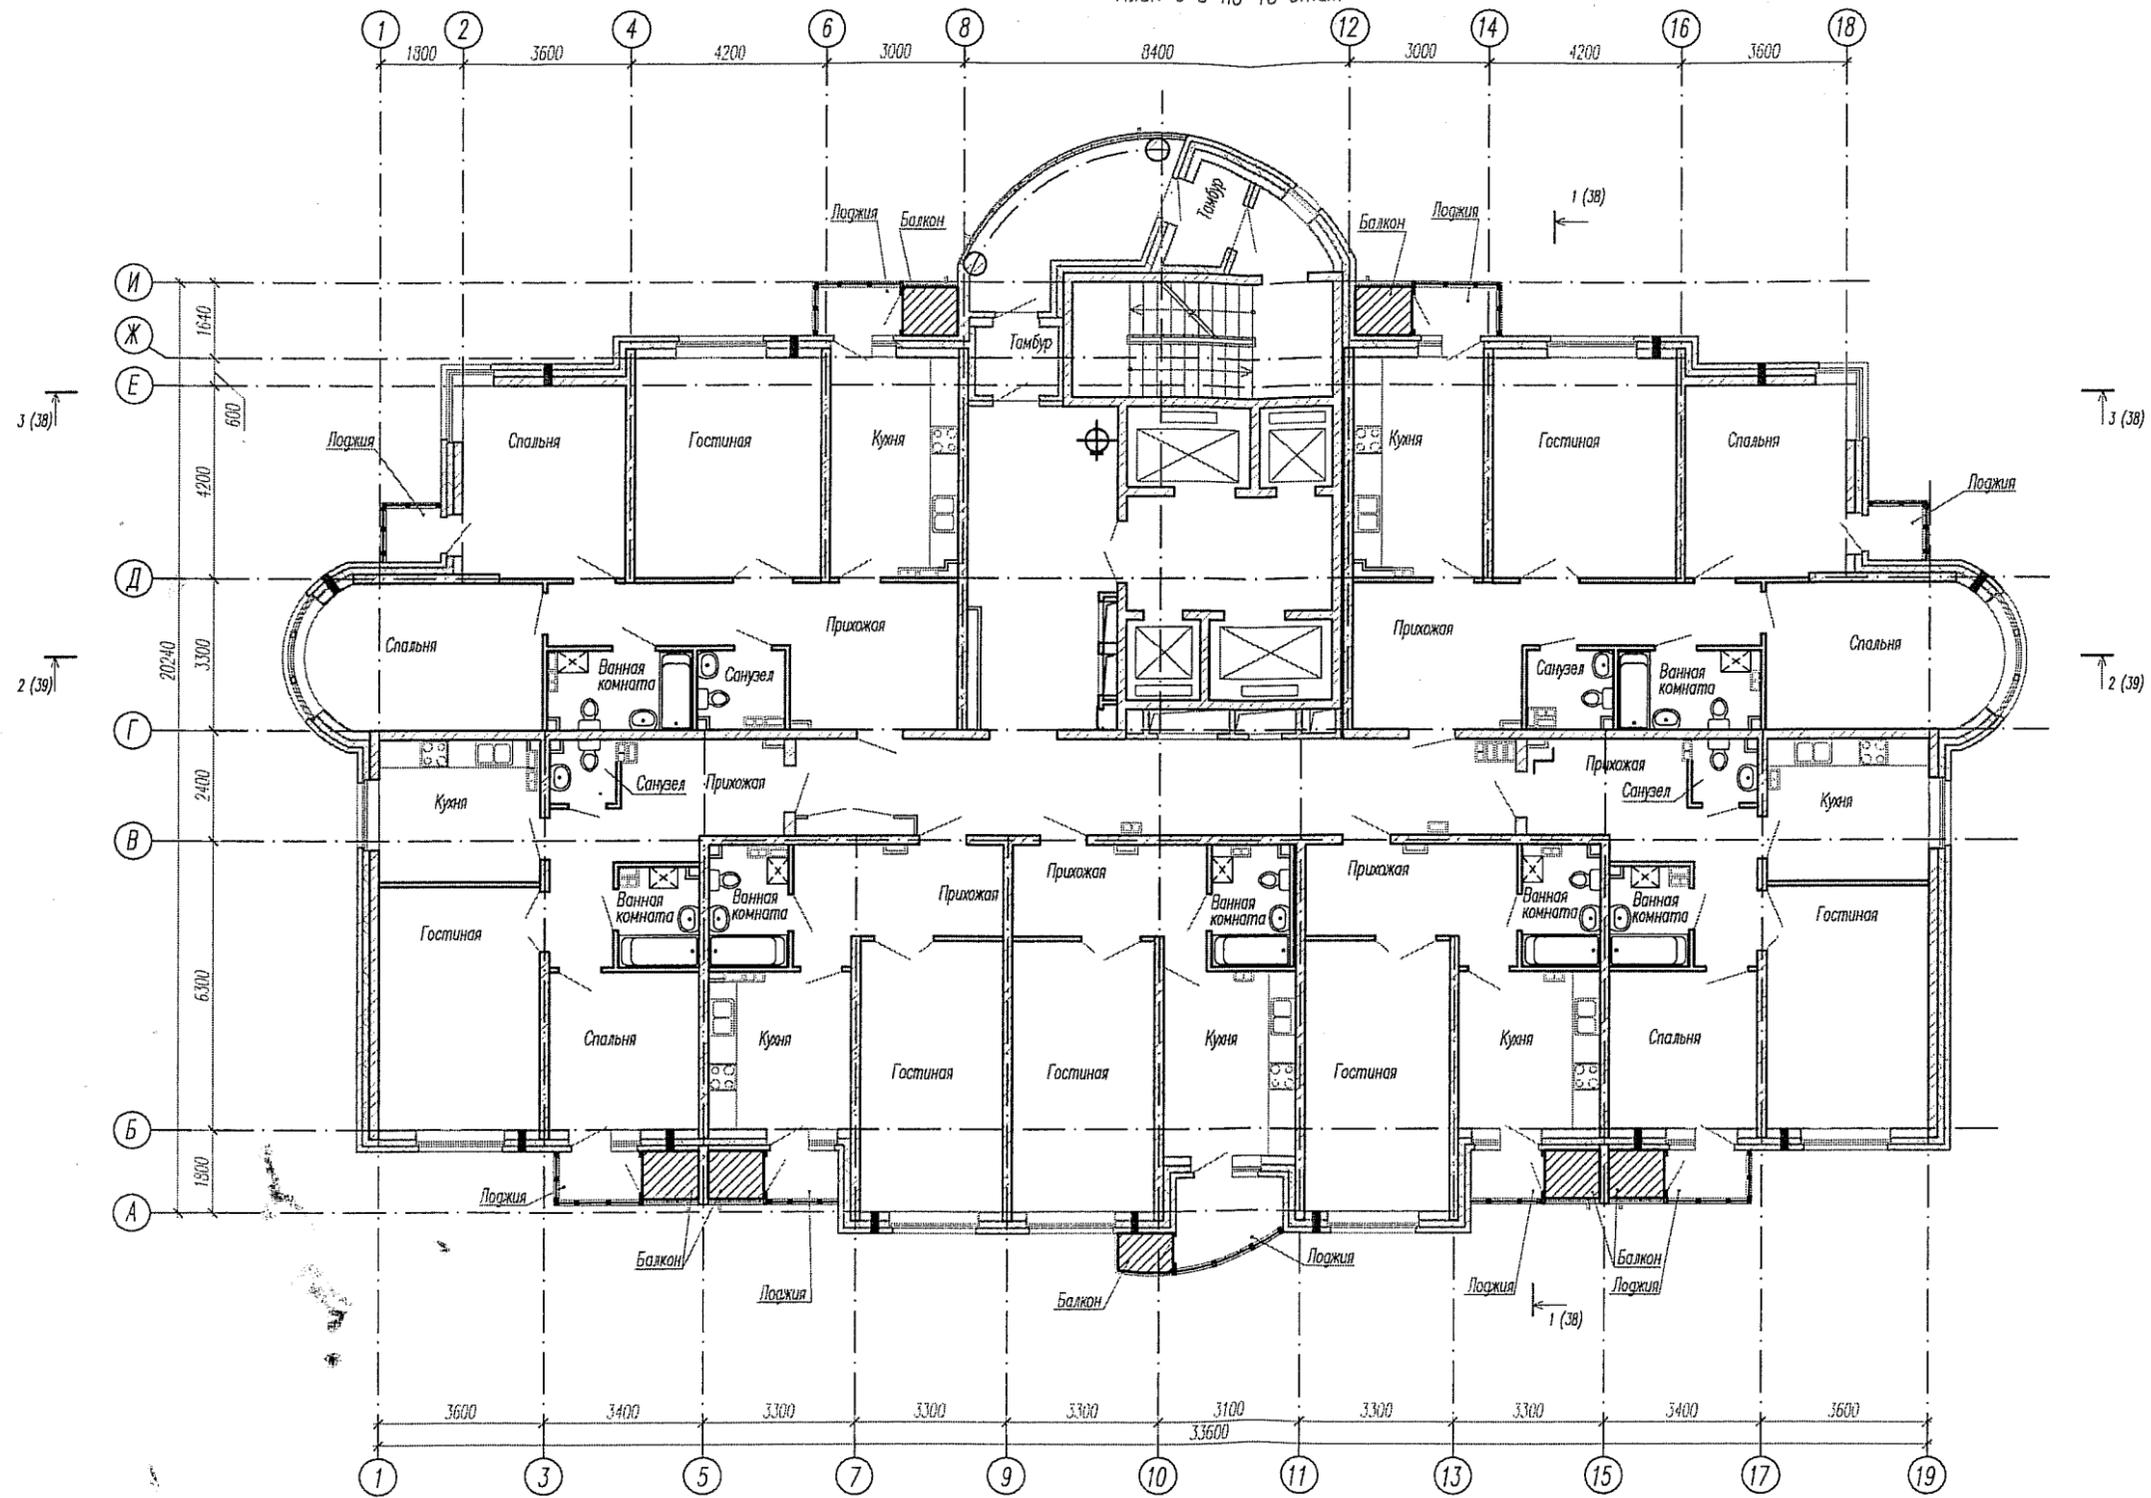


Условные обозначения:

 

— балкон для установки кондиционера

						ИГП. 56-02-AP			
						Жилые дома переменной этажности с помещениями общественного назначения и трансформаторной подстанцией по ул. Техническая – Ангарская в Железнодорожном районе г. Екатеринбурга			
Изм.	Кол.уч.	Лист	№ок.	Подпись	Дата	Жилой дом №2 с офисом Проект расстановки кондиционеров	Стадия P	Лист 3	Листов
ГАП		Ширяева		<i>[Signature]</i>	05.11				
Разраб.		Белюсова		<i>[Signature]</i>	05.11	План с 3 по 15 этаж			ЗАО "Корпорация "Атомстройкомплекс"

План с 16 по 18 и с 22 по 25 этаж

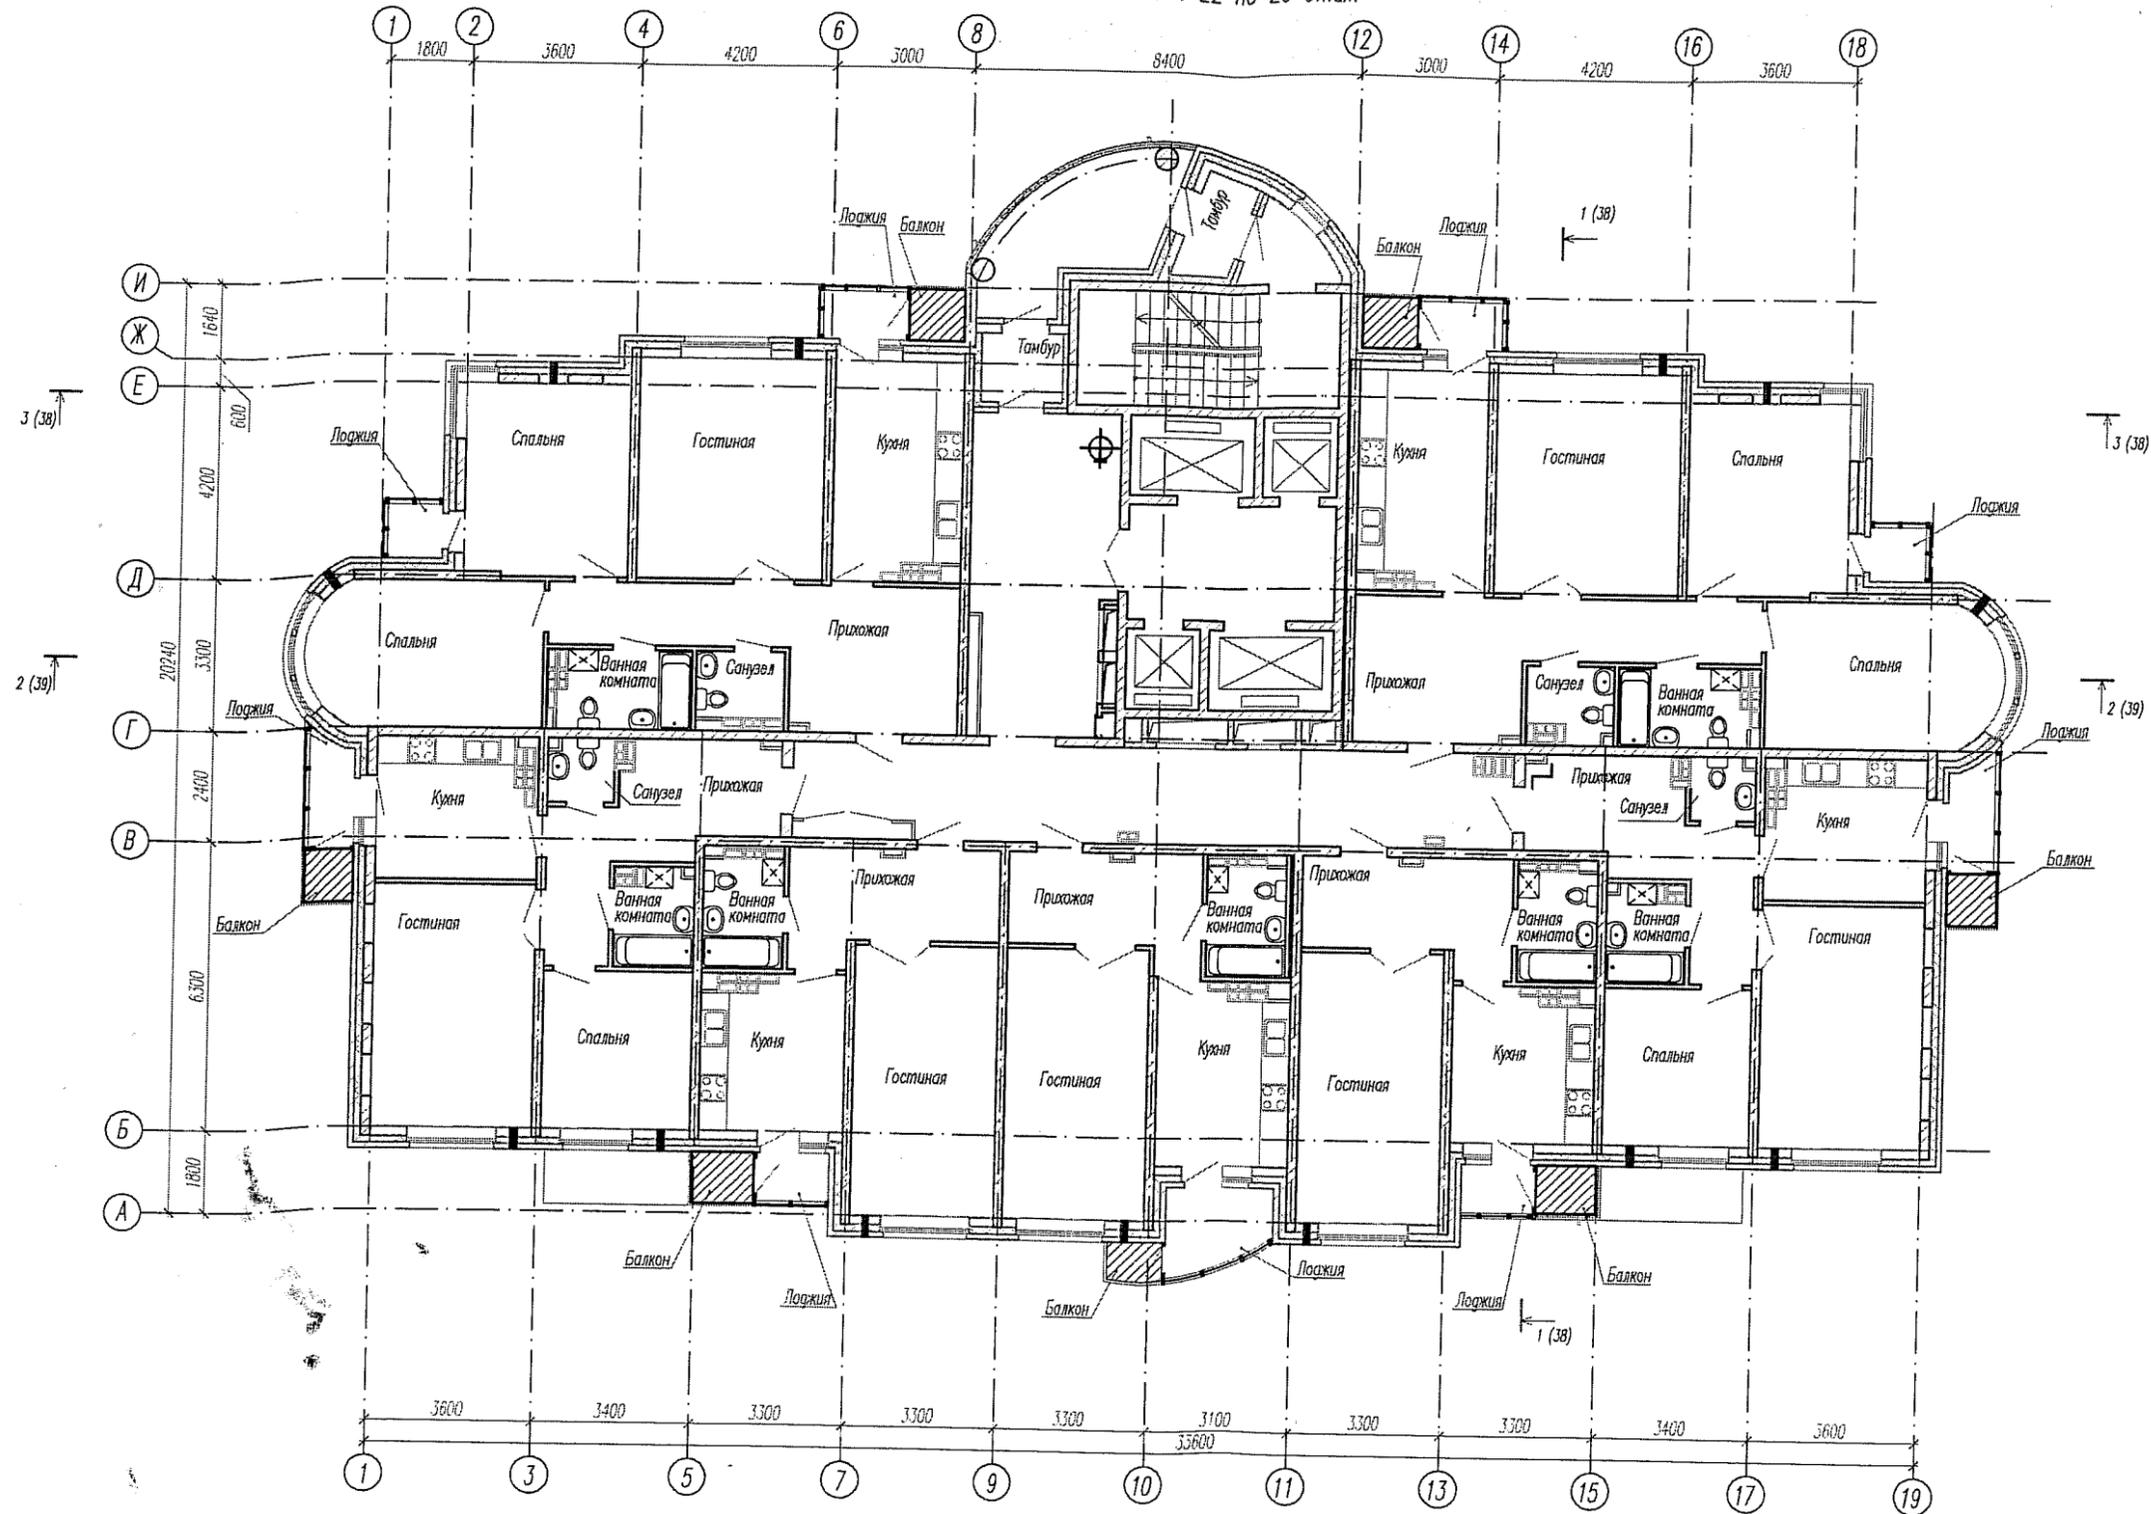

Условные обозначения:



— балкон для установки кондиционера

Изм.	Кол.уч.	Лист	Наок.	Подпись	Дата
ГАП		Ширяева		<i>[Signature]</i>	05.11
Разраб.		Белюсова		<i>[Signature]</i>	05.11

ИГП. 56-02-АР

Жилые дома переменной этажности с помещениями общественного назначения и трансформаторной подстанцией по ул. Техническая – Ангарская в Железнодорожном районе г. Екатеринбурга


Жилой дом N2 с офисом
Проект расстановки кондиционеров

Стадия	Лист	Листов
Р	4	

План с 16 по 18 и с 22 по 25 этаж

3АО
"Корпорация
"Атомстройкомплекс"

План с 19 по 21 этаж

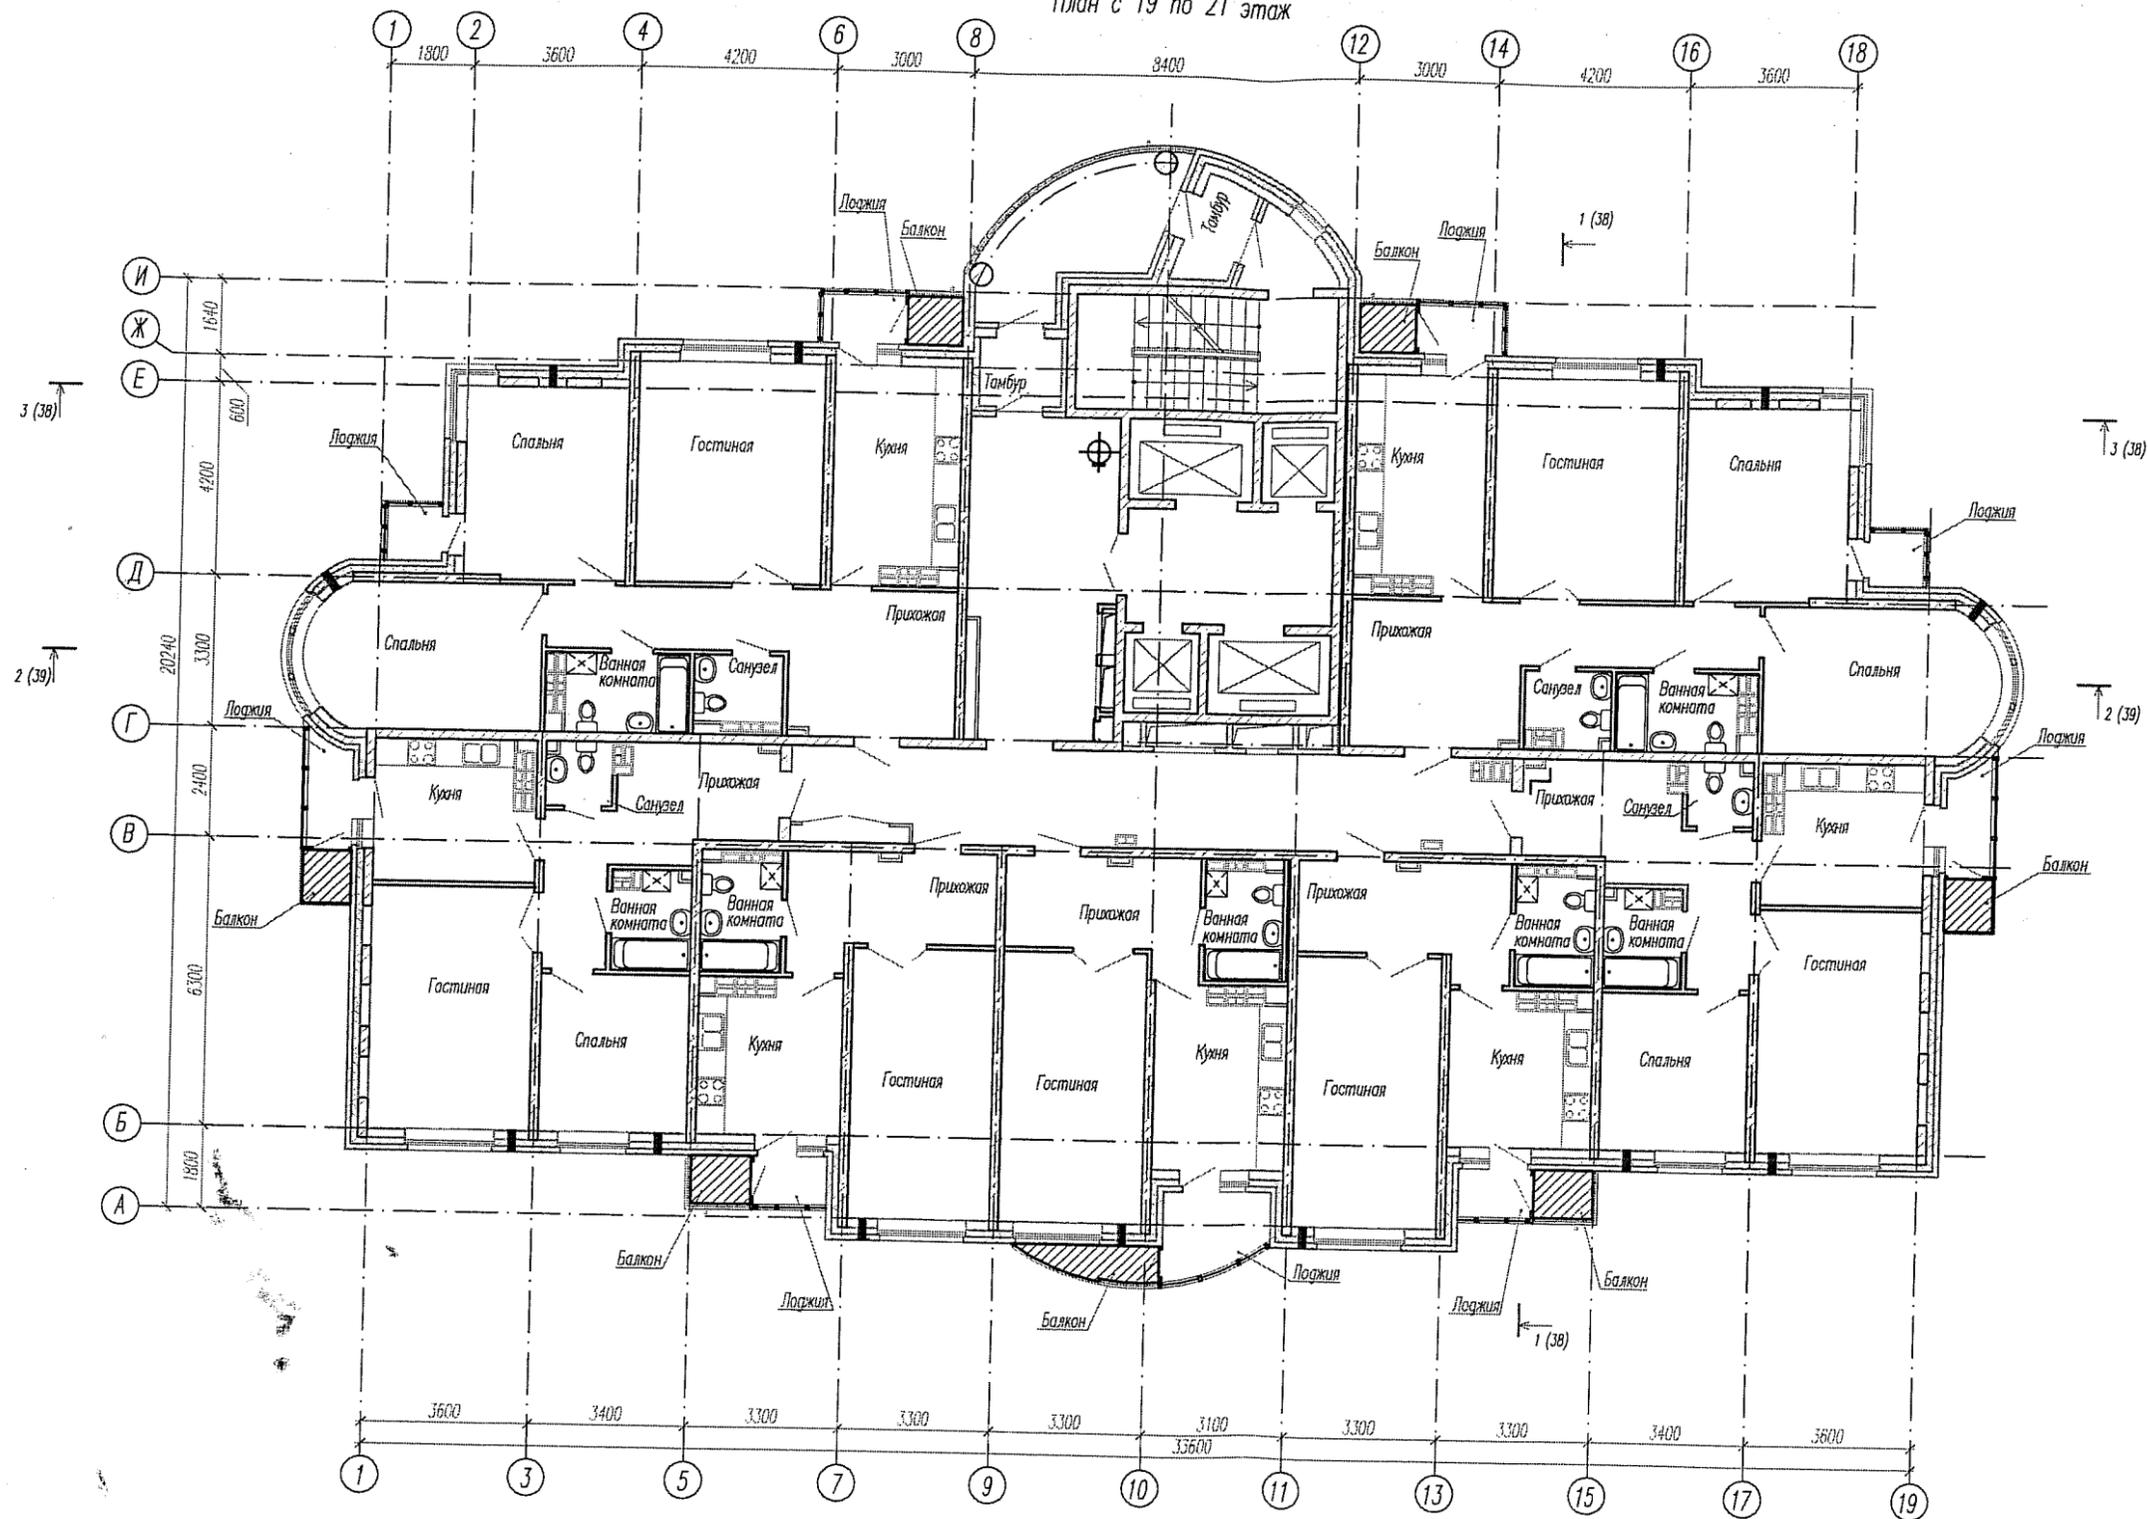

Условные обозначения:



— балкон для установки кондиционера

						ИГП. 56-02-АР			
						Жилые дома переменной этажности с помещениями общественного назначения и трансформаторной подстанцией по ул. Техническая – Ангарская в Железнодорожном районе г. Екатеринбурга			
Изм.	Кол.уч.	Лист	Нр.ок.	Подпись	Дата	Жилой дом №2 с офисом Проект расстановки кондиционеров	Стадия	Лист	Листов
ГАП		Ширяева		<i>[Signature]</i>	05.11		Р	5	
Разраб.						Белоусова	План с 19 по 21 этаж		3АО "Корпорация "Атомстройкомплекс"