
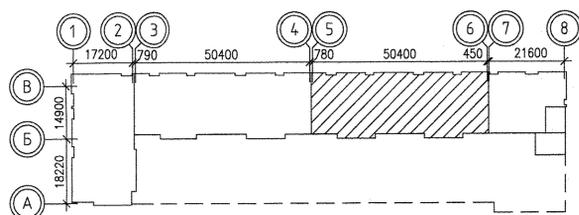
 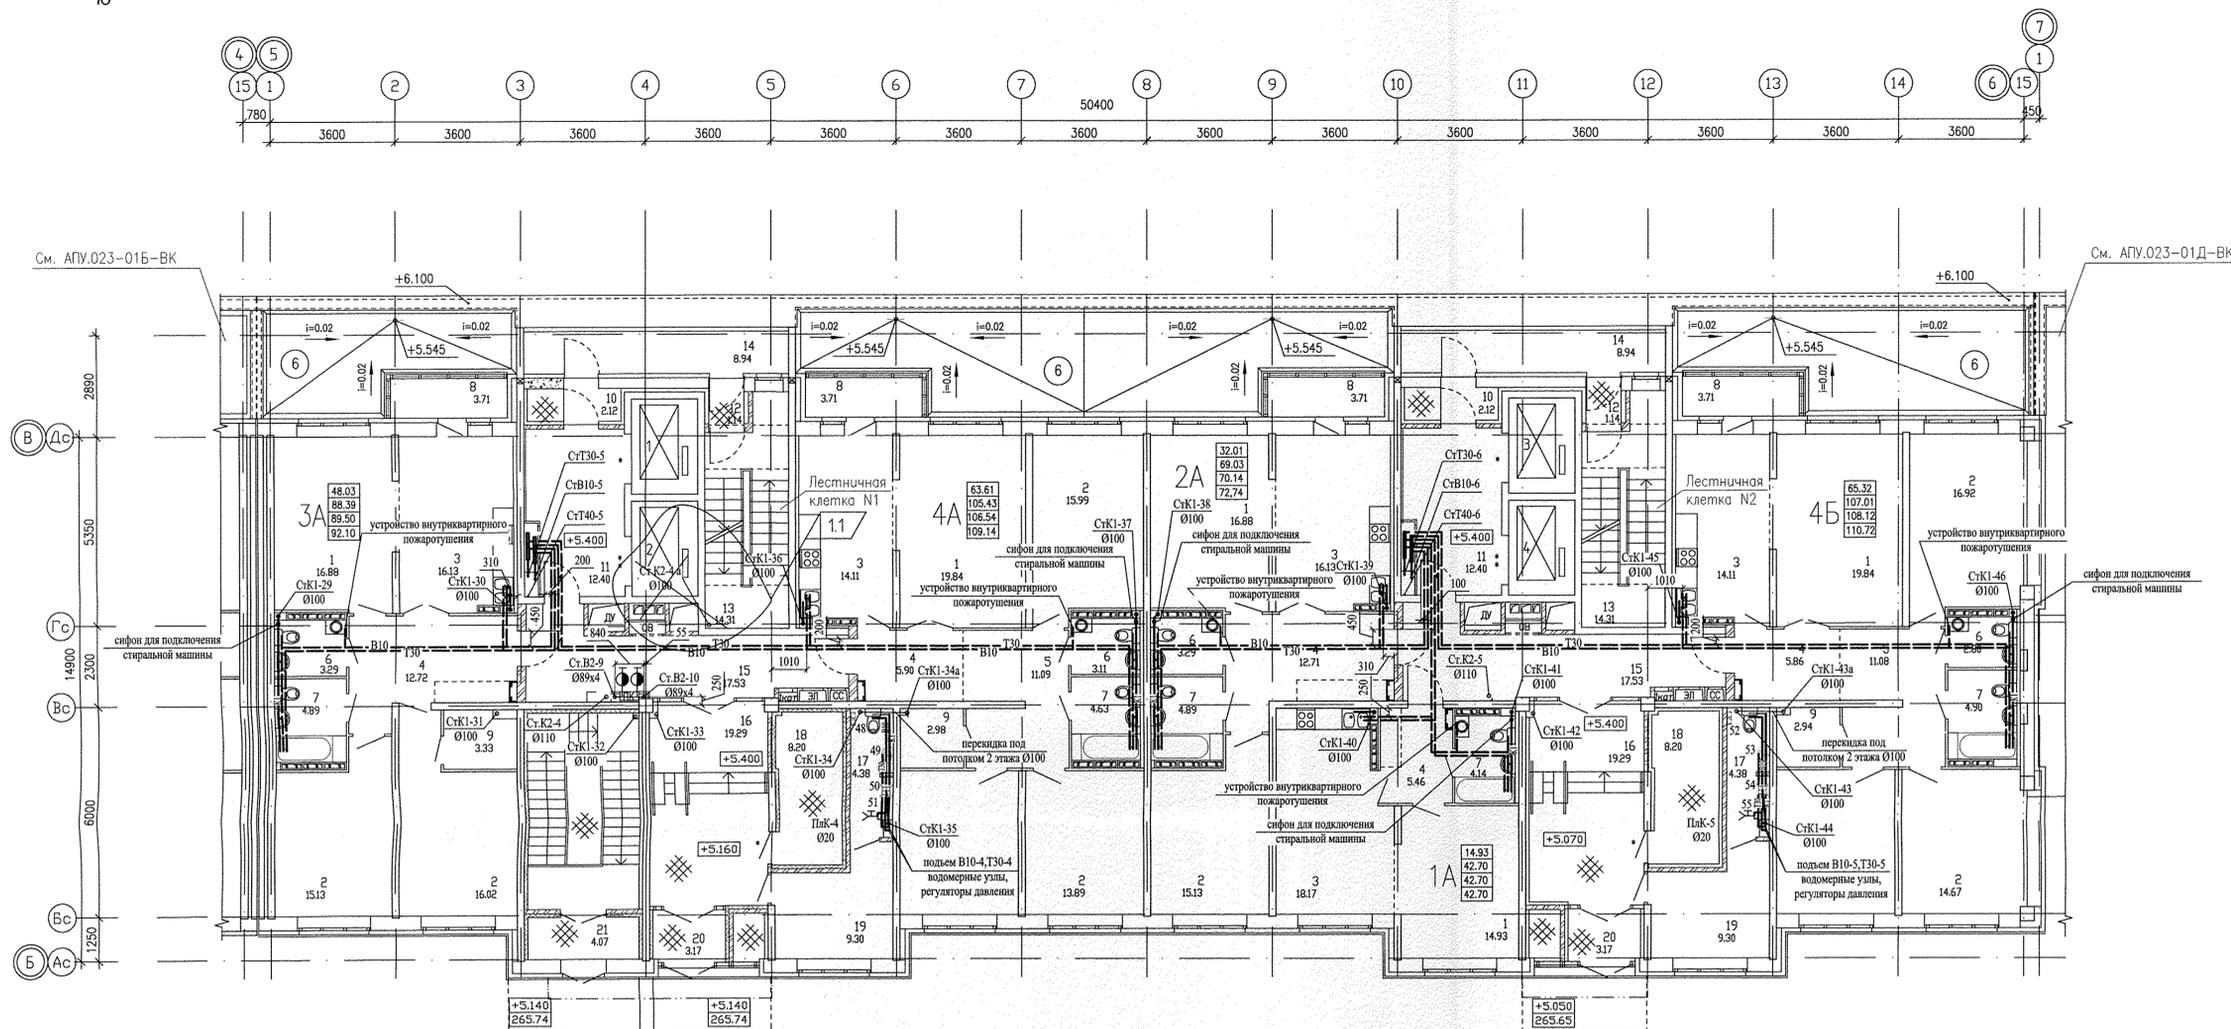


ЭКСПЛИКАЦИЯ ПОМЕЩЕНИЙ

Номер помещения	Наименование	Площадь, м <sup>2</sup>	Кат. помещения
Помещения квартир			
1	Гостиная	88.37	
2	Спальня	135.53	
3	Кухня	78.65	
4	Прихожая	42.65	
5	Коридор	22.17	
6	Санузел	12.49	
7	Ванная	23.45	
8	Балкон	14.84	
9	Гардеробная	9.25	
Итого:		427.40	
Общедомовые помещения			
10	Тамбур	4.24	
11	Лицевой холл	24.80	
12	Тамбур	2.28	
13	Лестничная клетка	28.62	
14	Переходная лоджия	17.88	
15	Коридор	35.06	
16	Холл	38.58	
17	Санузел	8.76	
18	Электрощитовая	16.40	Д
19	Помещение охраны	18.60	
20	Тамбур	6.34	
Итого:		201.56	
Помещения паркинга			
21	Тамбур	4.07	
22	Лестница паркинга	17.52	
Итого:		21.59	



УСЛОВНЫЕ ОБОЗНАЧЕНИЯ

- 12 - номер помещения
- 13.61 - площадь помещения




- Лифты N1, N4 рассчитаны на перевозку пожарных подразделений.
- Двери, обозначенные \* - противопожарные с пределом огнестойкости EI 30, \*\* - противопожарные с пределом огнестойкости EI 60,

Инв. № подл.	Лист	Стр.	Итого
08.14	08.14	08.14	08.14

АПУ.023-01В-ВК			
1	1	47-15	03.15
Изм.	Колуч	Лист	Дата
Жилой дом со встроенно-пристроенными помещениями общественного назначения, подземно-наземным паркингом по ул. Индустрии, 104 в Орджоникидзевском районе г. Екатеринбурга.			
13-10-этажная блок-секция 1В		Страница	Листов
		р	4
Гл. инж.	Решетникова	09.14	
Проверил	Решетникова	09.14	
Разработал	Прахова	08.14	
План 2 этажа. М1:100		ЗАО КОРПОРАЦИЯ АТОМСТРОЙКОМПЛЕКС	

ЭКСПЛИКАЦИЯ ПОМЕЩЕНИЙ

Номер помещения	Наименование	Площадь, м2	Кат. помещения
Помещения квартир			
1	Гостиная	69.86	
2	Спальня	59.75	
3	Кухня	61.20	
4	Прихожая	33.31	
5	Коридор	9.05	
6	Санузел	8.42	
6а	Гардеробная	3.59	
7	Ванная	18.29	
8	Балкон	18.11	
Итого:		281.58	
Общедомовые помещения			
9	Лифтовой холл	12.40	
10	Тамбур	4.24	
11	Переходная лоджия	17.88	
12	Тамбур	2.28	
13	Лестничная клетка	28.62	
14	Коридор	17.53	
15	Техчердак	255.92	
16	Венткамера подпора	38.17	
17	Коридор	12.40	
18	Венткамера притока	14.23	
19	Электрощитовая	4.38	Д
Итого:		408.05	

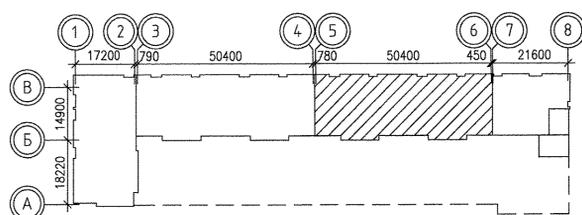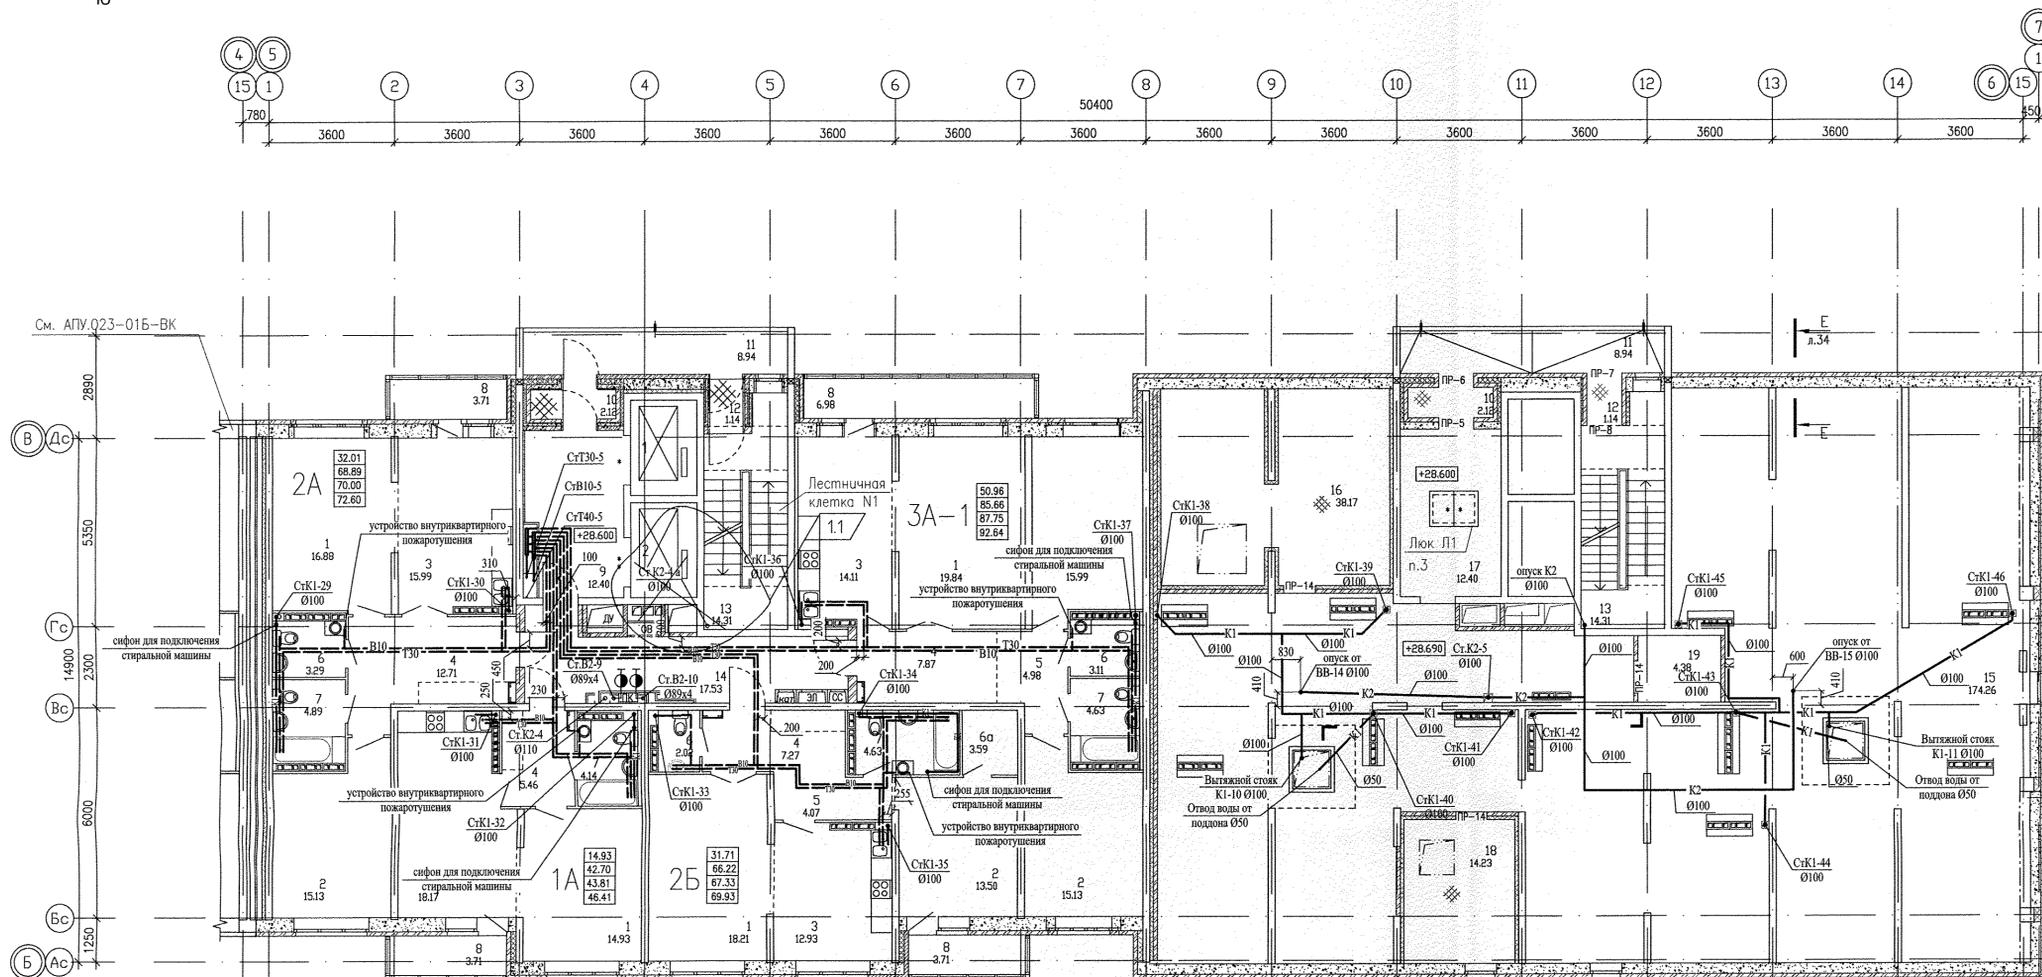 



1. Лифты N1 рассчитан на перевозку пожарных подразделений.
2. Двери, обозначенные \* – противопожарные с пределом огнестойкости EI 30, \*\* – противопожарные с пределом огнестойкости EI 60.

09.14	09.14	09.14	09.14
Г.И.ЩИП	О.В.	Б.И.ЩЕКА	Б.И.ЩЕКА
Э.П.	Л.С.	Э.П.	Л.С.
Инв. № подл.	Взам. инв. №	Подп. и дата	Взам. инв. №

АП.023-01В-ВК			
1	1	47-15	03.15
Изм.	Кол.уч.	Лист	№ док.
			Побльсь
			Дата
Жилой дом со встроенно-пристроенными помещениями общественного назначения, подземно-наземным паркингом по ул. Индустри, 104 в Орджоникизевском районе г. Екатеринбурга			
13-10-этажная блок-секция 1В		Статус	Лист
		Р	6
Г.И.ЩИП	Решетникова	09.14	
Проверил	Решетникова	09.14	
Разработал	Прахова	09.14	
План 10 этажа. М1:100			
АО КОРПОРАЦИЯ АТОМСТРОЙКОМПЛЕКС			






ЭКСПЛИКАЦИЯ ПОМЕЩЕНИЙ

Номер помещения	Наименование	Площадь, м <sup>2</sup>	Кат. помещения
Помещения квартир			
1	Гостиная	69.86	
2	Спальня	59.75	
3	Кухня	60.43	
4	Прихожая	33.31	
5	Коридор	9.05	
6	Санузел	8.42	
6а	Гардеробная	3.59	
7	Ванная	17.92	
8	Балкон	18.11	
Итого:			
Общедомовые помещения			
9	Лифтовой холл	12.40	
10	Тамбур	2.12	
11	Переходная лоджия	8.94	
12	Тамбур	1.14	
13	Лестничная клетка	30.24	
14	Коридор	17.53	
15	Машинное помещение лифтов	28.77	Д
16	Коридор	11.77	
17	Лоджия	4.81	
Итого:			
		117.72	

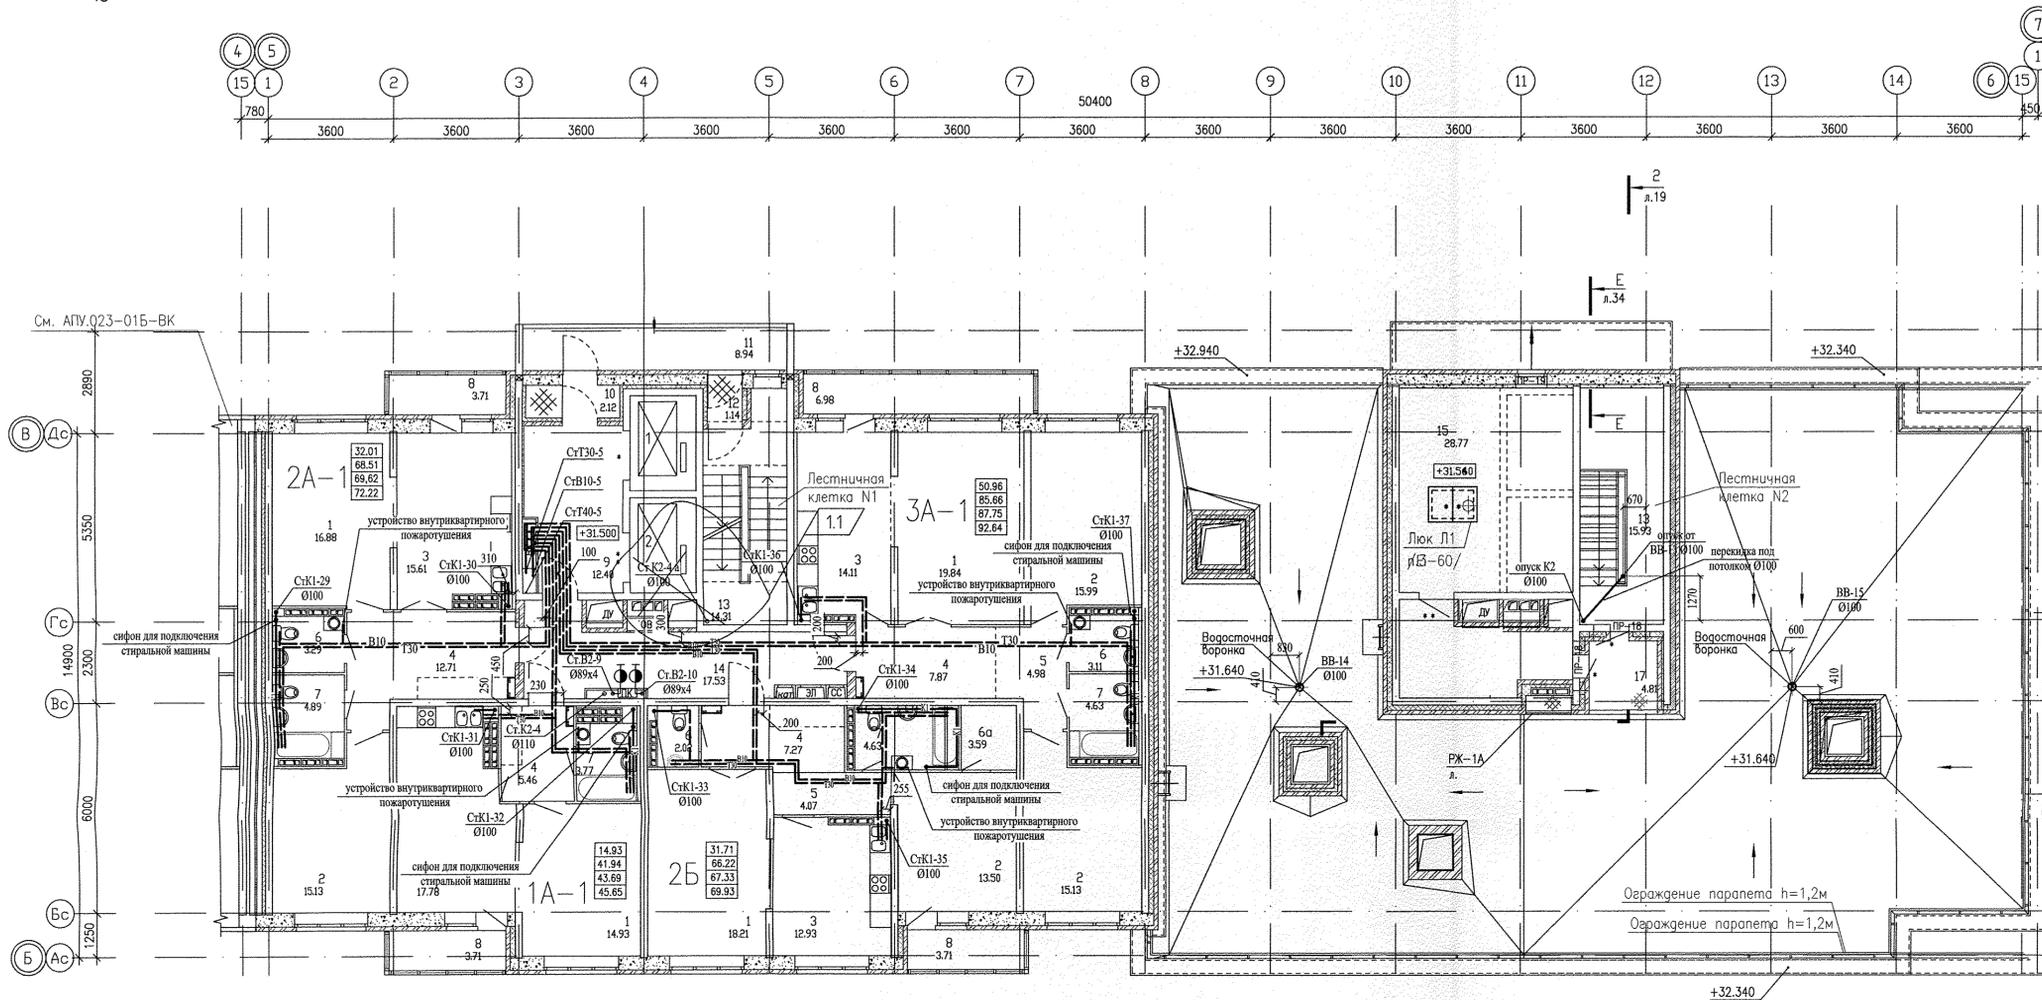 

09.14	09.14	09.14	09.14
АР	Эл	СС	
Вашингтон	Базель	Цюрих	
Гидротех	ОВ	ОВ	
09.14	09.14	09.14	

АПУ.023-01В-ВК					
1	1	-	47-15	Решетникова	09.14
Изм.	Колуч	Лист	№ док	Подпись	Дата
Жилой дом со встроенно-пристроенными помещениями общественного назначения, подземно-наземным паркингом по ул. Индустриц, 104 в Орджоникидзевском районе г. Екатеринбурга.					
13-10-этажная блок-секция 1В					
Стация	Лист	Листов			
Р	7				
Глав. спец.	Решетникова	Решетникова	09.14		
Проверил	Решетникова	Решетникова	09.14		
Разработал	Прахова	Прахова	09.14		
План 11 этажа. М1:100					
ЗАО КОРПОРАЦИЯ АТОМСТРОЙКОМПЛЕКС					

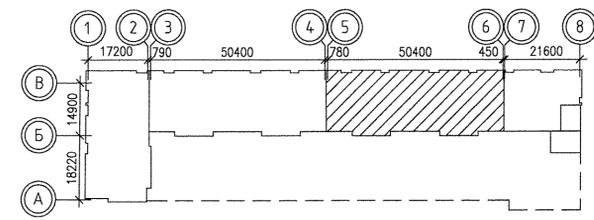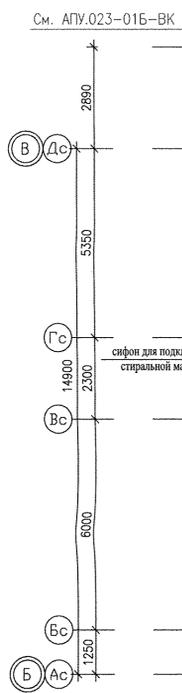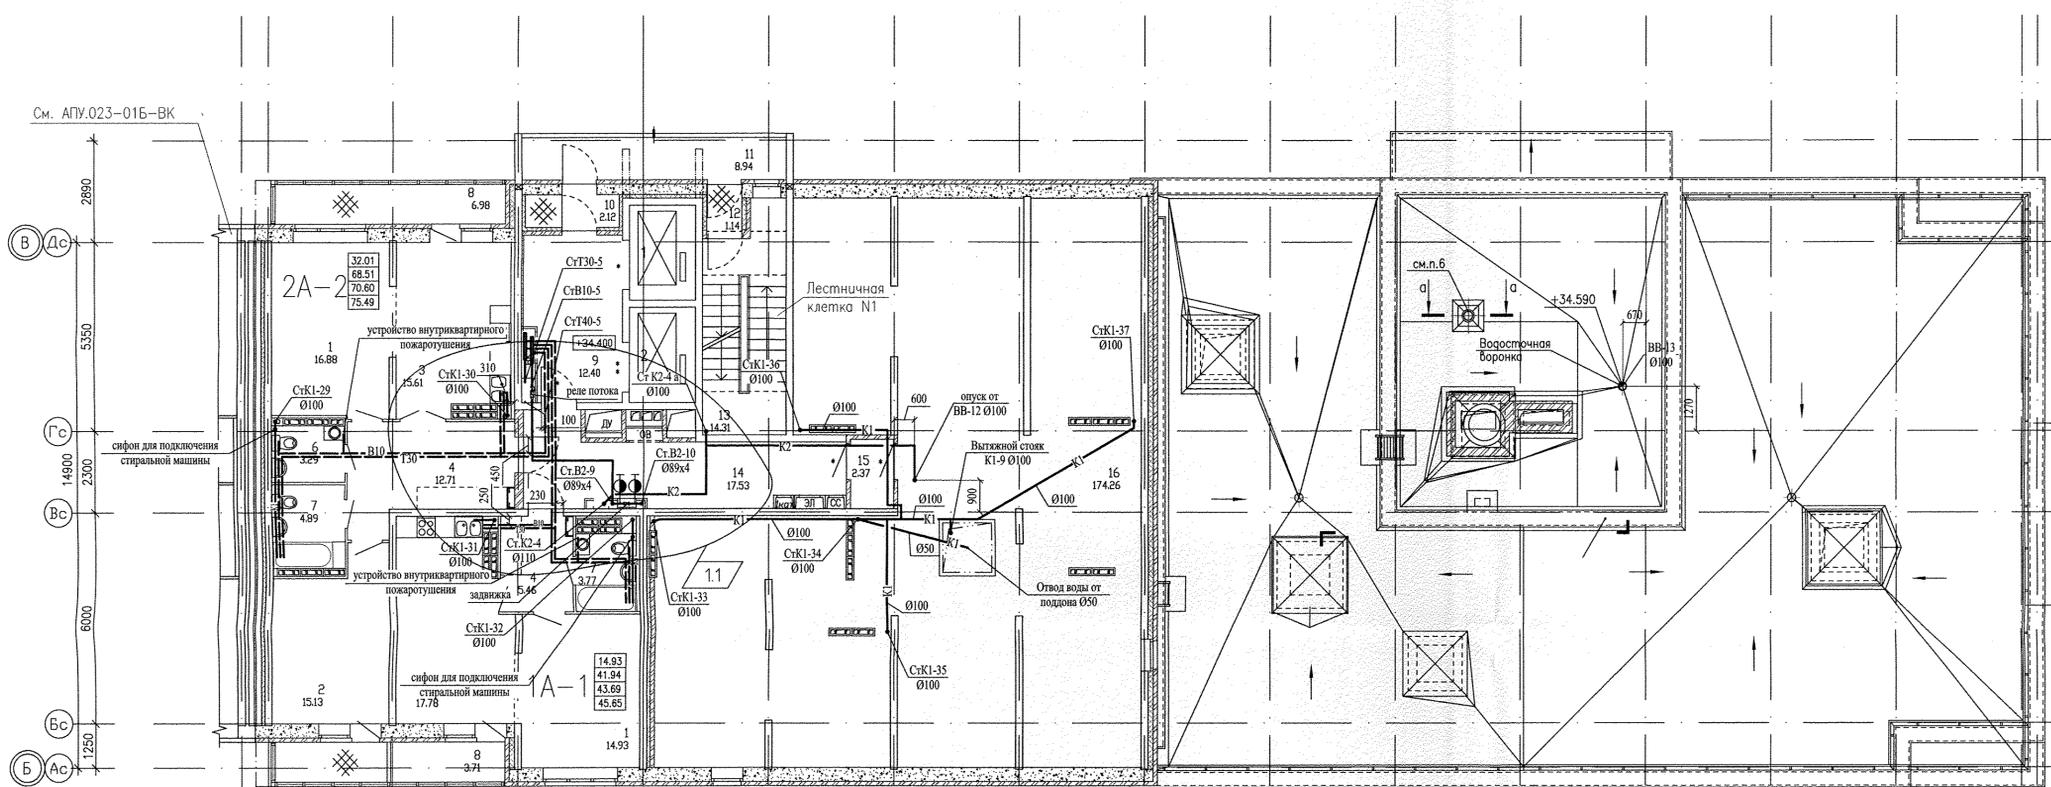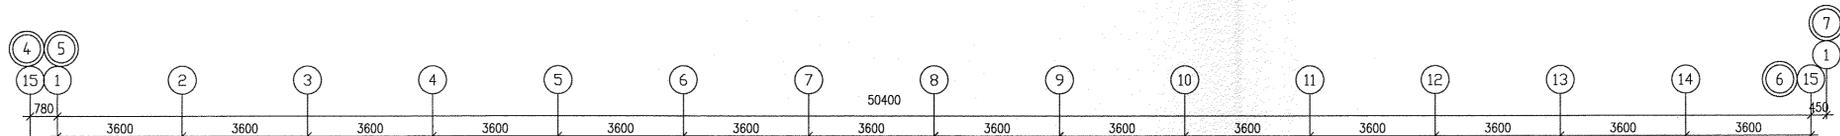 




ЭКСПЛИКАЦИЯ ПОМЕЩЕНИЙ

Номер помещения	Наименование	Площадь, м <sup>2</sup>	Кат. помещения
Помещения квартир			
1	Гостиная	31.81	
2	Спальня	15.13	
3	Кухня	33.39	
4	Прихожая	18.17	
5	Коридор	-	
6	Санузел	3.29	
6а	Гардеробная	-	
7	Ванная	8.66	
8	Балкон	11.55	
Итого:		122.00	
Общедомовые помещения			
9	Лифтовой холл	12.40	
10	Тамбур	2.12	
11	Переходная лоджия	8.94	
12	Тамбур	1.14	
13	Лестничная клетка	14.31	
14	Коридор	17.53	
15	Тамбур	2.37	
16	Техчердак	174.26	
Итого:		233.07	


1. Лифт N1 рассчитан на перевозку пожарных подразделений.
2. Двери, обозначенные \* - противопожарные с пределом огнестойкости EI 30, \*\* - противопожарные с пределом огнестойкости EI 60,

Инв. № подл.	Возв. № инв.	Эл.	ЛС
Полн. и дата	Возв. № инв.	Эл.	ЛС
Башарева	09.14	09.14	09.14
Бадина	09.14	09.14	09.14
Чижик	09.14	09.14	09.14
Гущин	09.14	09.14	09.14

АПУ.023-01В-ВК			
1	1	-	47-15
Изм.	Кол.уч.	Лист	N док
Решетникова	Решетникова	Решетникова	Решетникова
09.14	09.14	09.14	09.14
Дата	Подпись	Дата	Подпись
Жилой дом со встроенно-пристроенными помещениями общественного назначения, подземно-наземным паркингом по ул. Индустриц, 104 в Орджоникидзевском районе г. Екатеринбурга.			
13-10-этажная блок-секция 1В			
Страница	Лист	Листов	
Р	8		
План 12 этажа. М1:100			
ЗАО КОРПОРАЦИЯ АТОМСТРОЙКОМПЛЕКС			

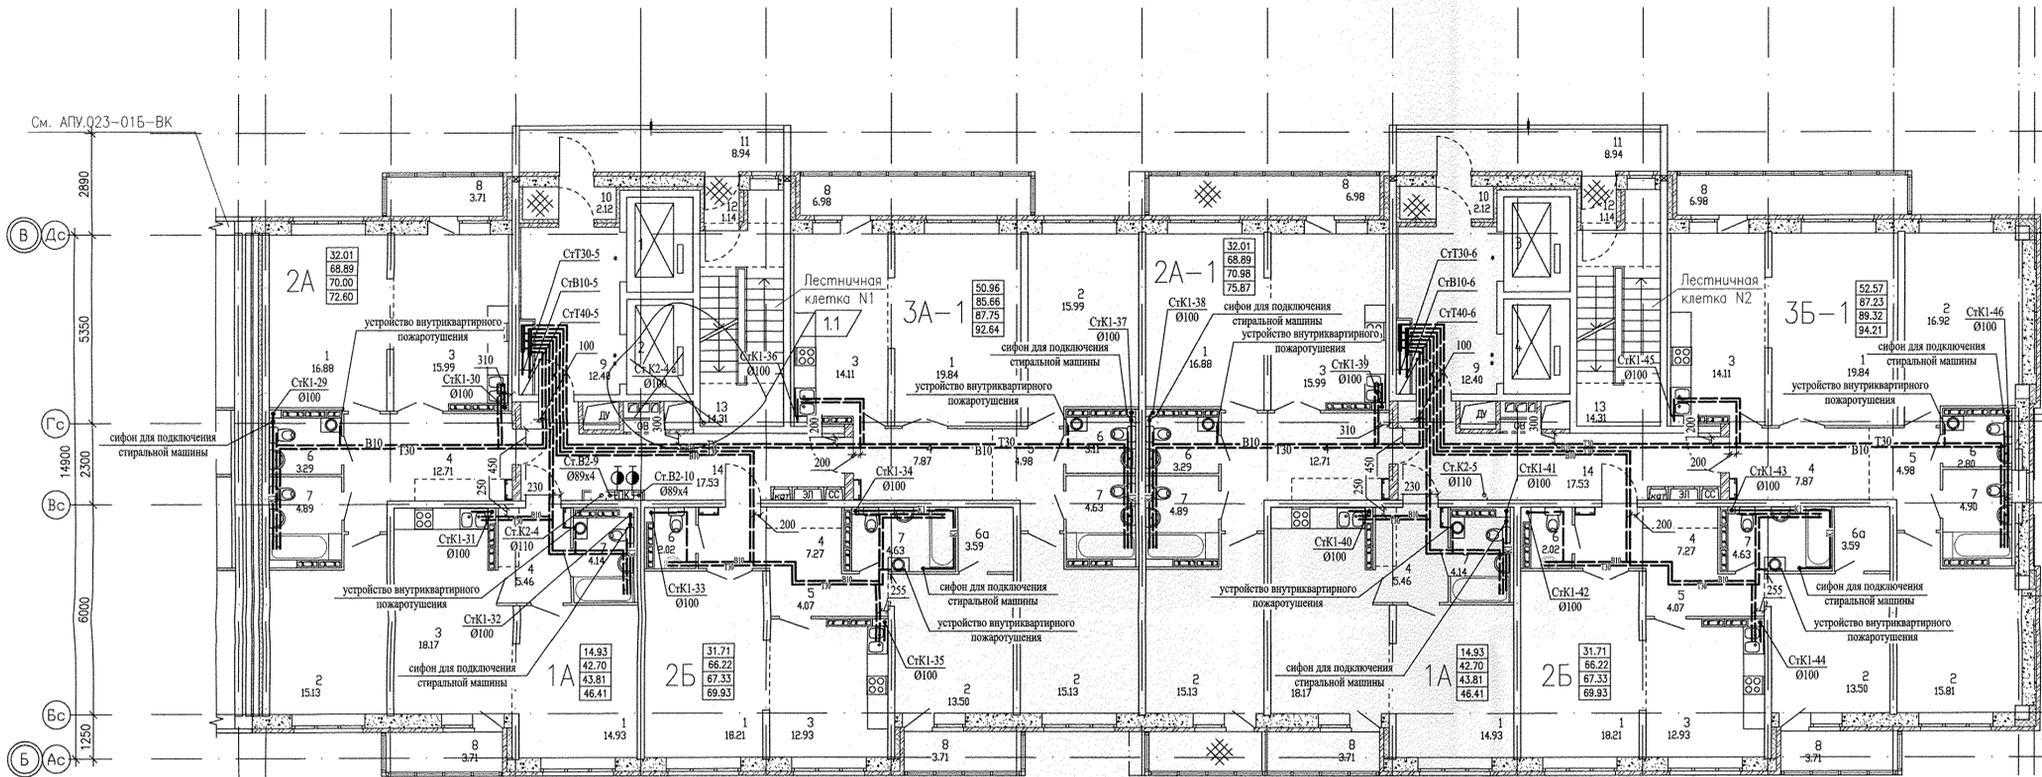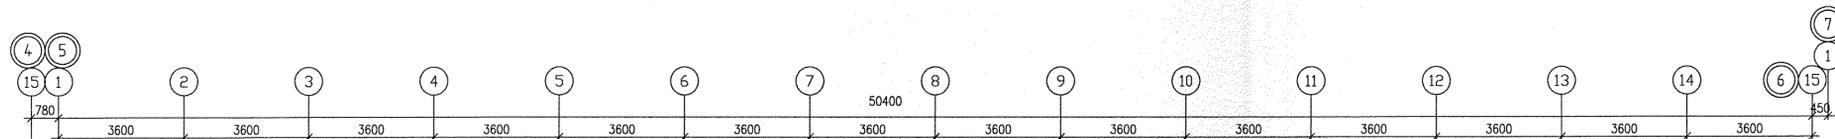 

См. АПУ.023-01В-ВК

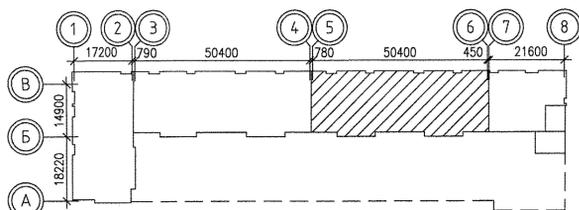

ЭКСПЛИКАЦИЯ ПОМЕЩЕНИЙ

Номер помещения	Наименование	Площадь, м2	Кат. помещения
Помещения квартир			
1	Гостиная	139.72	
2	Спальня	121.11	
3	Кухня	122.40	
4	Прихожая	66.62	
5	Коридор	18.10	
6	Санузел	16.53	
6а	Гардеробная	7.18	
7	Ванная	36.85	
8	Балкон	36.22	
Итого:		564.73	
Общедомовые помещения			
9	Лифтовая холл	24.80	
10	Тамбур	4.24	
11	Переходная лоджия	17.88	
12	Тамбур	2.28	
13	Лестничная клетка	28.62	
14	Коридор	35.06	
Итого:		112.88	

1. Лифты N1, N4 рассчитаны на перевозку пожарных подразделений.
2. Двери, обозначенные \* - противопожарные с пределом огнестойкости EI 30, \*\* - противопожарные с пределом огнестойкости EI 60.

09.14	Гущин	ОВ	09.14	09.14	09.14
Бушнев	Базина	Эп	09.14	09.14	09.14
Чижик	С				
Имя, № позв.					

АПУ.023-01В-ВК					
1	1	-	47-15	03.15	Жилой дом со встроенно-пристроенными помещениями общественного назначения, подземно-наземным паркингом по ул. Индустриц 104 в Орджоникидзевском районе г. Екатеринбурга.
Изм.	Колуч	Лист	№ док	Подпись	Дата
13-10-этажная блок-секция 1В					
Стадия	Лист	Листов			
Р	5				
Глав. спец.	Решетникова	09.14			
Проверил	Решетникова	09.14			
Разработал	Прахова	09.14			
План типового этажа. М1:100					ЗАО КОРПОРАЦИЯ АТОМСТРОЙКОМПЛЕКС