


Номер помещения	Наименование	Площадь, м <sup>2</sup>	Кат. помещения
Секция 1Е. МОП			
1	Коридор	20,1	
2	Лифтовый холл	9,1	
3	Тамбур	2,4	
4	Тамбур	2,6	
5	Лестничная клетка	20,4	
6	Переходная лоджия	4,7	

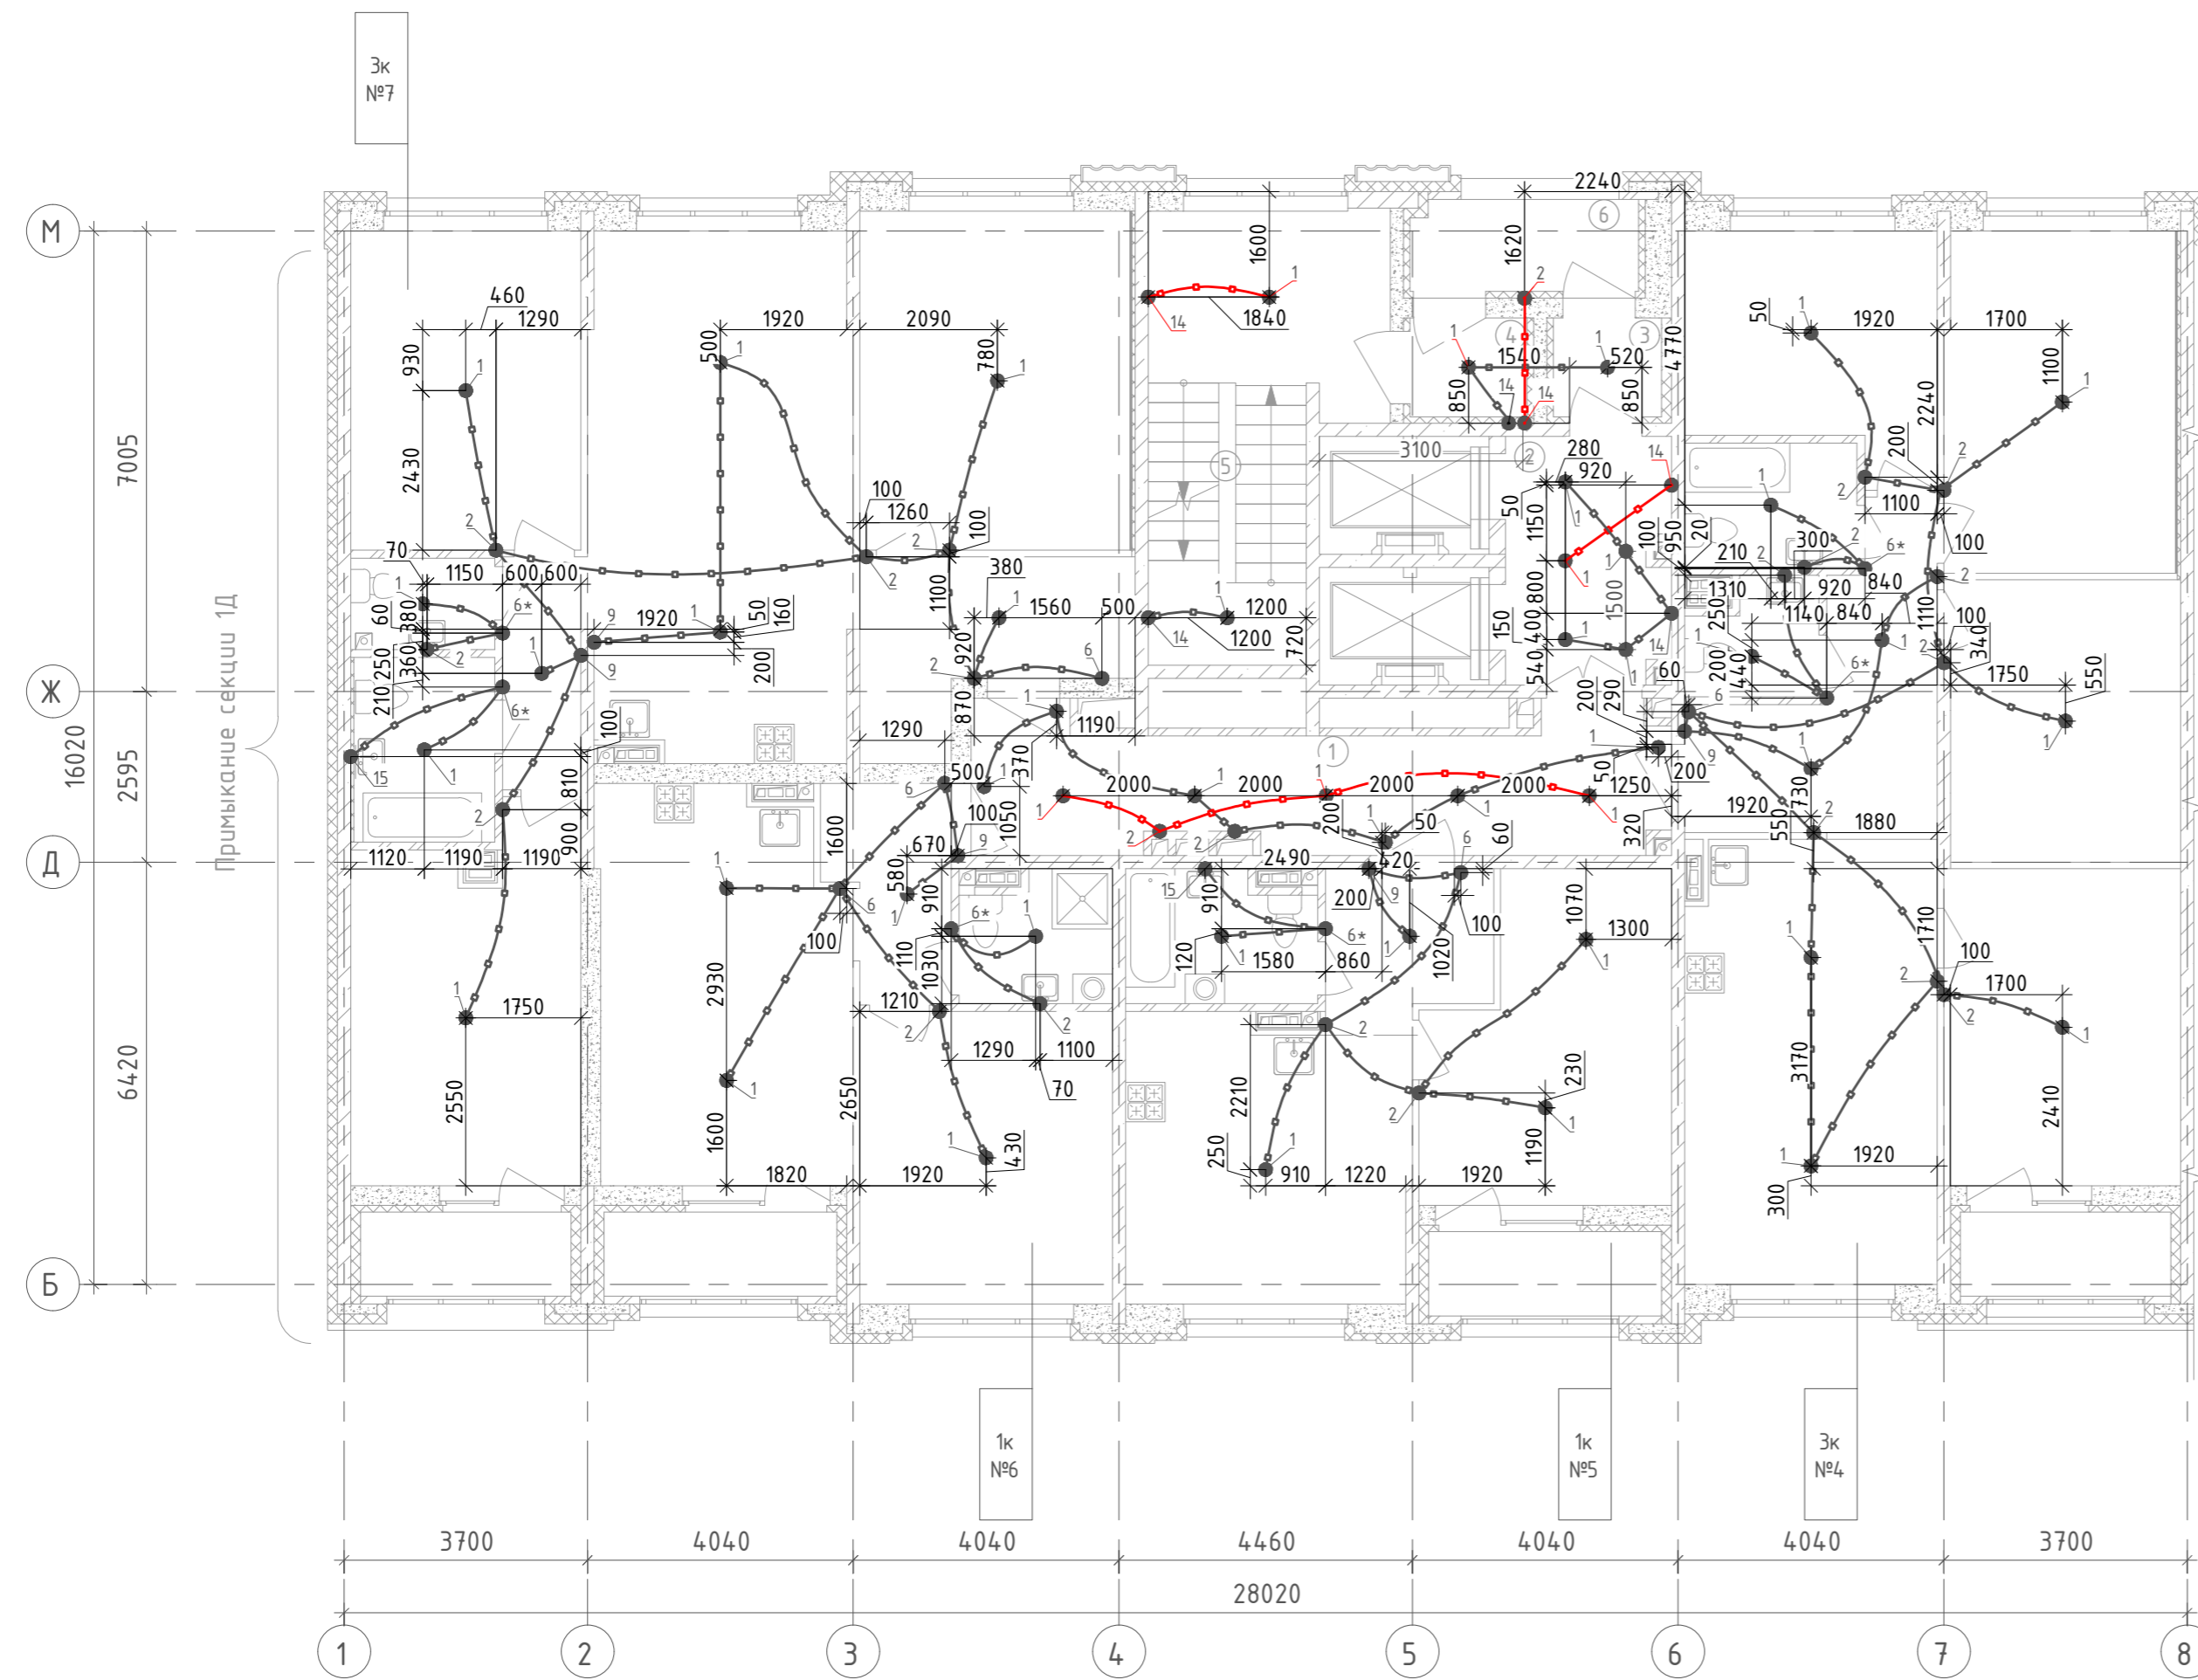

Ведомость узлов установки электрического оборудования				
3-7 этаж		К-во этажей:		
Поз.	Обозначение	Наименование	К-во на эт.	Кол. на группу эт.
1	123-2021-1Е/ЛЛ-ЭЛ.КЖ Уз.1	Установка замоноличиваемой коробки КУ1301 с кряком в потолочное перекрытие	46	230
2	123-2021-1Е/ЛЛ-ЭЛ.КЖ Уз.2	Установка замоноличиваемой коробки КУ1301 в потолочное перекрытие	21	105
6	123-2021-1Е/ЛЛ-ЭЛ.КЖ Уз.6	Установка замоноличиваемой коробки КР1301 в потолочное перекрытие	5	25
9	123-2021-1Е/ЛЛ-ЭЛ.КЖ Уз.9	Установка замоноличиваемой коробки КУ1301 в монолитную стену на высоте 1000мм	5	25
14	123-2021-1Е/ЛЛ-ЭЛ.КЖ Уз.14	Установка замоноличиваемых коробок КР1301 для ответвления от стояков в лифтовом холле	7	35
15	123-2021-1Е/ЛЛ-ЭЛ.КЖ Уз.15	Установка замоноличиваемой коробки КУ1301 в монолитную стену на высоте 2100мм	2	10
-	-	Труба П25, м	250	1250

- 1 ● Узел замоноличиваемой проводки
- 6\* ● Узел замоноличиваемой проводки, учитываемый под электрооборудование.
- Разводка труб в монолитной плите потолка  $\Phi$ 25мм, освещение

На планах привязка ответвительных коробок указана ориентировочно. Коробки устанавливать между стержнями арматуры, не перерезая и не отгибая последние. Зазор между краем коробки и арматурным стержнем должен быть не менее 30мм. Трубную разводку в монолите прокладывать, не нарушая арматуру плиты.

123-2021-1Е/ЛЛ-ЭЛ.КЖ					
1	Зам	1043-22	08.22	Многоэтажный жилой дом с нежилыми помещениями на первых этажах и подземной автостоянкой по ул. Степана Разина в Чкаловском районе г. Екатеринбург. Секция 1Е и 1ЛЛ	
Изм.	Кол. уч.	Лист N док.	Подпись		Дата
Разработал	Федоровых			08.22	
Проверил	Ивонин			08.22	
Н.Контр.	Ситчихина			08.22	
Трубная разводка под электроосвещение. План 3-7 этажа. Секция 1Е			Стадия	Лист	Листов
			Р	7	
			ИП Реутт Д.Г.		

Инд. № подл.	
Подпись и дата	
Взам. инв. №	