


Ведомость узлов установки электрического оборудования					
2 этаж		К-во этажей:			1
Поз.	Обозначение	Наименование	К-во на эт.	Кол. на группу эт.	
1	123-2021-1Е/ЛЛ-ЭЛ.КЖ Уз.1	Установка замоноличиваемой коробки КУ1301 с кривоном в потолочное перекрытие	43	43	
2	123-2021-1Е/ЛЛ-ЭЛ.КЖ Уз.2	Установка замоноличиваемой коробки КУ1301 в потолочное перекрытие	21	21	
6	123-2021-1Е/ЛЛ-ЭЛ.КЖ Уз.6	Установка замоноличиваемой коробки КУ1301 в потолочное перекрытие	4	4	
14	123-2021-1Е/ЛЛ-ЭЛ.КЖ Уз.14	Установка замоноличиваемых коробок КУ1301 для ответвления от стояков в лифтовом холле	7	7	
15	123-2021-1Е/ЛЛ-ЭЛ.КЖ Уз.15	Установка замоноличиваемой коробки КУ1301 в монолитную стену на высоте 2100мм	1	1	
-	-	Труба П25, м	210	210	

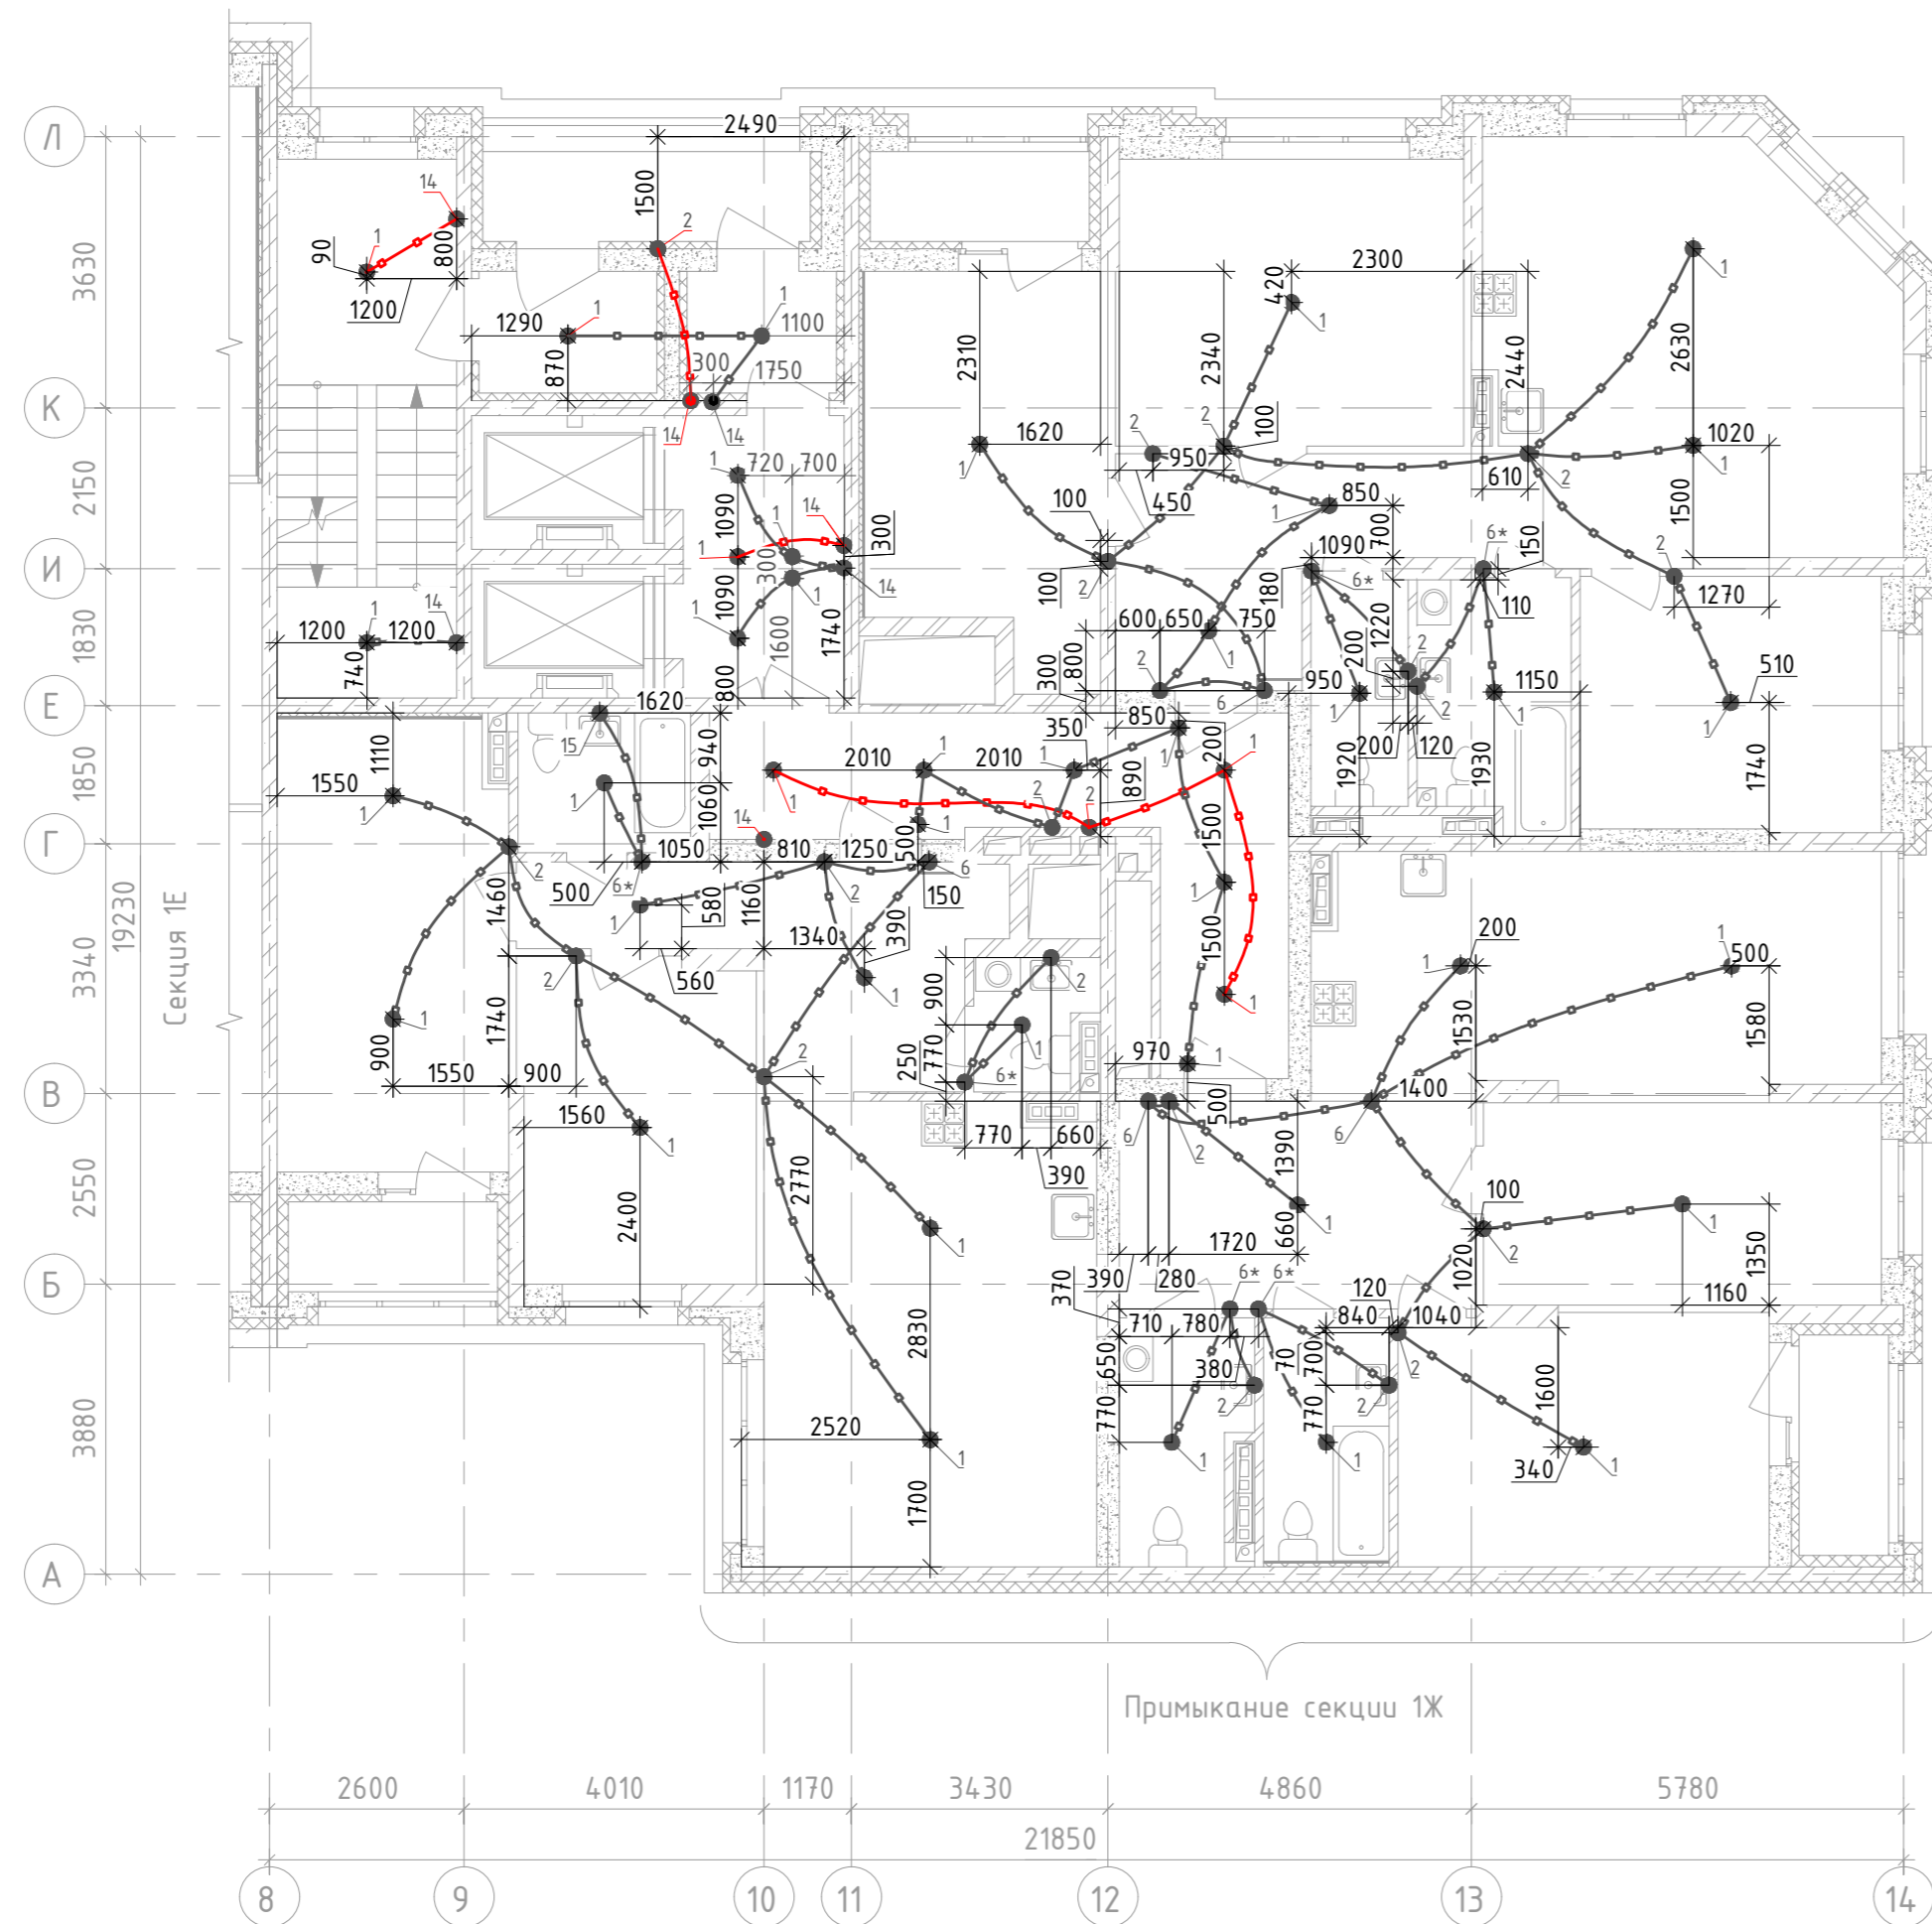

- 1 ● Узел замоноличиваемой проводки
- 6* ● Узел замоноличиваемой проводки, учитываемый под электрооборудование.
- Разводка труб в монолитной плите потолка Φ 25мм, освещение

На планах привязка ответвительных коробок указана ориентировочно. Коробки устанавливать между стержнями арматуры, не перерезая и не отгибая последние. Зазор между краем коробки и арматурным стержнем должен быть не менее 30мм. Трубную разводку в монолите прокладывать, не нарушая арматуру плиты.

Взам. инв. №

Подпись и дата

Инв. № подл.

123-2021-1Е/ЛЛ-ЭЛ.КЖ						
1	Зам	1043-22	Иван	08.22	Многоэтажный жилой дом с нежилыми помещениями на первых этажах и подземной автостоянкой по ул. Степана Разина в Чкаловском районе г. Екатеринбург. Секция 1/Л	
Изм.	Кол. уч.	Лист	№ док.	Подпись		Дата
Разработал	Федоровых					04.22
Проверил	Ивонин				04.22	
				Стадия	Лист	Листов
				Р	10	
Н.Контр.	Ситчихина			04.22	Трубная разводка под электроосвещение. План 2 этажа. Секция 1/Л	
ИП Реутт Д.Г.						