


ЭКСПЛИКАЦИЯ ПОМЕЩЕНИЙ

Номер помещения	Наименование	Суммарная площадь на этаж м2	Кат. помещения
ПОМЕЩЕНИЯ КВАРТИР			
1	Общая жилая комната с зоной кухни	24.19	
2	Жилая комната, в том числе:	170.51	
2/1	Жилая комната N1		
2/2	Жилая комната N2		
2/3	Жилая комната N3		
3	Кухня	135.20	
4	Санузел	9.71	
5	Ванная	36.52	
6	Прихожая	81.60	
7	Встроенный шкаф	4.17	
8	Балкон	21.62	
9	Лоджия	4.58	
	Итого по жилой части	488.10	
ОБЩЕДОМОВЫЕ ПОМЕЩЕНИЯ			
10	Тамбур	3.08	
11	Тамбур	0.88	
12	Переходная лоджия	5.84	
13	Лестничная клетка тип Н1	15.19	
14	Межквартирный коридор	63.82	
15	Лифтовой холл	13.35	
16	Помещение для размещения общедомовых коммуникаций	16.27	
	Итого общедомовые помещения	118.43	

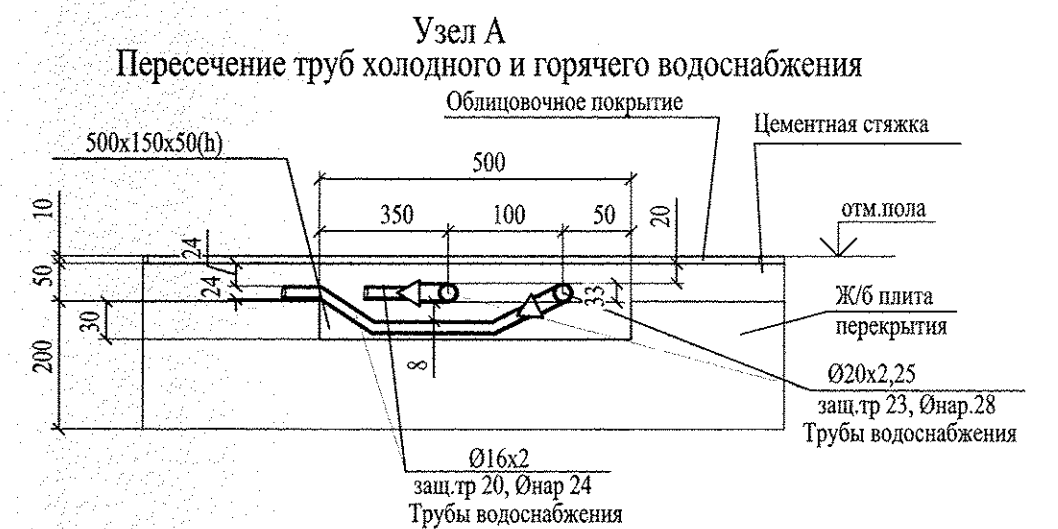



- Во всех дверных проемах трубы защитить швеллером 8 L=200мм-см. узел.1, л.3
- Узел 2 - прохода труб под перегородкой см. л.21

АПУ.006 -02-ВК			
Жилой комплекс по улицам Амурдсена - Разливная в Ленинском районе г.Екатеринбурга			
ИЗМ. КОЛ. ЛИСТ N ДОК. ПОДПИСЬ ДАТА	300-17	8 Aug 11.17	II этап строительства (пусковой комплекс 2) 27-этажный жилой дом N2
Разработал	Жукова	8 Aug 20.07.17	
Проверил	Решетникова	Решетникова 20.07.17	
Гл. спец. ВК	Решетникова	Решетникова 20.07.17	
План 2 этажа			СТАДИЯ ЛИСТ ЛИСТОВ П 4
ЗАО КОРПОРАЦИЯ АТОМСТРОЙКОМПЛЕКС			

Инв.№ подл.	
Подпись и дата	
Взам. инв.№	
ЭЛ	
ОБ	
СС	
Боробина	
Пашева	
Басина	
АР	
Пробачук	

ЭКСПЛИКАЦИЯ ПОМЕЩЕНИЙ


Номер помещения	Наименование	Суммарная площадь на этаж м2	Кат. помещ.
ПОМЕЩЕНИЯ КВАРТИР			
1	Общая жилая комната с зоной кухни	48.38	
2	Жилая комната, в том числе:	172.85	
2/1	Жилая комната N1		
2/2	Жилая комната N2		
2/3	Жилая комната N3		
3	Кухня	152.23	
4	Санузел	8.81	
5	Ванная	44.81	
6	Прихожая	86.46	
7	Встроенный шкаф	1.85	
8	Балкон	28.08	
9	Лоджия	4.58	
	Итого по жилой части	548.05	
ОБЩЕДОМОВЫЕ ПОМЕЩЕНИЯ			
10	Тамбур	3.08	
11	Тамбур	0.88	
12	Переходная лоджия	5.84	
13	Лестничная клетка тип Н1	15.19	
14	Межквартирный коридор	63.82	
15	Лифтовой холл	13.35	
16	Помещение для размещения общедомовых коммуникаций	16.27	
	Итого общедомовые помещения	118.43	

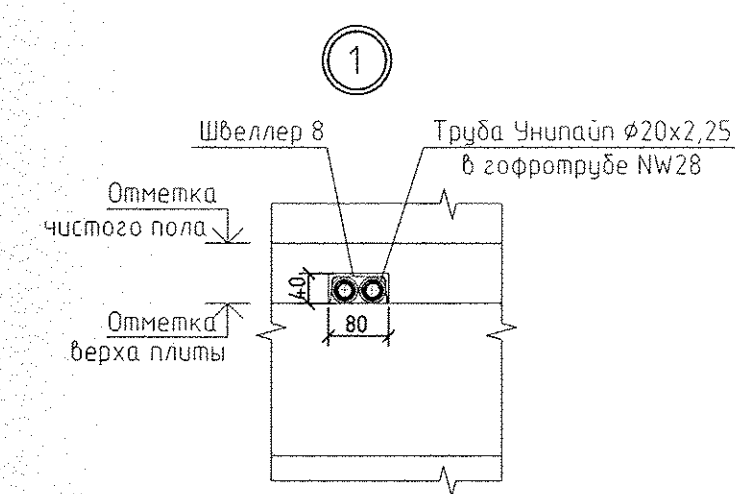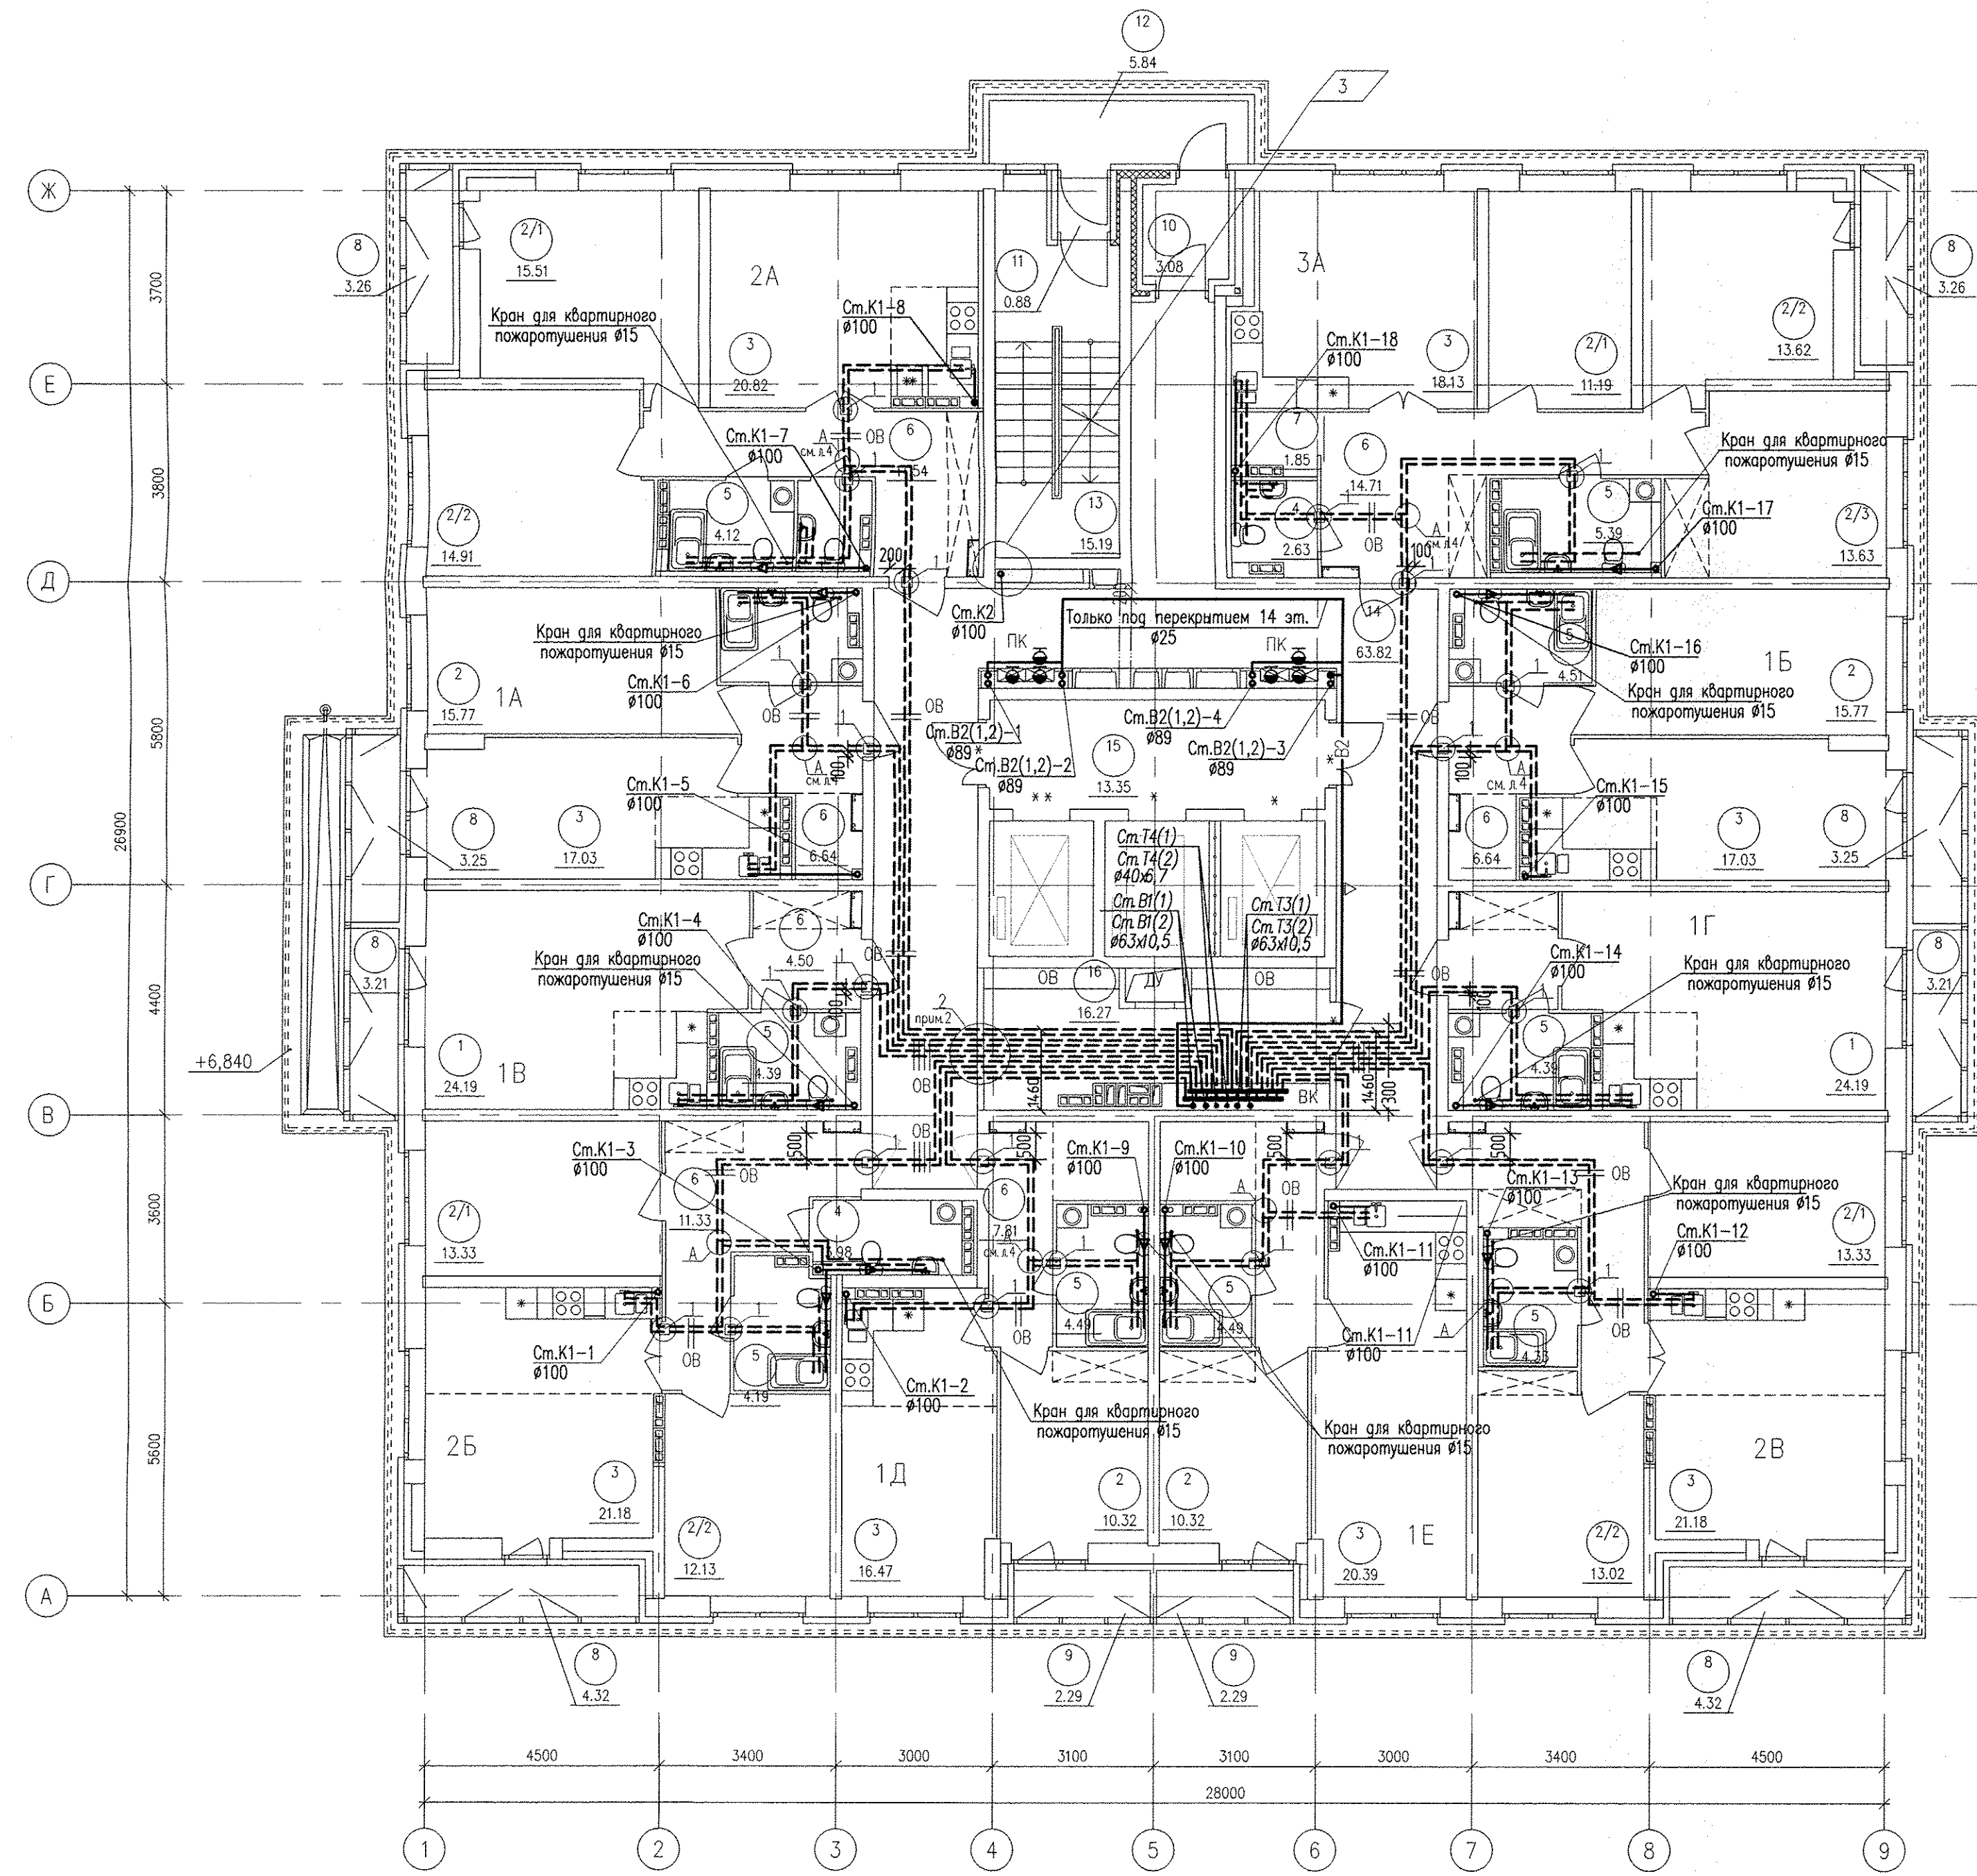

- Во всех сверных проемах трубы защитить швеллером 8 L=200мм-см. узел.1.
- Узел 2 - прохода труб под перегородкой см.л.21


АПУ.006 -02-ВК			
Жилой комплекс по улицам Амурсена -Разливная в Ленинском районе г.Екатеринбурга			
3	300-17	6 Aug	11.17
ИЗМ. КОП.УЧ.	ЛИСТ N ДОК.	ПОДПИСЬ	ДАТА
Разработал	Жукова	6 Aug	20.07.17
Проверил	Решетникова	Решет	20.07.17
Гл. спец. ВК	Решетникова	Решет	20.07.17
II этап строительства (пусковой комплекс 2) 27-этажный жилой дом N2		СТАДИЯ	ЛИСТ
		Р	5
План 3-14 этажа		ЗАО КОРПОРАЦИЯ АТОМСТРОЙКОМПЛЕКС	

Прорабник	
АР	
Бакина	
Пашаева	
Барыкина	
ЭЛ	
ОВ	
СС	
Взл. инст. N	
Подпись и дата	
И.И.И. полн.	

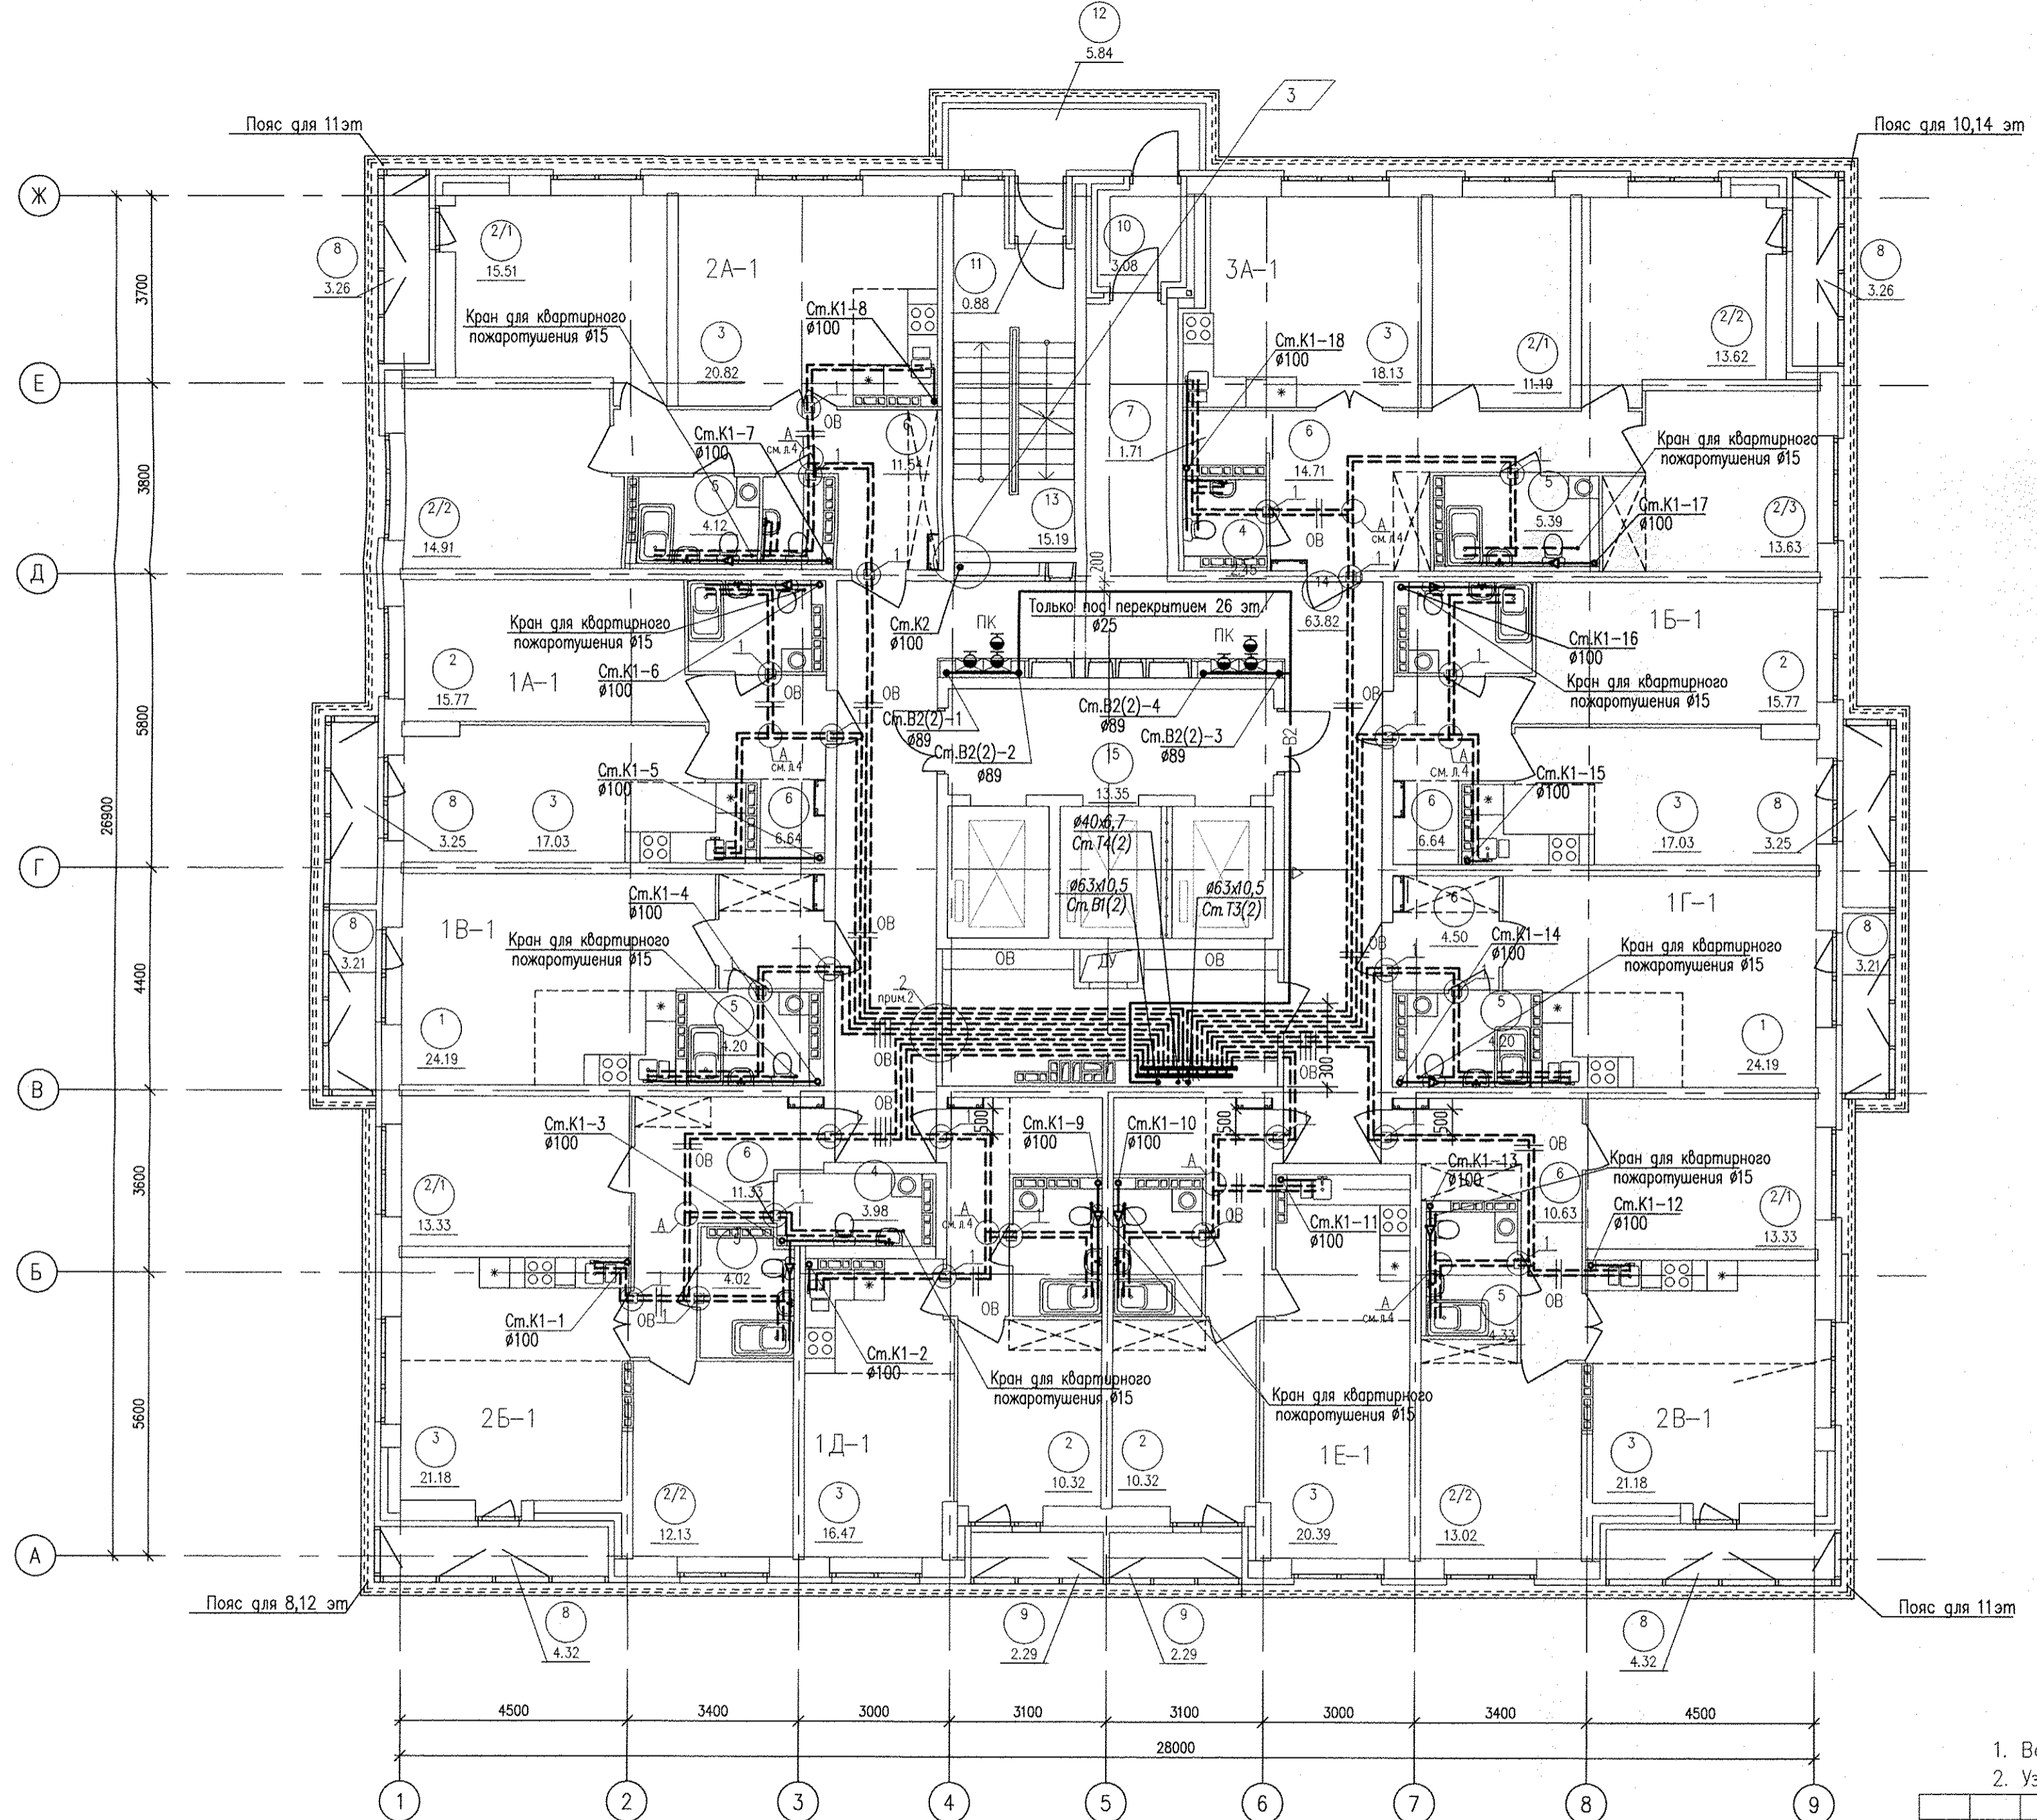

ЭКСПЛИКАЦИЯ ПОМЕЩЕНИЙ

Номер помещения	Наименование	Суммарная площадь на этаж м2	Кат. помещения
ПОМЕЩЕНИЯ КВАРТИР			
1	Общая жилая комната с зоной кухни	48.38	
2	Жилая комната, в том числе:	172.85	
2/1	Жилая комната N1		
2/2	Жилая комната N2		
2/3	Жилая комната N3		
3	Кухня	152.23	
4	Санузел	8.49	
5	Ванная	43.62	
6	Прихожая	86.46	
7	Встроенный шкаф	1.71	
8	Балкон	28.08	
9	Лоджия	4.58	
	Итого по жилой части	546.39	
ОБЩЕДОМОВЫЕ ПОМЕЩЕНИЯ			
10	Тамбур	3.08	
11	Тамбур	0.88	
12	Переходная лоджия	5.84	
13	Лестничная клетка тип Н1	15.19	
14	Межквартирный коридор	63.82	
15	Лифтовой холл	13.35	
16	Помещение для размещения общедомовых коммуникаций	16.27	
	Итого общедомовые помещения	118.43	

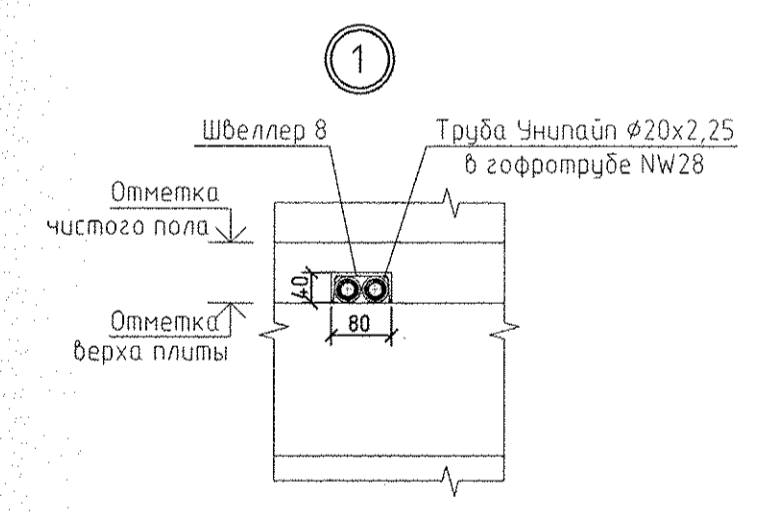

- Во всех дверных проемах трубы защитить швеллером 8 L=200мм- см. узел.1.
- Узел 2 - прохода труб под перегородкой см. л.21

АПУ.006 -02-ВК			
Жилой комплекс по улицам Амундсена -Разливная в Ленинском районе г.Екатеринбурга			
3	300-17	Е. Аур	11.17
ИЗМ. КОЛУЧ	ЛИСТ N ДОК	ПОДПИСЬ	ДАТА
Разработал	Жукова	Е. Аур	20.07.17
Проверил	Решетникова	Решетникова	20.07.17
Гл. спец. ВК	Решетникова	Решетникова	20.07.17
II этап строительства (пусковой комплекс 2) 27-этажный жилой дом N2			СТАДИЯ
План 14-26 этажа			ЛИСТ
ЗАО КОРПОРАЦИЯ АТОМСТРОЙКОМПЛЕКС			ЛИСТОВ
Р			6

ЭЛ	Бегина	Проданчук
ОВ	Пашева	
СС	Бороздина	
Власт. инв. N		
Подпись и дата		
И.И.И. подл.		