
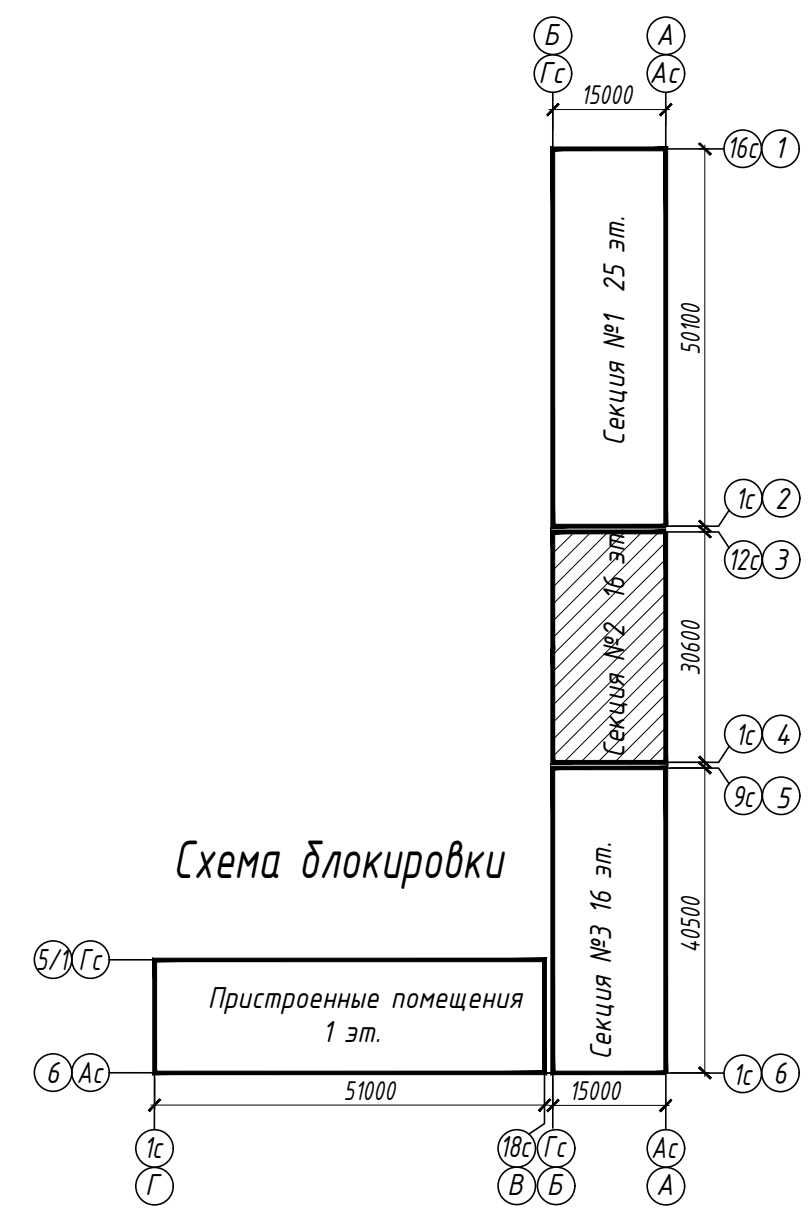



Согласовано:	
Взам. инж. Н	
Подп. и дата	
Инф. N подл.	

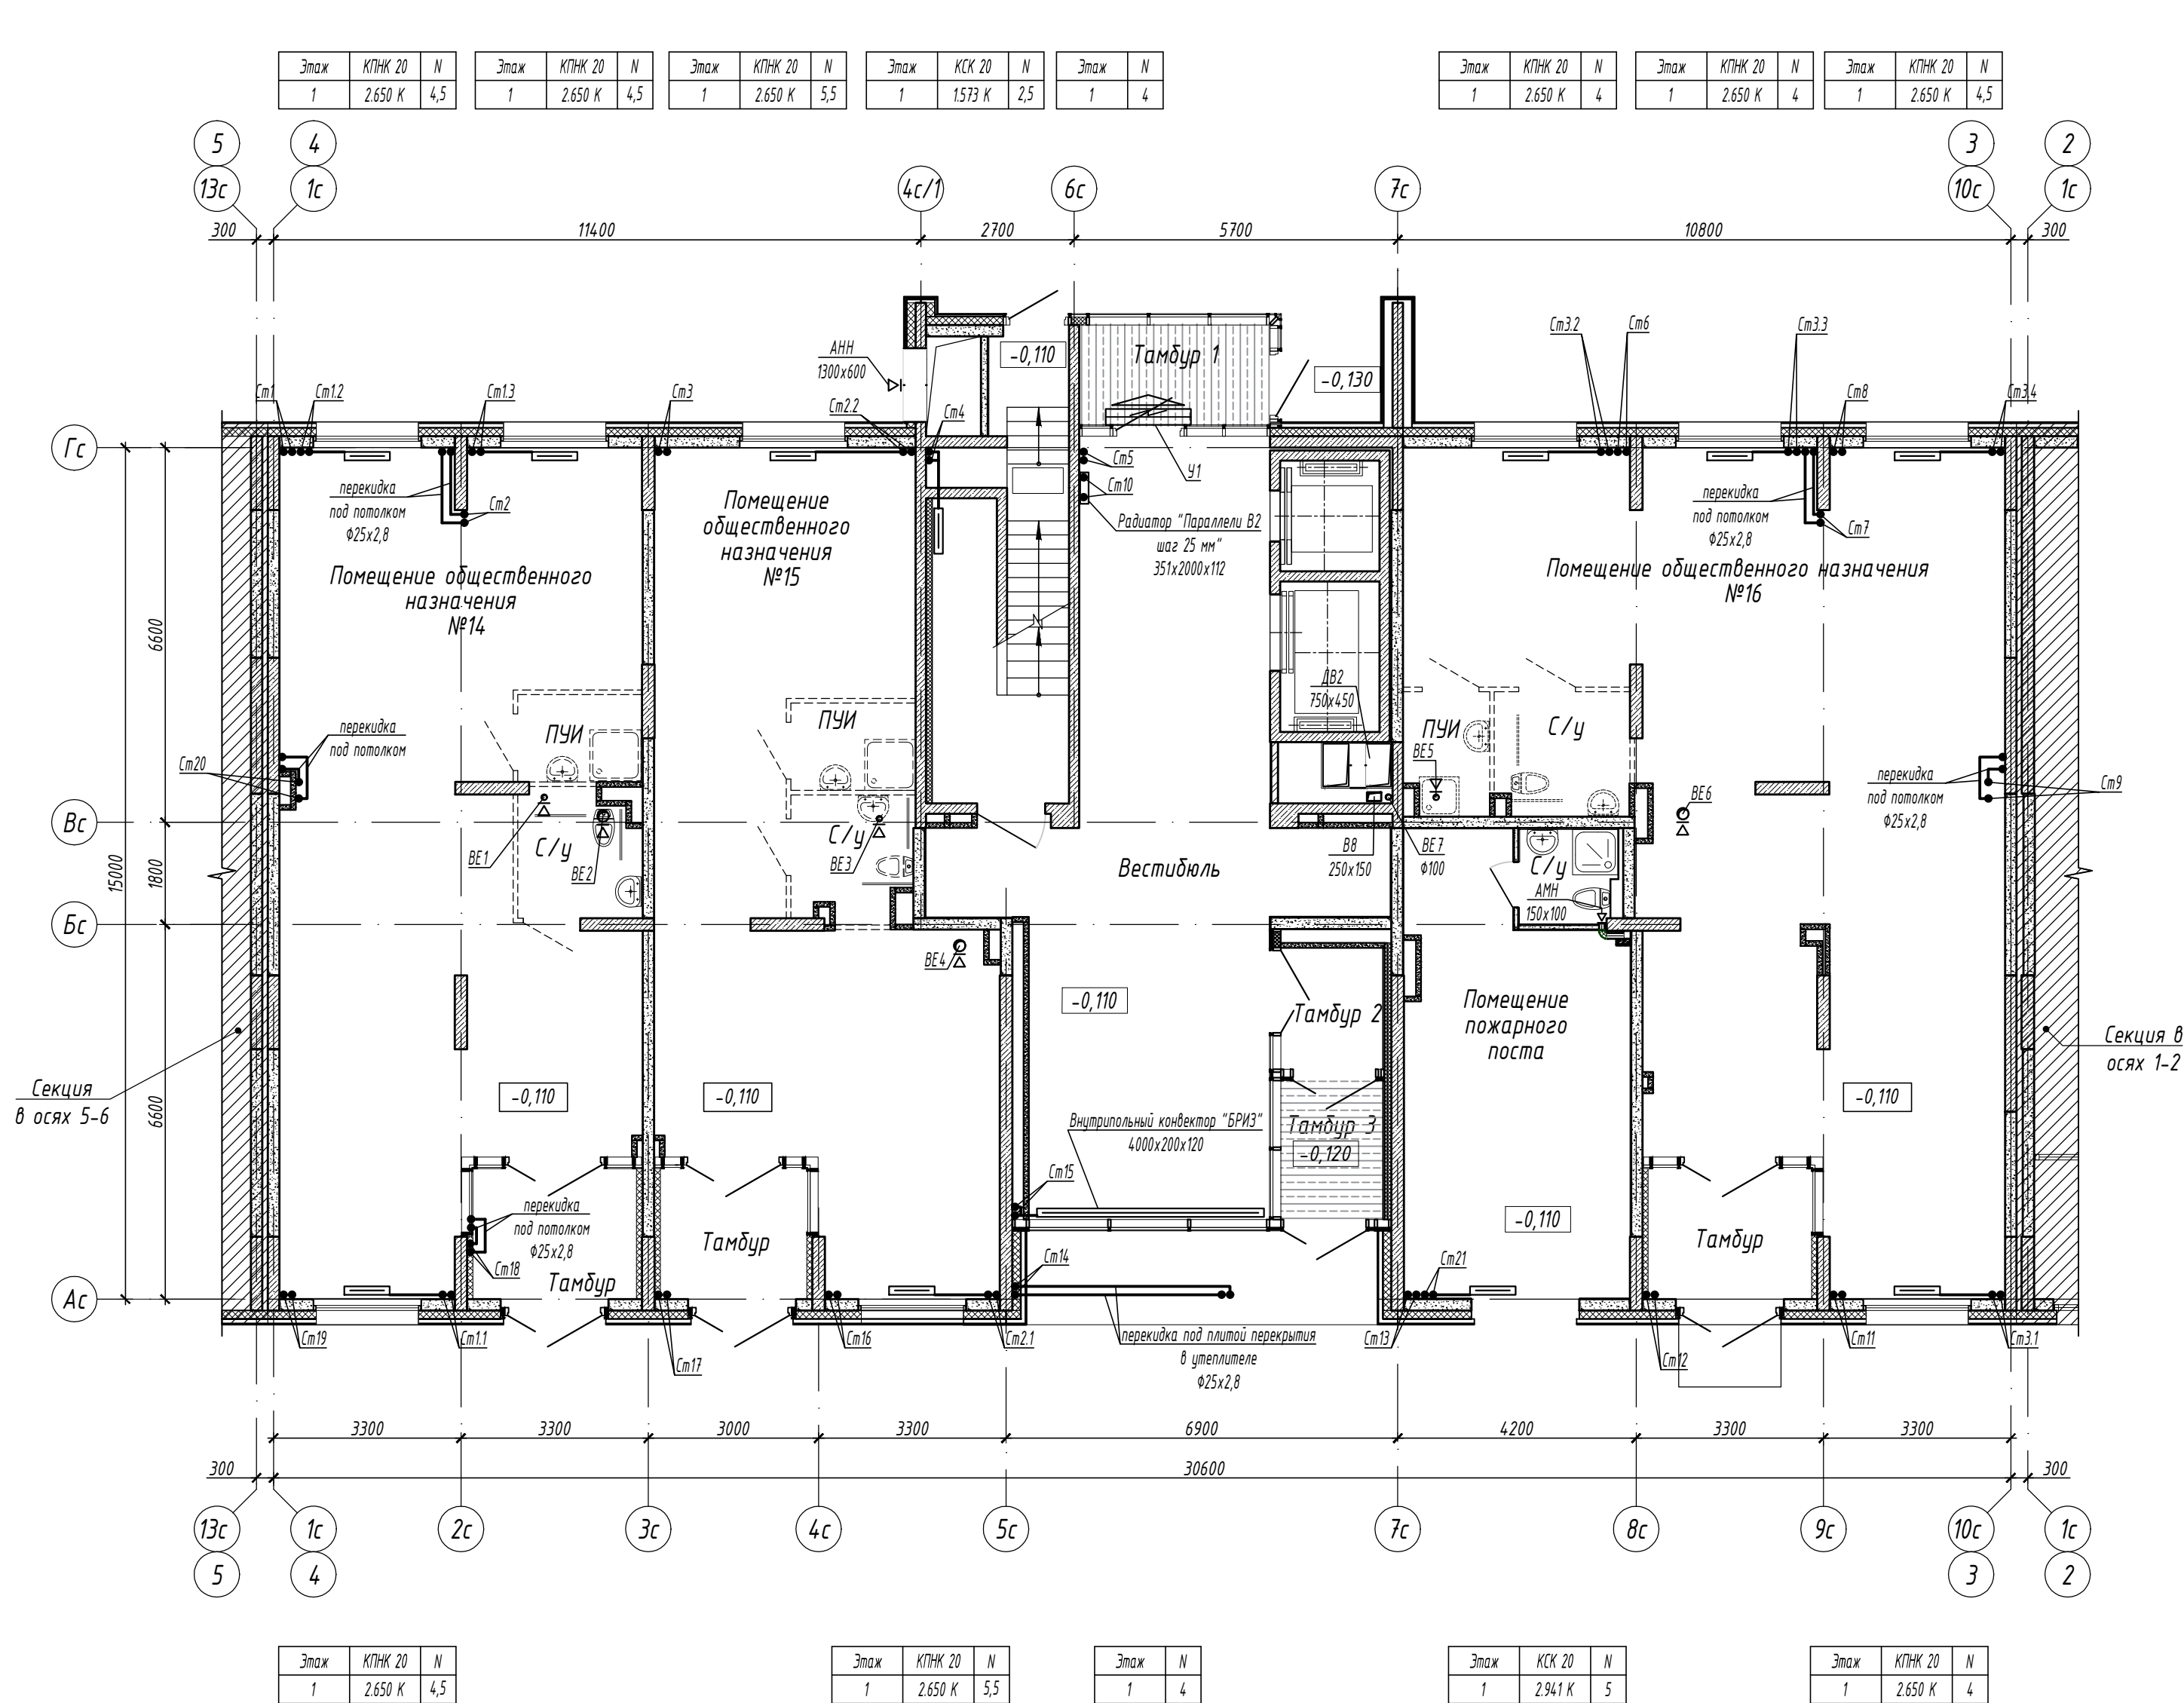

						15144-0В.2			
						«Жилой микрорайон. Корпус 12 с сетями, водоснабжения, водоотведения, тепловой сетью, с сетью электроснабжения и ливневой канализации. Второй этап строительства», расположенный по адресу: г. Екатеринбург, пр. Космонавтов 11			
Изм.	Колуч.	Лист	N док.	Подп.	Дата	Жилой дом. Встроенные помещения. Секция в осях 3-4	Стадия	Лист	Листов
Разработал	Бычков			<i>БМ</i>	31.08.17		Р	5	
Проверил	Брызгалов			<i>ББ</i>	31.08.17				
						Отопление и вентиляция. План первого этажа		ОП 000 "ПИК-Проект" г.Новороссийск	
Н. контр.	Брызгалов			<i>ББ</i>	31.08.17				
Нач. отдела	Лобашова			<i>ЛЛ</i>	31.08.17				

Согласовано:	
Взам. инж. Н	
Подп. и дата	
Инф. Н подл.	


Этаж	КСК 20	N
2	0.400 К	1
Этаж	КСК 20	N
2	0.400 К	1

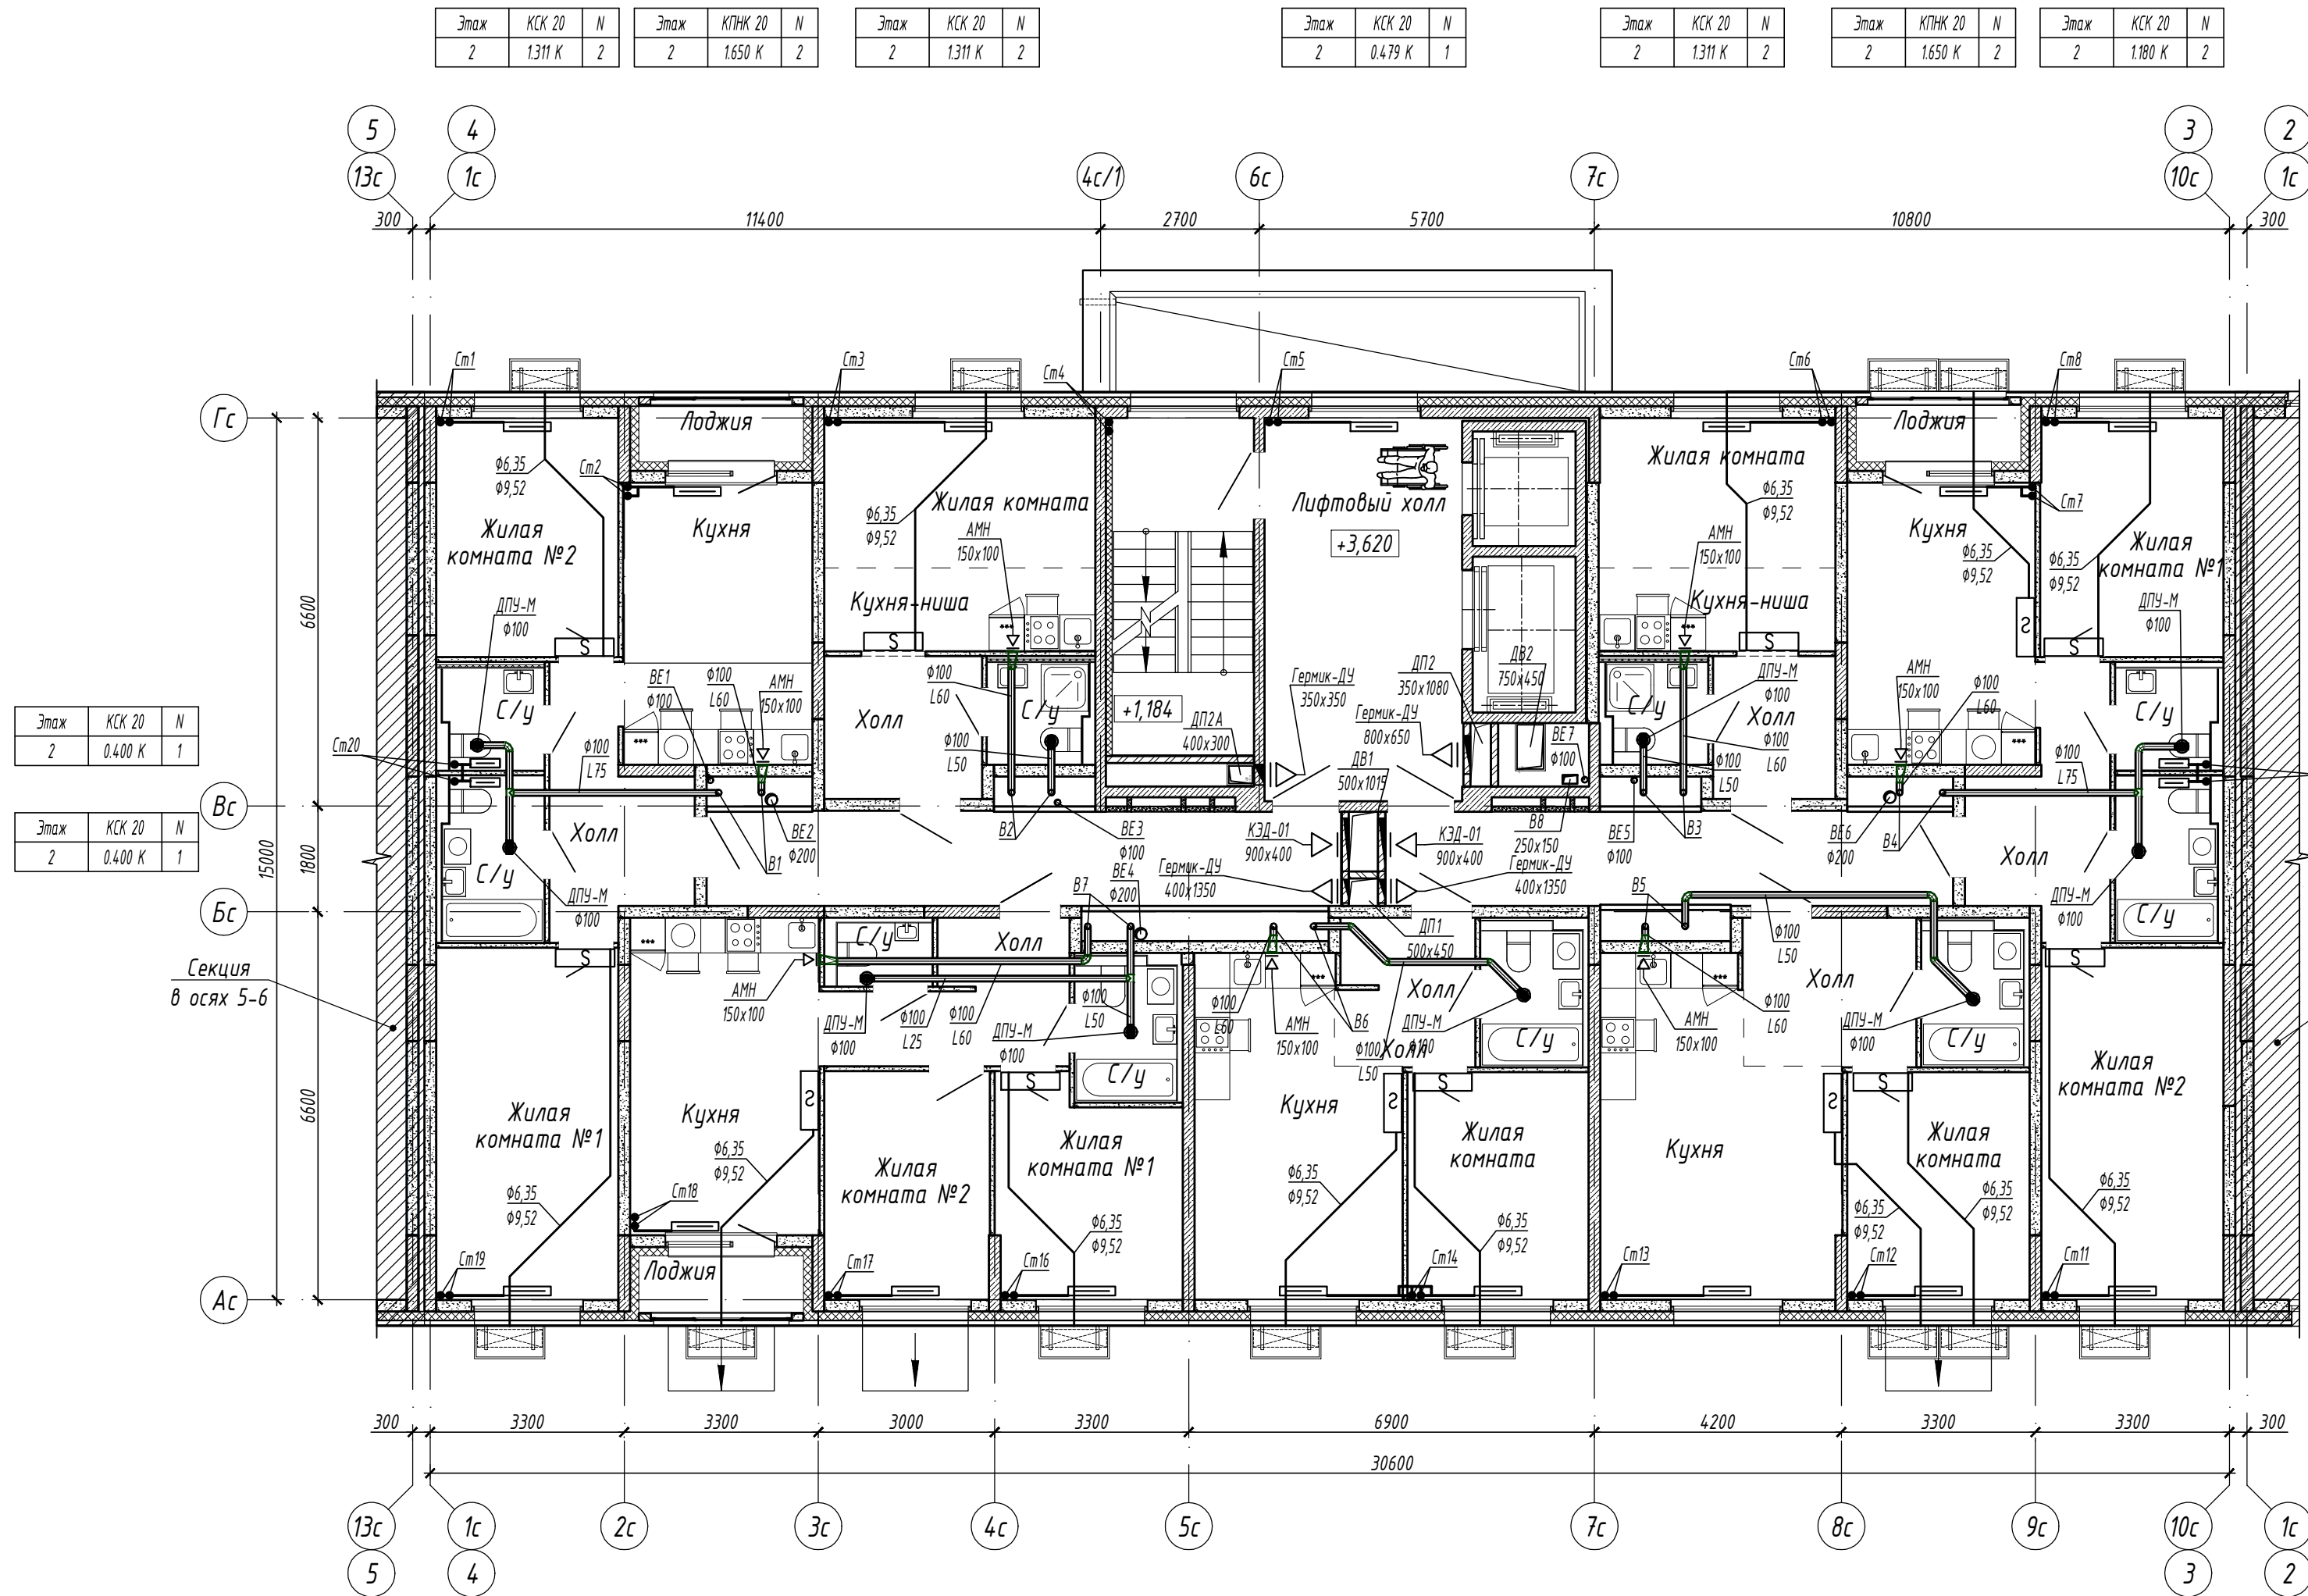

Этаж	КСК 20	N
2	1.311 К	2
Этаж	КПНК 20	N
2	1.650 К	2
Этаж	КСК 20	N
2	1.180 К	2
Этаж	КСК 20	N
2	1.180 К	2
Этаж	КСК 20	N
2	1.049 К	2
Этаж	КСК 20	N
2	1.311 К	2
Этаж	КСК 20	N
2	1.049 К	2
Этаж	КСК 20	N
2	1.180 К	2
Этаж	КСК 20	N
2	1.180 К	2

Этаж	КСК 20	N
2	0.400 К	1
Этаж	КСК 20	N
2	0.400 К	1

Схема блокировки

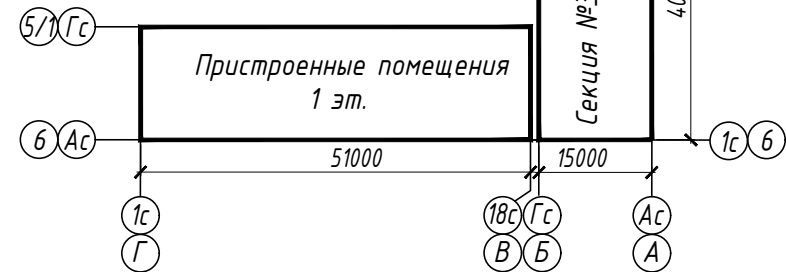

						15144-0В.2			
						«Жилой микрорайон. Корпус 12 с сетями, водоснабжения, водоотведения, тепловой сетью, с сетью электроснабжения и ливневой канализации. Второй этап строительства», расположенный по адресу: г. Екатеринбург, пр. Космонавтов 11			
Изм.	Кол.уч.	Лист	N док.	Подп.	Дата	Жилой дом. Встроенные помещения. Секция в осях 3-4	Стадия	Лист	Листов
Разработал	Бычков			<i>Б.И.И.</i>	31.08.17		Р	6	
Проверил	Брызгалов			<i>Б.И.И.</i>	31.08.17	Отопление, вентиляция и кондиционирование. План второго этажа		ОП ООО "ПИК-Проект" г.Новороссийск	
Н. контр.	Брызгалов			<i>Б.И.И.</i>	31.08.17				
Нач. отдела	Лобашова			<i>Л.В.В.</i>	31.08.17				


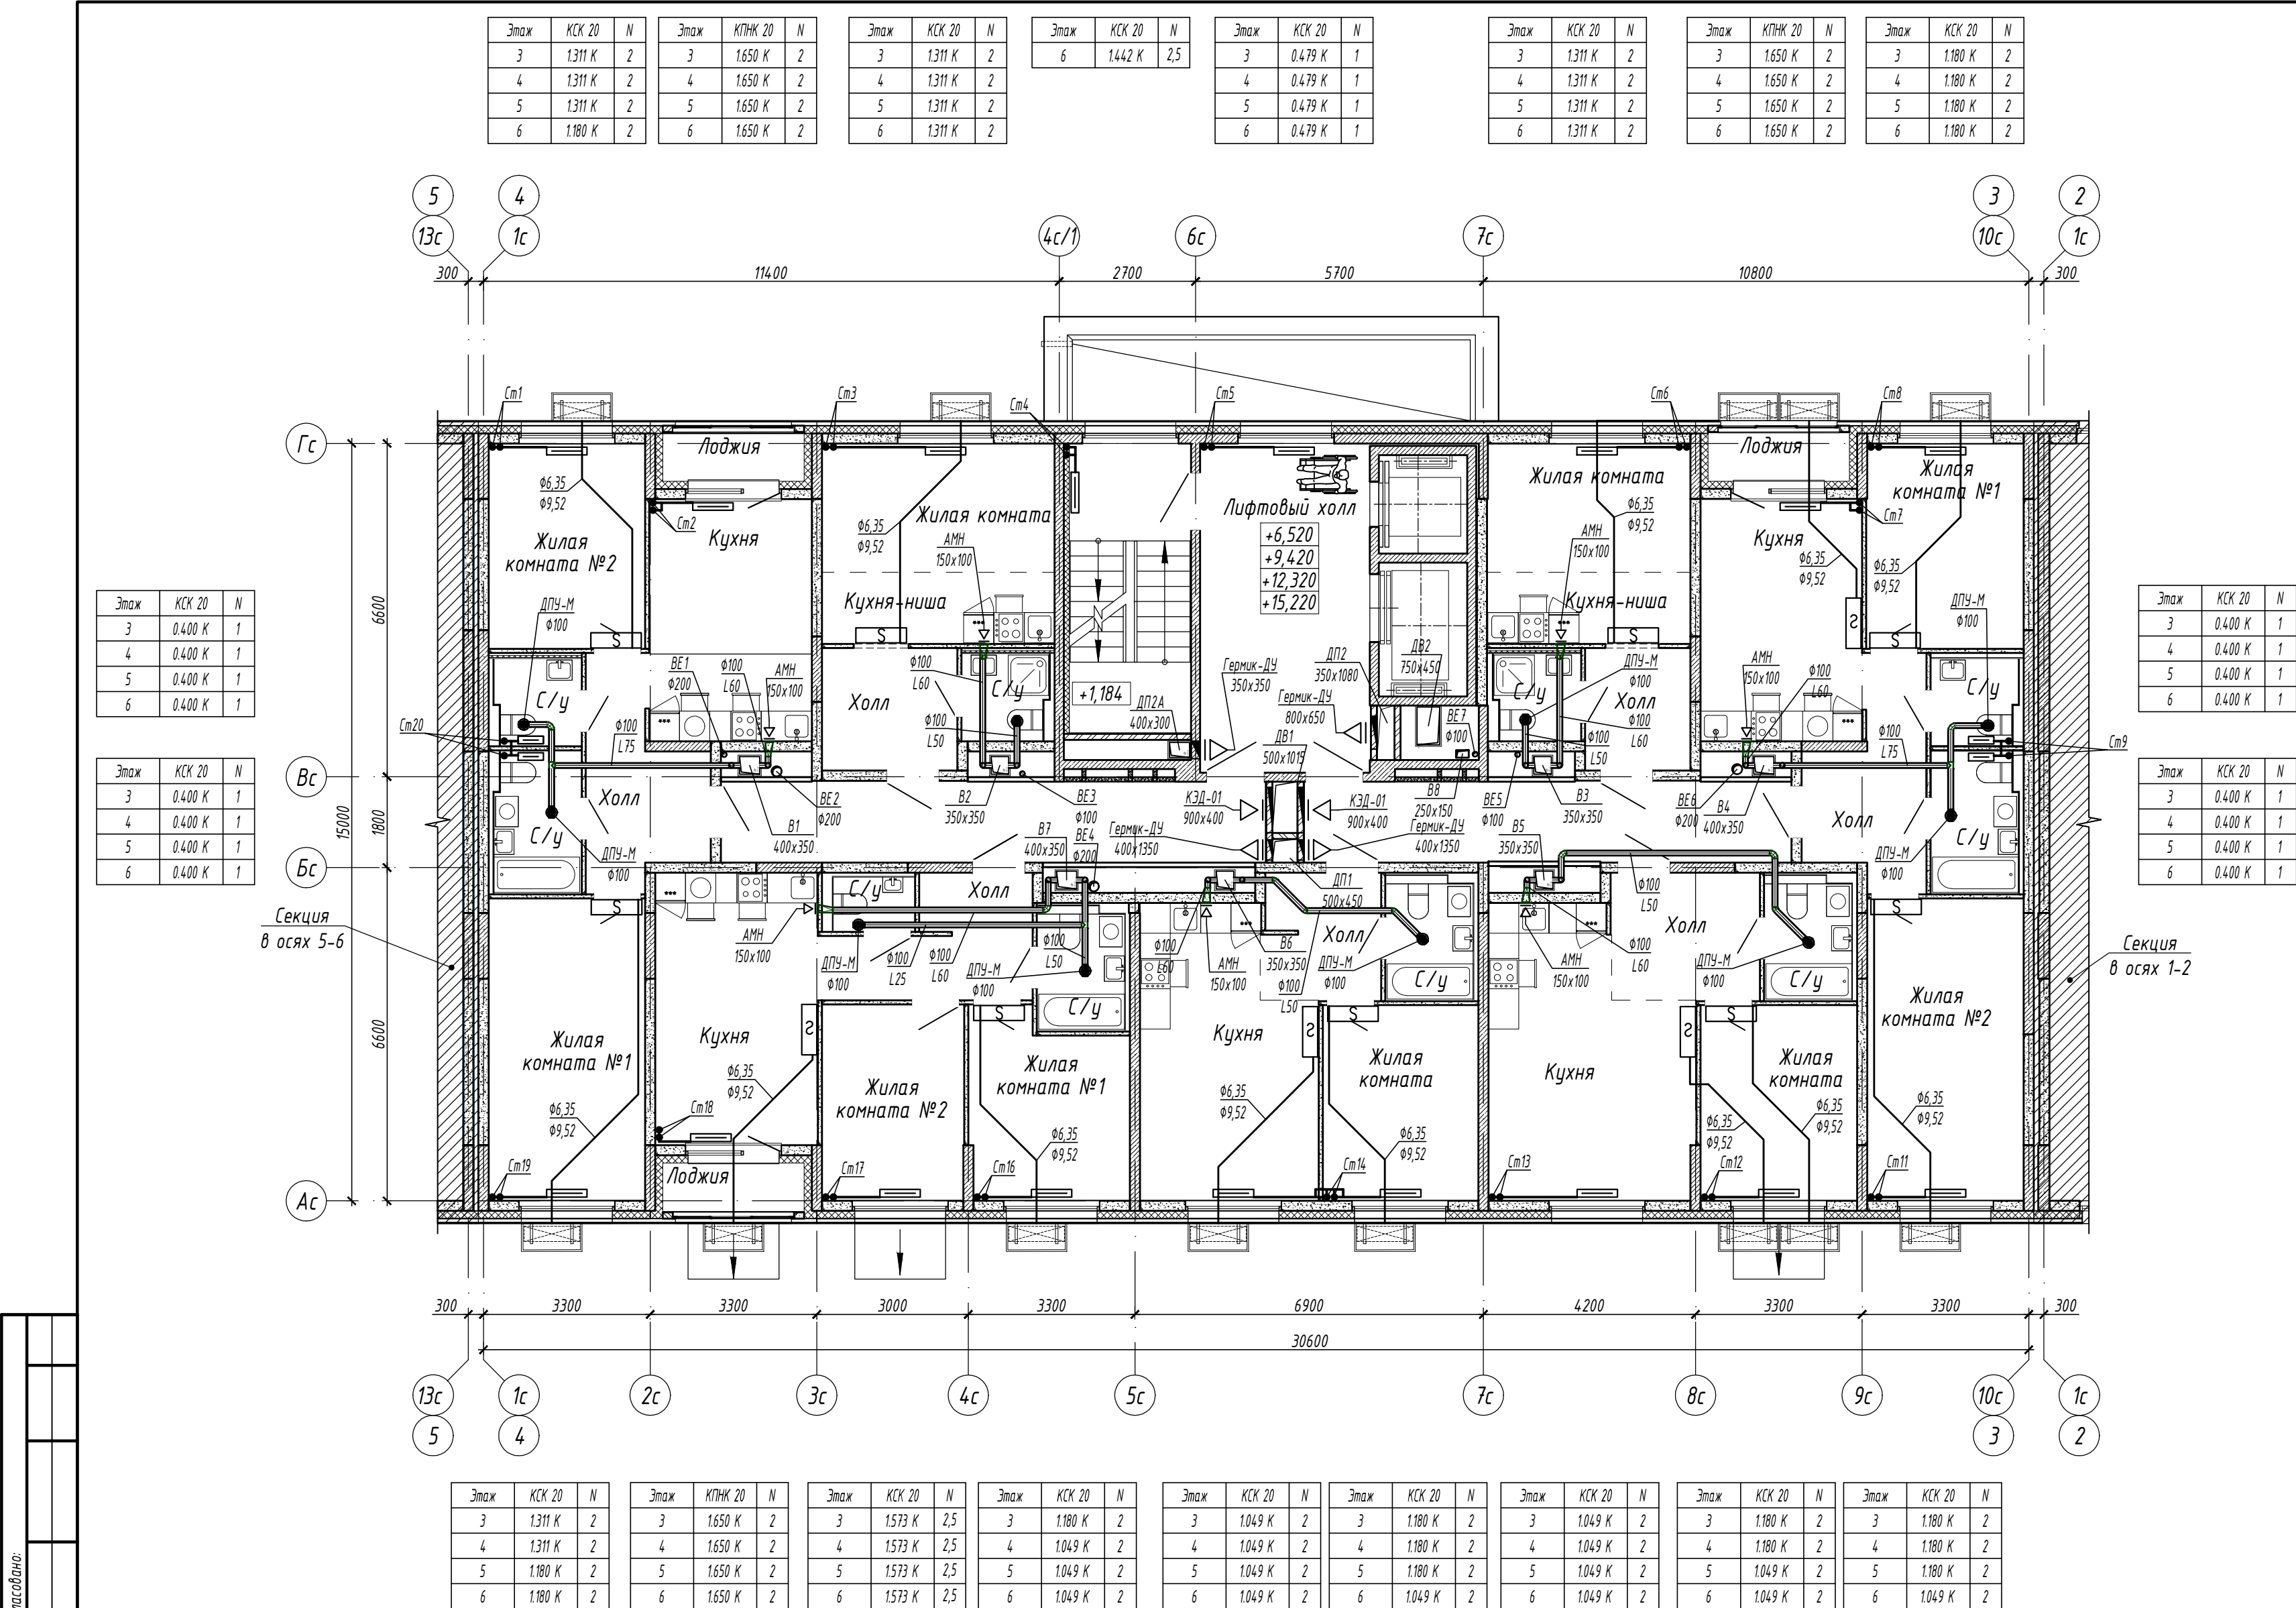


Схема блокировки




Этаж	KCK 20	N
7	1.180 K	2
9	1.049 K	2
11	1.049 K	1,5
13	1.049 K	1,5
15	1.049 K	1,5

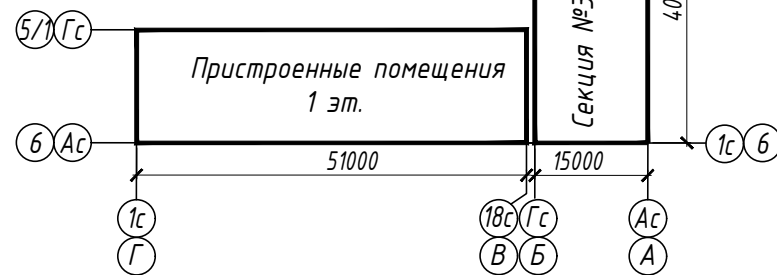

KCK 20	N
1.049 K	2
1.049 K	1,5
0.918 K	1,5
0.918 K	1,5
0.918 K	1,5

Формат А2

Этаж	КСК 20	N	Этаж	КПНК 20	N	Этаж	КСК 20	N	Этаж	КСК 20	N	Этаж	КПНК 20	N	Этаж	КСК 20	N
8	1.180 К	2	8	1.650 К	2	8	1.311 К	2	8	0.479 К	1	8	1.180 К	2	8	1.180 К	2
10	1.180 К	2	10	1.140 К	2	10	1.180 К	2	10	0.479 К	1	10	1.140 К	2	10	1.180 К	2
12	1.180 К	2	12	1.140 К	2	12	1.180 К	2	12	0.479 К	1	12	1.140 К	2	12	1.049 К	2
14	1.049 К	1,5	14	1.140 К	1,5	14	1.180 К	2	14	0.655 К	1	14	1.180 К	2	14	1.049 К	1,5

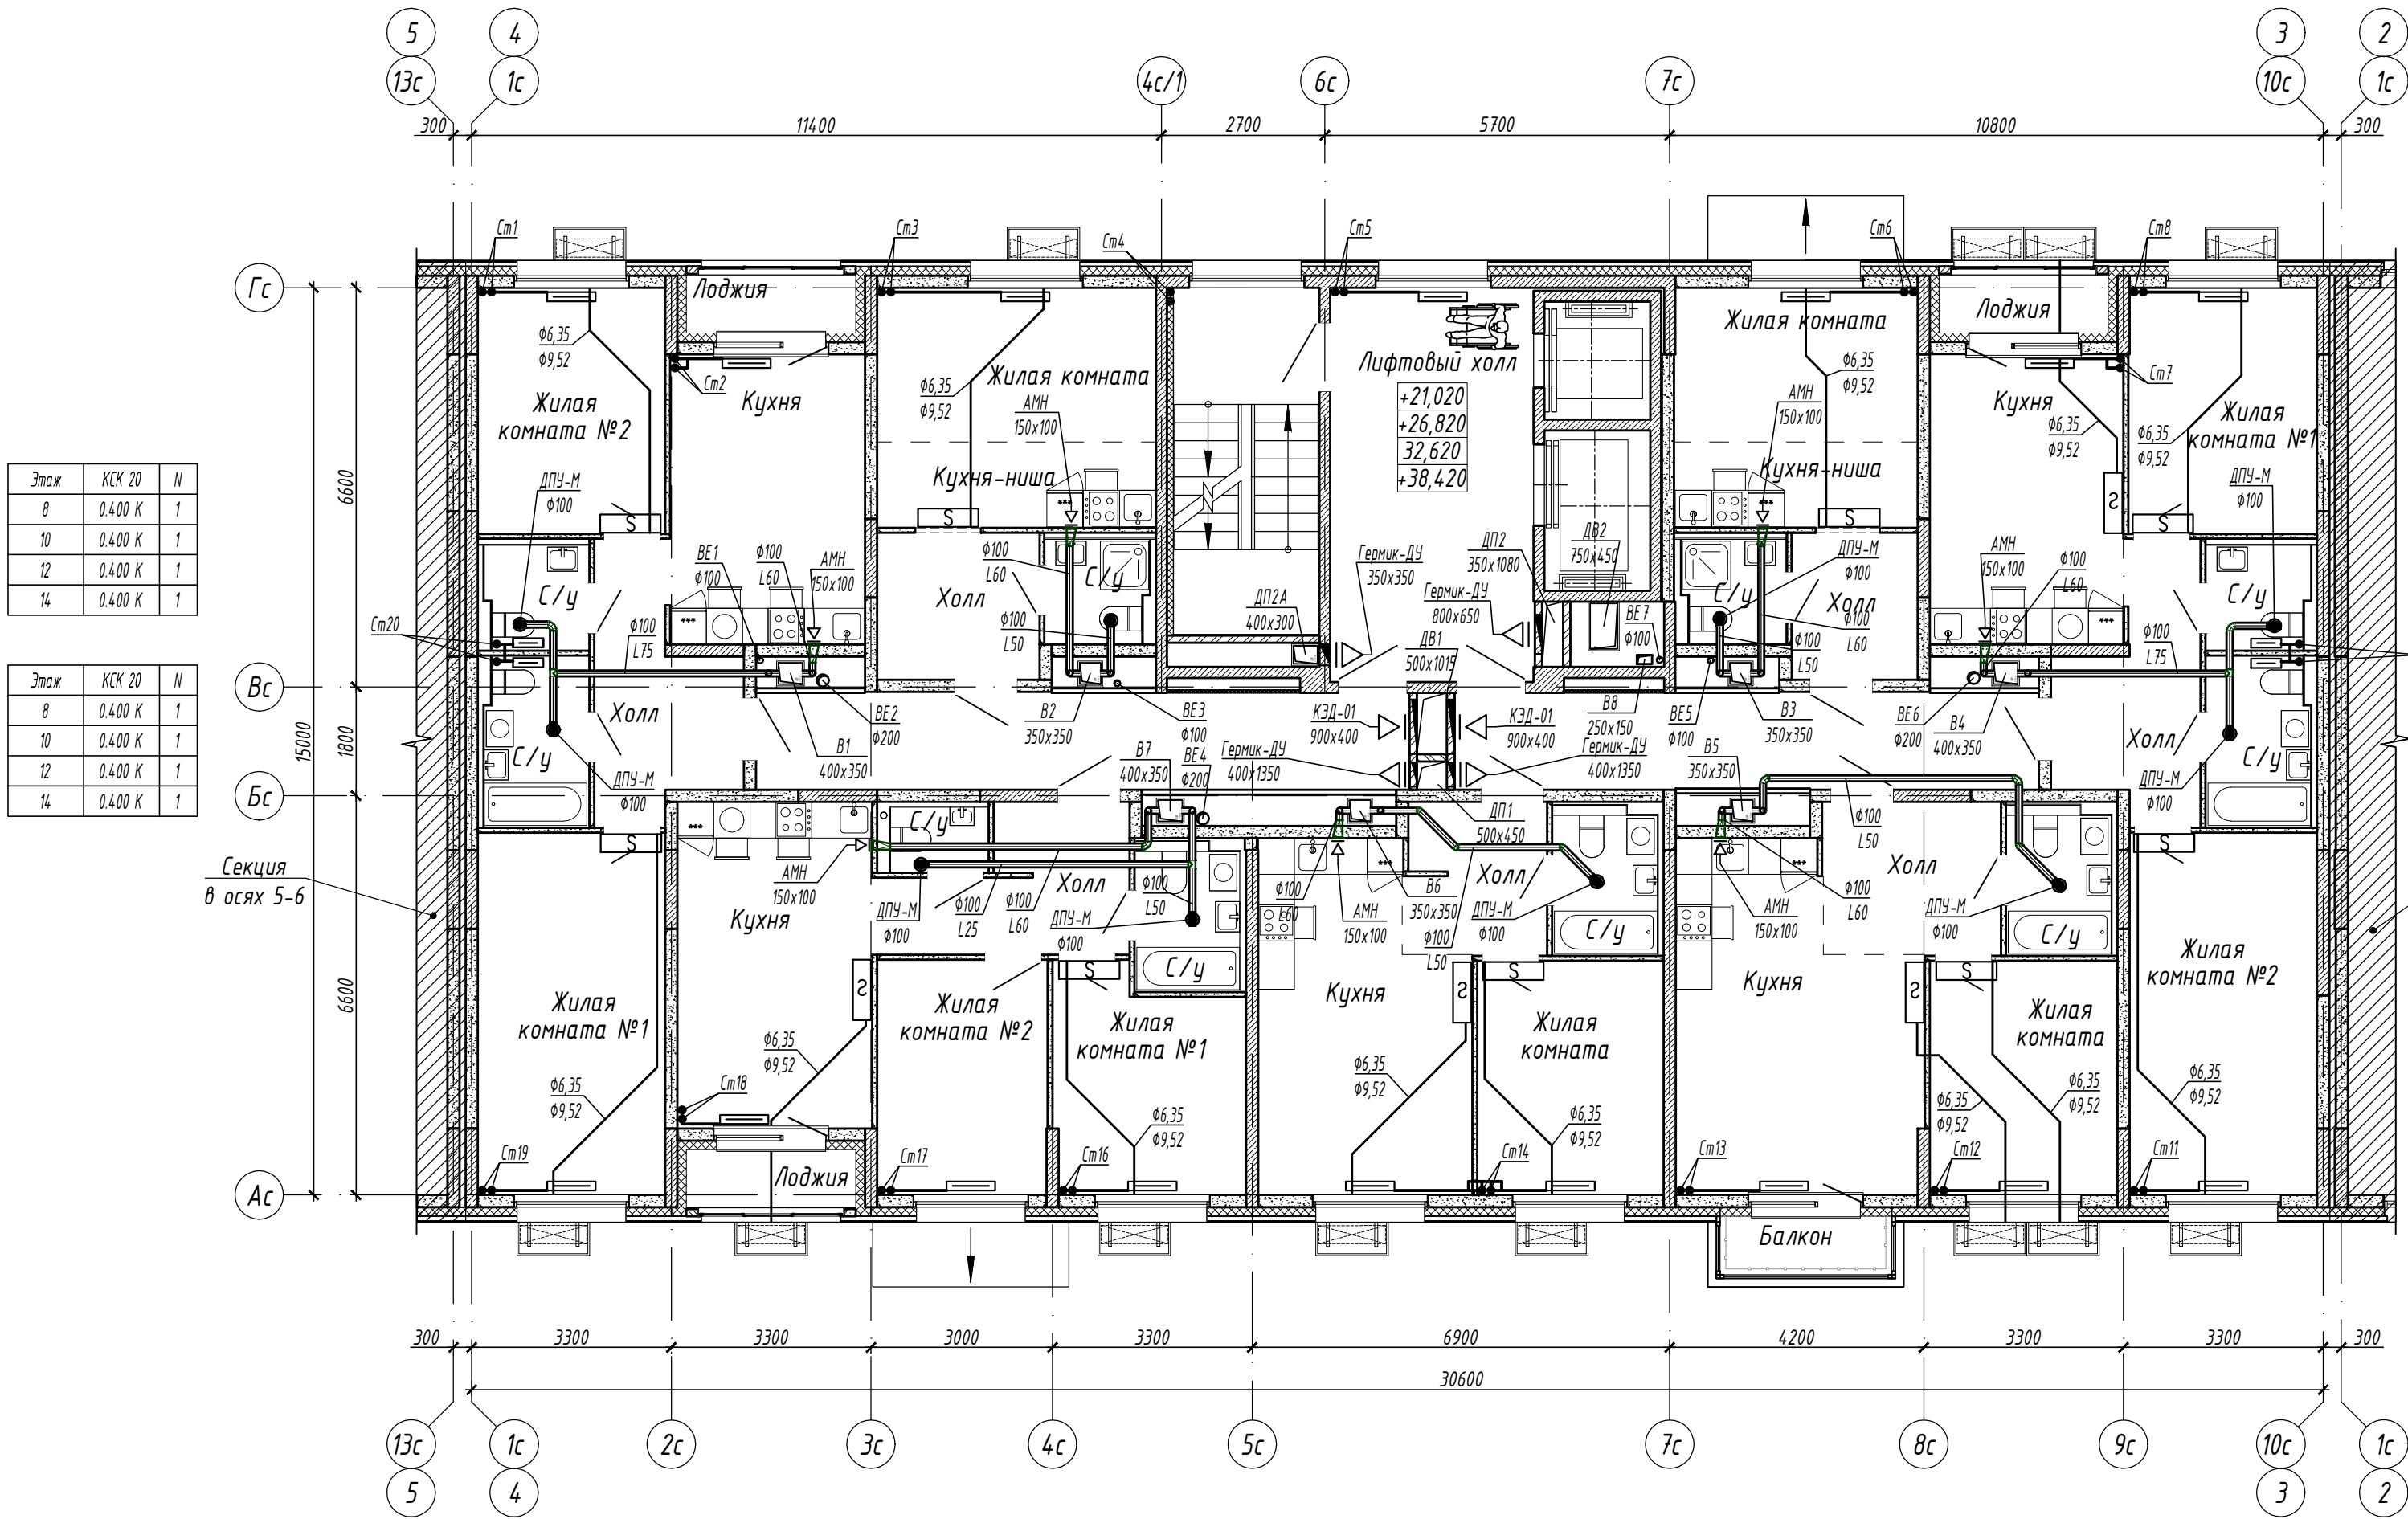


Этаж	КСК 20	N
8	0.400 К	1
10	0.400 К	1
12	0.400 К	1
14	0.400 К	1

Этаж	КСК 20	N
8	0.400 К	1
10	0.400 К	1
12	0.400 К	1
14	0.400 К	1

Этаж	КСК 20	N
8	0.400 К	1
10	0.400 К	1
12	0.400 К	1
14	0.400 К	1

Этаж	КСК 20	N
8	0.400 К	1
10	0.400 К	1
12	0.400 К	1
14	0.400 К	1

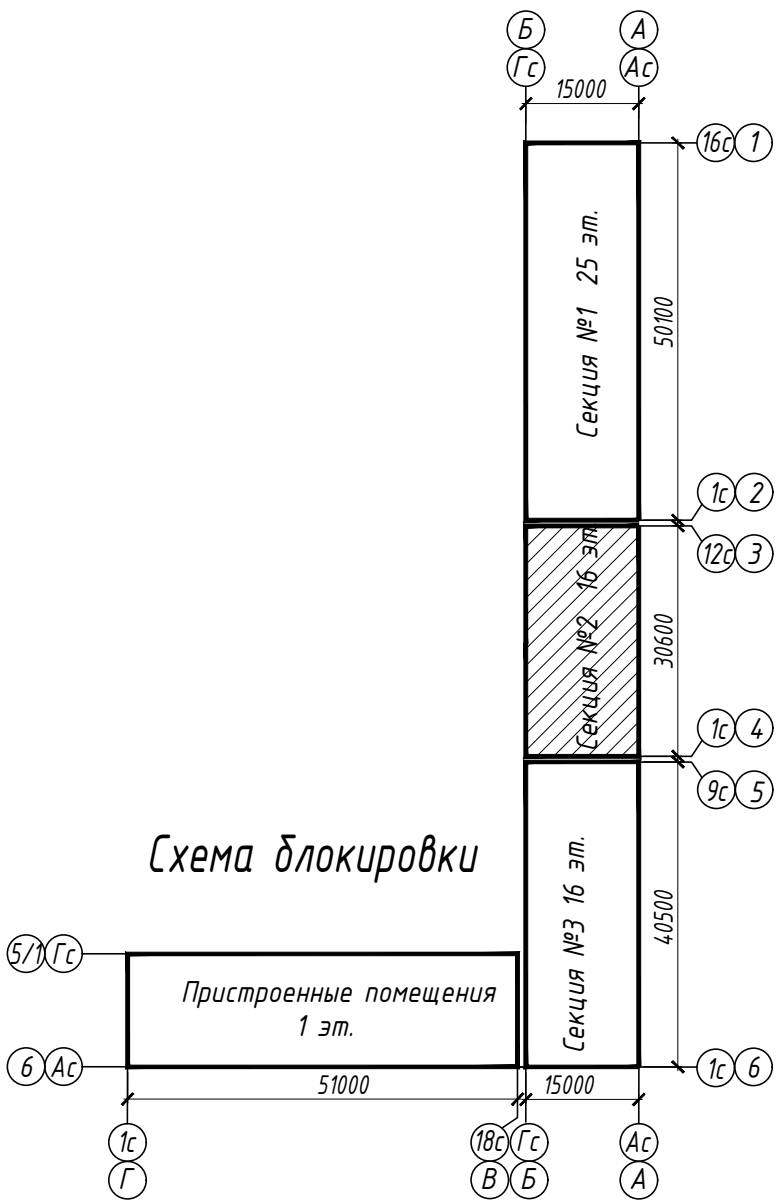

Этаж	КСК 20	N	Этаж	КПНК 20	N	Этаж	КСК 20	N	Этаж	КСК 20	N	Этаж	КСК 20	N	Этаж	КПНК 20	N	Этаж	КСК 20	N	Этаж	КСК 20	N
8	1.180 К	2	8	1.650 К	2	8	1.180 К	2	8	1.049 К	1,5	8	0.918 К	1,5	8	1.650 К	2	8	1.049 К	1,5	8	1.049 К	2
10	1.180 К	2	10	1.650 К	2	10	1.049 К	2	10	1.049 К	1,5	10	0.918 К	1,5	10	1.650 К	2	10	1.049 К	1,5	10	1.049 К	1,5
12	1.180 К	2	12	1.140 К	2	12	1.049 К	1,5	12	0.918 К	1,5	12	0.918 К	1,5	12	1.650 К	2	12	0.918 К	1,5	12	1.049 К	1,5
14	1.049 К	2	14	1.140 К	1,5	14	1.049 К	1,5	14	0.918 К	1,5	14	0.787 К	1,5	14	0.918 К	1,5	14	0.918 К	1,5	14	0.918 К	1,5

						15144-ОВ.2			
						«Жилой микрорайон. Корпус 12 с сетями, водоснабжения, водоотведения, тепловой сетью, с сетью электроснабжения и ливневой канализации. Второй этап строительства», расположенный по адресу: г. Екатеринбург, пр. Космонавтов 11			
Изм.	Колуч.	Лист	N док.	Подп.	Дата	Жилой дом. Встроенные помещения. Секция в осях 3-4	Стадия	Лист	Листов
Разработал	Бычков			<i>А.И.</i>	31.08.17		Р	9	
Проверил	Брызгалов			<i>Б.В.</i>	31.08.17	Отопление, вентиляция и кондиционирование. План 8,10,12,14 этажа		ОП ООО "ПИК-Проект" г.Новороссийск	
Н. контр.	Брызгалов			<i>Б.В.</i>	31.08.17				
Нач. отдела	Лобашова			<i>Е.В.</i>	31.08.17				

Этаж	КСК 20	N	Этаж	КПНК 20	N	Этаж	КСК 20	N	Этаж	КСК 20	N	Этаж	КСК 20	N	Этаж	КПНК 20	N	Этаж	КСК 20	N			
16	1.311 К	2	16	1.650 К	2	16	1.442 К	2	16	1.704 К	2,5	16	1.049 К	1,5	16	1.442 К	2	16	1.650 К	2	16	1.311 К	2

Этаж	КСК 20	N
16	0.400 К	1

Этаж	КСК 20	N
16	0.400 К	1

Этаж	КСК 20	N
16	0.400 К	1

Этаж	КСК 20	N
16	0.400 К	1

Схема блокировки

