


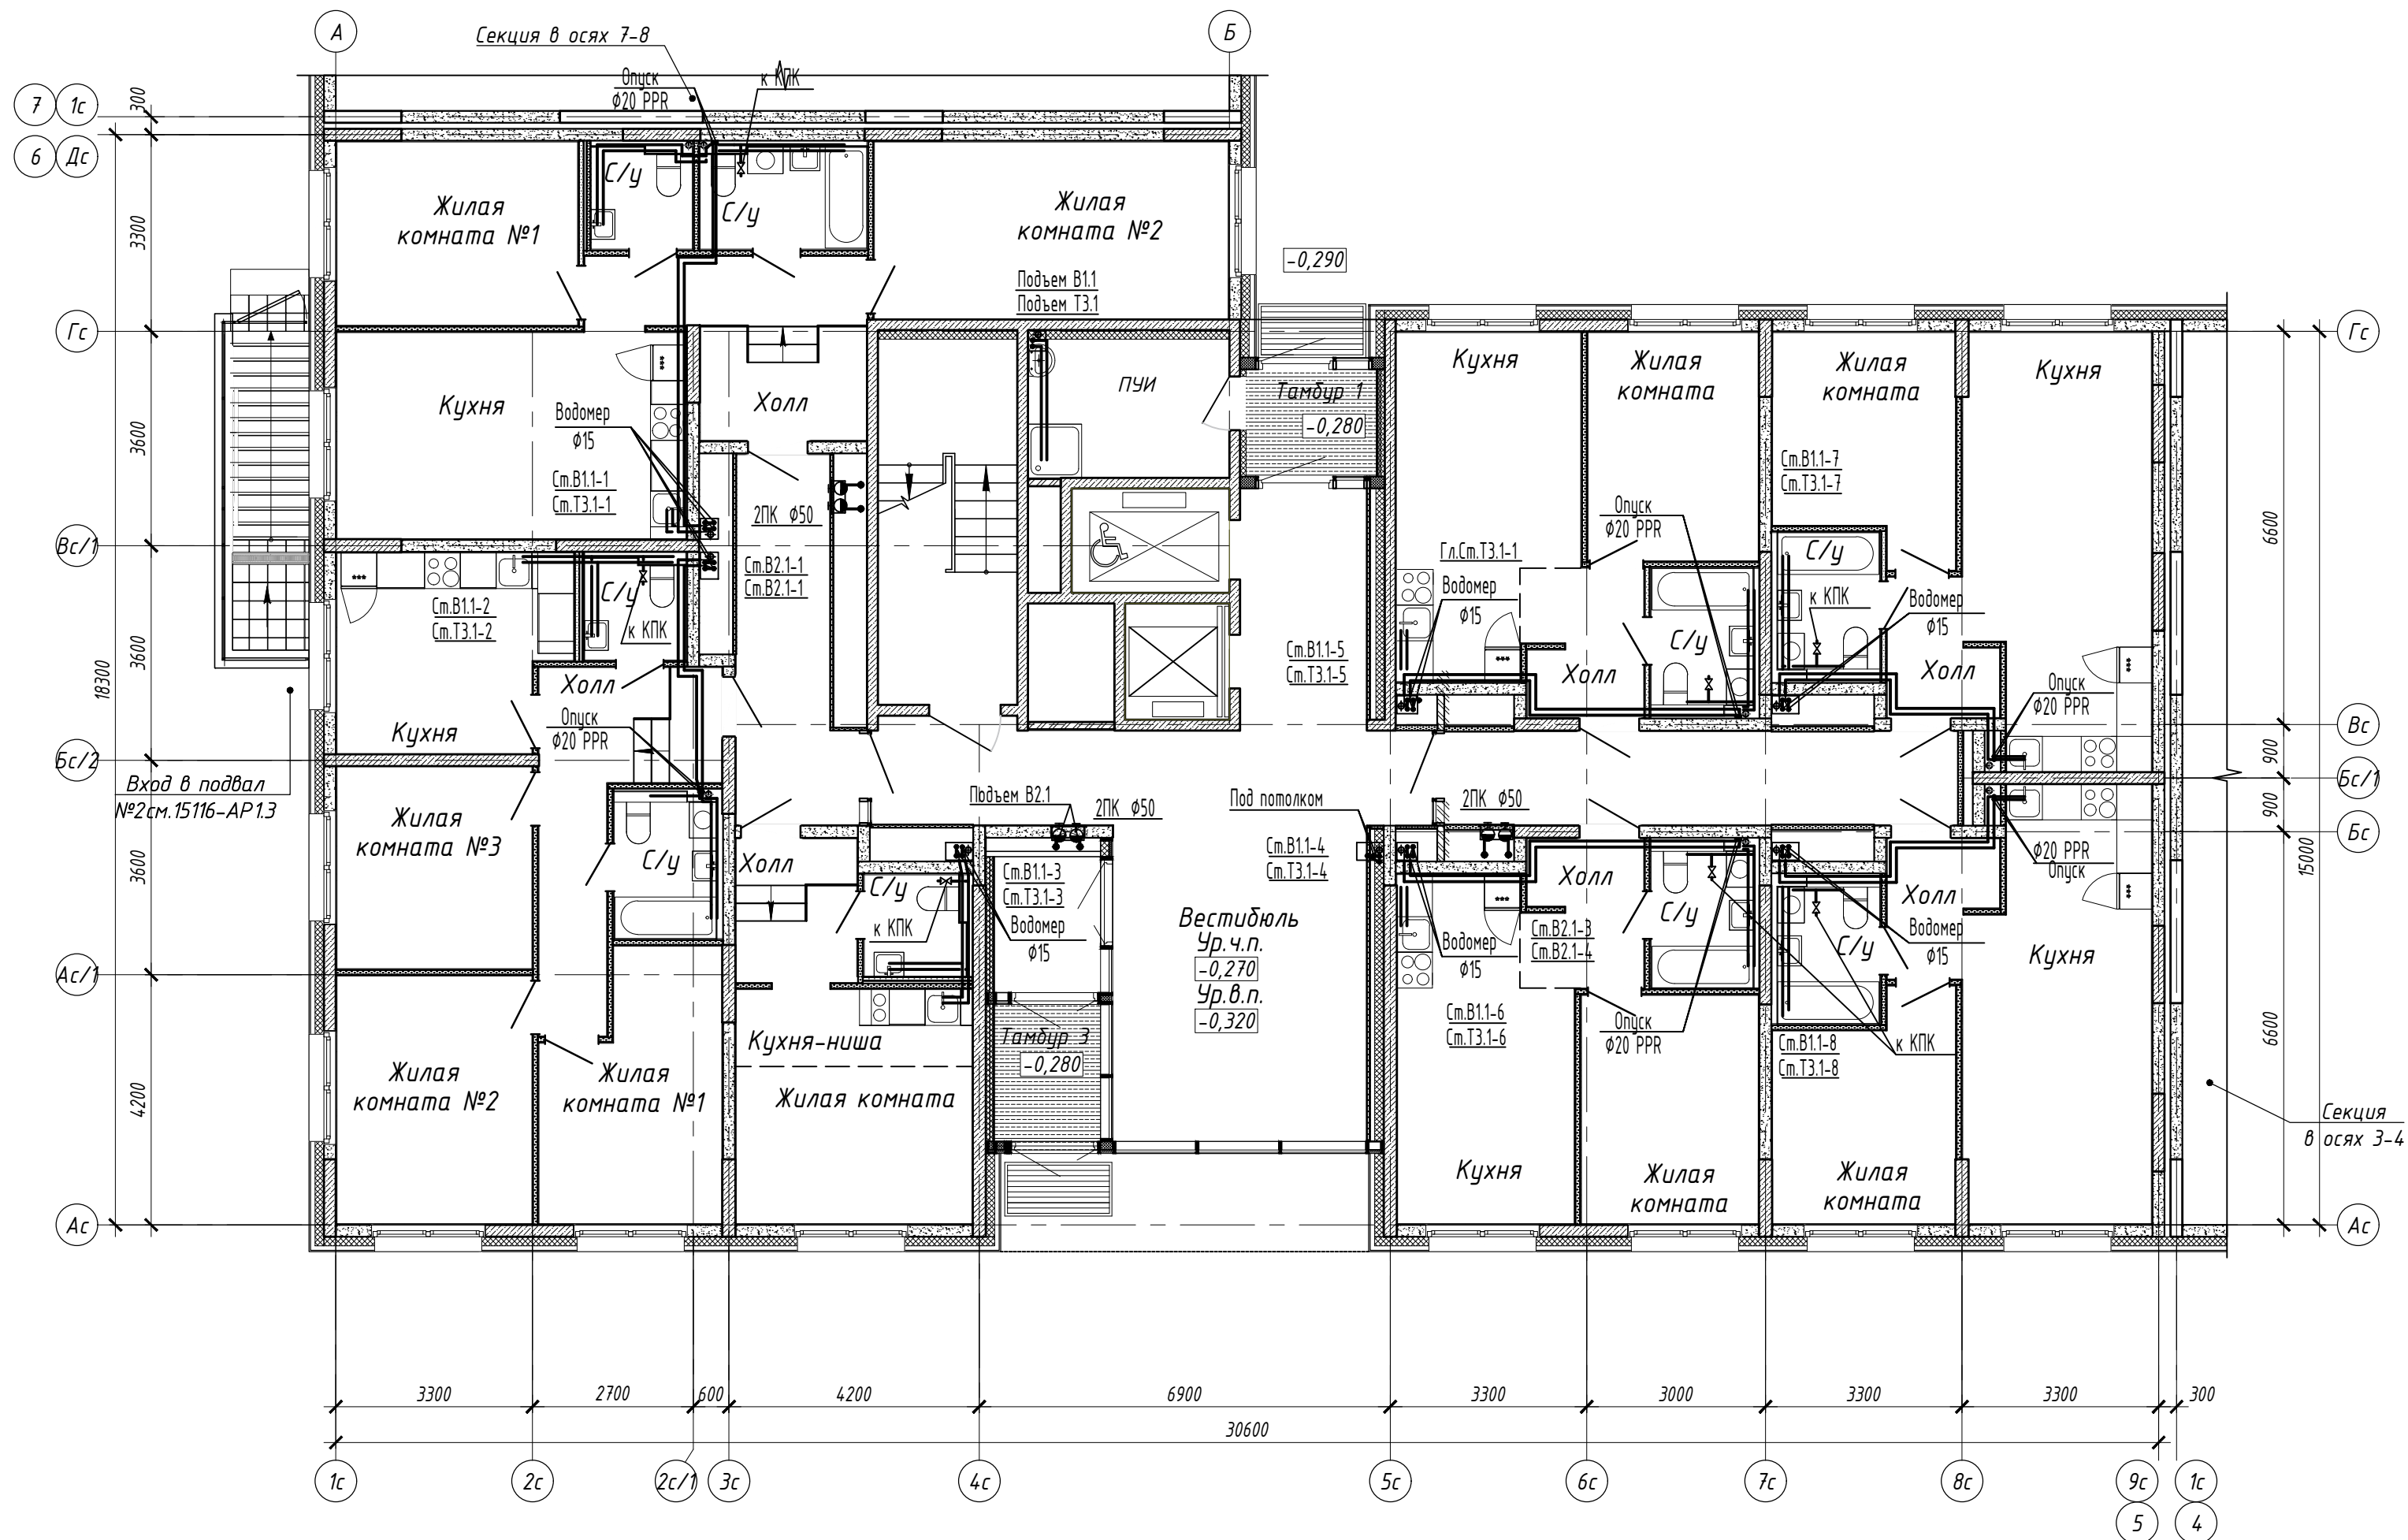


1. В помещениях кухни предусмотрена возможность установки моек

						15116–ВК.3			
						Жилой микрорайон. Корпус 1.1 с сетями водоснабжения, водоотведения, тепловой сетью, с сетью электроснабжения и ливневой канализации. Первый этап строительства, расположенный по адресу: г. Екатеринбург, пр. Космонавтов 11			
Изм.	Кол.уч.	Лист	N док.	Подп.	Дата	Секция в осях 5–6	Стадия	Лист	Листов
Разработал	Гафнер				01.06.18		Р	4	
Проверил	Радченко				01.06.18	План 1 этажа с сетями водоснабжения		01.000 "ПИК–Проект" г. Новороссийск	
Н. контр.	Радченко				01.06.18				
Нач. отдела	Лобашова				01.06.18				


Согласовано		
Взам. инв. N		
Подг. и дата		
Инв. N подл.		

Согласовано	
Взам. инв. N	
Подп. и дата	
Инв. N подл.	

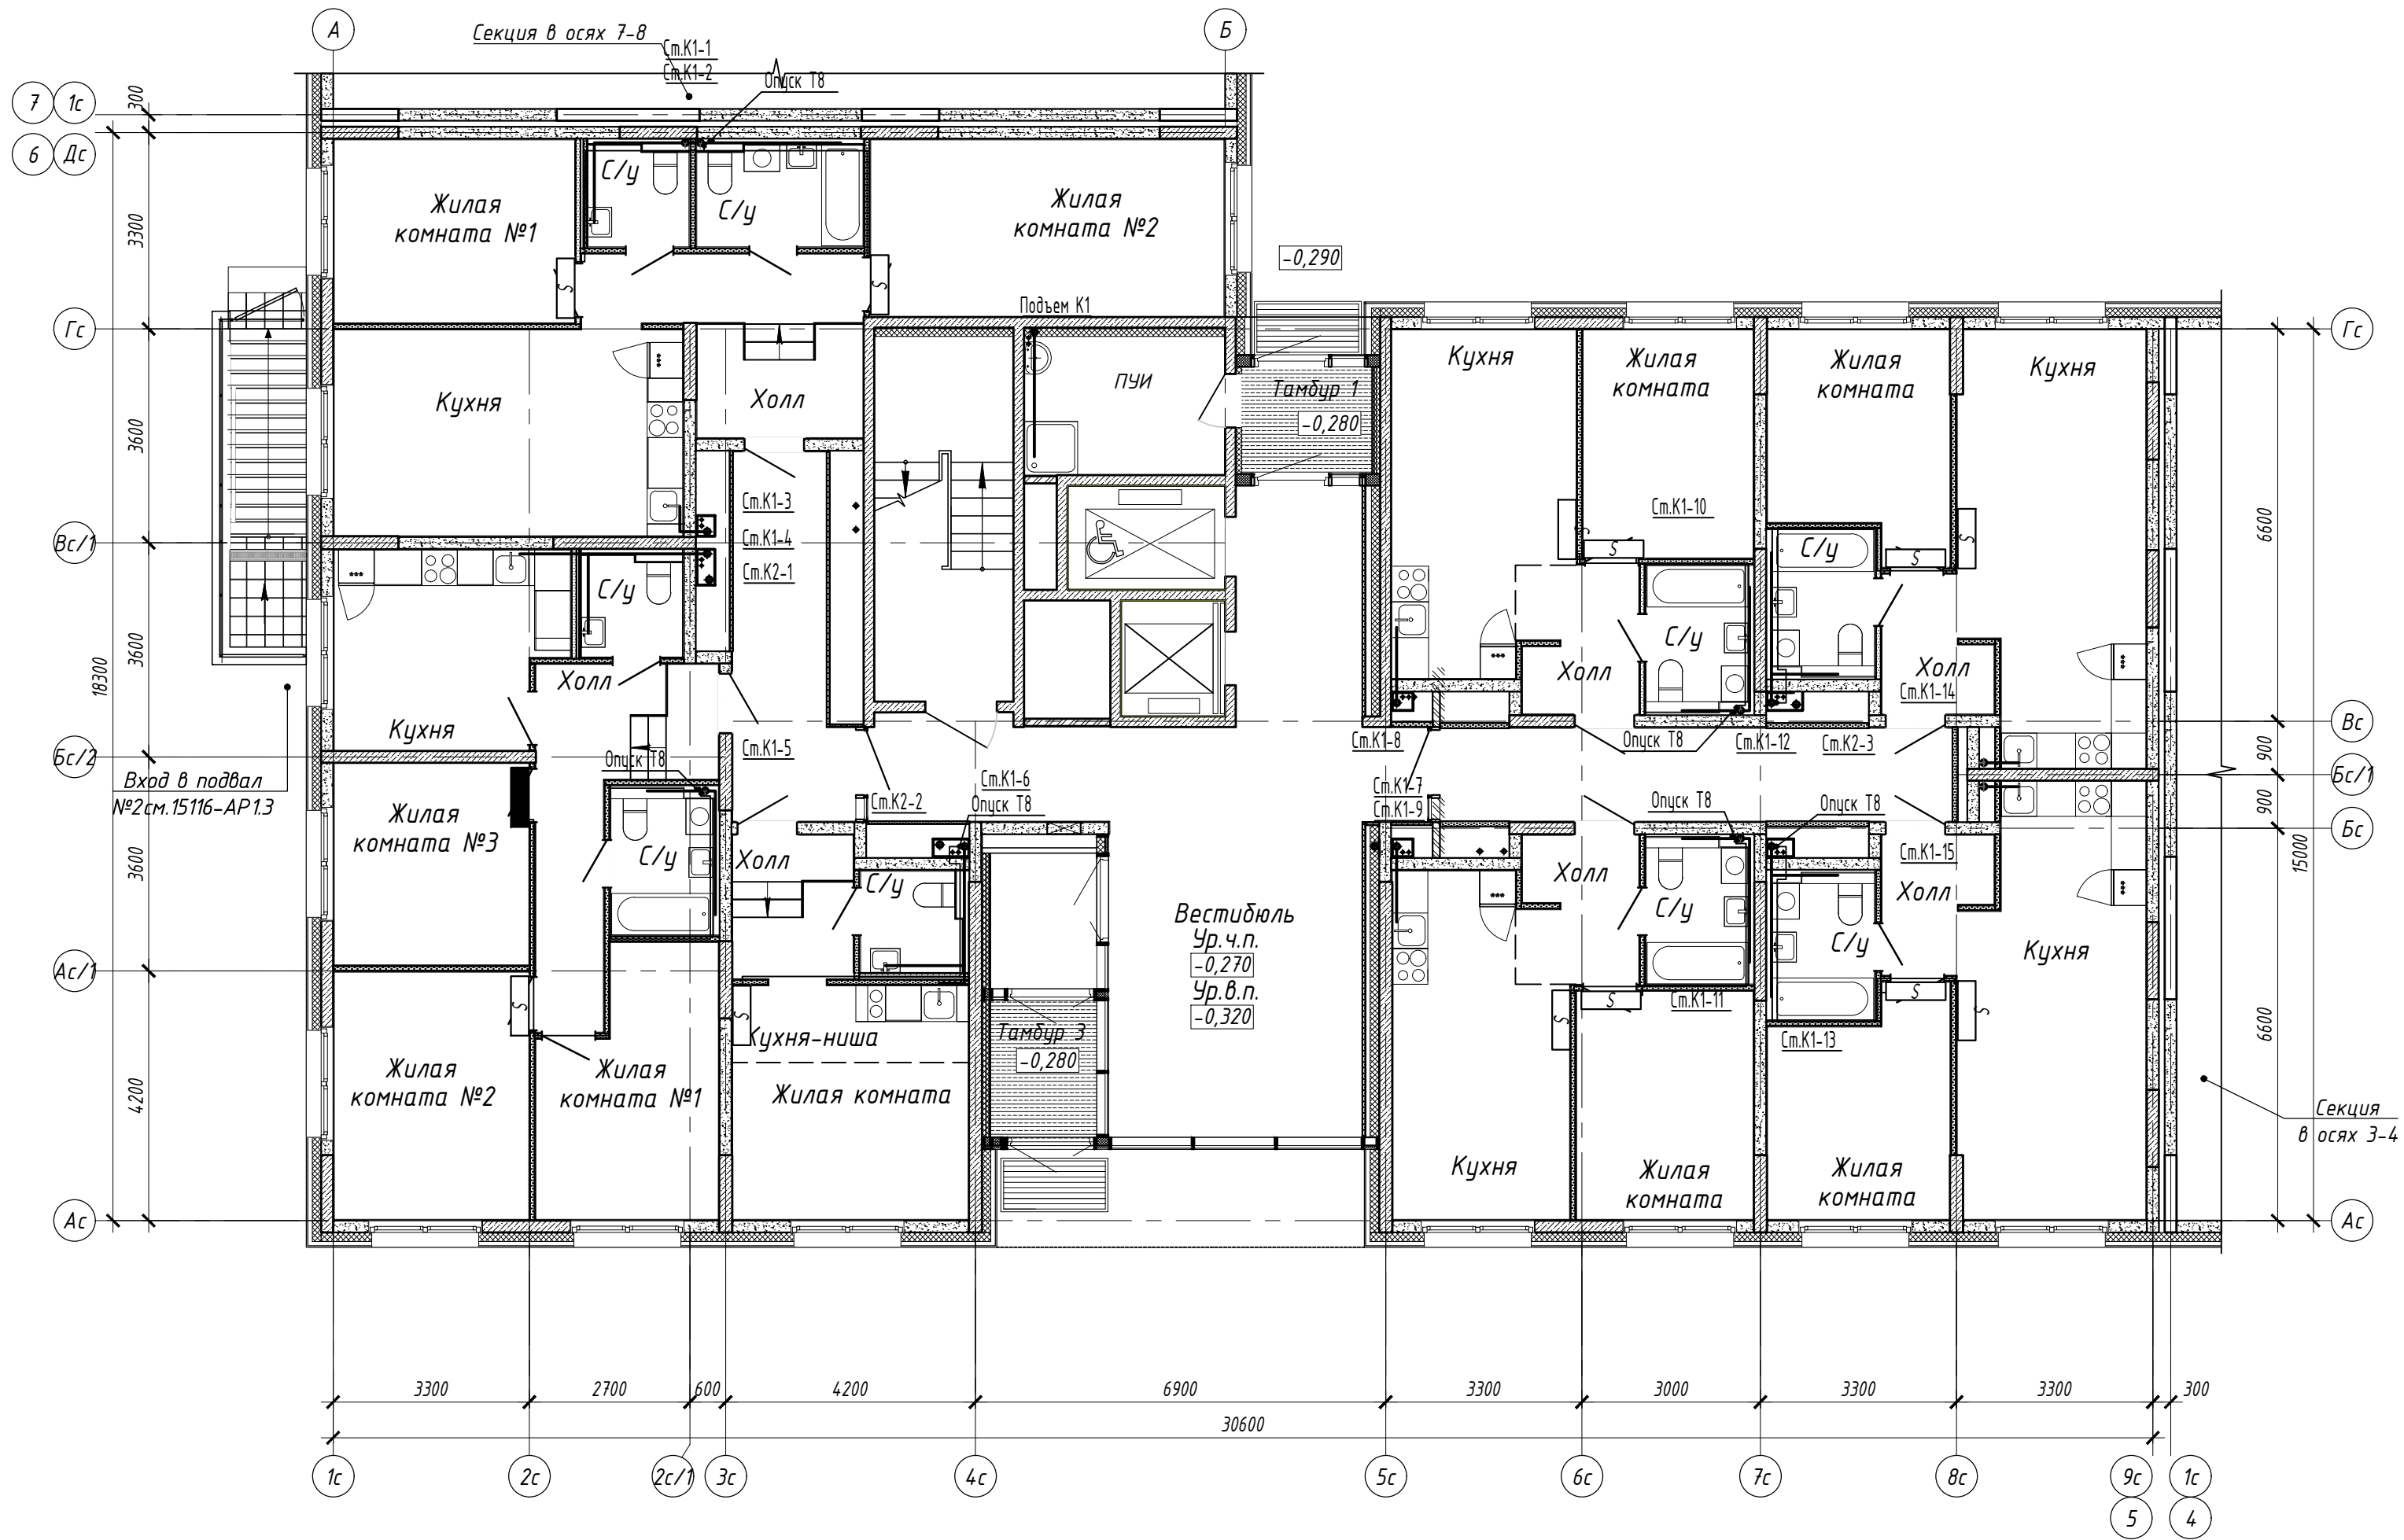

15116-ВК.3					
Жилой микрорайон. Корпус 1.1 с сетями водоснабжения, водоотведения, тепловой сетью, с сетью электроснабжения и ливневой канализации. Первый этап строительства, расположенный по адресу: г. Екатеринбург, пр. Космонавтов 11					
Изм.	Кол.уч.	Лист N док.	Подп.	Дата	
Разработал	Гафнер			01.06.18	
Проверил	Радченко			01.06.18	
Секция в осях 5-6					Стадия
					Р
План 1 этажа с сетями водоотведения					Лист
					5
Н. контр. Радченко					Листов
Нач. отдела Лобашова					ОП 000
					"ПИК-Проект"
					г. Новороссийск

Согласовано	
Взам. инв. N	
Подг. и дата	
Инв. N подл.	

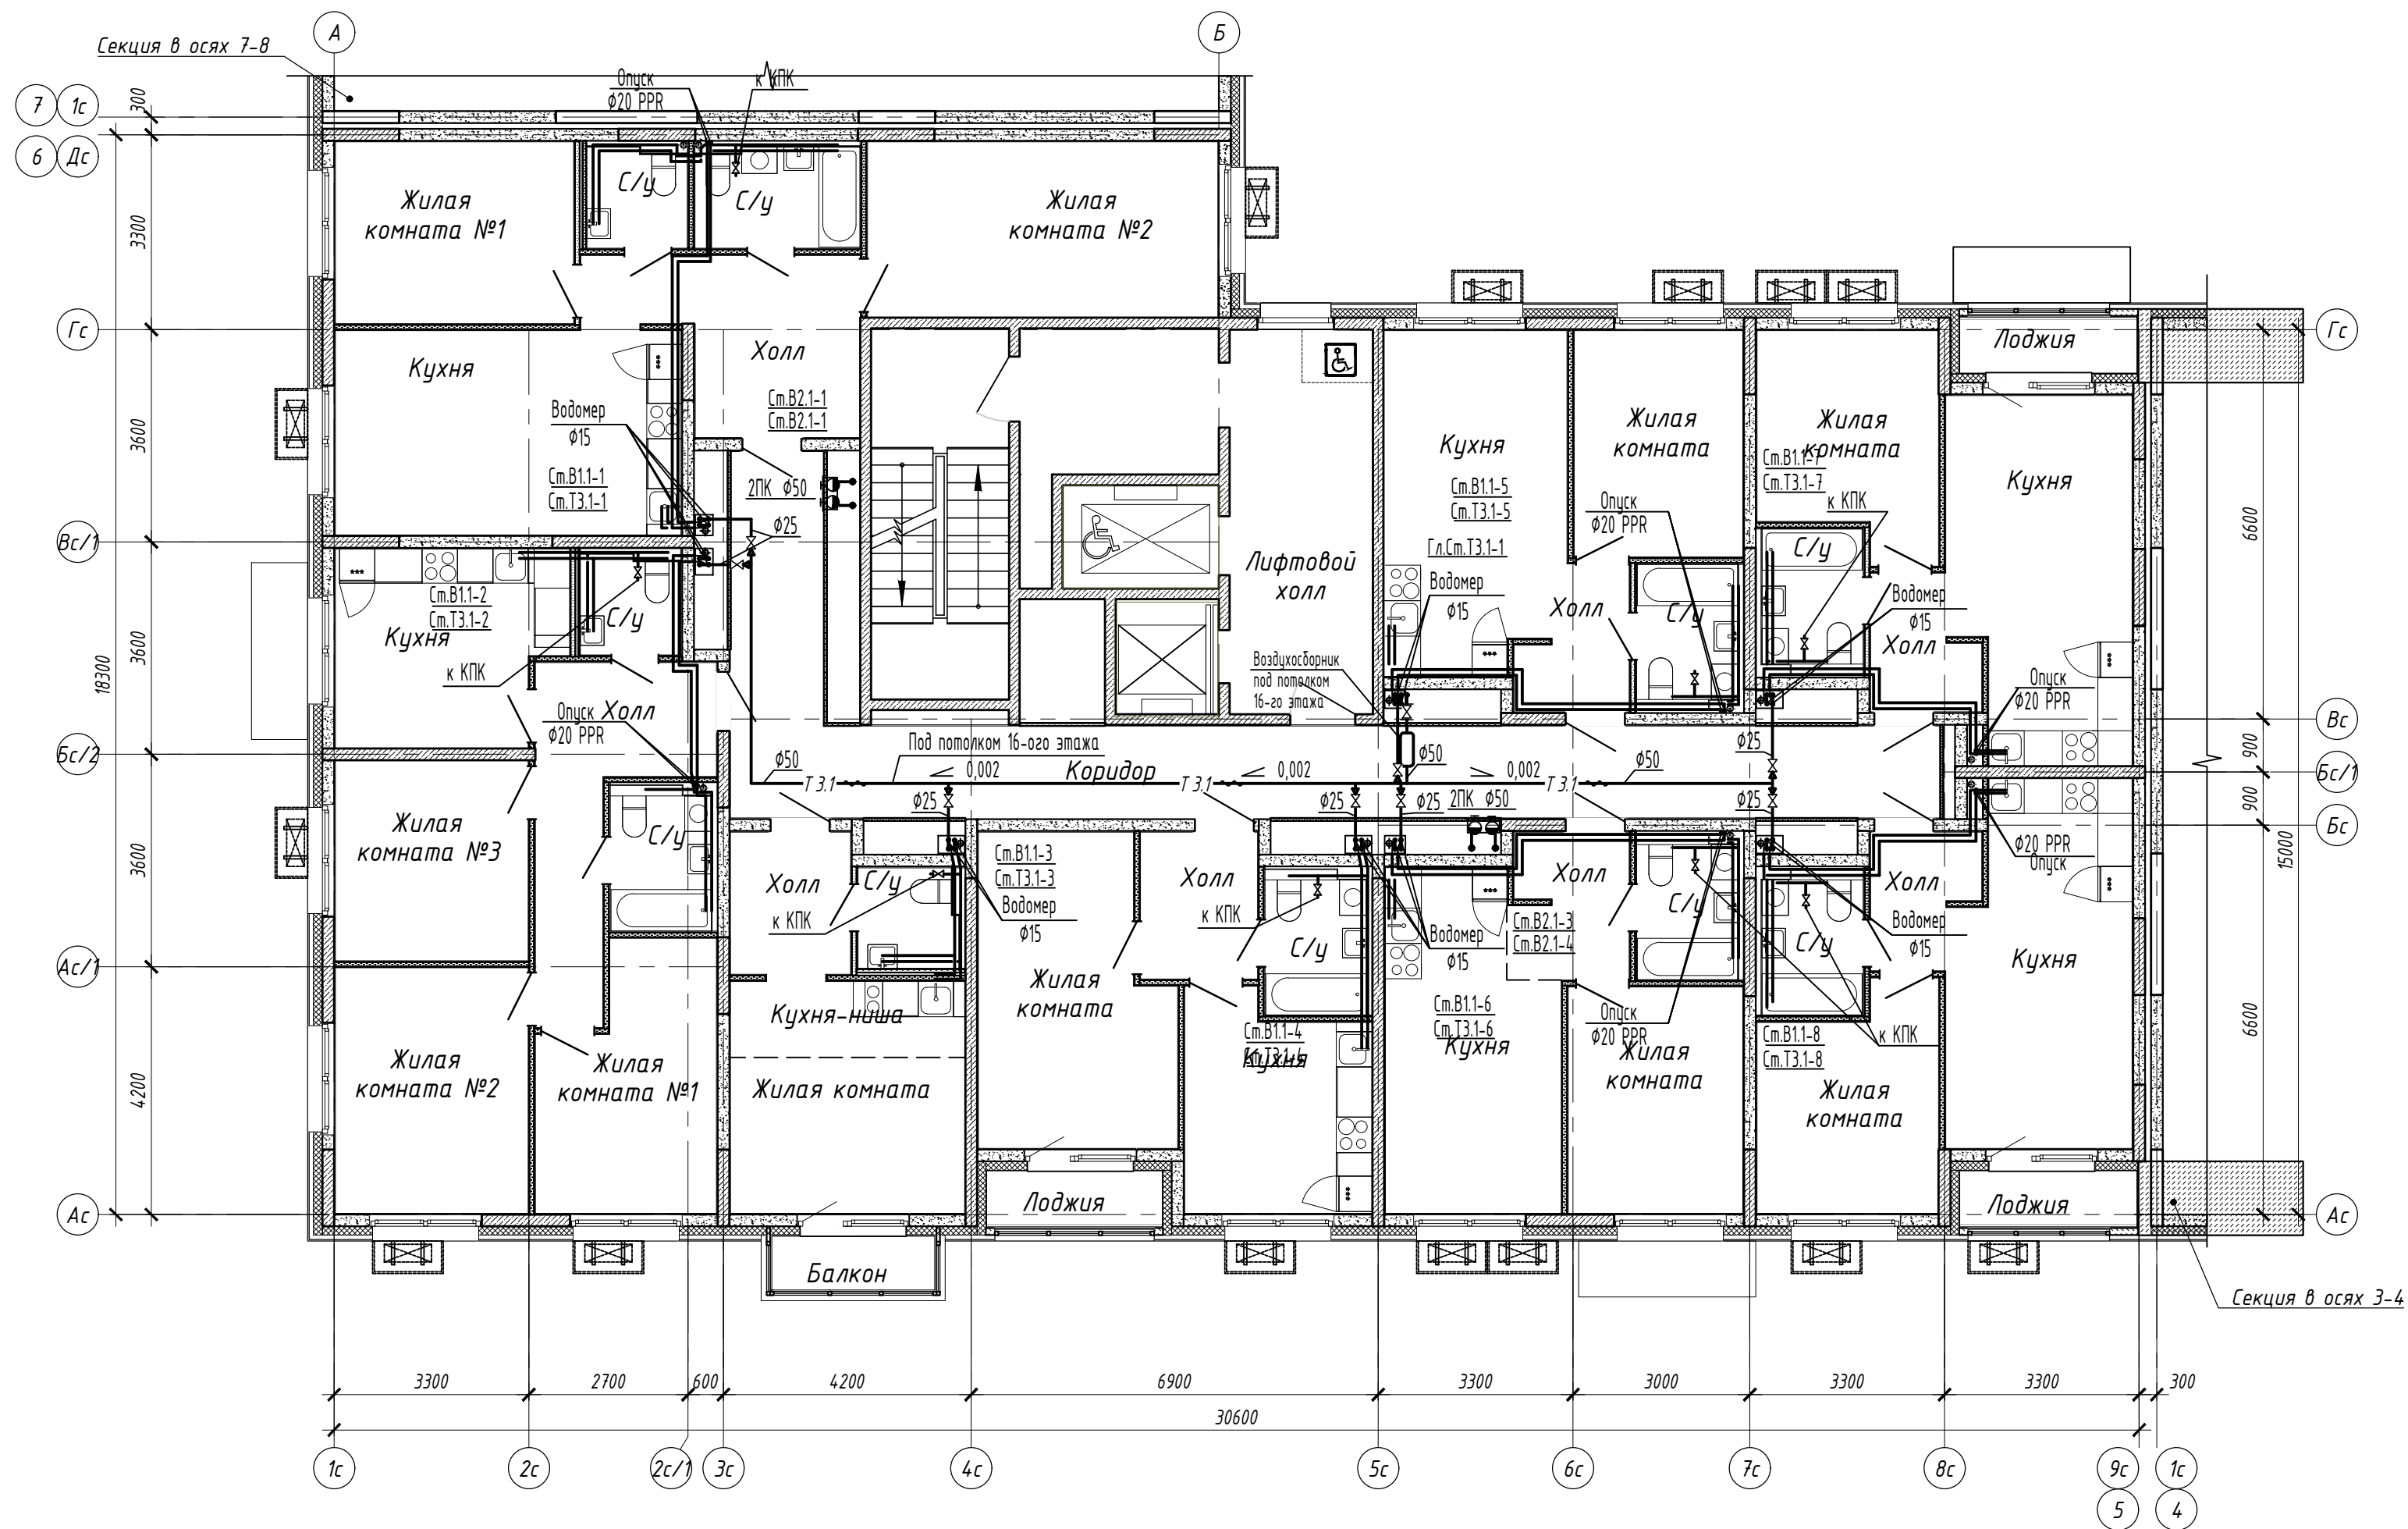

 
1. В помещениях кухни предусмотрена возможность установки моек

						15116–ВК.3			
						Жилой микрорайон. Корпус 1.1 с сетями водоснабжения, водоотведения, тепловой сетью, с сетью электроснабжения и ливневой канализации. Первый этап строительства, расположенный по адресу: г. Екатеринбург, пр. Космонавтов 11			
Изм.	Кол.уч.	Лист N док.	Подп.	Дата					
Разработал	Гафнер			01.06.18	Секция в осях 5–6	Стация	Лист	Листов	
Проверил	Радченко			01.06.18		Р	6		
					План типового этажа (с 2–16) с сетями водоснабжения		ОП 000 "ПИК–Проект" г. Новороссийск		
Н. контр.	Радченко			01.06.18					
Нач. отдела	Лобашова			01.06.18					

Согласовано

Взам. инв. N

Погн. и гама

Инв. N подл.

Формат -----