



Экспликация помещений секции 1И (начало)					Экспликация помещений секции 1И (окончание)				
№ п/п	Наименование.	Площадь, м <sup>2</sup>	Категория помещен.	Прим.	№ п/п	Наименование.	Площадь, м <sup>2</sup>	Категория помещен.	Прим.
1	Прихожая	3,3			16	Прихожая	3,5		
1.1	Коридор	7,6			17	Коридор	8,5		
2	Кухня	11,0			18	Кухня	9,2		
2.1	Столовая	14,4			18.1	Столовая	15,6		
3	Спальня	18,9			19	Спальня	13,2		
4	Спальня	16,9			20	Спальня	13,4		
5	Спальня	16,7			21	Ванная	3,8		
6	Санузел	2,8			22	Санузел	1,5		
7	Ванная	3,8			1.4				
1.1						<b>Итого 2-х комнатная квартира</b>	68,7		70,5
	<b>Итого 3-х комнатная квартира</b>	95,4			23	Прихожая	4,3		
8	Прихожая	6,3			24	Кухня	5,7		
8.1	Гардеробная	2,3			24.1	Столовая	12,3		
9	Кухня	6,9			25	Спальня	13,8		
9.1	Столовая	12,0			26	Санузел	3,9		
10	Спальня	12,8			1.5				
11	Санузел	3,7				<b>Итого 1-но комнатная квартира</b>	40,0		41,8
1.2						<b>Итого площадь квартир Секции 1И</b>	291,7		
	<b>Итого 1-но комнатная квартира</b>	44,0							
12	Прихожая	6,0			27	Общеквартирный коридор	25,2		
12.1	Гардеробная	2,3			28	Лифтовой холл	8,0		
13	Кухня - столовая	17,6			29	Тамбур	2,5		
14	Спальня	13,3			30	Тамбур	3,2		
15	Санузел	4,4			31	Лестница 1.1	15,1		
1.3					32	Переходная лоджия	4,5		
	<b>Итого 1-но комнатная квартира</b>	43,6				<b>Итого помещения общ. пользования</b>	58,5		
						<b>Итого на этаже</b>	350,2		

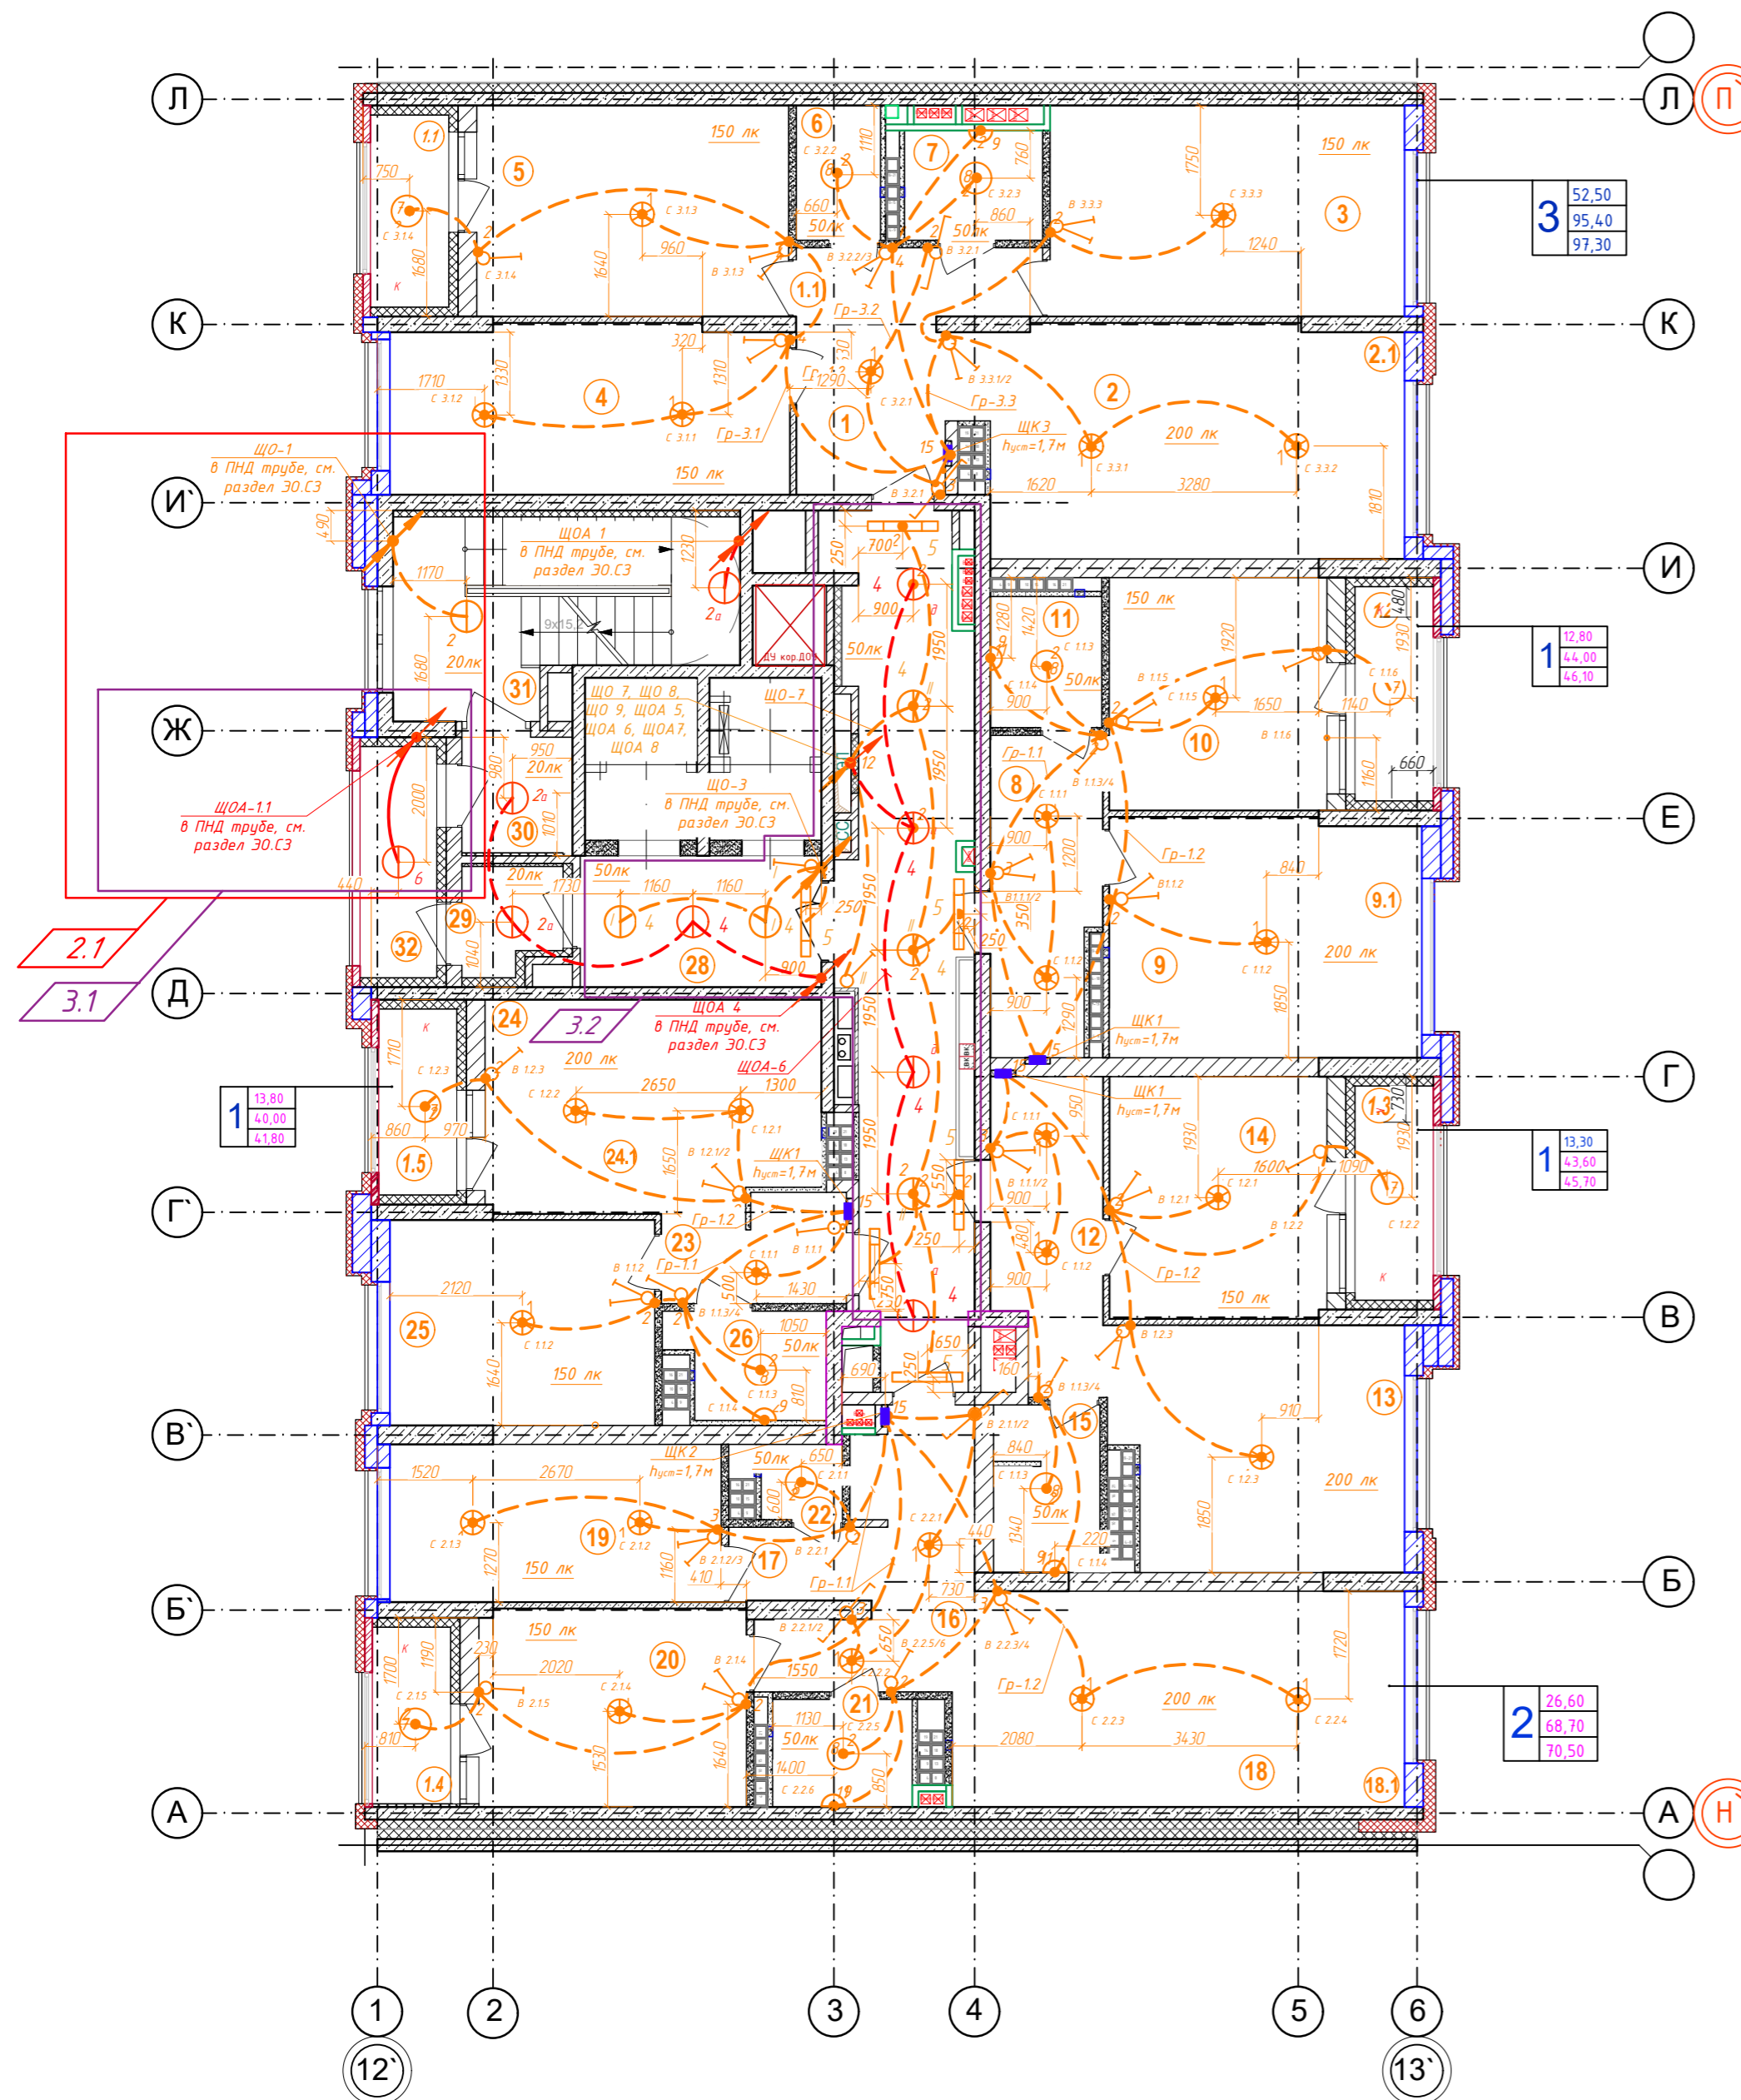

- Условное обозначение оборудования смотри лист 2;
- За относительную отметку ±0,000 принят уровень чистого пола, без покрытия;
- Прокладку электропроводки в МОП выполнить скрыто и в электротехнических трубах заложенных в основании ж/б конструкций;
- Привязку устанавливаемого оборудования уточнить по месту с учетом фактического расположения закладных установочных и ответвительных коробок.
- В светильниках Rullo 214437 в качестве источников света использовать LED лампы с цоколем GU10; мощностью 9 Вт;
- В ванных комнатах установить влагозащищенные светильники не ниже IP44, класс заземления 2.
- Оборудование указанное в ведомости приборов освещения может быть заменено на аналогичное имеющее те же характеристики.

Позиция	Обозначение	Наименование	Ед. изм	Кол-во	Примечание
2	ДБО 90-10-021-RCD 840	Светильник диодный накладной 18 Вт, 1962 лм, 105 лм/Вт, IP65, УХЛ4 с датчиком движения	шт	1	
2а	ДБО 90-10-001-RCD 840	Светильник диодный накладной 18 Вт, 1962 лм, 105 лм/Вт, IP65, УХЛ4	шт	3	
4	Lightstar Rullo 214437	Светильник накладной с лампой GU10	шт	10	см. поясн.
5	PLS5070 30W	Светильник накладной люминесцентный	шт	5	
6	ДБО 85-16-101 tablette 840	Светильник диодный накладной 16 Вт, 1407 лм, 83 лм/Вт, IP65, УХЛ4	шт	1	
7	TN 100	Светильник накладной с цоколем E27, IP54	шт	5	
8	RKL 160	Светильник накладной с цоколем E27	шт	7	
9	ДПО 5040	Светильник бра с цоколем E27, IP20	шт	5	
	ППЛ27-04-K51	Патрон подвесной E27	шт	26	

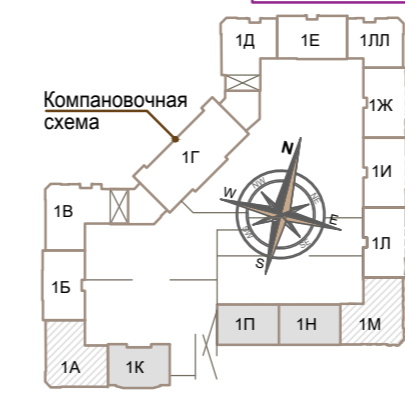

3	3	изм.	118-23	02.23	01-П-02-30			
2	1	изм.	354-22	10.22				
1	1	изм.	275-22	08.22				
Изм.	Кол.уч.	Лист	№ док.	Подпись	Дата	«Многосекционный жилой дом с нежилыми помещениями на первых этажах и подземной автостоянкой по ул. Чапаева - Щорса - Степана Разина в г. Екатеринбурге. Блок-секция 1И, 1И, 1Ж».		
Секция 1И						Стадия	Лист	Листов
						РД	9	19
ИП Клепцова						План сетей электроосвещения квартир типовой этаж (4-21 этаж)		
ГИП	Попова			09.21				
Н. контр.	Мерзлякова			09.21				
Проверил	Попова			09.21				
Разработал	Гузевич			09.21				

Инд № подл. Подпись и дата. Взам. инв. №