



Номер помеще-ния	Наименование	Площадь, м ²	Кат. поме-ще-ния
Секция 1Е. МОП			
1.35	Лифтовый холл	9,1	
1.36	Тамбур	2,4	
1.37	Тамбур	2,6	
1.38	Коридор	20,1	
1.39	Лестничная клетка	20,4	
1.68	Переходная лоджия	4,7	

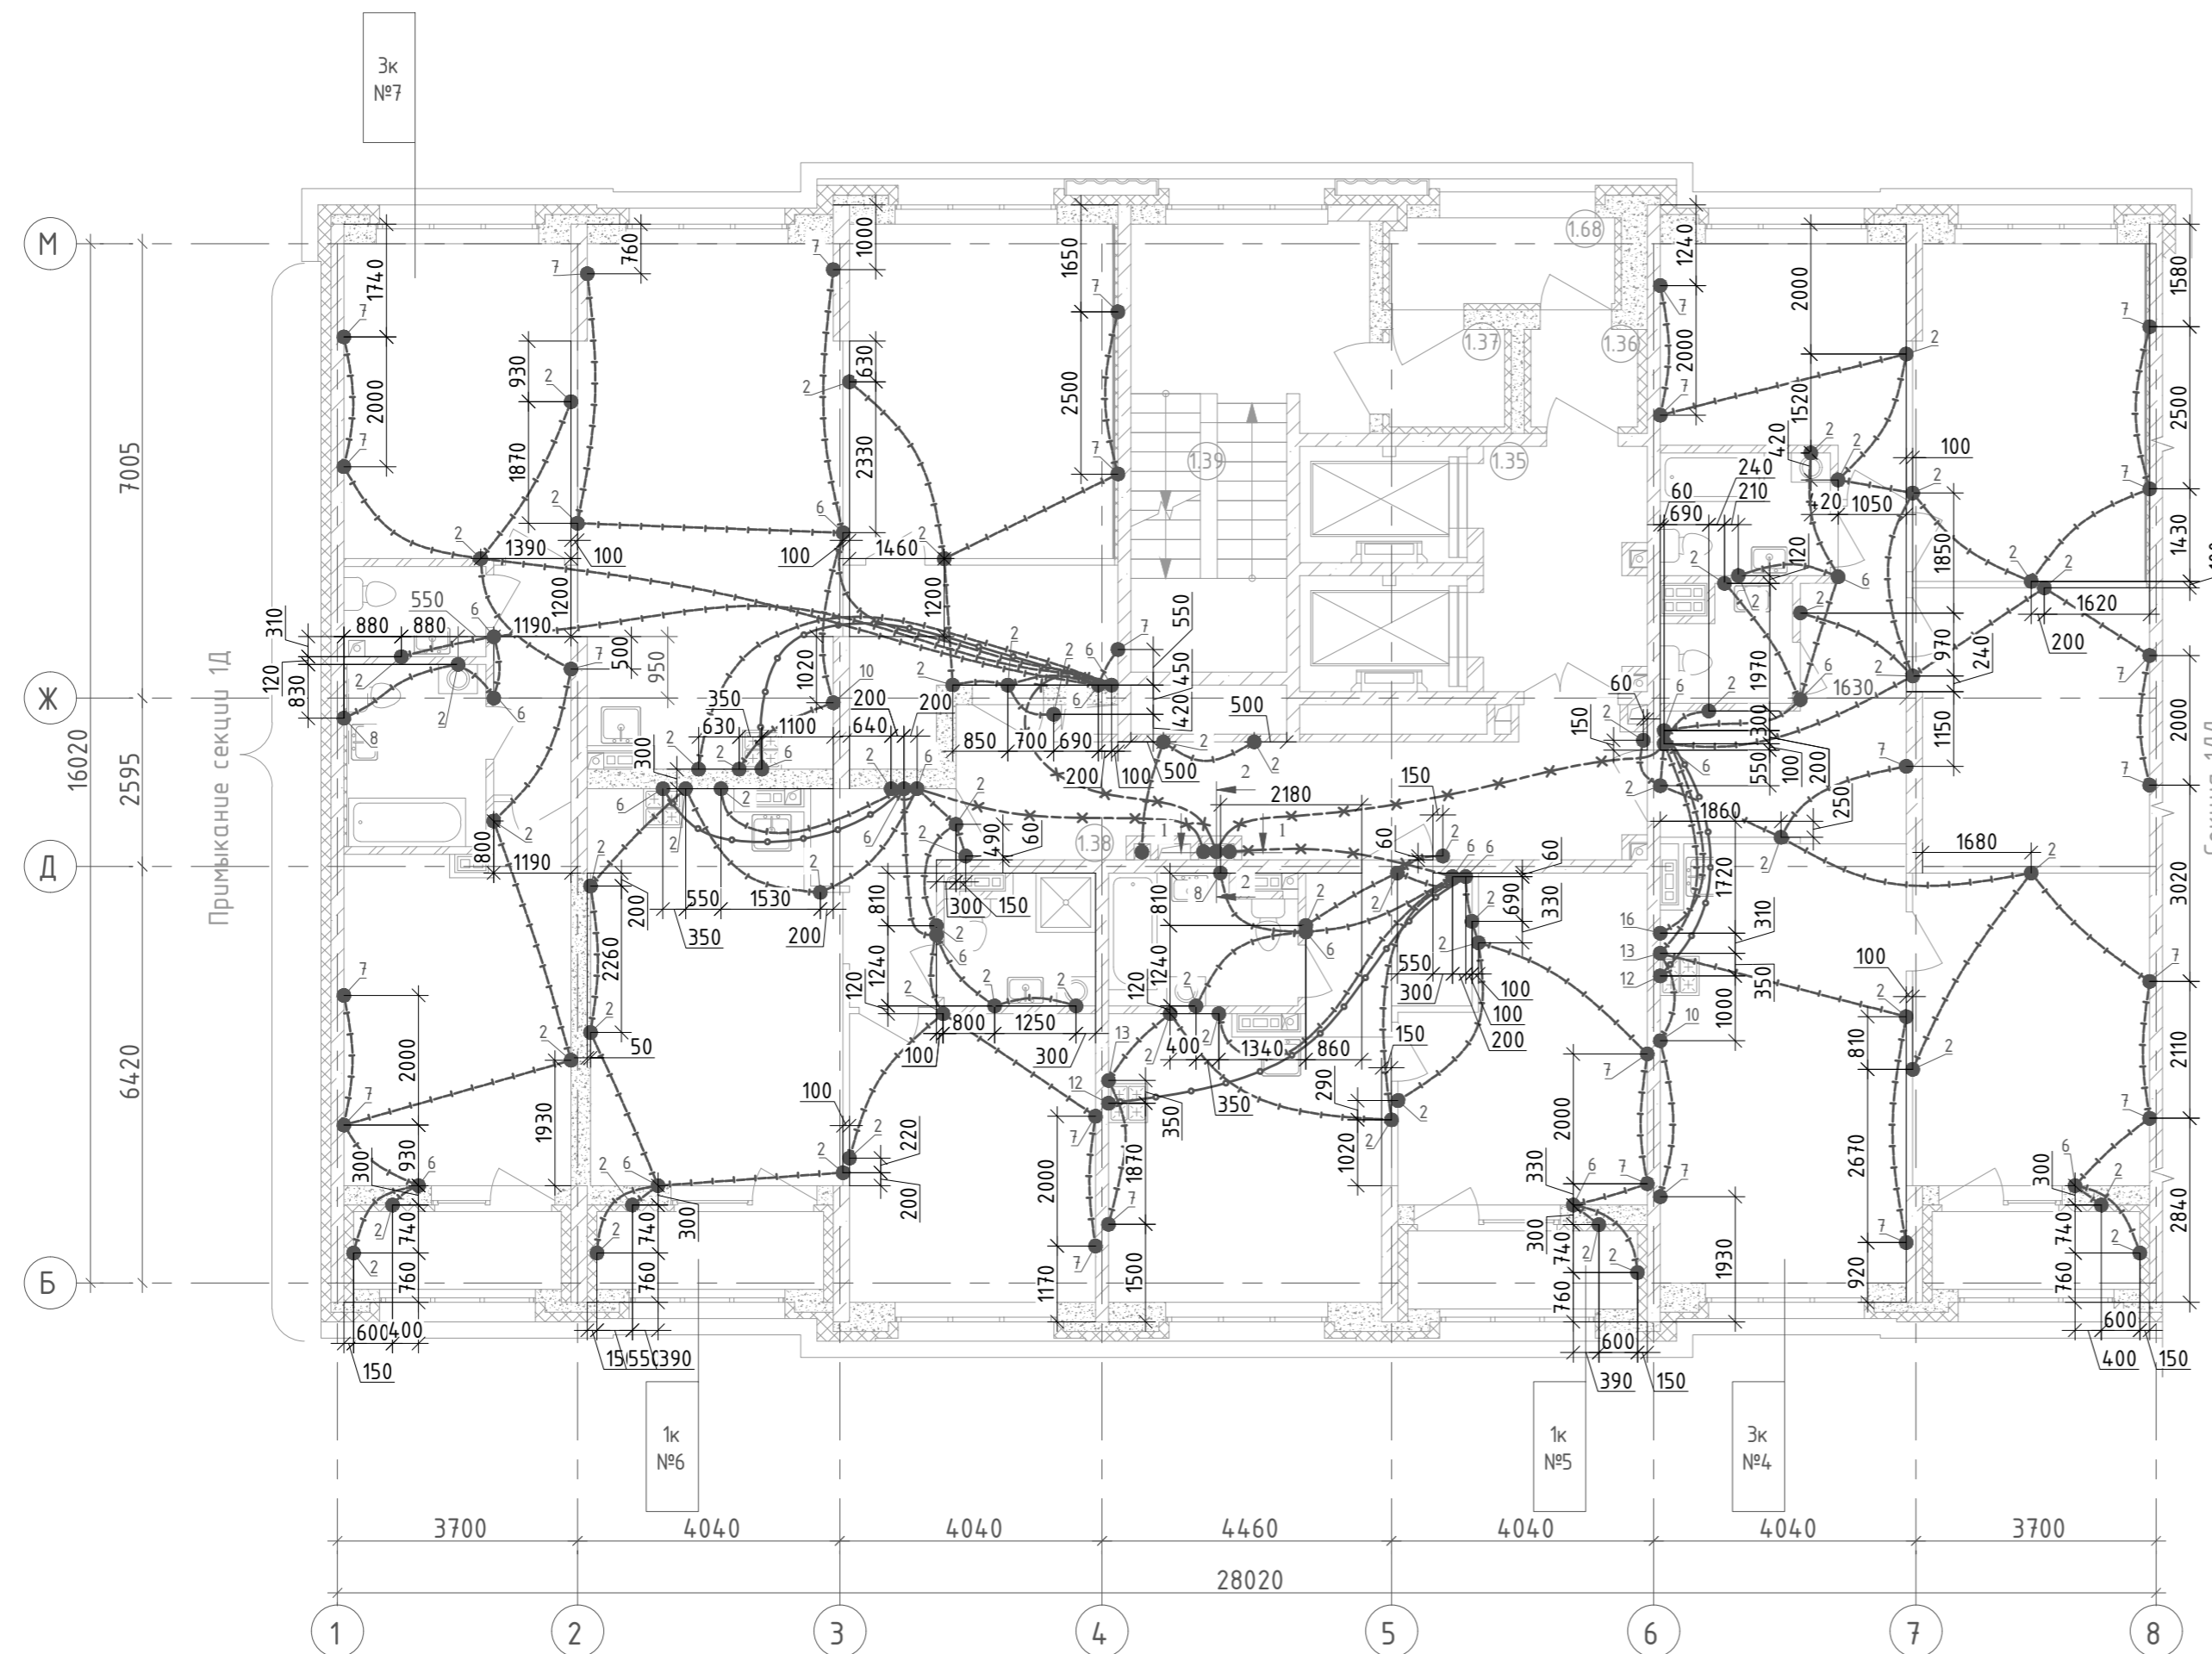

2 этаж		К-во этажей:		
Поз.	Обозначение	Наименование	К-во на эт.	Кол. на группу эт.
2	123-2021-1Е/ЛЛ-ЭЛ.КЖ Уз.2	Установка замоноличиваемой коробки КУ1301 в потолочное перекрытие	64	64
6	123-2021-1Е/ЛЛ-ЭЛ.КЖ Уз.6	Установка замоноличиваемой коробки КР1301 в потолочное перекрытие	21	21
7	123-2021-1Е/ЛЛ-ЭЛ.КЖ Уз.7	Установка замоноличиваемой коробки КУ1301 в монолитную стену на высоте 400мм	26	26
8	123-2021-1Е/ЛЛ-ЭЛ.КЖ Уз.8	Установка замоноличиваемой коробки КУ1301 в монолитную стену на высоте 1100мм	2	2
10	123-2021-1Е/ЛЛ-ЭЛ.КЖ Уз.10	Установка замоноличиваемой коробки КУ1301 в монолитную стену на высоте 1200мм	2	2
12	123-2021-1Е/ЛЛ-ЭЛ.КЖ Уз.12	Установка замоноличиваемой коробки КР1301 в монолитную стену на высоте 450мм	2	2
13	123-2021-1Е/ЛЛ-ЭЛ.КЖ Уз.13	Установка замоноличиваемой коробки КУ1301 в монолитную стену на высоте 2000мм	2	2
16	123-2021-1Е/ЛЛ-ЭЛ.КЖ Уз.16	Установка замоноличиваемой коробки КУ1301 в монолитную стену на высоте 600мм	1	1
-	-	Труба П25, м	425	425
-	-	Труба П32, м	40	40
-	-	Труба П40, м	30	30

- 1 ● Узел замоноличиваемой проводки
- x---x---x---x--- Разводка труб в монолитной плите потолка, ϕ 40мм, питание квартирного щита
- o---o---o---o--- Разводка труб в монолитной плите потолка, ϕ 32мм, питание плиты
- o---o---o---o--- Разводка труб в монолитной плите потолка ϕ 25мм, розеточная сеть
- o---o---o---o--- Разводка труб в монолитной плите потолка ϕ 25мм, освещение

На планах привязка ответственных коробок указана ориентировочно. Коробки устанавливать между стержнями арматуры, не перерезая не отгибая последние. Зазор между краем коробки и арматурным стержнем должен быть не менее 30мм. Трубную разводку в монолите прокладывать, не нарушая арматуру плиты.

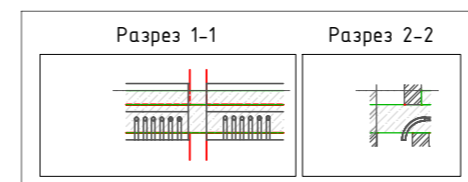

Инд. № подл. Подпись и дата. Взам. инв. №

123-2021-1Е/ЛЛ-ЭЛ.КЖ				
1	Зам	1043-22	08.22	
Изм.	Кол. уч.	Лист	№ док.	Подпись
Разработал	Федоровых	08.22		
Проверил	Ивонин	08.22		
Н.Контр.	Ситчихина	08.22		
Трубная разводка под электрооборудование. План 2 этажа. Секция 1Е			Стадия	Лист
			Р	26
			ИП Реутт Д.Г.	