


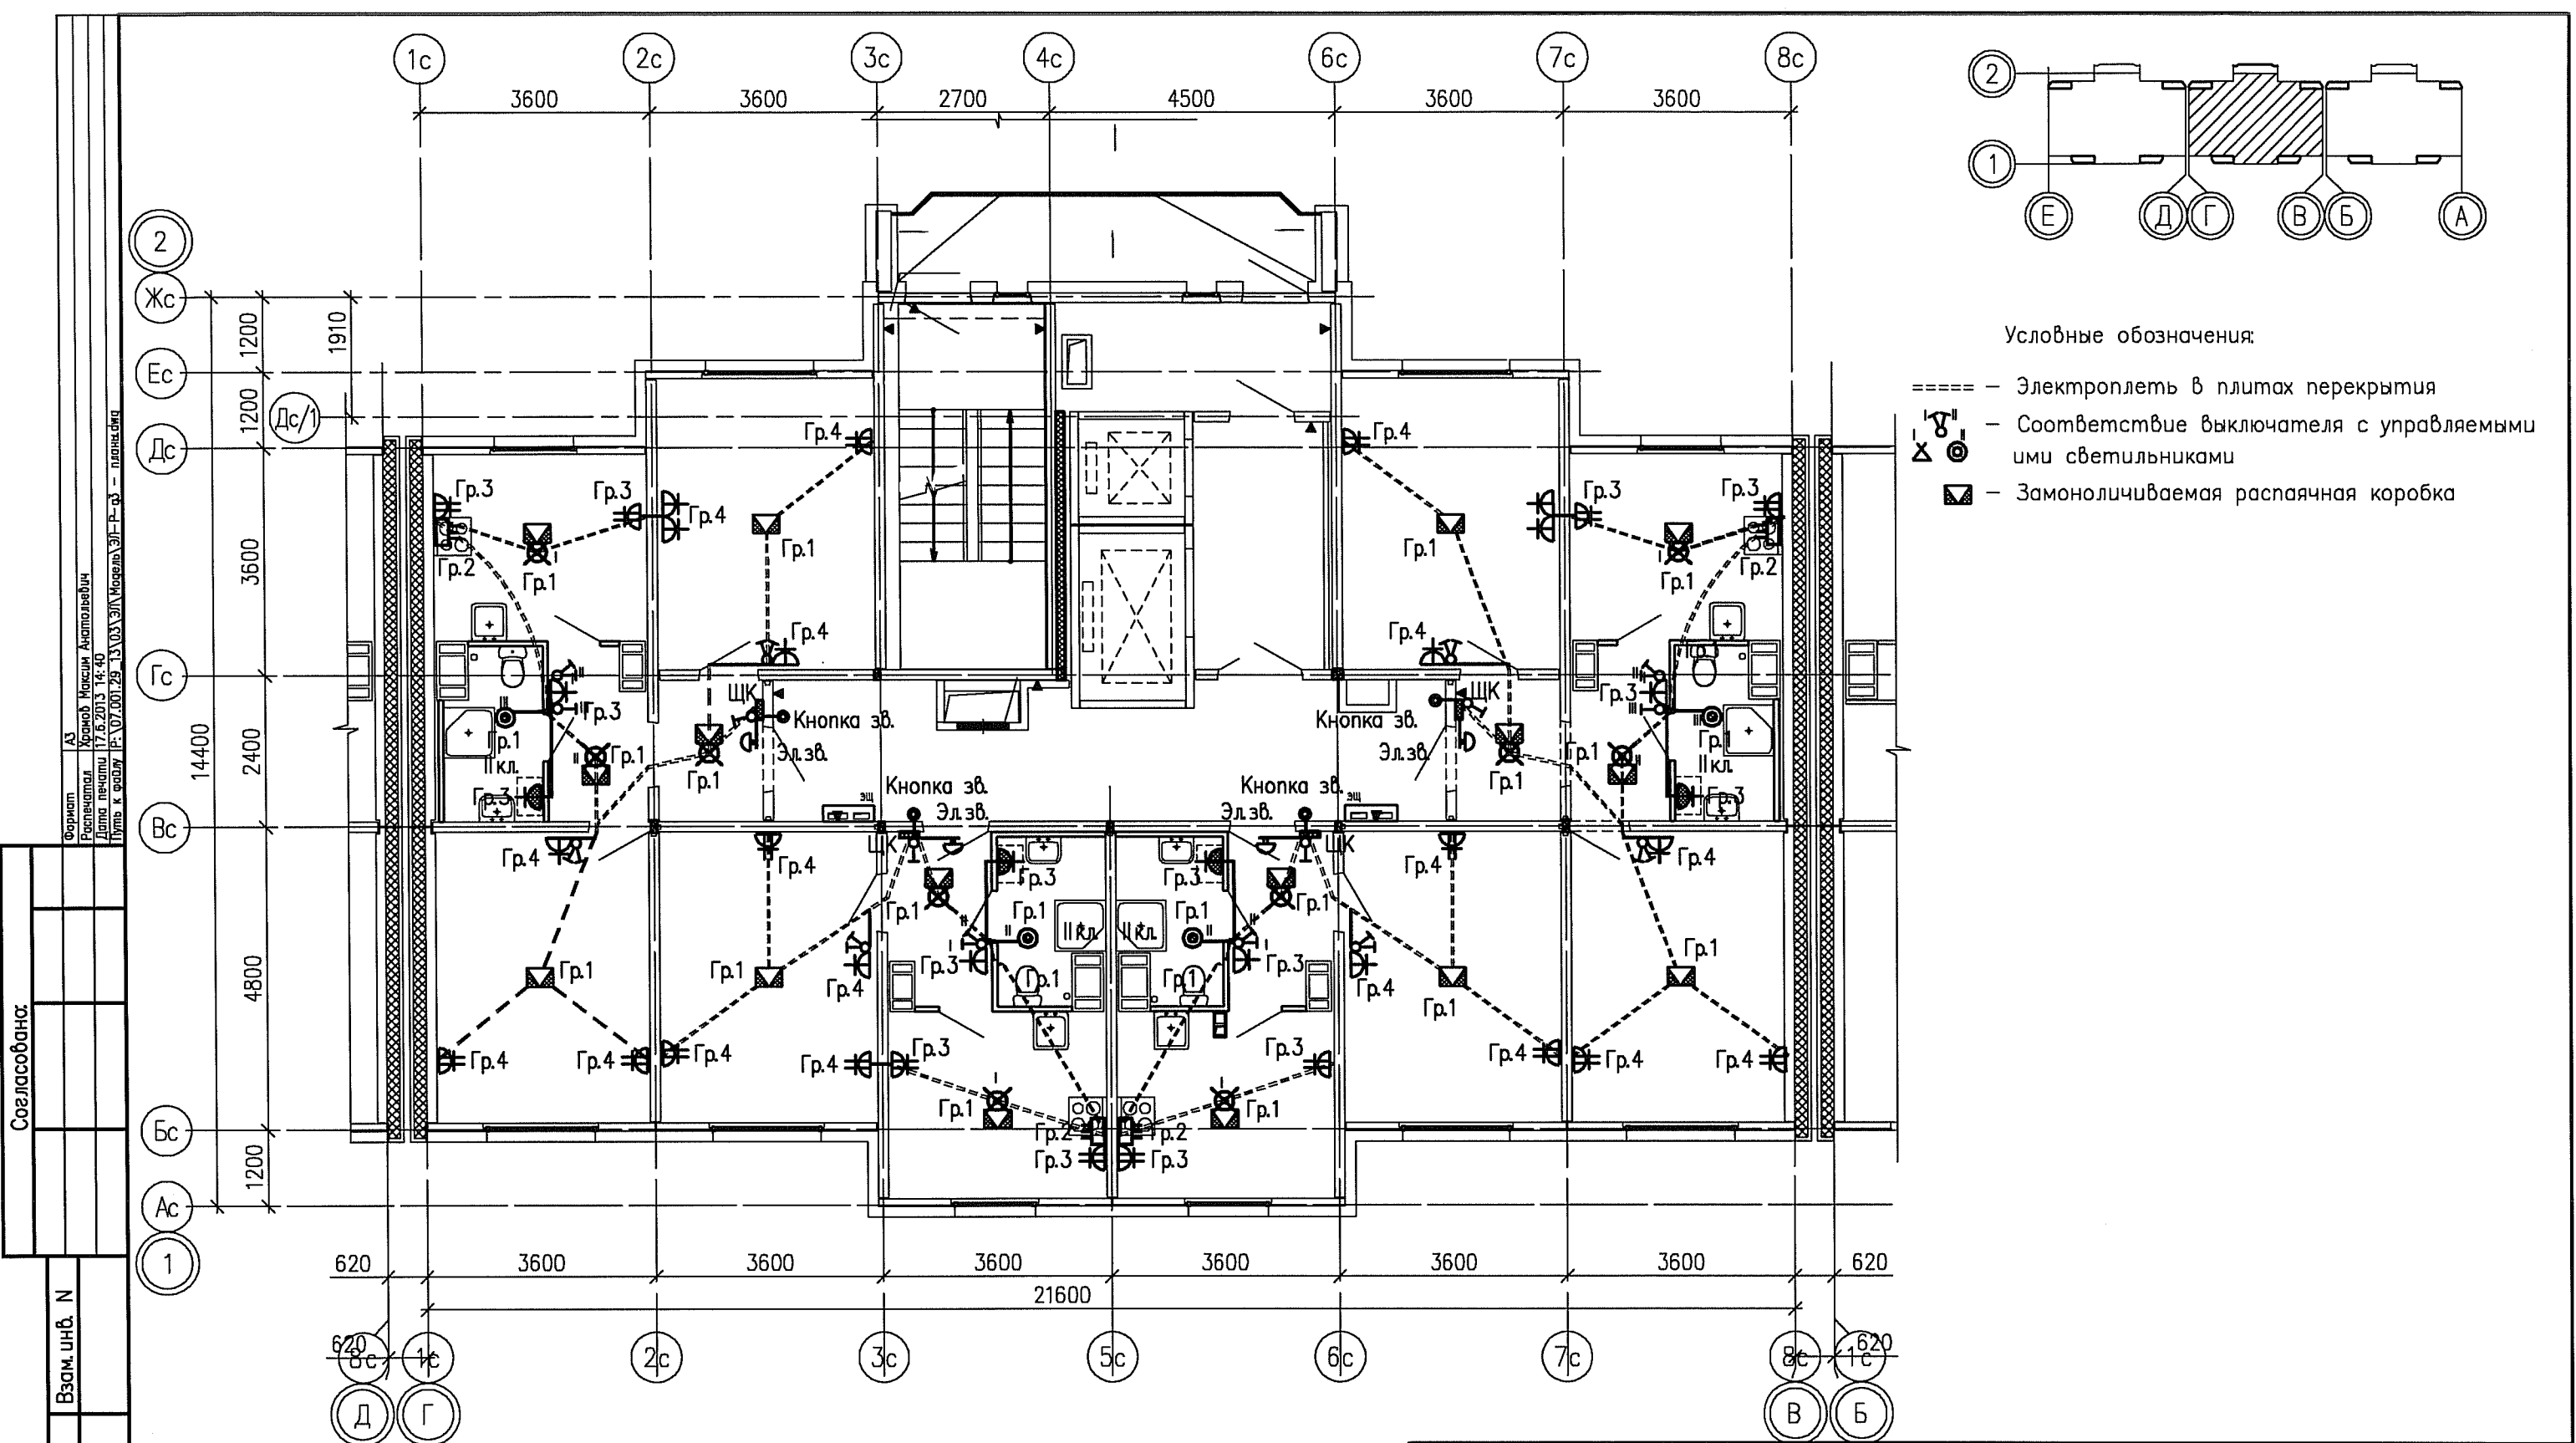

- Условные обозначения:
- Электроплеть в плитах перекрытия
 - ⌂ - Соответствие выключателя с управляемыми ими светильниками
 - ⬜ - Замоноличиваемая распаечная коробка

Примечания.

Схемы расположения электроплетей в перекрытиях и стеновых панелях смотреть совместно с рабочими чертежами раздела шифр: 07.001.29/13-03-КЖ2

Электроснабжение электрических плит, осветительную и розеточную сеть комнат, кухонь, прихожих и сан.узлов выполнить в электрических каналах, далее по тексту в "электрических плетях" в плитах перекрытий и стеновых панелях.


В ванных комнатах квартир запроектированы светильники НГПО4-60, устанавливаемые над входной дверью.

Электрические звонки установить над входными дверями квартир.

Все электромонтажные работы выполнять согласно СНиП 3.05.06-85.

Заземление электрооборудования выполнить согласно ПУЭ.

						07.001.29/13-03-ЭП			
						Жилые дома со встроенными нежилыми помещениями в квартале ул. Академика Вонсовского – улицы 1а (название условное) – Краснолесья – Анатолия Мехренцева в Ленинском районе г.Екатеринбурга. Участок застройки N2.			
Изм.	Кол.уч.	Лист	№док.	Подпись	Дата	Жилой дом N3	Стадия	Лист	Листов
Разработал	Храмов				06.13		Р	19	–
Проверил	Мальшакова				06.13				
Н. контр.	Айзатуллов				06.13				
						План 2 этажа в осях Г–В. Электрооборудование квартир	ООО "ПКУ "НОВА– СтройПроект"		

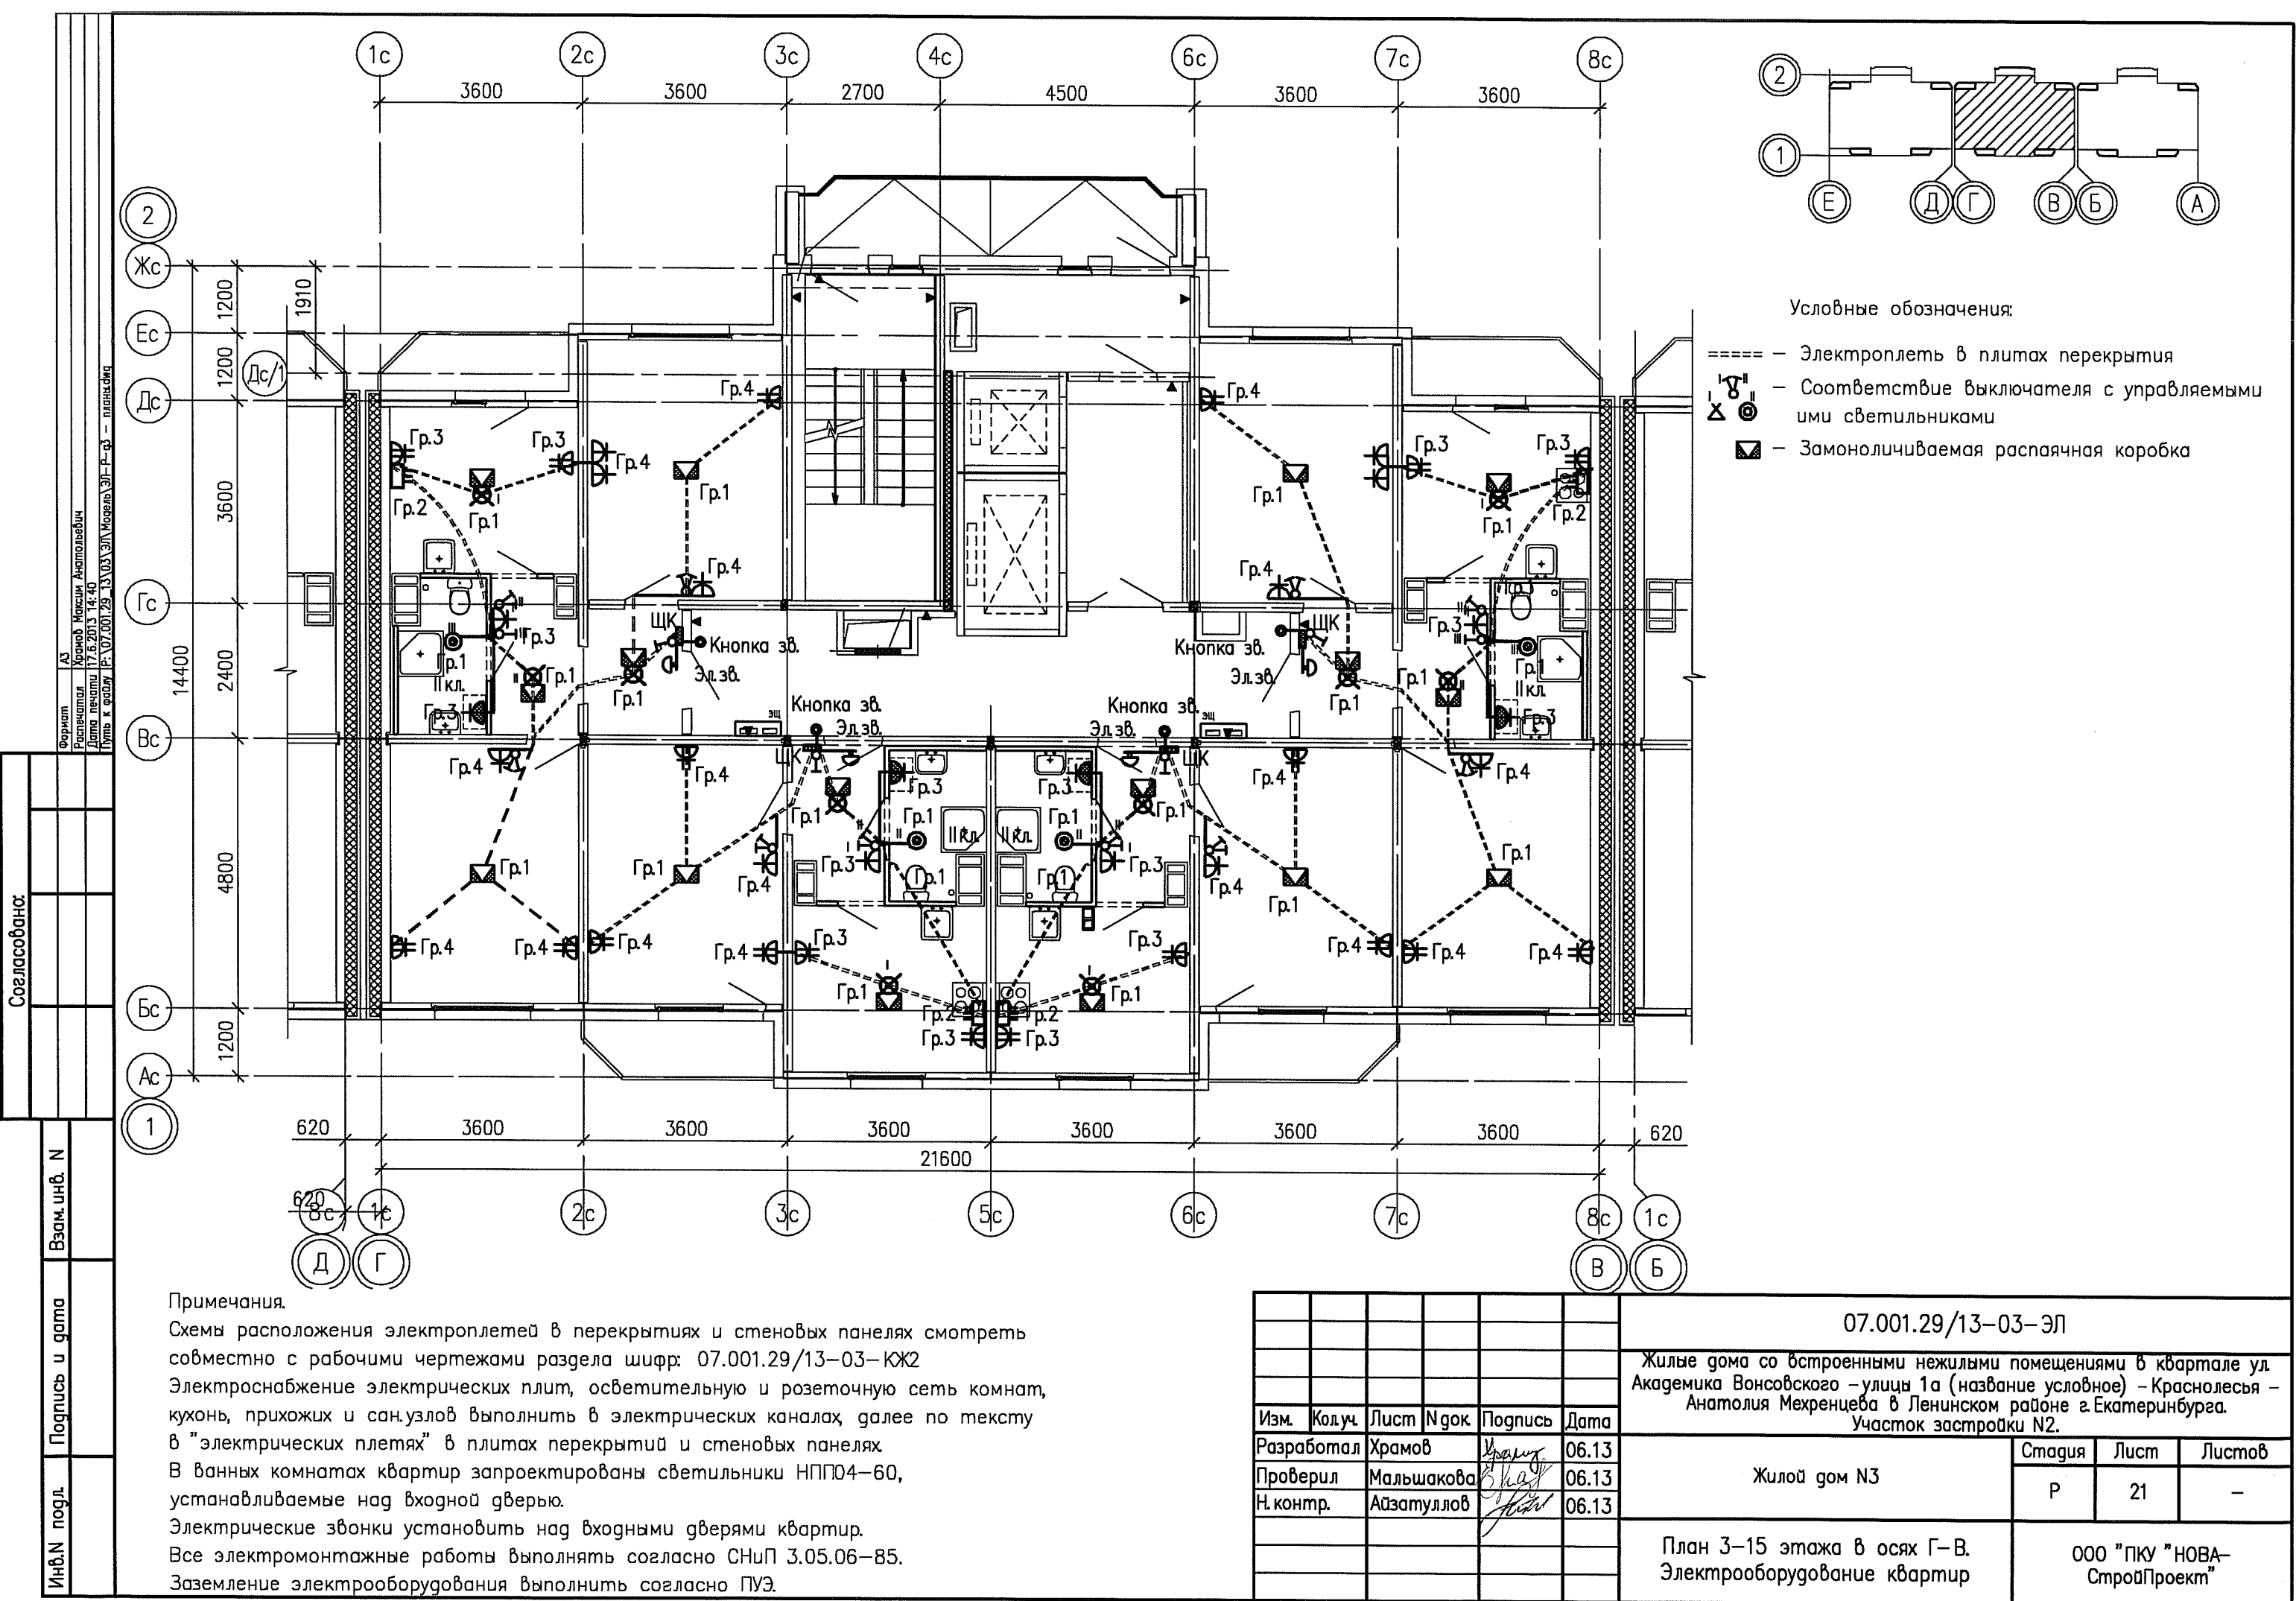

- Условные обозначения:
- — Электроплеть в плитах перекрытия
 - ⌂ — Соответствие выключателя с управляемыми имми светильниками
 - ⬜ — Замоноличиваемая распаячная коробка

Примечания.

Схемы расположения электроплетей в перекрытиях и стеновых панелях смотреть совместно с рабочими чертежами раздела шифр: 07.001.29/13-03-КЖ2

Электроснабжение электрических плит, осветительную и розеточную сеть комнат, кухонь, прихожих и сан.узлов выполнить в электрических каналах, далее по тексту в "электрических плетях" в плитах перекрытий и стеновых панелях.

В ванных комнатах квартир запроектированы светильники НПП04-60, устанавливаемые над входной дверью.

Электрические звонки установить над входными дверями квартир.

Все электромонтажные работы выполнять согласно СНиП 3.05.06-85.

Заземление электрооборудования выполнить согласно ПУЭ.

						07.001.29/13-03-ЭЛ		
						Жилые дома со встроенными нежилыми помещениями в квартале ул. Академика Вонсовского - улицы 1а (название условное) - Краснолесья - Анатолия Мехренцева в Ленинском районе г.Екатеринбурга. Участок застройки N2.		
Изм.	Код.уч.	Лист	№ док.	Подпись	Дата	Жилой дом N3	Стадия	Лист
Разработал	Храмов				06.13		Р	21
Проверил	Мальшакова				06.13			
Н. контр.	Айзатуллов				06.13			
						План 3-15 этажа в осях Г-В. Электрооборудование квартир		ООО "ПКУ "НОВА-СтройПроект"

						07.001.29/13-03-ЭП			
						Жилые дома со встроенными нежилыми помещениями в квартале ул. Академика Вонсовского – улицы 1а (название условное) – Краснолесья – Анатолия Мехренцева в Ленинском районе г.Екатеринбурга. Участок застройки N2.			
Изм.	Код уч.	Лист	Н док.	Подпись	Дата	Жилой дом N3	Стадия	Лист	Листов
Разработал	Храмов				06.13		Р	23	–
Проверил	Мальшакова				06.13				
Н. контр.	Айзатуллов				06.13				
						План 16–18 этажа в осях Г–В. Электрооборудование квартир	ООО "ПКУ "НОВА-СтройПроект"		