




Экспликация помещений техподполья в осях 1-2

Номер помещения	Наименование	Площадь, м <sup>2</sup>	Кат.
Общедомовые помещения			
1	Тамбур	4,48	
2	Лифтовой холл	19,27	
3	Вестибюль	10,92	
4	Лестничная клетка	15,66	
5	Электрощитовая	9,62	Д
6	Мойка уборочного инвентаря	3,00	В4
ИТОГО площадь общедомовых помещений:		62,95	
Дошкольная образовательная организация на 20 мест			
9	Тамбур	5,15	
11	Коридор	11,37	
12	Мойка уборочного инвентаря	3,05	
13	Кладовая грязного белья	1,83	В2
14	Раздевальная	14,73	
15	Коридор	26,83	
16	Групповая	60,20	
18	Спальня	49,13	
19	Коридор	14,80	
20	Комната персонала	7,30	
21	Буфетная -раздаточная	10,43	
22	Туалетная	10,64	
23	Санузел персонала	2,93	
24	Кладовая чистого белья	6,62	В2
25	Административное помещение	7,66	
ИТОГО площадь помещений :		230,32	
ИТОГО общая площадь :		249,15	

СОГЛАСОВАНО  
 АР Духина  
 ОВ Пашаева  
 ЗЛ Борзова  
 Век шдН  
 Подпись и дата  
 ИдМ года

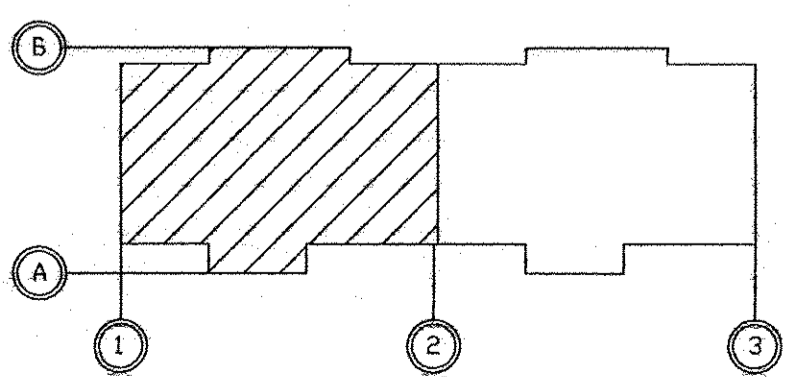


АПУ.031-02-ВК					
8	2	Зам	315-16	09.17	
Изм.	Коп.уч.	Лист	№ док.	Подпись	Дата
Жилой комплекс со встроенными объектами общественного назначения и подземной автостоянкой в квартале улиц Бажинских Комиссаров-Капнина-Уральских рабочих-пер.Сосновый в Орджоникидзевском районе г. Екатеринбурга					
15-19-этажный секционный жилой дом №2				СТАДИЯ	ЛИСТ
				Р	4
Н.контр	Шкляр	09.17			
Гл. спец	Решетникова	09.17			
Проверил	Решетникова	09.17			
Разработал	Калачев	09.17			
План 1 этажа в осях 1-2				ЗАО КОРПОРАЦИЯ АТОМСТРОЙКОМПЛЕКС	

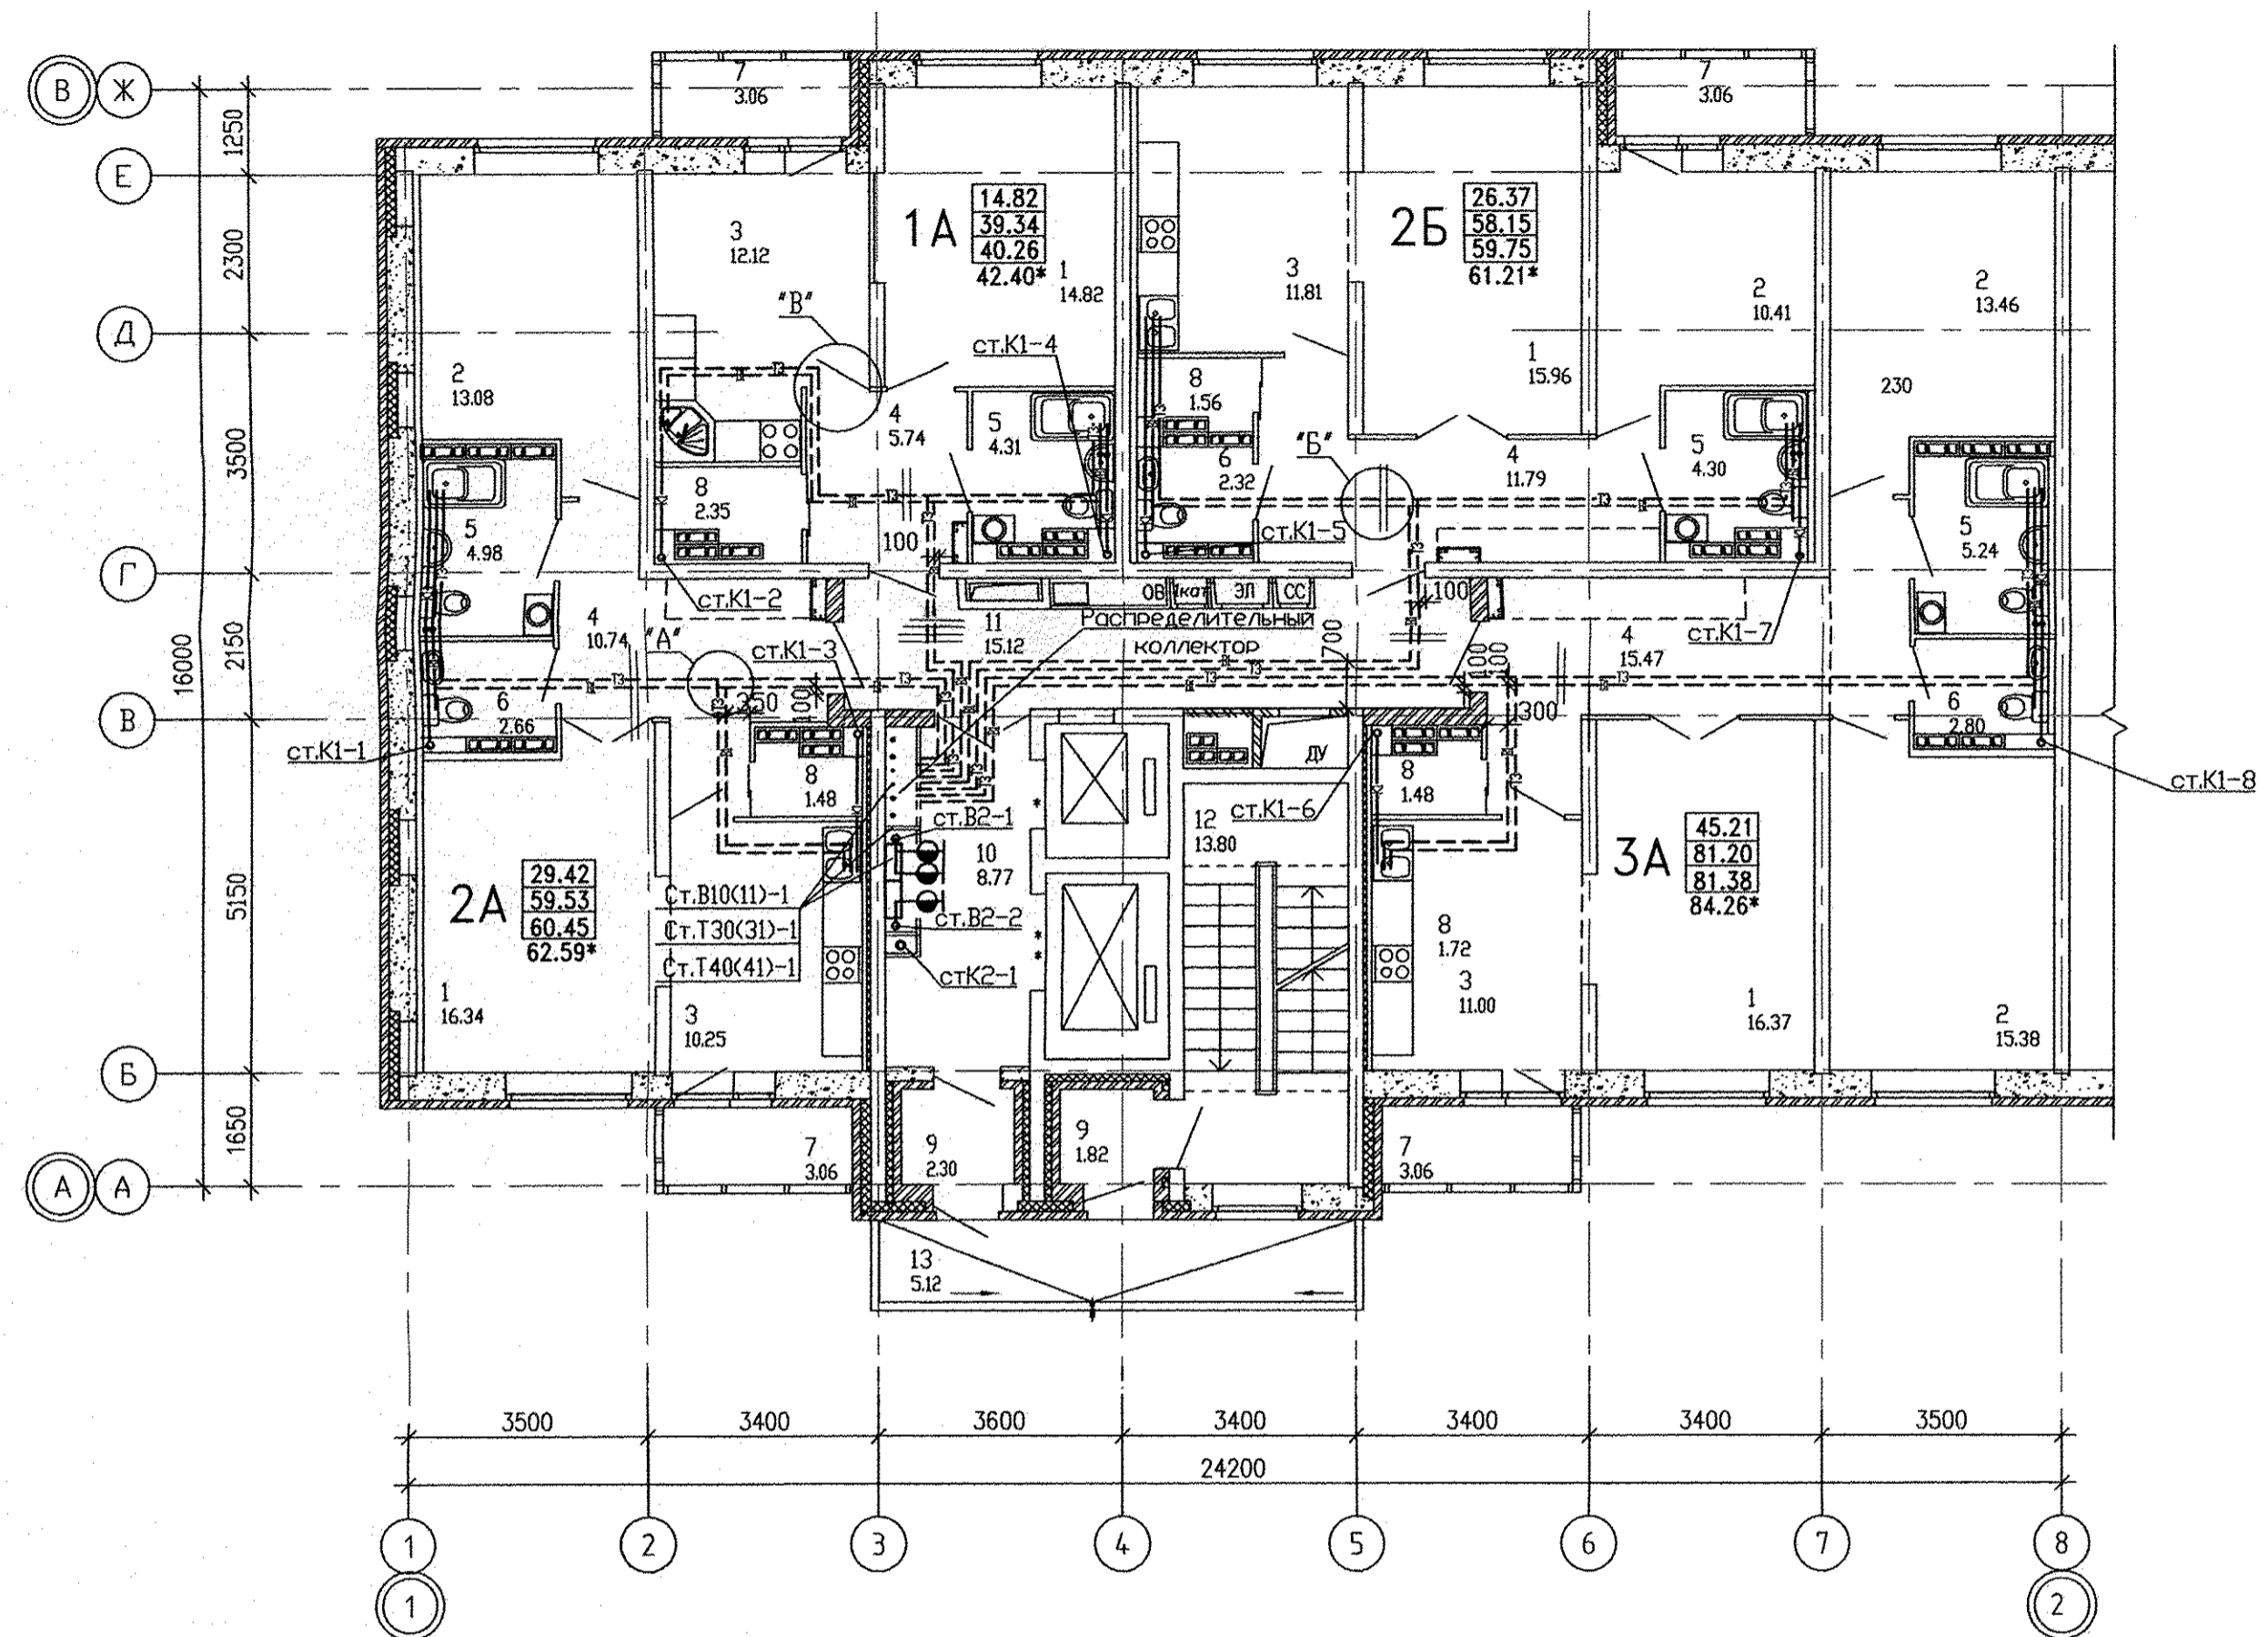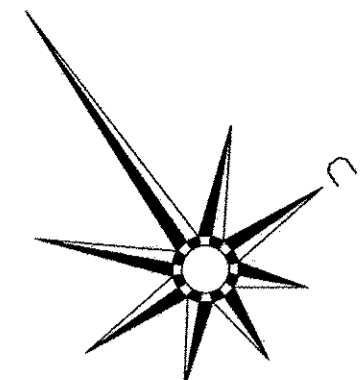


Экспликация помещений  
(на 1 этаж)

Номер помещения	Наименование	Площадь, м2	Кат. помещения
Помещения квартир			
1	Гостиная	63.49	
2	Спальная	52.33	
3	Кухня	45.18	
4	Прихожая	43.74	
5	Ванная	18.83	
6	Санузел	7.78	
7	Балкон	12.24	
8	Встроенный шкаф	6.87	
	Итого	250.46	
Общедомовые помещения			
9	Тамбуры	4.12	
10	Лифтовой холл	8.77	
11	Межквартирный коридор	15.29	
12	Незадымляемая лестничная клетка	13.80	
13	Переходная поджия	5.12	
ИТОГО	площадь общедомовых помещений:	51.29	


"А"  
Пересечение труб холодного и горячего водоснабжения

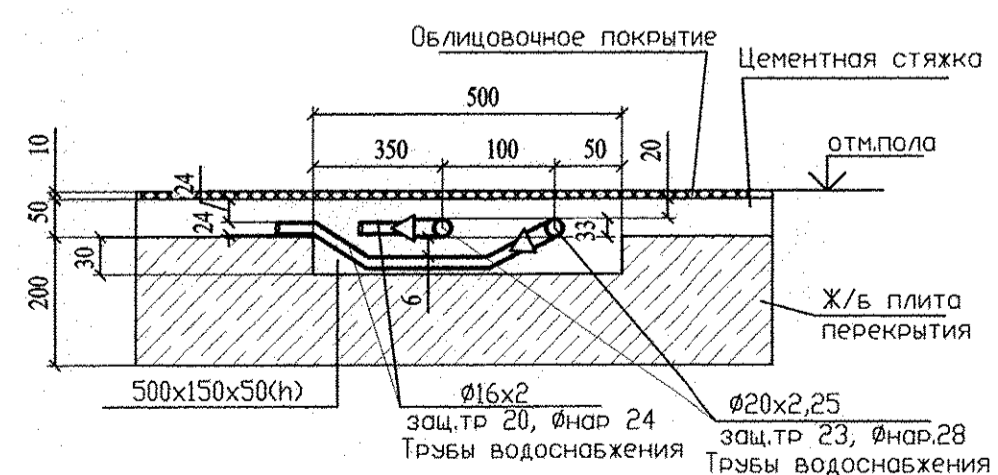


"Б"  
Пересечение труб водоснабжения и отопления

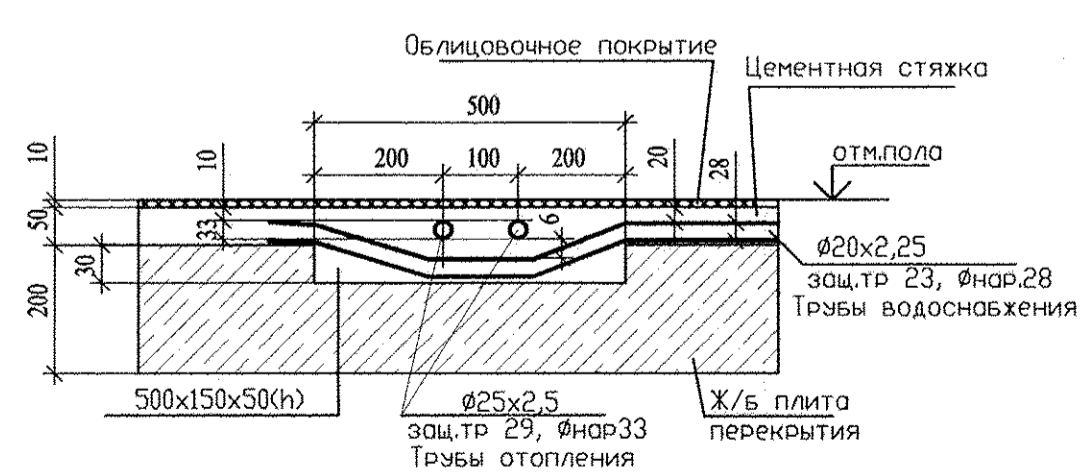

"В"  
Узел пересечения межкомнатных проемов

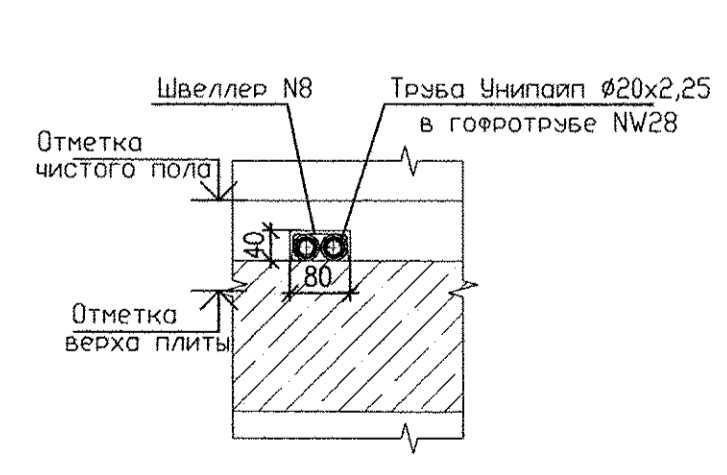

СОГЛАСОВАНО	Ввод	Подпись и дата	Ин.д.н. подл.
АР	Лукшина		
ОБ	Пашаева		
ЗЛ	Воробьева		
СС	Ворождина		

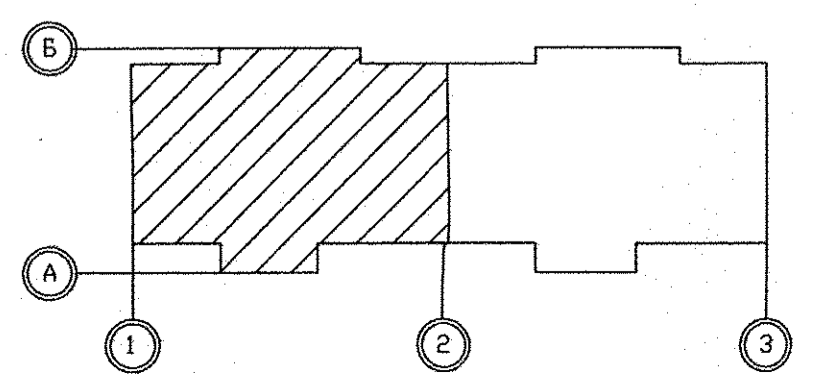

АПУ.031-02-ВК				
Жилой комплекс со встроенными объектами общественного назначения и подземной автостоянкой в квартале улиц Бакинских Комиссаров-Напиевина-Уральских рабочих-пер.Сосновый в Орджоникидзевском районе г. Екатеринбург				
Изм.	Коп.уч.	Лист	№ док.	Подпись
				Дата
Н.контр.	Шкляр			08.16
Гл.спец.	Решетникова			08.16
Проверил	Решетникова			08.16
Разработал	Калачев			08.16
15-19-этажный секционный жилой дом №2				СТАДИЯ
План типового этажа в осях 1-2. Узлы "А", "Б"				ЛИСТ
				ЛИСТОВ
				Р 6
				ЗАО КОРПОРАЦИЯ АТОМСТРОЙКОМПЛЕКС