


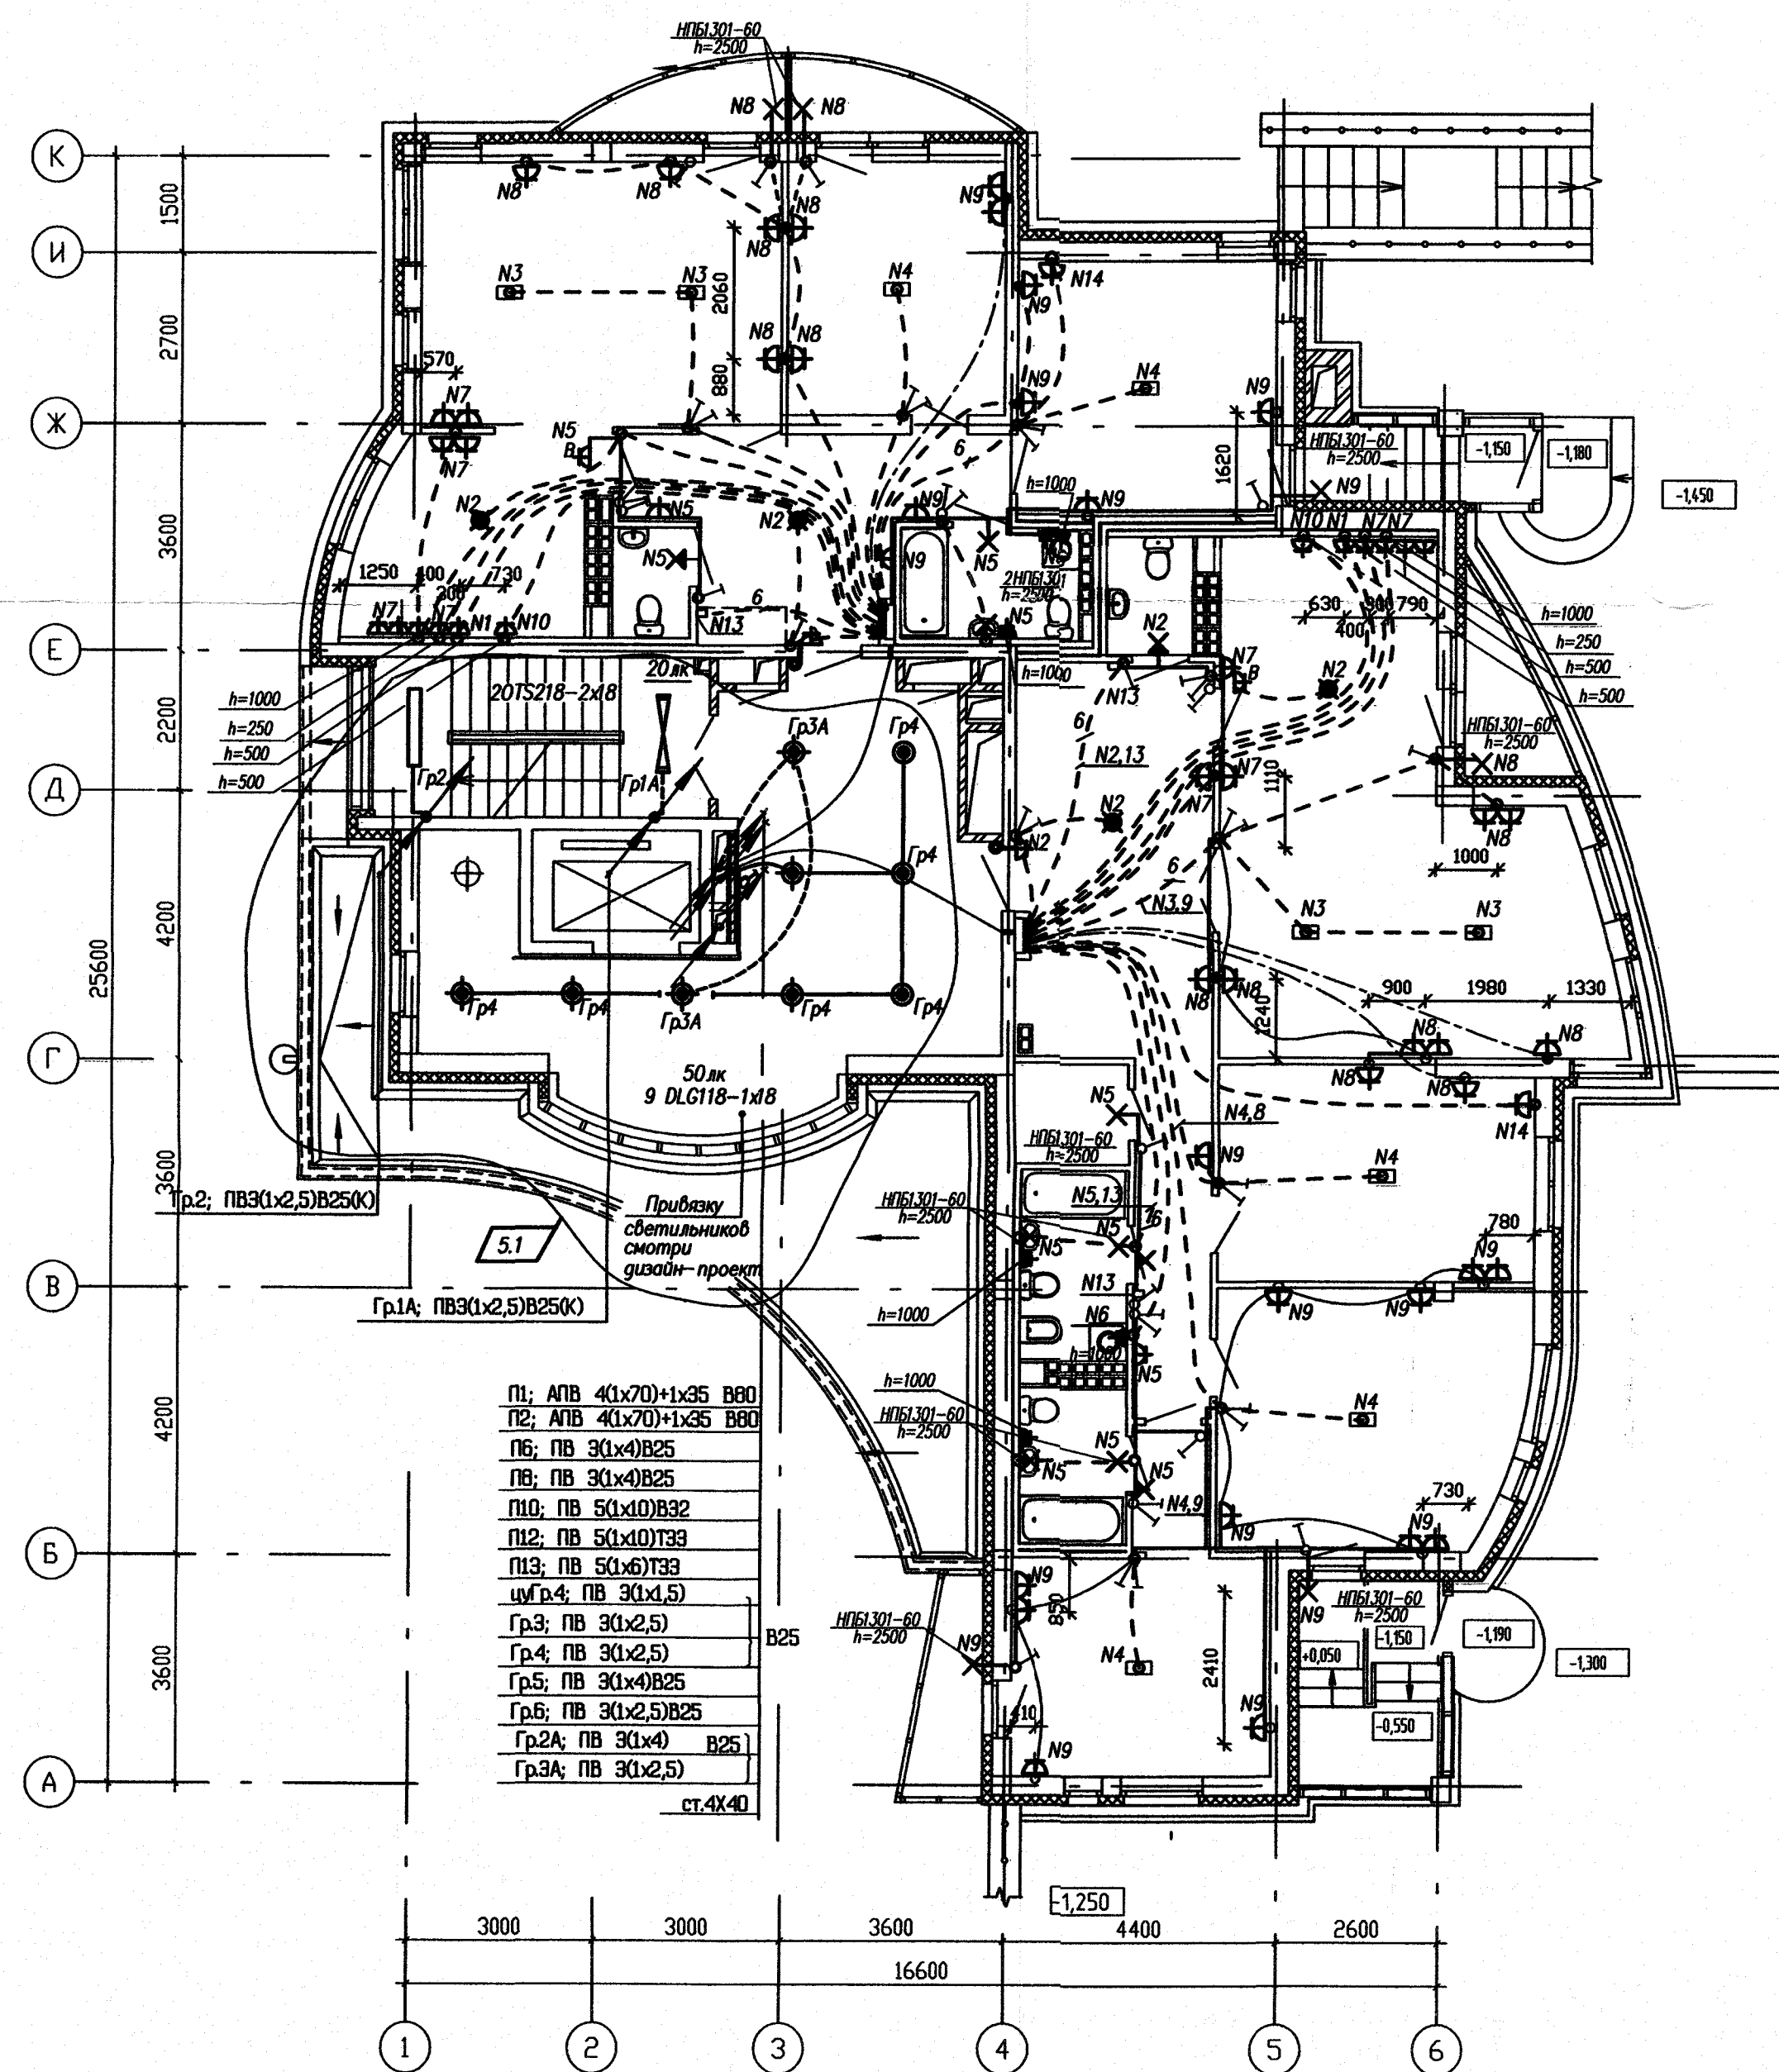

ПРИМЕЧАНИЕ:

— УСЛОВНЫЕ ОБОЗНАЧЕНИЯ:

----- — ТРУБЫ ПРОЛОЖЕННЫЕ В ПЕРЕКРЫТИИ НАД ЭТАЖОМ;

----- - ТРУБЫ ПРОЛОЖЕННЫЕ В ПЕРЕКРЫТИИ ПОЛА ЭТАЖА;



— ТРУБЫ ПРОЛОЖЕННЫЕ В ПОДГОТОВКЕ ПОЛА

ΔВ - шт. розетка для бытового вентилятора на $h = 200\text{ мм}$ от потолка

ДАННЫЙ ЛИСТ ЧИТАТЬ СОВМЕСТНО С ЧЕРТЕЖАМИ РАЗДЕЛА — АКБ.126—01—ЭЛ.КЖ

							АКБ.126-01-ЭЛ		
5	1	-	06-10	07	07.10	Реконструкция многоквартирного жилого дома по ул.Красноармейская, 71а в Октябрьском районе г. Екатеринбург			
1	-	Зам.	44-09	07	04.09				
Изм.	Кол.уч.	Лист	N док.	Подпись	Дата				
8-9 –этажный жилой дом с подземным паркингом							СТАДИЯ	ЛИСТ	ЛИСТОВ
							Р	11	-
Н.Контр.	Певзнер				04.09				
Проверил	Митькова				04.09				
Разработчик	Митькова				04.09				

СОГЛАСОВАНО			
ОВ	ГЗ	КЗ	ВЗ
ВК	КЗ	КЗ	ВЗ
СС	КЗ	КЗ	ВЗ
Инв.№	подл.	Подпись и дата	Взам. инв.№

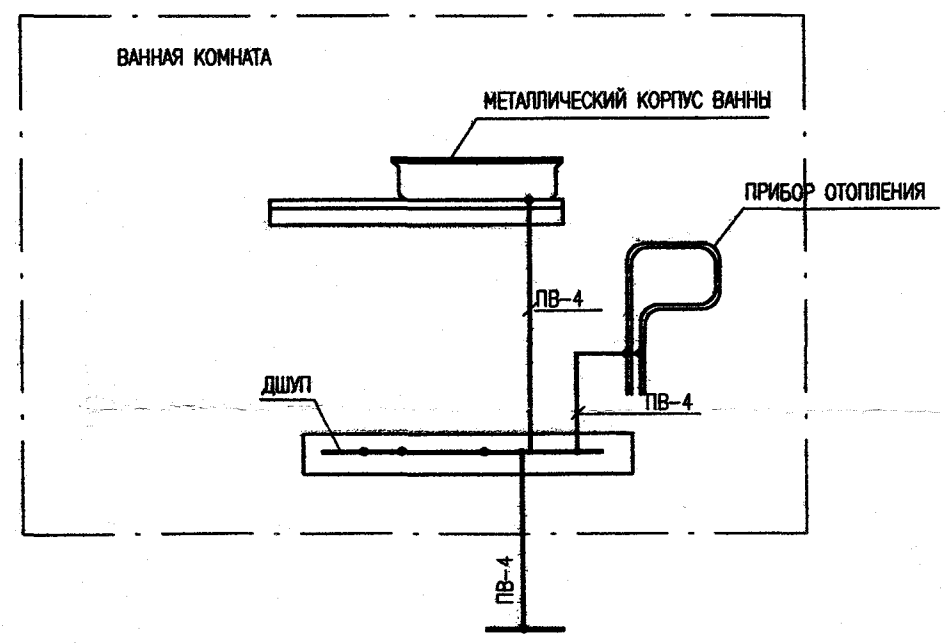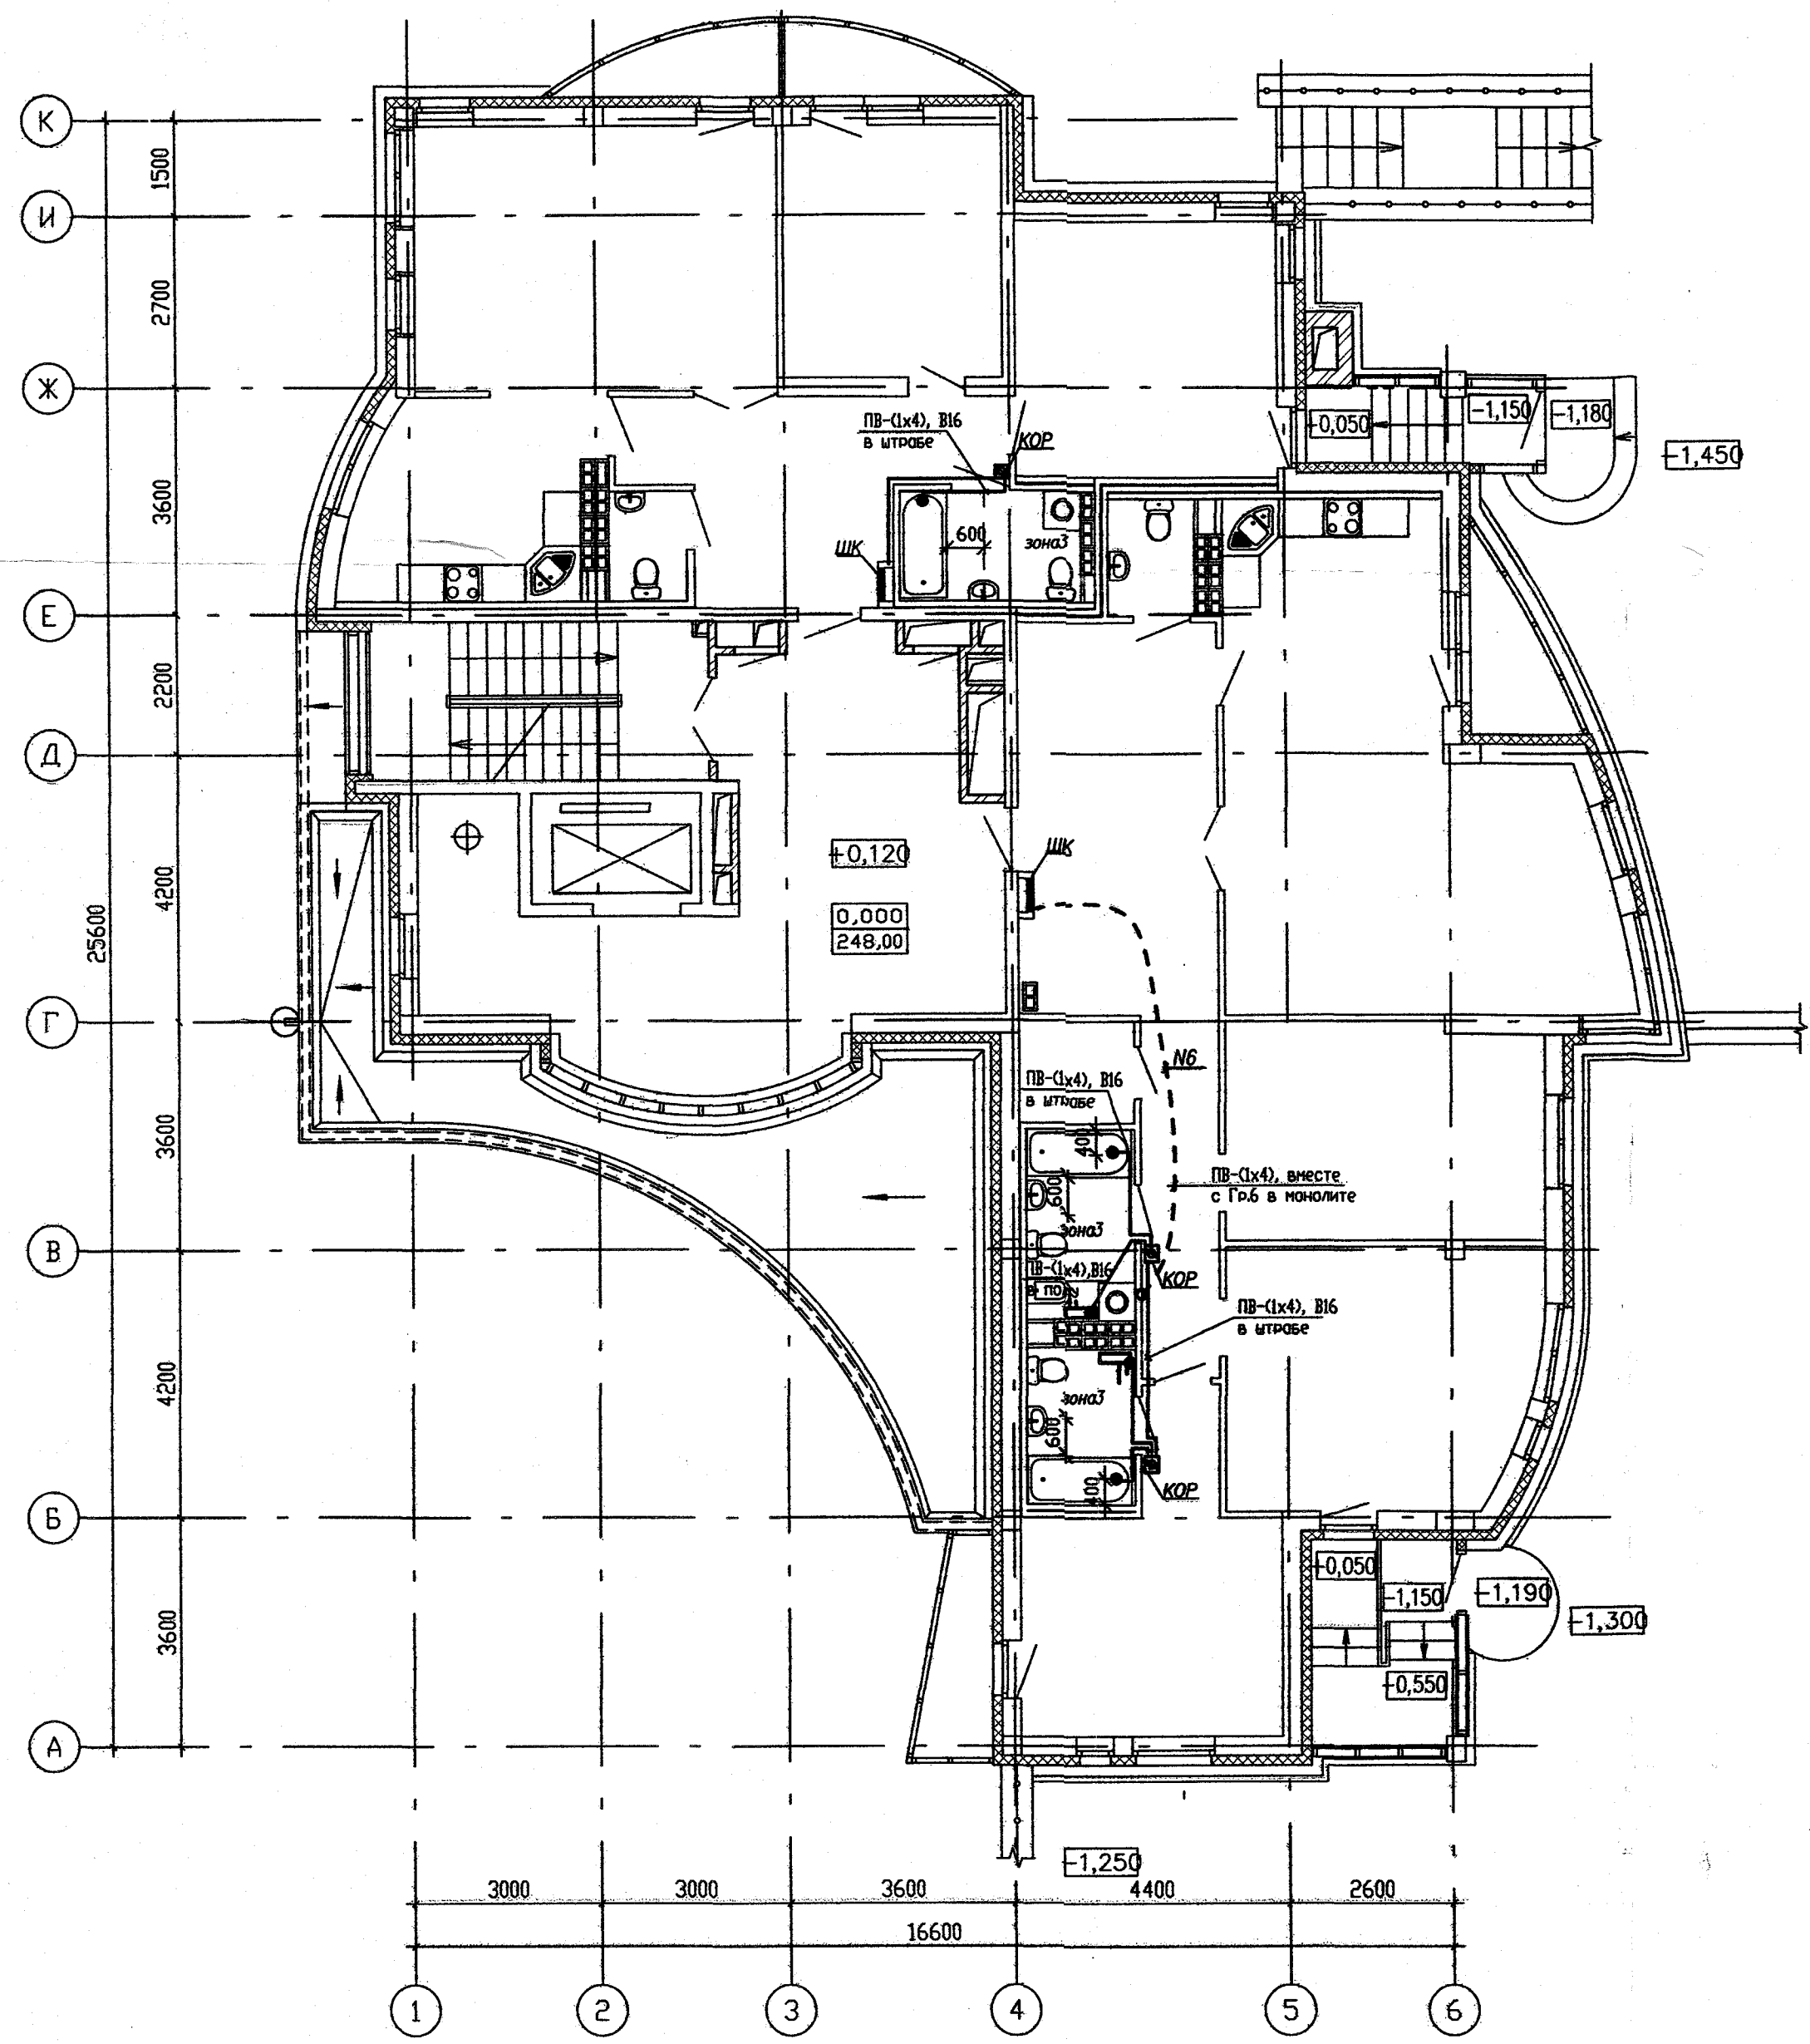

ПРИМЕЧАНИЕ



КОР -пластмассовая ответвит. коробка (ref.920 23, 105x105x55) с заземляющей шиной на 8 присоединения (ref.048 22) (производство ф-мы "Legrand")

Пластмассовая коробка с заземляющей шиной (КОР) устанавливается скрыто на стене, со стороны коридора.

Дополнительная система уравнивания потенциалов в ваннх комнатах квартир является обязательной. Ответвит. коробки (КОР) установить на высоте 300мм, в зоне 3 в ванной комнате. Прокладка всех защитных проводников и их подключение, установка коробок, осуществляется электромонтажной организацией, а места их подключения к сторонним проводящим частям подготавливаются организациями, осуществляющими сантехнические и другие специальные работы. Прокладка проводов ПВ с изоляцией желто-зеленого цвета выполняется скрыто в поливинилхлоридных трубах. Трубы водопровода и канализации, выполненные из пластмассы, к дополнительной системе уравнивания потенциалов не присоединяются. Присоединение корпусов электрооборудования (дополнительно установленного после сдачи дома) выполнять на свободные клеммы, проводом ПВ 1х4 по месту. Для включения трубе горячего и холодного водоснабжения в дополнительную систему уравнивания потенциалов использовать проводящую вставку, установленную перед вентилем со стороны стояка.

						АКБ.126-01-ЭП		
1	-	Зам.	44-09	04.09		Реконструкция многоквартирного жилого дома по ул.Красноармейская, 71а в Октябрьском районе г. Екатеринбурга		
Изм.	Код.уч.	Лист	№ док	Подпись	Дата			
						8-9 –этажный жилой дом с подземным паркингом		
						СТАДИЯ	ЛИСТ	ЛИСТОВ
						Р	12	-
Н.Контр.	Певзнер			04.09		План 1 этажа		
Проверил	Митькова			04.09		Дополнительная система уравнивания потенциалов.		
Разработал	Французова			04.09		ПРОЕКТ КОМПЛЕКС		

СОГЛАСОВАНО			
ОВ	Г.И.И.И.	В.И.И.И.	Б.И.И.И.
ВК	К.И.И.И.	С.И.И.И.	С.И.И.И.
СС	С.И.И.И.	С.И.И.И.	С.И.И.И.
Инв.И.И.	Подпись и дата	Взам. инв.И.И.	Инв.И.И.

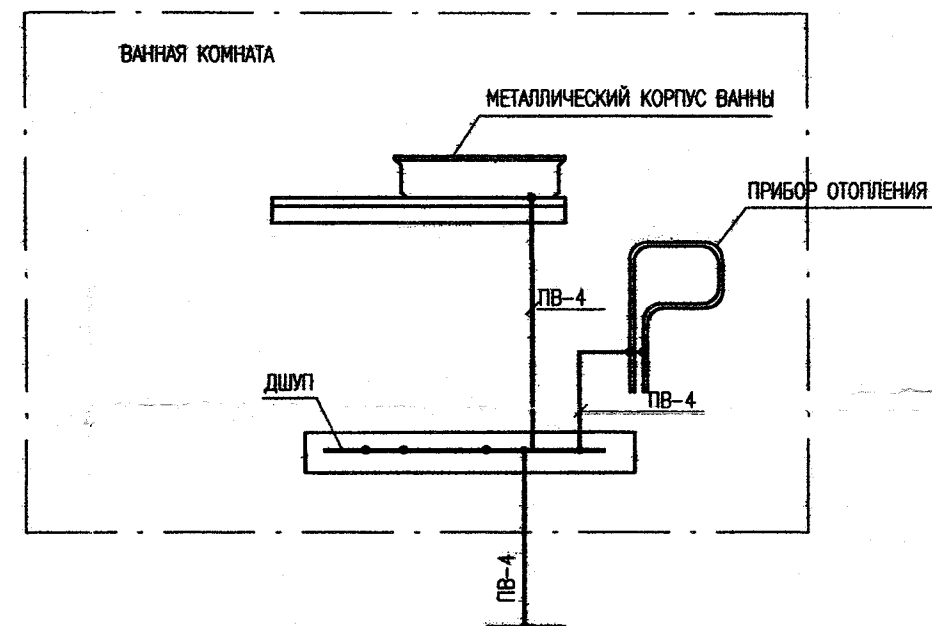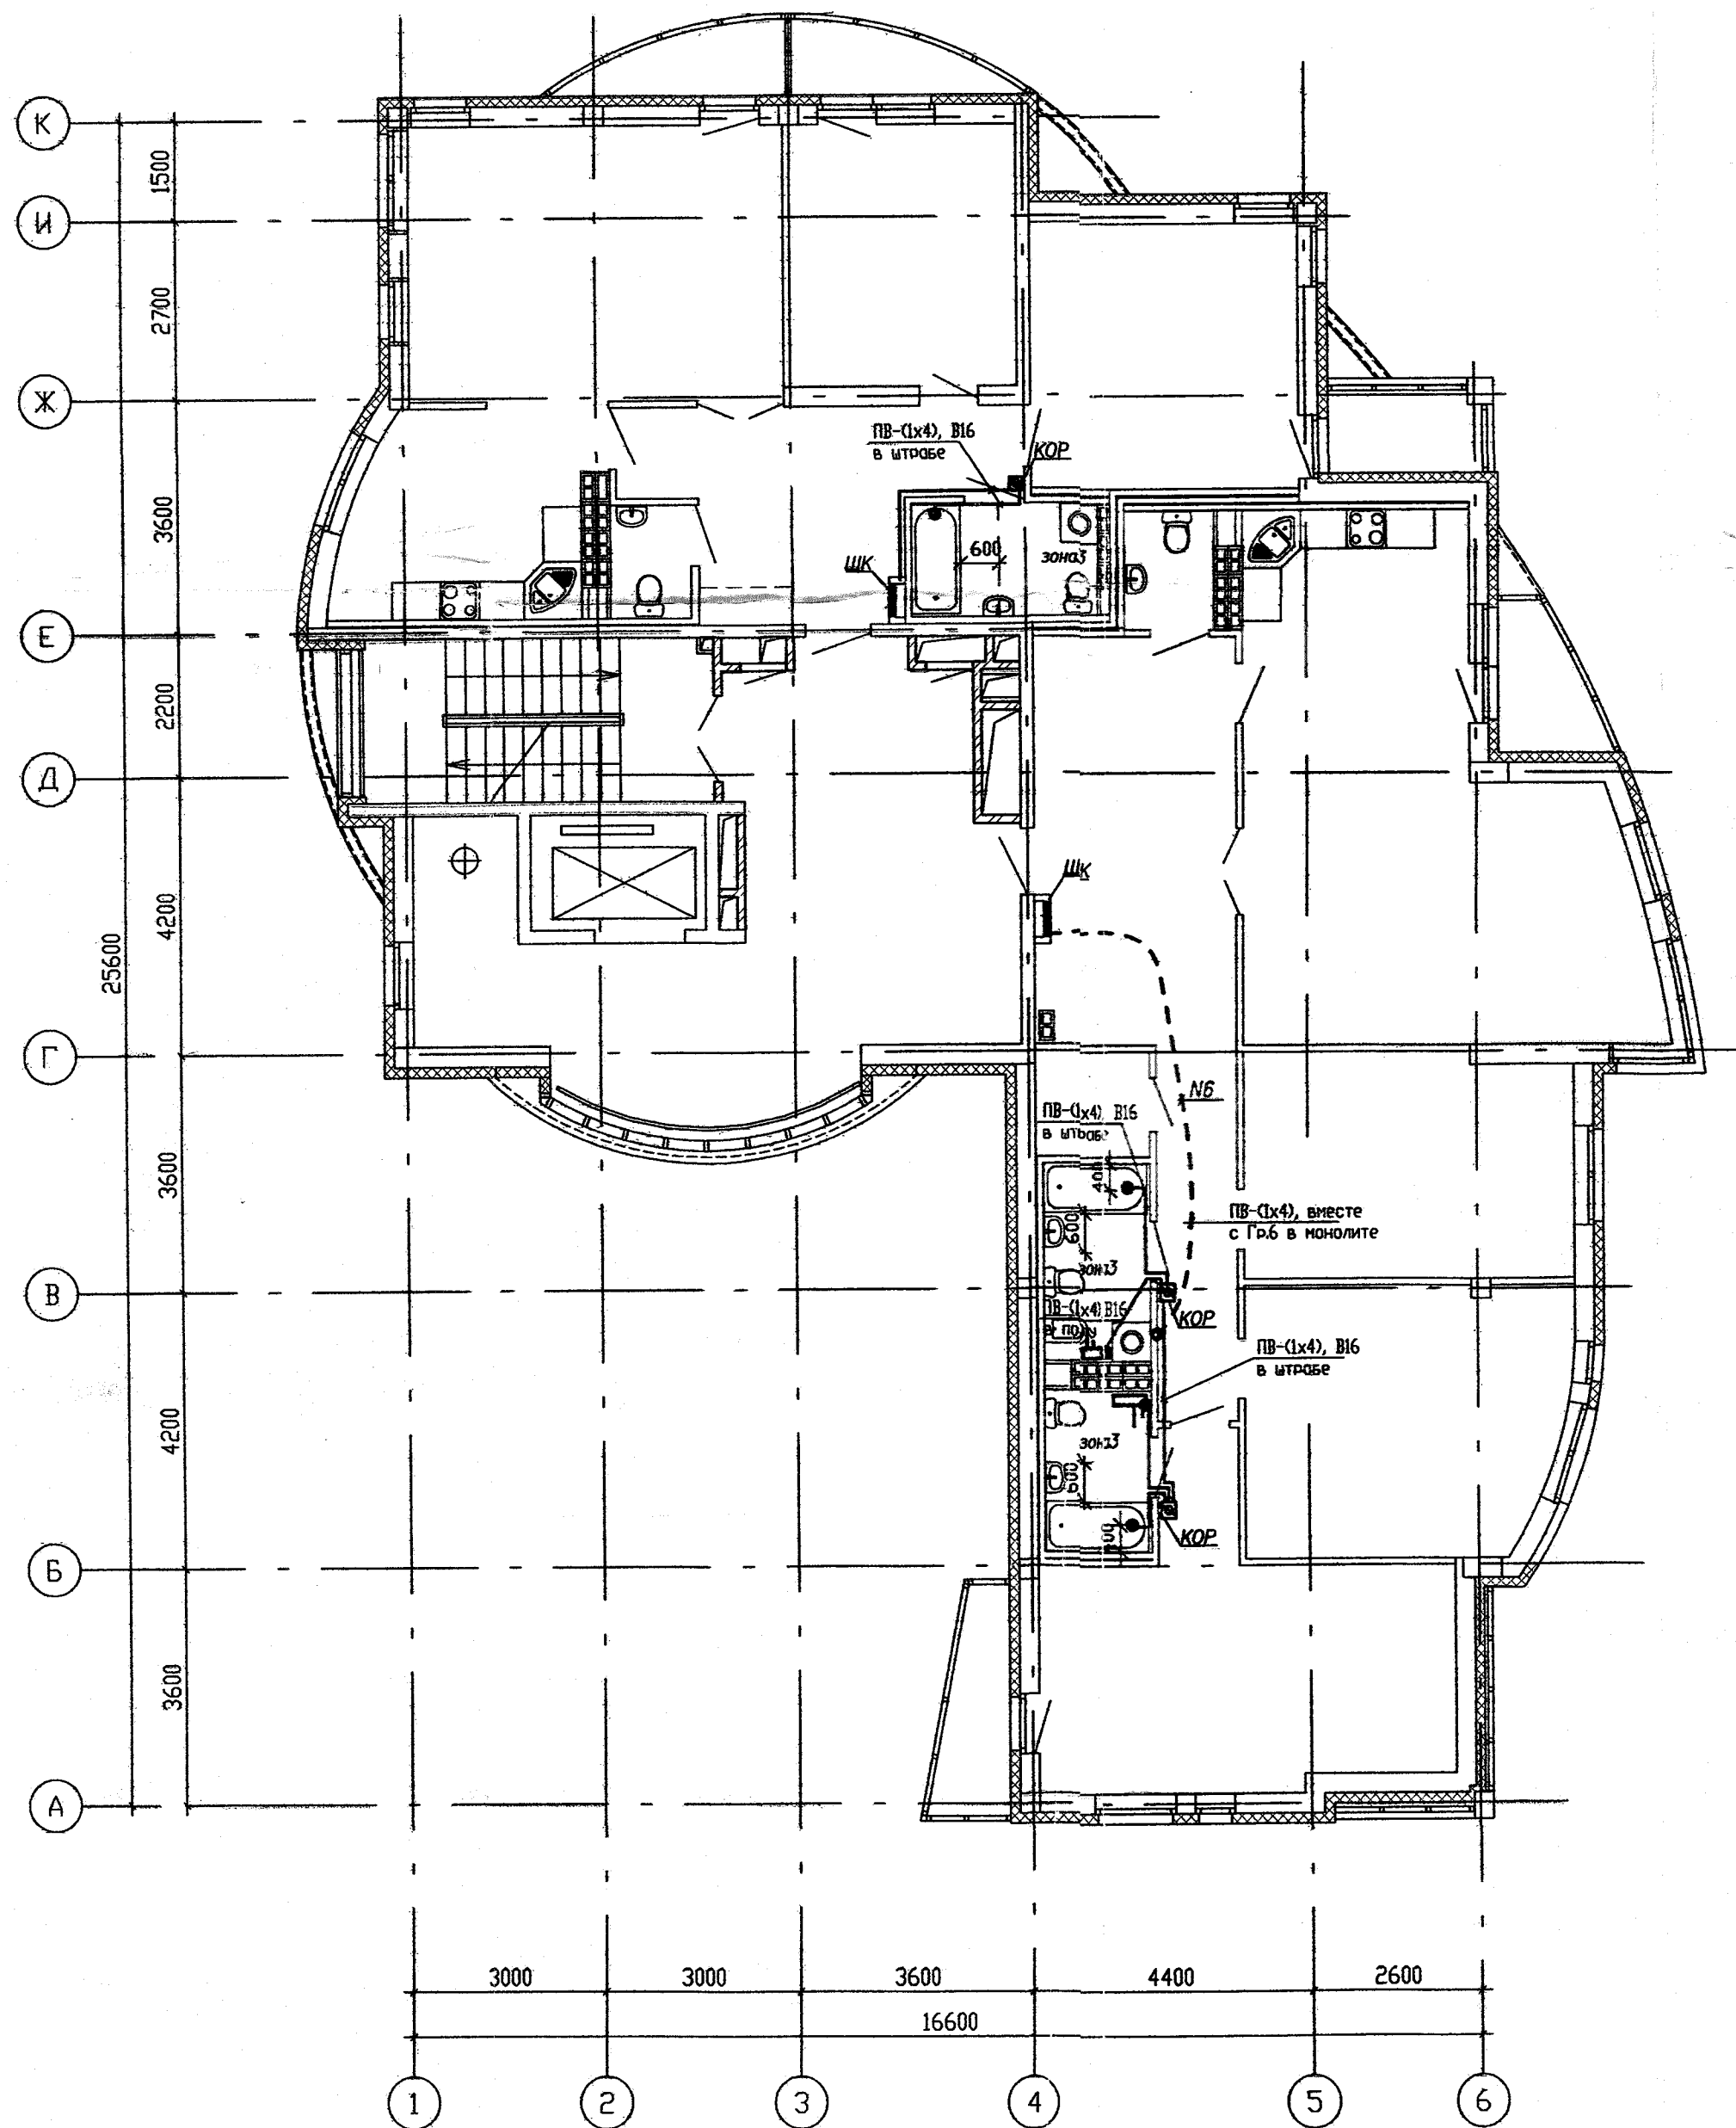

ПРИМЕЧАНИЕ

КОР -пластмассовая ответв. коробка (ref.920 23, 105x105x55) с заземляющей шиной на 8 присоединения (ref.048 22) (производство ф-мы "Legrand")

Пластмассовая коробка с заземляющей шиной (КОР) устанавливается скрыто на стене, со стороны коридора.

Дополнительная система уравнивания потенциалов в ванных комнатах квартир является обязательной. Ответв. коробки (КОР) установить на высоте 300мм, в зоне 3 в ванной комнате. Прокладка всех защитных проводников и их подключение, установка коробок, осуществляется электромонтажной организацией, а места их подключения к сторонним проводящим частям подготавливаются организациями, осуществляющими сантехнические и другие специальные работы. Прокладка проводов ПВ с изоляцией желто-зеленого цвета выполняется скрыто в поливинилхлоридных трубах. Трубы водопровода и канализации, выполненные из пластмассы, к дополнительной системе уравнивания потенциалов не присоединяются. Присоединение корпусов электрооборудования (дополнительно установленного после сдачи дома) выполнять на свободные клеммы, проводом ПВ 1x4 по месту. Для включения труб горячего и холодного водоснабжения в дополнительную систему уравнивания потенциалов использовать проводящую вставку, установленную перед вентилем со стороны стояка.

АКБ.126-01-ЭП					
Реконструкция многоквартирного жилого дома по ул.Красноармейская, 71а в Октябрьском районе г. Екатеринбурга					
1	-	Зам.	44-09	04.09	04.09
Изм.	Колуч.	Лист	№ док.	Подпись	Дата
8-9 -этажный жилой дом с подземным паркингом				СТАДИЯ	ЛИСТ
				Р	14
Н.Контр.	Певзнер	04.09	План типового этажа Дополнительная уравнивания потенциалов.		
Проверил	Митькова	04.09			
Разработал	Французова	04.09			
				ПРОЕКТ КОМПЛЕКС	