


Экспликация помещений квартир

Номер помещения	Наименование	Площадь, м ²	Кат. помещения
1	Спальня	216.52	
2	Кухня	156.50	
3	Ванная	32.10	
4	Санузел с душевой	20.81	
5	Прихожая	61.47	
6	Гардеробная	2.19	
7	Коридор	17.42	
8	Лоджия	21.59	
13	Санузел с душевой	3.18	
Итого		531.78	

Экспликация общедомовых помещений

Номер помещения	Наименование	Площадь, м ²	Кат. помещения
9	Межквартирный коридор	42.78	
10	Лестничная клетка	25.32	
Итого		68.10	

1-1
1:50

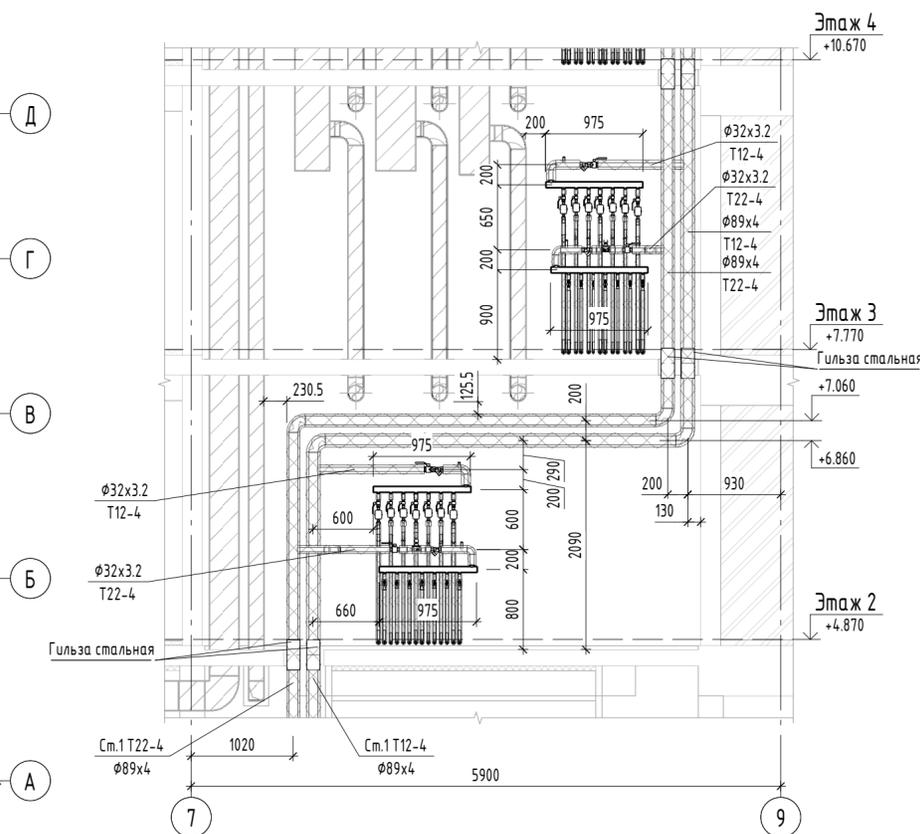

Примечание.
 1. Все подводки к приборам отопления "Ригто" выполнить трубой металлопластиковой "MLC Уропа" $\phi 16 \times 2,0$ мм.
 2. В квартирах всю трубу металлопластиковую прокладывать в гофротрубе; трубу, проложенную в межквартирном коридоре от коллектора до квартиры, прокладывать в теплоизоляции Super Protect толщиной 9 мм.
 3. Вся арматура установленную в системах отопления см. на схемах соответствующих систем.
 4. Для защиты трубопроводов, проложенных в полу, в дверном проеме (внутриквартирные двери) установить швеллер в.
 5. Узлы радиаторов (привязки), расположенных в простенках наружных стен см. лист 6.

АПУ.087-04Б-ОВ

Жилые дома со встроенными помещениями общественного назначения, многоуровневой автостоянкой и встраиваемой трансформаторной подстанцией в квартале улиц Ползунова - Зажатина - Даниловская - Краснофлотцев в Орджоникидзевском районе г.Екатеринбурга. 2 очередь строительства

Изм.	Кол.ч.	Лист	№ док.	Подп.	Дата
Разраб.	Рогожина				01.22
Проверил	Пашаева				01.22
Нач. отдела	Пашаева				01.22
Н. контр.	Ташлыков				01.22

9-этажная жилая секция №4Б		
Стадия	Лист	Листов
Р	5	

План 2 этажа. Отопление

АО "Корпорация "Атомстройкомплекс"

Формат А2

Инв. № подл.	Взам. инв. №	Лист	Листов	Согласовано	02.22	02.22
					02.22	02.22
Лист	Листов	Лист	Листов	Согласовано	02.22	02.22
					02.22	02.22
Лист	Листов	Лист	Листов	Согласовано	02.22	02.22
					02.22	02.22
Лист	Листов	Лист	Листов	Согласовано	02.22	02.22
					02.22	02.22