


Компоновочная схема дома 1

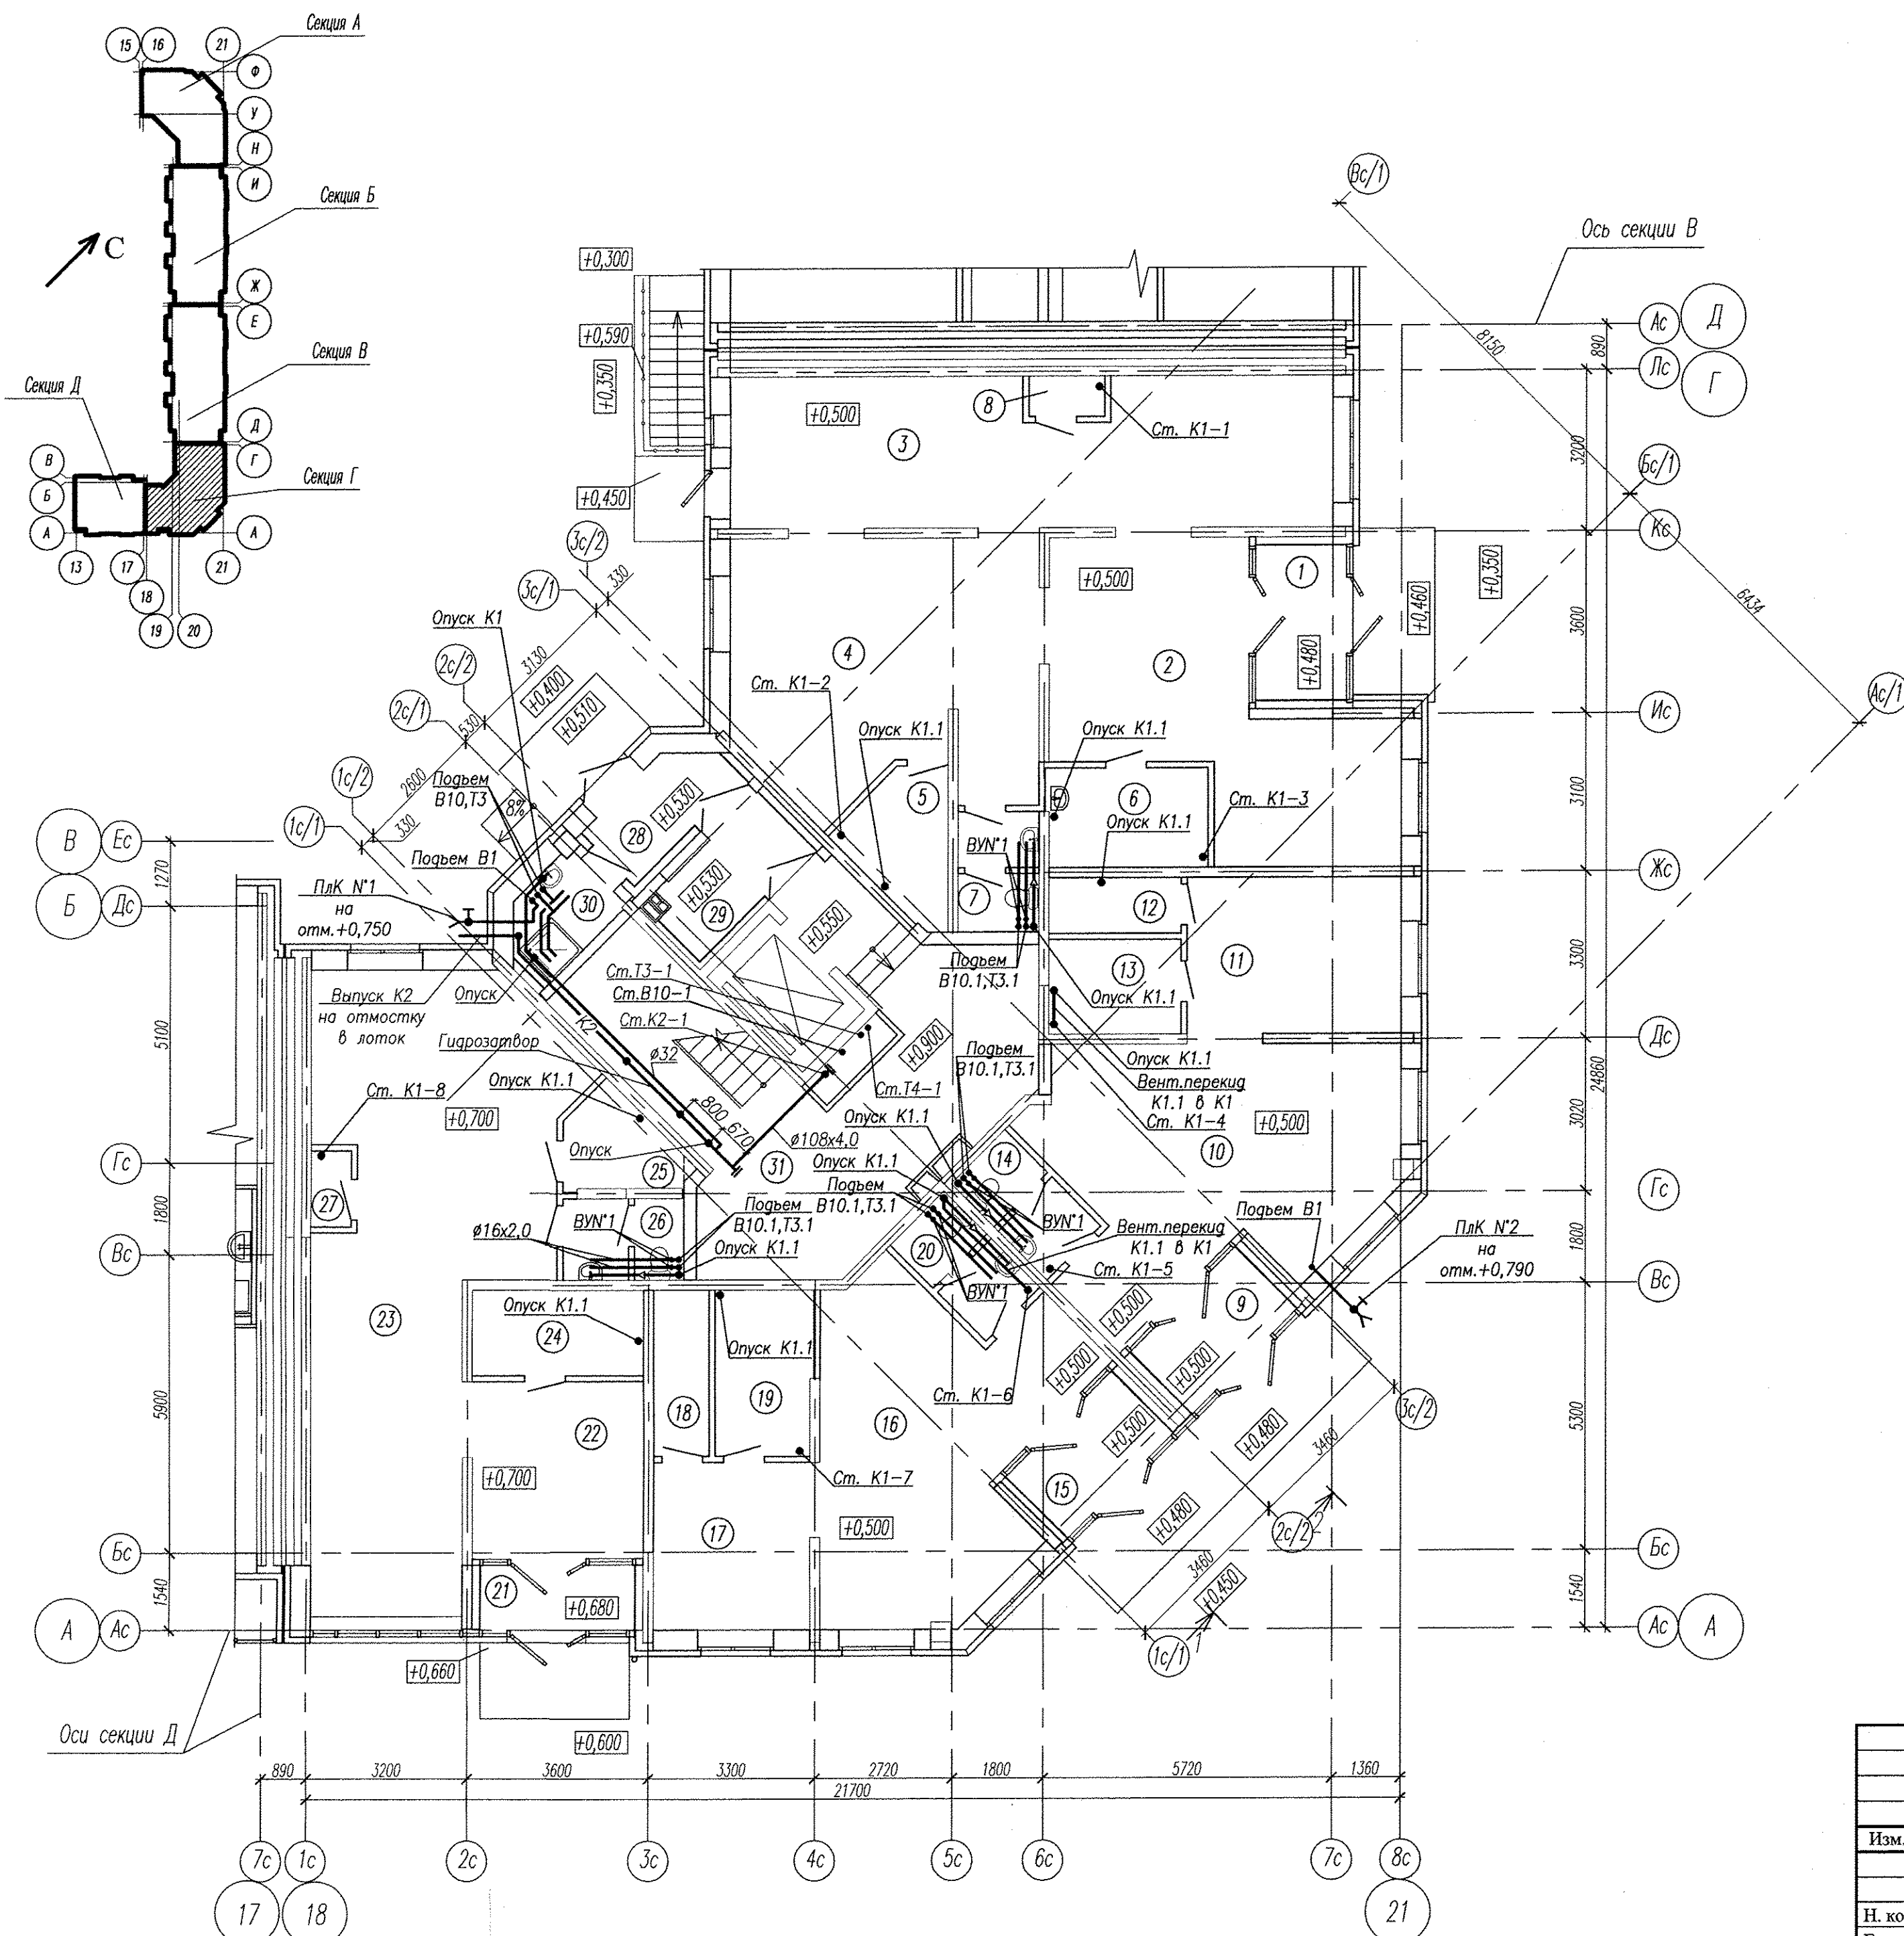



Экспликация помещений секции

Номер поме-	Наименование	Площадь, м2	Кат. поме-
Выставочный салон N12			
1	Тамбур	5,50	
2	Выставочный зал	27,35	
3	Выставочный зал	34,33	
4	Выставочный зал	30,07	
5	Помещение уборочного инвентаря	5,00	Д
6	Гардероб персонала	6,20	
7	Санузел	3,50	
8	Техническое помещение	1,20	
Выставочный салон N13			
9	Тамбур	5,08	
10	Выставочный зал	30,90	
11	Выставочный зал	13,20	
12	Помещение уборочного инвентаря	2,88	
13	Гардероб персонала	4,92	Д
14	Санузел	3,84	
Выставочный салон N14			
15	Тамбур	5,12	
16	Выставочный зал	28,80	
17	Выставочный зал	10,40	
18	Помещение уборочного инвентаря	3,61	
19	Гардероб персонала	6,32	Д
20	Санузел	3,83	
Выставочный салон N15			
21	Тамбур	3,94	
22	Выставочный зал	12,11	
23	Выставочный зал	49,36	
24	Гардероб персонала	5,71	Д
25	Помещение уборочного инвентаря	3,76	
26	Санузел	3,56	
27	Техническое помещение	1,20	
Помещения жилого дома			
28	Тамбур	4,13	
29	Тамбур	4,70	
30	Помещение уборочного инвентаря	3,49	
31	Коридор с лестничной клеткой	38,90	

Изм. N подл. Подл. и дата  
Взам. инв. N

АПУ2-120-01Г-05-ВК				
Жилые дома с нежилыми помещениями общественного назначения на первых этажах и нежилыми вставками, дошкольным образовательным учреждением, подземной двухуровневой автостоянкой по ул. Хрустальной - Екатеринбургской в Верх-Исетском районе г. Екатеринбурга. Пусковой комплекс 5.				
Изм.	Кол. у	Лист	№ док	Подпись
				Дата
Жилой дом №1 с выставочными салонами. Секция Г			Стадия	Лист
			Р	3
Н. контр.	Рыжкова		03.15	
Гл. спец.	Пырова		03.15	
Проверил	Пырова		03.15	
Исполн.	Пырова Н.		03.15	
План 1 этажа			ЗАО "Корпорация "Атомстройкомплекс"	
Формат А2				

Компоновочная схема дома 1

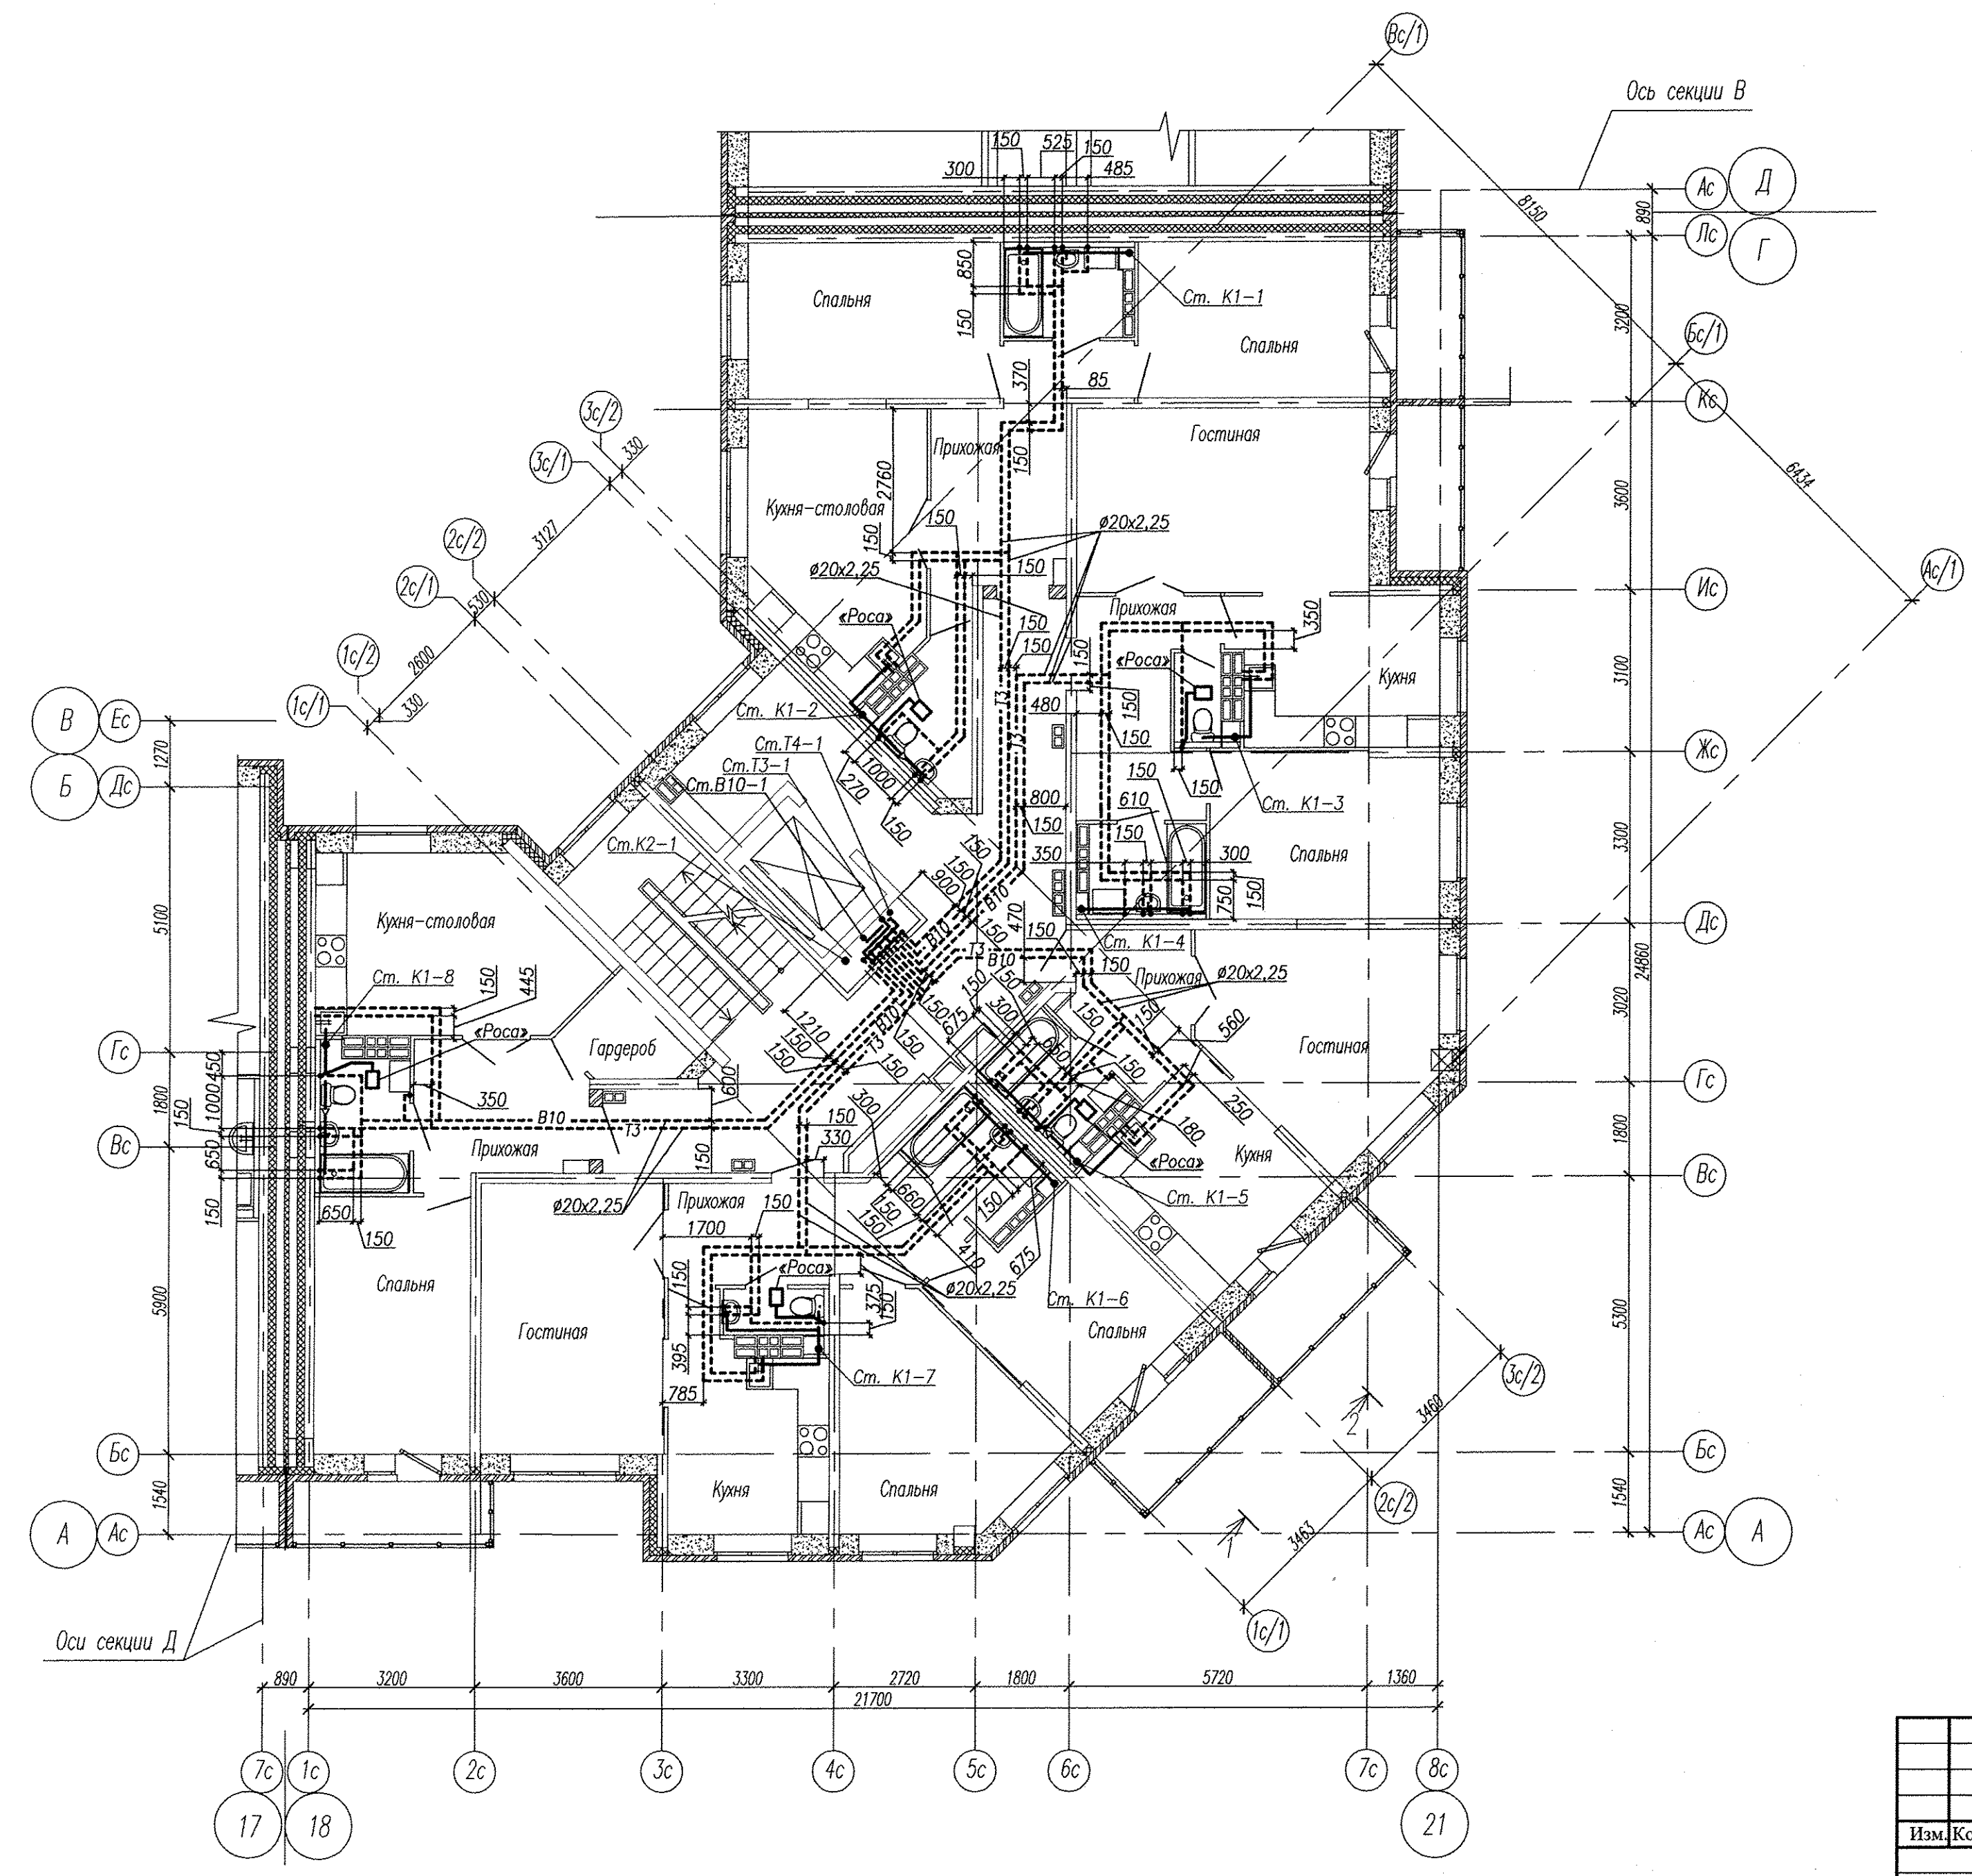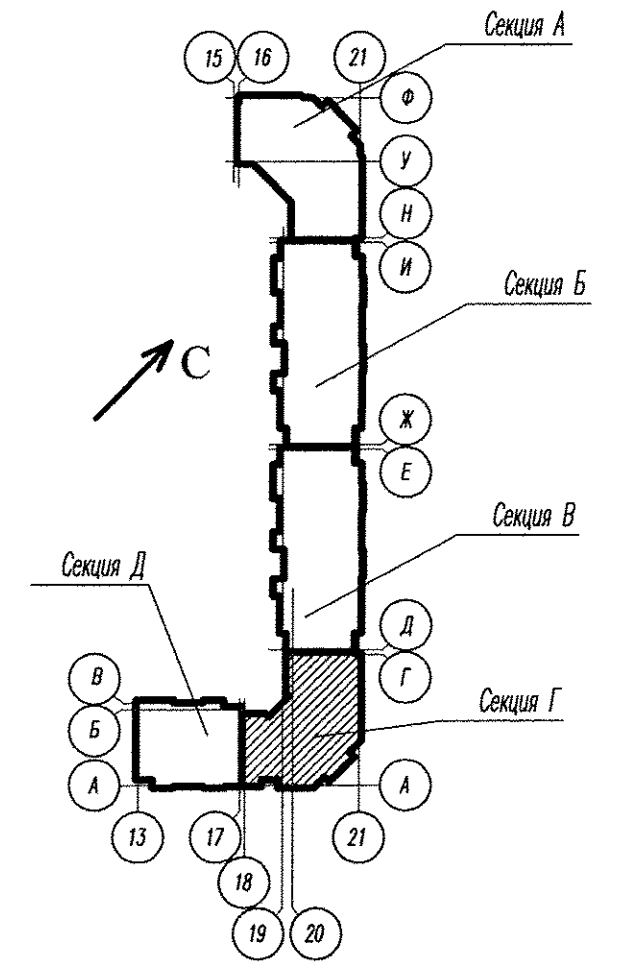

Согласовано:  
Изн. № подл. Подпись и дата Взам. инв. №

АПУ2-120-01Г-05-ВК					
Жилые дома с нежилыми помещениями общественного назначения на первых этажах и нежилыми вставками, дошкольным образовательным учреждением, подземной двухуровневой автостоянкой по ул. Хрустальнойгорской - Екатеринбургской в Верх-Исетском районе г. Екатеринбурга. Пусковой комплекс 5.					
Изм.	Кол. у	Лист	№ док	Подпись	Дата
Жилой дом №1 с выставочными салонами. Секция Г				Стадия	Лист
				Р	4
План типового этажа				ЗАО "Корпорация "Атомстройкомплекс"	
Н. контр.	Рыжкова	<i>[Signature]</i>	02.15		
Гл. спец.	Пырова	<i>[Signature]</i>	02.15		
Проверил	Пырова	<i>[Signature]</i>	02.15		
Исполн.	Вараева	<i>[Signature]</i>	02.15		
Формат А2					