



ИЗМ. КОЛ. ЛИСТОВ И ЛИСТОВ
 ПОЯСН. И АКТЫ
 ВСТАВ. ЛИСТЫ

						АПМ. 05 - 03 - АР			
						Жилой комплекс по ул.Лермонтова-Испанских рабочих в Железнодорожном районе г.Екатеринбурга.			
Изм.	Кол.уч.	Лист	№ок.	Подпись	Дата	III пусковой комплекс. Жилой дом № 3 с офисами.	Стадия	Лист	Листов
							Р	2	
ГАП		Ширяева		<i>[Signature]</i>	09.09	План 2,3,4 этажей с местами установки кондиционеров.	ЗАО "Институт гражданского проектирования"		
Н.контр.		Рыжкова		<i>[Signature]</i>					
Разраб.		Яковенко		<i>[Signature]</i>					

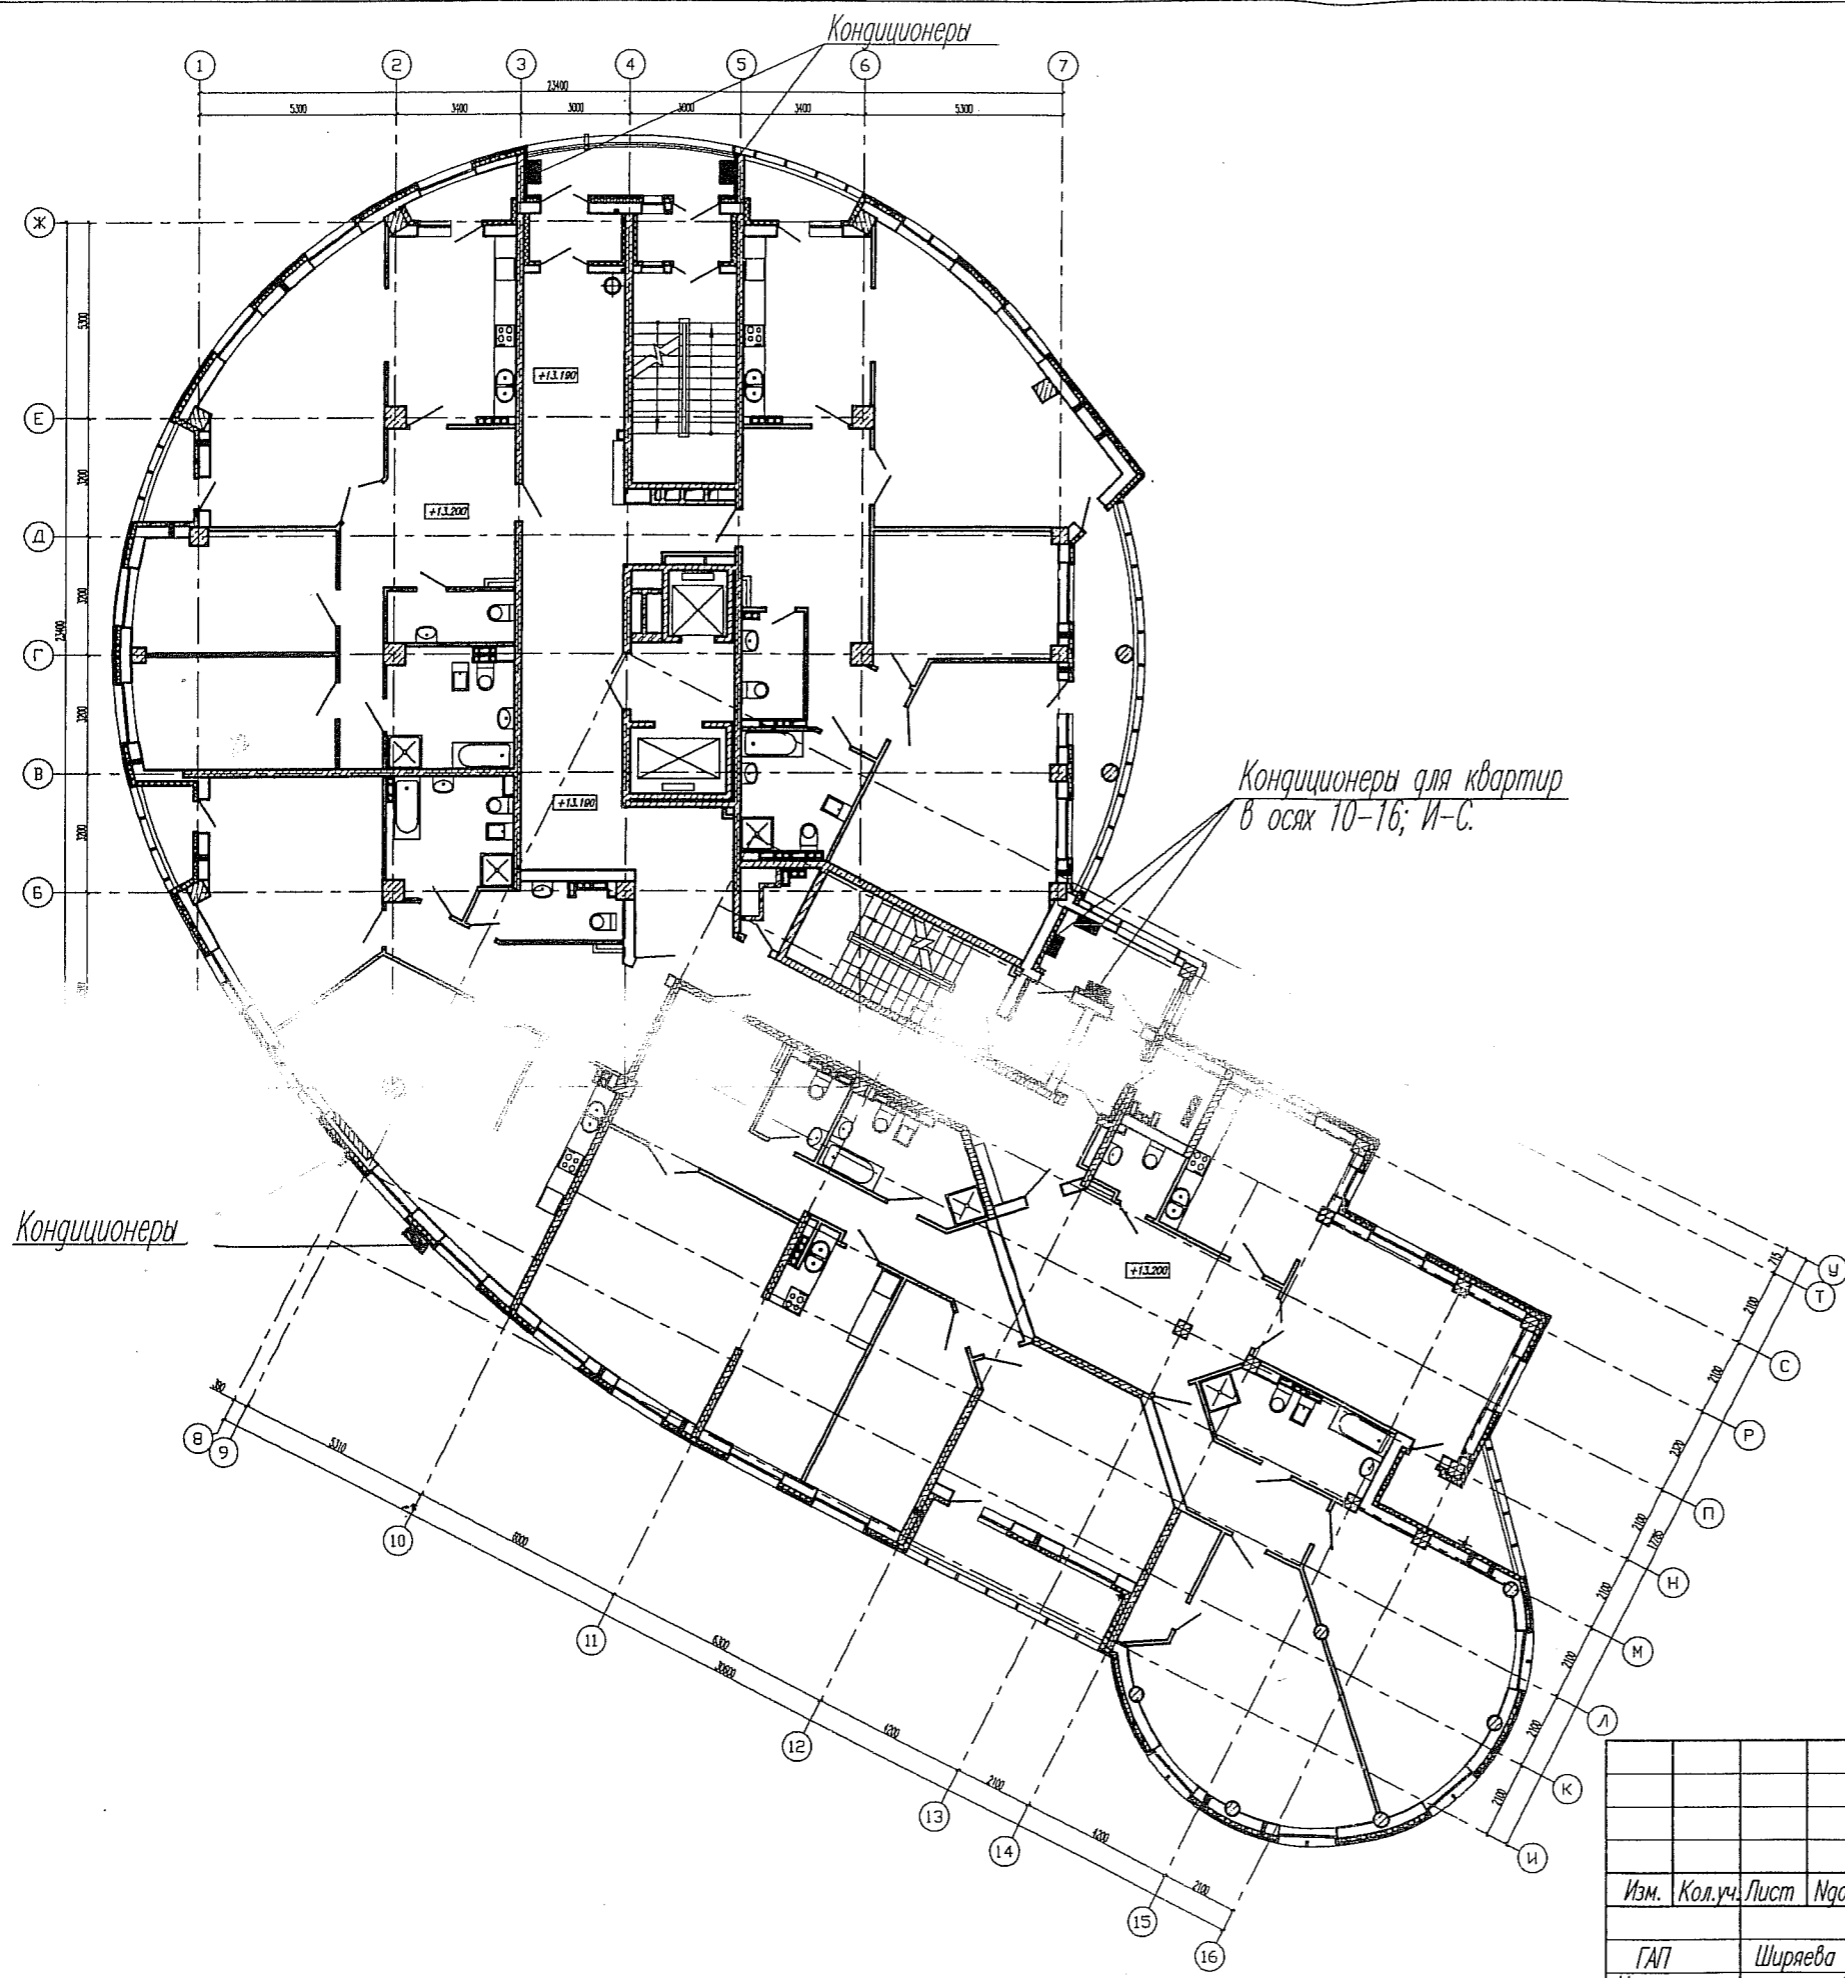


№ п/п
Имя
Фамилия
Подпись
Дата

АПМ. 05 - 03 - АР					
Жилой комплекс по ул.Лермонтова-Испанских рабочих в Железнодорожном районе г.Екатеринбурга.					
Изм.	Кол.уч.	Лист	№ок.	Подпись	Дата
ГАП		Ширяева		<i>[Signature]</i>	2009.09
Н.контр.		Рыжкова		<i>[Signature]</i>	
Разраб.	Яковенко			<i>[Signature]</i>	
				III пусковой комплекс. Жилой дом № 3 с офисами.	Стадия Р
				План 5,6,7,8 этажей с местами установки кондиционеров.	Лист 3
				ЗАО "Институт гражданского проектирования"	Листов

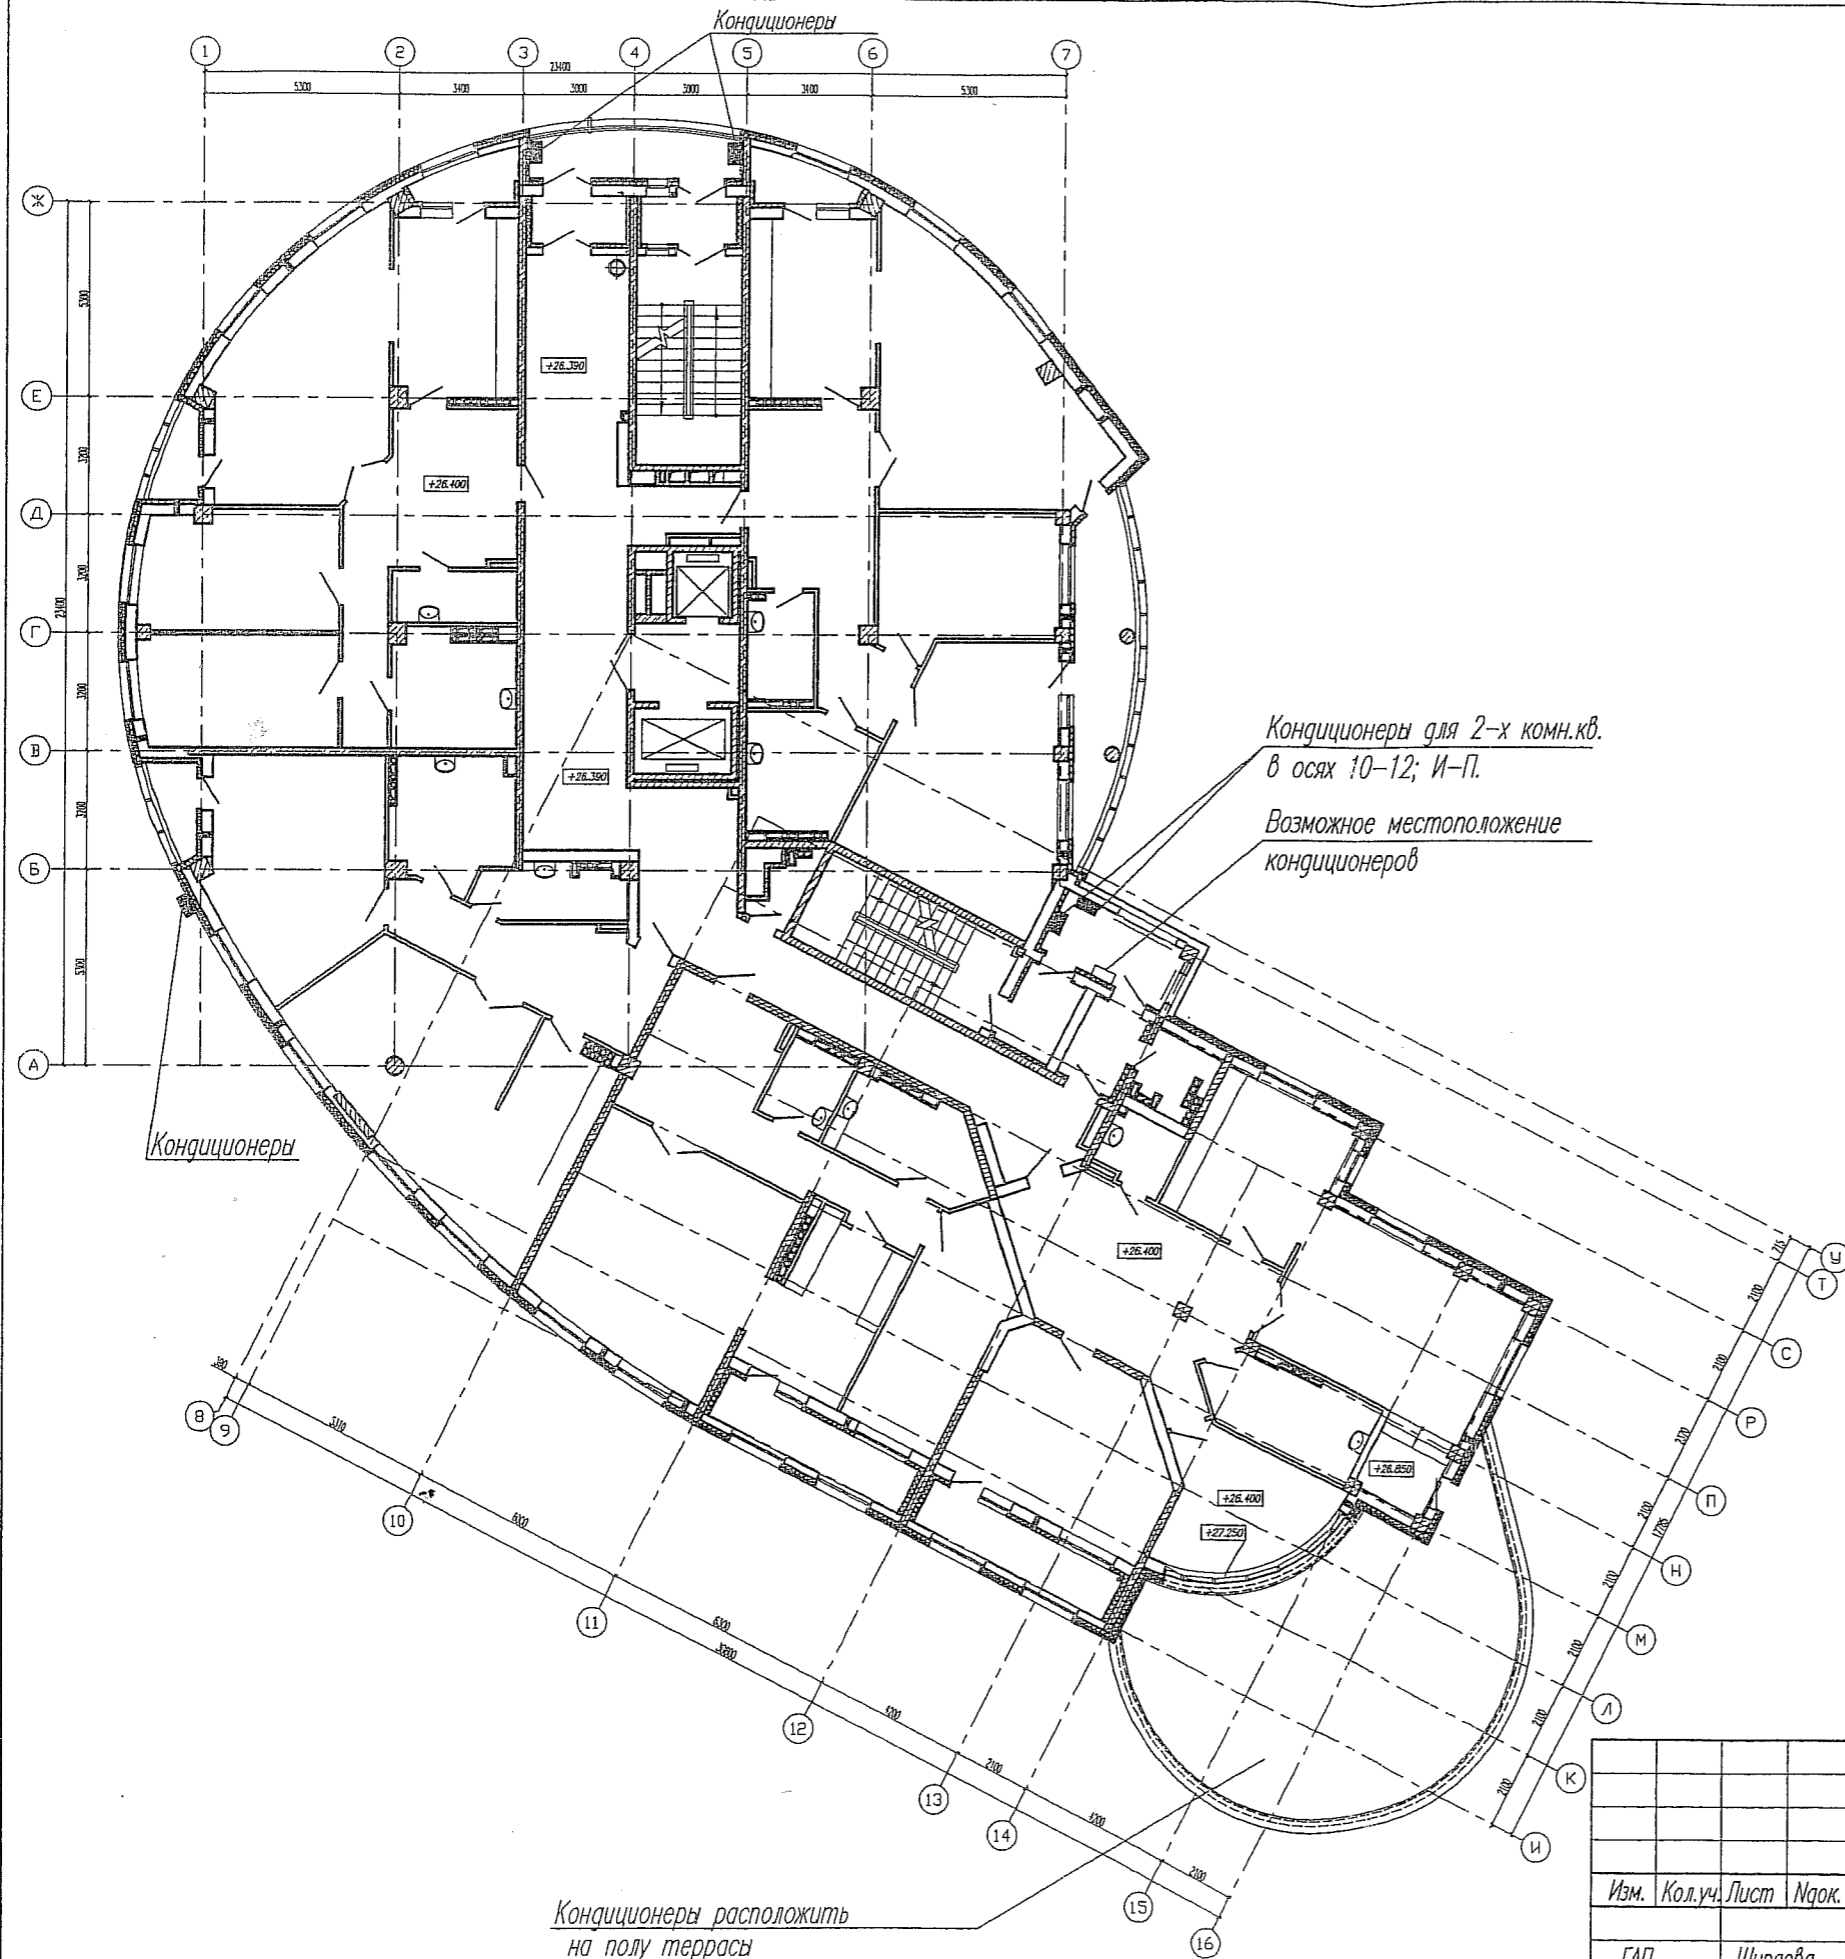


Имя, фамилия, должность, дата, подпись, печать

АПМ. 05 - 03 - АР					
Жилой комплекс по ул.Лермонтова-Испанских рабочих в Железнодорожном районе г.Екатеринбурга.					
Изм.	Кол.уч.	Лист	Ирек.	Подпись	Дата
ГАП		Ширяева		<i>[Signature]</i>	20.09
Н.контр.		Рыжкова		<i>[Signature]</i>	
III пусковой комплекс. Жилой дом N 3 с офисами.				Стадия	Лист
				Р	4
План 9 этажа с местами установки кондиционеров.				3АО "Институт гражданского проектирования"	
Разраб.	Яковенко		<i>[Signature]</i>	Формат А3	

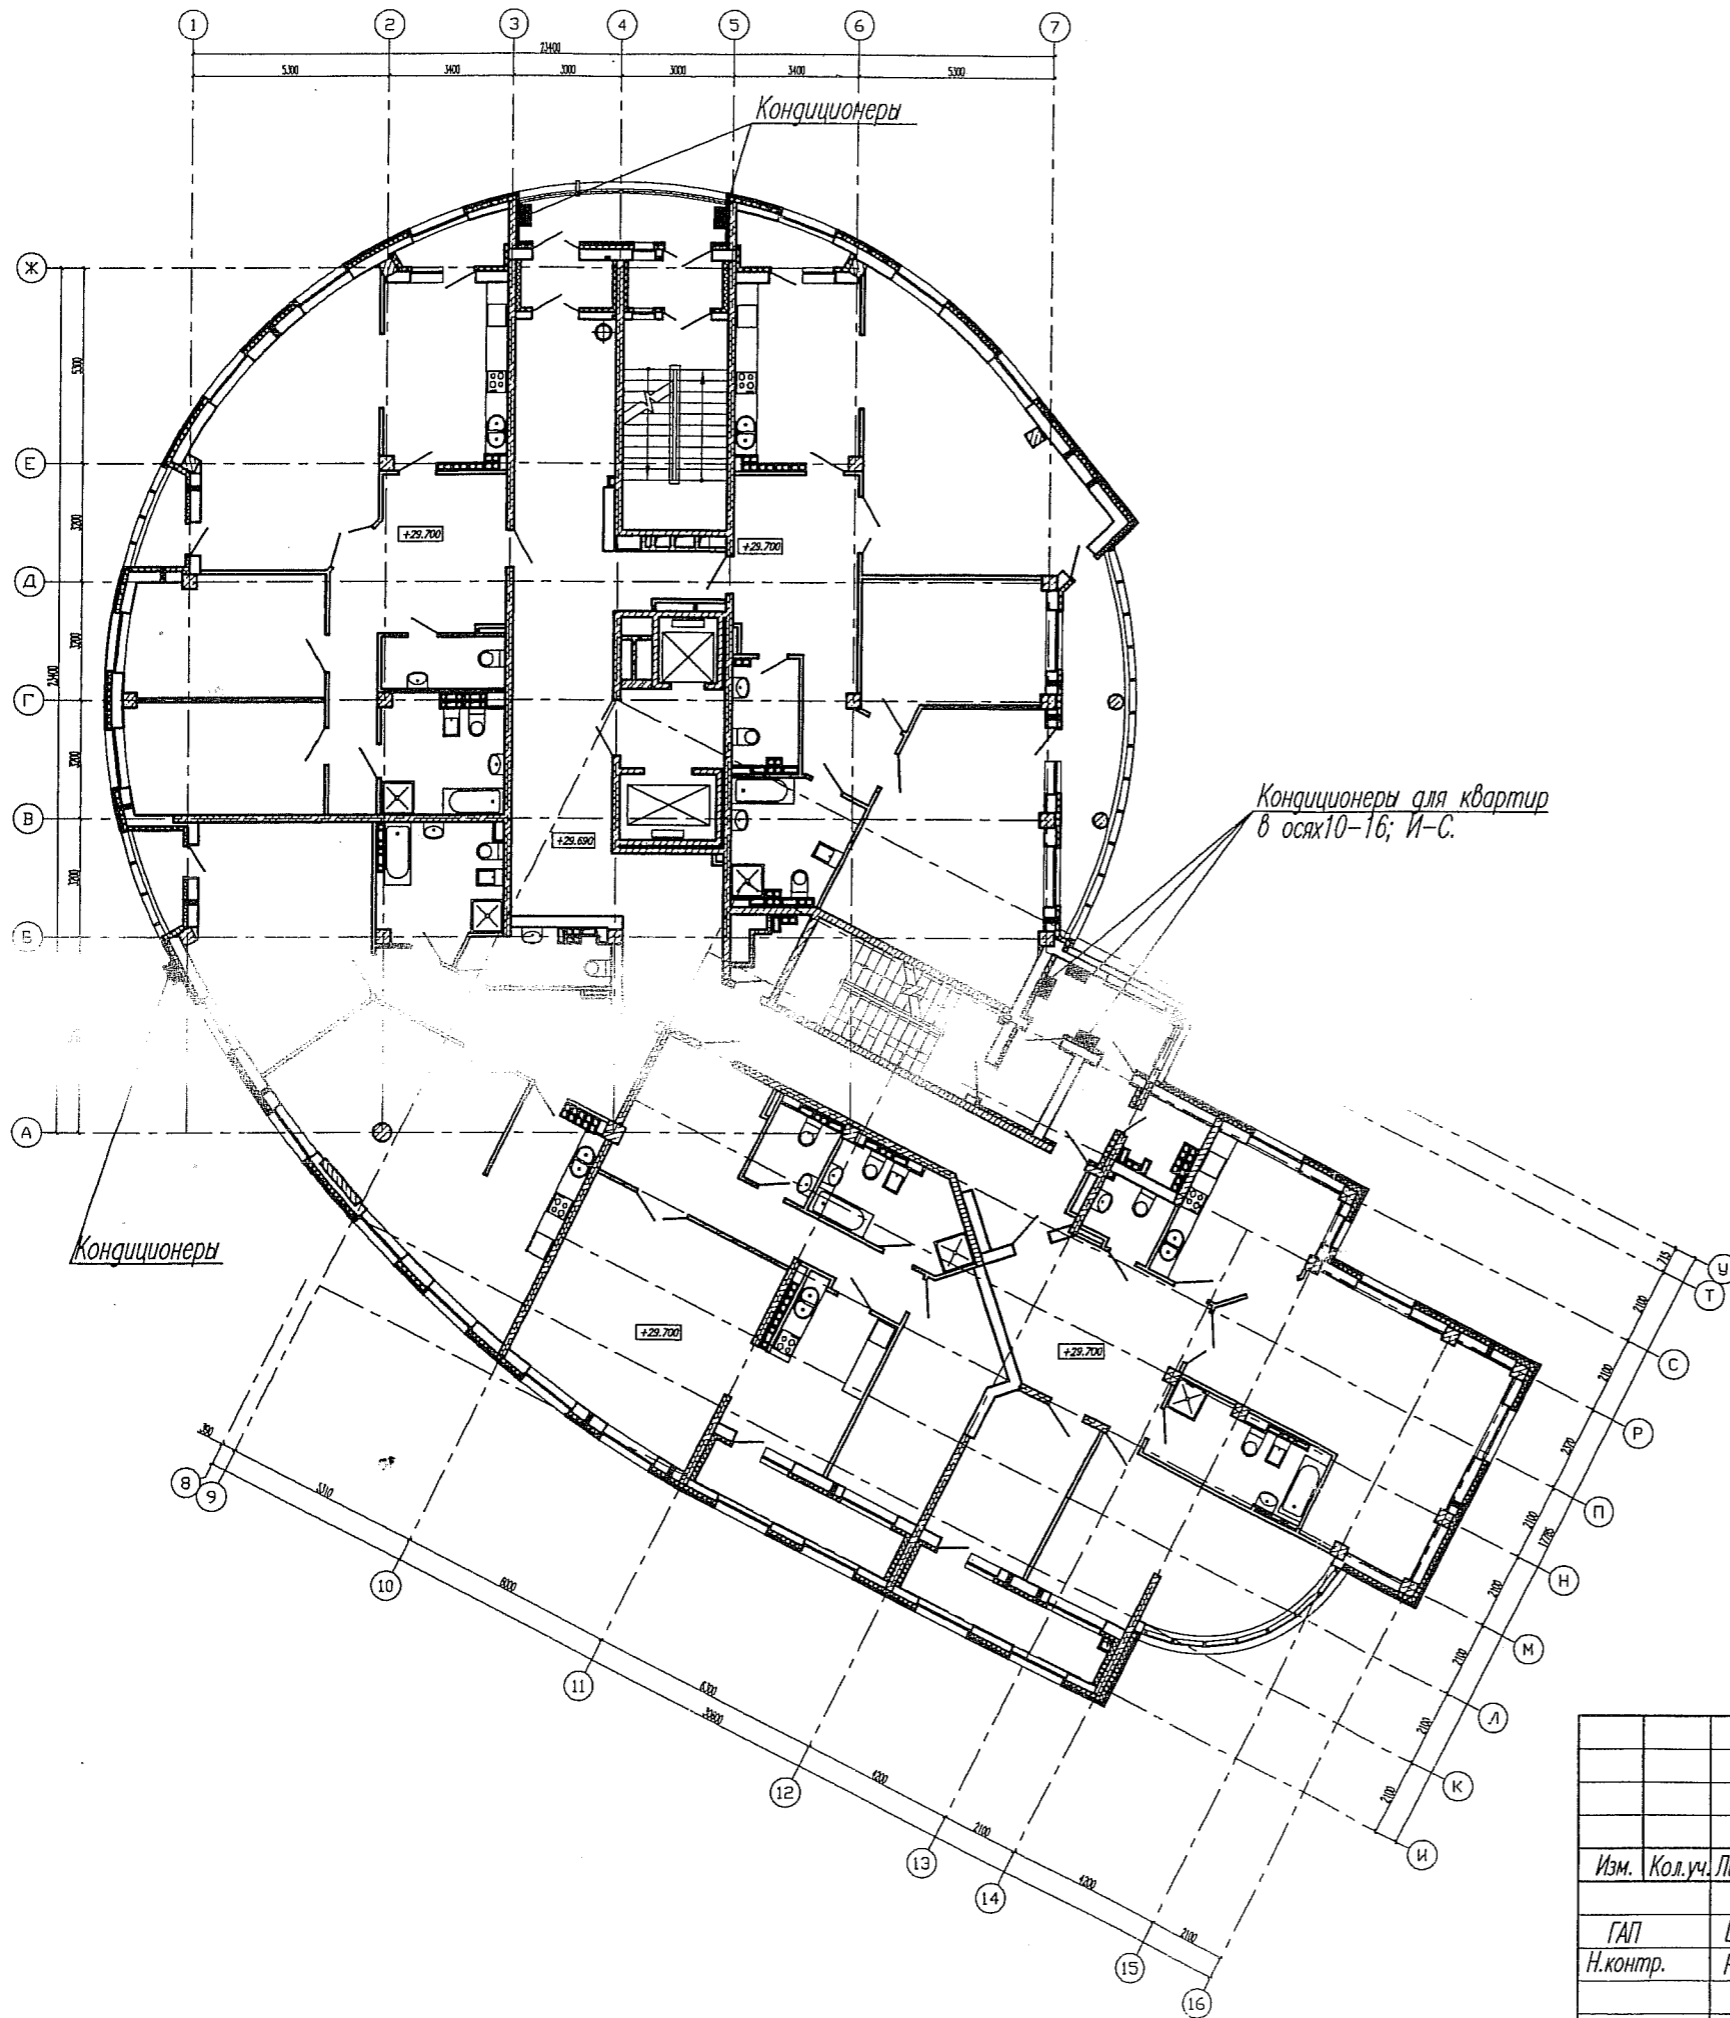

Имя, фамилия, должность и дата. Подпись и дата. Разрешение.

АПМ. 05 - 03 - АР					
Жилой комплекс по ул.Лермонтова-Испанских рабочих в Железнодорожном районе г.Екатеринбурга.					
Изм.	Кол.уч.	Лист	Ирек.	Подпись	Дата
				Ширяева	09.07
				Рыжкова	
				Яковенко	
				III пусковой комплекс. Жилой дом N 3 с офисами.	Стадия
				План 10 этажа с местами установки кондиционеров.	Лист
				3АО "Институт гражданского проектирования"	Листов
				Формат А3	

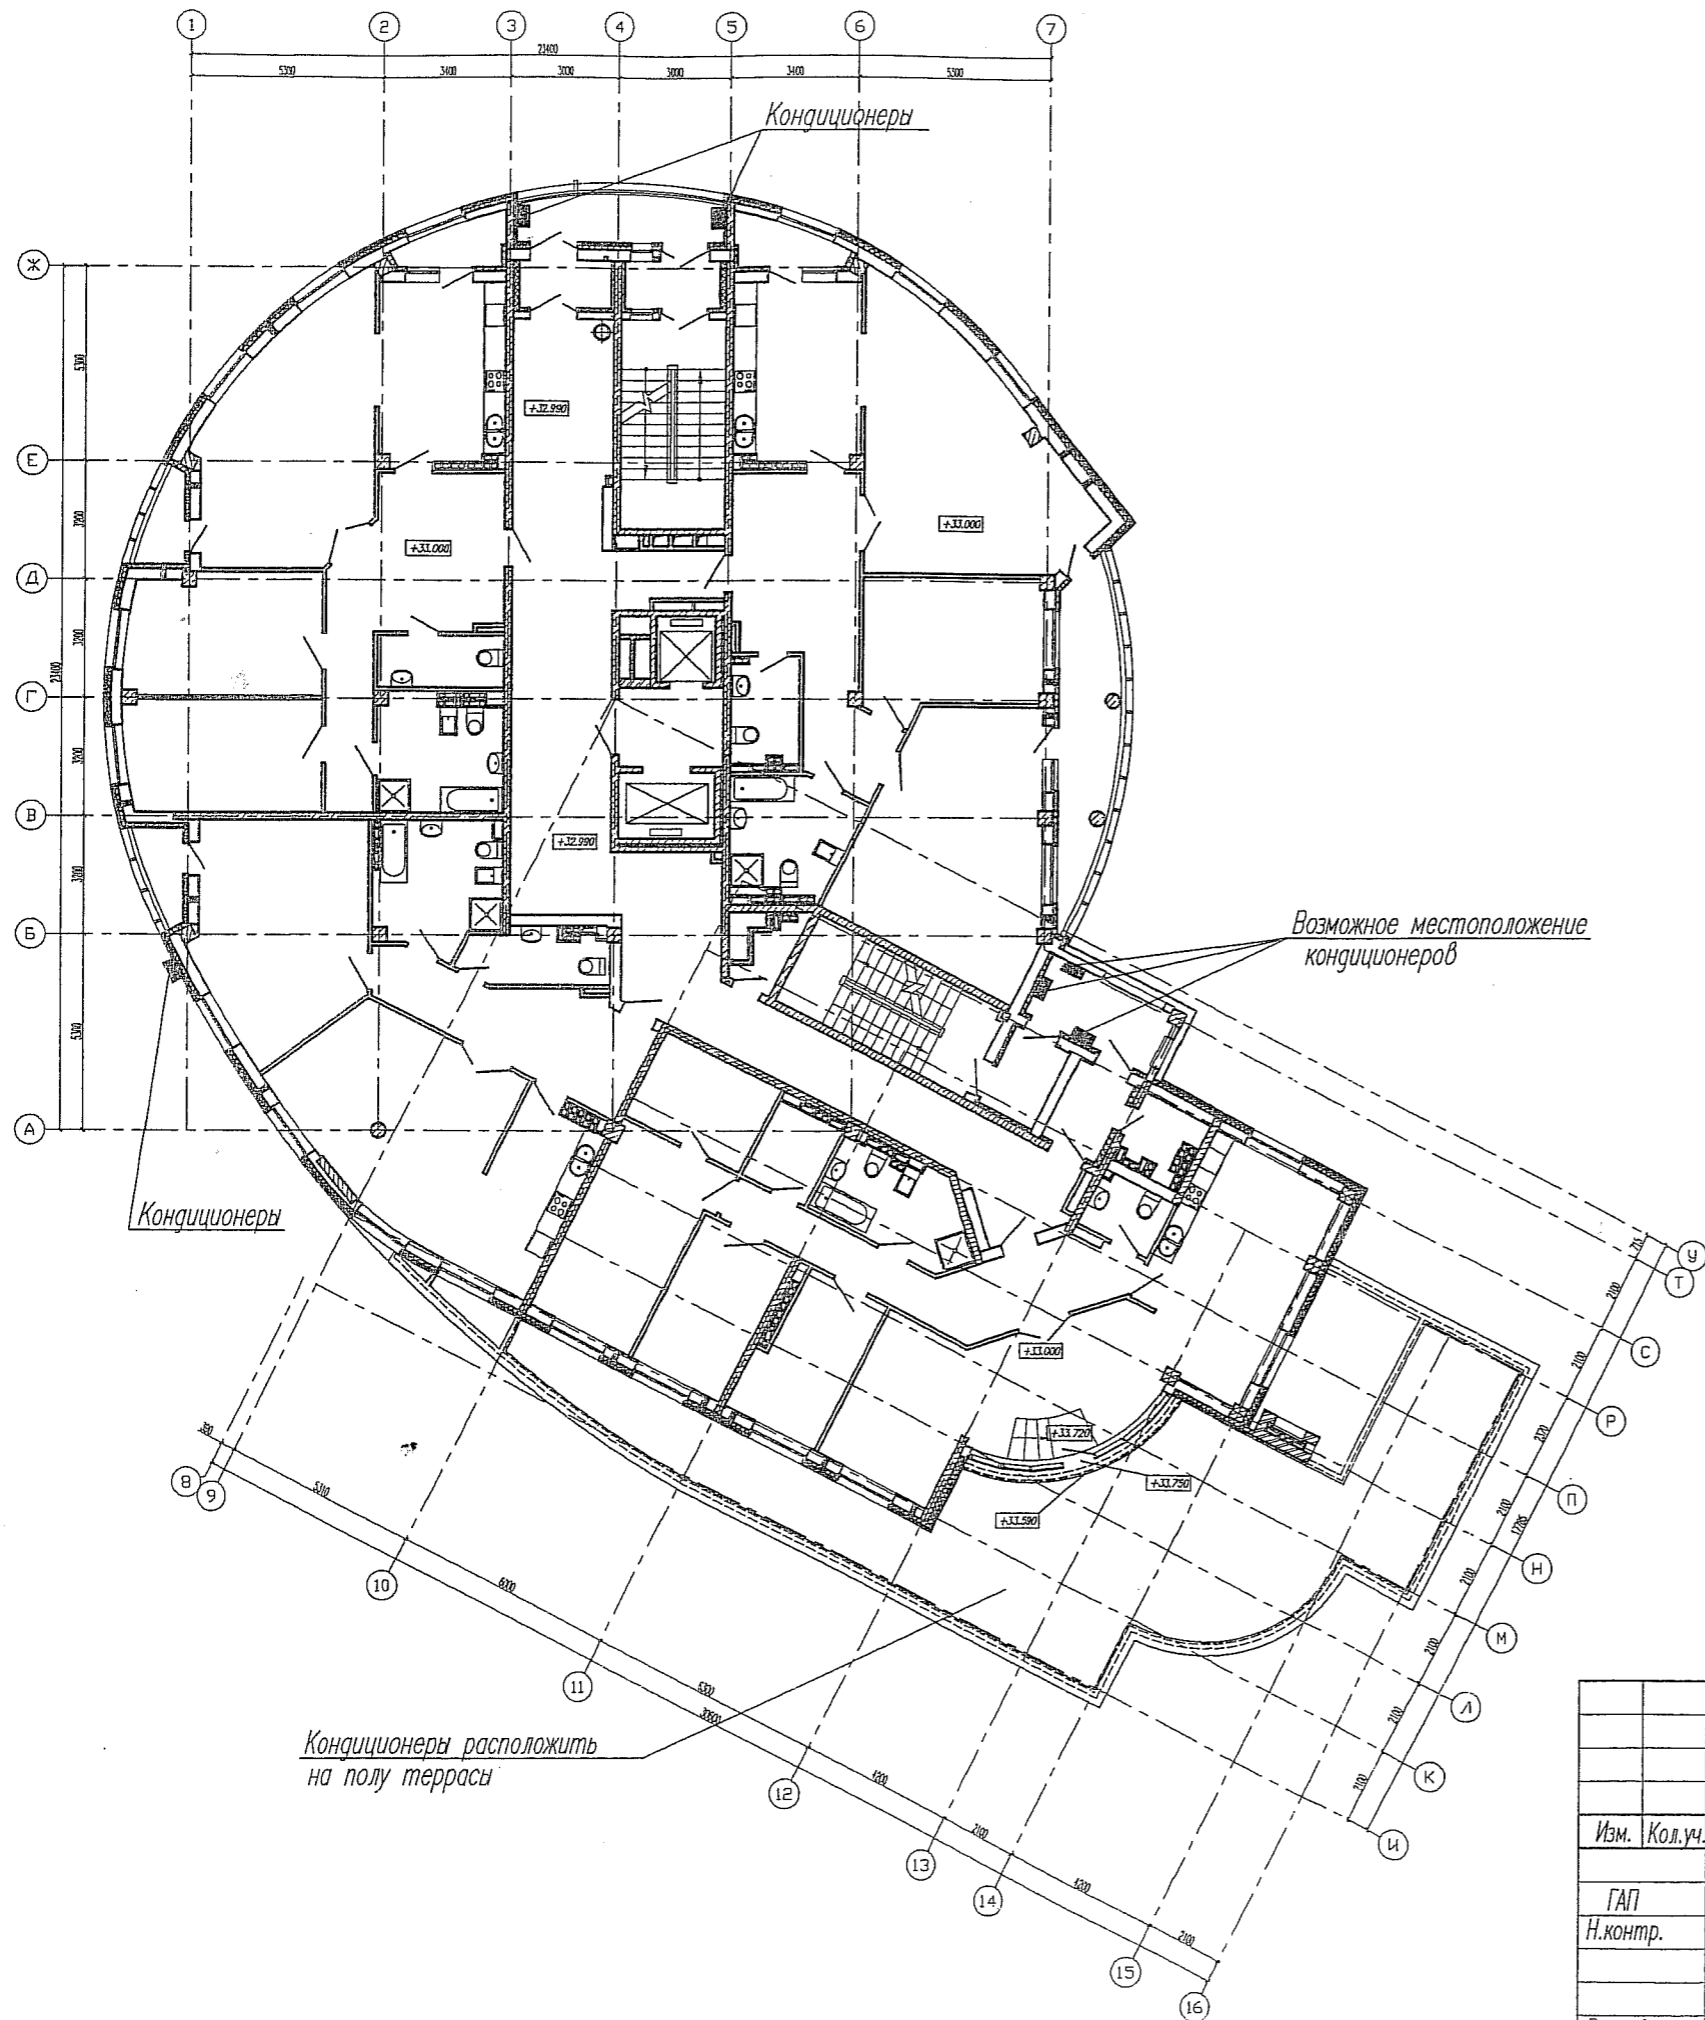

Кондиционеры

Кондиционеры


Возможное местоположение кондиционеров

Кондиционеры расположить на полу террасы


Иванов
Полоса и Лото
Евдокимов

						АПМ. 05 - 03 - АР			
						Жилой комплекс по ул.Лермонтова-Испанских рабочих в Железнодорожном районе г.Екатеринбурга.			
Изм.	Кол.уч.	Лист	№ок.	Подпись	Дата	III пусковой комплекс. Жилой дом N 3 с офисами.	Стадия	Лист	Листов
ГАП	Ширяева			<i>[Signature]</i>	29.09		Р	6	
Н.контр.	Рыжкова			<i>[Signature]</i>		План 11 этажа с местами установки кондиционеров.	ЗАО "Институт гражданского проектирования"		
Разраб.	Яковенко			<i>[Signature]</i>			Формат А3		

План 13 этажа

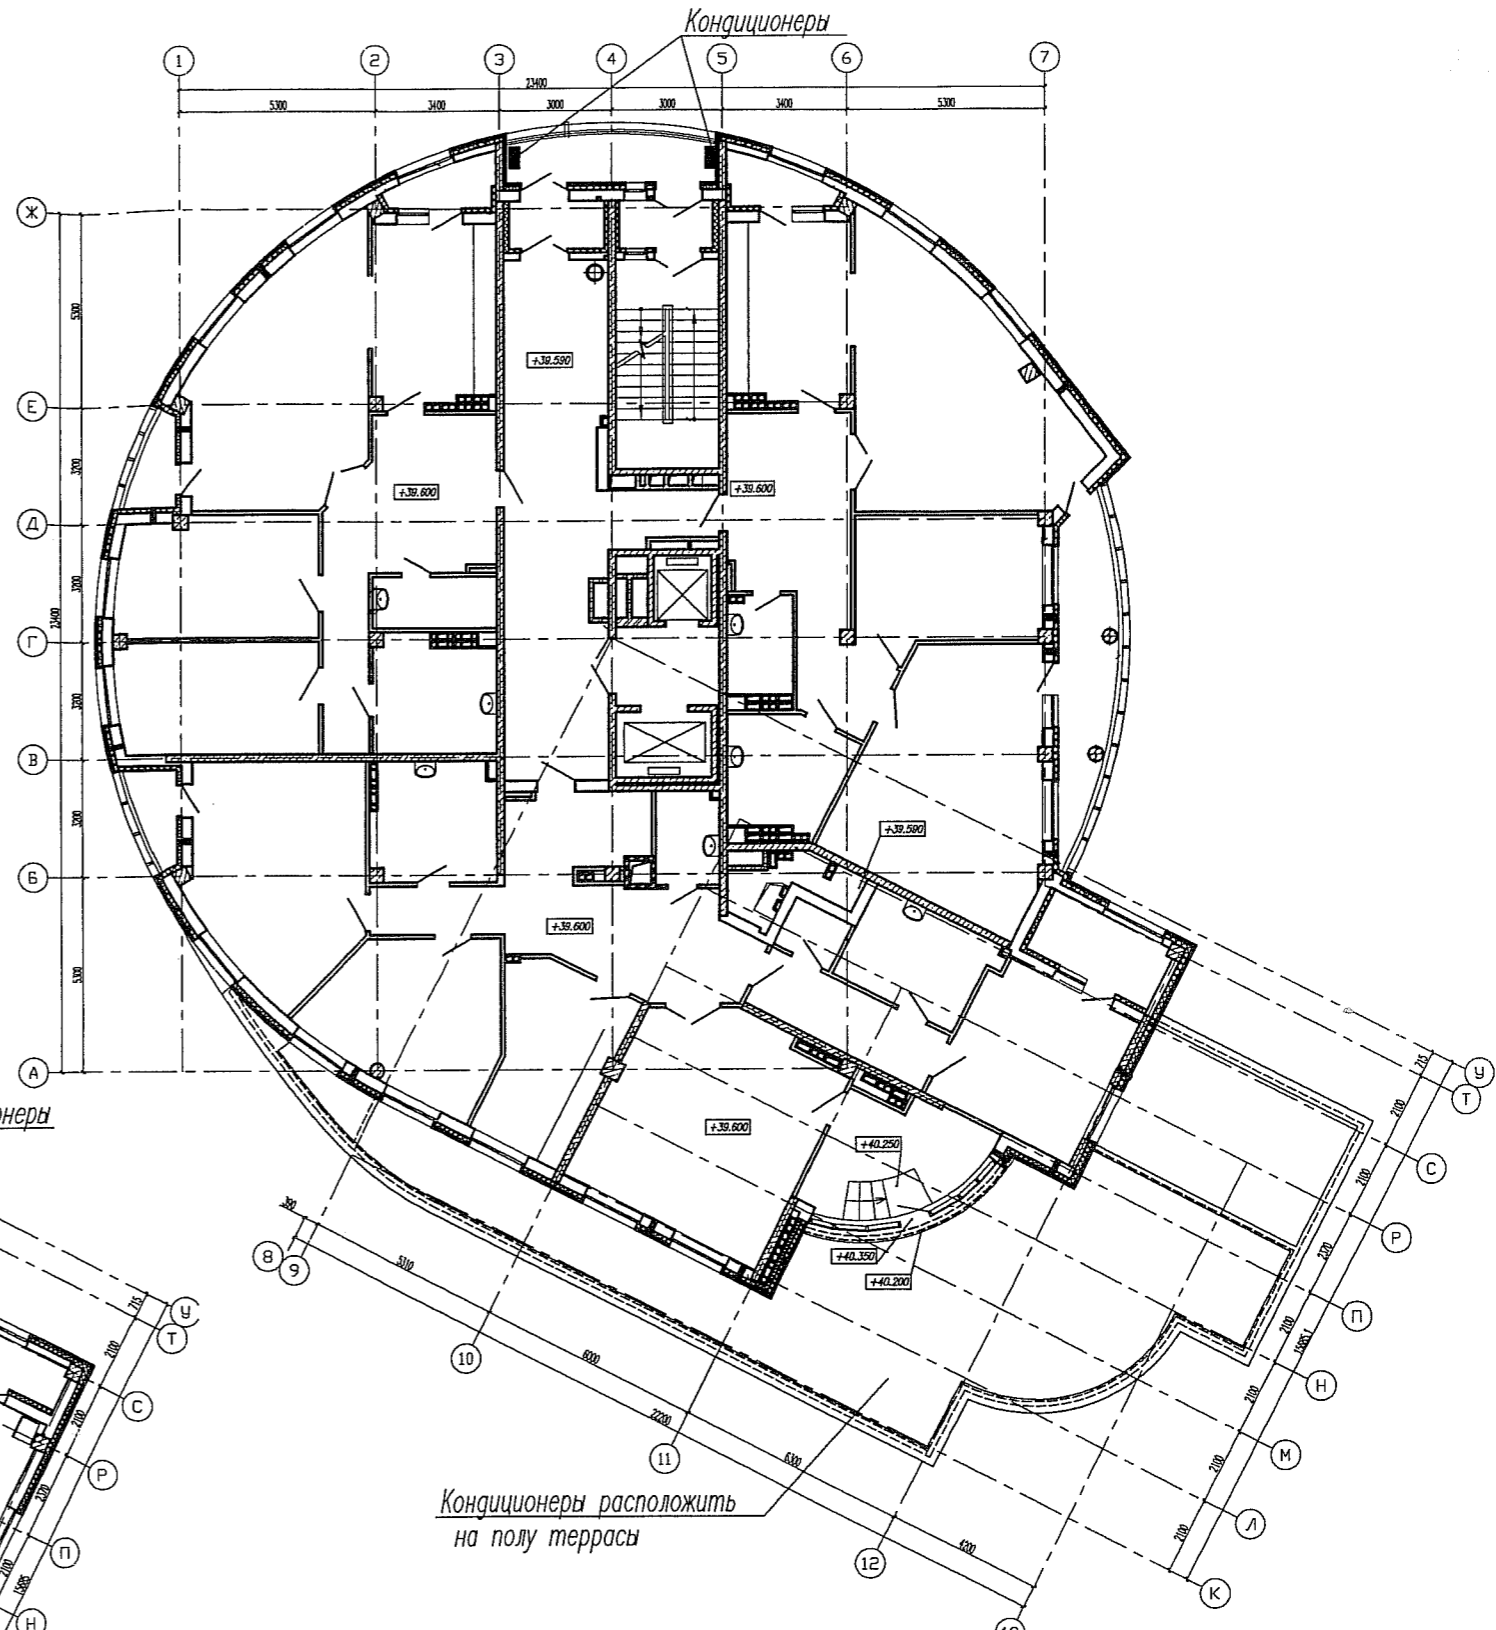


План 12 этажа

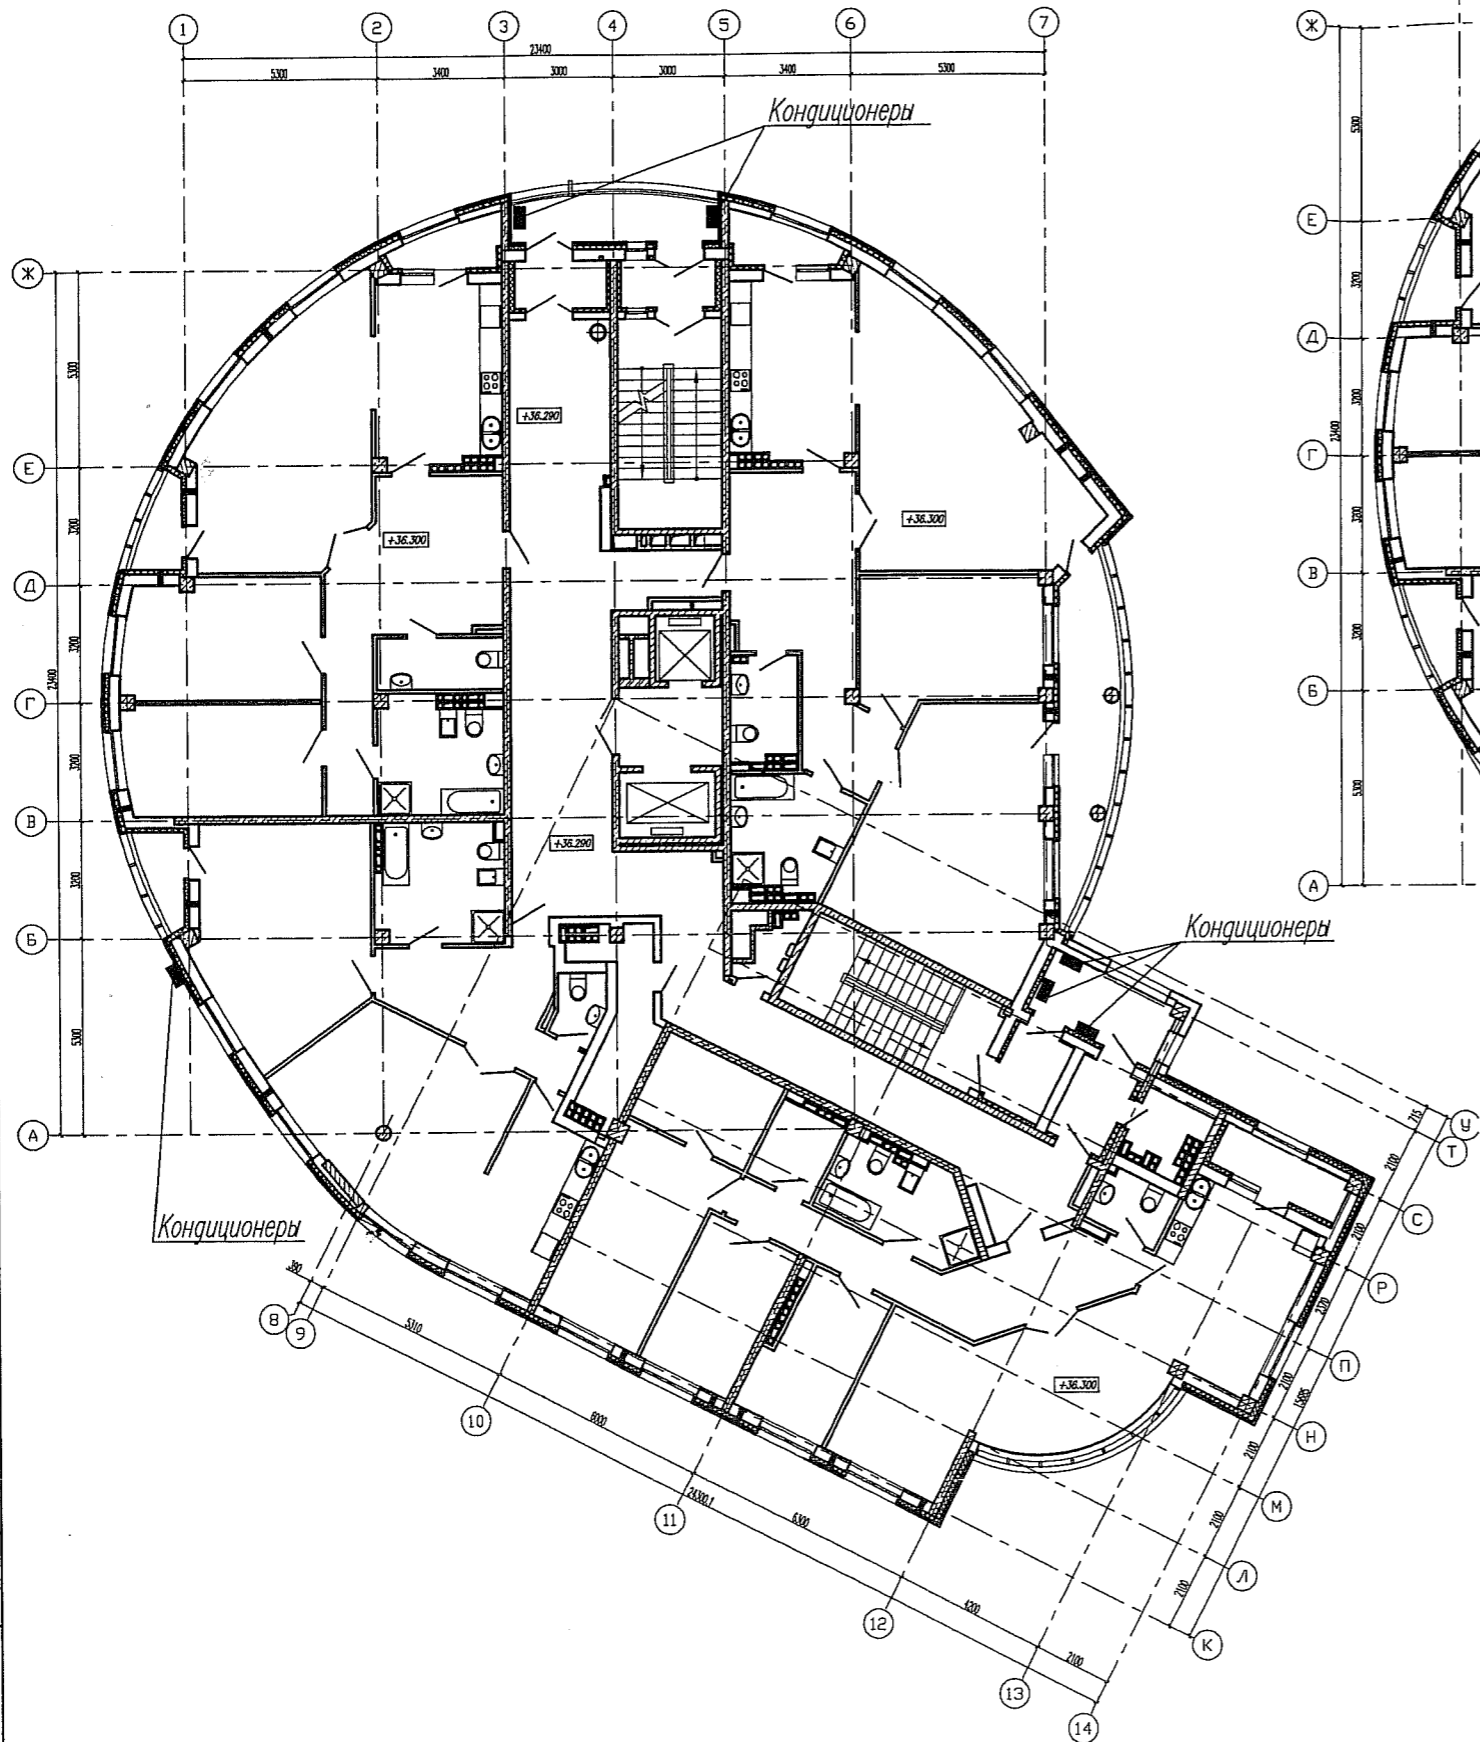


Испол. Голуб. И.А. 2009. 12.11.09

						АПМ. 05 - 03 - АР			
						Жилой комплекс по ул.Лермонтова-Испанских рабочих в Железнодорожном районе г.Екатеринбурга.			
Изм.	Кол.уч.	Лист	№ док.	Подпись	Дата	III пусковой комплекс. Жилой дом N 3 с офисами.	Стадия	Лист	Листов
	ГАП	Ширяева		<i>[Signature]</i>	09.09		Р	7	
	Н.контр.	Рыжкова		<i>[Signature]</i>		Планы 12,13 этажей с местами установки кондиционеров.	ЗАО "Институт гражданского проектирования"		
	Разраб.	Яковенко		<i>[Signature]</i>			Формат А3		

План 14 этажа

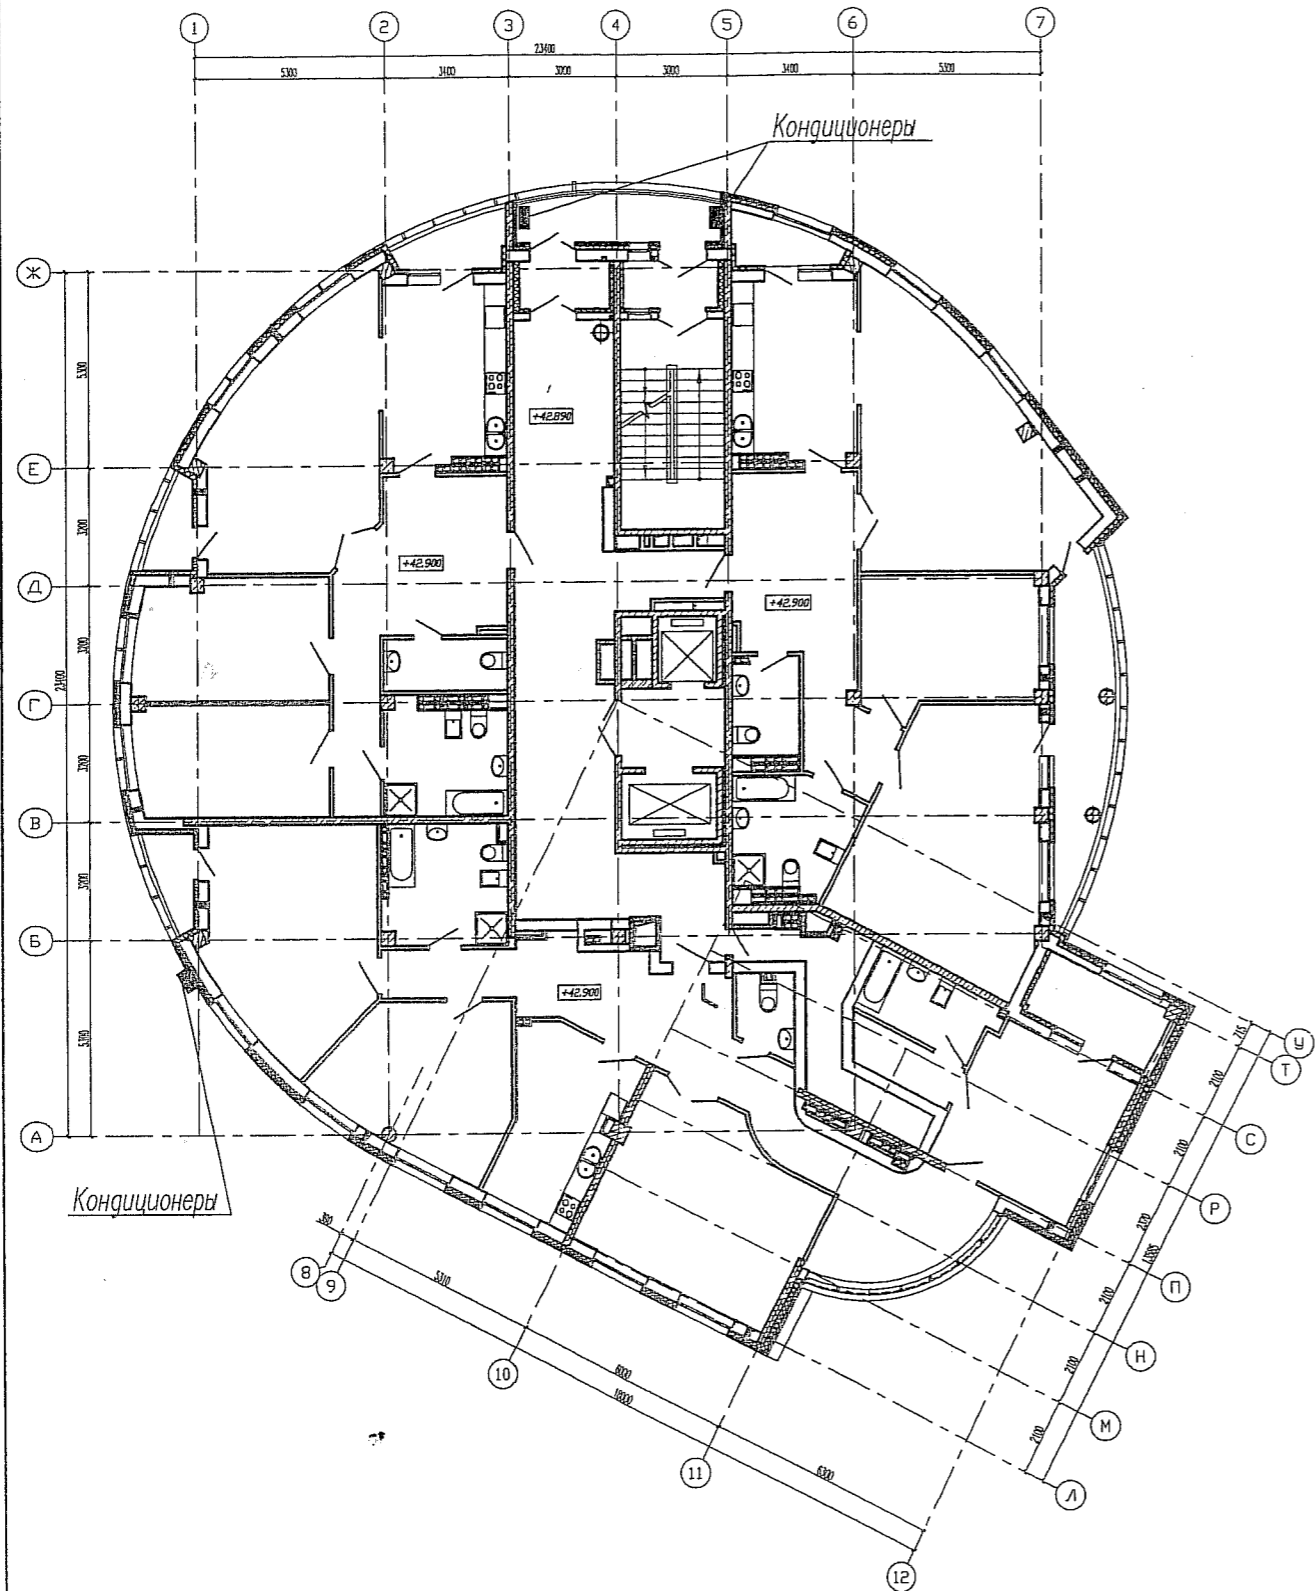


План 15 этажа

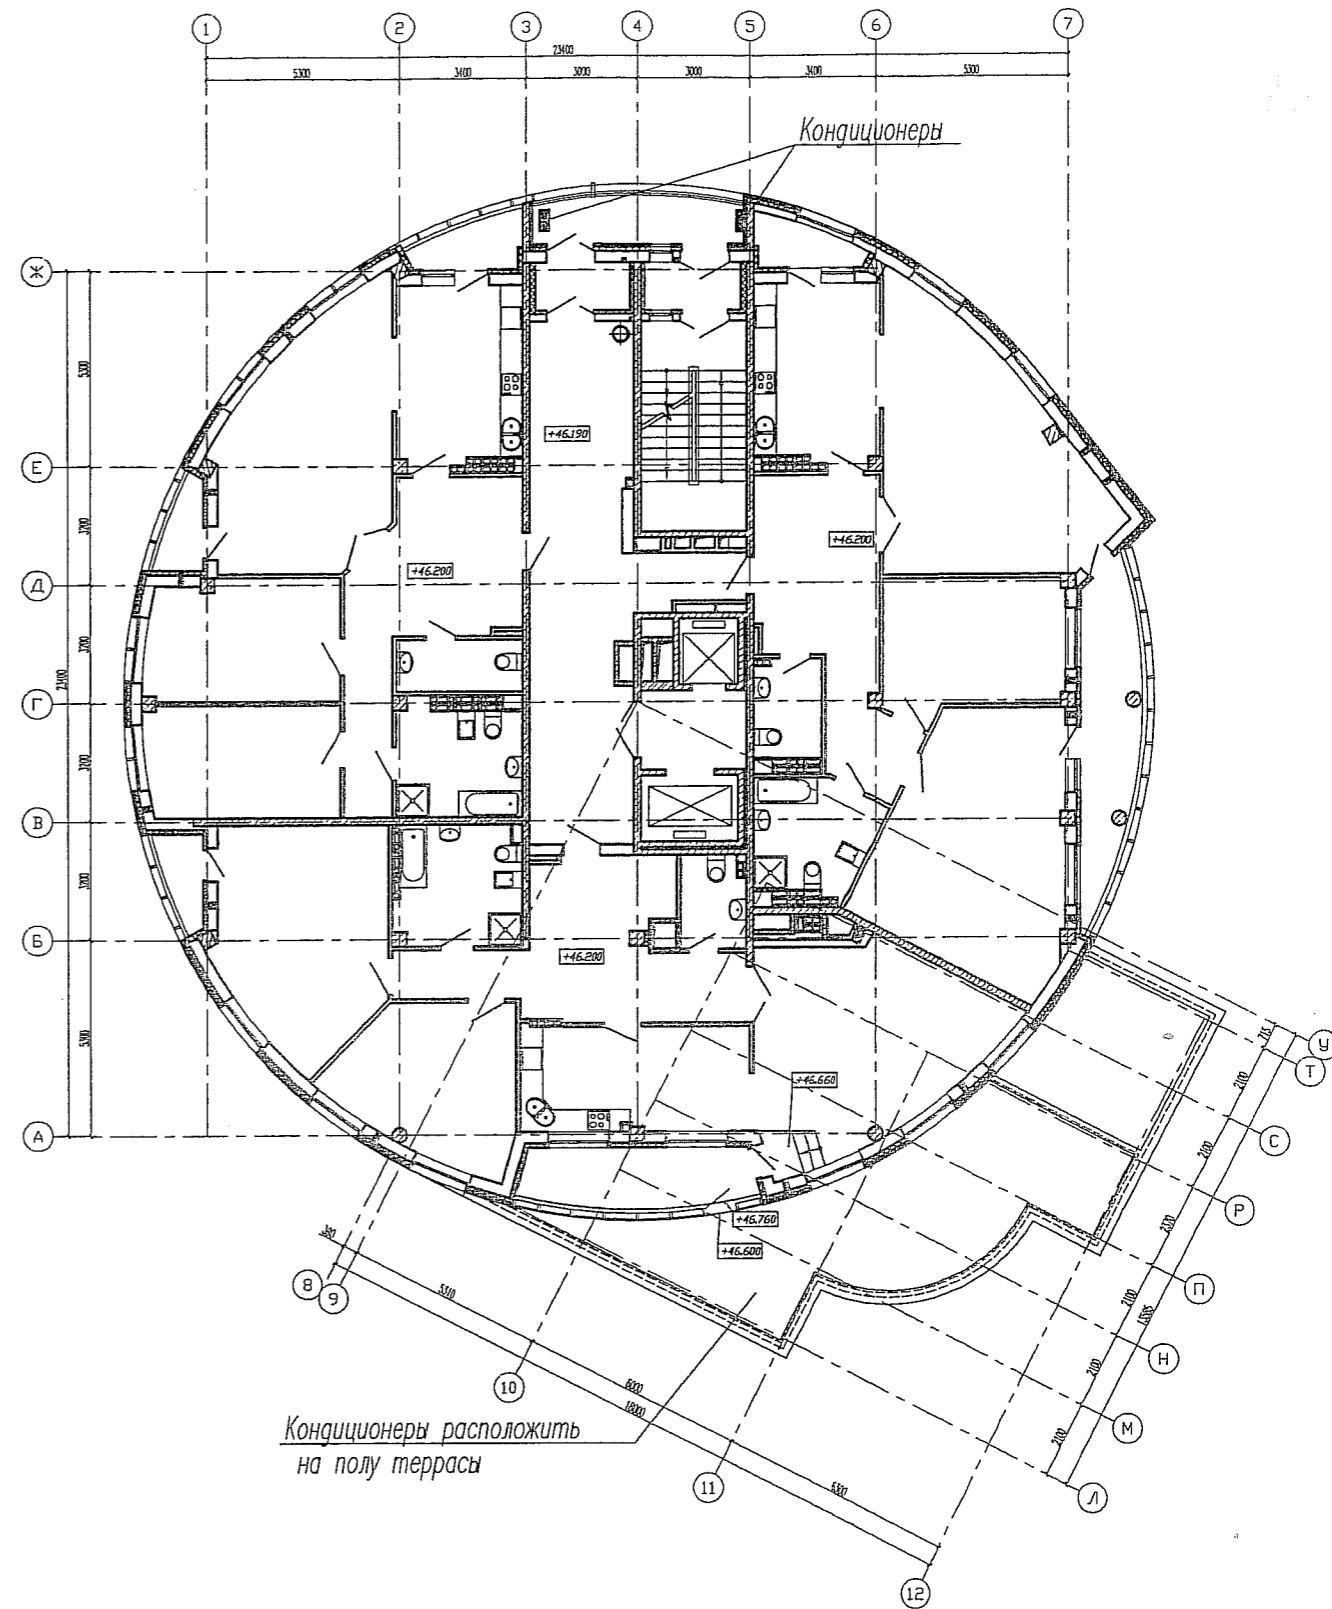


ИЗДАНИЕ: 1
 ПОЛНОСТЬЮ ИЛИ ЧАСТИЧНО
 ПОДПИСАТЬ ИЛИ НЕ ПОДПИСАТЬ

					АПМ. 05 - 03 - АР				
					Жилой комплекс по ул.Лермонтова-Испанских рабочих в Железнодорожном районе г.Екатеринбурга.				
Изм.	Кол.уч.	Лист	Ирек.	Подпись	Дата	III пусковой комплекс. Жилой дом N 3 с офисами.	Стадия	Лист	Листов
ГАП		Ширяева		<i>[Signature]</i>	22.09		Р	8	
Н.контр.		Рыжкова		<i>[Signature]</i>		Планы 14,15 этажей с местами установки кондиционеров	ЗАО "Институт гражданского проектирования"		
Разраб.		Яковенко		<i>[Signature]</i>			Формат А3		

План 16 этажа

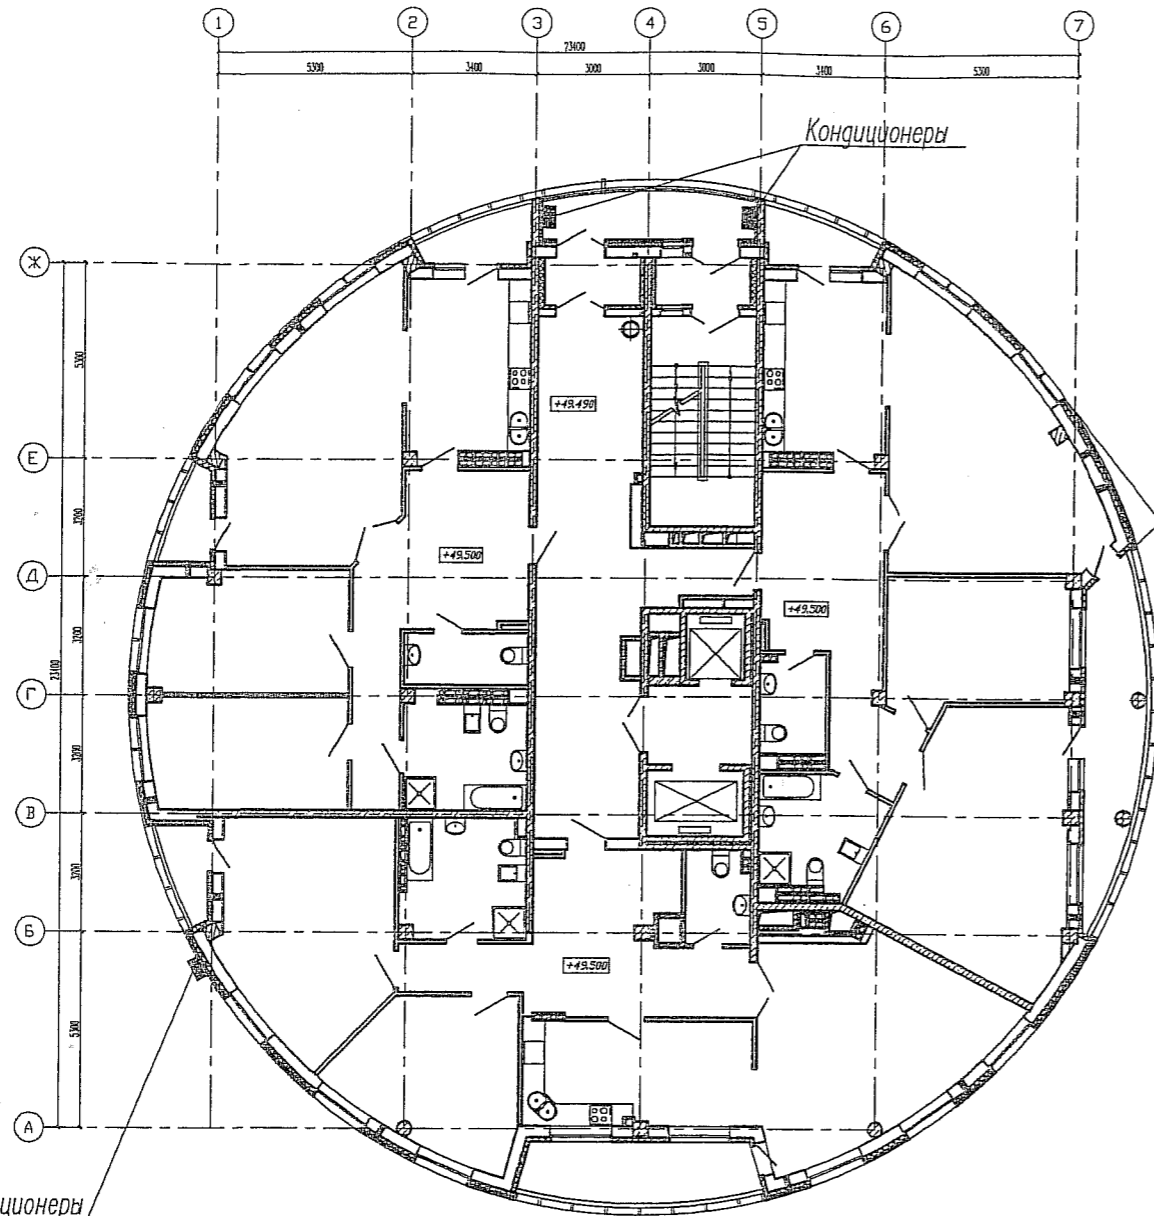


План 17 этажа

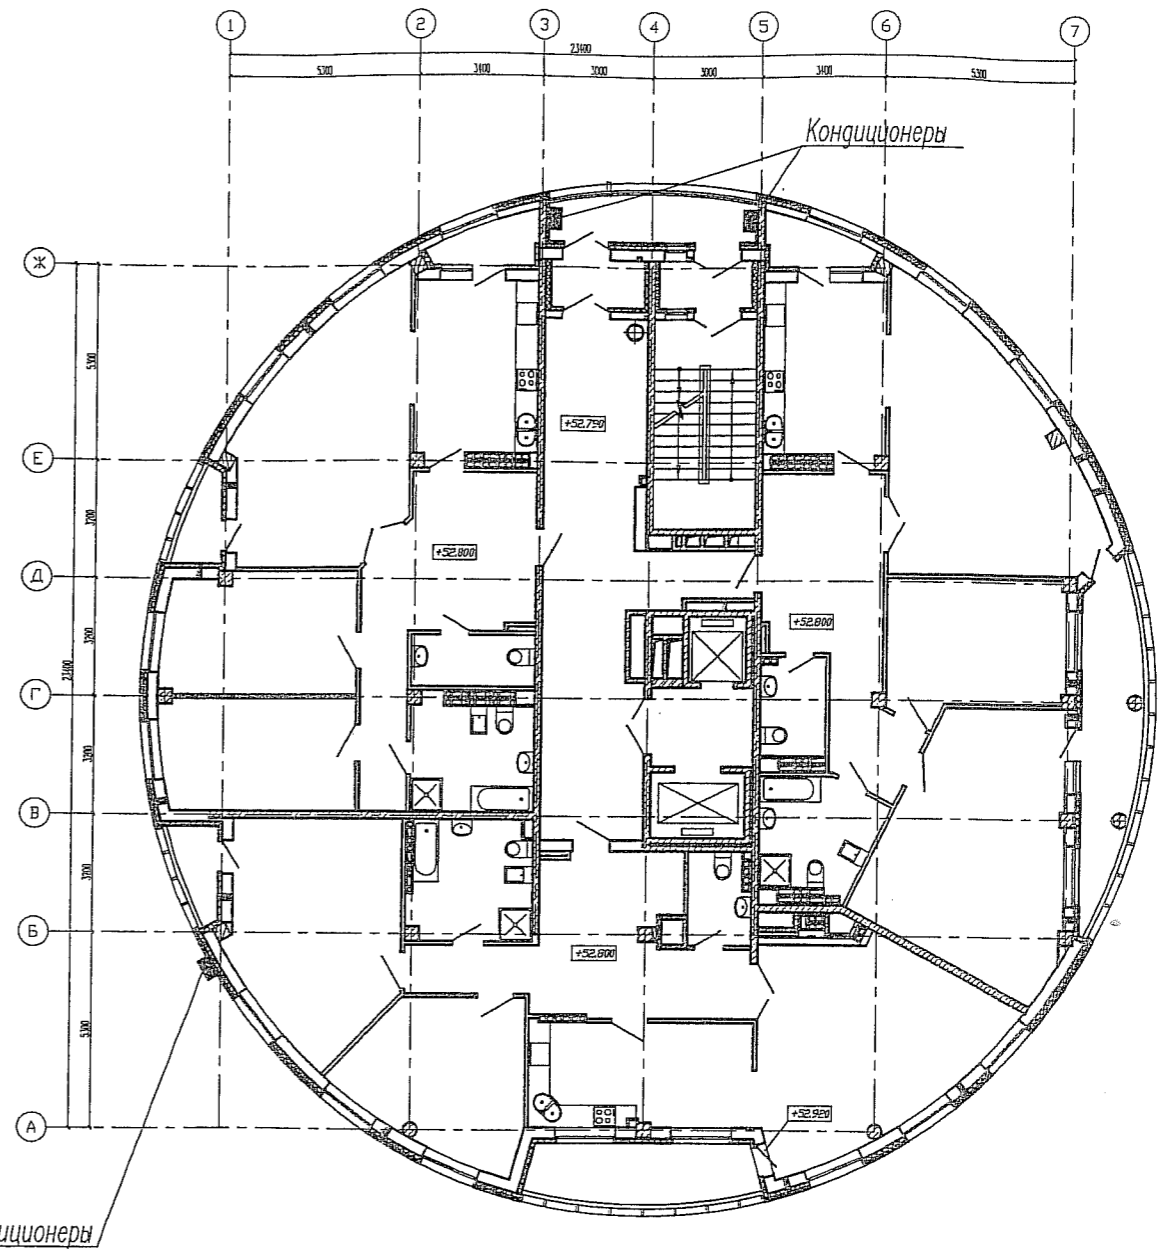

Изм. Кол.уч. Лист № док. Подпись и дата

АПМ. 05 - 03 - АР					
Жилой комплекс по ул.Лермонтова-Испанских рабочих в Железнодорожном районе г.Екатеринбурга.					
Изм.	Кол.уч.	Лист	№ док.	Подпись	Дата
	ГАП	Ширяева		<i>[Signature]</i>	09.09
	Н.контр.	Рыжкова		<i>[Signature]</i>	
				III пусковой комплекс. Жилой дом N 3 с офисами.	Стадия Р
				Планы 16-17 этажей с местами установки кондиционеров.	Лист 9
				Разраб. Яковенко	Листов
				ЗАО "Институт гражданского проектирования"	

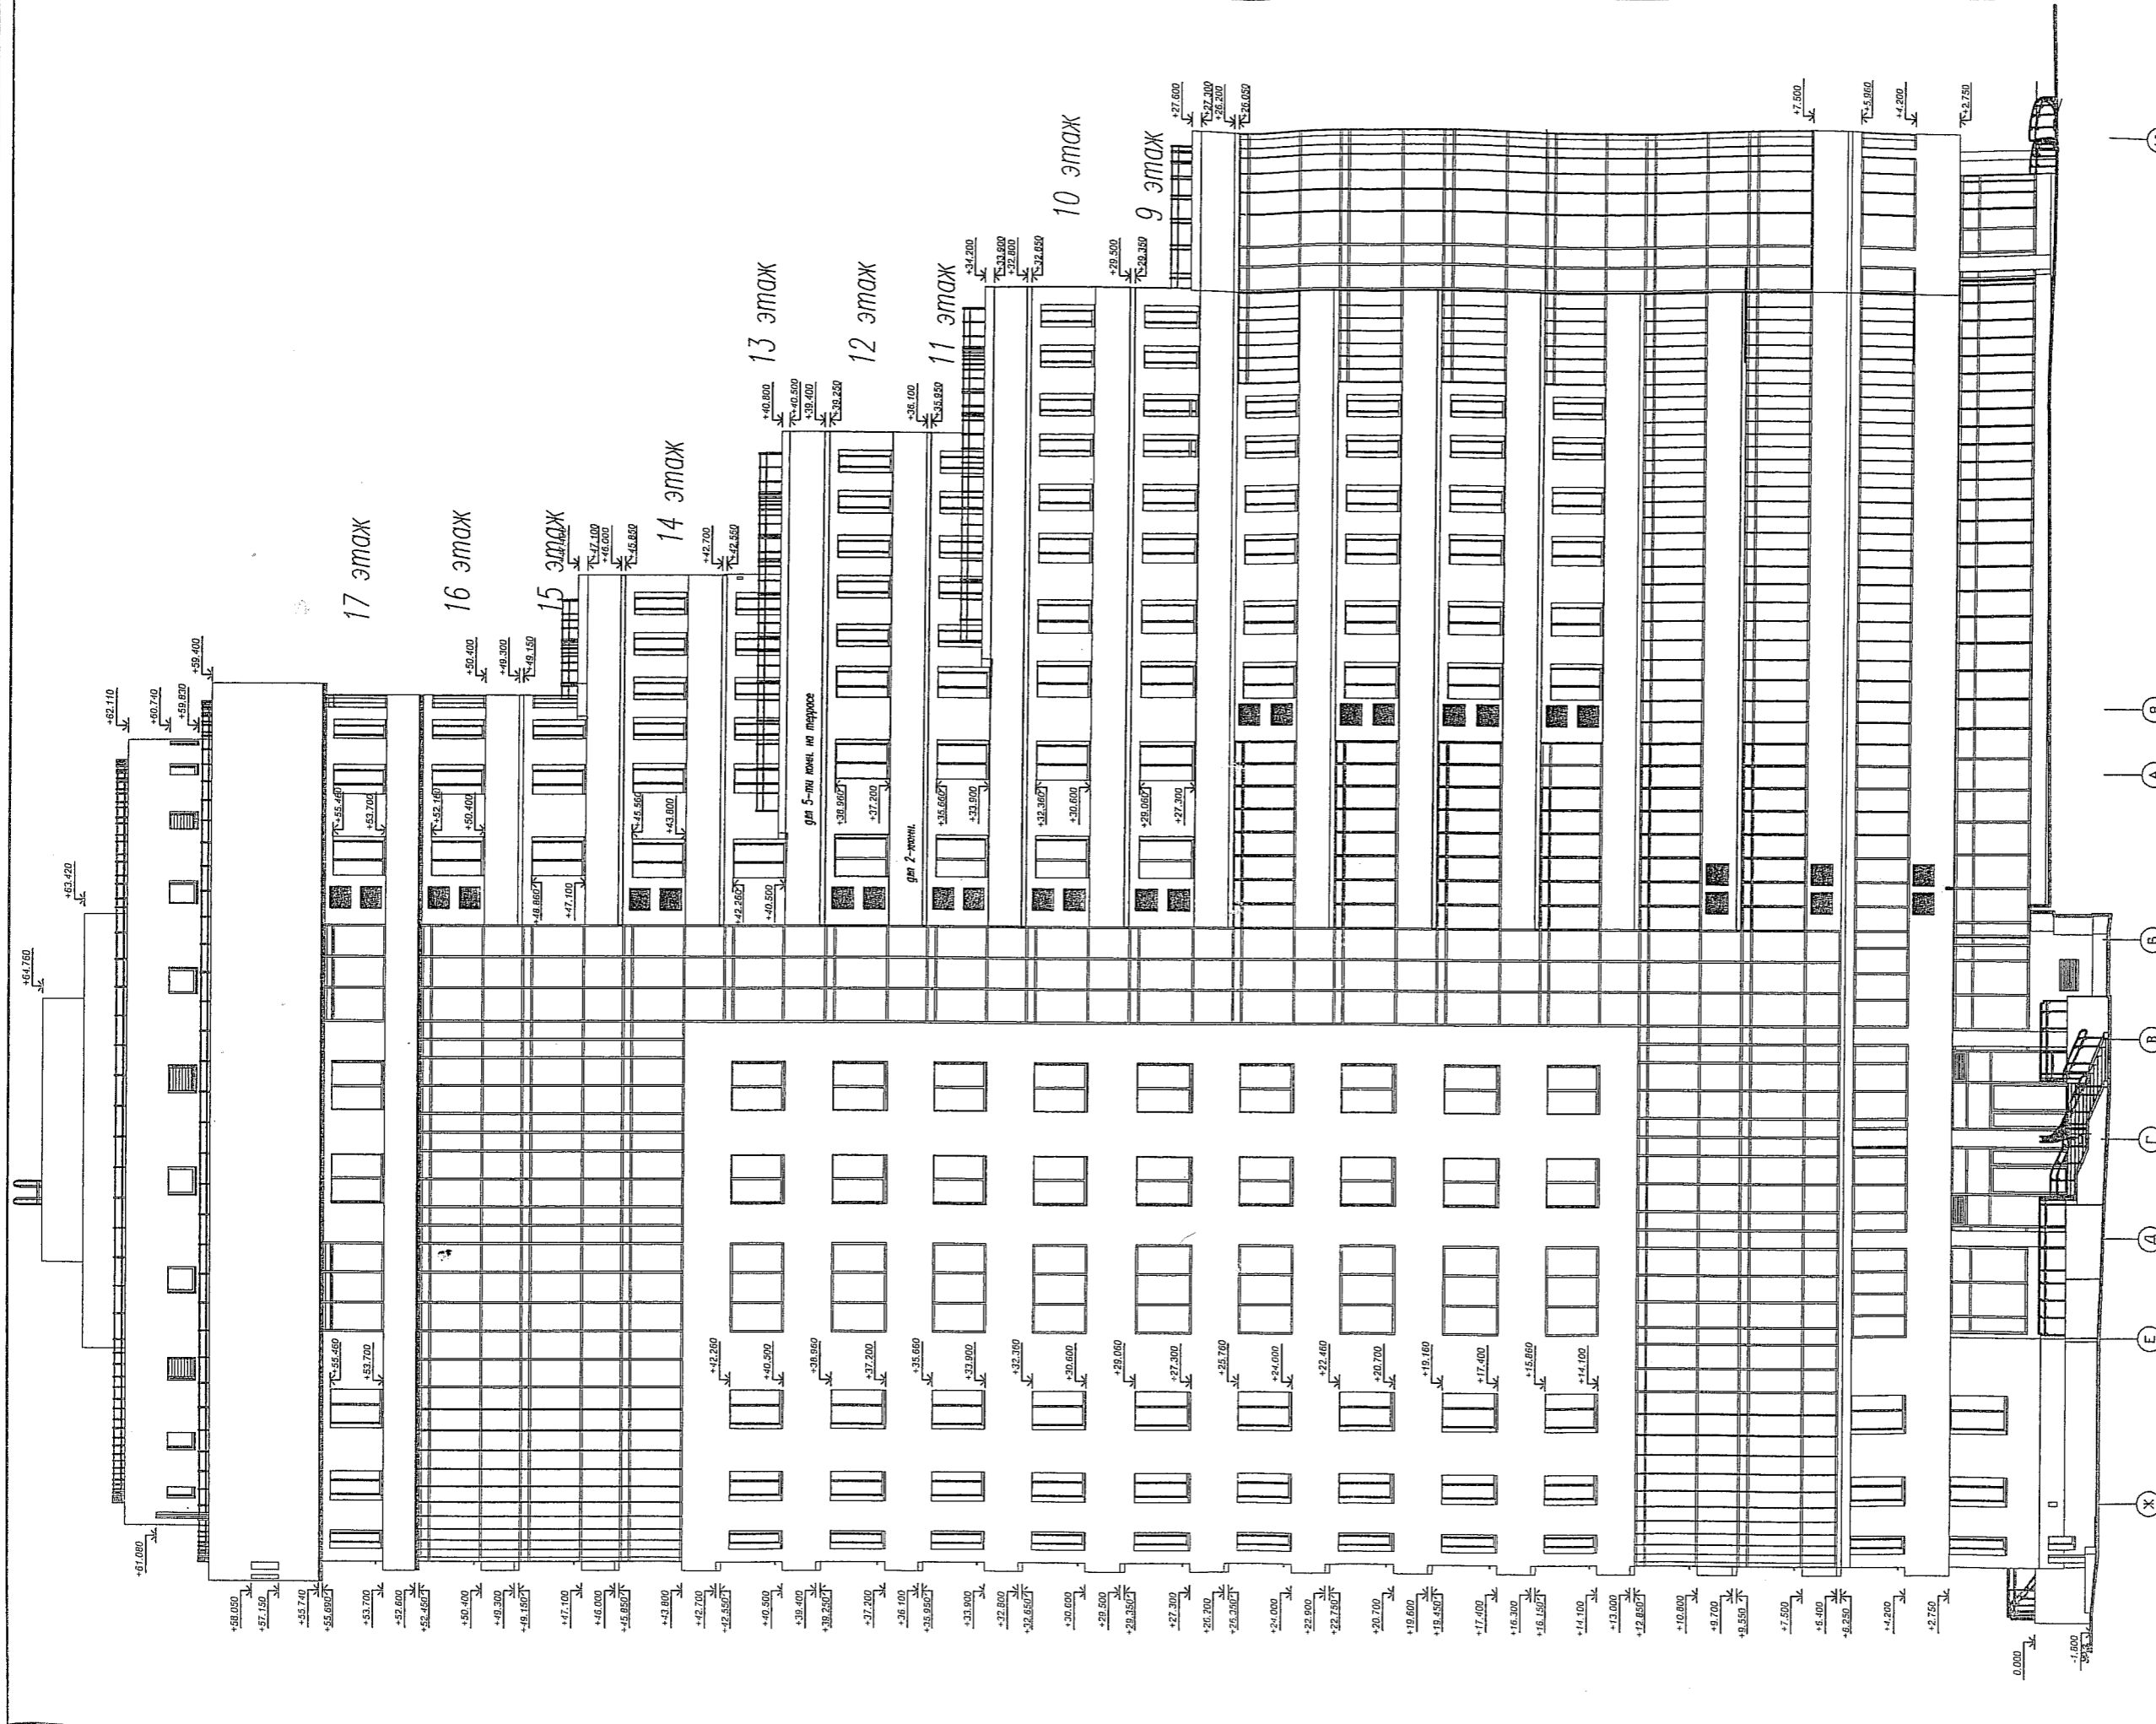

Жилой комплекс по ул.Лермонтова-Испанских рабочих в Железнодорожном районе г.Екатеринбурга.		Стация	Лист	Листов	
III пусковой комплекс. Жилой дом N 3 с офисами.		Р	10		
Фасад в осях Ж-А-В-16 с местами установки кондиционеров.		ЗАО "Институт гражданского проектирования"			
Изм.	Кол.уч.	Лист	Маск.	Подпись	Дата
ГАП Н.контр.		Ширяева Р.А.		<i>[Signature]</i>	20.09.09
Разраб.		Яковенко		<i>[Signature]</i>	

Условные обозначения:
 - кондиционеры