

Примечание


Электроснабжение квартир предусматривать от щита этажного до квартирного открыто за подвесным потолком. Питание квартир предусмотрено однофазное кабелем ВВГнгLS 3x10. Сети проложить проводом ПВ в виниловых трубах в монолитных конструкциях перекрытий пола и потолка, а также кабелем ВВГнгLS по перегородкам в штрабах под слоем штукатурки. В квартирах высота установки от уровня чистого пола:

- выключатели - 1000 мм;
- штепсельные розетки кухни и сан.узлов - 1000 мм;
- штепсельные розетки комнат - 300 мм;
- настенный патрон (△) - 2300 мм;
- штепсельная розетка для звонка на высоте 200 мм от потолка;

На прикладках квартирных щитках выключатели и розетки установить на одном уровне всех выключателей и розеток квартиры.

						АПУ2-148-1Б.7-02-ЭЛ		
2	зам	160-17		04.17		Жилой дом с нежилыми помещениями общественного назначения, встроенно-пристроенным дошкольным образовательным учреждением, подземной автостоянкой по ул. Тенистой в Верх-Исетском районе г. Екатеринбурга		
Изм.	Кол.уч.	Лист	№ док.	Подпись	Дата			
Разраб.	Горбовская				11.16	Жилой дом 2 этап строительства Секция 7	Р	12
Провер.	Гонтаренко				11.16			
Гл. спец	Гонтаренко				11.16	План 1 этажа. Расположение сетей электрооборудования квартир.	ЗАО "Корпорация "Атомстройкомплекс"	
Н.контр.	Кармазина				11.16			
ГИП					11.16			

Инв. N подл. Подпись и дата. Взам. инв. N

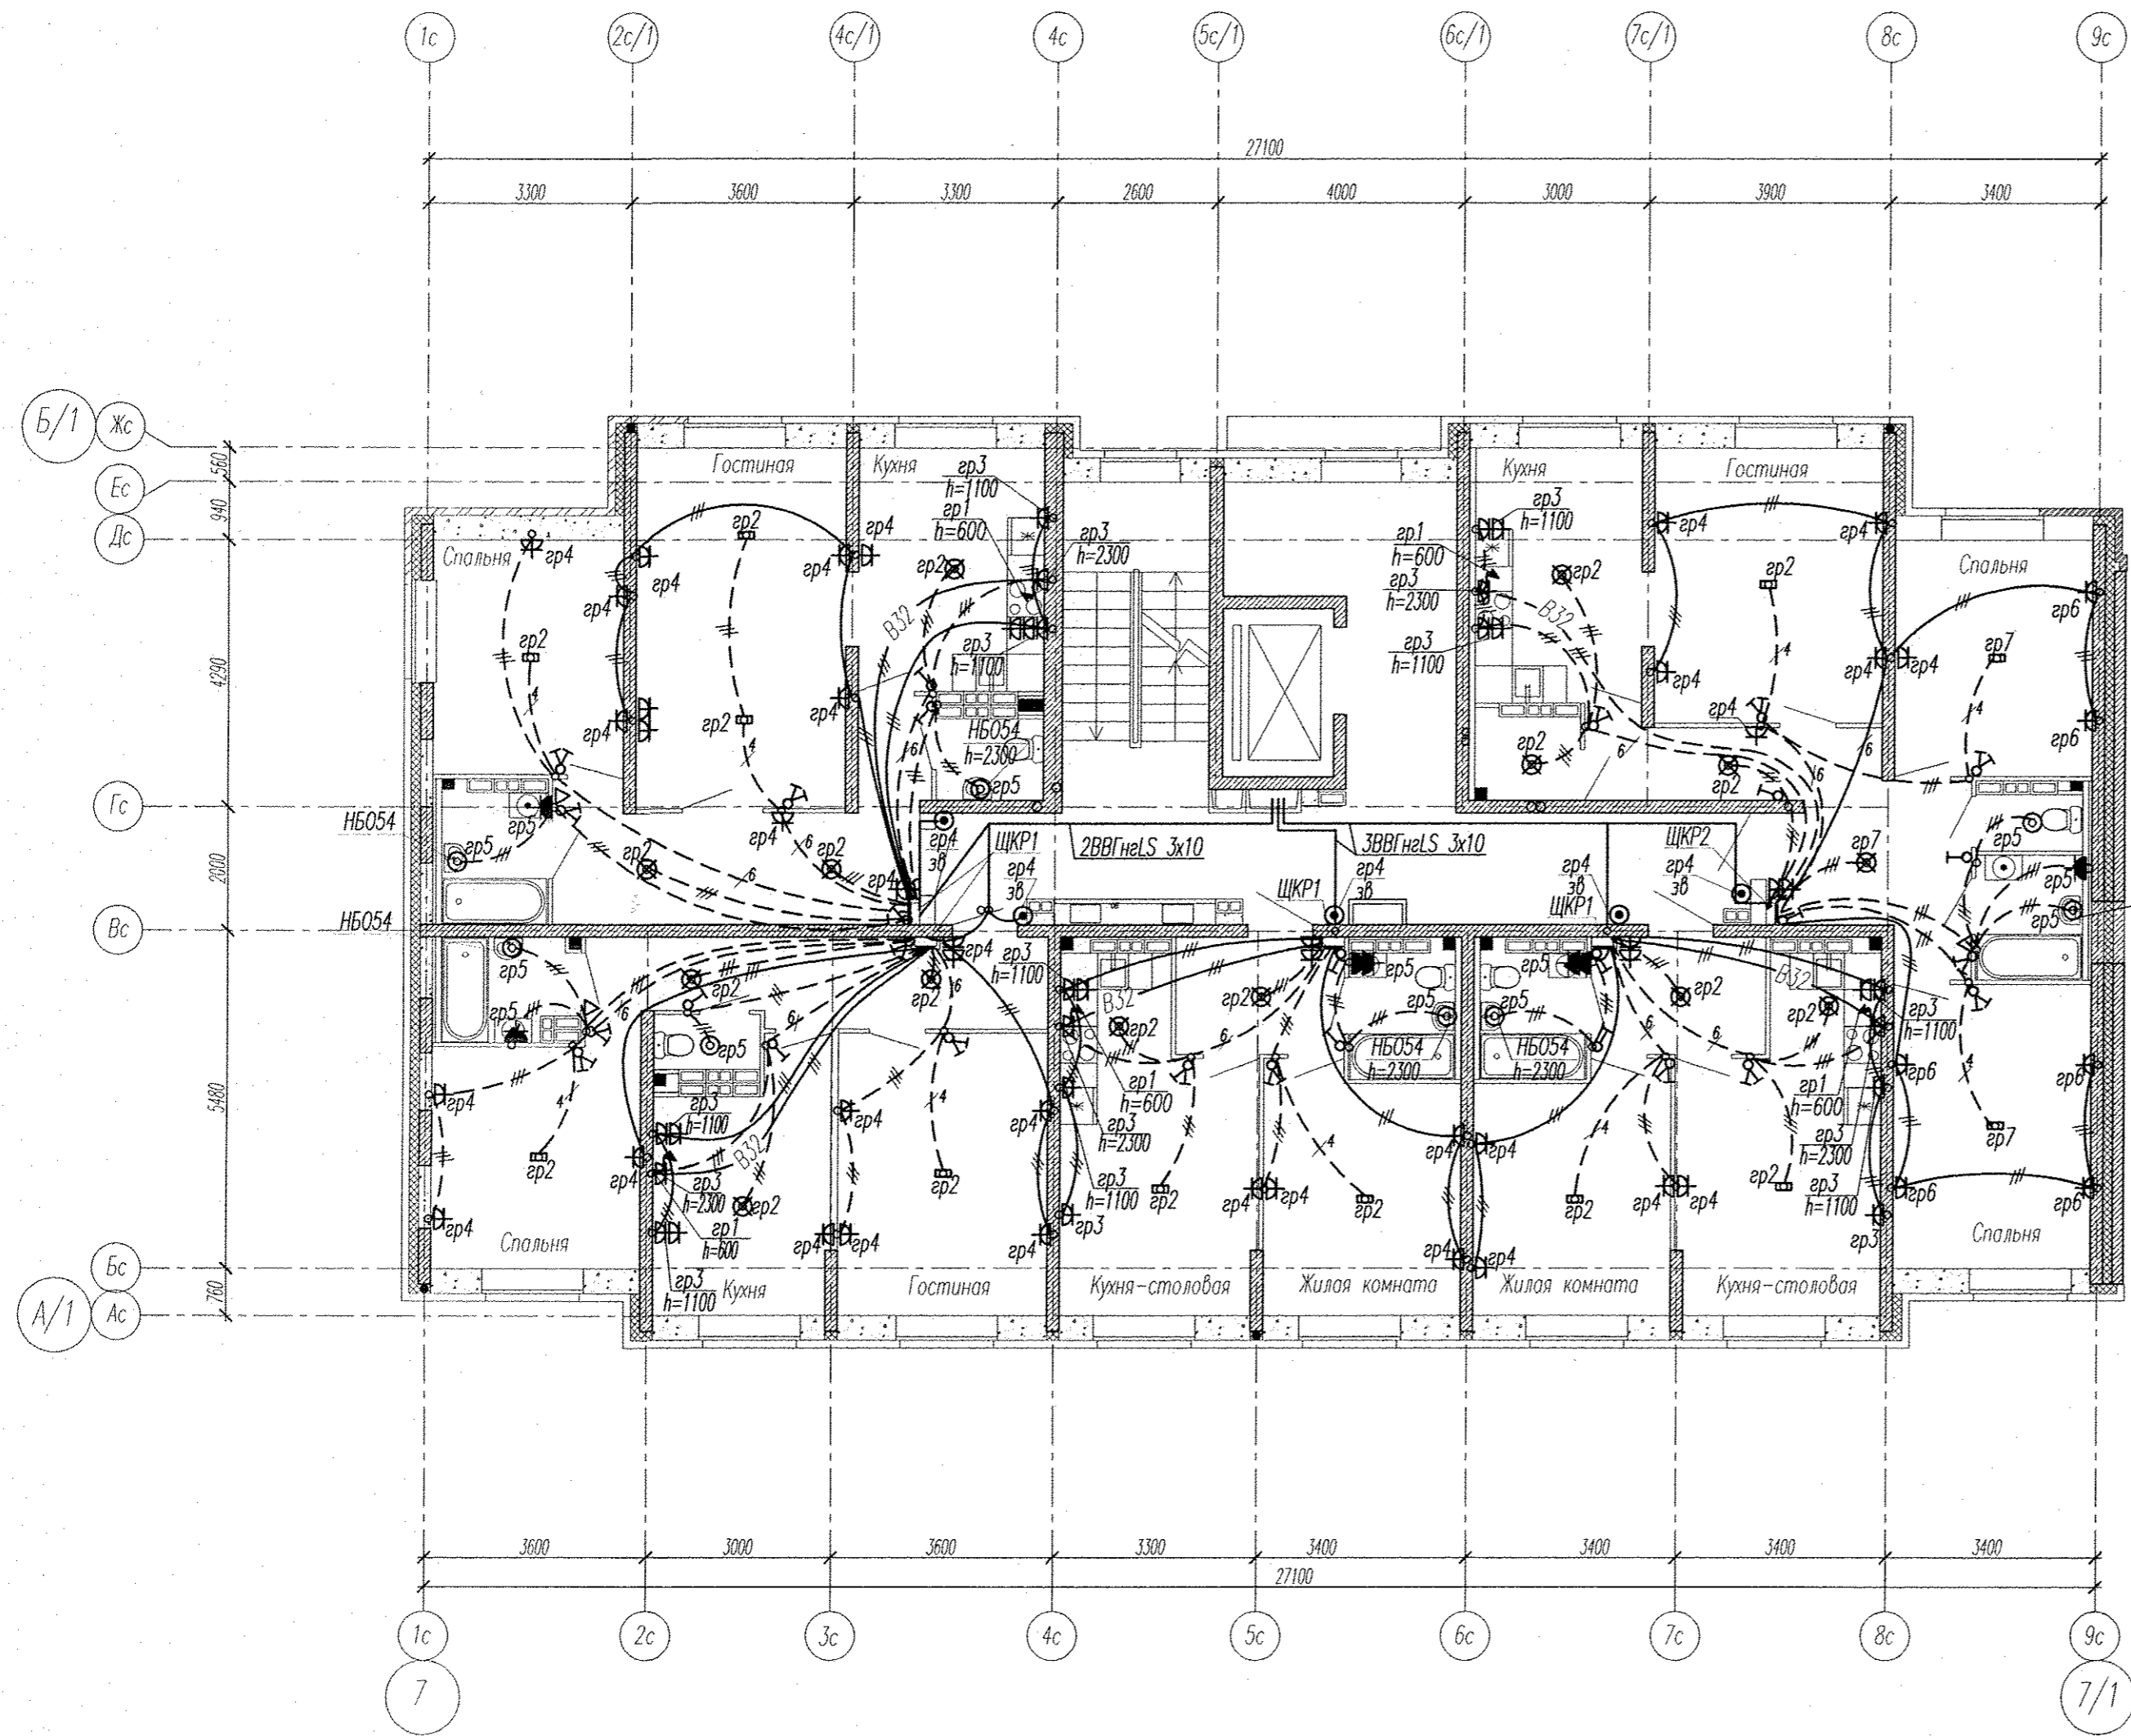

Примечание

Электроснабжение квартир предусматривать от щита этажного до квартирного открыто за подвесным потолком. Питание квартир предусмотрено однофазное кабелем ВВГнгLS 3x10.
Сети проложить проводом ПВ в винилластовых трубах в монолитных конструкциях перекрытий пола и потолка, а также кабелем ВВГнгLS по перегородкам в штробах под слоем штукатурки.

В квартирах высота установки от уровня чистого пола:

- выключатели - 1100 мм;
- штепсельные розетки кухни и сан.узлов - 1000 мм;
- штепсельные розетки комнат - 300 мм;
- штепсельная розетка для звонка на высоте 200 мм от потолка;

На прикладках квартирных щитках выключатели и розетки установить на одном уровне всех выключателей и розеток квартиры.


АПУ2-148-1Б.7-02-ЭЛ							
2	зам	160-17	А	04.17	Жилой дом с нежилыми помещениями общественного назначения, встроенно-пристроенным дощольным образовательным учреждением, подземной автостоянкой по ул. Тенистой в Верх-Исетском районе г. Екатеринбурга		
Изм.	Кол.уч.	Лист	№ док.	Подпись	Дата		
Разраб.	Горбовская				11.16		
Провер.	Гонтаренко				11.16		
Гл. спец	Гонтаренко				11.16		
Н.контр.	Жармазина				11.16		
ГИП					11.16		
Жилой дом 2 этап строительства Секция 7					Стадия	Лист	Листов
План 2 этажа. Расположение сетей электрооборудования квартир.					Р	13	
ЗАО "Корпорация "Атомстройкомплекс"							

Копировал

Формат А2

Инв. N подл. Подпись и дата

Евм. инв. N

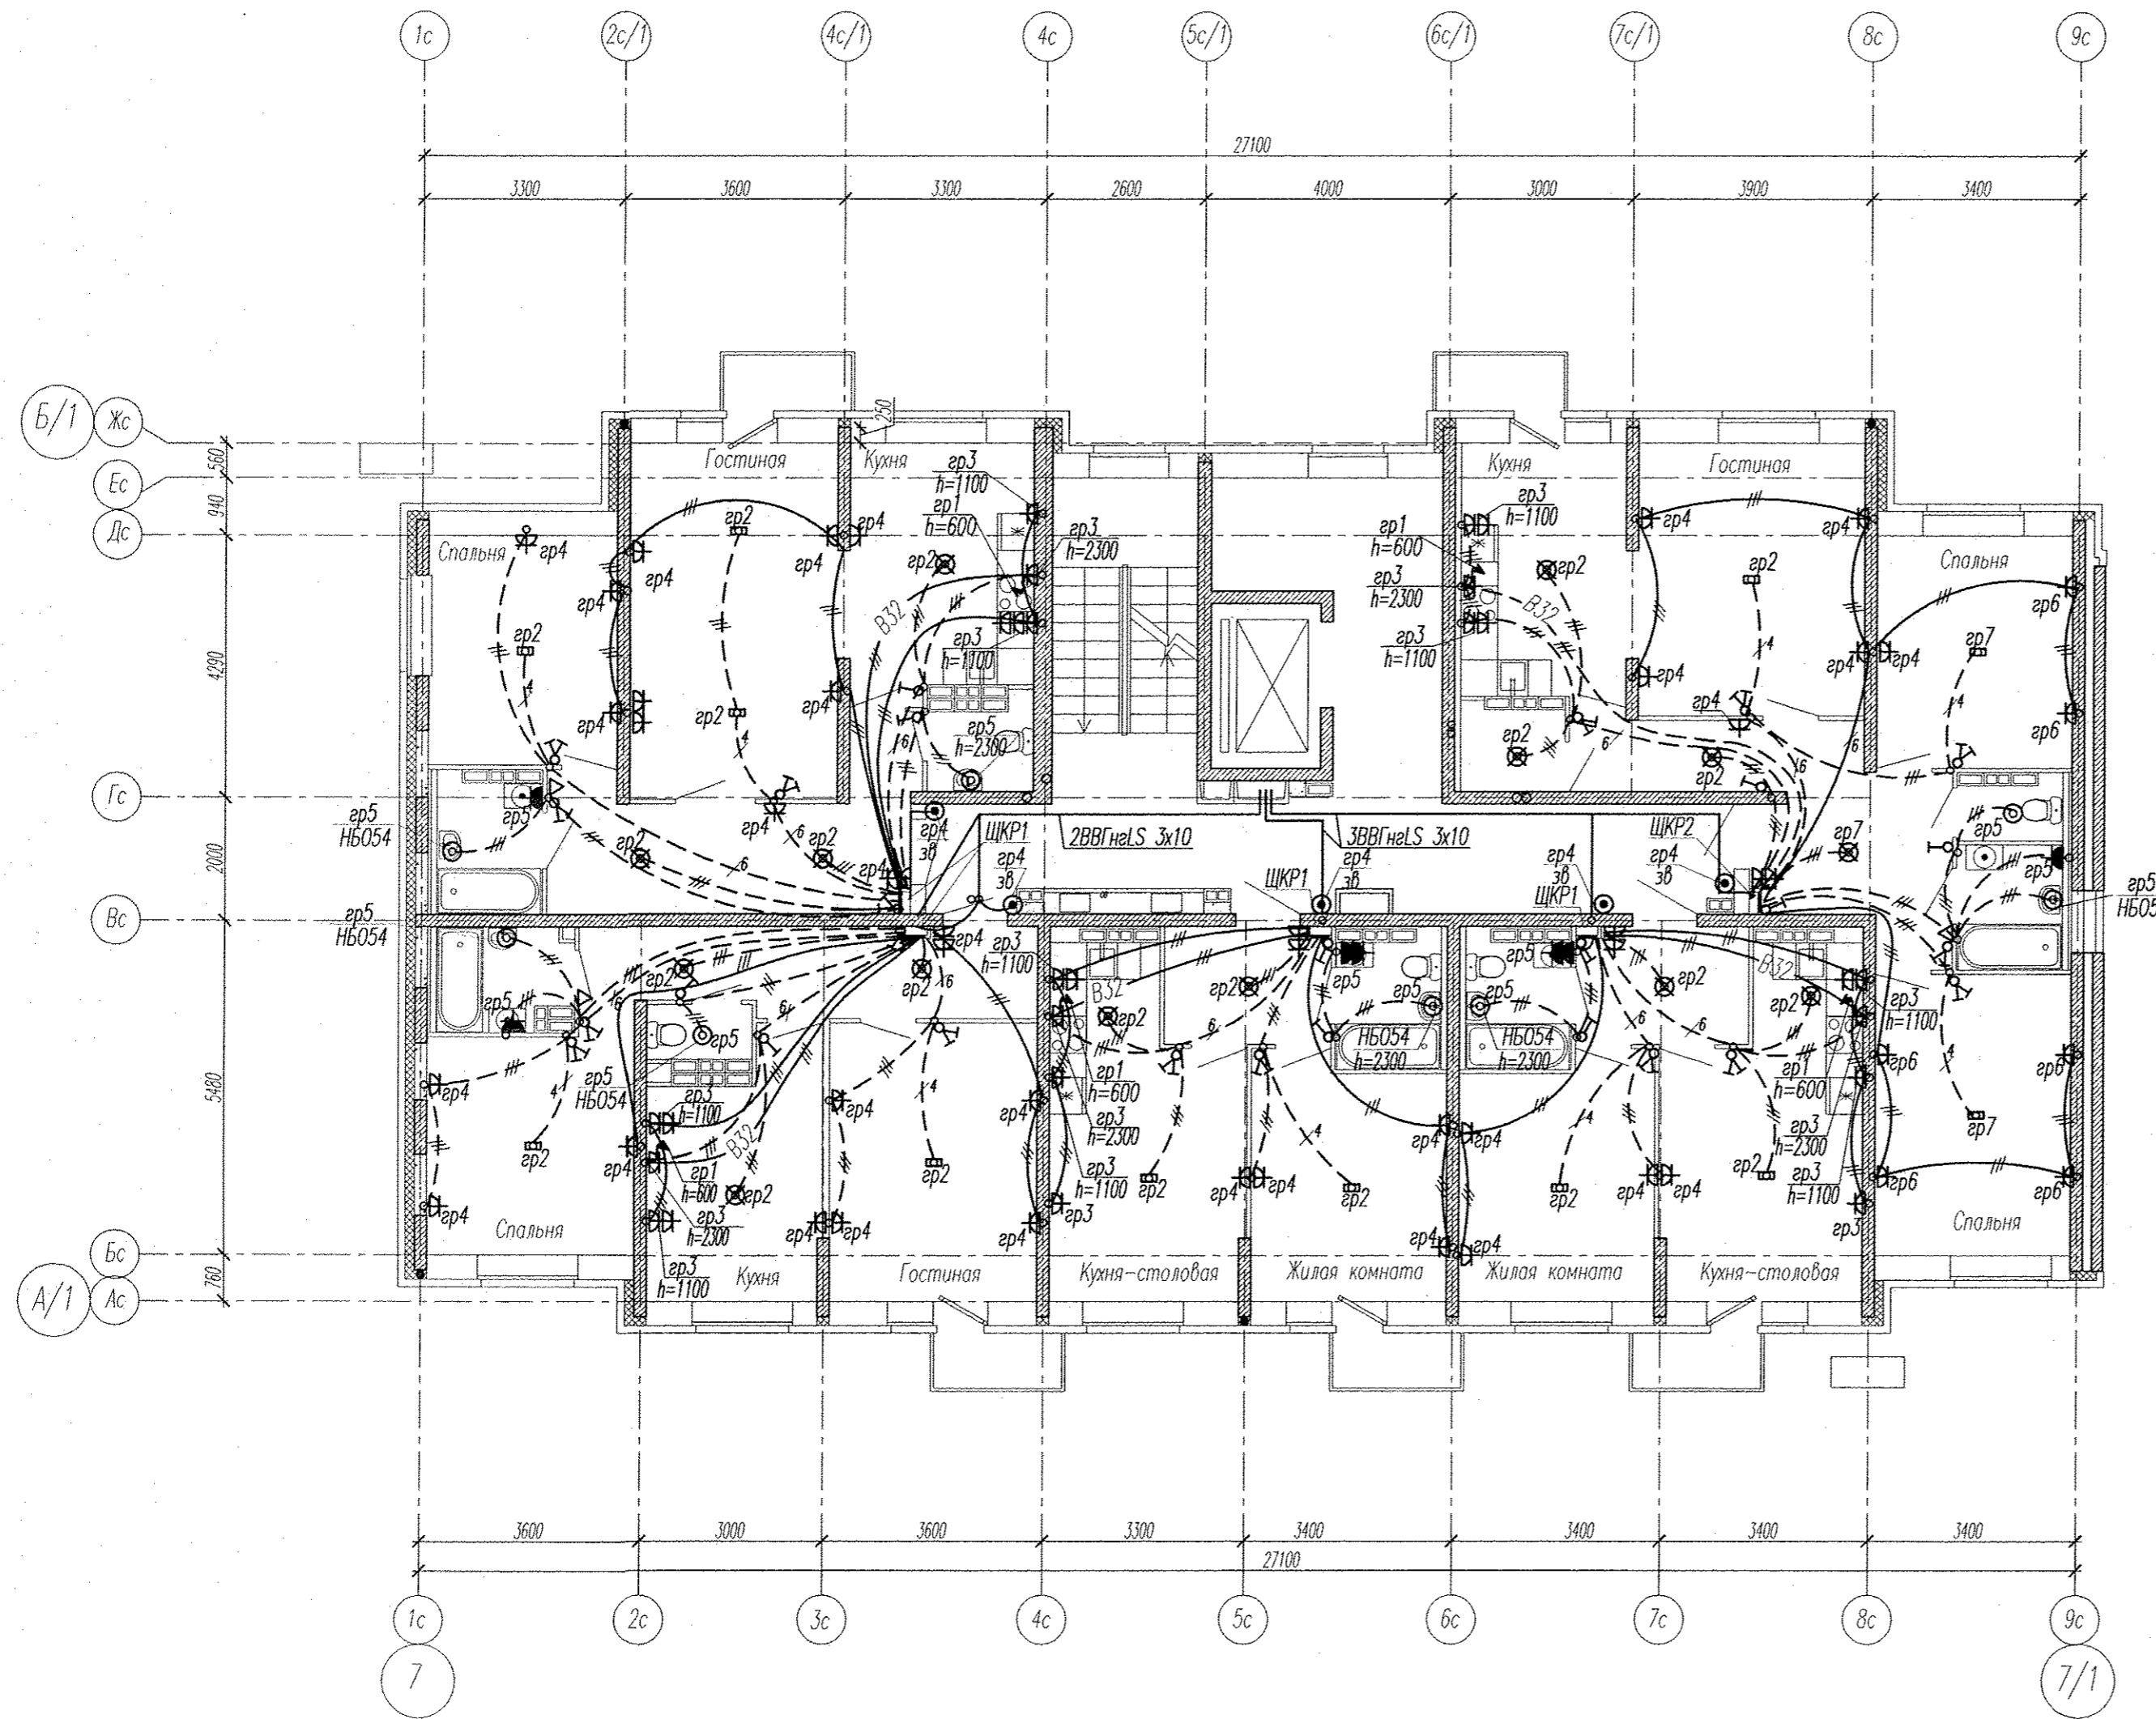

Примечание

Электроснабжение квартир предусматривать от щита этажного до квартирного открыто за подвесным потолком. Питание квартир предусмотрено однофазное кабелем ВВГнгLS 3x10.

Сети проложить проводом ПВ в винилластовых трубах в монолитных конструкциях перекрытий пола и потолка, а также кабелем ВВГнгLS по перегородкам в штробах под слоем штукатурки.

В квартирах высота установки от уровня чистого пола:

- выключатели - 1100 мм;
- штепсельные розетки кухни и санузлов - 1000 мм;
- штепсельные розетки комнат - 300 мм;
- штепсельная розетка для звонка на высоте 200 мм от потолка;

На прикладках квартирных щитках выключатели и розетки установить на одном уровне всех выключателей и розеток квартиры.

АПУ2-148-1Б.7-02-ЭЛ							
2	зам	160-17		04.17	Жилой дом с нежилыми помещениями общественного назначения, встроенно-пристроенным дошкольным образовательным учреждением, подземной автостоянкой по ул. Тенистой в Верх-Исетском районе г. Екатеринбурга		
Изм.	Кол.уч.	Лист	№ док.	Подпись	Дата		
Разраб.	Горбовская				11.16		
Провер.	Гонтаренко				11.16		
Гл. спец	Гонтаренко				11.16		
Н.контр.	Кармазина				11.16		
ГИП					11.16		
Жилой дом 2 этап строительства Секция 7					Стадия	Лист	Листов
План 3-8 этажа. Расположение сетей электрооборудования квартир.					Р	14	
					ЗАО "Корпорация "Атомстройкомплекс"		

Копировал

Формат А2

