

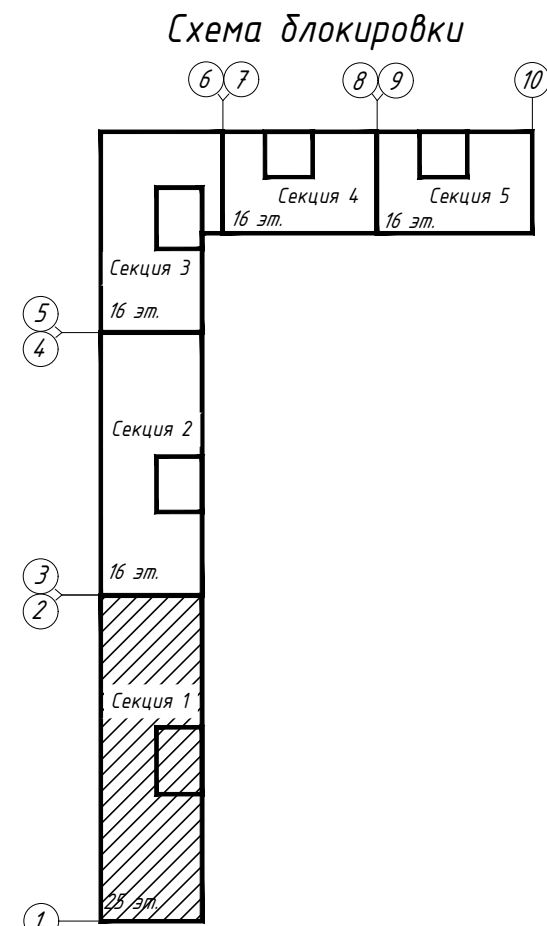
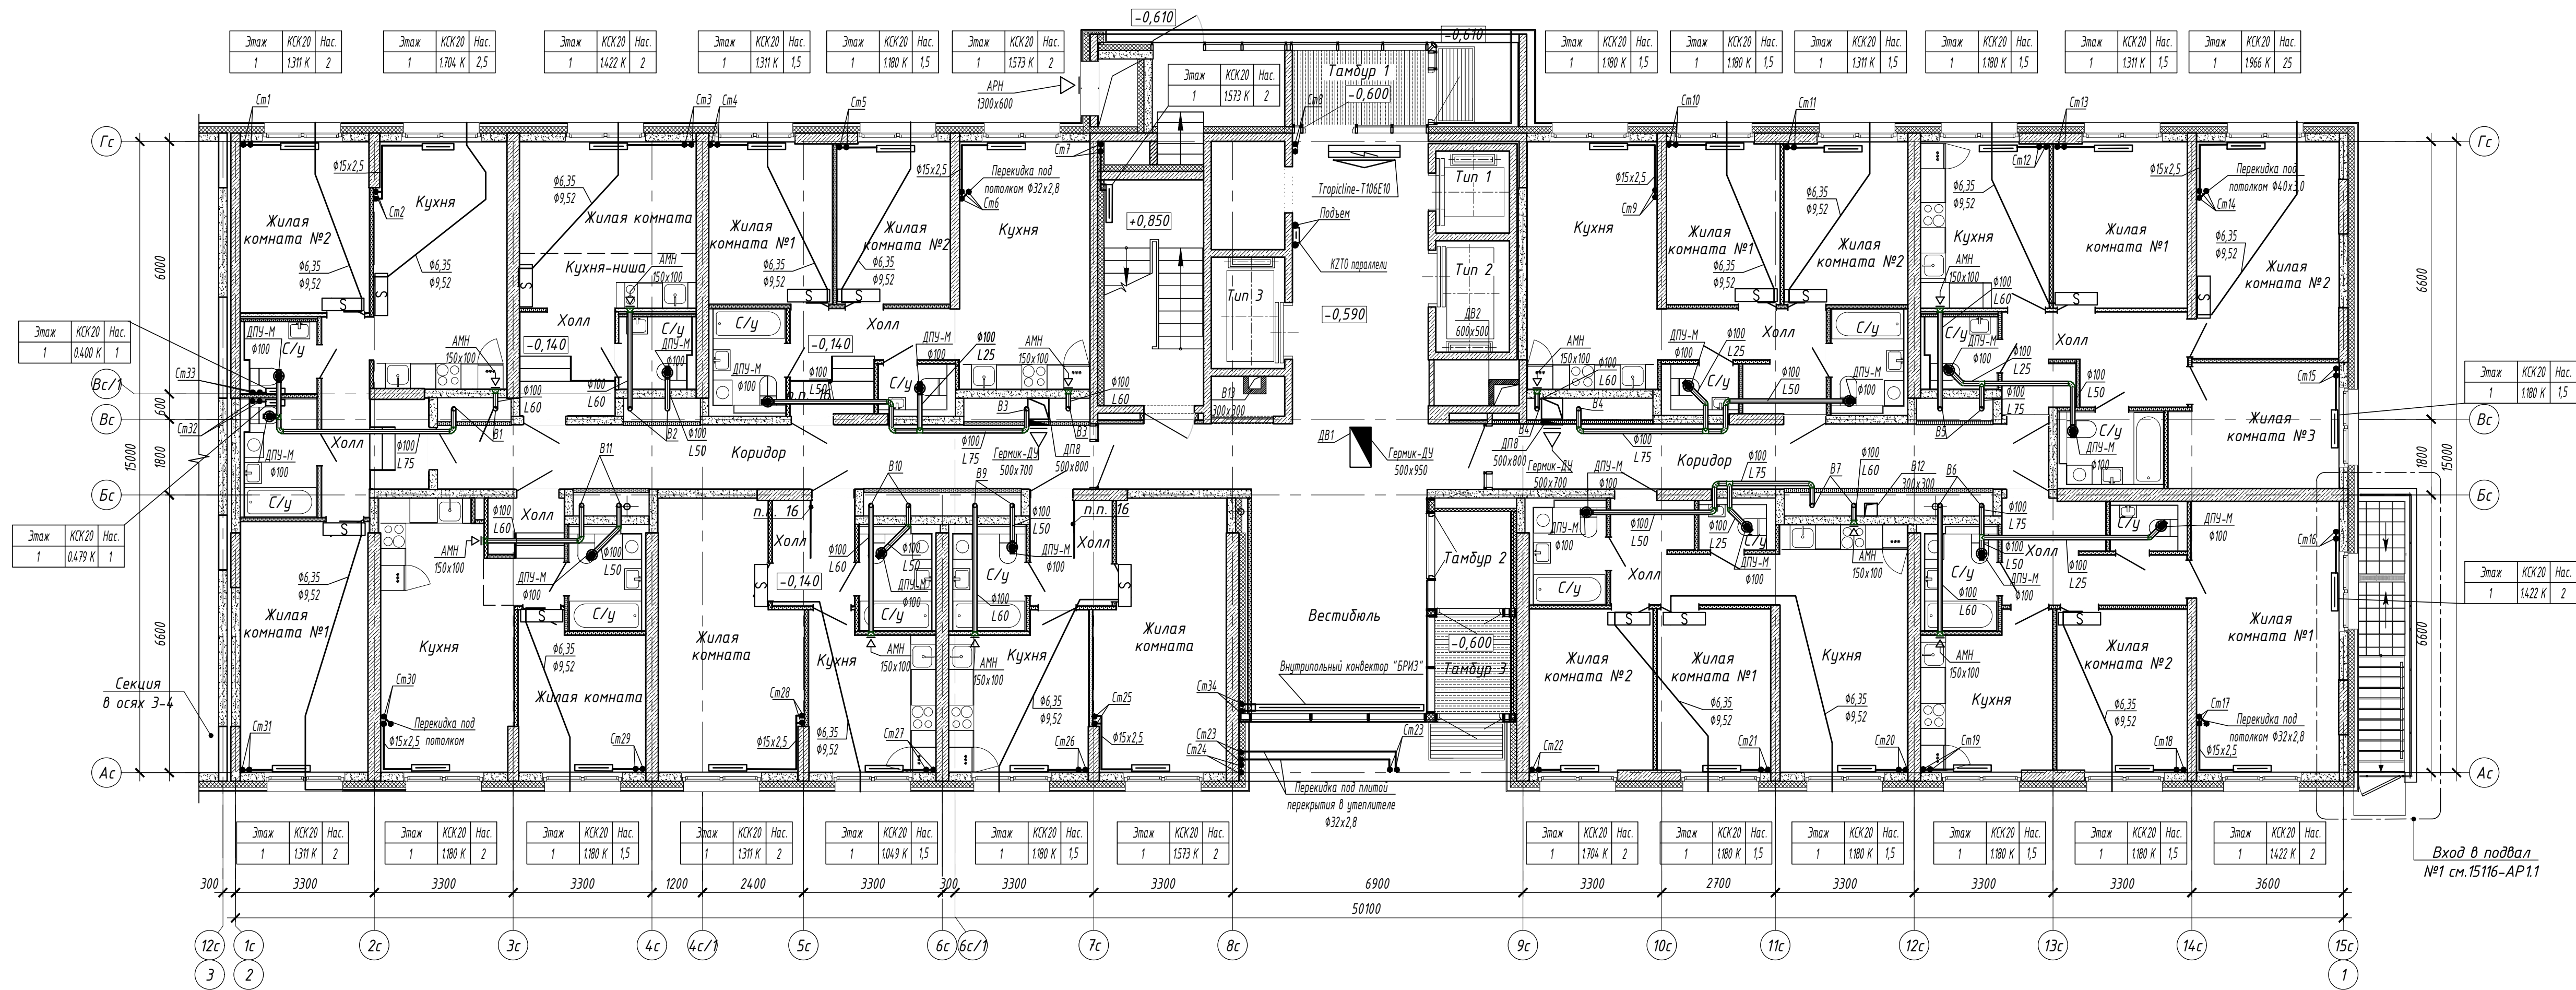


Согласовано:	
Изм. и дата	
Взам. инж. И.	
Подп. и дата	
Инв. и подл.	

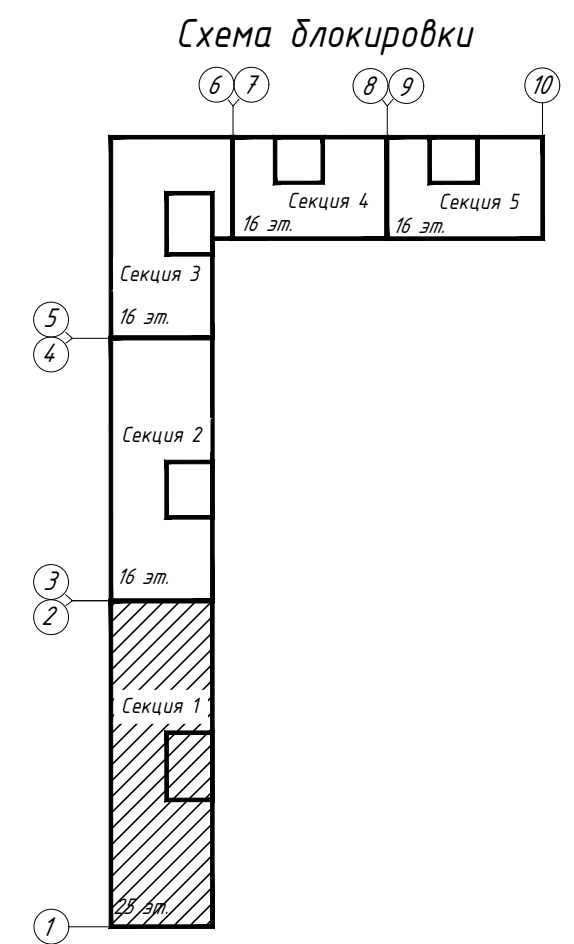

15116-08.1					
«Жилой микрорайон. Корпус 1.1 с сетями, водоснабжения, водоотведения, тепловой сетью, с сетью электроснабжения и ливневой канализации. Первый этап строительства, расположенный по адресу: г. Екатеринбург, пр. Космонавтов 11					
Изм.	Колуч.	Лист	И. док.	Подп.	Дата
Разработал	Захарченко	Эксперт	28.05.18		
Проверил	Брызгалов	28.05.18			
Секция в осях 1-2					
Отопление и вентиляция. План 1-го этажа					
Н. контр.	Брызгалов	28.05.18			
Нач. отдела	Лобашова	28.05.18			
		Фирма АЗХЗ		ОП ООО "ПИК-Проект" г.Новосибирск	

Составлено:	
Взам. инв. №	
Подп. и дата	
Инв. № подл.	

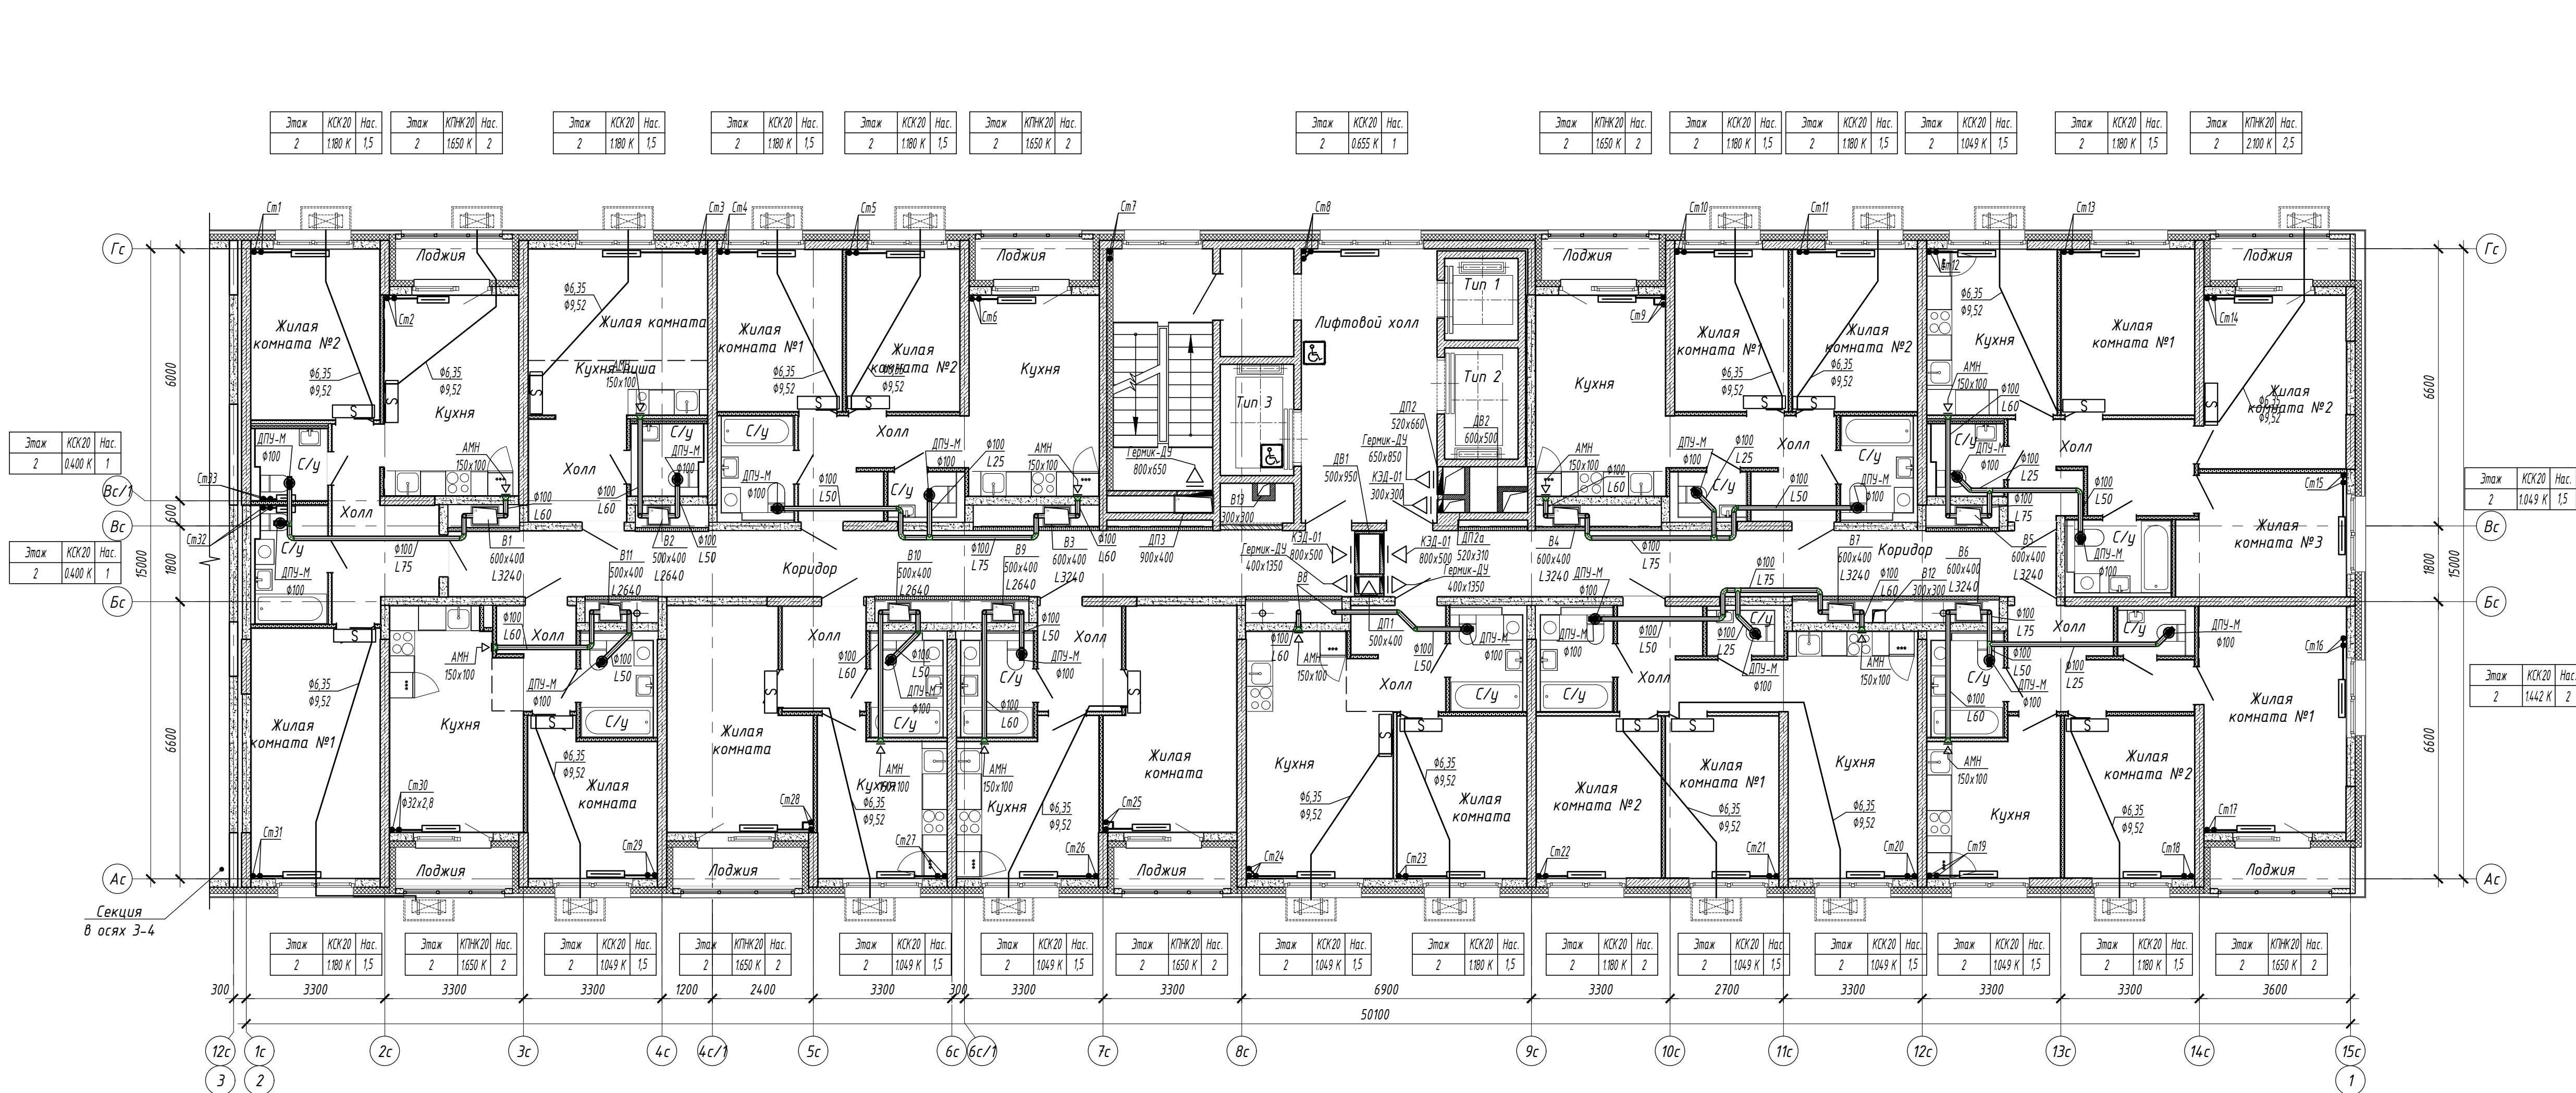

15116-08.1					
«Жилой микрорайон. Корпус 1.1 с сетями, водоснабжения, водоотведения, тепловой сетью, с сетью электроснабжения и ливневой канализации. Первый этап строительства, расположенный по адресу: г. Екатеринбург, пр. Космонавтов 11»					
Изм.	Колуч.	Лист	№ док.	Подп.	Дата
Разработал	Захарченко	Эксперт			28.05.18
Проверил	Брызгалов	28.05.18			
Секция в осях 1-2				Статус	Лист
				Р	6
Отопление и вентиляция. План 2-го этажа				Фирма	
Н. контр. Брызгалов 28.05.18				ОП ООО "ПИК-Проект" г.Новосибирск	
Нач. отдела Лобашова 28.05.18				Формат А3х3	

Этаж	КСХ20	Нас.	Этаж	КПНХ20	Нас.
3	1800 К	1,5	3	1650 К	2
4	1800 К	1,5	4	1650 К	2
5	1049 К	1,5	5	1650 К	2
6	1049 К	1,5	6	1650 К	2

Этаж	КСХ-20	Нас.
3	1.180 К	1,5
4	1.180 К	1,5
5	1.180 К	1,5
6	1.180 К	1,5

Этаж	КСК-20	Нас.	Этаж	КПН-20	Нас.
3	1180 К	1,5	3	1650 К	2
4	1180 К	1,5	4	1650 К	2
5	1180 К	1,5	5	1650 К	2
6	1180 К	1,5	6	1650 К	2


Этаж	КСК20	Нас.
3	1442 К	2
6	1573 К	2,5

Этаж	КПН-К20	Нас.	Этаж	ККР-20	Нас.
3	1650 К	2	3	1180 К	1,5
4	1650 К	2	4	1049 К	1,5
5	1650 К	2	5	1049 К	1,5
6	1650 К	2	6	1049 К	1,5

ККК20	Нас.	Этаж	ККК20	Нас.
1180 К	1,5	3	1049 К	1,5
1180 К	1,5	4	1049 К	1,5
1049 К	1,5	5	1049 К	1,5
1049 К	1,5	6	1049 К	1,5

ККК.20	Нас.	Этаж	КПП.К.20	Нас.
1.180 К	1,5	3	2.100 К	2,5
1.180 К	1,5	4	2.100 К	2,5
1.180 К	1,5	5	2.100 К	2,5
1.049 К	1,5	6	2.100 К	2,5

Фрагмент 1
плана 2 этажа

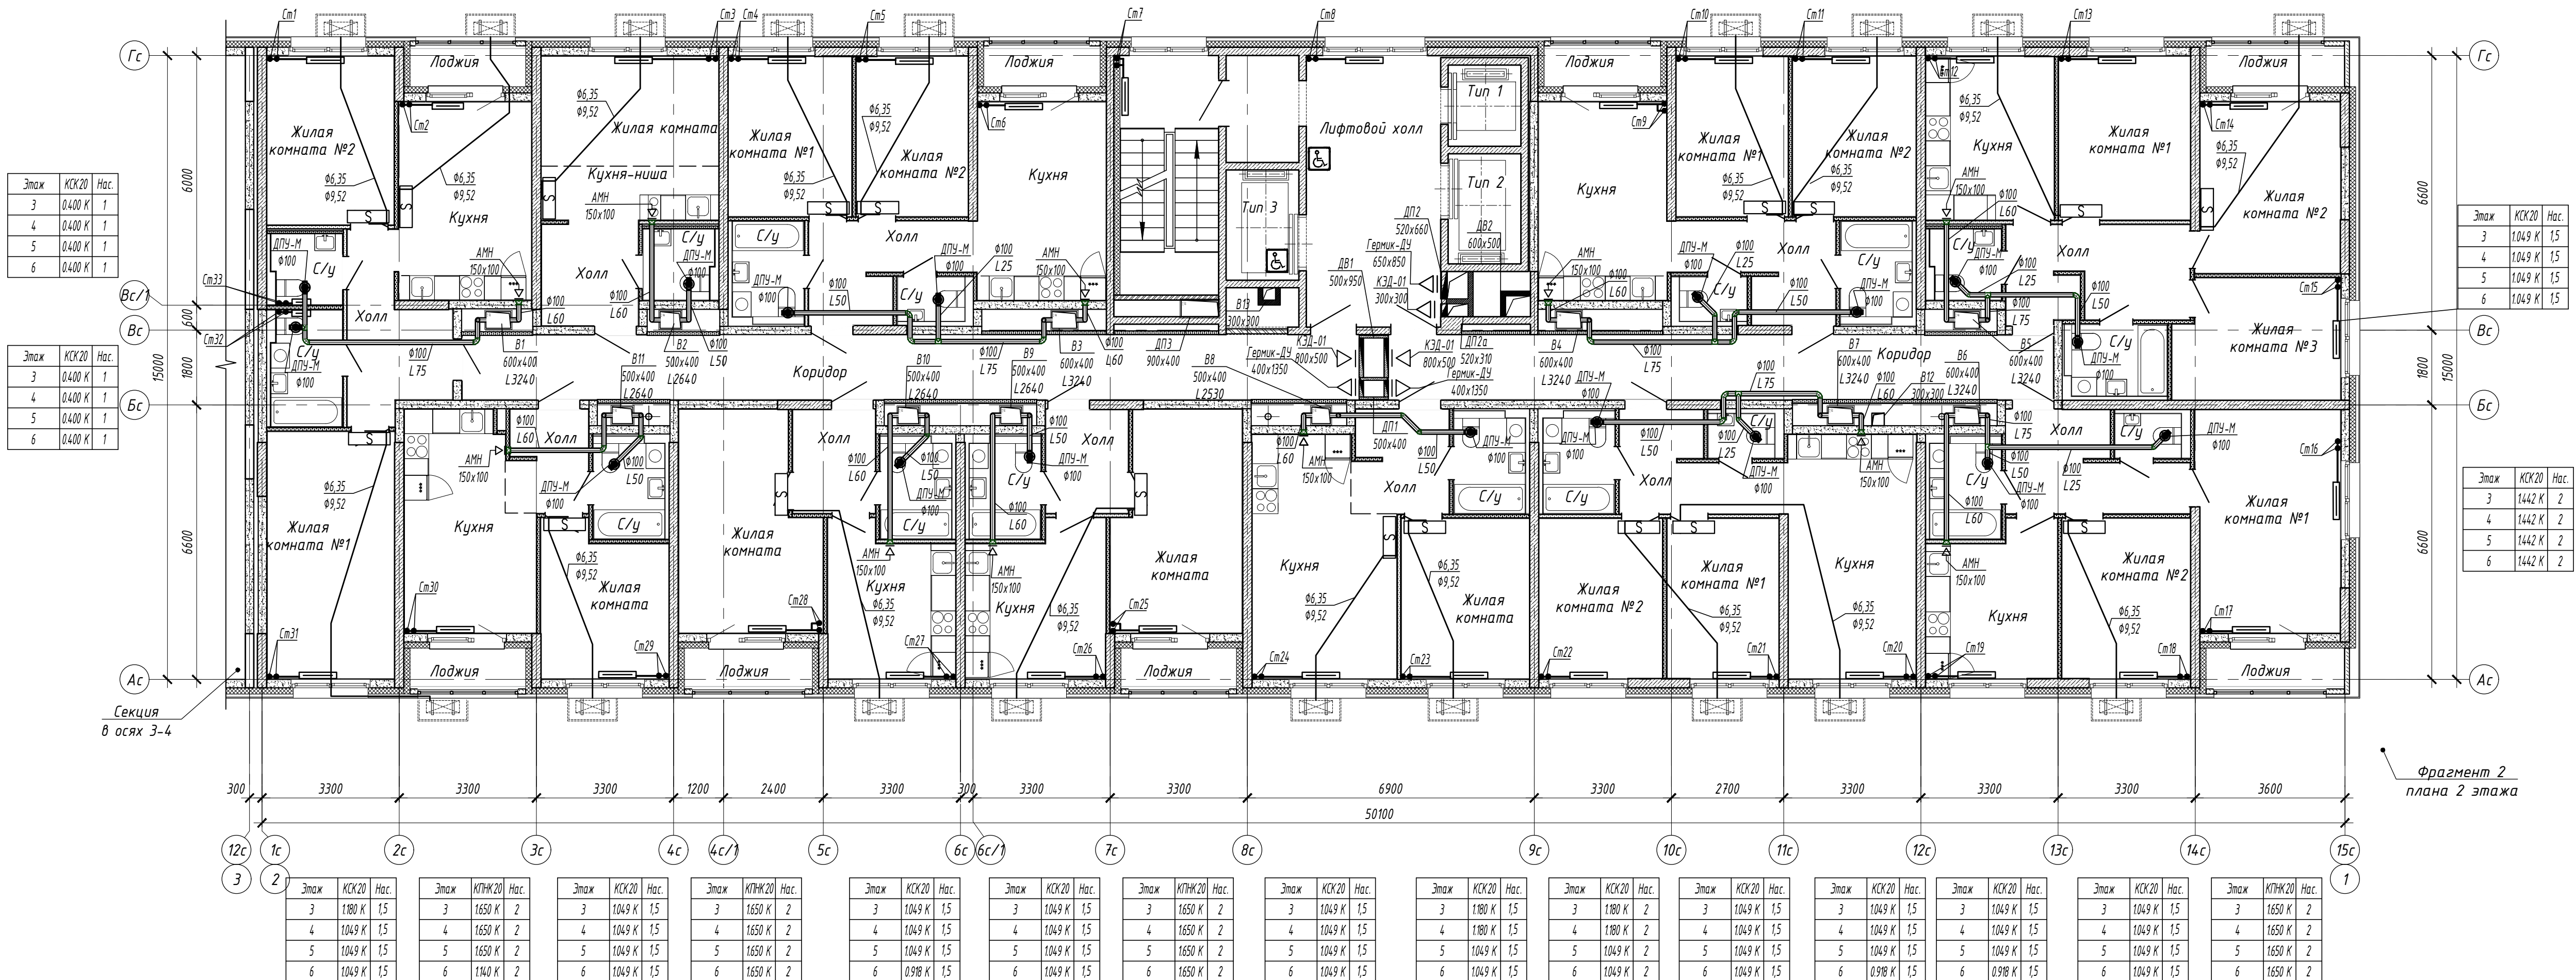[illegible]

Этаж	КСК20	Нас.
3	1,049 К	1,5
4	1,049 К	1,5
5	1,049 К	1,5
6	1,049 К	1,5

Этаж	ККК20	Нас.
3	1442 К	2
4	1442 К	2
5	1442 К	2
6	1442 К	2

Этаж	КСК20	Нач
3	0.400 К	1
4	0.400 К	1
5	0.400 К	1
6	0.400 К	1

Знак	ККЗ20	Нач
3	0.400 К	1
4	0.400 К	1
5	0.400 К	1
6	0.400 К	1

Этаж	ККХ20	Нас.
3	1080 К	1,5
4	1049 К	1,5
5	1049 К	1,5
6	1049 К	1,5

Змах	ККК20	Нас.
3	1049 К	1,5
4	1049 К	1,5
5	1049 К	1,5
6	1049 К	1,5

Этаж	КСК20	Нас.
3	1049 К	1,5
4	1049 К	1,5
5	1049 К	1,5
6	0908 К	1,5

Этаж	КПНК20	Нас.
3	1650 К	2
4	1650 К	2
5	1650 К	2
6	1650 К	2

Змах	ККК20	Нас.
3	1180 К	2
4	1180 К	2
5	1049 К	2
6	1049 К	2

Этаж	КСК20	Нас.
3	1049 К	1,5
4	1049 К	1,5
5	1049 К	1,5
6	0918 К	1,5

ж	ККК20	Нас.
	1049 К	1,5
	1049 К	1,5
	1049 К	1,5
	1049 К	1,5

Этаж	ККХ20	Нас.
3	1080 К	1,5
4	1049 К	1,5
5	1049 К	1,5
6	1049 К	1,5

Змах	ККК20	Нас.
3	1049 К	1,5
4	1049 К	1,5
5	1049 К	1,5
6	1049 К	1,5

Этаж	КСК20	Нас.
3	1049 К	1,5
4	1049 К	1,5
5	1049 К	1,5
6	0908 К	1,5

Этаж	КПНК20	Нас.
3	1650 К	2
4	1650 К	2
5	1650 К	2
6	1650 К	2


Змах	ККК20	Нас.
3	1180 К	2
4	1180 К	2
5	1049 К	2
6	1049 К	2

Этаж	КСК20	Нас.
3	1049 К	1,5
4	1049 К	1,5
5	1049 К	1,5
6	0918 К	1,5

ж	ККК20	Нас.
	1049 К	1,5
	1049 К	1,5
	1049 К	1,5
	1049 К	1,5



						15116-ОБ.1		
						«Жилой микрорайон, Корпус 11 с сетями, водоснабжения, водоотведения, тепловой сети, с сетью электроснабжения и лифтовой канализации. Первый этап строительства», расположенный по адресу: г. Екатеринбург, пр. Космонавтов 11		
Изм	Колуч	Лист	№ док.	Подп.	Дата			
Разработал	Захарченко			<i>Захарченко</i>	28.05.19			
Проверил	Брызгалов			<i>Брызгалов</i>	28.05.19			
						Секция в осях 1-2		
						Стандия	Лист	Листов
						Р	7	
Н. контр.	Брызгалов			<i>Брызгалов</i>	28.05.19	 ОП 000 "ТПК-Проект" г.Новосибирск		
Нач. отдела	Лобашова			<i>Лобашова</i>	28.05.19			

Этаж	КПН К 20	Нас.
7	2.100 К	2,5
9	2.100 К	2,5

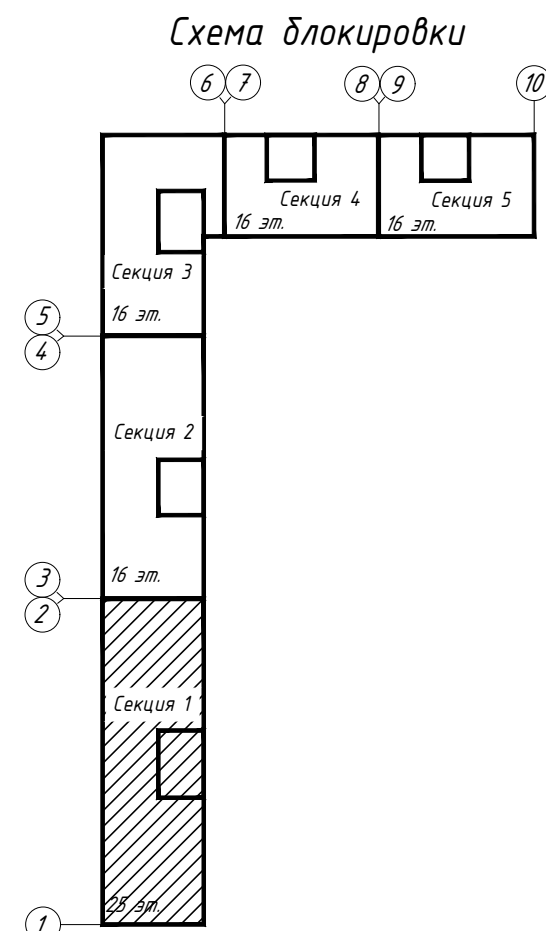

						15116-08.1					
						«Жилой микрорайон. Корпус 11 с сетями, водоснабжения, водоотведения, тепловой сетью, с сетью электроснабжения и ливневой канализации. Первый этап строительства», расположенный по адресу: г. Екатеринбург, пр. Космонавтов 11					
Изм.	Колуч.	Лист	N док.	Подп.	Дата	Секция в осях 1-2			Статья	Лист	Листов
									Р	В	
Разработал	Захарченко	Зак			28.05.18	Отопление и вентиляция. План 7, 9 этажа				ОП 000 "ТИЖ-Проект" г.Новосибирск	
Проверил	Брызгалов	ББ			28.05.18						
N контр.	Брызгалов	ББ			28.05.18						
Нач. отдела	Лобашова	ЛО			28.05.18						

Составлено:
Взам. инв. №
Подп. и дата
Инв. № подл.

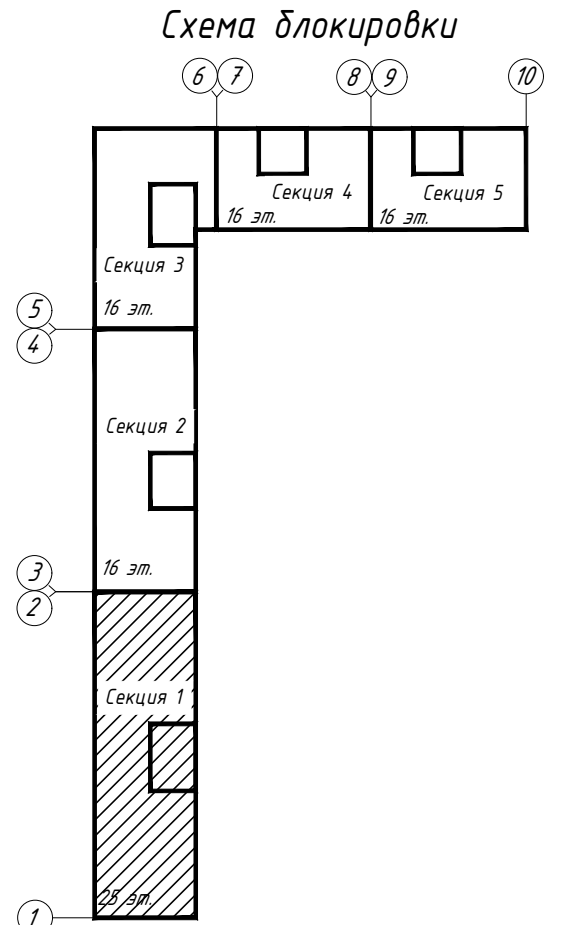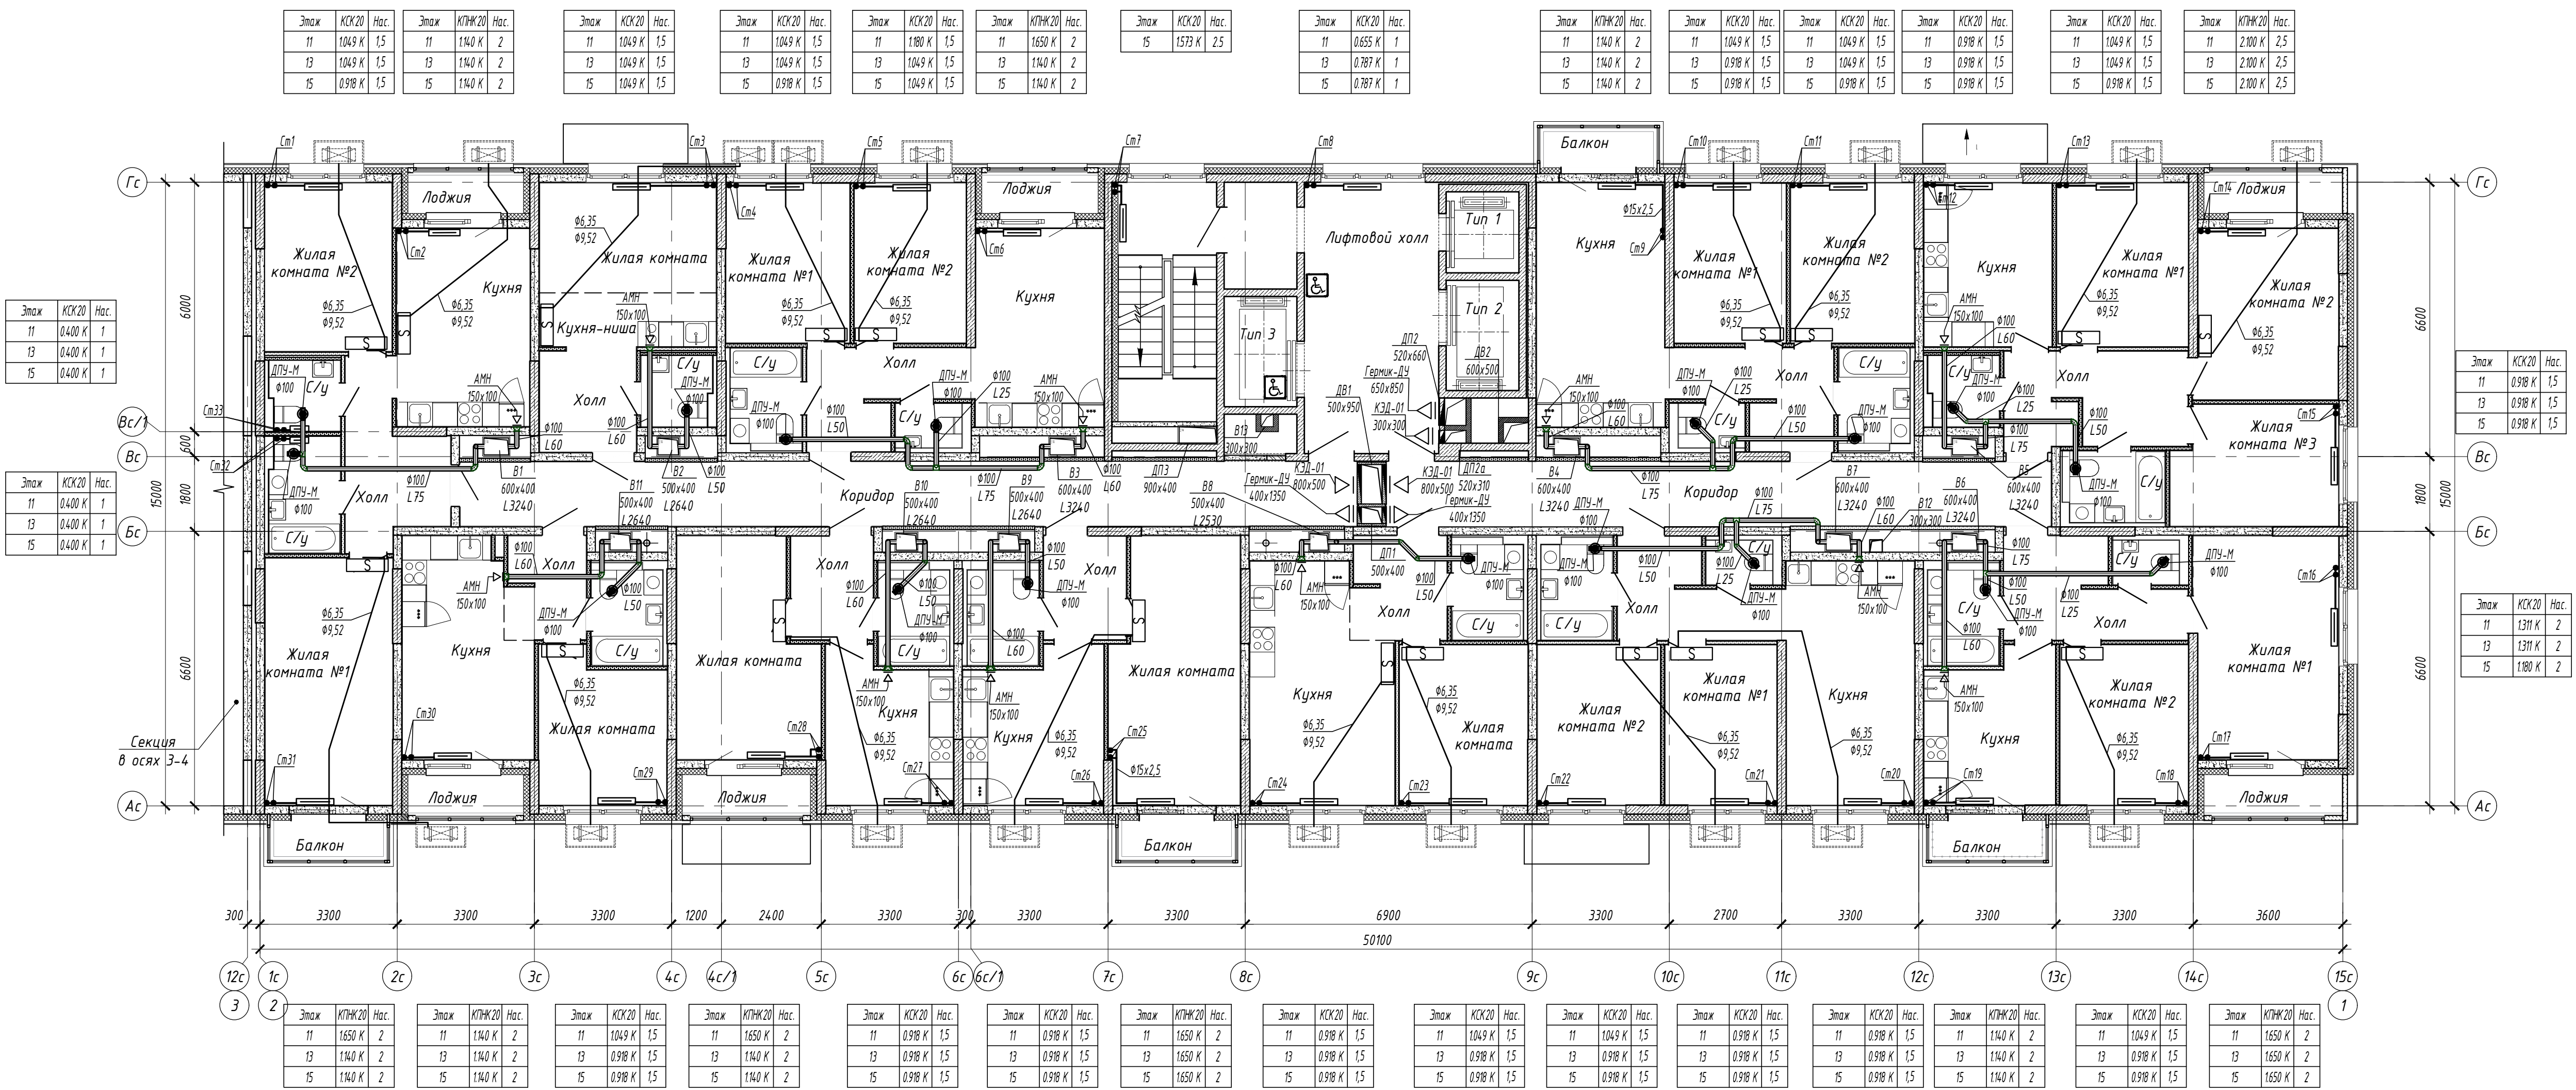

15116-08.1				
«Жилой микрорайон. Корпус 1.1 с сетями, водоснабжения, водоотведения, тепловой сети, с сетью электроснабжения и ливневой канализации. Первый этап строительства, расположенный по адресу: г. Екатеринбург, пр. Космонавтов 11				
Изм.	Кол.уч.	Лист	№ док.	Подп.
Разработал	Захарченко	28.05.18	28.05.18	28.05.18
Проверил	Брызгалов	28.05.18	28.05.18	28.05.18
Секция в осях 1-2				
Отопление и вентиляция. План 11, 13, 15 этажа				
Н. контр.	Брызгалов	28.05.18	28.05.18	28.05.18
Нач. отдела	Лобашова	28.05.18	28.05.18	28.05.18
ОП ООО "ПИК-Проект" г.Новосибирск				
Формат А3х3				

Этаж	КСК/20	Нас.
8	1049 К	1.5
10	1049 К	1.5

Этаж	КПЖ/20	Нас.
8	1650 К	2
10	1650 К	2

Этаж	КСК/20	Нас.
8	1049 К	1.5
10	1049 К	1.5

Этаж	КСК/20	Нас.
8	1180 К	1.5
10	1180 К	1.5

Этаж	КПЖ/20	Нас.
8	1650 К	2
10	1650 К	2

Этаж	КСК/20	Нас.
8	1573 К	2.5
10	1573 К	2.5

Этаж	КСК/20	Нас.
8	0655 К	1
10	0655 К	1

Этаж	КПЖ/20	Нас.
8	1140 К	2
10	1140 К	2

Этаж	КСК/20	Нас.
8	1049 К	1.5
10	1049 К	1.5

Этаж	КСК/20	Нас.
8	1049 К	1.5
10	1049 К	1.5



Этаж	КПЖ/20	Нас.
8	1140 К	2
10	1140 К	2

Этаж	КСК/20	Нас.
8	1049 К	1.5
10	1049 К	1.5



Этаж	КПЖ/20	Нас.
8	2100 К	2.5
10	2100 К	2.5

Этаж	КСК/20	Нас.
8	1049 К	1.5
10	1049 К	1.5

Этаж	КСК/20	Нас.
8	1311 К	2
10	1311 К	2

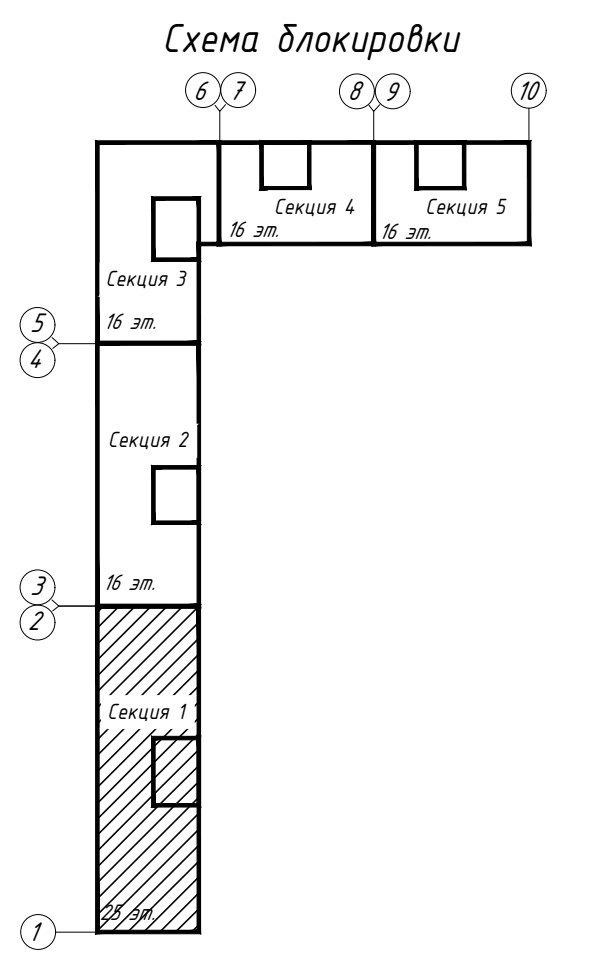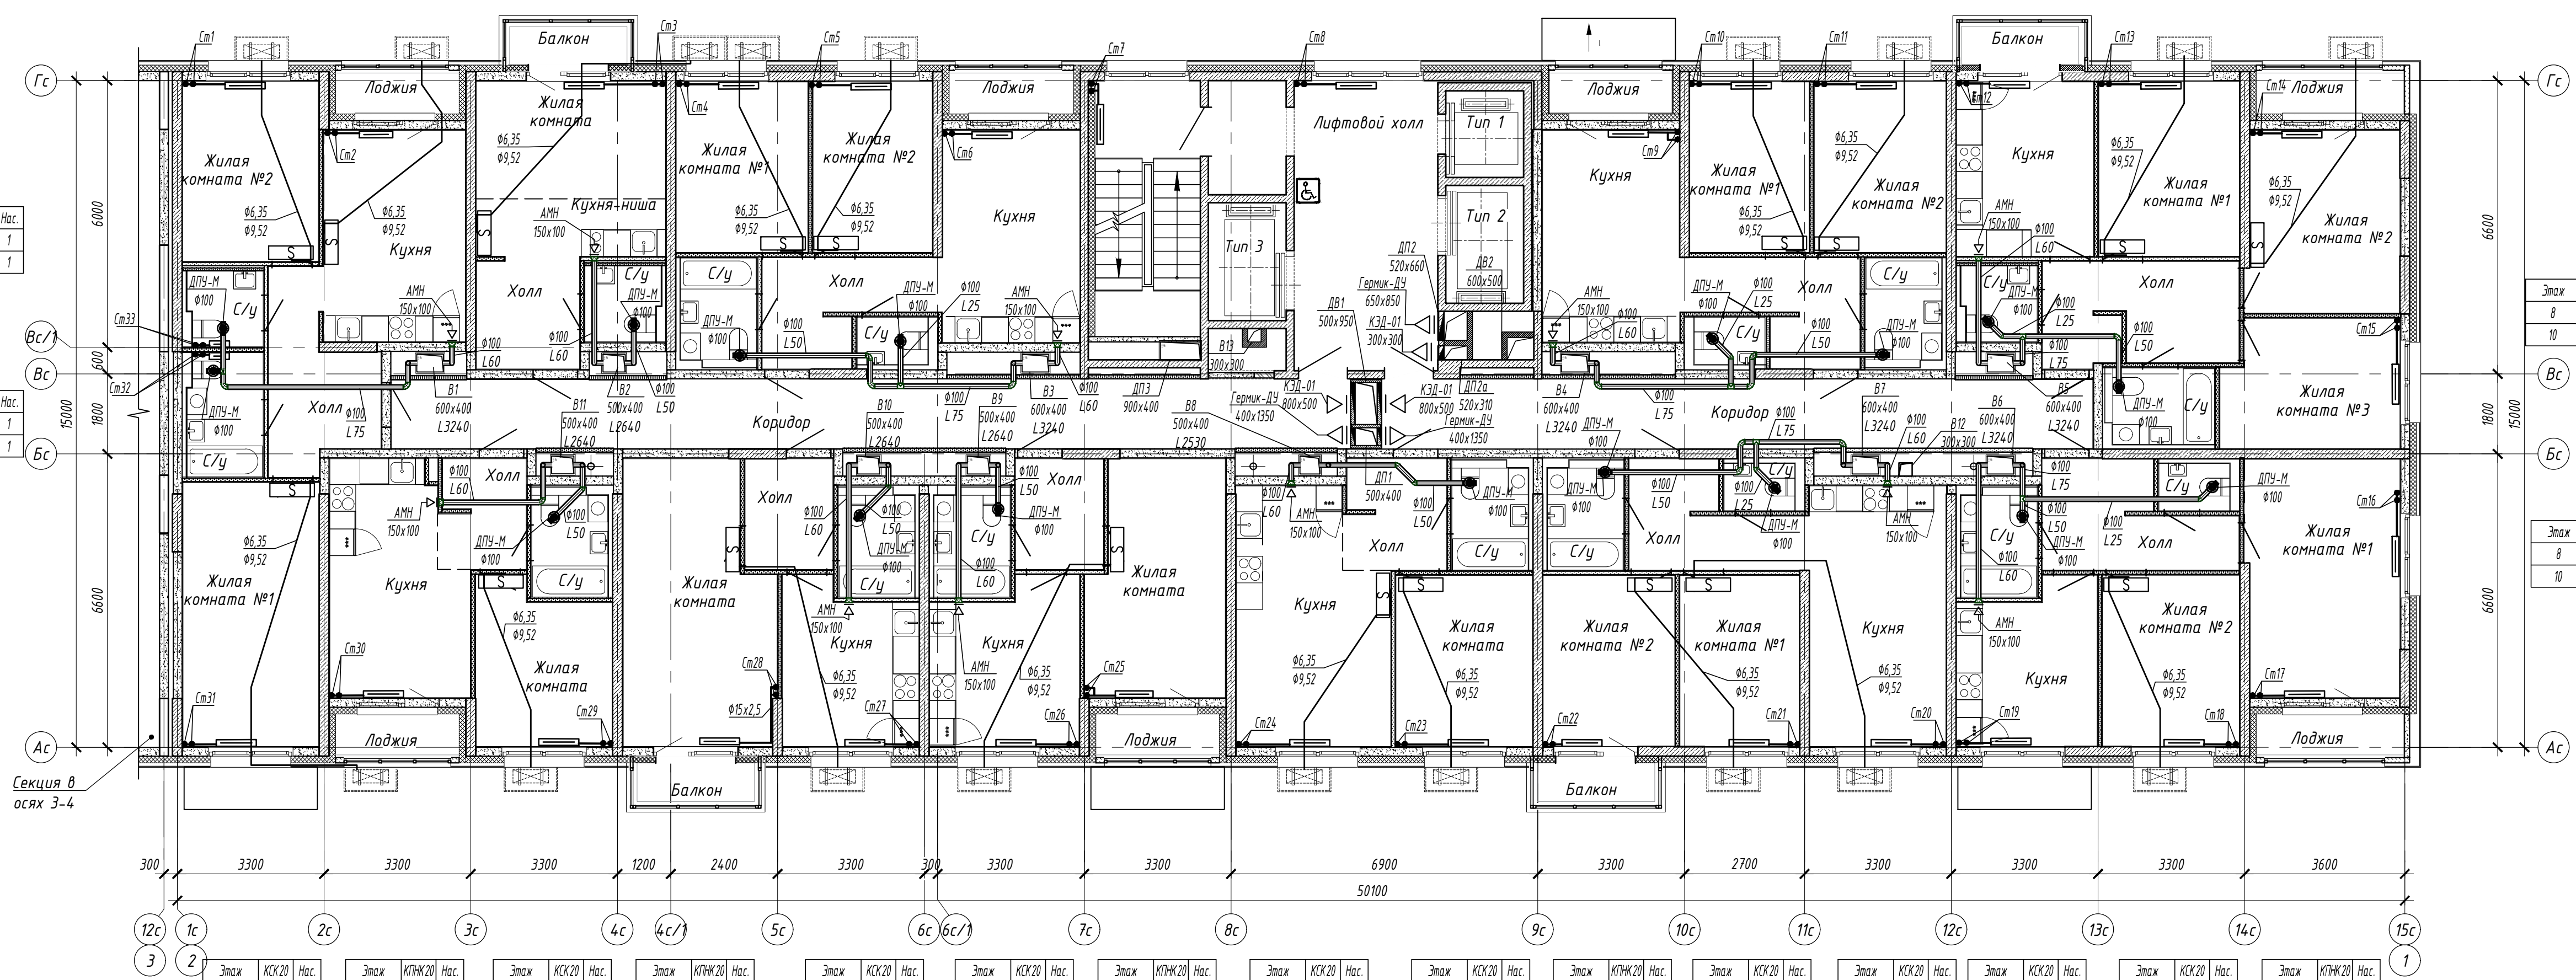



15116-08.1					
«Жилой микрорайон. Корпус 1.1 с сетями, водоснабжения, водоотведения, тепловой сетью, с сетью электроснабжения и ливневой канализации. Первый этап строительства», расположенный по адресу: г. Екатеринбург, пр. Космонавтов 11					
Изм.	Кол.уч.	Лист	№ док.	Подп.	Дата
Разработал	Захарченко	Эксперт	28.05.18		
Проверил	Брызгалов	28.05.18			
Секция в осях 1-2				Статус	Лист
				Р	10
Отопление и вентиляция. План 8, 10 этажа				Формат А3х3	
Н. контр. Брызгалов 28.05.18				ОП ООО «ПМК-Проект» г.Новосибирск	
Нач. отдела Лобашова 28.05.18					

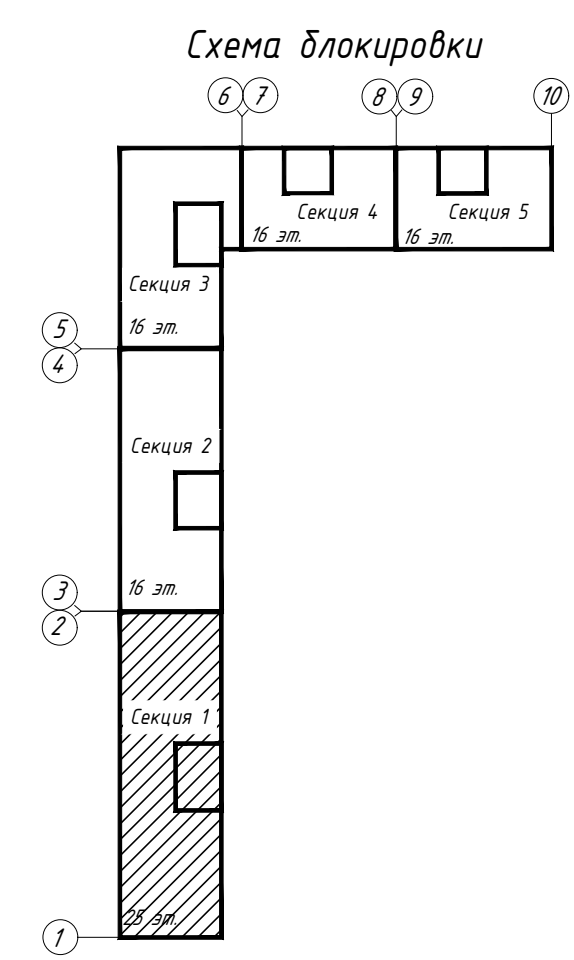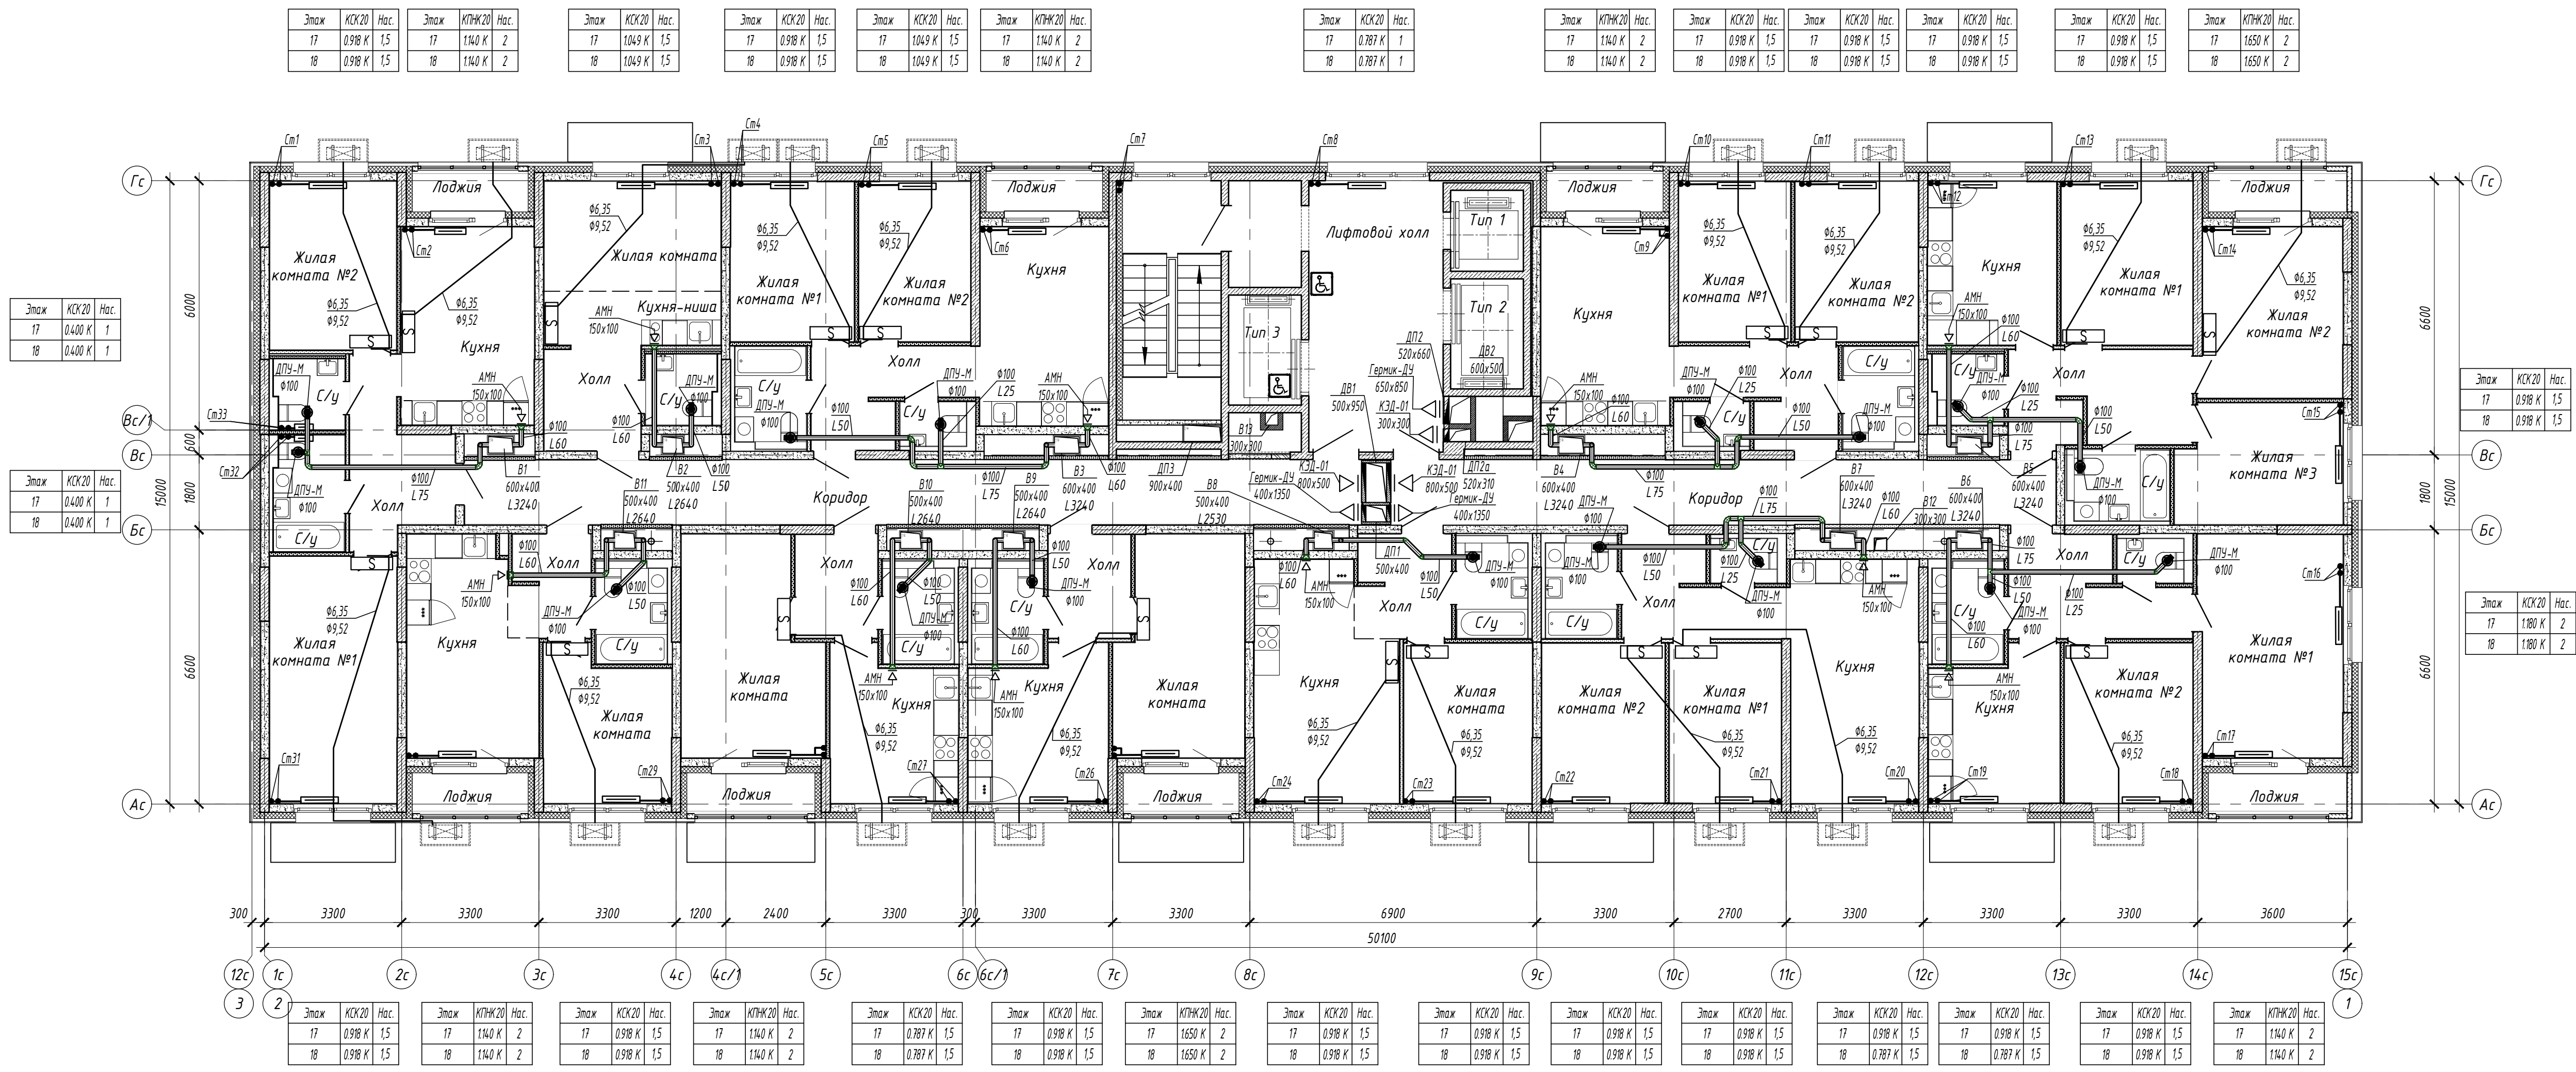


Составлено:	
Взам. инж. Н.	
Подп. и дата	
Инв. и подл.	

						15116-08.1		
						«Жилой микрорайон. Корпус 1.1 с сетями, водоснабжения, водоотведения, тепловой сетью, с сетью электроснабжения и ливневой канализации. Первый этап строительства», расположенный по адресу: г. Екатеринбург, пр. Космонавтов 11		
Изм.	Колуч.	Лист	И док.	Подп.	Дата			
Разработал	Захарченко			Захарченко	28.05.18		Статус	Лист
Проверил	Брызгалов			Брызгалов	28.05.18	Секция в осях 1-2	Р	12
Н. контр.	Брызгалов			Брызгалов	28.05.18	Отопление и вентиляция. План 17, 18 этаж		ОП ООО "ТМК-Проект" г.Новосибирск
Нач. отдела	Лобашова			Лобашова	28.05.18			

Согласовано:
Взам. инв. №
Лист и дата
Инв. № подл.

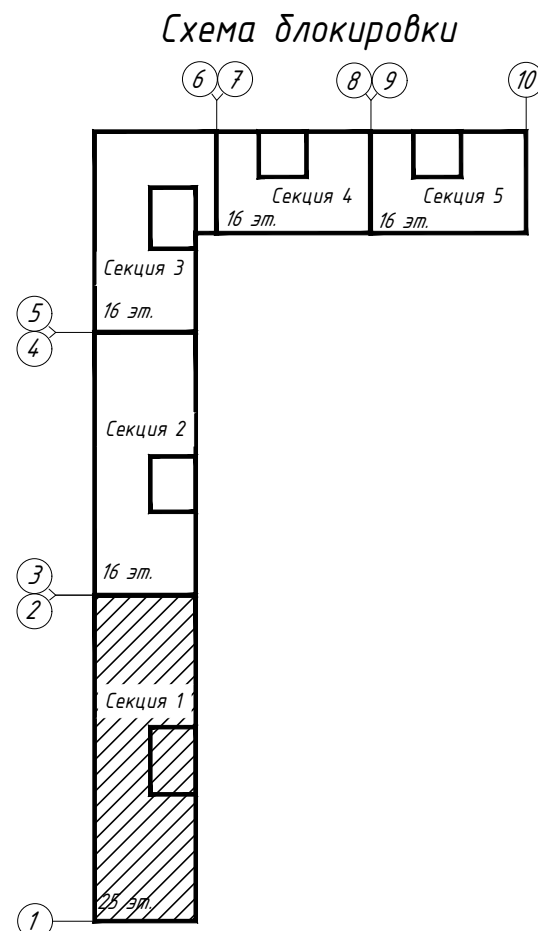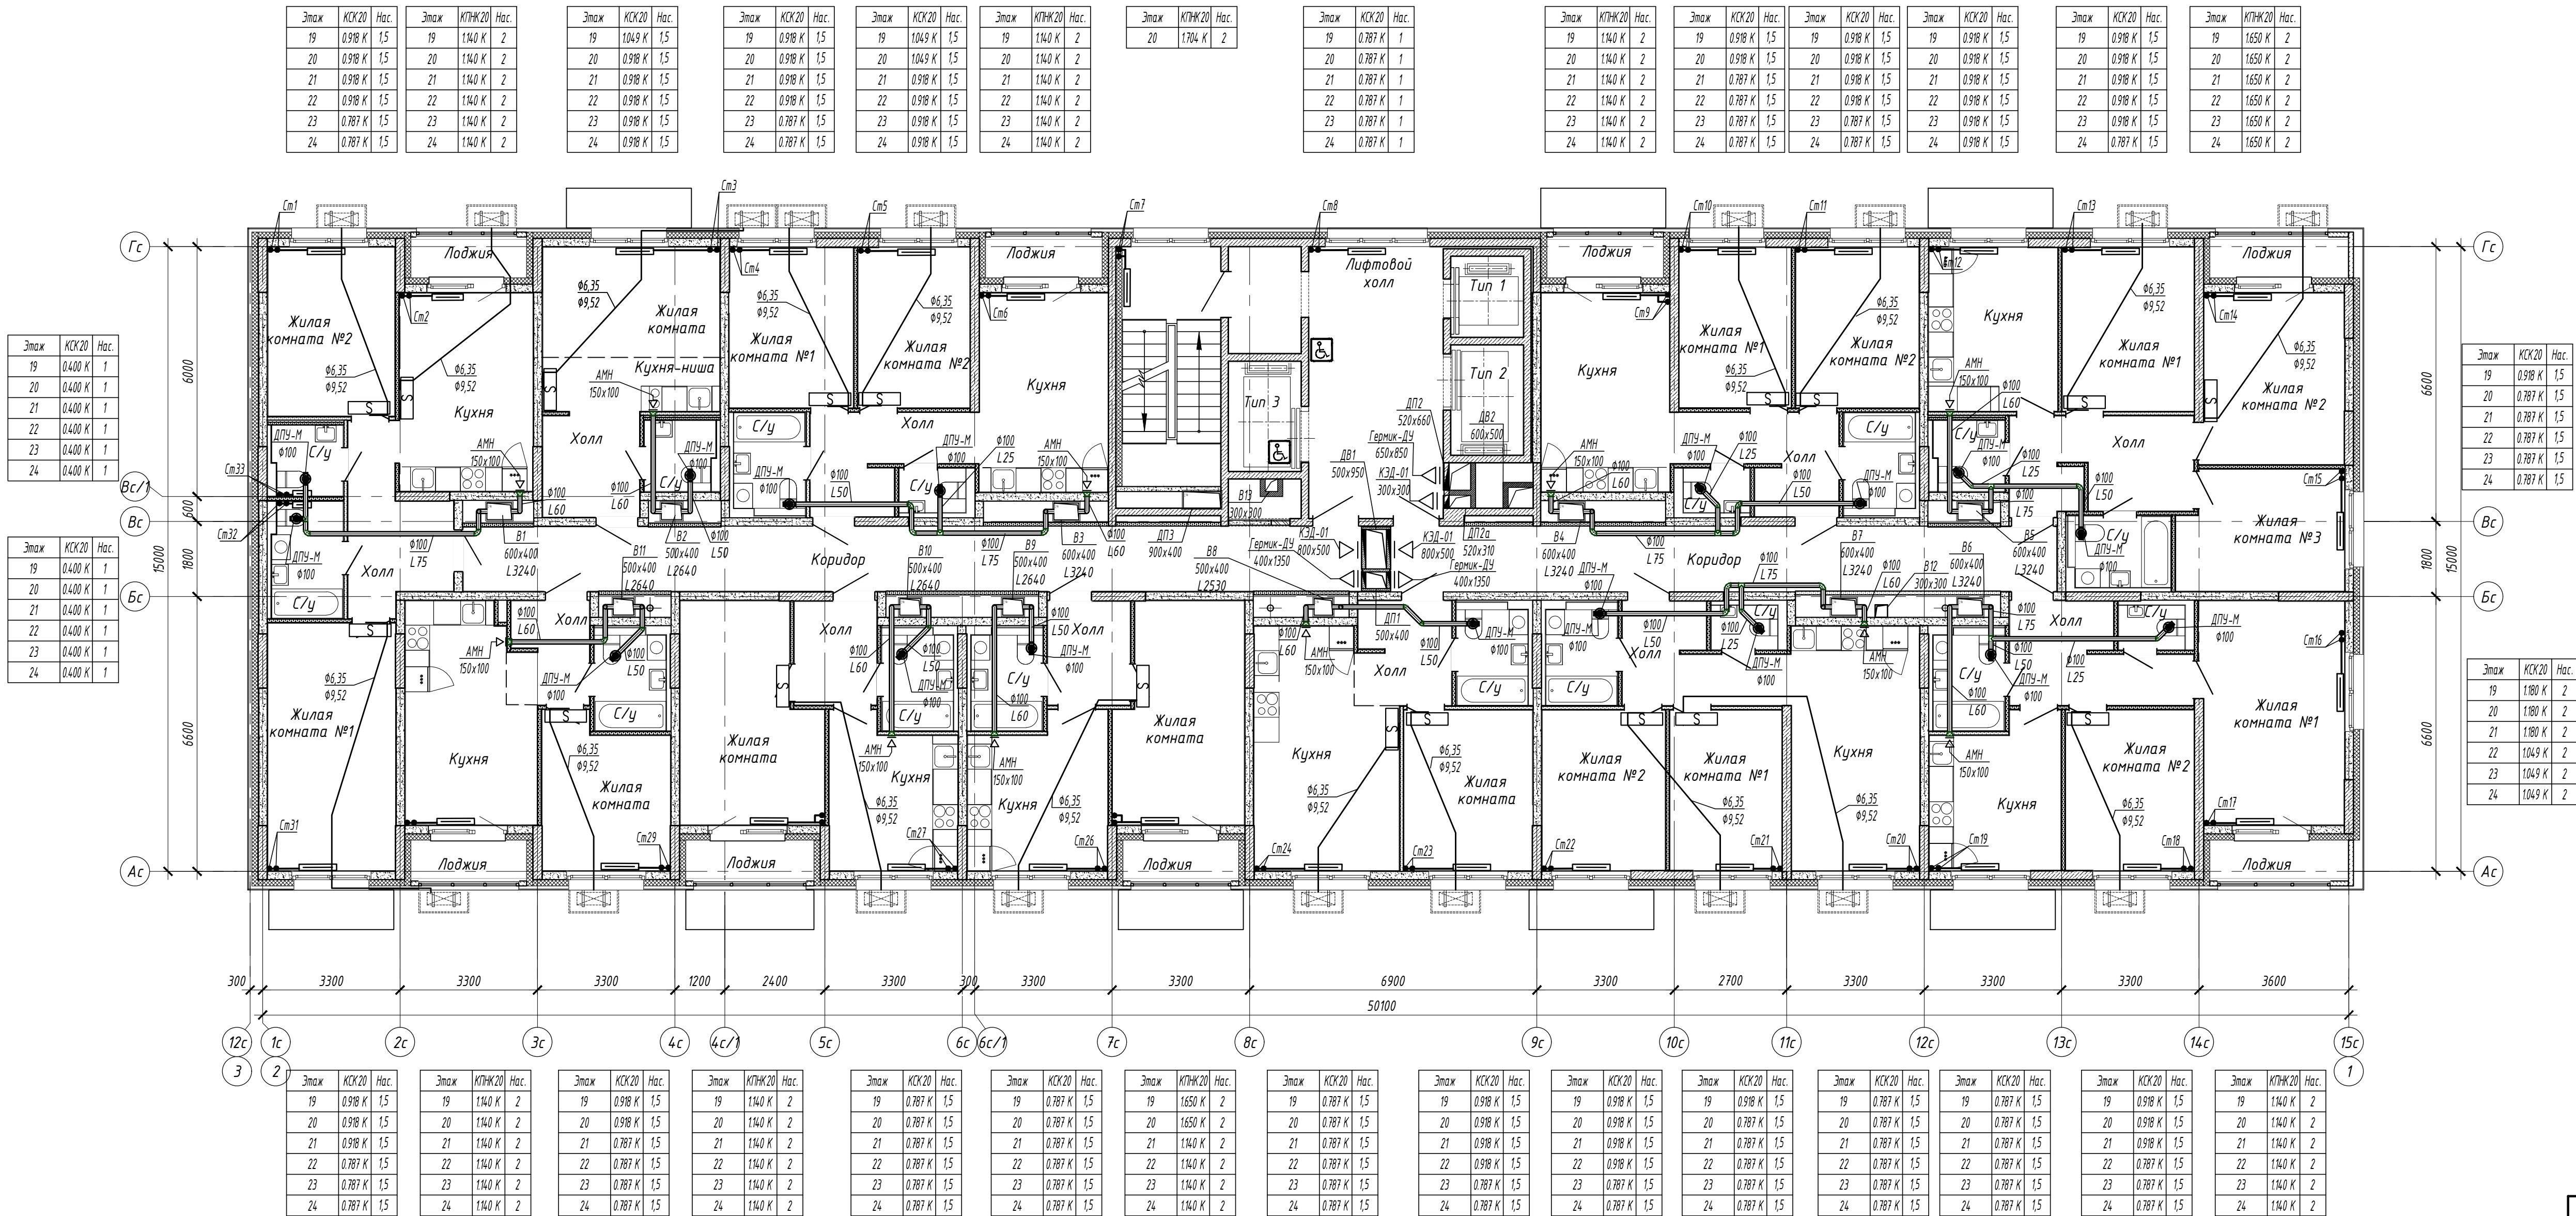

15116-0Б.1					
«Жилой микрорайон. Корпус 1.1 с сетями, водоснабжения, водоотведения, тепловой сетью, с сетью электрооснабжения и ливневой канализации. Первый этап строительства, расположенный по адресу: г. Екатеринбург, пр. Космонавтов 11					
Изм.	Колуч.	Лист	И док.	Подп.	Дата
Разработал	Захарченко	Эксперт	28.05.18		
Проверил	Брызгалов	28.05.18			
Секция в осях 1-2				Стация	Лист
				Р	13
Отопление и вентиляция. План с 19 по 24 этаж				ОП ООО "ПИК-Проект" г.Новороссийск	
И. контр.	Брызгалов	28.05.18		Формат А3х3	
Нач. отдела	Лобашова	28.05.18			

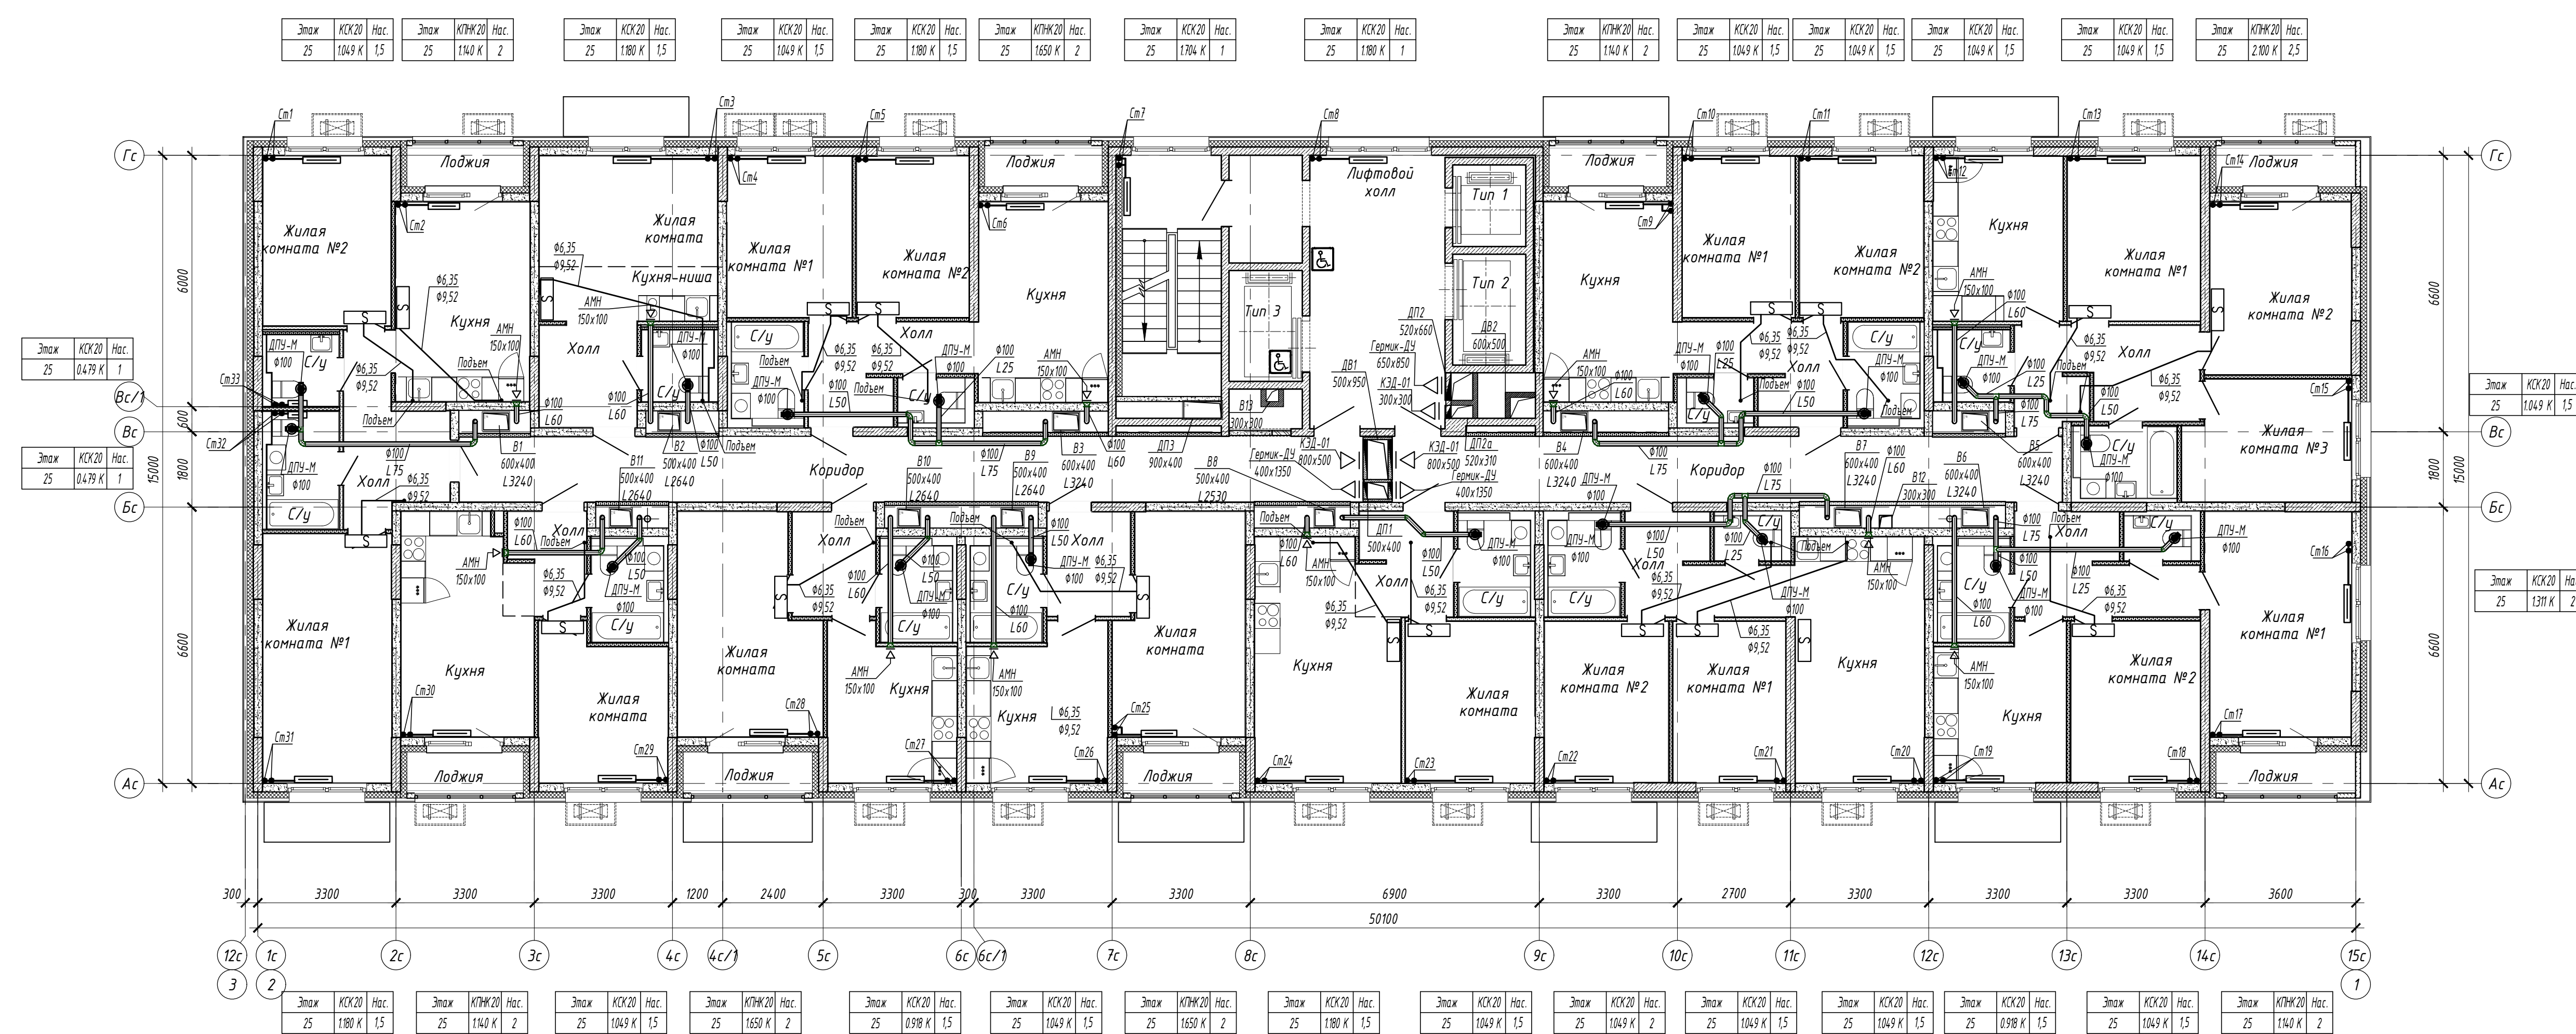

						15116-08.1		
						«Жилой микрорайон. Корпус 11 с сетями, водоснабжения, водоотведения, теплотой сеть», с сетью электроснабжения и лифтовой канализации. Первый этап строительства», расположенный по адресу: г. Екатеринбург, пр. Космонавтов 11		
Изм.	Колуч.	Лист	И док.	Подп.	Дата		Стадия	Лист
Разработал	Захарченко			Захарч	28.05.18		Р	14
Проверил	Брызгалов			ББ	28.05.18	Секция в осях 1-2		
Н. контр.	Брызгалов			ББ	28.05.18	Отопление и вентиляция. План 25 этажа		ОП ООО "ТИК-Проект" г.Новоросси́йск
Нач. отдела	Лобашова			ЛБ	28.05.18			