


Экспликация помещений
(на 1 этаж)

Номер помещения	Наименование	Площадь м2	Кат. помещения
Помещения квартир			
1	Гостиная	63,54	
2	Спальная	51,99	
3	Кухня	46,45	
4	Прихожая	43,56	
5	Ванная	18,95	
6	Санузел	7,78	
7	Балкон	12,24	
8	Встроенный шкаф	6,99	
	Итого	251,50	
Общедомовые помещения			
10	Лифтовой холл	15,13	
11	Межквартирный коридор	15,07	
12	Лестничная клетка №2	13,80	
	Итого площадь общедомовых помещений	44,00	


Примечания:
1. Электроосвещение и кабельные трассы в МОП см. лист 31

В квартирах № 78, 79, 86, 87, 94, 98, 101-103, 107, 109-111:
1) подключить на кухне электроплиты через разъем РШ-ВШ
2) Установить в ванной комнате электрический полотенцесушитель.

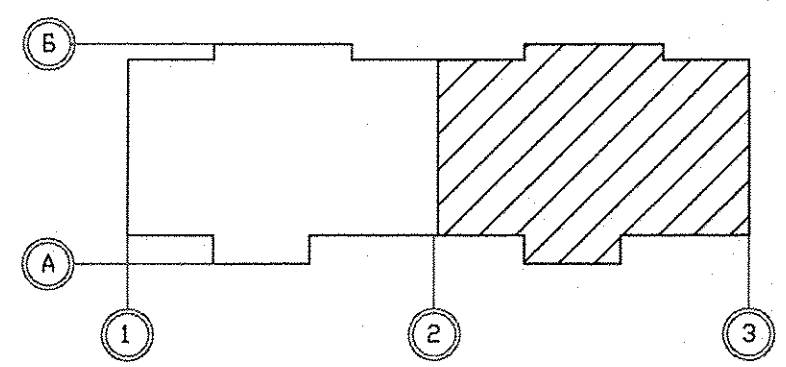


Инв.№ подл.	Подпись и дата	Взам. инв.№	11.16
ВК	Решетникова	ВК	11.16
СС	Бородинка	СС	11.16
АР	Суляк	АР	11.16

АПУ.031-02-ЭЛ				
3	1	-	23.17	04.17
1	-	Зам.	148-17	04.17
Изм.	Код.уч.	Лист	№докум.	Дата
Разраб.	Кокоулин			11.16
Проверил	Бунтури			11.16
Глав. спец.	Богрова			11.16
Жилой комплекс со встроенными объектами общественного назначения и подземной автостоянкой в квартале улиц Бакинских Комиссаров-Калинина-Уральских рабочих-пер.Сосновый в Орджоникизевском районе г. Екатеринбурга				
15-19-этажный секционный жилой дом №2			Стадия	Лист
			Р	29
План типового этажа в осях 2-3. Расположение электрических сетей.				
ГАП	Чирков			11.16
ЗАО КОРПОРАЦИЯ АТОМСТРОЙКОМПЛЕКС				

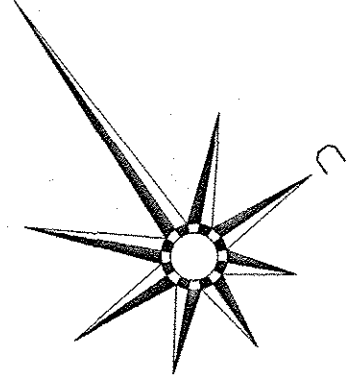


Экспликация помещений 1 этажа в осях 2-3

Номер помещения	Наименование	Площадь, м2	Кат. помещения
Общедомовые помещения			
1	Тамбур	4,48	
2	Лифтовой холл	19,27	
3	Вестибюль	10,92	
4	Лестничная клетка №2	15,66	
5	Электрощитовая	9,91	Д
6	Мойка уборочного инвентаря	2,45	В4
ИТОГО площадь общедомовых помещений:		62,69	
Дошкольная образовательная организация на 20 мест			
9	Тамбур	5,15	
11	Коридор	11,37	
12	Мойка уборочного инвентаря	3,05	
13	Кладовая грязного белья	1,83	В2
14	Раздевальная	14,73	
15	Коридор	26,83	
16	Групповая	60,20	
18	Спальня	49,13	
19	Коридор	14,80	
20	Комната персонала	7,30	
21	Буфетная – раздаточная	10,43	
22	Туалетная	10,64	
23	Санузел персонала	2,93	
24	Кладовая чистого белья	4,27	В2
25	Административное помещение	7,66	
ИТОГО площадь помещений :		230,32	
ИТОГО общая площадь :		249,15	


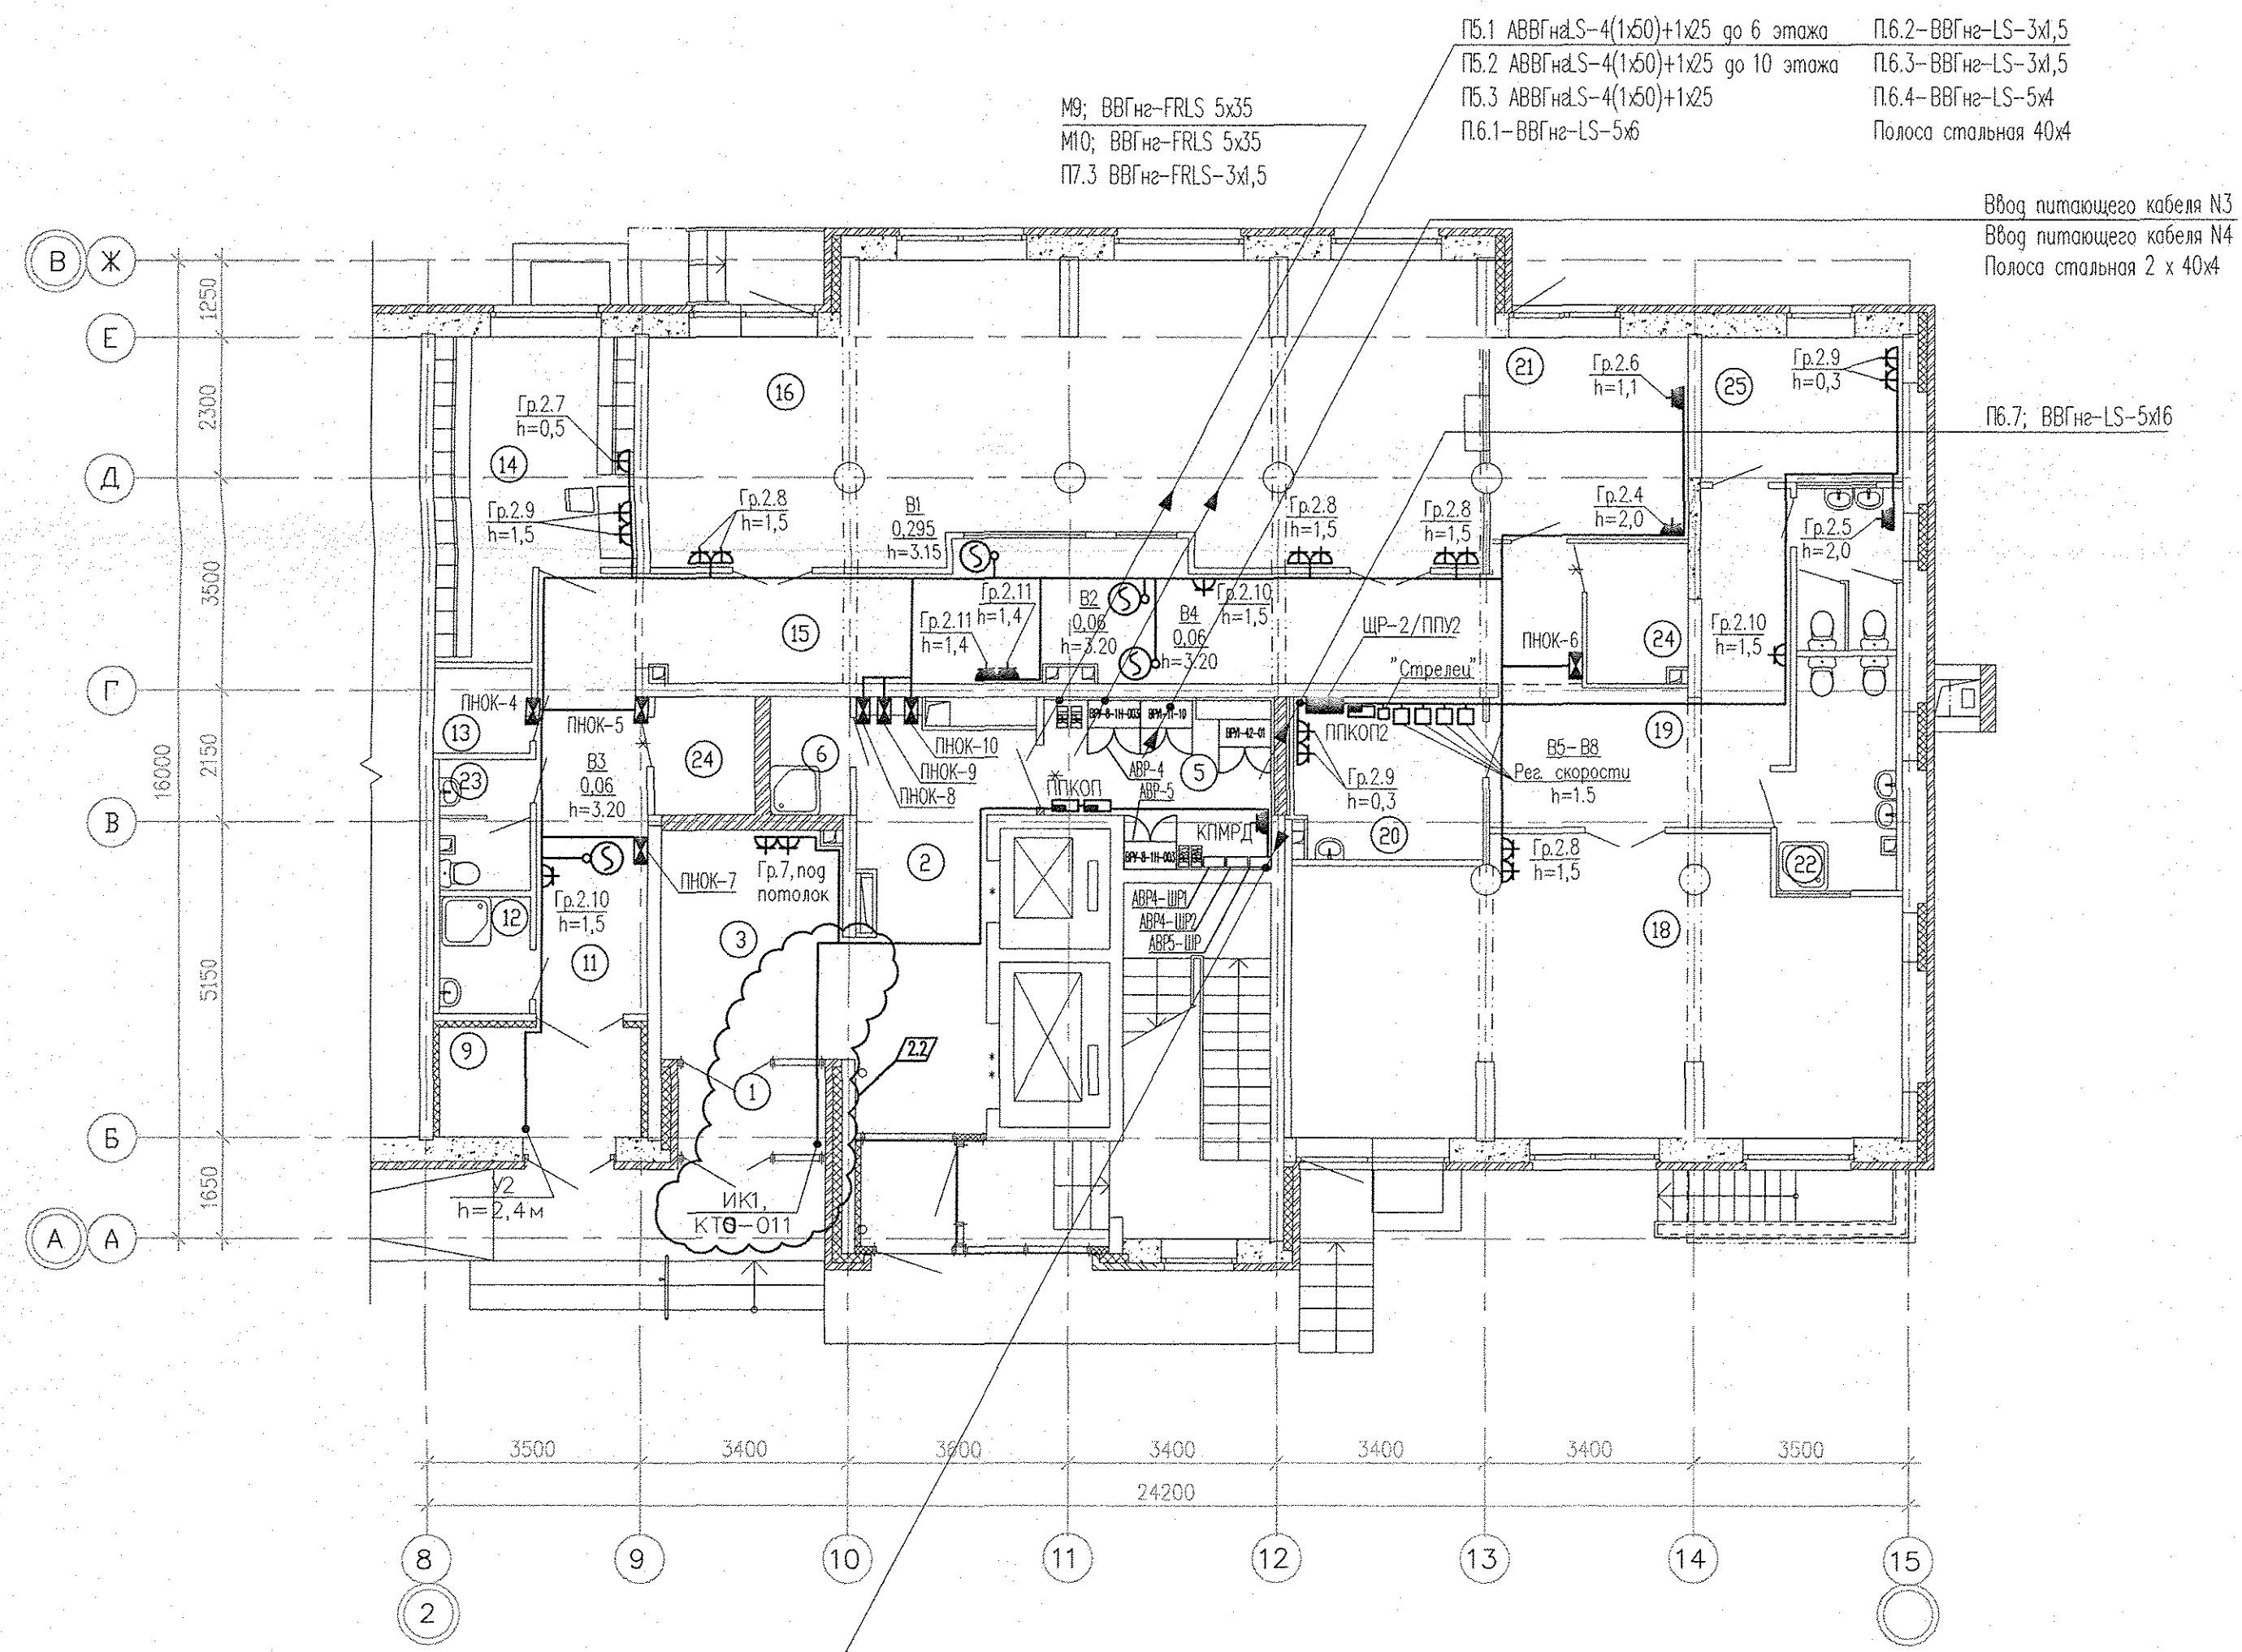


ПЛ6.5-ВВГнг-LS-5x10
 ПЛ6.6-ВВГнг-LS-5x50
 ПЛ6.7-ВВГнг-LS-5x16
 ПЛ7.1-ВВГнг-FRLS-5x10
 ПЛ7.5-ВВГнг-FRLS-3x1,5
 ПЛ6.8-ВВГнг-LS-3x2,5
 Полоса стальная 40x4
 ПЛ6.9-ВВГнг-LS-3x2,5

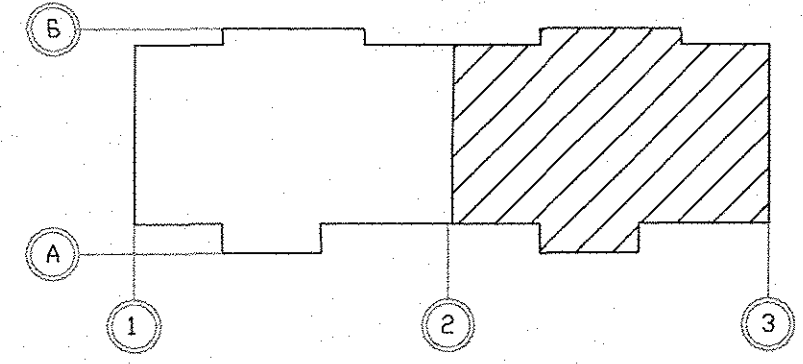


АПУ.031-02-ЭЛ					
2	2	-	199-17	<i>Аос</i>	06.17
1	1	-	148-17	<i>Аос</i>	04.17
Изм.	Кол.уч.	Лист	№докум.	Подпись	Дата
Разраб.				<i>Аос</i>	11.16
Проверил				<i>Аос</i>	11.16
Глав. спец.				<i>Аос</i>	11.16
15-19-этажный секционный жилой дом №2					
				Стация	Лист
				Р	27
План 1 этажа в осях 2-3. Расположение сетей электрооборудования.					
ГАП	Чирков				11.16

Инв.№ подл.	Подпись и дата	Взам. инв.№	СС	АР
Решетникова	Пашаева	11.16	ОВ	11.16
Борогина		11.16		11.16
Осипук				

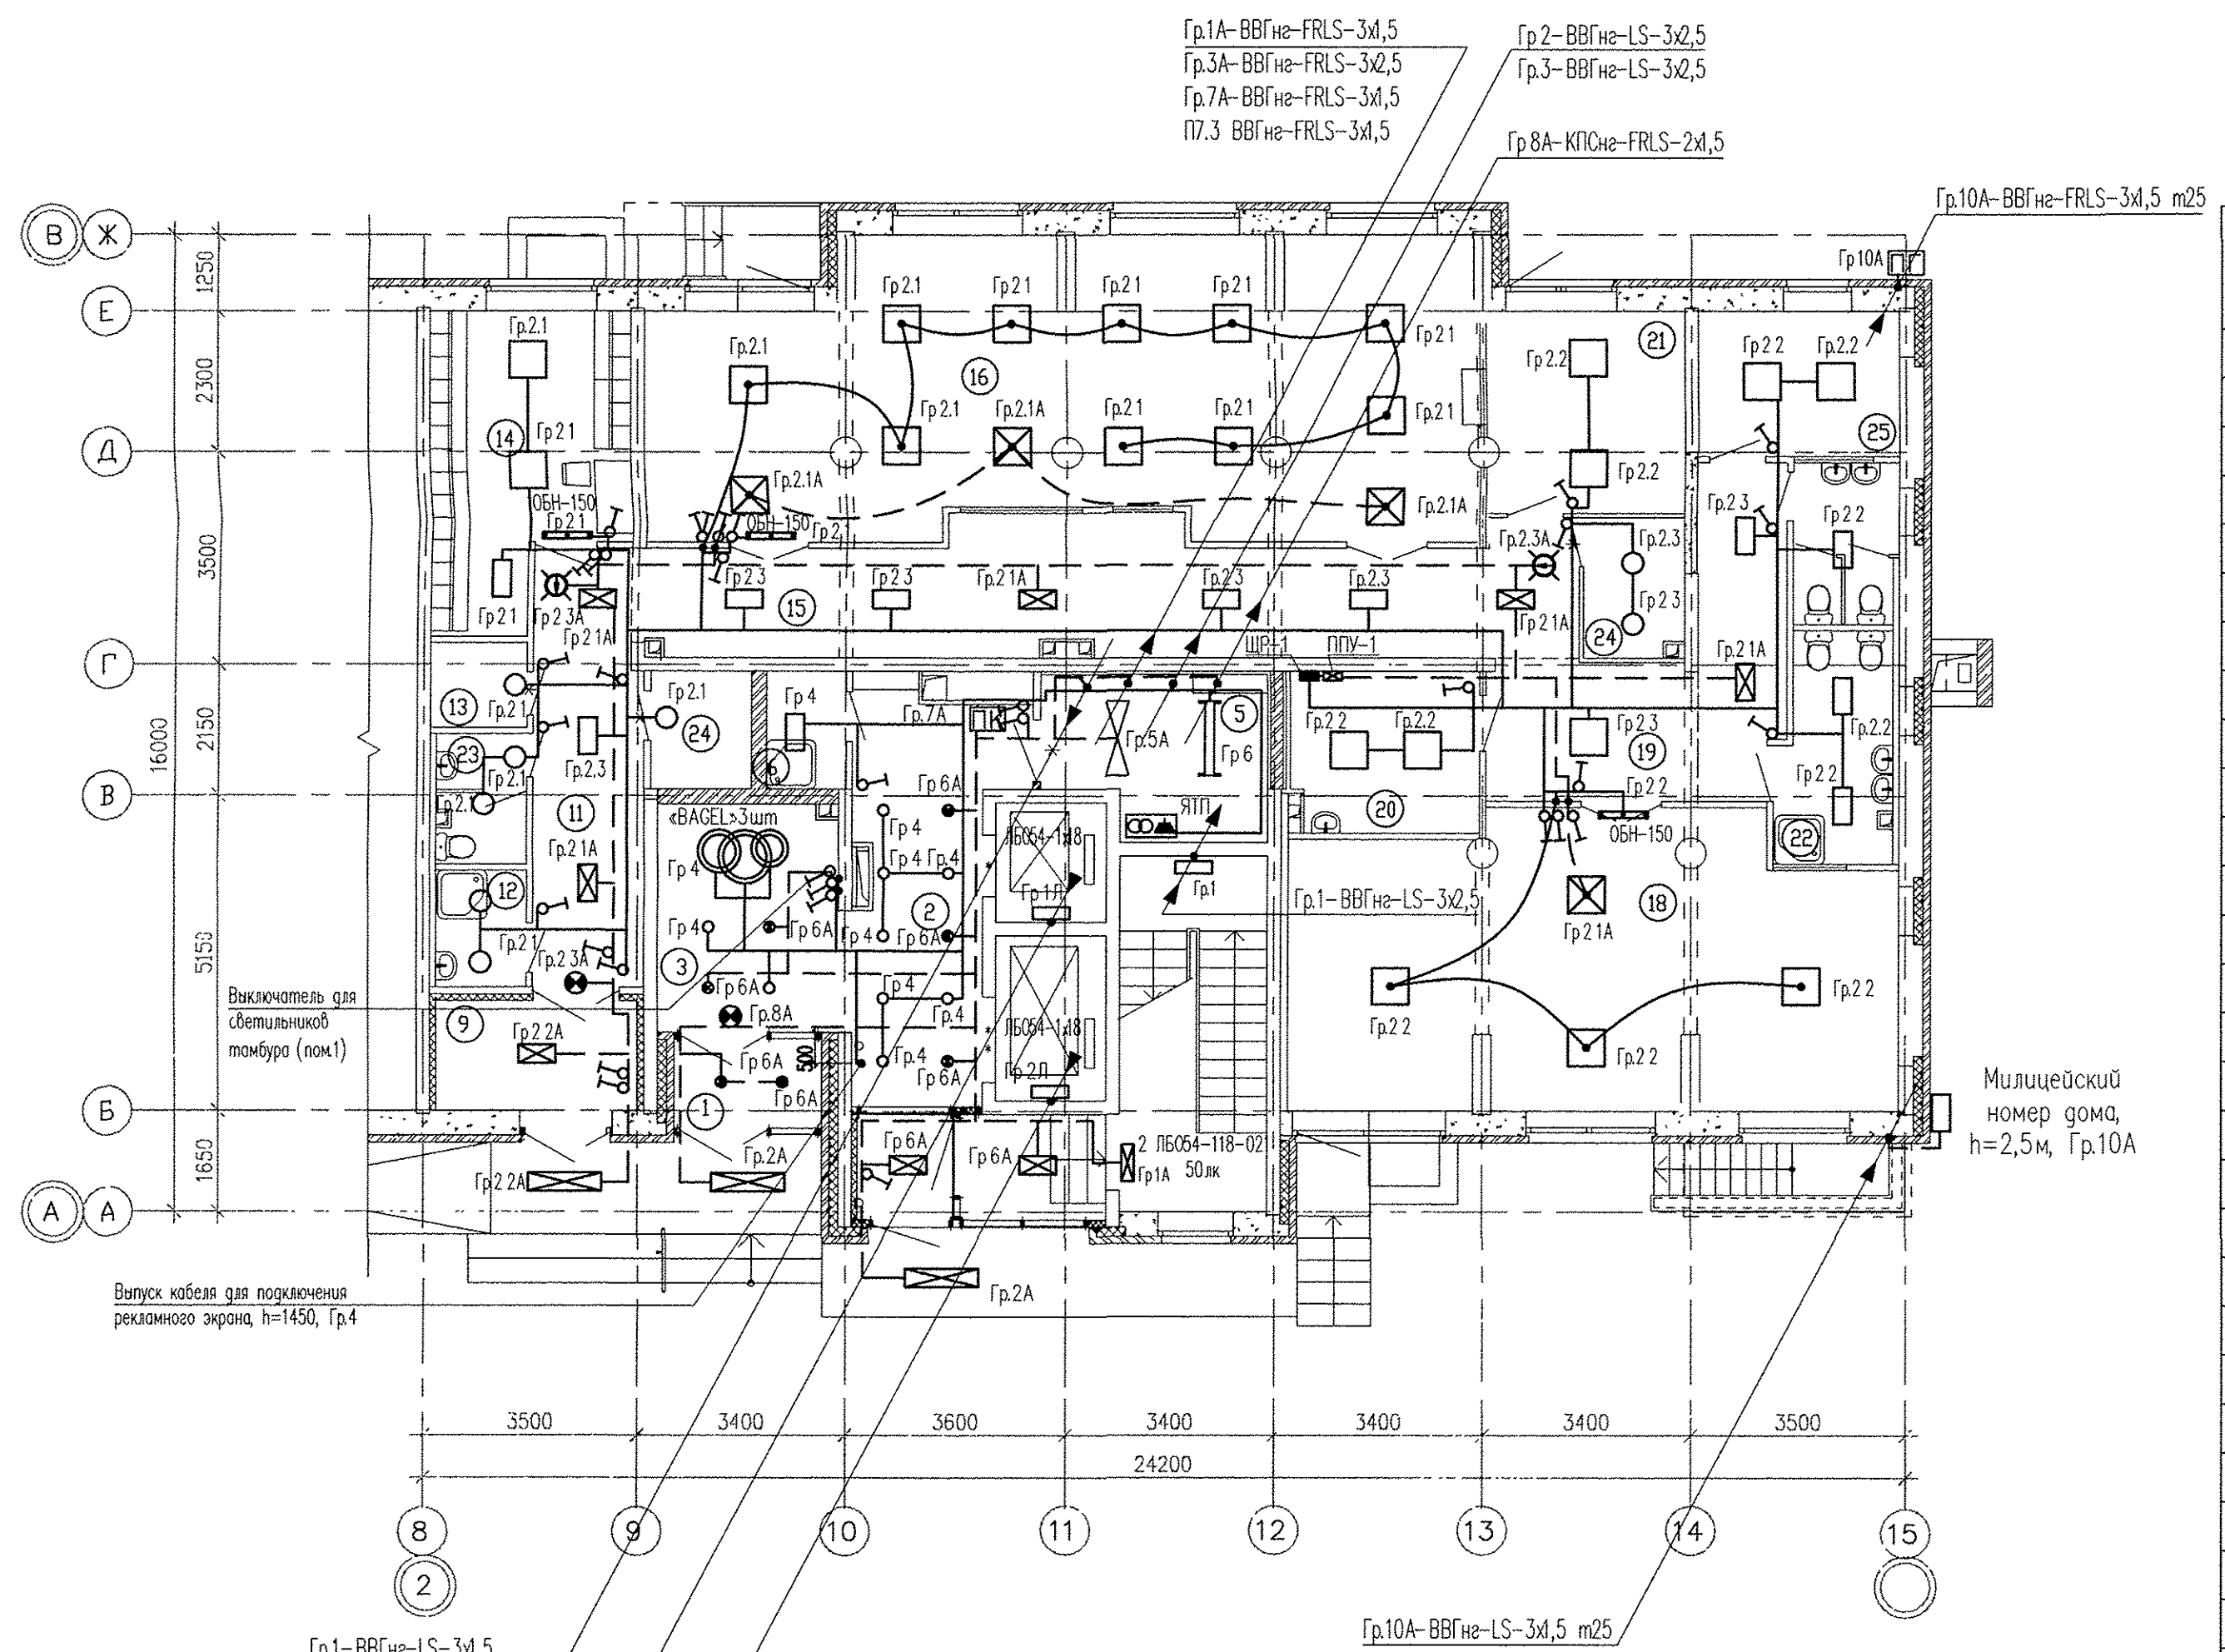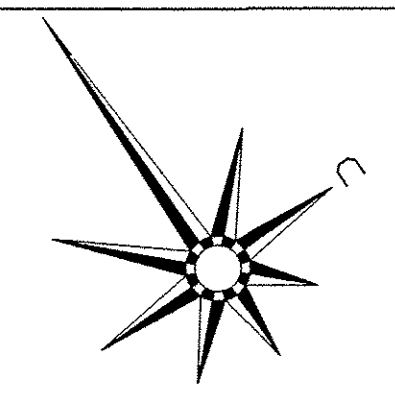



Экспликация помещений 1 этажа в осях 2-3

Номер помещения	Наименование	Площадь, м2	Кат. помещения	Освещенность, лк	Тип и количество светильников
Общедомовые помещения					
1	Тамбур	4,48		50	1 ARS/R-2x18+ 2 ZOCCO LED12
2	Лифтовой холл	19,27		100	10 ZOCCO LED12
3	Вестибюль	10,92		100	4 ZOCCO LED12
4	Лестничная клетка №2	15,66		50	2 ЛБ054-118-021
5	Электрощитовая	9,91	Д	200	2 ЛСП44-2х36
6	Мойка уборочного инвентаря	2,45	В4	75	1 ARS/R-2x18
ИТОГО площадь общедомовых помещений:		62,69			
Дошкольная образовательная организация на 20 мест					
9	Тамбур	5,15		50	OPL/R-2x18
11	Коридор	11,37		75	3 OPL/R-2x18
12	Мойка уборочного инвентаря	3,05		75	2 НПП101-60
13	Кладовая грязного белья	1,83	В2	75	НПП101-60
14	Раздевальная	14,73		300	2 OPL/R-4x18 + OPL/R-2x18
15	Коридор	26,83		75	6 OPL/R-2x18
16	Групповая	60,20		400	13 OPL/S-4x18
18	Спальня	49,13		100	4 OPL/S-4x18
19	Коридор	14,80		75	2 OPL/R-2x18 + OPL/R-4x18
20	Комната персонала	7,30		300	2 OPL/R-4x18
21	Буфетная - раздаточная	10,43		200	2 OPL/R-4x18
22	Туалетная	10,64		75	3 OPL/R-2x18
23	Санузел персонала	2,93		100	2 НПП101-60
24	Кладовая чистого белья	4,27	В2	75	3 НПП101-60
25	Административное помещение	7,66		300	2 OPL/R-4x18
ИТОГО площадь помещений :		230,32			
ИТОГО общая площадь :		249,15			

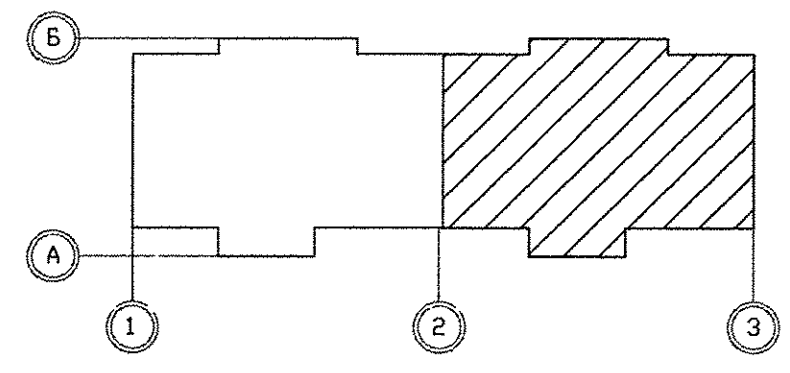

СОГЛАСОВАНО	11.16	Пашова
СОГЛАСОВАНО	11.16	Решетникова
ВК	11.16	Бородин
СС	11.16	Сулак
АР		
Взам инб Н		
Подпись и дата		
Инб Н подл		

АПУ.031-02-ЭП							
2	—	Зам	148-17	04.17	Жилой комплекс со встроенными объектами общественного назначения и подземной автостоянкой в квартале улиц Бакинских Комиссаров-Калинина-Уральских рабочих-пер.Сосновый в Орджоникидзевском районе г. Екатеринбург		
Изм.	Кодуч	Лист	№ док	Дата			
Разраб.	Кокоулин	Проверил	Бунтури	11.16			
Глав. спец.	Бодрова	11.16					
					15-19-этажный секционный жилой дом №2		
					Стадия	Лист	Листов
					Р	28	
					План 1 этажа в осях 2-3. Расположение сетей электроосвещения.		ЗАО КОРПОРАЦИЯ АТОМСТРОЙКОМПЛЕКС
ГАП	Чирков	11.16					

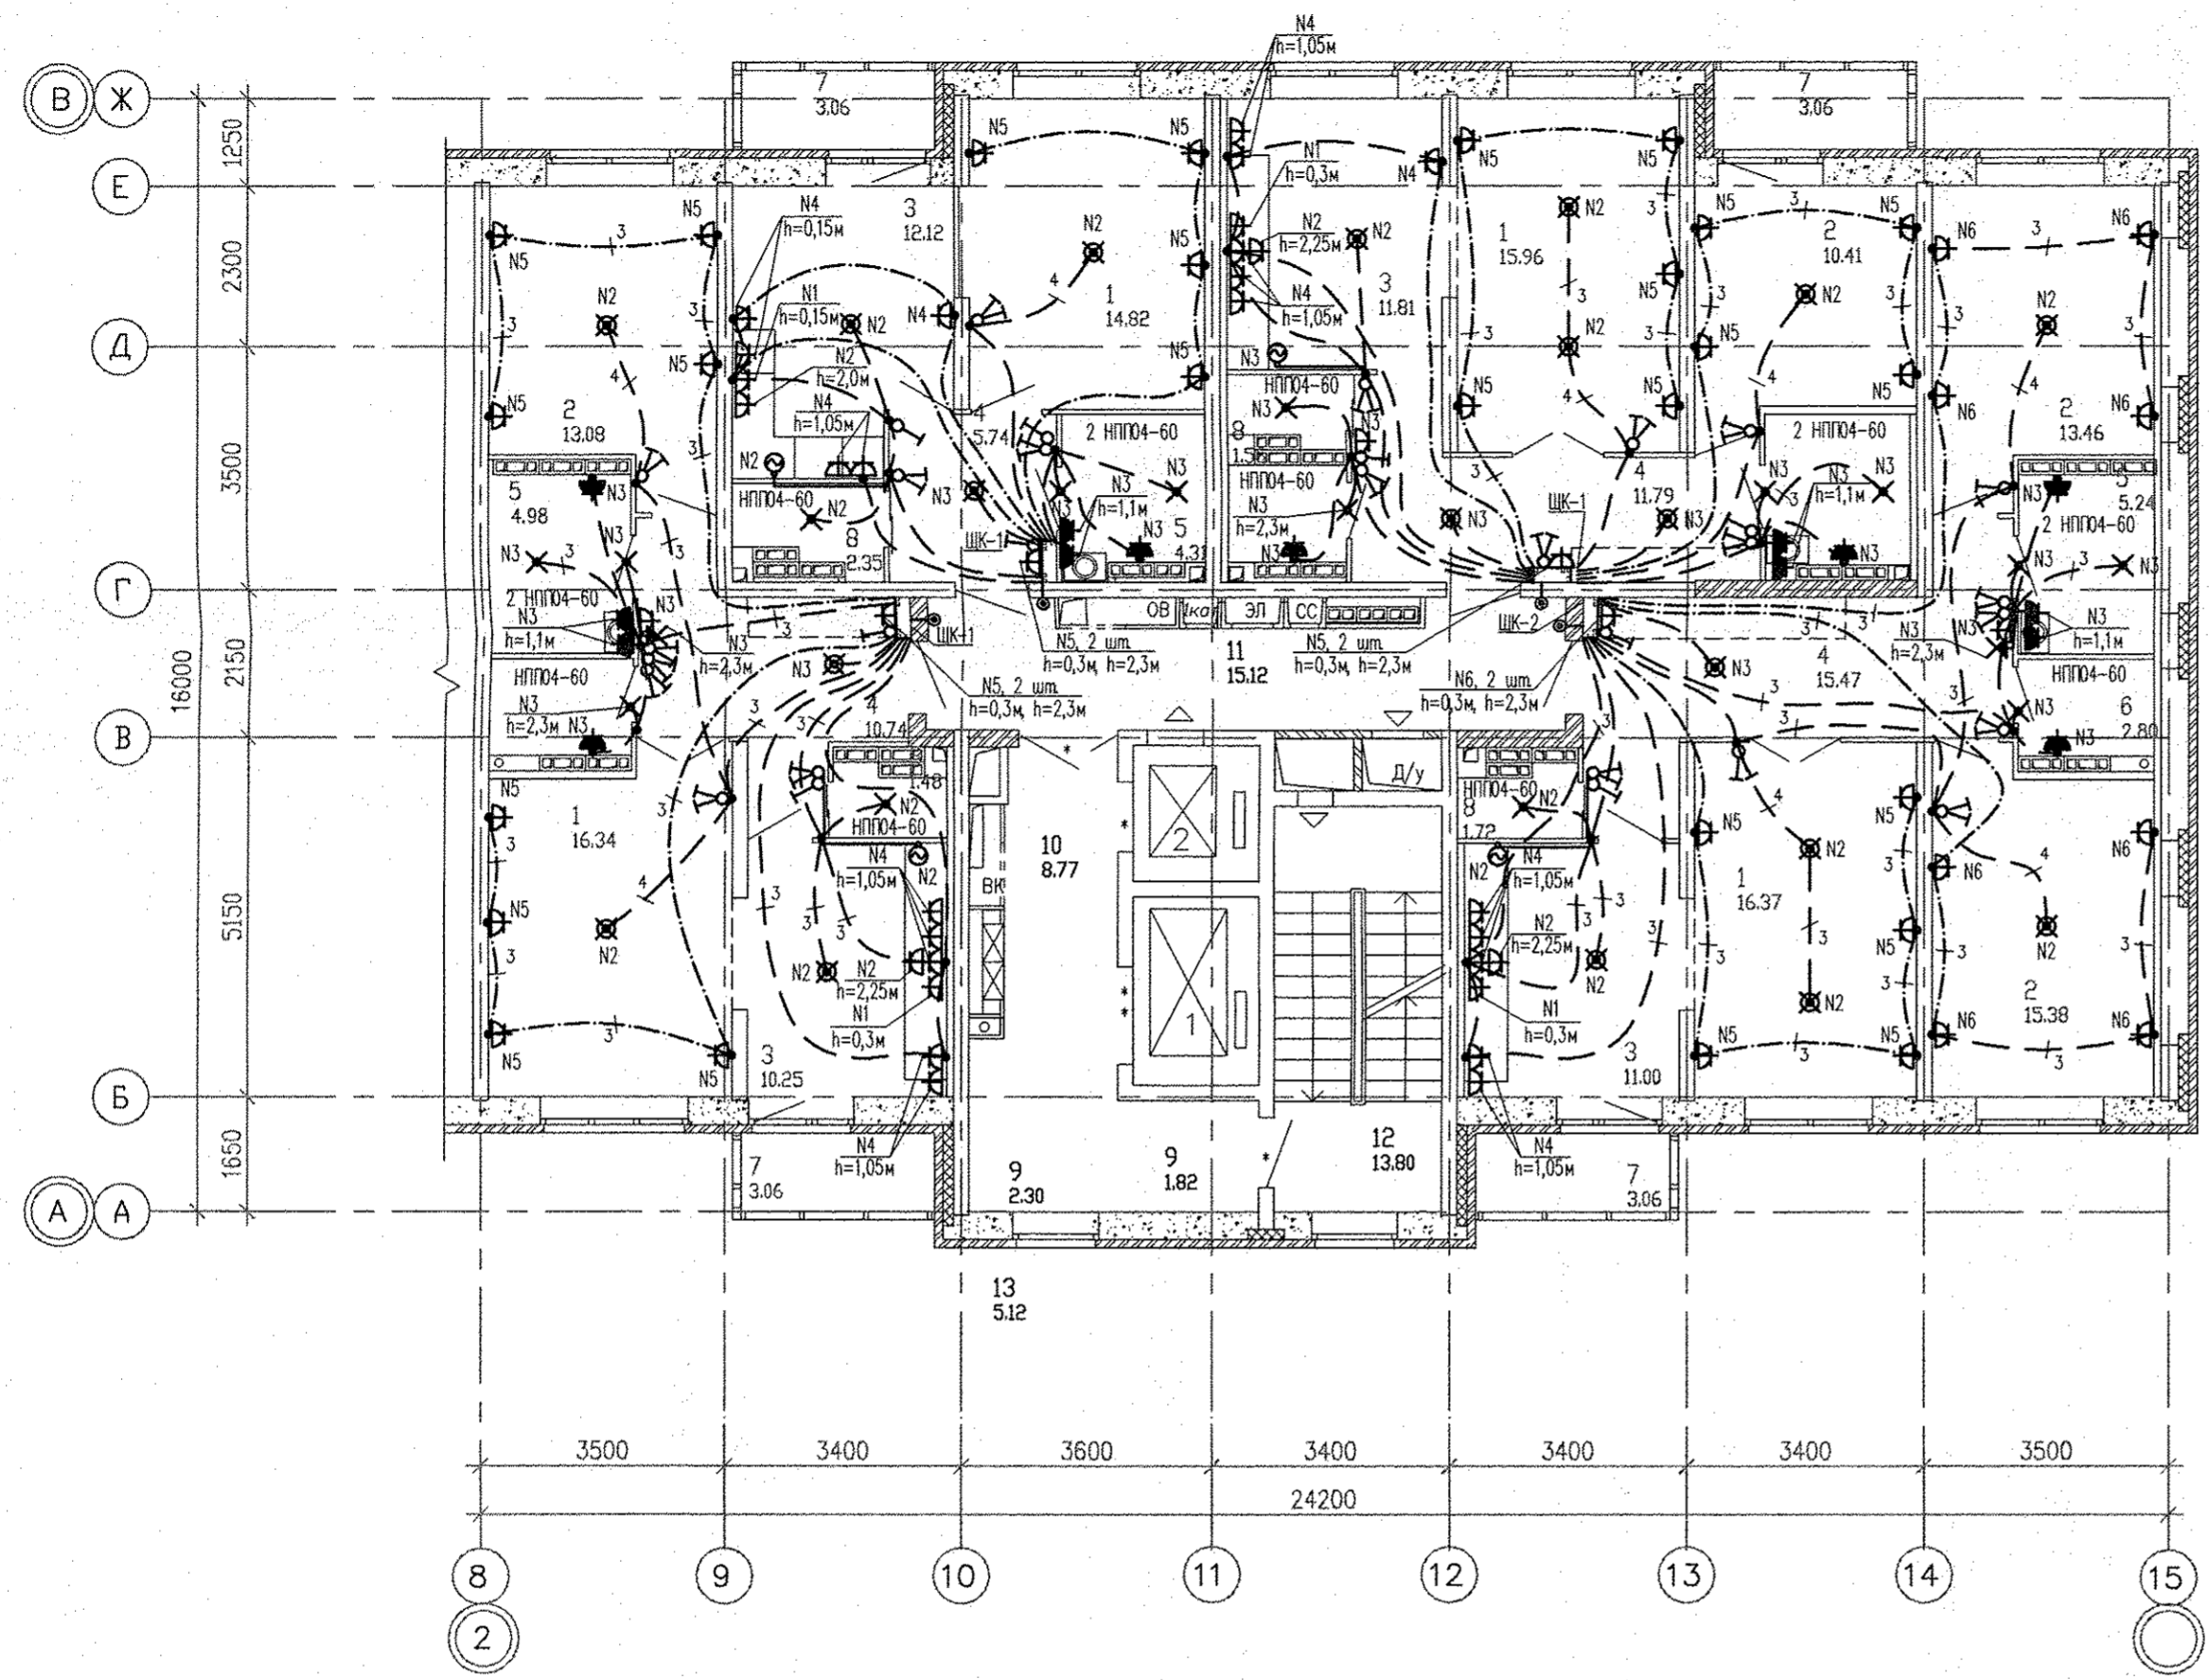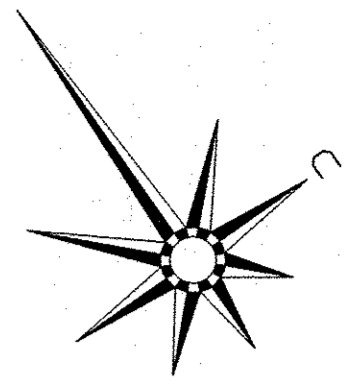


Экспликация помещений
(на 1 этаж)

Номер помещения	Наименование	Площадь, м2	Кат. помещения
Помещения квартир			
1	Гостиная	63,54	
2	Спальная	51,99	
3	Кухня	46,45	
4	Прихожая	43,56	
5	Ванная	18,95	
6	Санузел	7,78	
7	Балкон	12,24	
8	Встроенный шкаф	6,99	
	Итого	251,50	
Общедомовые помещения			
10	Лифтовой холл	15,13	
11	Межквартирный коридор	15,07	
12	Лестничная клетка №2	13,80	
	Итого площадь общедомовых помещений:	44,00	

Примечания:
1. Электроосвещение и кабельные трассы в МОП см. лист 31

В квартире № 119:
1) подключить на кухне электроплиты через разъем РШ-ВШ.
2) Установить в ванной комнате электрический полотенцесушитель.

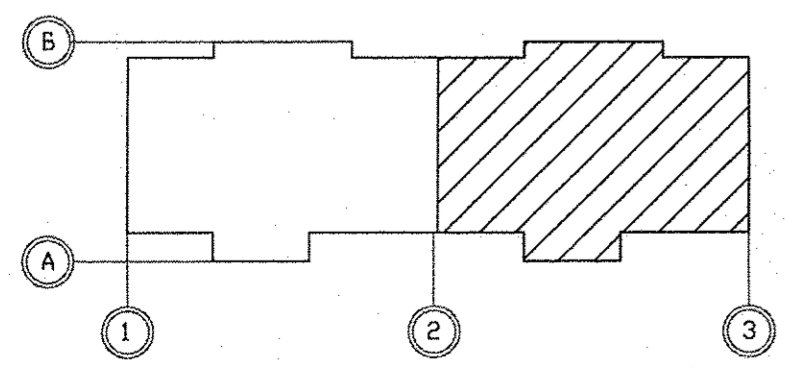

Инв.№ подл.	Подпись и дата	Взам. инв.№	11.16
Инв.№ подл.	Подпись и дата	Взам. инв.№	11.16
Инв.№ подл.	Подпись и дата	Взам. инв.№	11.16
Инв.№ подл.	Подпись и дата	Взам. инв.№	11.16

АПУ.031-02-ЭЛ			
3	1	239-17	07.17
1		Зам. 148-17	04.17
Изм.	Колуч.	Лист	№ док.
Разраб.	Кокоулин	11.16	11.16
Проверил	Бунтури	11.16	11.16
Глав. спец.	Бодрова	11.16	11.16
ГАП	Чирков	11.16	
Жилой комплекс со встроенными объектами общественного назначения и подземной автостоянкой в квартале улиц Бакинских Комиссаров-Калинина-Уральских рабочих-пер.Сосновый в Орджоникидзевском районе г. Екатеринбурга		15-19-этажный секционный жилой дом №2	
Стадия	Лист	Листов	
Р	30		
План 13-14 этажа в осях 2-3. Расположение электрических сетей.		ЗАО КОРПОРАЦИЯ АТОМСТРОЙКОМПЛЕКС	
Формат А2			