


Этаж	КСК 20	N	Этаж	КПНК 20	N	Этаж	КСК 20	N	Этаж	КПНК 20	N	Этаж	КСК 20	N	Этаж	КСК 20	N	Этаж	КСК 20	N	Этаж	КПНК 20	N	Этаж	КСК 20	N
2	1573 К	2,5	2	1650 К	2,0	2	1311 К	2,0	2	1650 К	2,0	2	1180 К	2,0	2	1049 К	2,0	2	0655 К	1,5	2	1049 К	2,0	2	1180 К	2,0

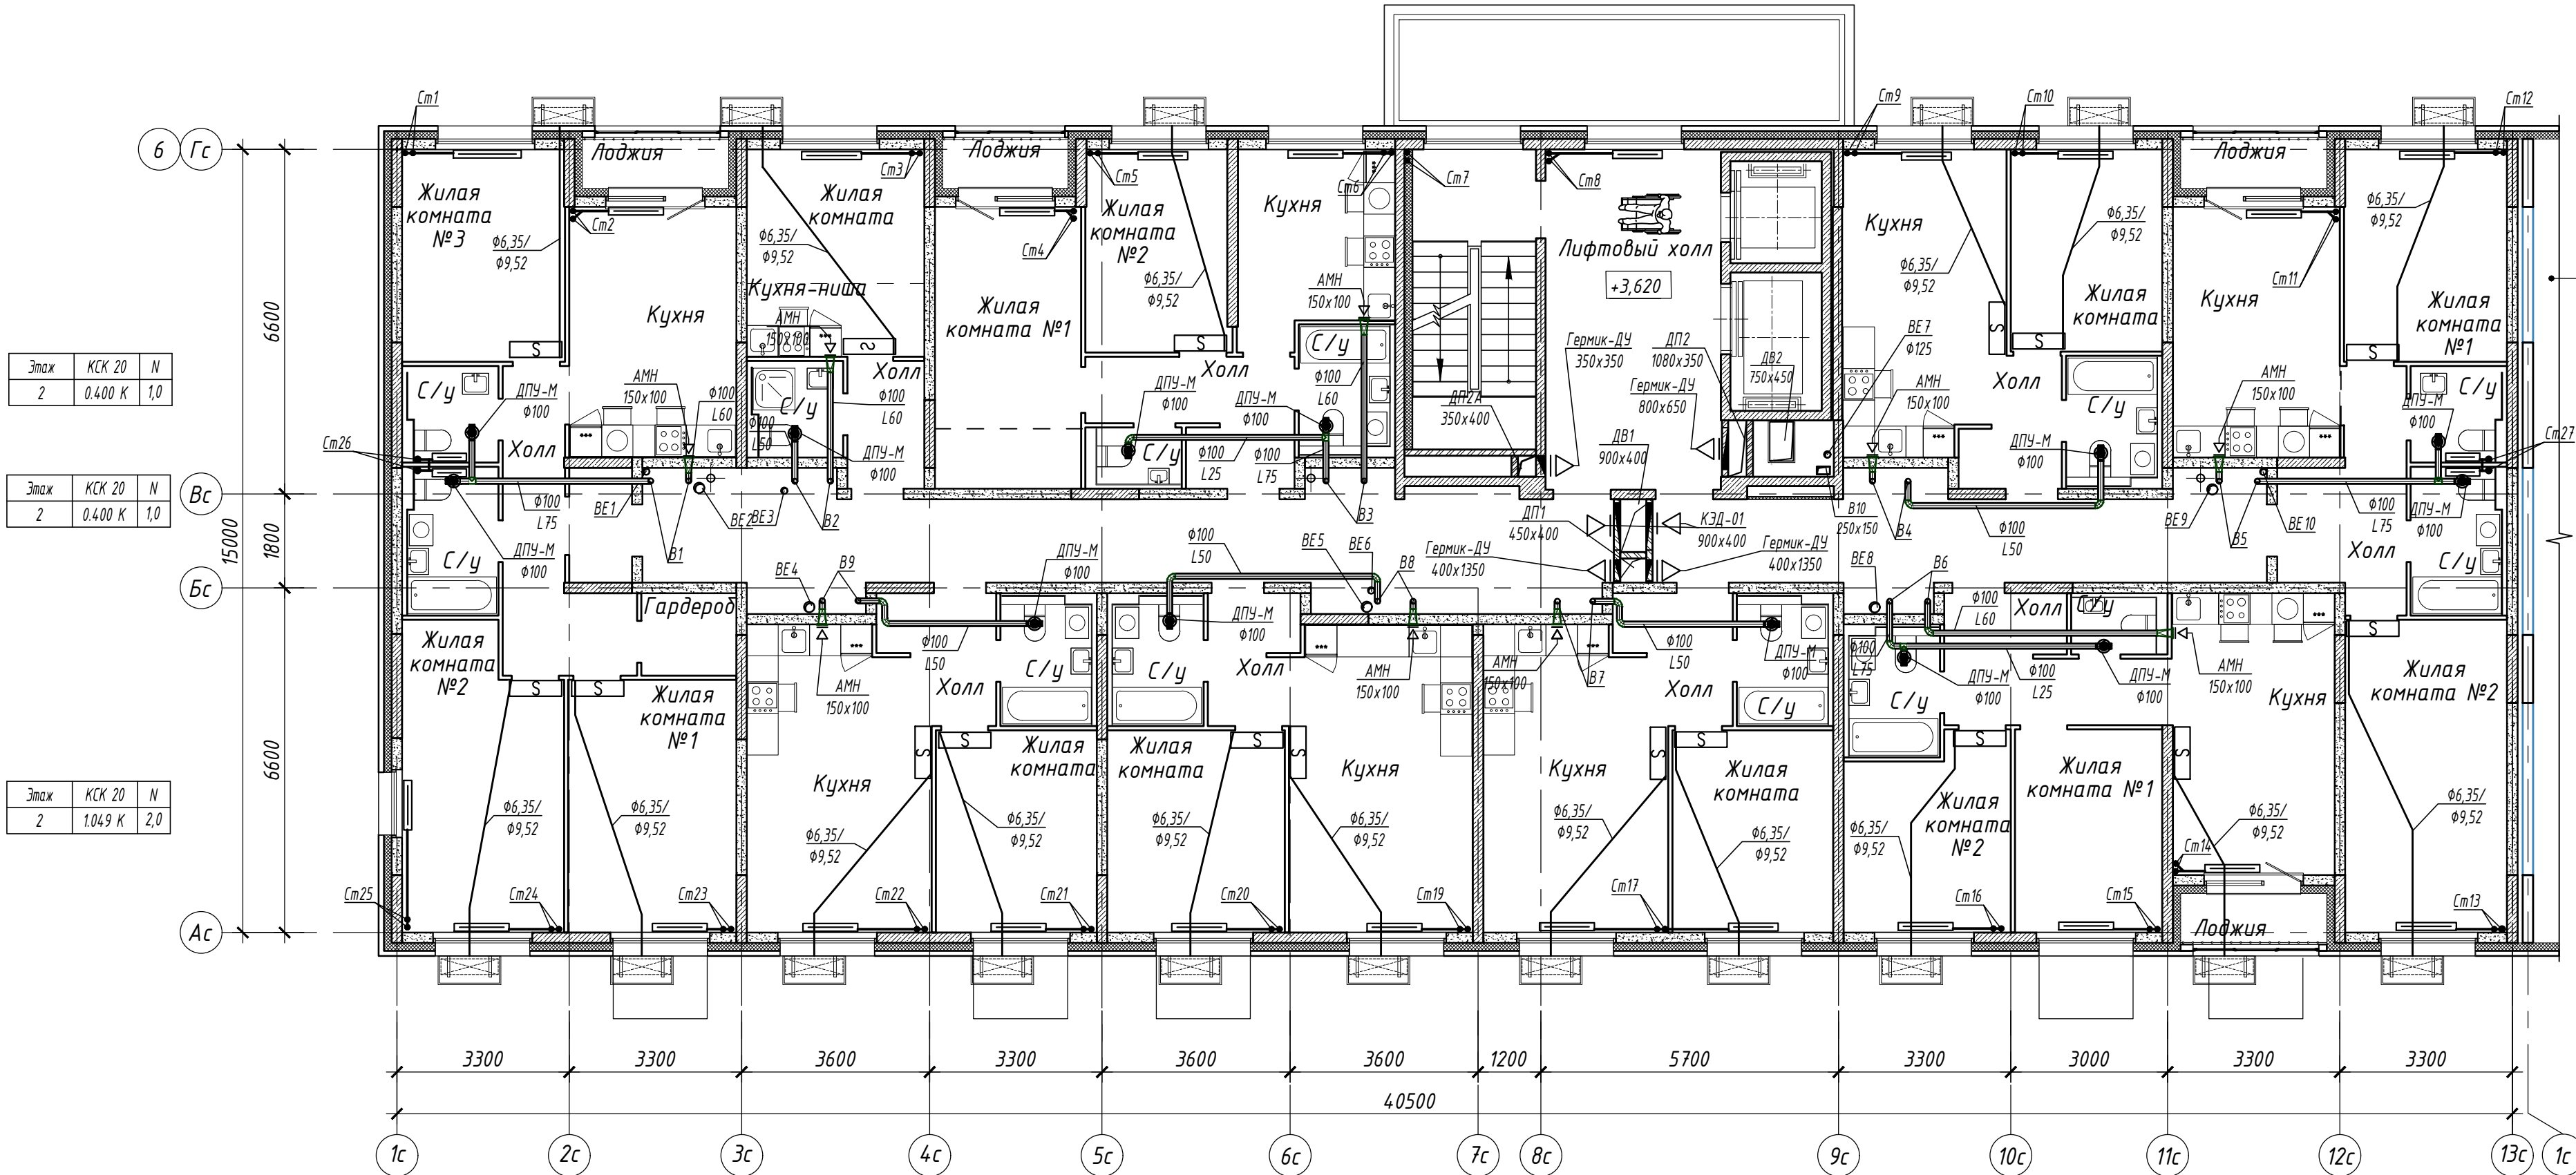

Этаж	КСК 20	N
2	0.400 К	1,0


Этаж	КСК 20	N
2	0.400 К	1,0

Этаж	КСК 20	N
2	1.049 К	2,0

Этаж	КСК 20	N
2	0.400 К	1,0


Этаж	КСК 20	N
2	0.400 К	1,0

Этаж	КСК 20	N	Этаж	КСК 20	N	Этаж	КСК 20	N	Этаж	КСК 20	N	Этаж	КСК 20	N	Этаж	КСК 20	N	Этаж	КСК 20	N	Этаж	КПНК 20	N	Этаж	КСК 20	N
2	1.180 К	2,0	2	1.180 К	2,0	2	1.049 К	2,0	2	1.180 К	2,0	2	1.180 К	2,0	2	1.049 К	2,0	2	1.180 К	2,0	2	1.180 К	2,0	2	1.180 К	2,0

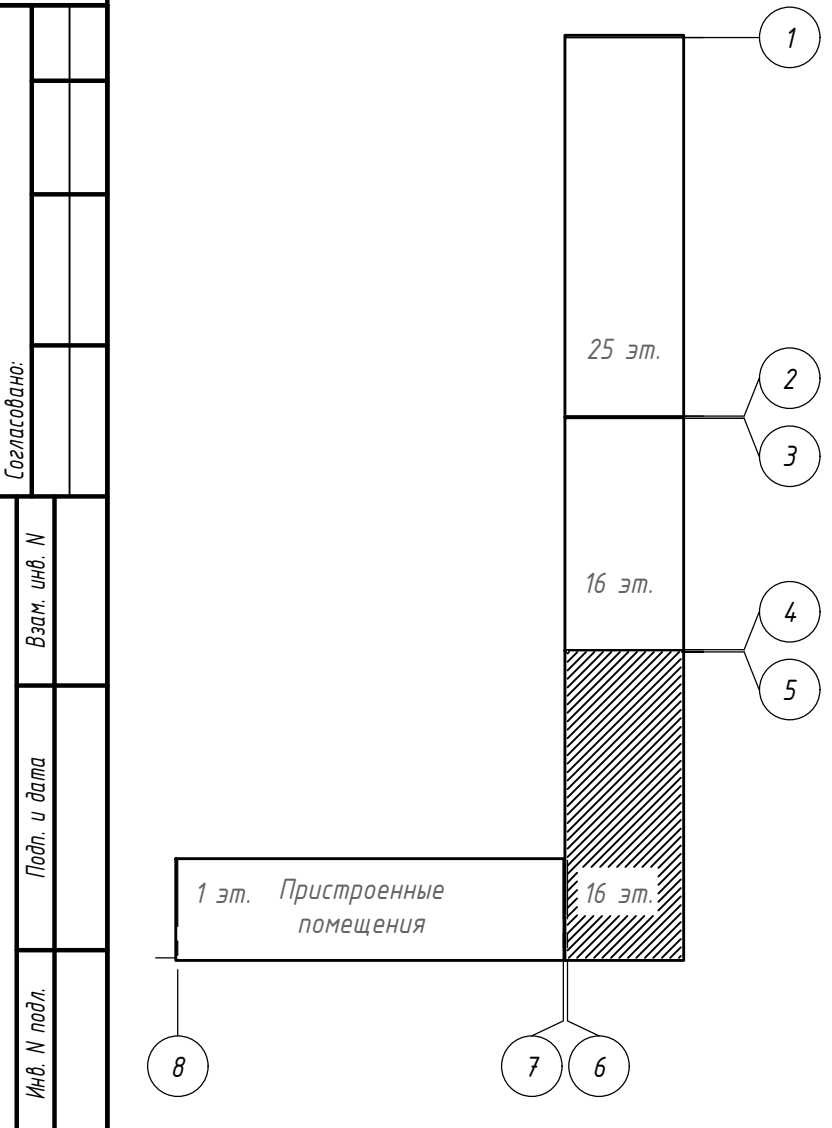


						15144-08.3			
						Жилой микрорайон. Корпус 1.2 с сетями, водоснабжения, водоотведения, тепловой сетью, с сетью электроснабжения и ливневой канализации. Второй этап строительства, расположенный по адресу: г. Екатеринбург, пр. Космонавтов 11			
Изм.	Колуч.	Лист	N док.	Подп.	Дата	Жилой дом. Встроенные помещения. Секция в осях 5-6	Стадия	Лист	Листов
Разработал	Кириченко				03.11.17		Р	6	
Проверил	Брызгалов				03.11.17				
						Отопление и вентиляция. План 2 этажа	 ОП ООО "ПИК-Проект" г.Новороссийск		
Н.контр.	Брызгалов				03.11.17				
Нач.отдела	Лобашова				23.06.17				

Этаж	КСК 20	N	Этаж	КПНК 20	N	Этаж	КСК 20	N	Этаж	КПНК 20	N	Этаж	КСК 20	N	Этаж	КСК 20	N	Этаж	КСК 20	N	Этаж	КСК 20	N	Этаж	КСК 20	N	Этаж	КСК 20	N	Этаж	КСК 20	N	Этаж	КСК 20	N	Этаж	КСК 20	N
6	1573 К	2,5	6	1650 К	2,0	6	1311 К	2,0	6	1650 К	2,0	6	1180 К	2,0	6	0.918 К	1,5	5	1442 К	2,5	6	0.655 К	1,5	6	0.918 К	1,5	6	1180 К	2,0	6	1650 К	2,0	6	1180 К	2,0	6	1180 К	2,0
5	1573 К	2,5	5	1650 К	2,0	5	1311 К	2,0	5	1650 К	2,0	5	1180 К	2,0	5	1.049 К	1,5				5	0.655 К	1,5	5	1.049 К	2,0	5	1180 К	2,0	5	1650 К	2,0	5	1180 К	2,0	5	1180 К	2,0
4	1573 К	2,5	4	1650 К	2,0	4	1311 К	2,0	4	1650 К	2,0	4	1180 К	2,0	4	1.049 К	1,5					0.655 К	1,5	4	1.049 К	2,0	4	1180 К	2,0	4	1650 К	2,0	4	1180 К	2,0	4	1180 К	2,0
3	1573 К	2,5	3	1650 К	2,0	3	1311 К	2,0	3	1650 К	2,0	3	1180 К	2,0	3	1.049 К	2,0					0.655 К	1,5	3	1.049 К	2,0	3	1180 К	2,0	3	1650 К	2,0	3	1180 К	2,0	3	1180 К	2,0

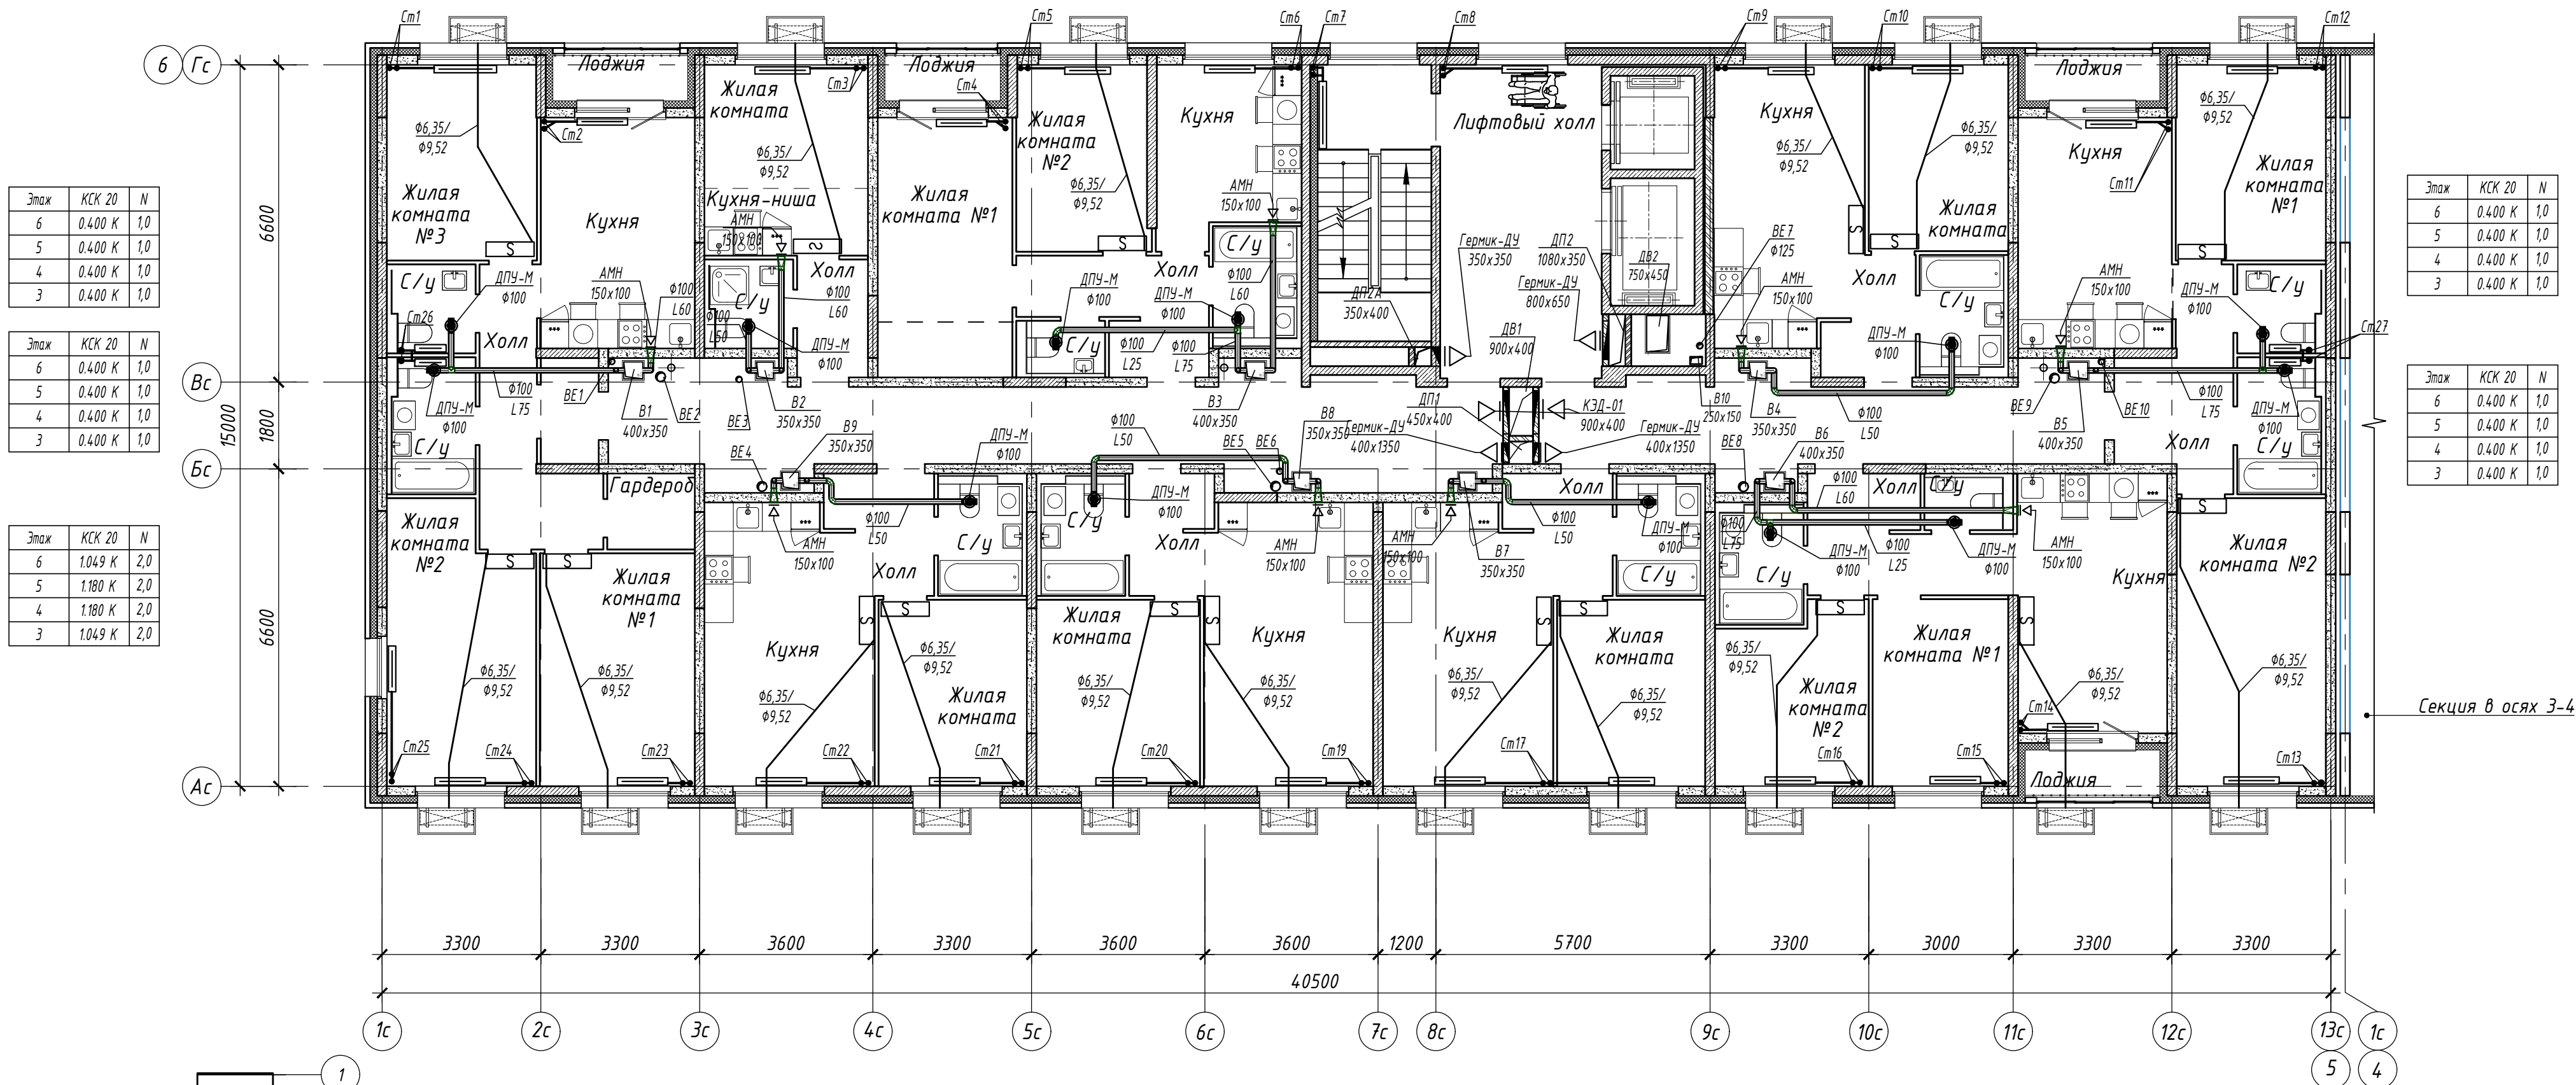

Этаж	КСК 20	N	Этаж	КСК 20	N	Этаж	КСК 20	N	Этаж	КСК 20	N	Этаж	КСК 20	N	Этаж	КСК 20	N	Этаж	КСК 20	N	Этаж	КСК 20	N	Этаж	КСК 20	N	Этаж	КСК 20	N	Этаж	КСК 20	N
6	1,049 К	2,0	6	1,049 К	2,0	6	1,049 К	2,0	6	1,049 К	2,0	6	1,049 К	2,0	6	1,049 К	2,0	6	1,049 К	2,0	6	1,049 К	2,0	6	1,049 К	2,0	6	1,180 К	2,0	6	1,180 К	2,0
5	1,049 К	2,0	5	1,049 К	2,0	5	1,049 К	2,0	5	1,049 К	2,0	5	1,049 К	2,0	5	1,049 К	2,0	5	1,049 К	2,0	5	1,049 К	2,0	5	1,049 К	2,0	5	1,180 К	2,0	5	1,180 К	2,0
4	1,049 К	2,0	4	1,180 К	2,0	4	1,049 К	2,0	4	1,180 К	2,0	4	1,049 К	2,0	4	1,180 К	2,0	4	1,049 К	2,0	4	1,049 К	2,0	4	1,180 К	2,0	4	1,180 К	2,0	4	1,180 К	2,0
3	1,180 К	2,0	3	1,180 К	2,0	3	1,049 К	2,0	3	1,180 К	2,0	3	1,180 К	2,0	3	1,049 К	2,0	3	1,180 К	2,0	3	1,180 К	2,0	3	1,180 К	2,0	3	1,180 К	2,0	3	1,311 К	2,0

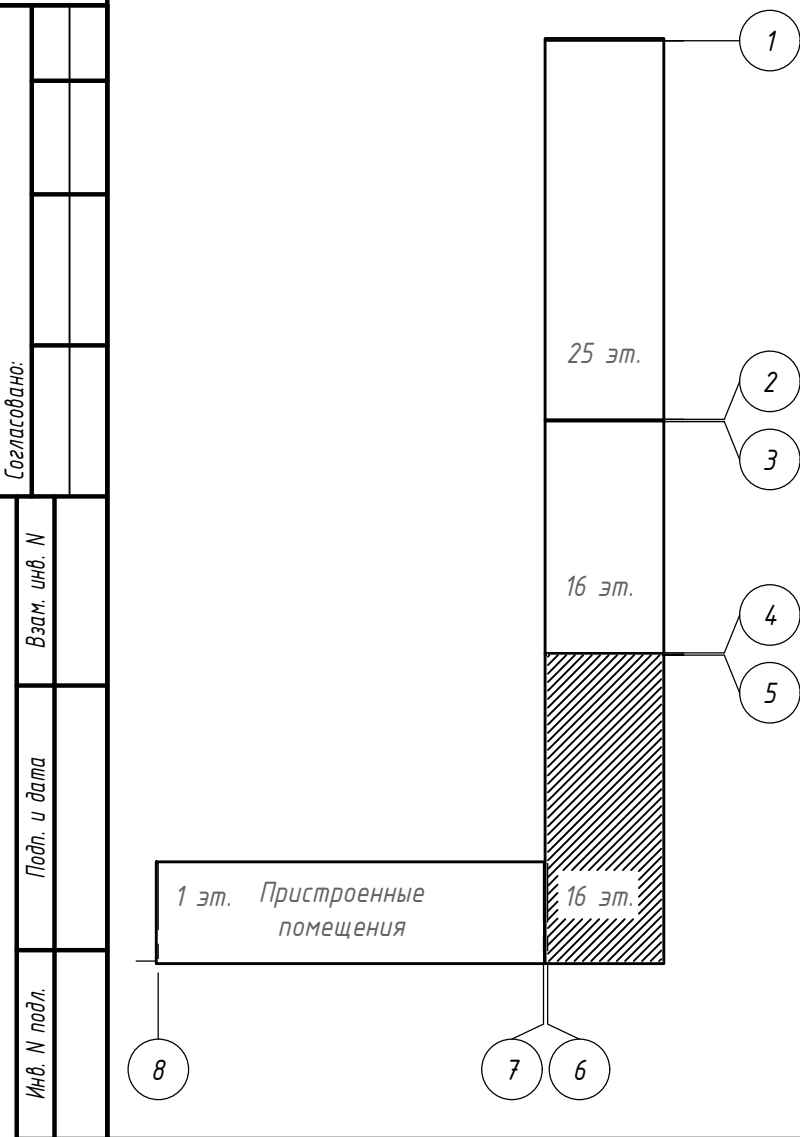

15144-08.3					
Жилой микрорайон. Корпус 1.2 с сетями, водоснабжения, водоотведения, тепловой сетью, с сетью электроснабжения и ливневой канализации. Второй этап строительства, расположенный по адресу: г. Екатеринбург, пр. Космонавтов 11					
Изм.	Колуч.	Лист	N док.	Подп.	Дата
Разработал	Кириченко	Брызгалов	03.11.17		
Проверил	Брызгалов		03.11.17		
Жилой дом. Встроенные помещения. Секция в осях 5-6					
Отопление и вентиляция. План 3,4,5,6 этажей					
Н.контр. Брызгалов 03.11.17					
Нач. отдела Лобашова 23.06.17					
Формат А2					

Формат А2

Этаж	КСК 20	N	Этаж	КПНК 20	N	Этаж	КСК 20	N	Этаж	КСК 20	N	Этаж	КСК 20	N	Этаж	КСК 20	N
14	1.442 К	2,0	14	1.650 К	1,5	14	1.049 К	1,5	14	0.918 К	1,5	14	1.650 К	1,5	10	1.704 К	2,5
12	1.442 К	2,0	12	1.650 К	2,0	12	1.049 К	1,5	12	0.918 К	1,5	12	1.650 К	1,5	12	0.655 К	1,5
10	1.442 К	2,5	10	1.650 К	2,0	10	1.049 К	2,0	10	0.918 К	1,5	10	1.650 К	2,0	10	0.655 К	1,5
8	1.442 К	2,5	8	1.650 К	2,0	8	1.180 К	2,0	8	1.049 К	1,5	8	1.650 К	2,0	8	0.655 К	1,5

Этаж	КСК 20	N	Этаж	КСК 20	N	Этаж	КПНК 20	N	Этаж	КСК 20	N
14	0.787 К	1,5	14	0.918 К	1,5	14	1.650 К	1,5	14	0.918 К	1,5
12	0.918 К	1,5	12	1.049 К	1,5	12	1.650 К	2,0	12	0.918 К	1,5
10	0.918 К	1,5	10	1.049 К	1,5	10	1.650 К	2,0	10	1.049 К	1,5
8	0.918 К	1,5	8	1.049 К	2,0	8	1.650 К	2,0	8	1.049 К	1,5


Этаж	КСК 20	N
14	0.400 К	1,0
12	0.400 К	1,0
10	0.400 К	1,0
8	0.400 К	1,0

Этаж	КСК 20	N
14	0.400 К	1,0
12	0.400 К	1,0
10	0.400 К	1,0
8	0.400 К	1,0


Этаж	КСК 20	N
14	0.918 К	1,5
12	0.918 К	1,5
10	0.918 К	1,5
8	1.049 К	1,5

Этаж	КСК 20	N
14	0.400 К	1,0
12	0.400 К	1,0
10	0.400 К	1,0
8	0.400 К	1,0

Этаж	КСК 20	N
14	0.400 К	1,0
12	0.400 К	1,0
10	0.400 К	1,0
8	0.400 К	1,0


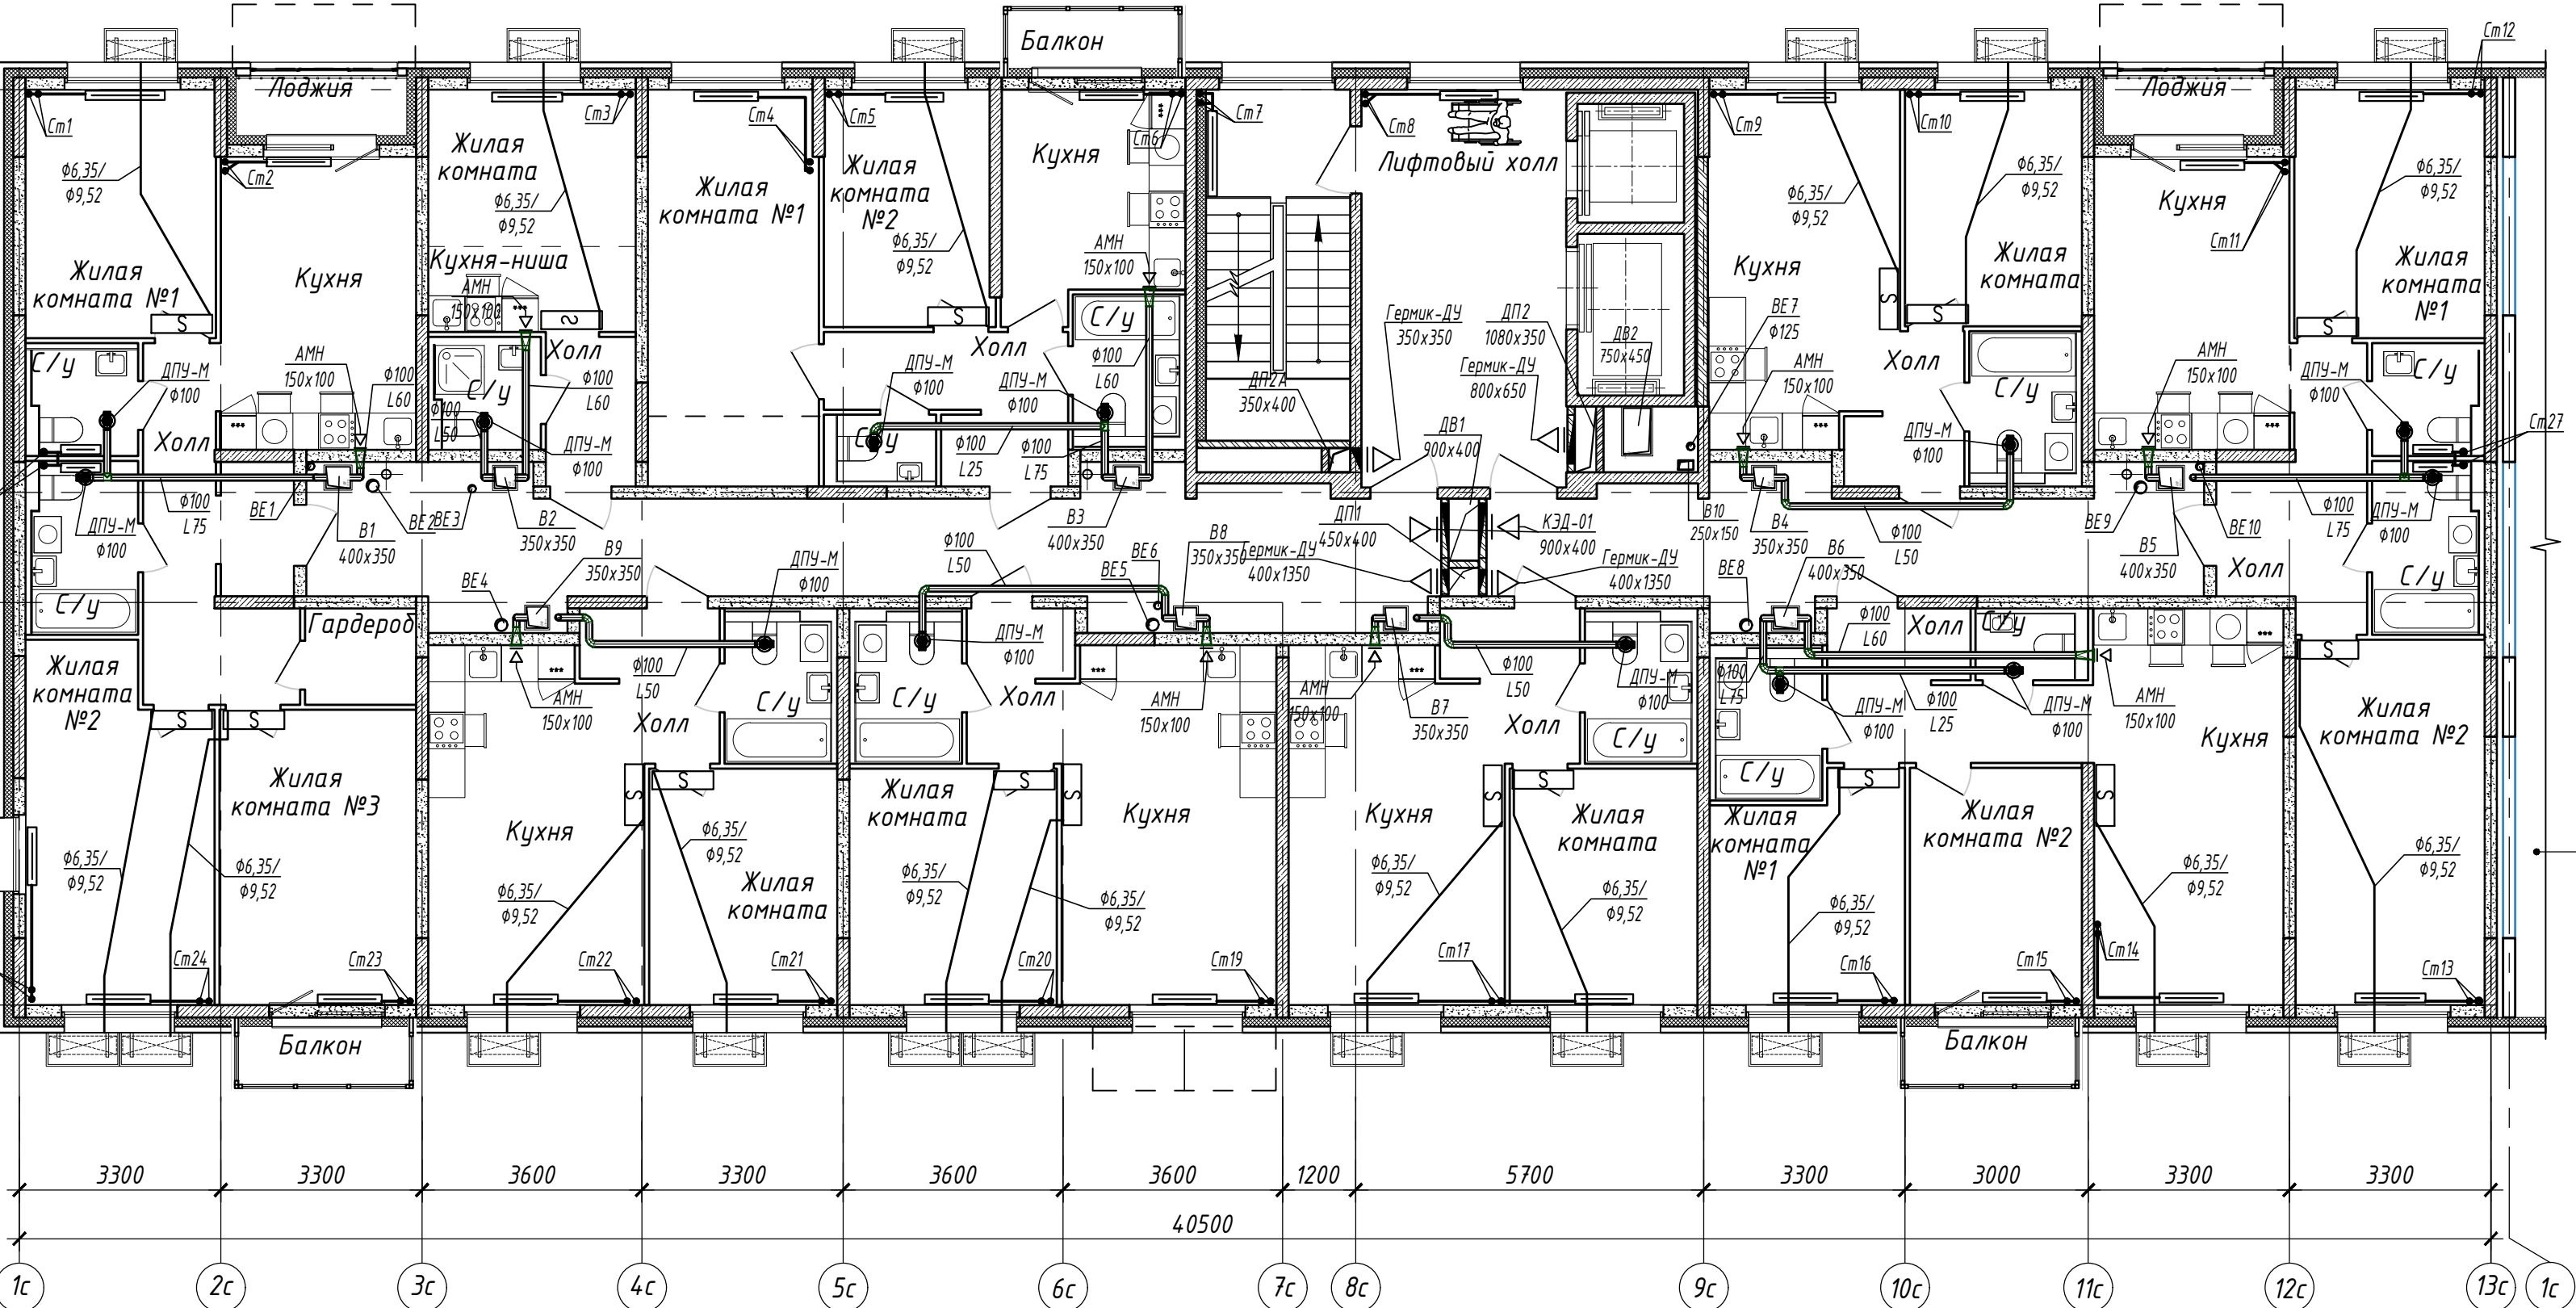


Этаж	КСК 20	N	Этаж	КПНК 20	N	Этаж	КСК 20	N	Этаж	КСК 20	N	Этаж	КСК 20	N	Этаж	КСК 20	N	Этаж	КСК 20	N	Этаж	КСК 20	N	Этаж	КСК 20	N	Этаж	КСК 20	N
14	0.918 К	1,5	14	1.650 К	2,0	14	0.918 К	1,5	14	0.918 К	1,5	14	0.918 К	1,5	14	0.787 К	1,5	14	0.918 К	1,5	14	1.650 К	1,5	14	0.787 К	1,5	14	0.918 К	1,5
12	1.049 К	1,5	12	1.650 К	2,0	12	0.918 К	1,5	12	1.049 К	1,5	12	0.918 К	1,5	12	0.918 К	1,5	12	1.650 К	2,0	12	1.650 К	2,0	12	0.918 К	1,5	12	1.049 К	1,5
10	1.049 К	1,5	10	1.650 К	2,0	10	0.918 К	1,5	10	1.049 К	1,5	10	1.049 К	1,5	10	0.918 К	1,5	10	1.650 К	2,0	10	1.650 К	2,0	10	0.918 К	1,5	10	1.049 К	1,5
8	1.049 К	1,5	8	1.650 К	2,0	8	1.049 К	1,5	8	1.049 К	2,0	8	0.918 К	1,5	8	0.918 К	1,5	8	1.650 К	2,0	8	1.650 К	2,0	8	0.918 К	1,5	8	1.049 К	2,0

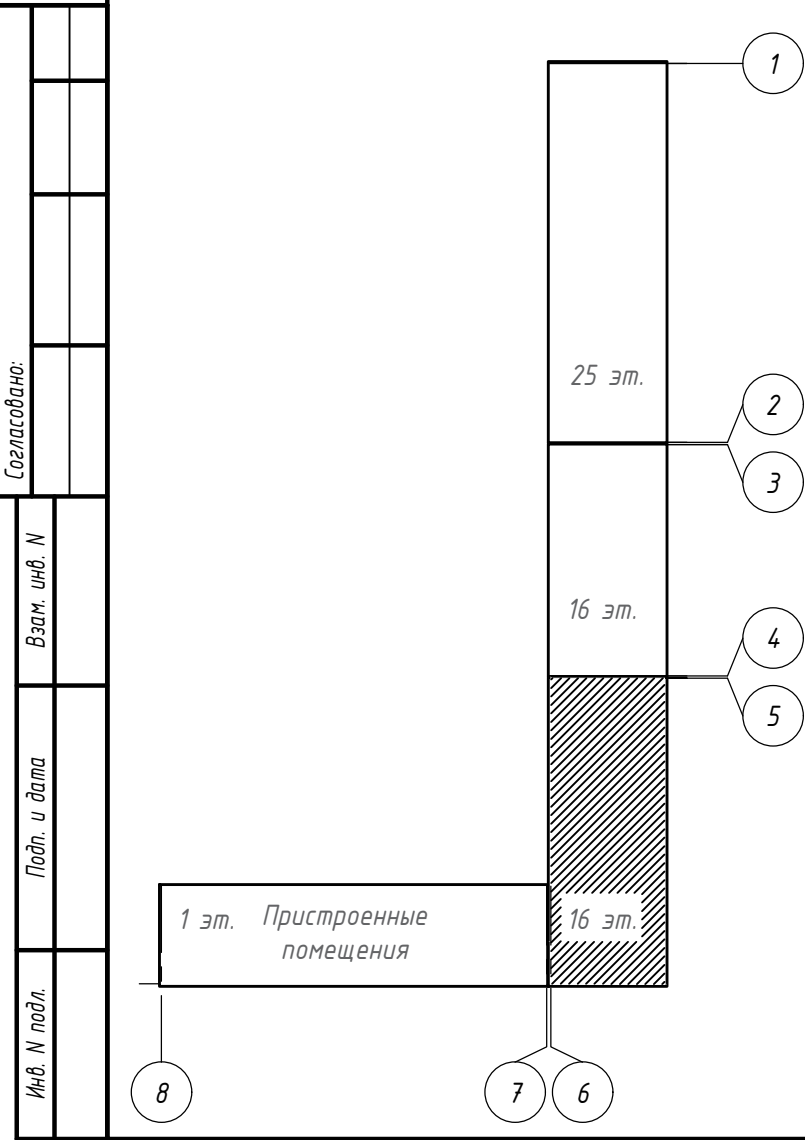

15144-08.3					
Жилой микрорайон. Корпус 1.2 с сетями, водоснабжения, водоотведения, тепловой сетью, с сетью электроснабжения и ливневой канализации. Второй этап строительства, расположенный по адресу: г. Екатеринбург, пр. Космонавтов 11					
Изм.	Колуч.	Лист	N док.	Подп.	Дата
Разработал	Кириченко	Брызгалов	03.11.17	03.11.17	
Проверил	Брызгалов	Лобашова	03.11.17	23.06.17	
Жилой дом. Встроенные помещения. Секция в осях 3-4					
Отопление и вентиляция. План 8,10,12,14 этажей					
Формат А2					

Согласовано:	
Взам. инв. №	
Подп. и дата	
Инв. № подл.	

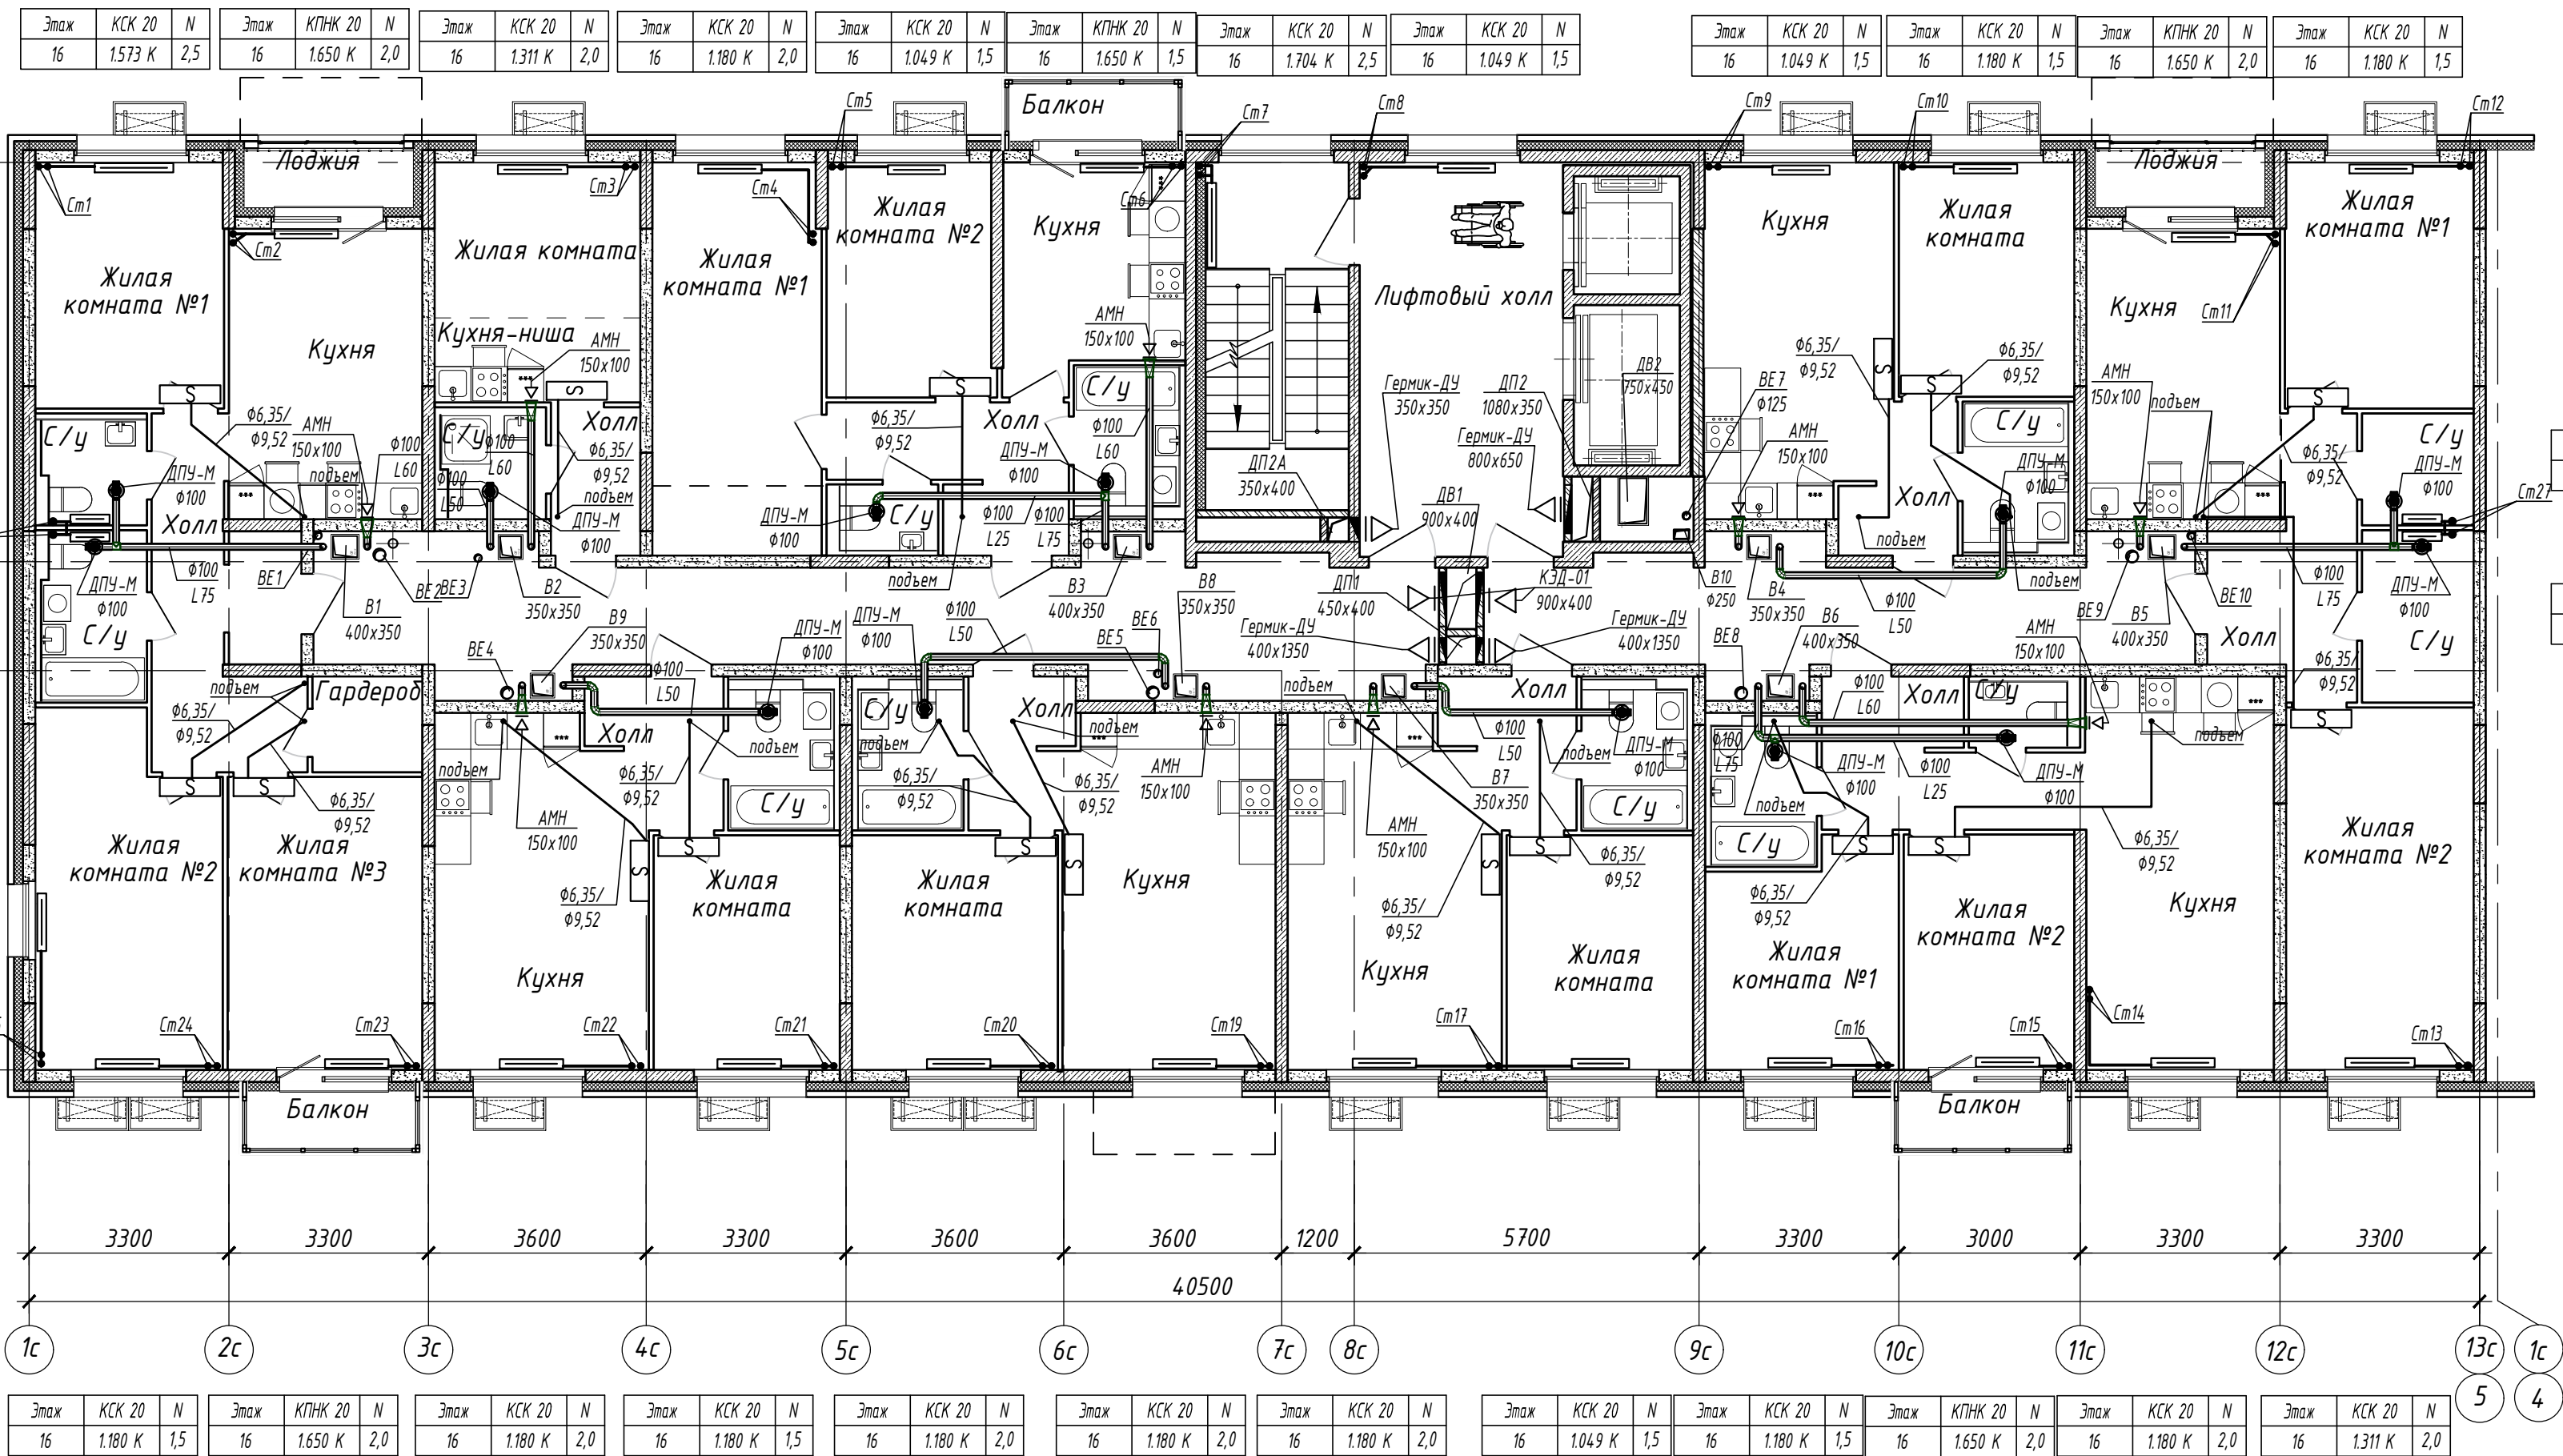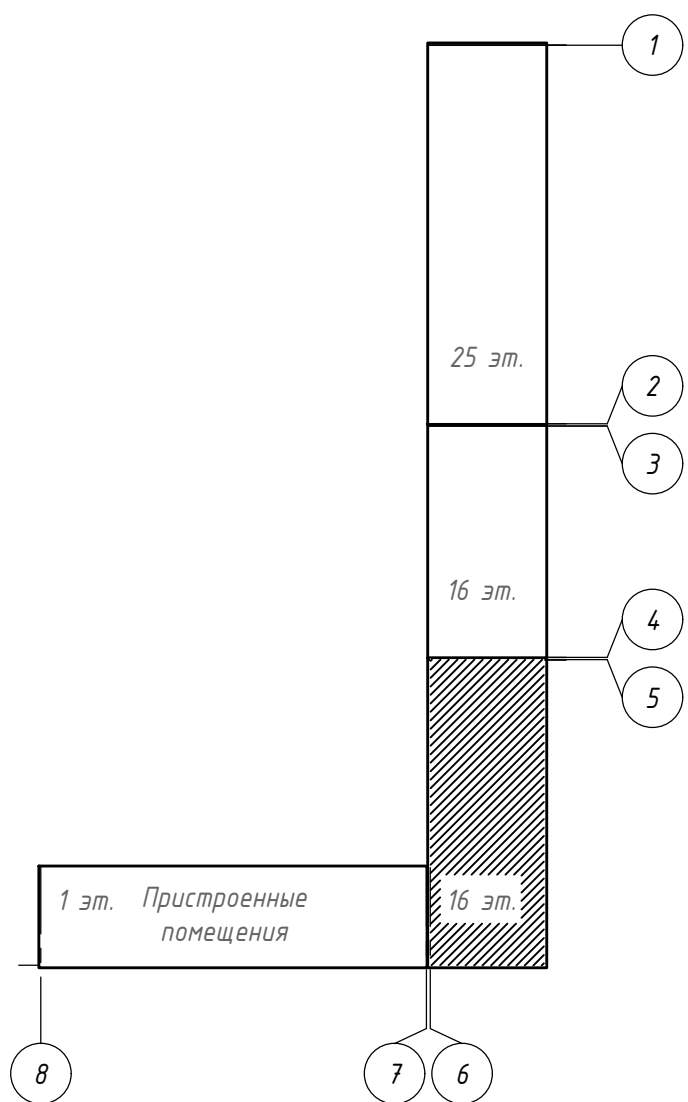

						15144-08.3			
						Жилой микрорайон. Корпус 1.2 с сетями, водоснабжения, водоотведения, тепловой сетью, с сетью электроснабжения и ливневой канализации. Второй этап строительства, расположенный по адресу: г. Екатеринбург, пр. Космонавтов 11			
Изм.	Колуч.	Лист	№ док.	Подп.	Дата				
Разработал	Кириченко				03.11.17	Жилой дом. Встроенные помещения.			Стадия
Проверил	Брызгалов				03.11.17	Секция в осях 5-6			Лист
									Р
									10
									Листов
Н.контр.	Брызгалов				03.11.17	Отопление и вентиляция. План 16 этажа			
Нач. отдела	Лобашова				23.06.17				
									ОП ООО "ПИК - Проект" г.Новороссийск