


Схема блокування

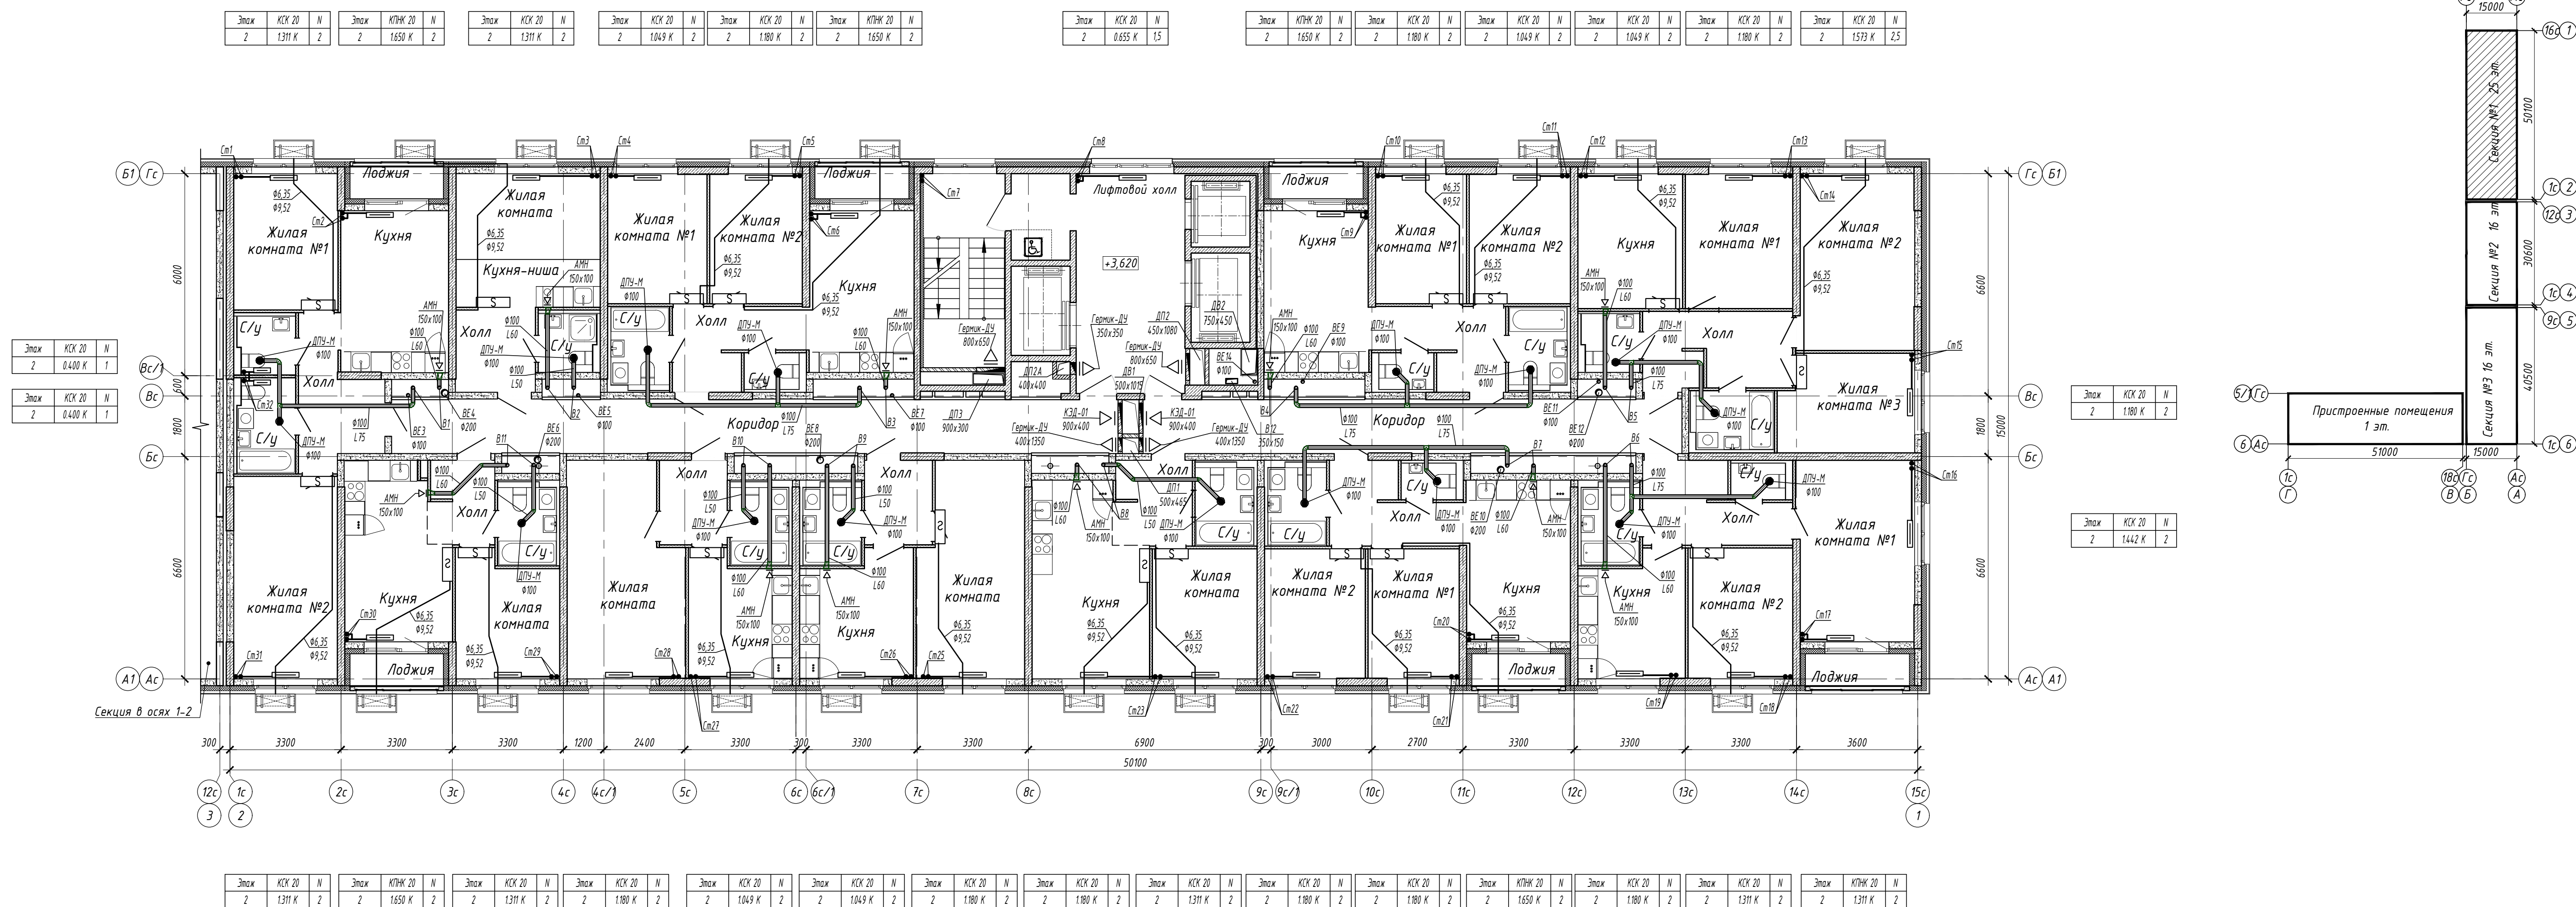

							1514-0Б.1		
							«Жилой микрорайон Корпус 12 с сетями, водоснабжения, водоотведения, тепловой сетью, с сетью электроснабжения и ливневой канализации. Второй этап строительства», расположенный по адресу: г Екатеринбург, пр. Космонавтов 11		
Изм.	Колуч	Лист	N док.	Подп.	Дата		Стдия	Лист	Листов
Разработал	Бычков			<i>АМ</i>	31.08.17	Жилый дом. Встроенные помещения. Секция в осях 1-2	Р	6	
Проверил	Брызгалов			<i>ББ</i>	31.08.17				
						Отопление, вентиляция и кондиционирование План второго этажа		оп ООО "ТИК-Проект" г.Новгородский	
N контр.	Брызгалов			<i>ББ</i>	31.08.17				
Нач. отдела	Любошова			<i>ЕВ</i>	31.08.17				


Этаж	КСК 20	N	Этаж	КПН 20	N	Этаж	КСК 20	N	Этаж	КСК 20	N	Этаж	КСК 20	N	Этаж	КСК 20	N	Этаж	КСК 20	N
3	1311 К	2	3	1650 К	2	3	1311 К	2	3	1049 К	2	3	1311 К	2	3	1049 К	2	3	1650 К	2
4	1311 К	2	4	1650 К	2	4	1311 К	2	4	1049 К	2	4	1311 К	2	4	1049 К	2	4	1650 К	2
5	1311 К	2	5	1650 К	2	5	1311 К	2	5	1049 К	2	5	1311 К	2	5	1049 К	2	5	1650 К	2
6	1180 К	2	6	1650 К	2	6	1311 К	2	6	1049 К	2	6	1311 К	2	6	1049 К	2	6	1650 К	2

Этаж	КСК 20	N
3	0.655 К	1,5
4	0.655 К	1,5
5	0.655 К	1,5
6	0.655 К	1,5

Этаж	КПН 20	N	Этаж	КСК 20	N	Этаж	КСК 20	N	Этаж	КСК 20	N	Этаж	КСК 20	N	Этаж	КСК 20	N	Этаж	КСК 20	N
3	1650 К	2	3	1180 К	2	3	1180 К	2	3	1049 К	2	3	1049 К	2	3	1049 К	2	3	1573 К	2,5
4	1650 К	2	4	1180 К	2	4	1049 К	2	4	1049 К	2	4	1049 К	2	4	1049 К	2	4	1573 К	2,5
5	1650 К	2	5	1180 К	2	5	1049 К	2	5	1049 К	2	5	1049 К	2	5	1049 К	2	5	1573 К	2,5
6	1650 К	2	6	1180 К	2	6	1049 К	2	6	1049 К	2	6	1049 К	2	6	1049 К	2	6	1573 К	2,5

Этаж	КСК 20	N
3	0.400 К	1
4	0.400 К	1
5	0.400 К	1
6	0.400 К	1


Этаж	КСК 20	N
3	0.400 К	1
4	0.400 К	1
5	0.400 К	1
6	0.400 К	1

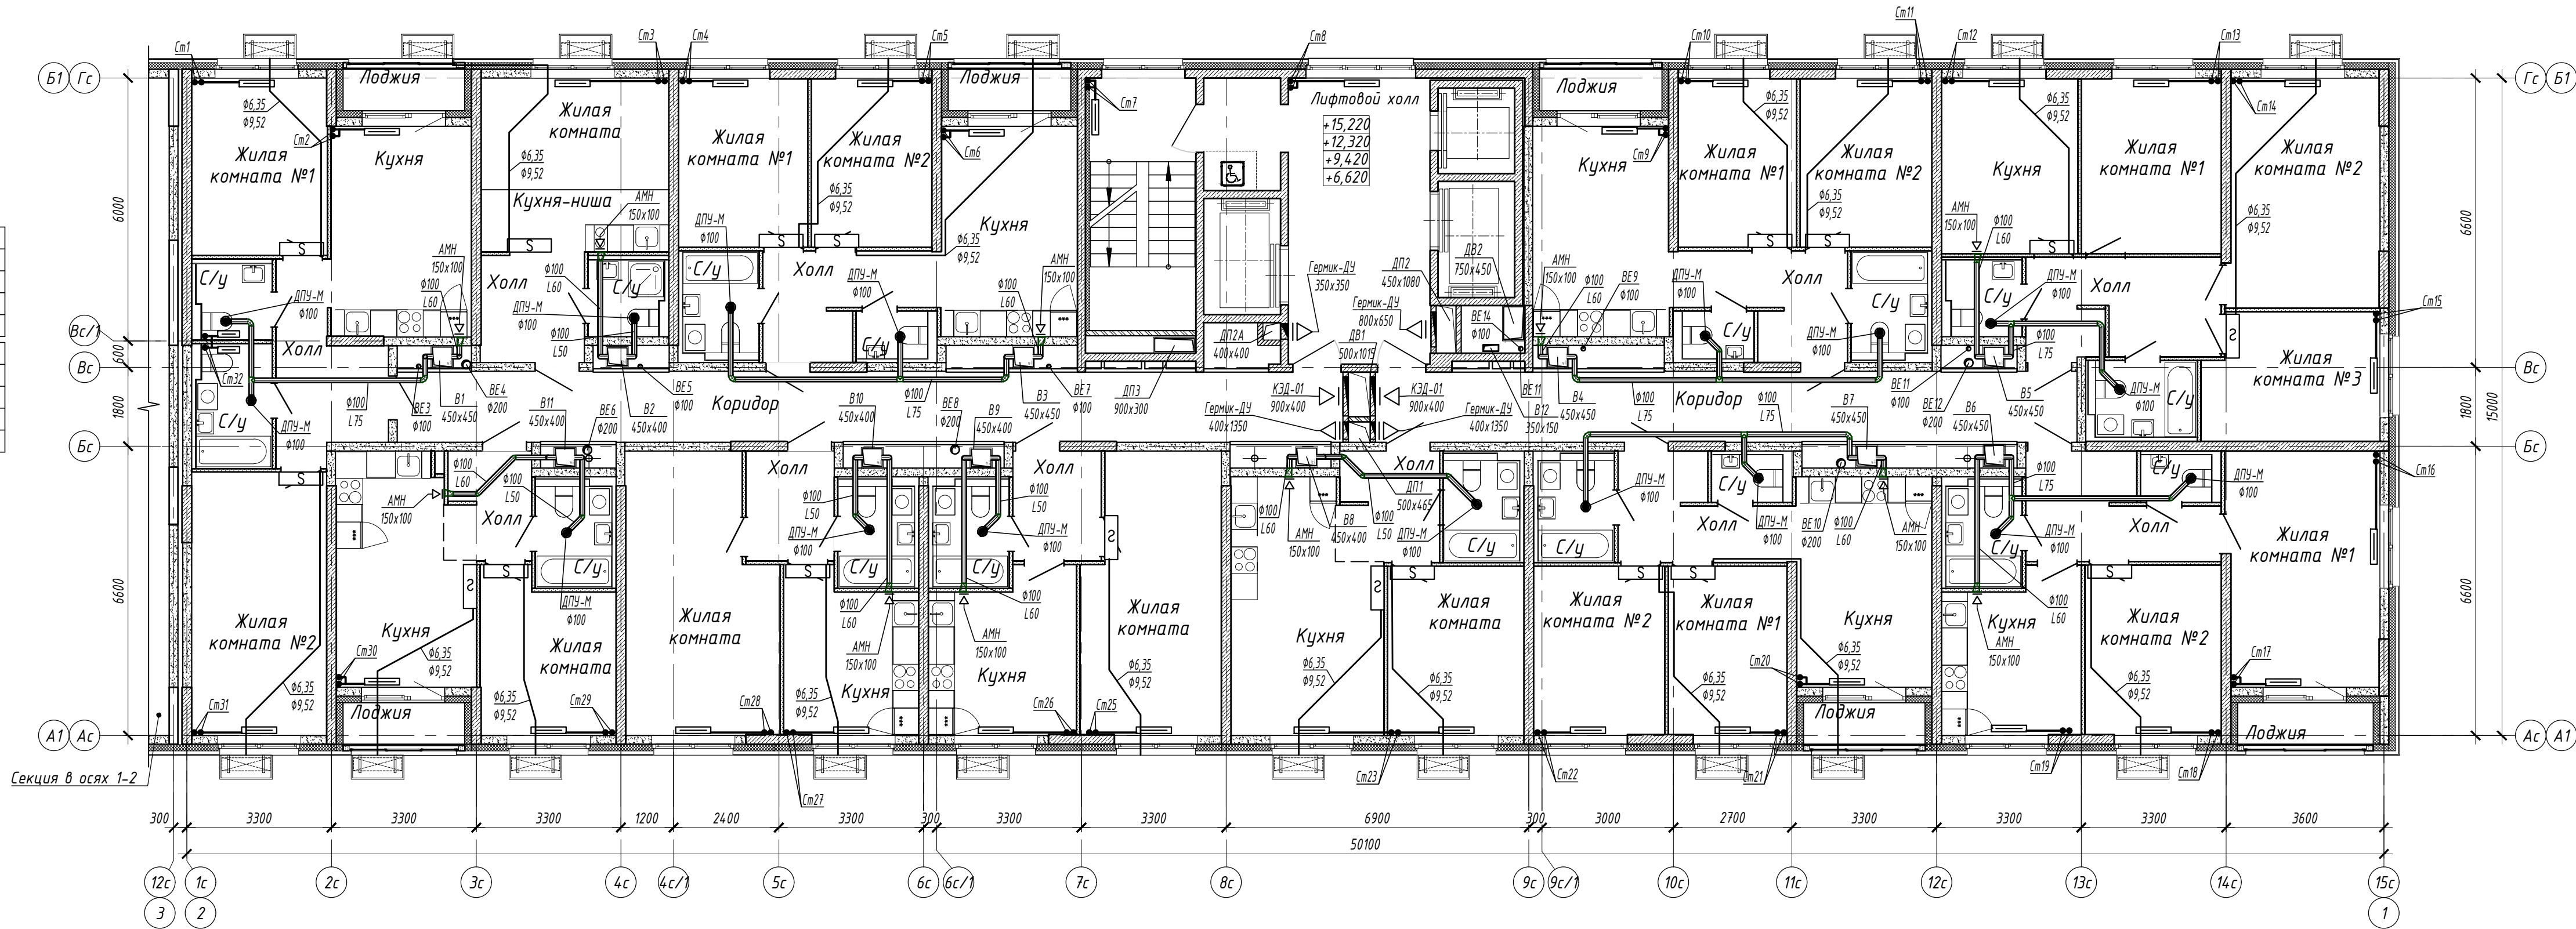

Этаж	КСК 20	N	Этаж	КПН 20	N	Этаж	КСК 20	N	Этаж	КСК 20	N	Этаж	КСК 20	N	Этаж	КСК 20	N	Этаж	КСК 20	N	Этаж	КСК 20	N	Этаж	КСК 20	N	Этаж	КСК 20	N	Этаж	КСК 20	N
3	1311 К	2	3	1650 К	2	3	1311 К	2	3	1049 К	2	3	1311 К	2	3	1049 К	2	3	1650 К	2	3	1311 К	2	3	1049 К	2	3	1650 К	2	3	1311 К	2
4	1311 К	2	4	1650 К	2	4	1311 К	2	4	1049 К	2	4	1311 К	2	4	1049 К	2	4	1650 К	2	4	1311 К	2	4	1049 К	2	4	1650 К	2	4	1311 К	2
5	1311 К	2	5	1650 К	2	5	1311 К	2	5	1049 К	2	5	1311 К	2	5	1049 К	2	5	1650 К	2	5	1311 К	2	5	1049 К	2	5	1650 К	2	5	1311 К	2
6	1311 К	2	6	1650 К	2	6	1311 К	2	6	1049 К	2	6	1311 К	2	6	1049 К	2	6	1650 К	2	6	1311 К	2	6	1049 К	2	6	1650 К	2	6	1311 К	2


Этаж	КСК 20	N
3	1180 К	2
4	1180 К	2
5	1049 К	2
6	1049 К	2

Этаж	КСК 20	N
3	1442 К	2
4	1442 К	2
5	1442 К	2
6	1311 К	2

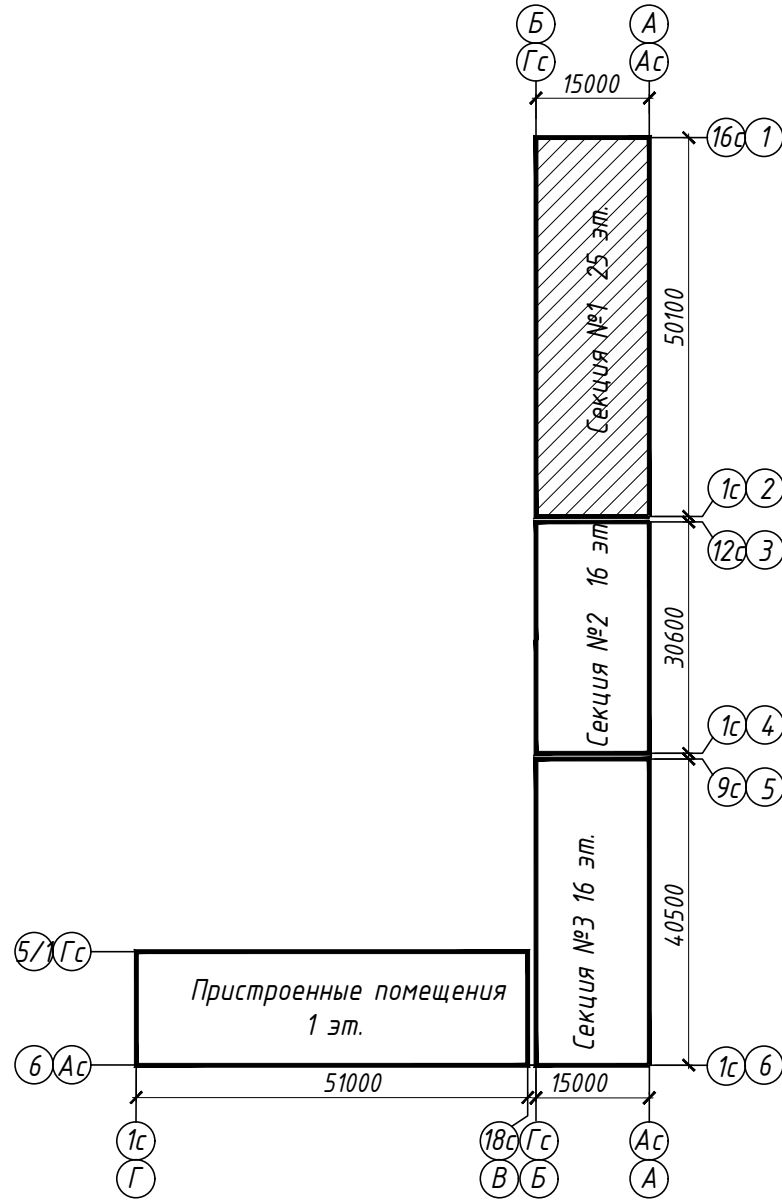


15144-ОВ.1					
«Жилой микрорайон» Корпус 1.2 с сетями: водоснабжения, водоотведения, тепловой сетью, с сетью электроснабжения и ливневой канализации. Второй этап строительства», расположенный по адресу: г. Екатеринбург, пр. Космонавтов 11					
Изм.	Кол.уч.	Лист	N док.	Подп.	Дата
Разработал	Бычков	31.08.17			
Проверил	Брызгалов	31.08.17			
Жилой дом. Пристроенные помещения. Секция в осях 1-2			Стадия	Лист	Листов
			Р	7	
Н. контр. Брызгалов			31.08.17		
Нач. отдела Лободова			31.08.17		
Отопление, вентиляция и кондиционирование. План 3,4,5,6 этажей			ОП 000 "ПИК-Проект" г.Новороссийск		

Этаж	КСК 20	N	Этаж	КСК 20	N	Этаж	КСК 20	N	Этаж	КСК 20	N	Этаж	КСК 20	N	Этаж	КСК 20	N	Этаж	КСК 20	N	Этаж	КСК 20	N	Этаж	КСК 20	N	Этаж	КСК 20	N	Этаж	КСК 20	N	Этаж	КСК 20	N
7	1049 К	2	7	1311 К	2	7	1180 К	2	7	1049 К	2	7	1180 К	2	7	1650 К	2	7	1650 К	2	7	1650 К	2	7	1650 К	2	7	1049 К	1,5	7	1049 К	2	7	1573 К	2,5
9	1049 К	15	9	1311 К	2	9	1049 К	2	9	1049 К	15	9	1650 К	1,5	9	1650 К	1,5	9	1049 К	1,5	9	1049 К	1,5	9	0.918 К	1,5	9	1049 К	1,5	9	1049 К	1,5	9	1573 К	2,5

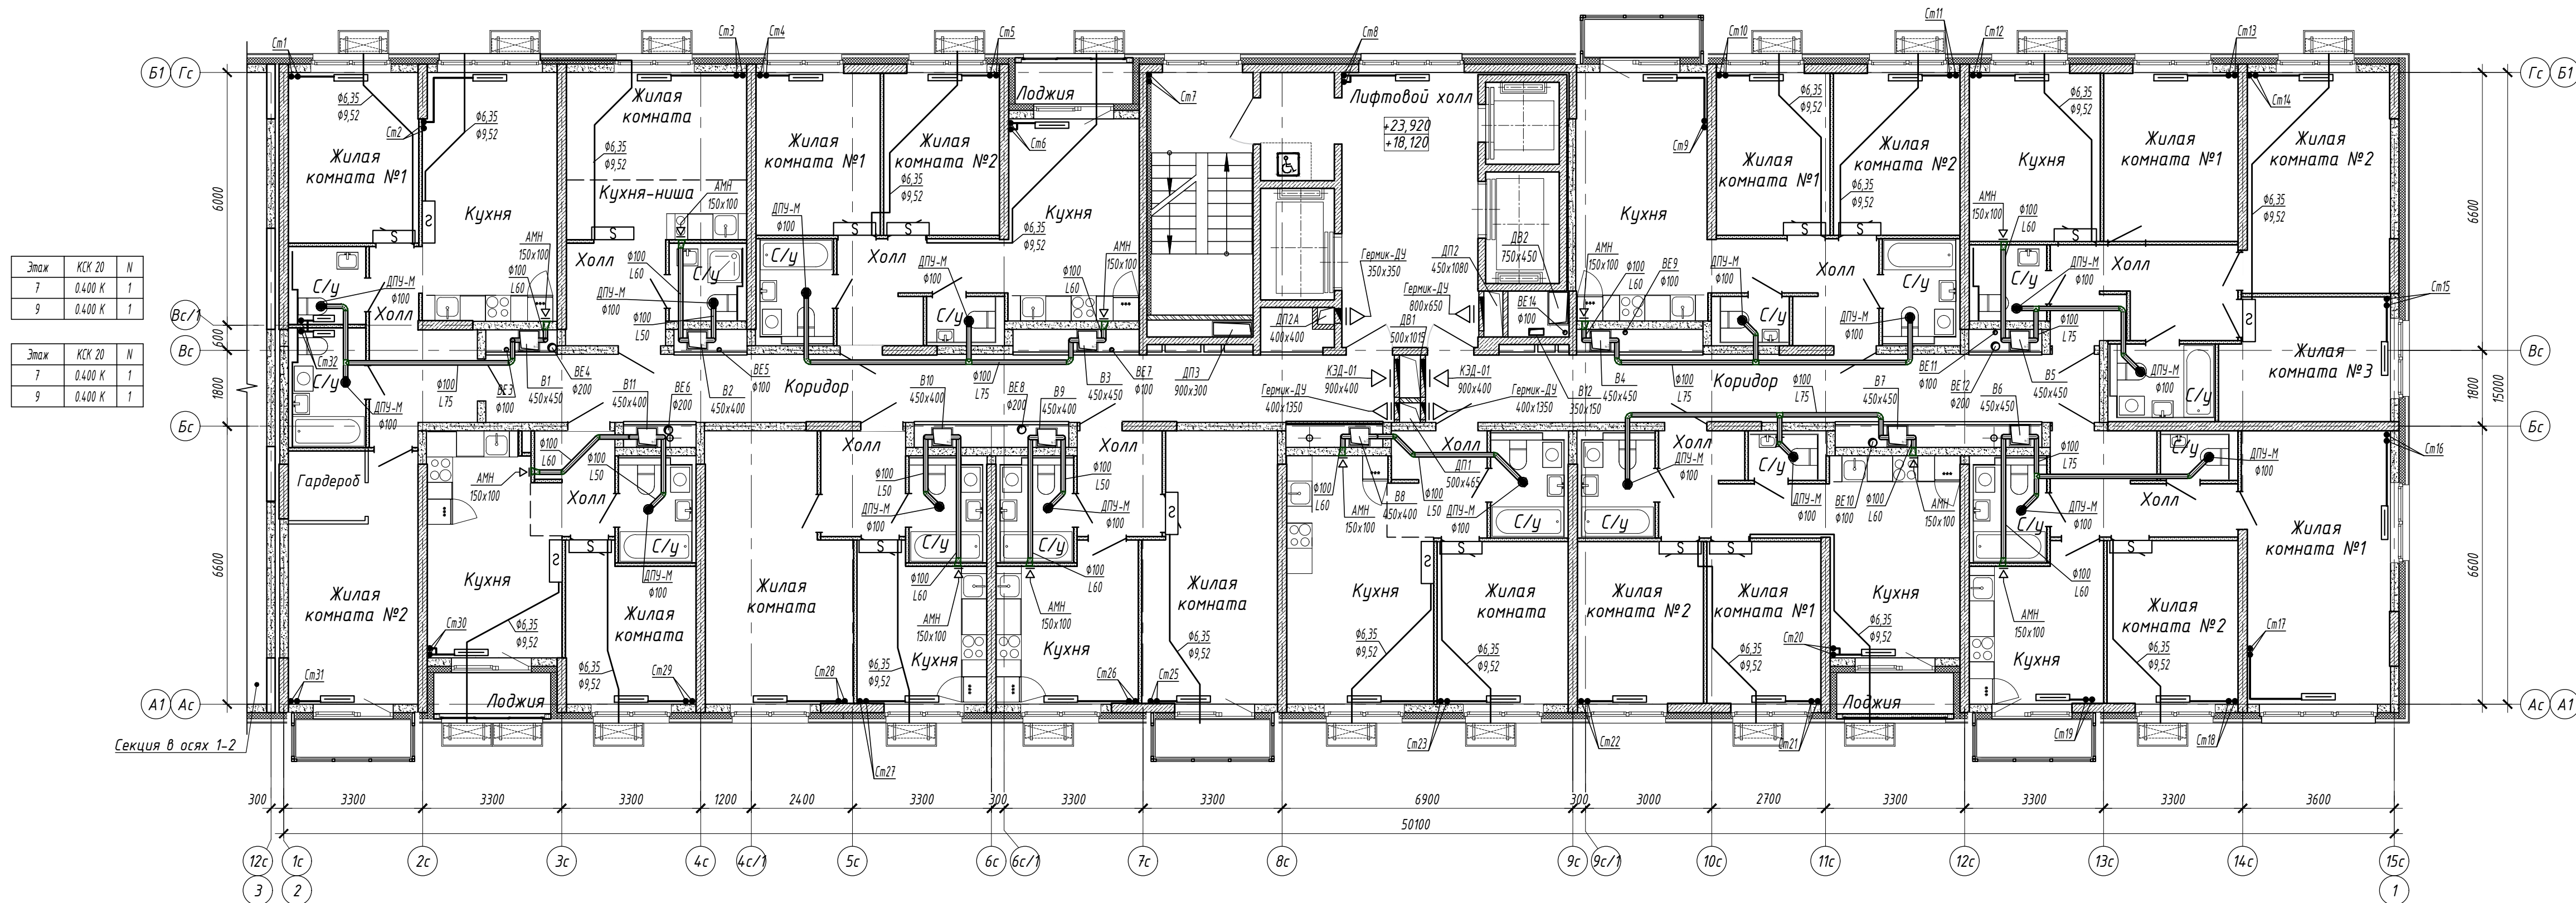

Этаж	КПН 20	N	Этаж	КПН 20	N	Этаж	КСК 20	N	Этаж	КСК 20	N	Этаж	КСК 20	N	Этаж	КПН 20	N	Этаж	КСК 20	N	Этаж	КСК 20	N	Этаж	КПН 20	N	Этаж	КСК 20	N	Этаж	КСК 20	N	Этаж	КСК 20	N
7	1650 К	2,5	7	1650 К	2	7	1180 К	2	7	1049 К	1,5	7	1049 К	2	7	1650 К	2	7	1049 К	1,5	7	1049 К	2	7	1650 К	2	7	1650 К	2	7	1049 К	2	7	1579 К	2,5
9	1650 К	2,5	9	1650 К	2	9	1180 К	2	9	1049 К	2	9	0.918 К	1,5	9	1049 К	2	9	1049 К	1,5	9	1049 К	2	9	0.918 К	1,5	9	1049 К	2	9	1049 К	2	9	1442 К	2,5

Схема блокировки

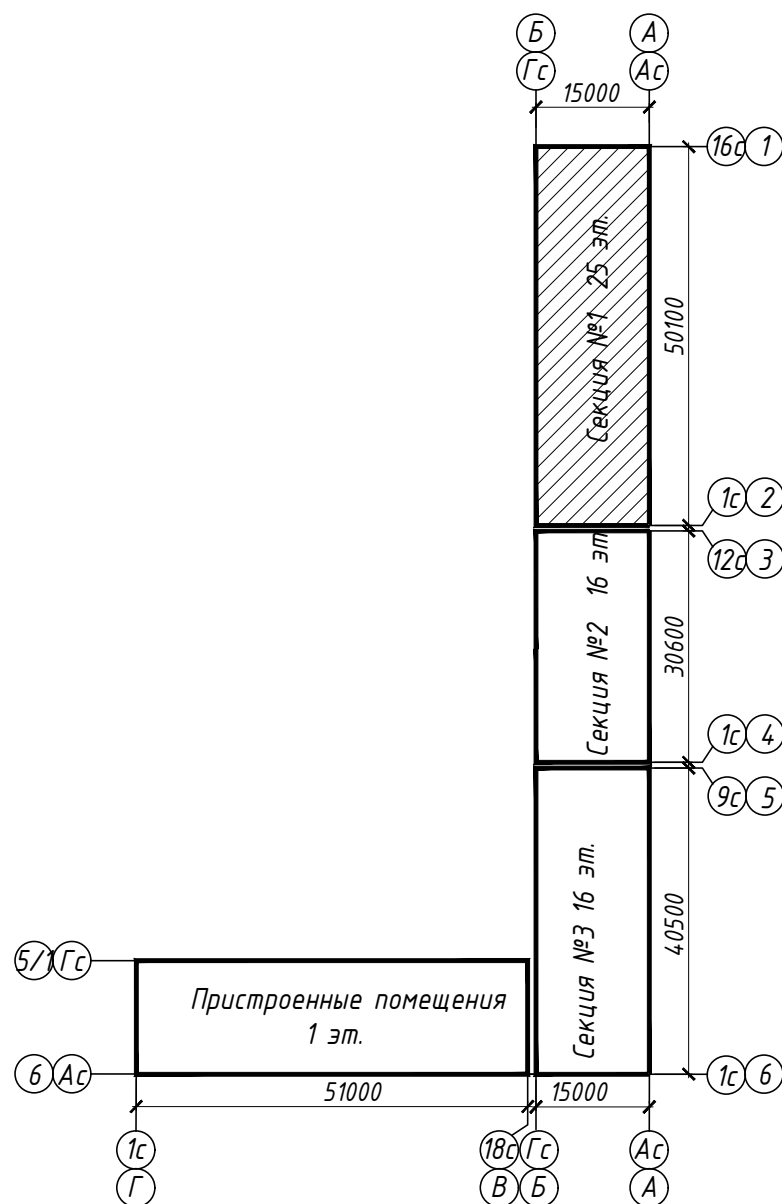


Этаж	КСК 20	N
7	1049 К	2
9	1049 К	2

Этаж	КСК 20	N
7	1442 К	2,5
9	1442 К	2,5

						15144-ОВ.1			
						«Жилой микрорайон. Корпус 1.2 с сетями, водоснабжения, водоотведения, тепловой сетью, с сетью электроснабжения и ливневой канализации. Второй этап строительства», расположенный по адресу: г. Екатеринбург, пр. Космонавтов 11			
Изм.	Кол.уч.	Лист	N док.	Подп.	Дата	Жилой дом. Встроенные помещения. Секция в осях 1-2	Стадия	Лист	Листов
Разработал	Бычков				31.08.17		Р	В	
Проверил	Брызгалов				31.08.17	Отопление, вентиляция и кондиционирование План 7, 9 этажа		ОП 000 "ПИК-Проект" г.Новороссийск	
Н. контр.	Брызгалов				31.08.17				
Нач. отдела	Лобашова				31.08.17				

Схема блокировки

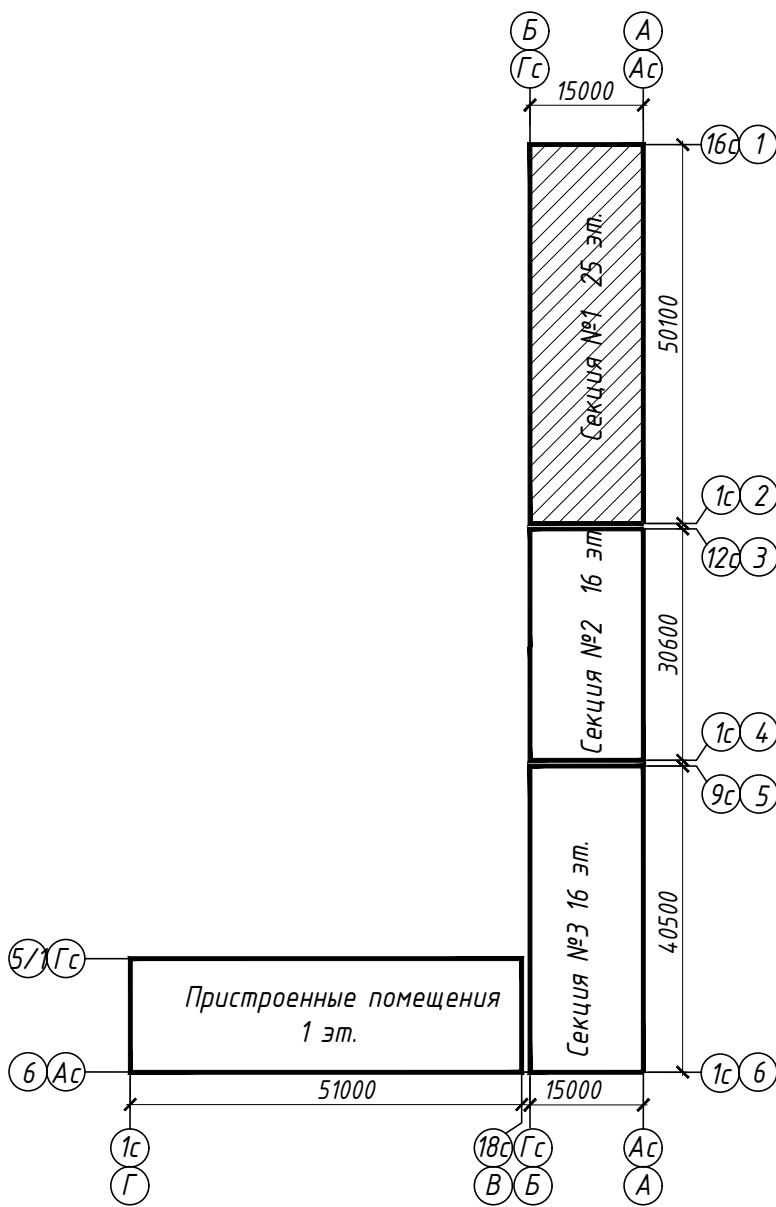

Этаж	КСК 20	N
11	1.049 К	1,5
13	1.049 К	1,5
15	1.049 К	1,5

Этаж	КСК 20	N
11	1.442 К	2
13	1.442 К	2
15	1.442 К	2

Этаж	КСК 20	N
11	1.049 К	1,5
13	1.049 К	1,5
15	0.918 К	1,5

Этаж	КСК 20	N
11	1.049 К	1,5
13	1.049 К	1,5
15	0.918 К	1,5


Этаж	КСК 20	N
11	1.049 К	1,5
13	1.049 К	1,5
15	0.918 К	1,5

Этаж	КСК 20	N
11	1.049 К	1,5
13	1.049 К	1,5
15	0.918 К	1,5

Этаж	КСК 20	N
11	1.049 К	1,5
13	1.049 К	1,5
15	0.918 К	1,5

Этаж	КСК 20	N
11	1.049 К	1,5
13	1.049 К	1,5
15	0.918 К	1,5

Этаж	КСК 20	N
11	1.049 К	1,5
13	1.049 К	1,5
15	0.918 К	1,5

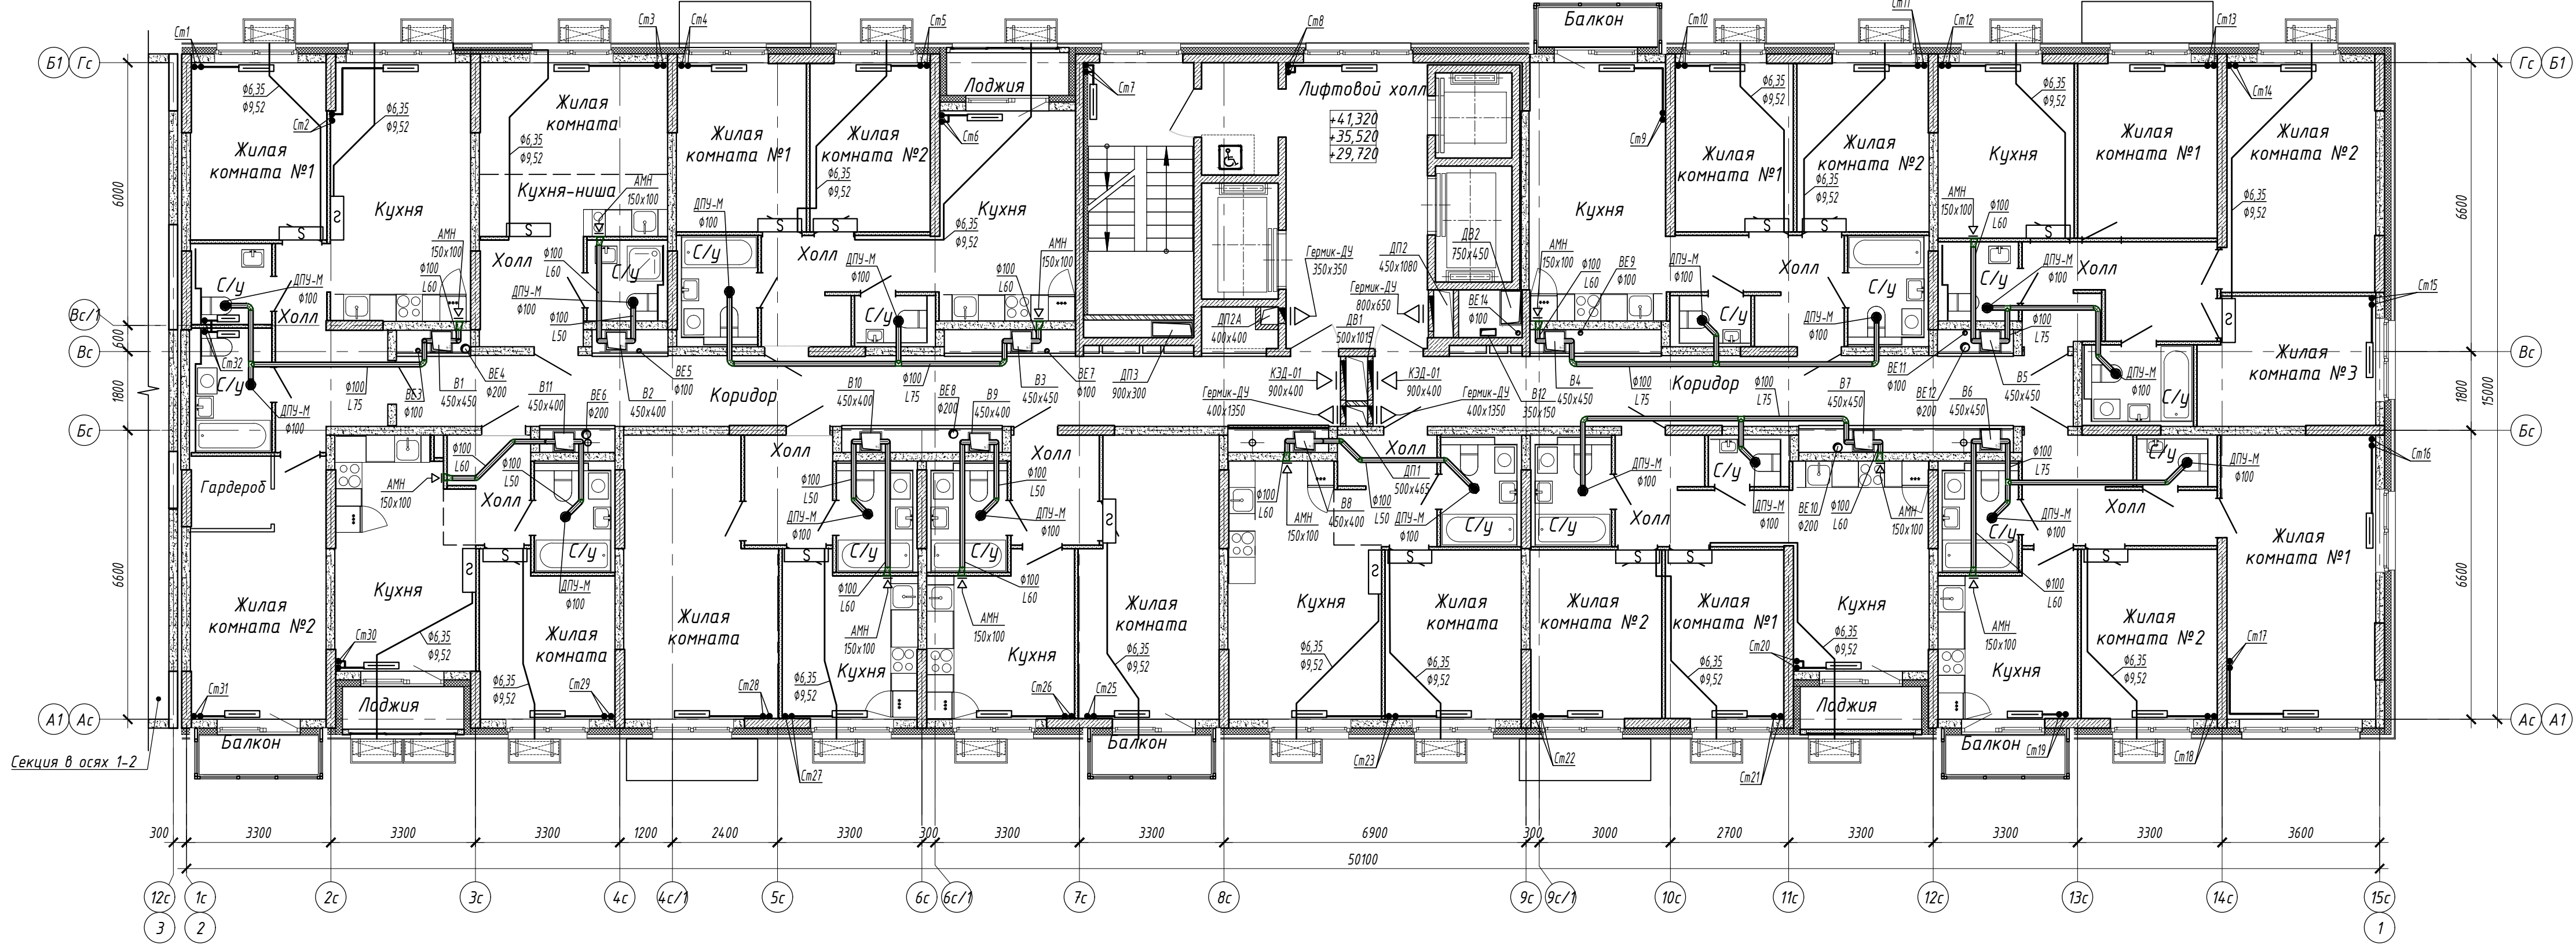

Этаж	КСК 20	N
11	1.049 К	1,5
13	1.049 К	1,5
15	0.918 К	1,5

Этаж	КСК 20	N
11	1.049 К	1,5
13	1.049 К	1,5
15	0.918 К	1,5

Этаж	КСК 20	N
11	1.049 К	1,5
13	1.049 К	1,5
15	0.918 К	1,5

Этаж	КСК 20	N
11	1.049 К	1,5
13	1.049 К	1,5
15	0.918 К	1,5

Этаж	КСК 20	N
11	1.049 К	1,5
13	1.049 К	1,5
15	0.918 К	1,5

Этаж	КСК 20	N
11	1.049 К	1,5
13	1.049 К	1,5
15	0.918 К	1,5

Этаж	КСК 20	N
11	1.049 К	1,5
13	1.049 К	1,5
15	0.918 К	1,5

Составлена	
Вариант	
Лист	
Инв. №	


15144-ОВ.1					
«Жилой микрорайон» Корпус 1.2 с сетями: водоснабжения, водоотведения, тепловой сетью, с сетью электроснабжения и ливневой канализации. Второй этап строительства, расположенный по адресу: г. Екатеринбург, пр. Космонавтов 11					
Изм.	Кол.уч.	Лист	N док.	Подп.	Дата
Разработал	Бычков	Лист	31.08.17		
Проверил	Брызгалов	Лист	31.08.17		
Жилой дом. Встроенные помещения Секция в осях 1-2				Стадия	Лист
				Р	9
Н. контр. Брызгалов				31.08.17	
Нач. отдела Лобашова				31.08.17	
Отопление, вентиляция и кондиционирование План 11, 13, 15 этажа				ОП 000 "ПИК-Проект" г.Новороссийск	

Схема блокировки


Этаж	КСК 20	N	Этаж	КПНК 20	N	Этаж	КСК 20	N	Этаж	КСК 20	N	Этаж	КСК 20	N	Этаж	КПНК 20	N
17	1.180 К	2	17	1.140 К	2	17	1.180 К	2	17	0.918 К	1,5	17	1.049 К	2	17	1.140 К	2
18	1.049 К	2	18	1.140 К	2	18	1.180 К	2	18	0.918 К	1,5	18	1.049 К	1,5	18	1.140 К	1,5

Этаж	КСК 20	N
17	0.655 К	1,5
18	0.655 К	1,5

Этаж	КПНК 20	N	Этаж	КСК 20	N	Этаж	КСК 20	N	Этаж	КСК 20	N	Этаж	КСК 20	N	Этаж	КСК 20	N
17	1.140 К	2	17	1.049 К	1,5	17	0.918 К	1,5	17	0.918 К	1,5	17	0.918 К	1,5	17	1.442 К	2,5
18	1.140 К	2	18	1.049 К	1,5	18	0.918 К	1,5	18	0.918 К	1,5	18	0.918 К	1,5	18	1.442 К	2

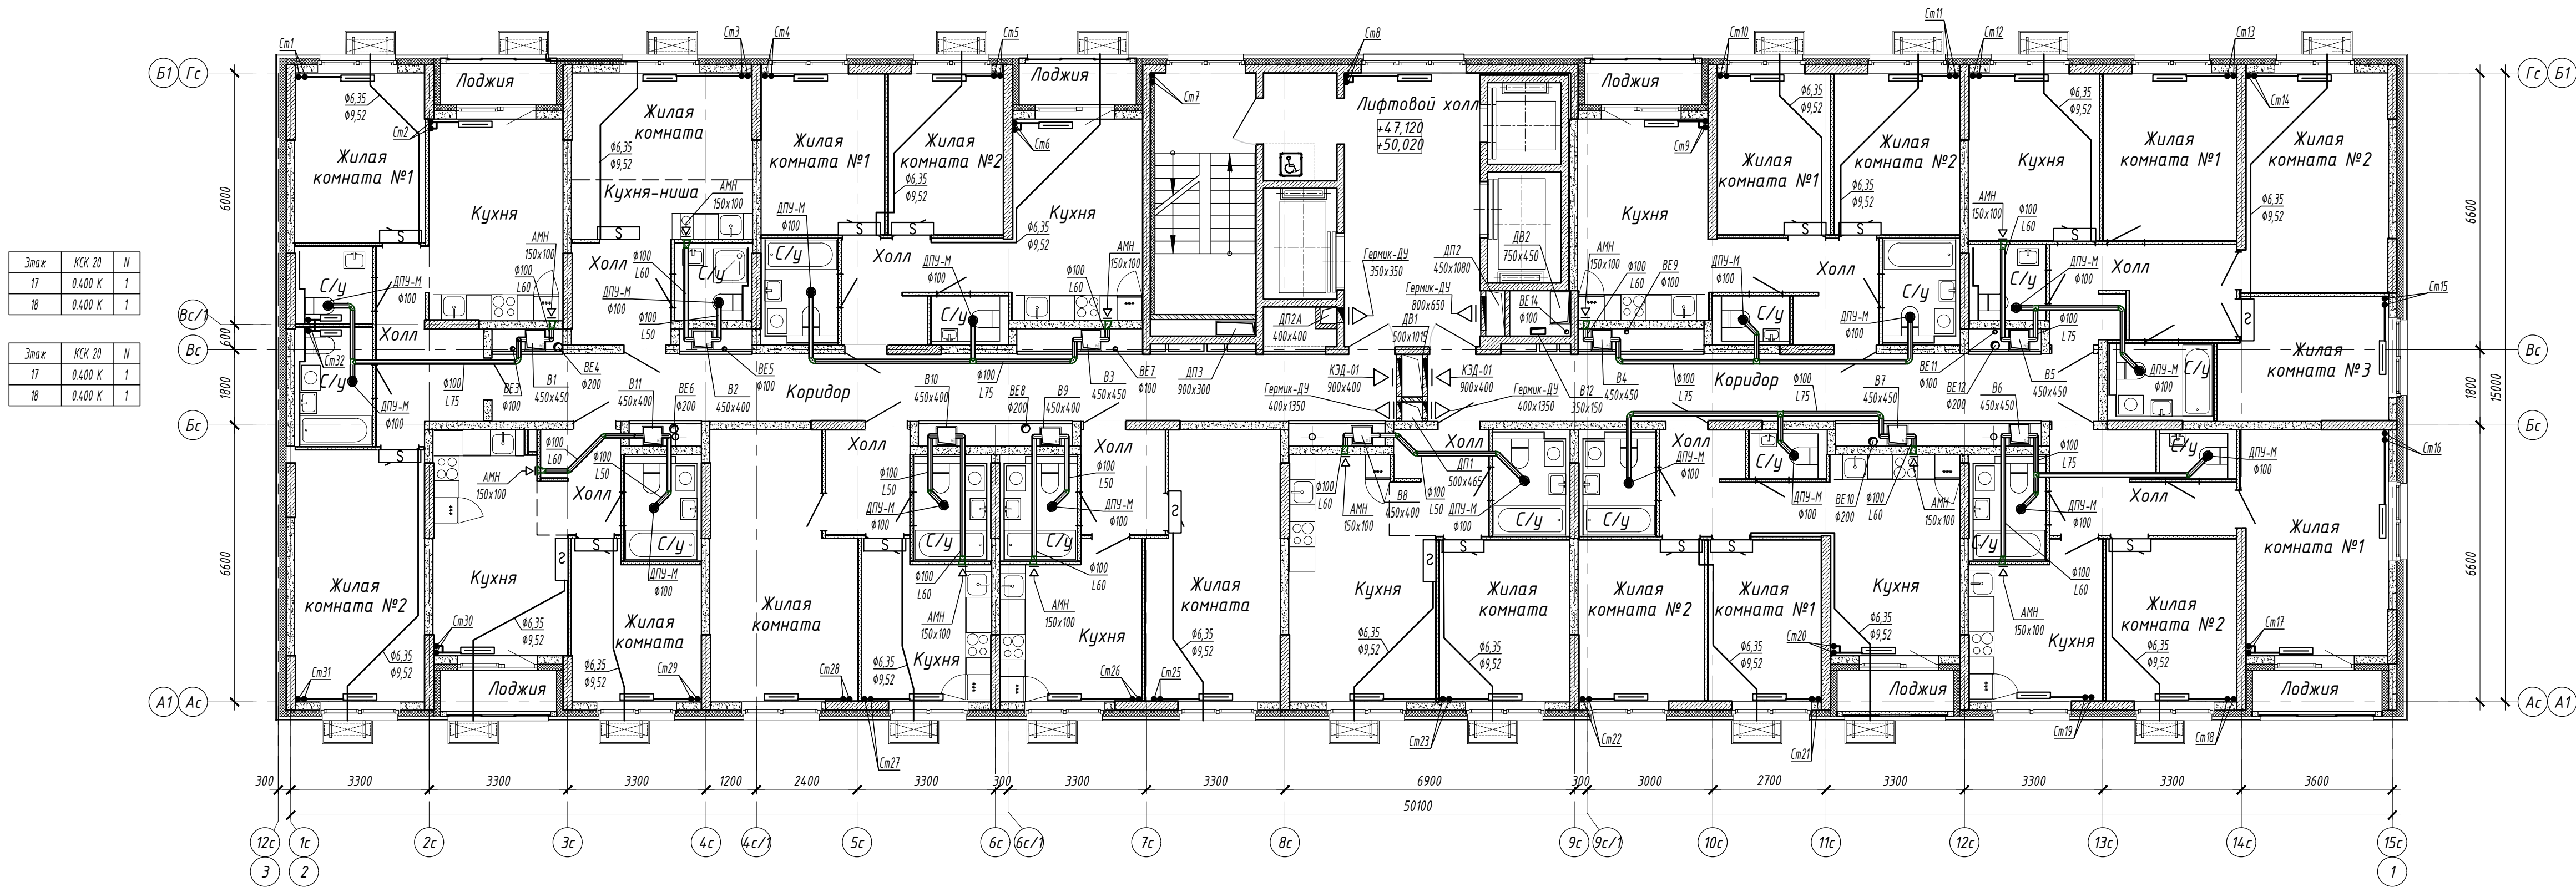

Этаж	КСК 20	N	Этаж	КПНК 20	N	Этаж	КСК 20	N	Этаж	КСК 20	N	Этаж	КСК 20	N	Этаж	КСК 20	N	Этаж	КСК 20	N	Этаж	КПНК 20	N	Этаж	КСК 20	N	Этаж	КПНК 20	N		
17	1.049	К	2	17	1.140	К	2	17	1.049	К	1.5	17	0.918	К	1.5	17	0.918	К	1.5	17	0.918	К	1.5	17	0.918	К	1.5	17	1.650	К	2
18	1.049	К	2	18	1.140	К	2	18	1.049	К	1.5	18	0.918	К	1.5	18	0.918	К	1.5	18	0.918	К	1.5	18	0.918	К	1.5	18	1.650	К	2

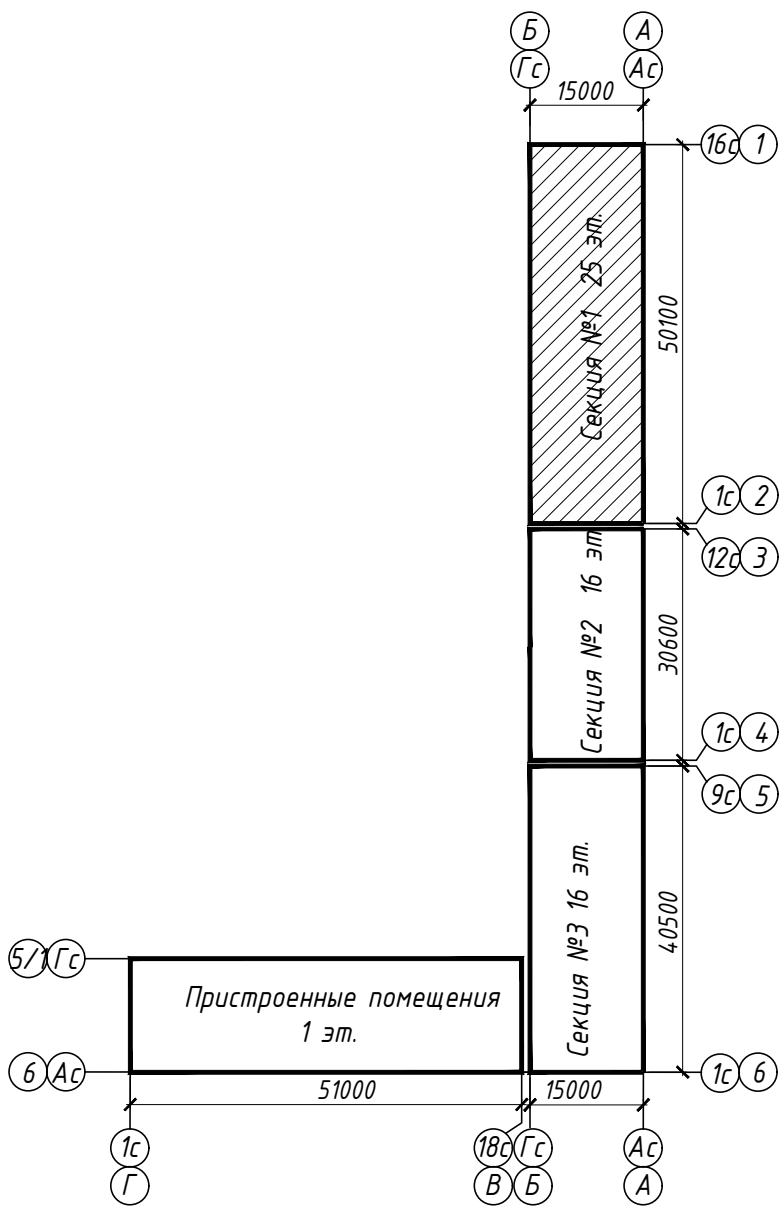

Этаж	КСК 20	N
17	0.918 К	1,5
18	0.918 К	1,5

Этаж	КСК 20	N
17	1.180 К	2
18	1.180 К	2

						15144-ОВ.1			
						«Жилой микрорайон. Корпус 1.2 с сетями, водоснабжения, водоотведения, тепловой сетью, с сетью электроснабжения и ливневой канализации. Второй этап строительства», расположенный по адресу: г. Екатеринбург, пр. Космонавтов 11			
Изм.	Кол.уч.	Лист	N док.	Подп.	Дата	Жилой дом. Встроенные помещения. Секция в осях 1-2	Стадия	Лист	Листов
Разработал	Бычков			БМ	31.08.17		Р	12	
Проверил	Брызгалов			БМ	31.08.17				
						Отопление, вентиляция и кондиционирование План 17, 18 этажа		ОП 000 "ТИК-Проект" г.Новороссийск	
Н. контр.	Брызгалов			БМ	31.08.17				
Нач. отдела	Лобашова			БМ	31.08.17				


Этаж	ККК 20	N
19	0.787 К	1,5
20	0.787 К	1,5
21	0.787 К	1,5
22	0.787 К	1,5
23	0.787 К	1,5
24	0.787 К	1,5

Этаж	ККК 20	N
19	0.918 К	1,5
20	0.918 К	1,5
21	0.918 К	1,5
22	0.918 К	1,5
23	0.918 К	1,5
24	0.918 К	1,5

Этаж	КЕК 20	N
19	1.180 К	2
20	1.180 К	2
21	1.180 К	2
22	1.180 К	1,5
23	1.049 К	1,5
24	1.049 К	1,5

									15144-08.1
									«Жилой микрорайон. Корпус 12 с сетями, водоснабжения, водоотведения, тепловой сети», с сетью электроснабжения и лифтовой канализации. Второй этап строительства», расположенный по адресу: г. Екатеринбург, пр. Космонавтов 11
Изм.	Колуч.	Лист	N док.	Подп.	Дата				
Разработал	Бычков			<i>[подпись]</i>	31.08.17	Жилой дом. Встроенные помещения. Секция в осях 1-2	Студия	Лист	Листов
Проверил	Брызгалов			<i>[подпись]</i>	31.08.17		P	13	
H. контр.	Брызгалов			<i>[подпись]</i>	31.08.17	Отопление, вентиляция и кондиционирование. План с 19 по 24 этаж			оп ООО "ТИК-Проект" г.Новгородский
Нач. отдела	Лошадова			<i>[подпись]</i>	31.08.17				

Схема блокування

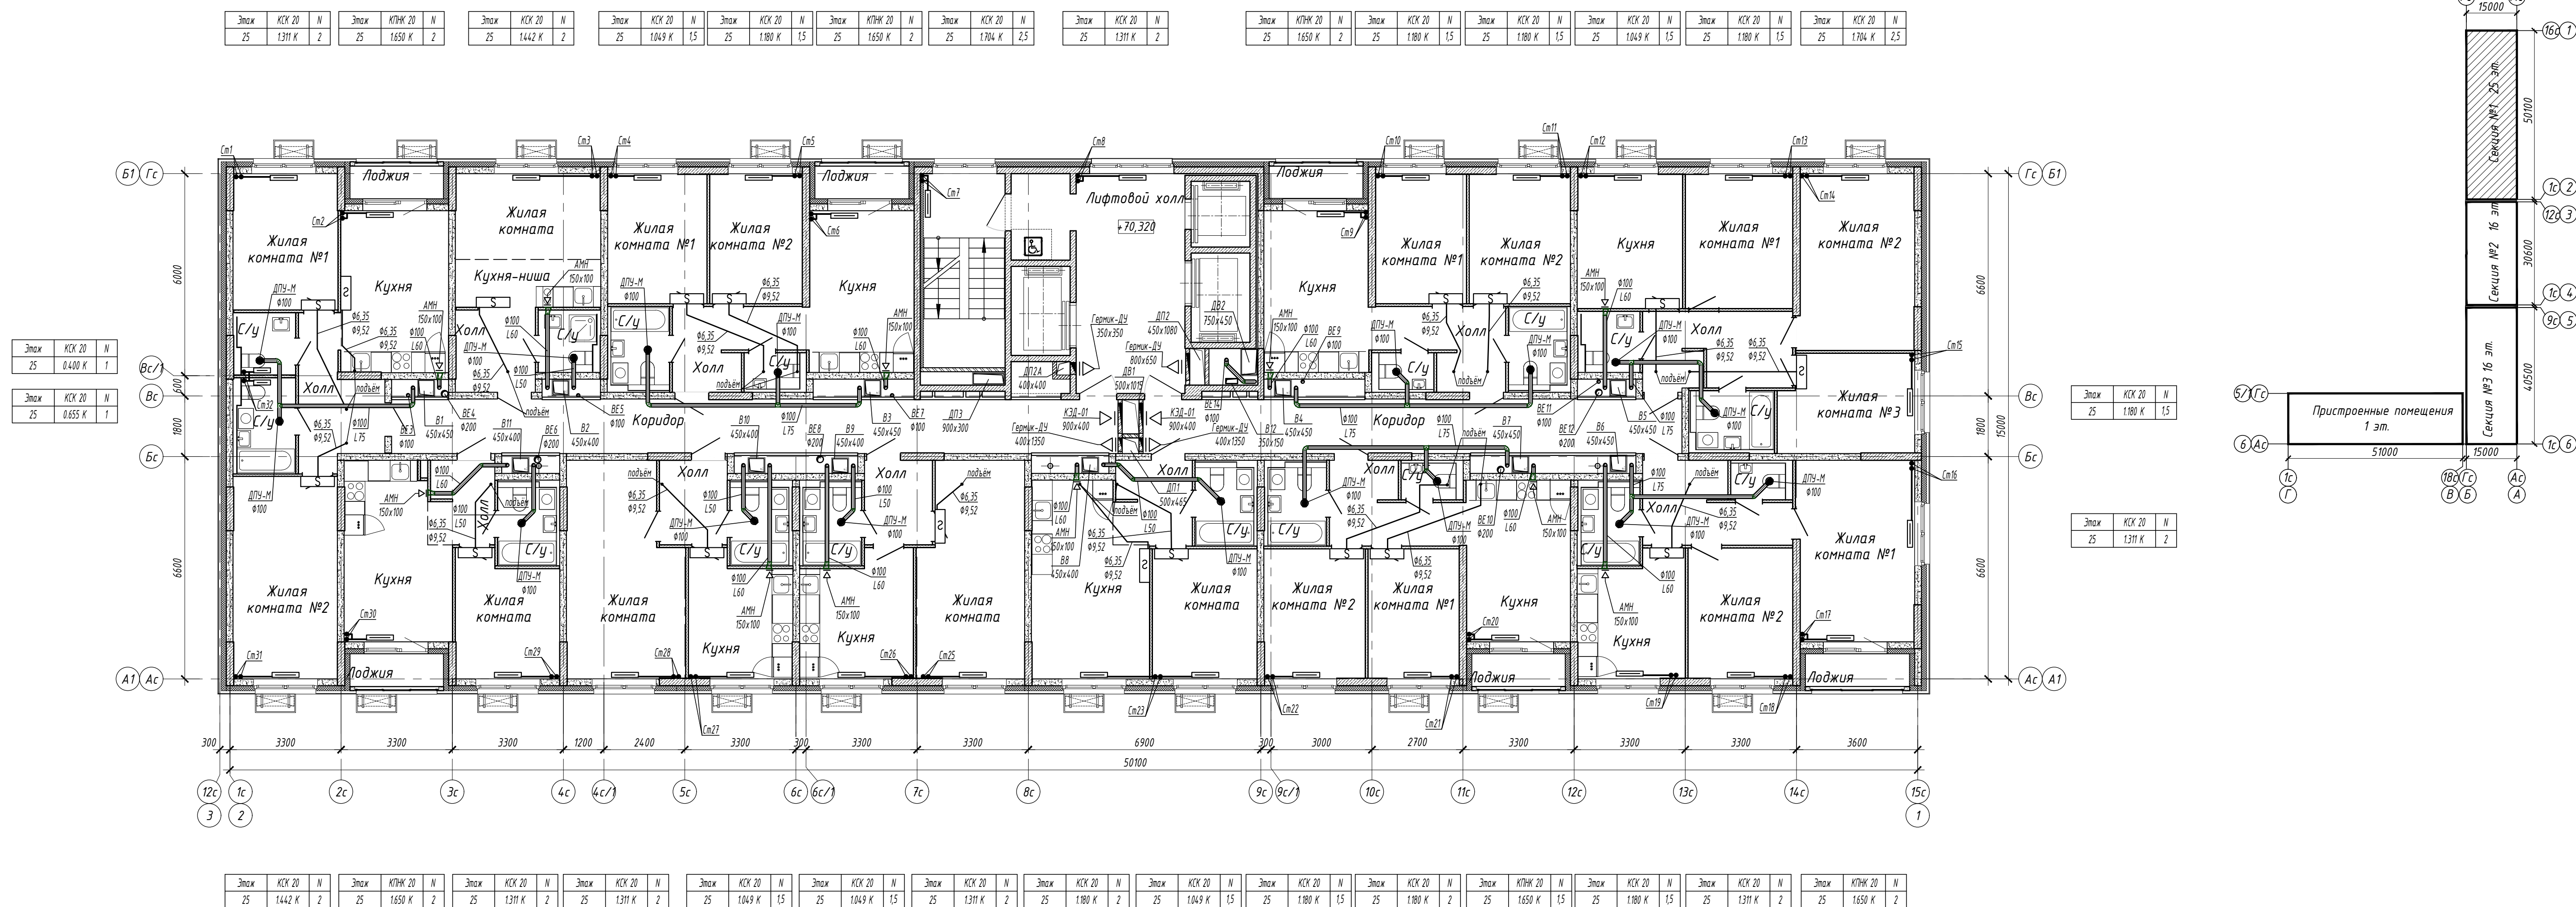[illegible]