



Инд. N подг. Подпись и дата Взам. инв. N

					АПУ2-160-13-00-ЭП				
					Многоэтажная жилая застройка в районе улиц Суходольской-Тенистой-Верхнеуфалейской-Хрустальногорской в Верх-Исетском районе г.Екатеринбурга. Участок 26				
Изм.	Кол.уч.	Лист	№ док.	Подпись	Дата	Жилой дом №13. Секция А	Стадия	Лист	Листов
Разраб.		Завьялова		И.Зав	09.17		Р	17	
Провер.		Гонтаренко		Гон	09.17				
Гл. спец.		Гонтаренко		Гон	09.17				
Н.контр.		Кармазина		Кар	09.17	План 2 этажа. Расположение сетей электрооборудования квартир		АО "Корпорация "Атомстройкомплекс"	

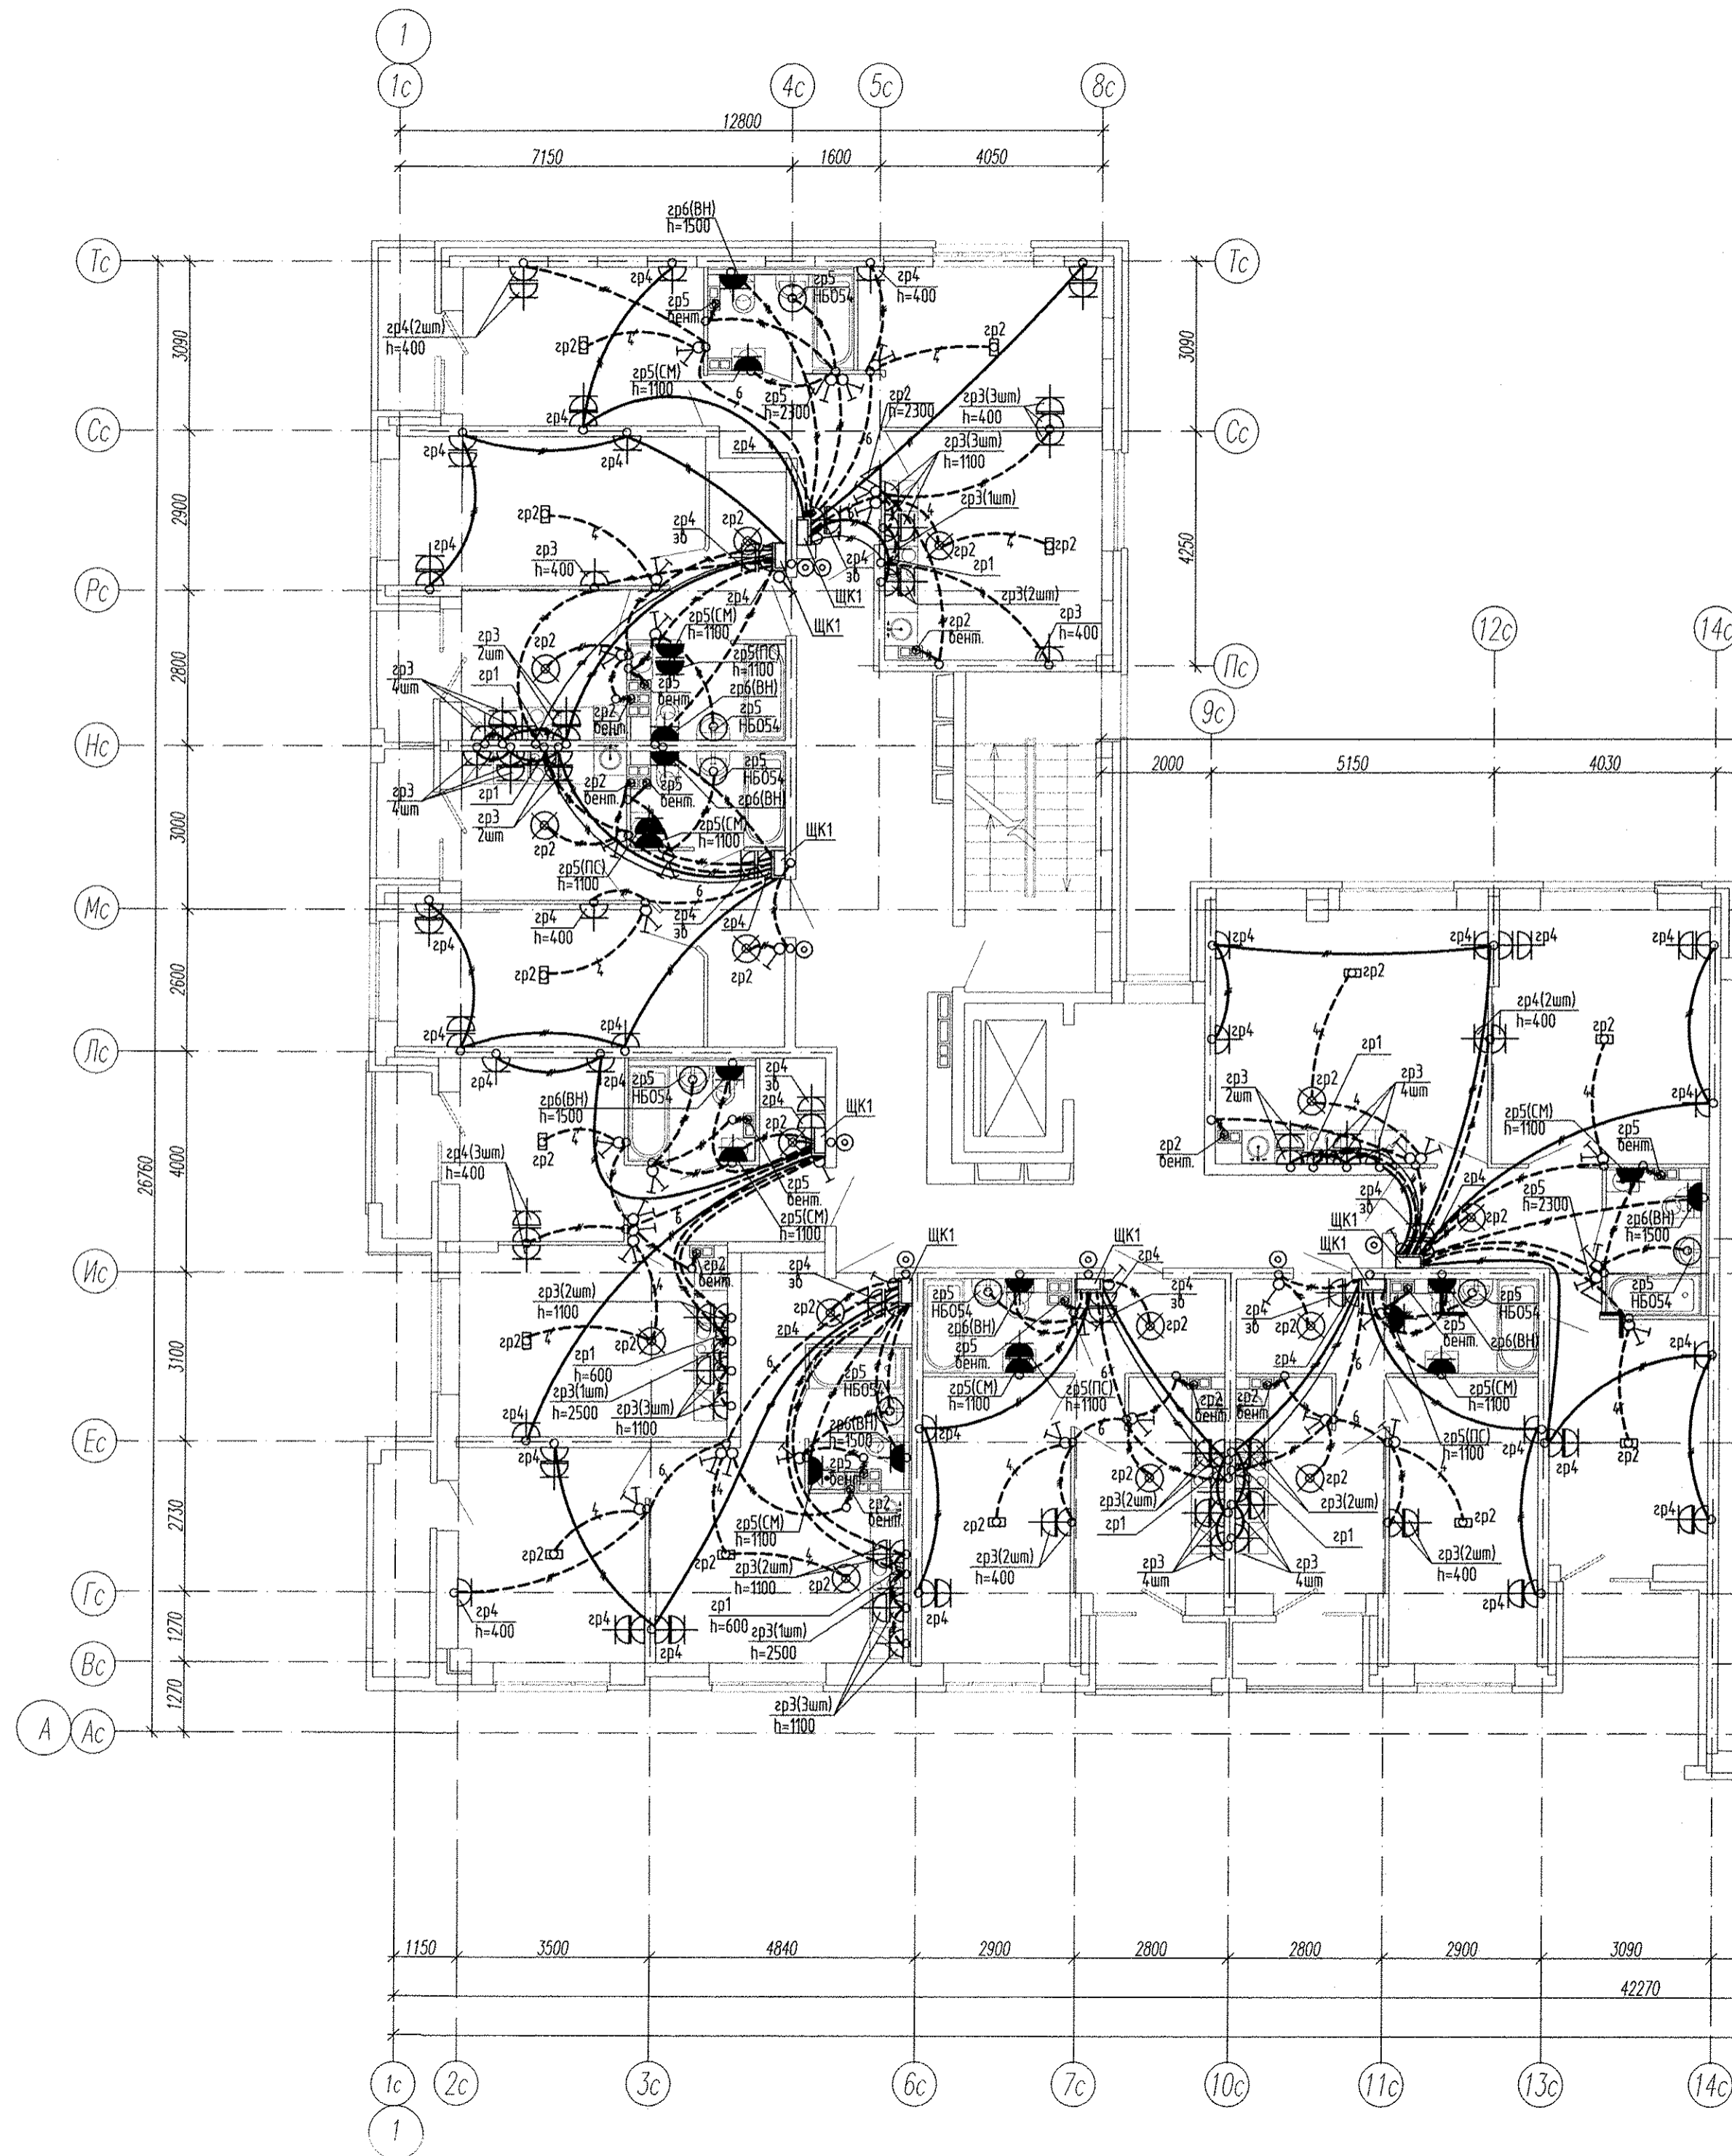


№ п.п. N подл. Подпись и дата. Взам. инв. N

АПУ2-160-13-00-ЭЛ					Многоэтажная жилая застройка в районе улиц Суходольской-Тенистой-Верхнеуфалейской-Хрустальногорской в Верх-Исетском районе г.Екатеринбурга. Участок 26				
Изм.	Кол.уч.	Лист	№ док.	Подпись	Дата	Жилой дом №13. Секция А	Стадия	Лист	Листов
Разраб.	Завьялова	1		<i>Завьялова</i>	09.17	План 3 этажа. Расположение сетей электрооборудования квартир	Р	18	АО "Корпорация "Атомс-Трейдинг-Девелопмент"
Провер.	Гонтаренко	1		<i>Гонтаренко</i>	09.17				
Гл. спец.	Гонтаренко	1		<i>Гонтаренко</i>	09.17				
Инж. контр.	Жарикова	1		<i>Жарикова</i>	09.17				

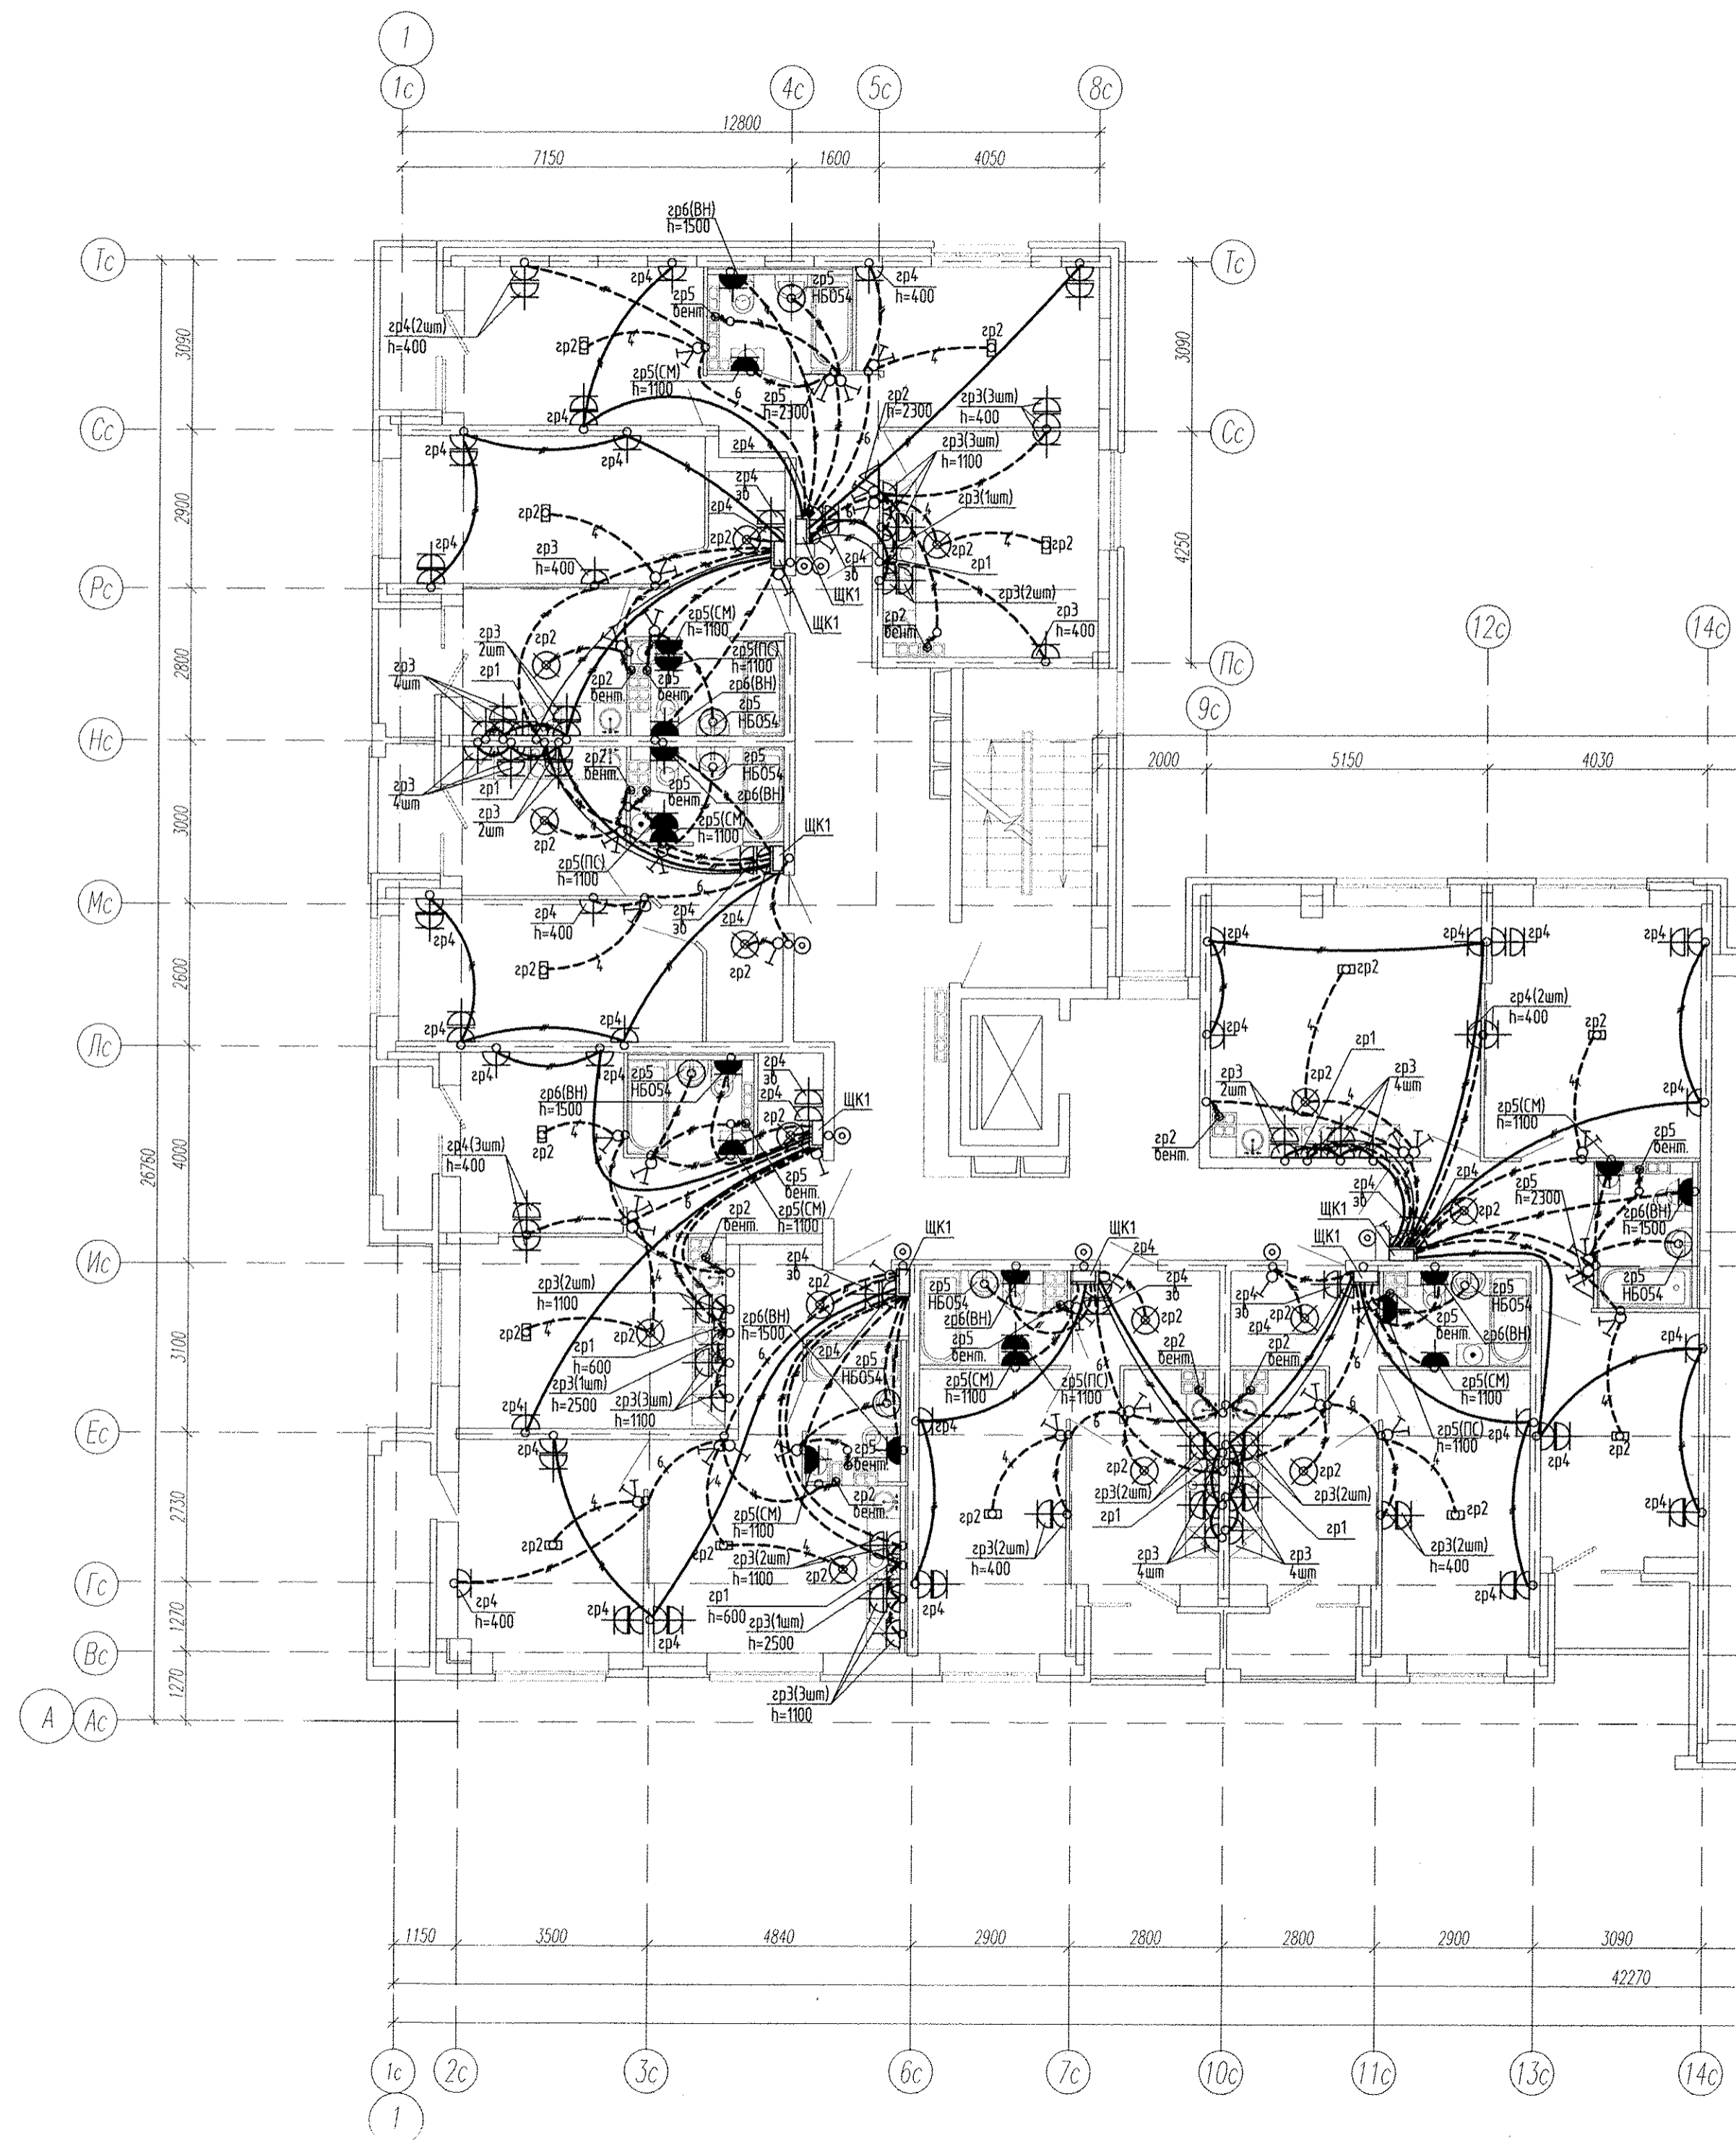


Инв. N подл. Подпись и дата. Взам. инв. N

АПУ2-160-13-00-ЭЛ					
Многоэтажная жилая застройка в районе улиц Суходольской-Тенистой-Верхнеуфалейской-Хрустальногорской в Верх-Исетском районе г.Екатеринбурга. Участок 26					
Изм.	Кол.уч.	Лист	№ док.	Подпись	Дата
Разраб.		Завьялова		<i>Завьялова</i>	09.17
Провер.		Гонтаренко		<i>Гонтаренко</i>	09.17
Гл. спец.		Гонтаренко		<i>Гонтаренко</i>	09.17
И.контр.		Кармазина		<i>Кармазина</i>	09.17
Жилой дом №13. Секция А				Стадия	Лист
План 4 этажа. Расположение сети электрооборудования в квартире				Р	19
АО "Корпорация "Атомстройкомплекс"					

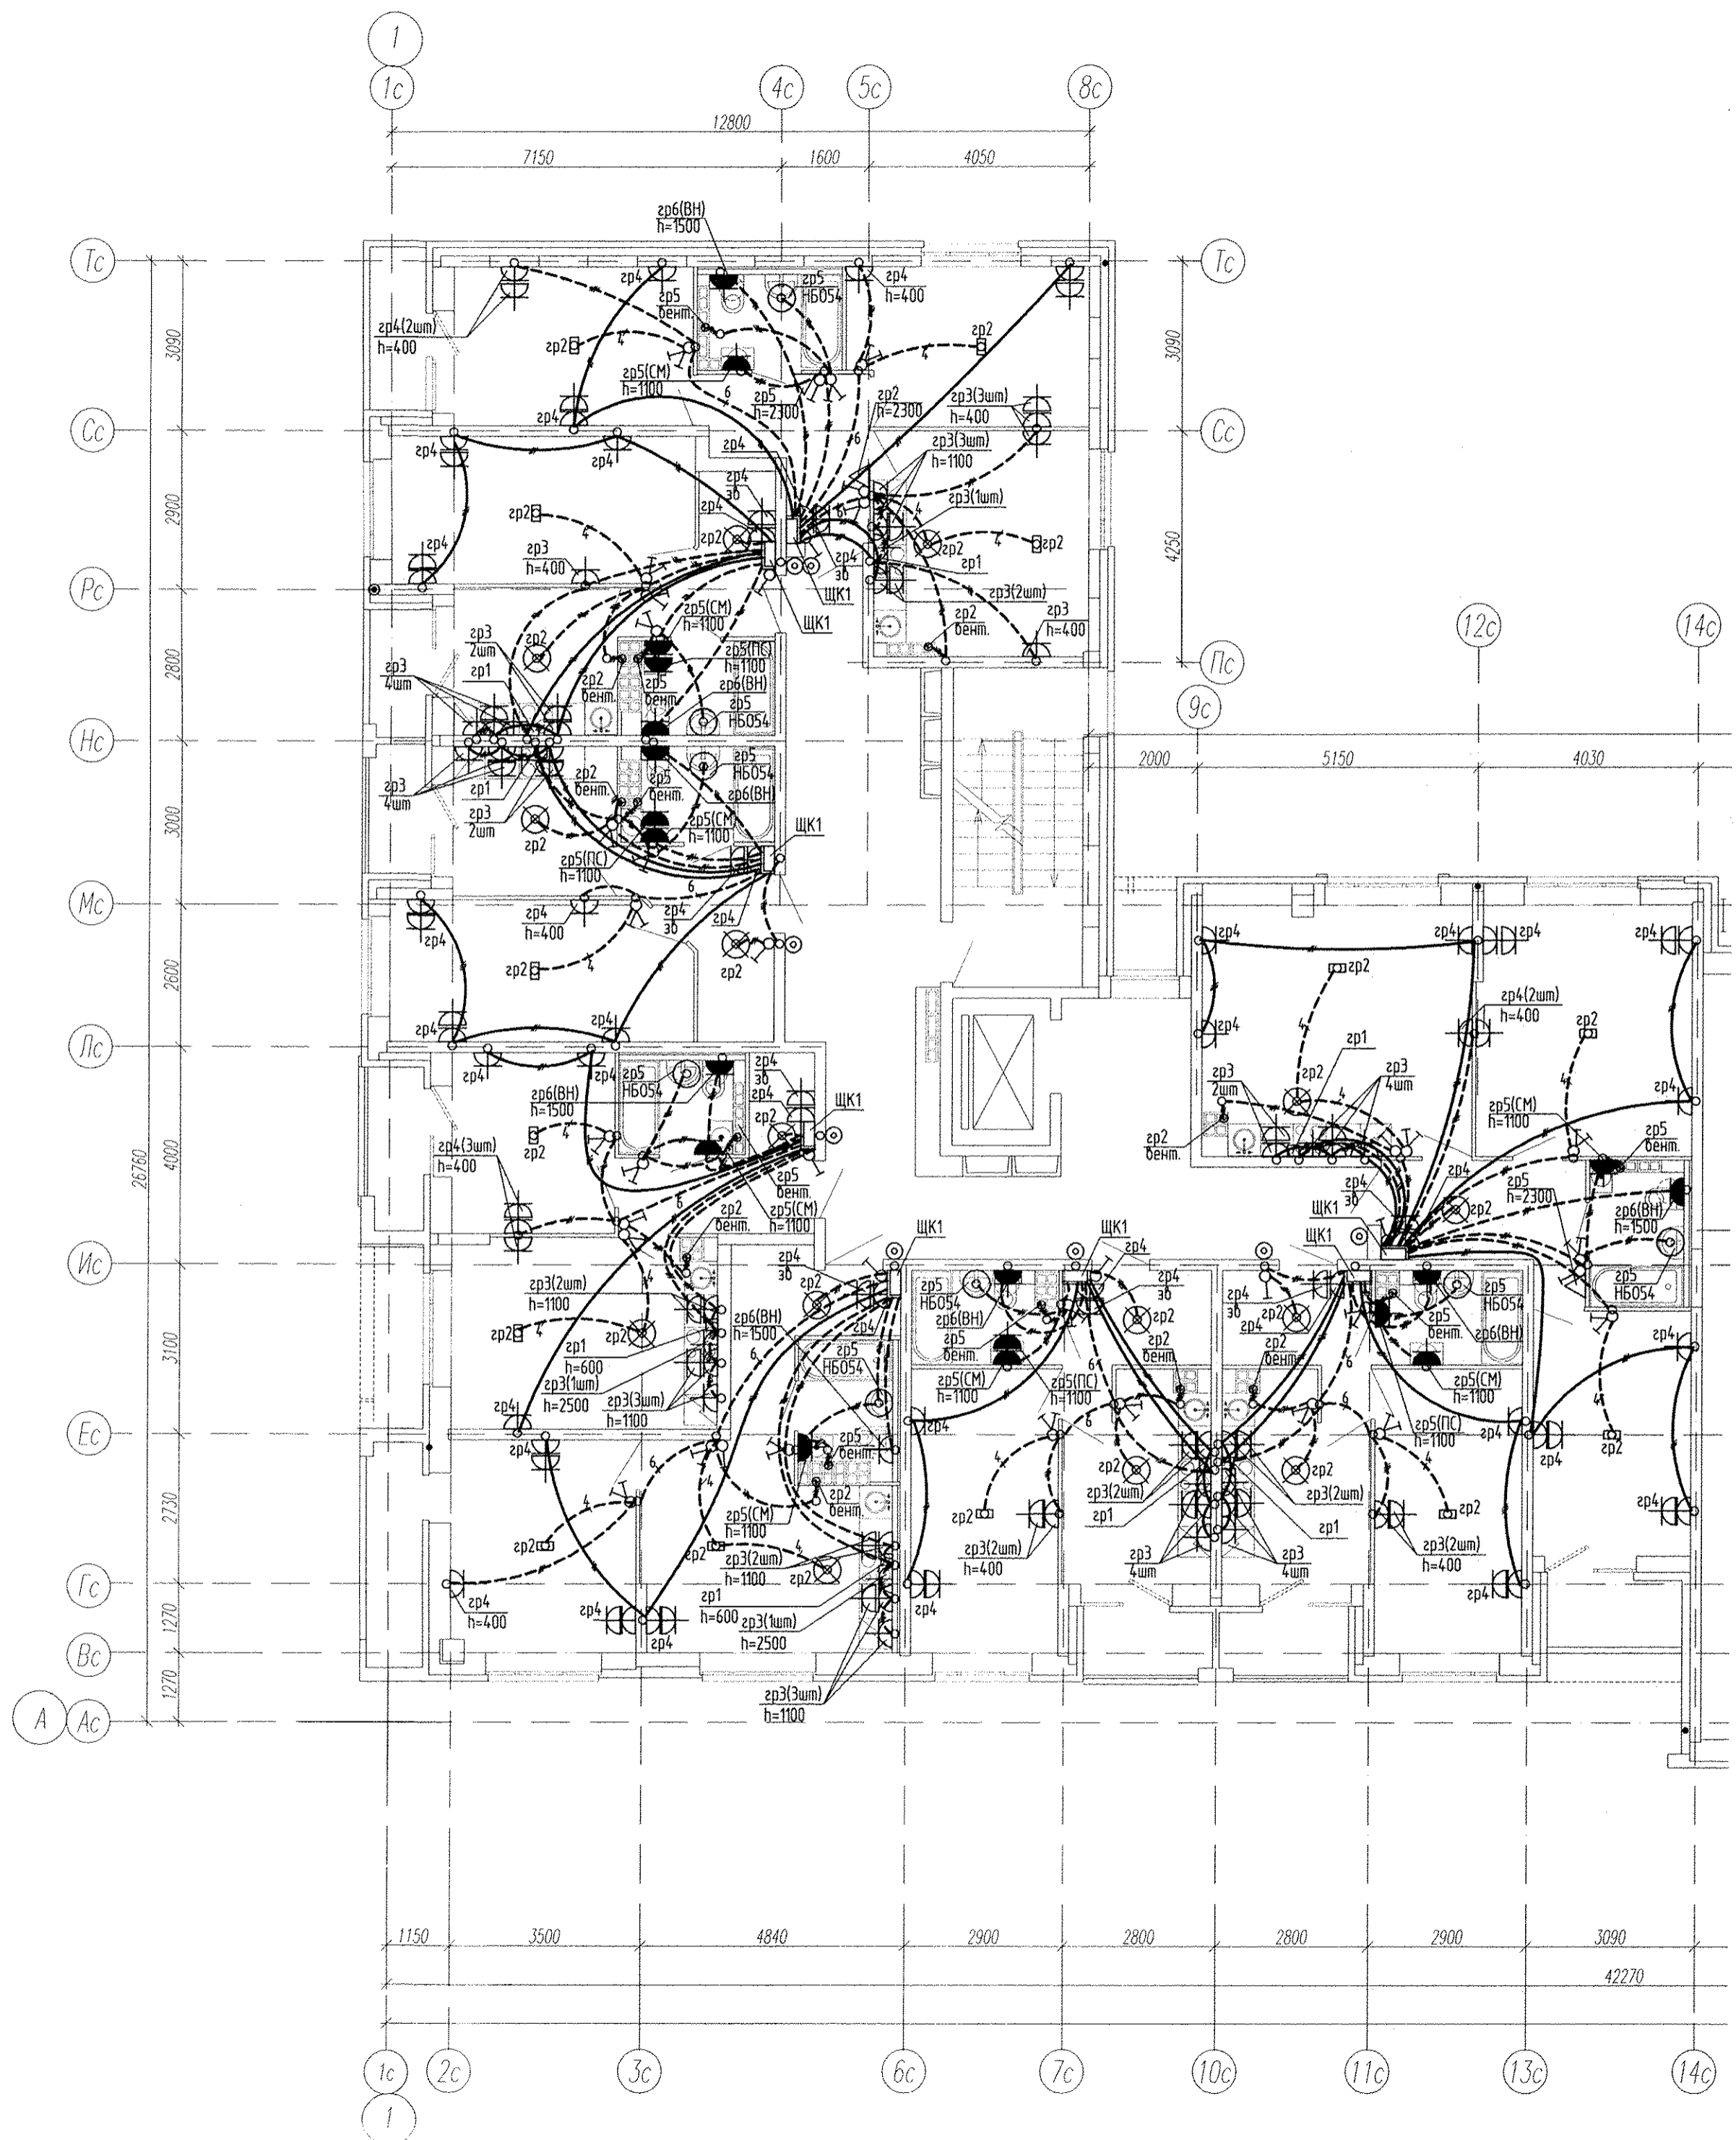

Изм. N подл. Подпись и дата. Взам. инв. N

АПУ2-160-13-00-ЭЛ					
Многоэтажная жилая застройка в районе улиц Суходольской-Тенистой-Верхнеуфалейской-Хрустальногорской в Верх-Исетском районе г.Екатеринбурга. Участок 26					
Изм.	Кол.уч.	Лист	№ док.	Подпись	Дата
Разраб.		Завьялова		<i>Л.Завьялова</i>	09.17
Провер.		Гонтаренко		<i>Г.Гонтаренко</i>	09.17
Гл. спец.		Гонтаренко		<i>Г.Гонтаренко</i>	09.17
Н. контр.		Кармазина		<i>Л.Кармазина</i>	09.17
Жилой дом №13. Секция А				Стадия	Лист
План 5 этажа. Расположение сети электрооборудования квартиры				Р	20
"АО Корпорация "Атомстройкомплекс"					

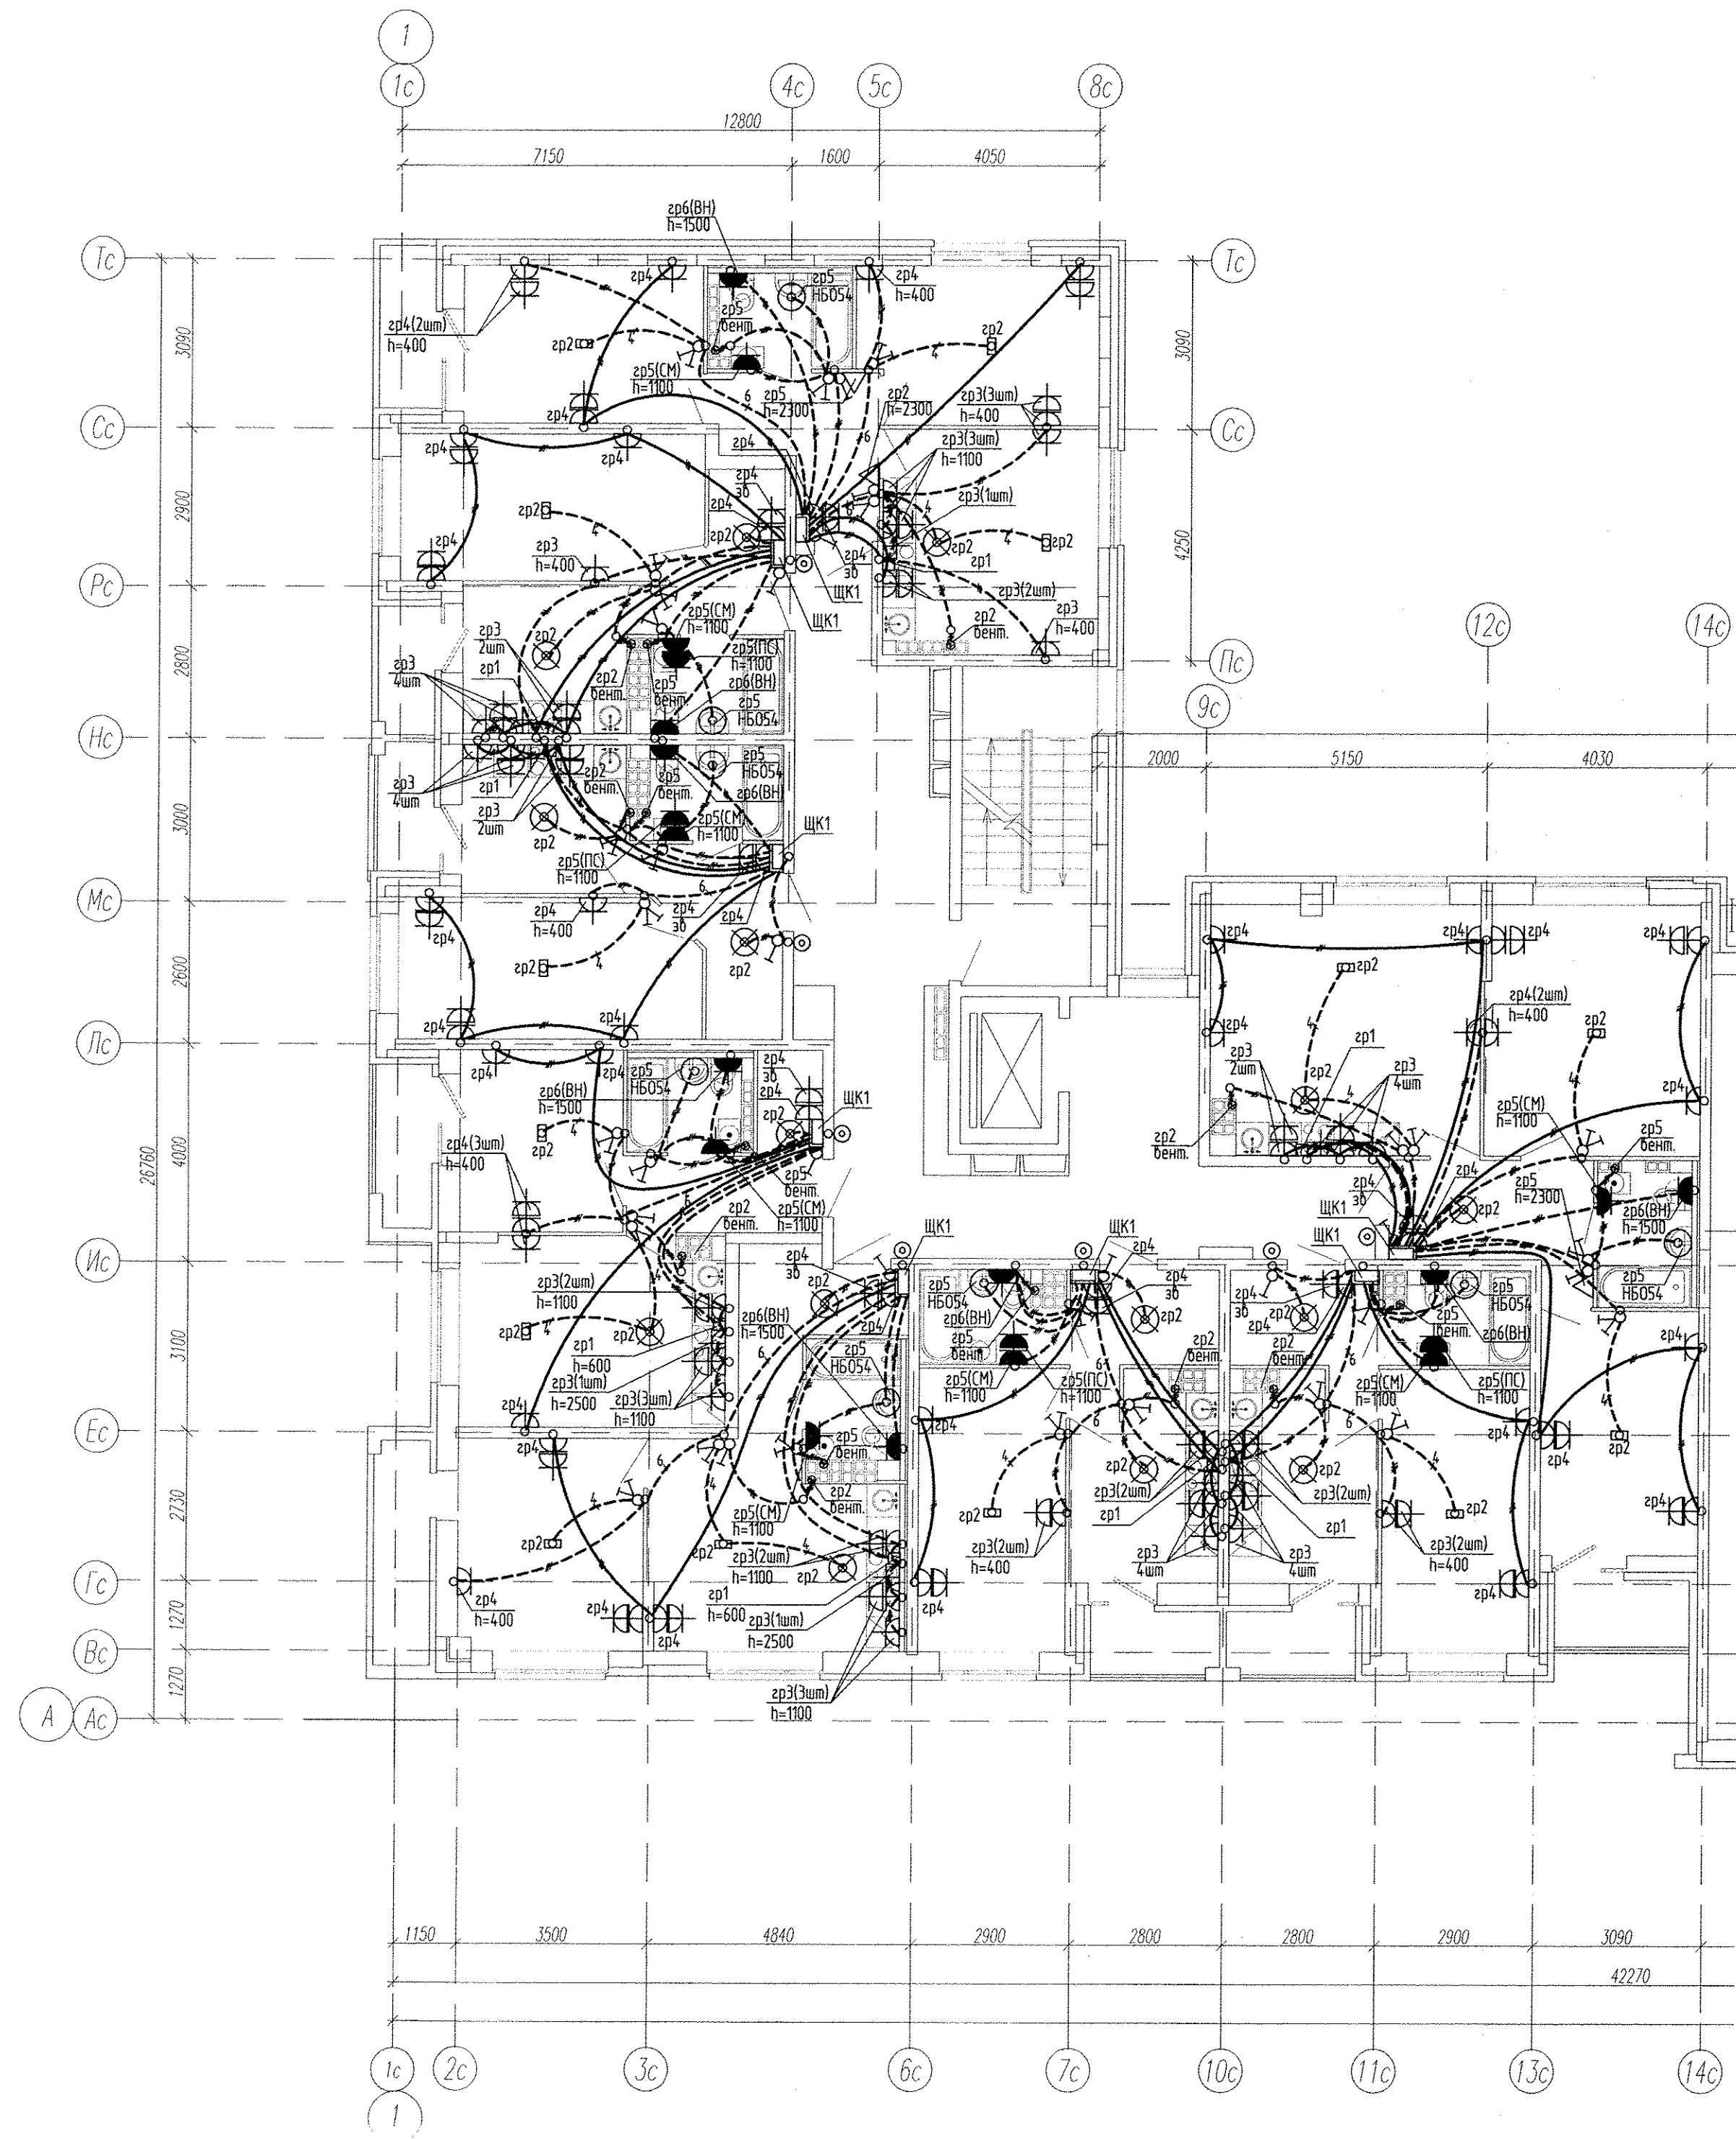

№ п.п. N подл. Подпись и дата Взам. инв. N

АПУ2-160-13-00-ЭЛ					
Многоэтажная жилая застройка в районе улиц Суходольской-Тенистой-Верхнеуфалейской-Хрустальногорской в Верх-Исетском районе г.Екатеринбурга. Участок 26					
Изм.	Кол.уч.	Лист	№ док.	Подпись	Дата
Разраб.		Завьялова		<i>Завьялова</i>	09.17
Провер.		Гонтаренко		<i>Гонтаренко</i>	09.17
Гл. спец.		Гонтаренко		<i>Гонтаренко</i>	09.17
Н.контр.		Кирмазина		<i>Кирмазина</i>	09.17
Жилой дом №13. Секция А				Стадия	Лист
				Р	21
План 6 этажа. Расположение сетей электрооборудования				АО "Корпорация "Атомстройкомплекс."	