


Примечание:
 - в вентканалах установить решетки ВР 120x200(н)

АПУ2-129-045-0В					
Жилые дома со встроенными детскими дошкольными учреждениями и встроенными нежилыми помещениями с подземной автостоянкой по ул. Академика Вансовского-ул.1А (название условное)-Красноярск-Анатолия Мехренцева в Ленинском районе г.Екатеринбурга, участок 1.					
Изм.	Кол.уч.	Лист	№ док.	Подпись	Дата
Жилой дом №4 секция Б				Стадия	Лист
				Р	3
План 1 этажа				ЗАО "Корпорация "Атомстройкомплекс"	
Гл. спец.	Ашишмин	<i>Ашишмин</i>	12.13.		
Н. контр.	Рыжкова	<i>Рыжкова</i>	12.13.		
Проверил	Ашишмин	<i>Ашишмин</i>	12.13.		
Разработал	Путрова	<i>Путрова</i>	12.13.		

СОГ. ЛАСОВАНО
 Имя, Н. подл. Подпись и дата
 Взам. инв. N

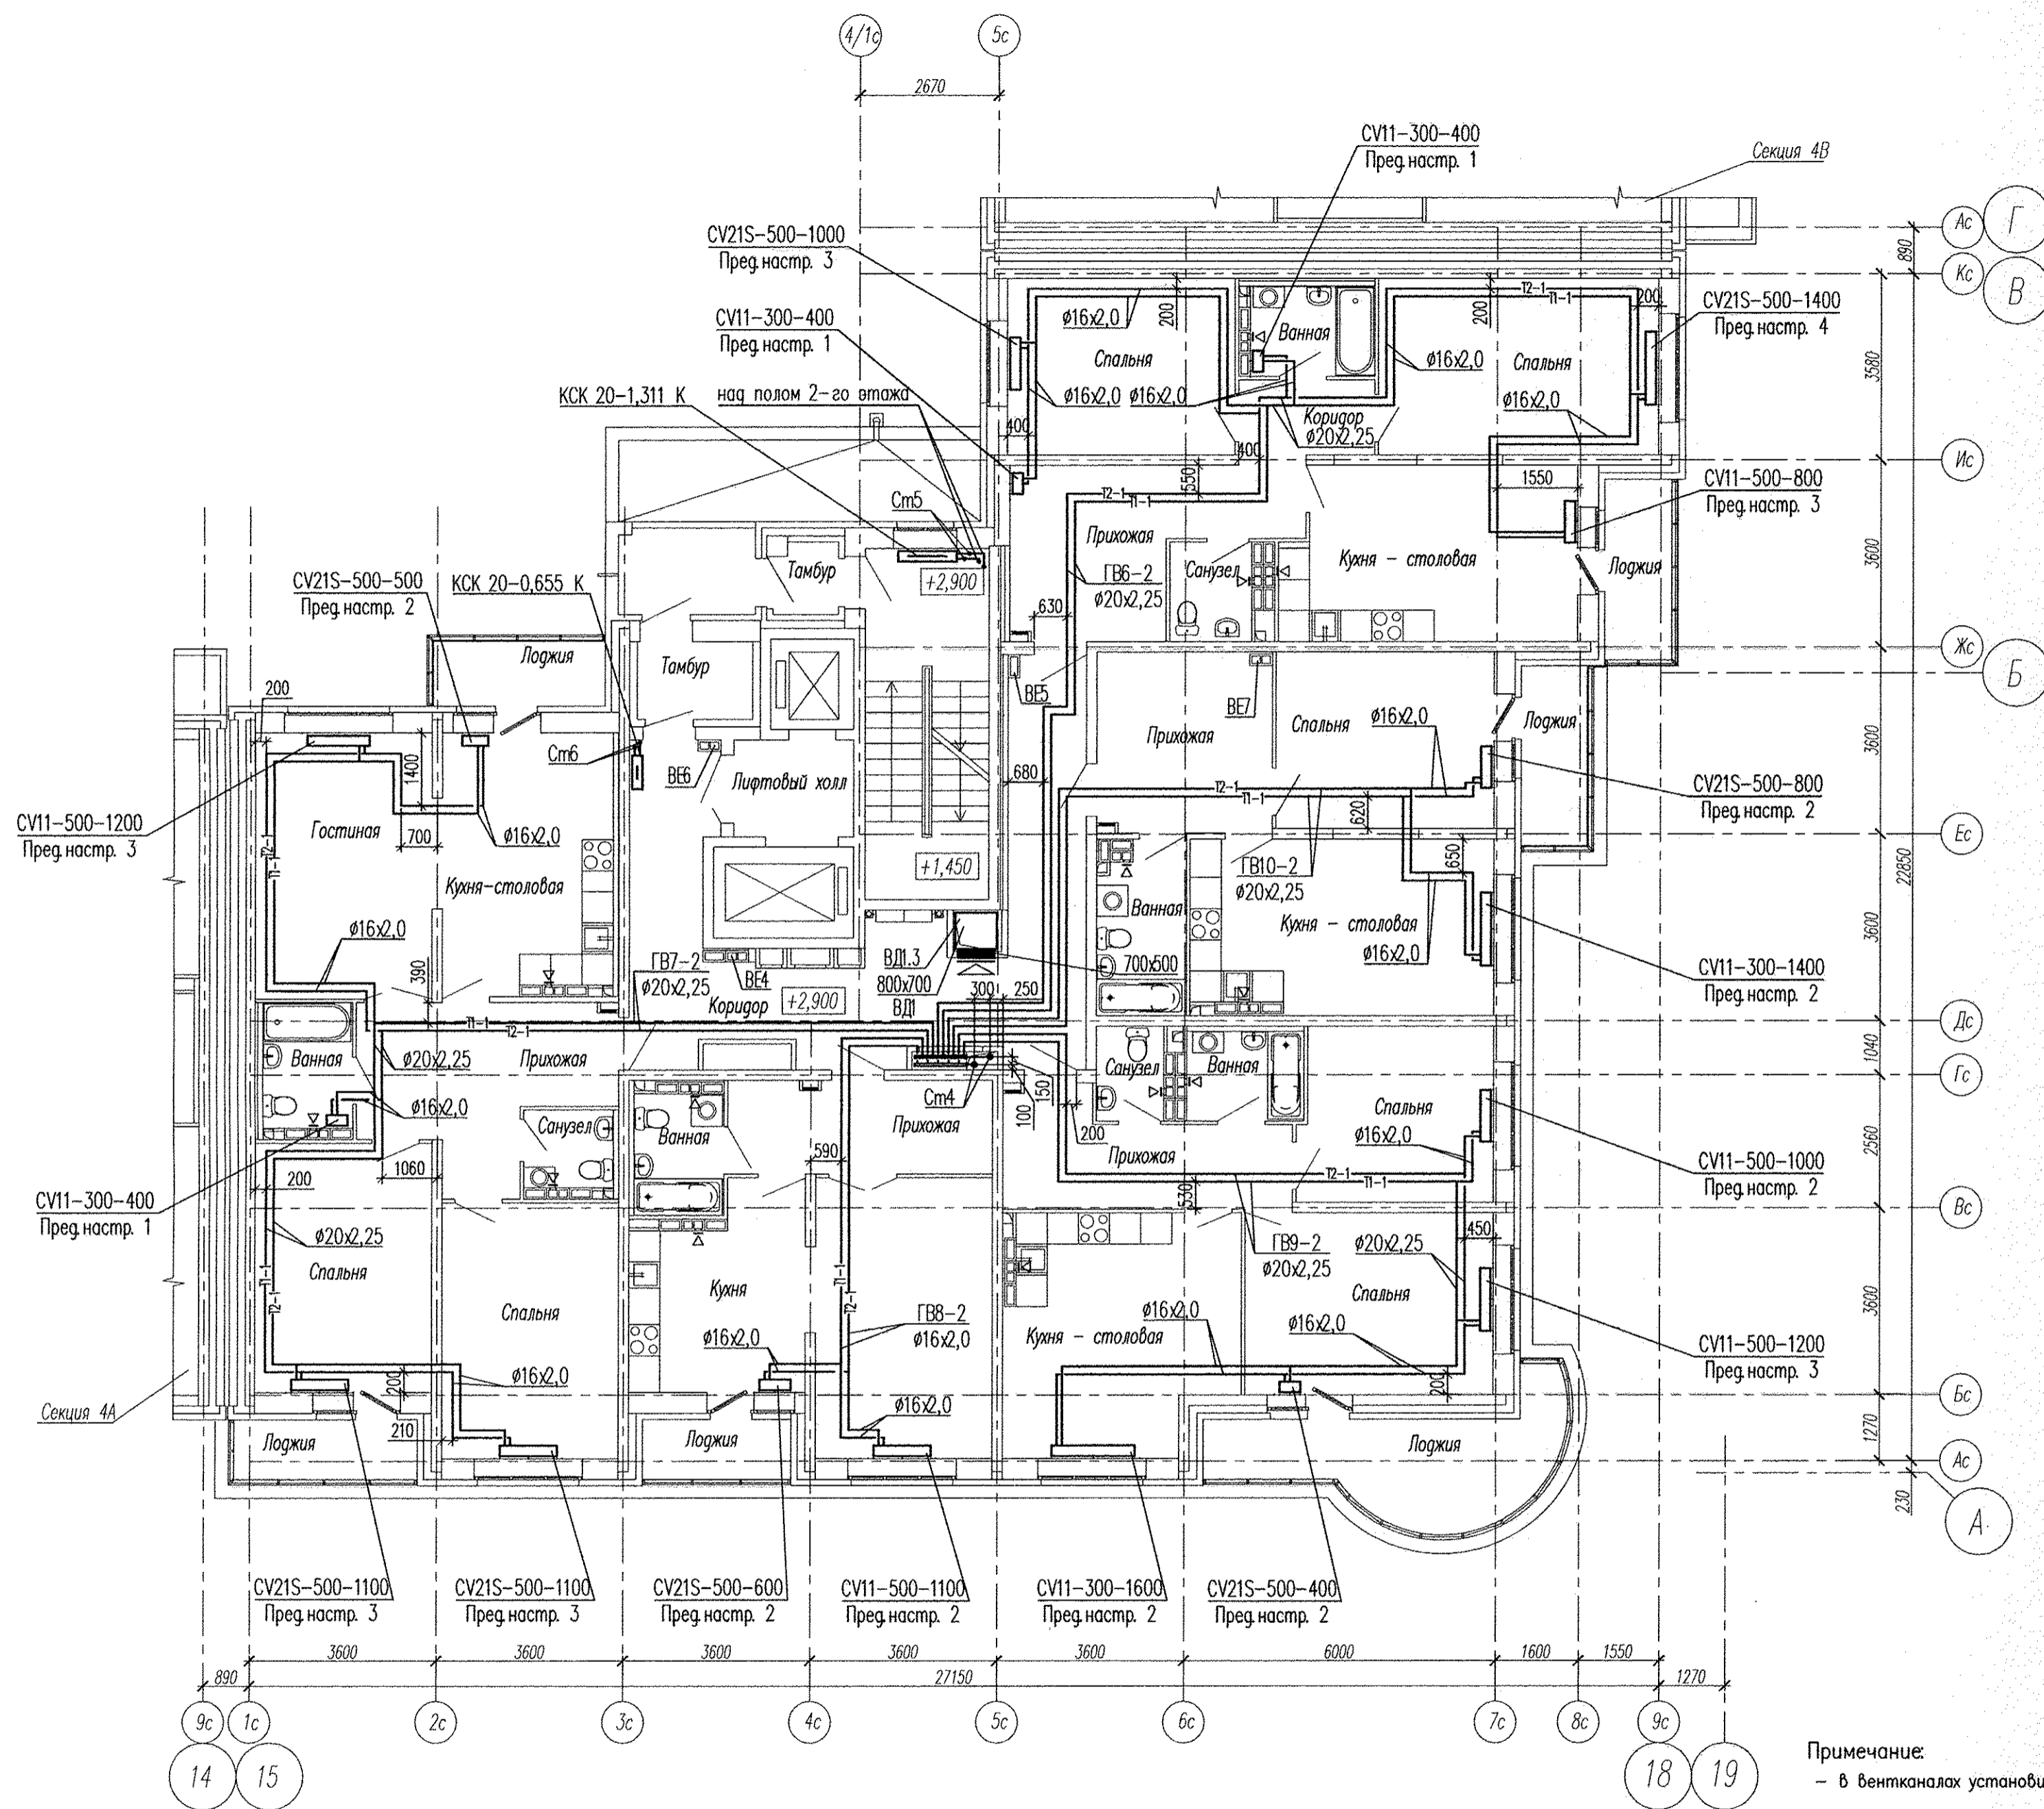


Примечание:
 - в вентканалах установить решетки ВР 120x200(н)

АПУ2-129-04Б-0В					
Изм.	Код.уч.	Лист	№ док.	Подпись	Дата
Жилые дома со встроенными детскими дошкольными учреждениями и встроенными нежилыми помещениями, с подземной автостоянкой по ул. Академика Ваносовского-ул.1А (название условное)-Красноярск-Анатолия Мехренцева в Ленинском районе г.Екатеринбурга, участок 1.					
Жилой дом №4 секция Б				Страница	Лист
				Р	4
План 2 этажа				3А0 "Корпорация "Атомстройкомплекс"	
Гл. спец.	Ашишмин	<i>[Signature]</i>	12.13.		
Н. контр.	Рыжкова	<i>[Signature]</i>	12.13.		
Проверил	Ашишмин	<i>[Signature]</i>	12.13.		
Разработал	Путрова	<i>[Signature]</i>	12.13.		

КОПИРОВАЛ

ФОРМАТ А2

Инв. № подл. Подпись и дата. Взам. инв. №

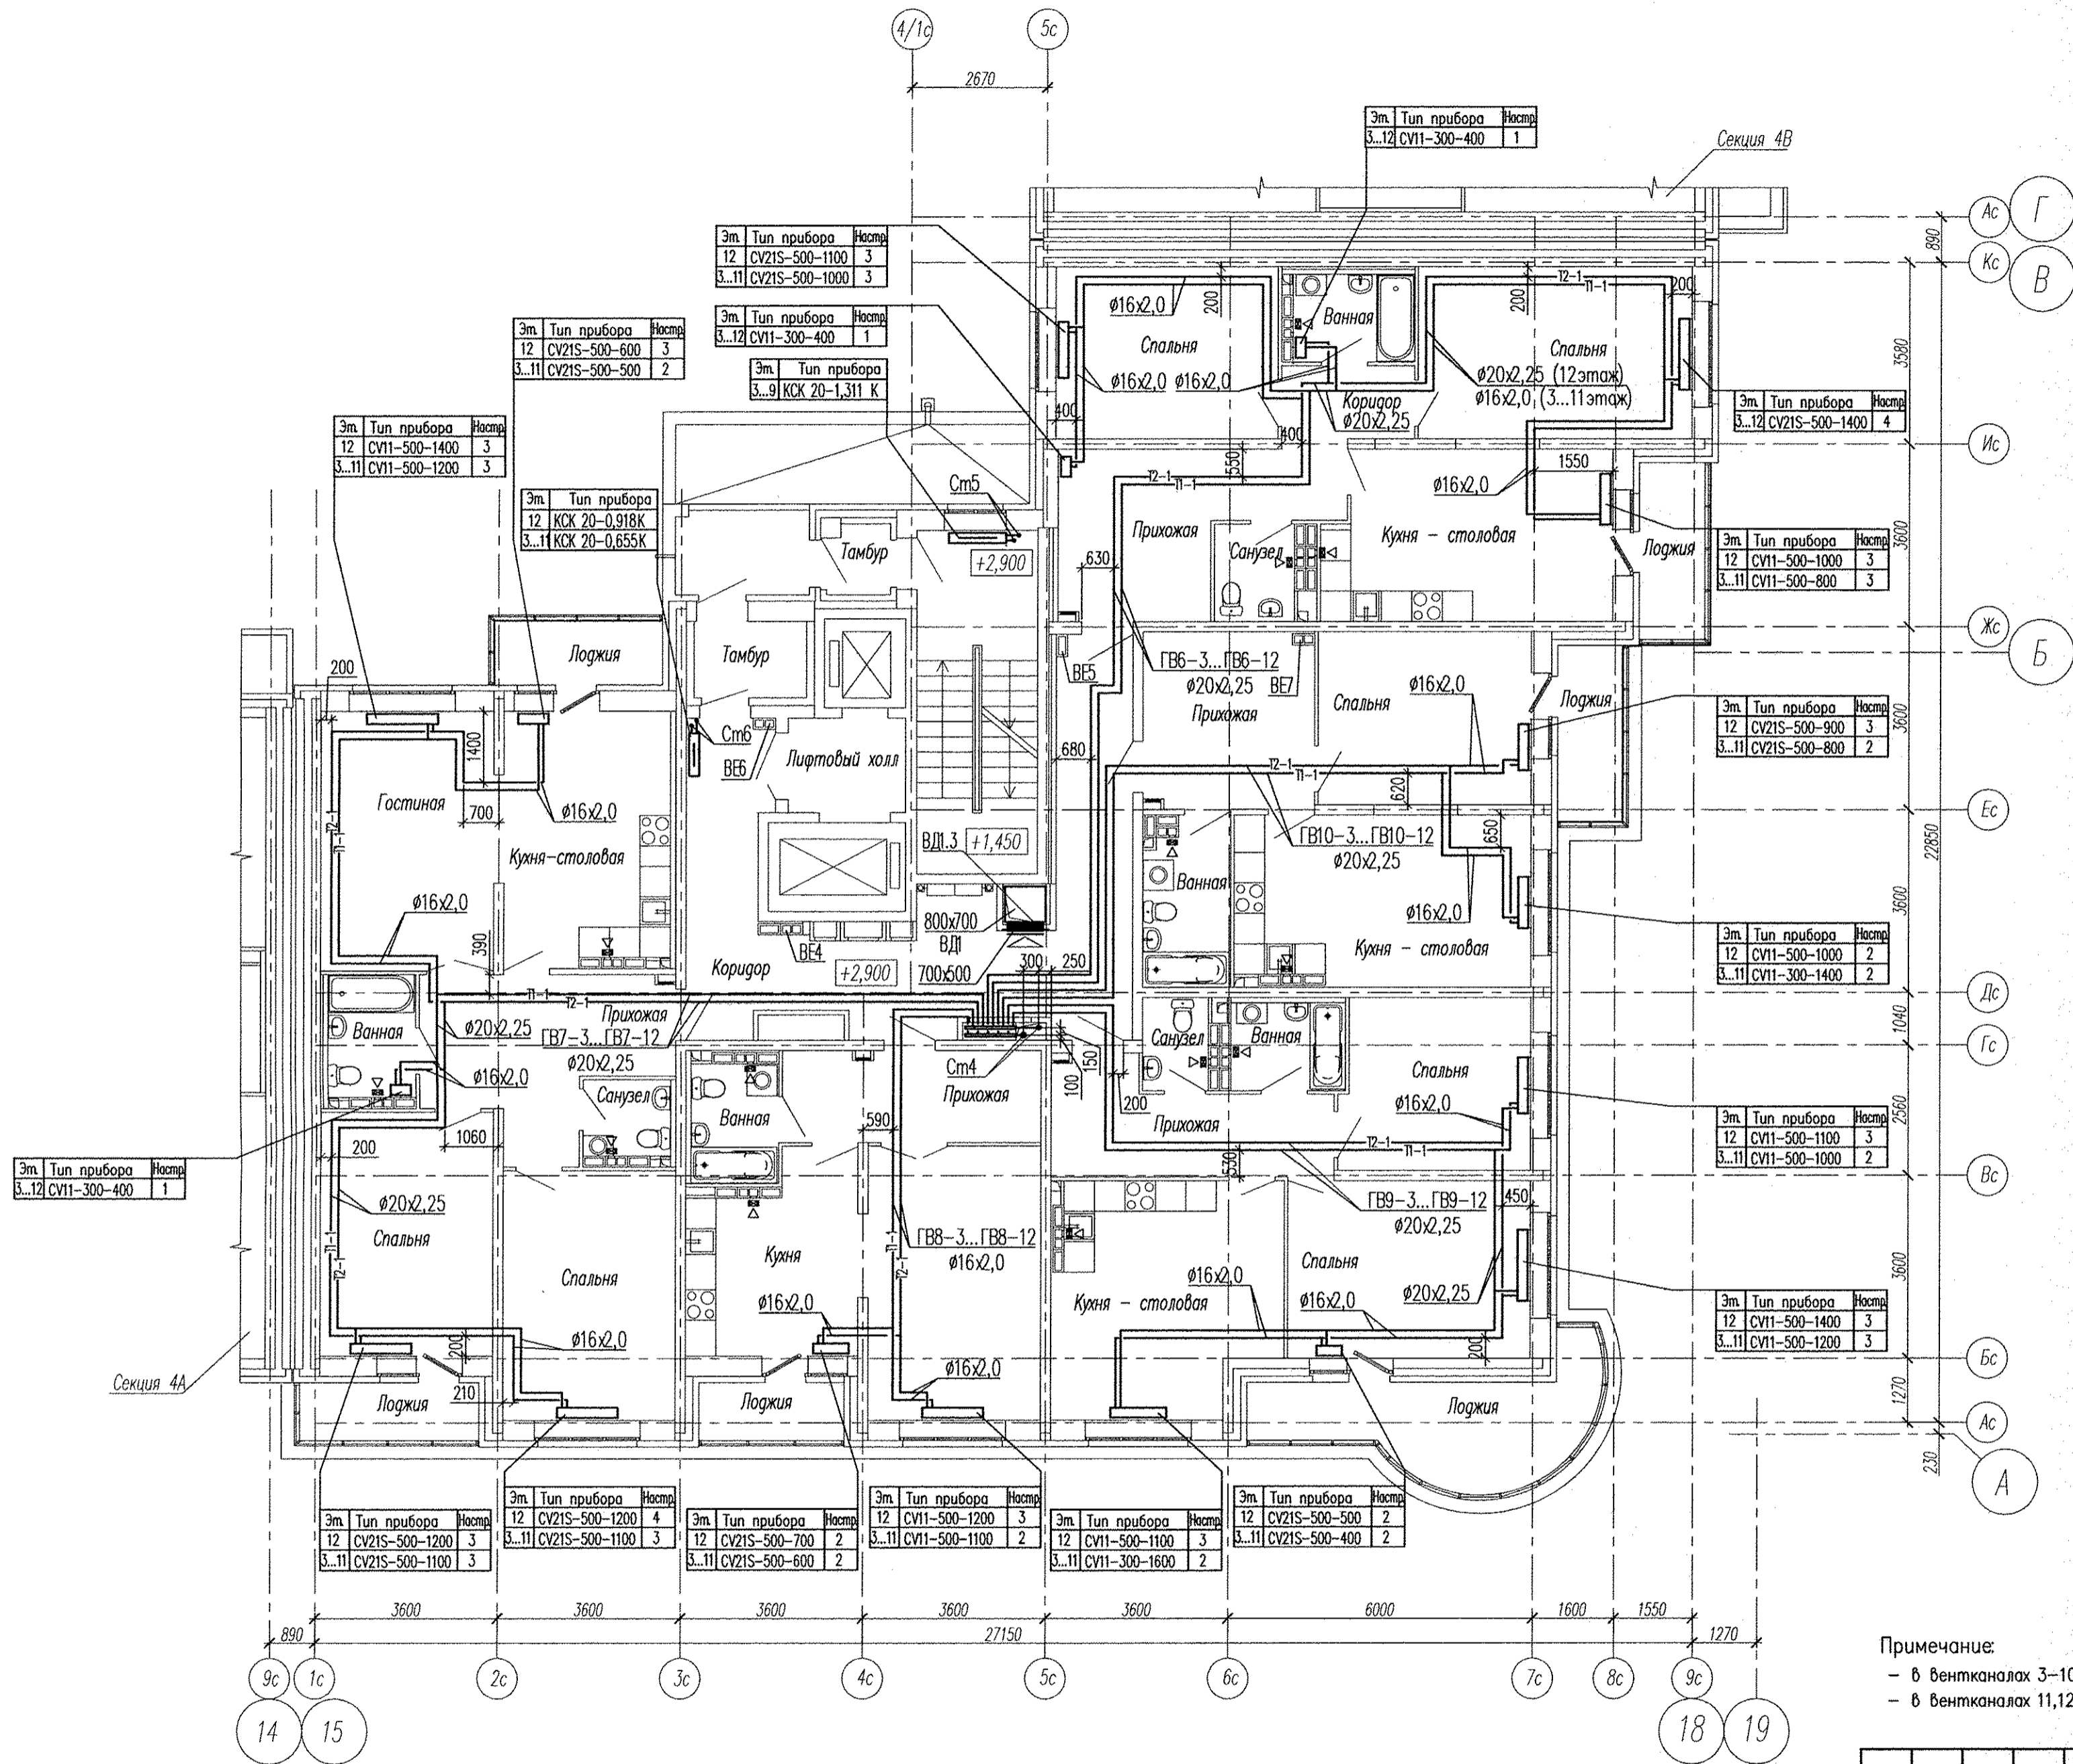

Примечание:

- в вентканалах 3-10 этажей установить решетки ВР 120x200(н)
- в вентканалах 11,12 этажей вместо решеток установить бытовые вентиляторы В4

АПУ-129-04Б-0В					
Жилые дома со встроенными детскими дошкольными учреждениями и встроенными жилыми помещениями с подземной стоянкой по ул. Академика Вонсовского-ул.1А (название условное)-Красноярск-Анатолия Мехренцева в Ленинском районе г.Екатеринбурга, участок 1.					
Изм.	Код.уч.	Лист	№ док.	Подпись	Дата
Гл. спец.	Ашхмян	<i>Ашхмян</i>			12.13.
Н. контр.	Рыжкова	<i>Рыжкова</i>			12.13.
Проверил	Ашхмян	<i>Ашхмян</i>			12.13.
Разработал	Путрова	<i>Путрова</i>			12.13.
Жилой дом №4 секция Б			Стадия	Лист	Листов
План 3..12 этажа			Р	5	
КОПИРОВАЛ			3А0 "Корпорация "Атомстройкомплекс" ФОРМАТ А2		

Имя, Н. подл. Подпись и дата
 Возм. инв. N
 ЦУИ ЛАСИВАНУ