


Номер помещения	Наименование	Площадь, м2	Кат. помещения
Выставочный салон N12			
1	Тамбур	5,05	
2	Выставочный зал	80,22	
3	Гардероб персонала с зоной приема пищи	8,53	
4	Санузел персонала	3,02	
5	Помещение уборочного инвентаря	3,68	Д
Итого:		100,5	
Секция 5			
6	Тамбур	4,41	
7	Вестибюль	49,25	
8	Холл	19,53	
9	Помещение уборочного инвентаря	4,00	Д
10	Тамбур	2,21	
11	Тамбур	2,40	
12	Электрощитовая	8,10	Г
13	Тамбур	4,38	
14	Лестничная клетка	8,17	
Итого:		102,45	

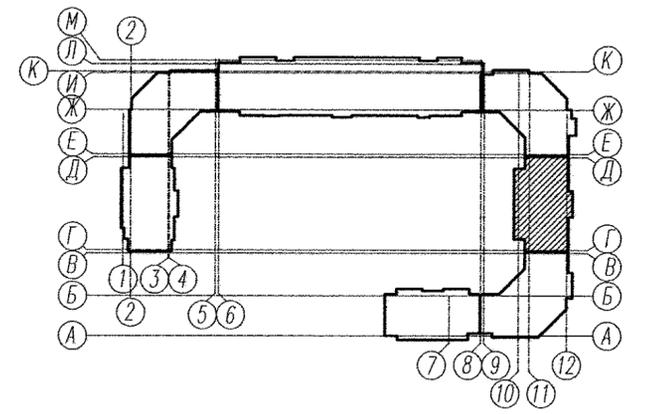

Примечания:  
 \* Стояк выполнен из труб SKEM DN110 системы бесшумной канализации Ostendorf Skolan dB.

Имя, И. подл. Подпись и дата. Взам. инв. N

АПУ2-148-15.5-02-ВК					
Жилой дом с нежилыми помещениями общественного назначения по ул.Тенистой в Верх-Исетском районе г.Екатеринбурга.					
Изм.	Кол.уч.	Лист	№ док.	Подпись	Дата
Разработал	Сунцова			<i>[Signature]</i>	11.16
Проверил	Ворона			<i>[Signature]</i>	11.16
Гл. спец.	Пырова			<i>[Signature]</i>	11.16
Н.контр.	Кармазина			<i>[Signature]</i>	11.16
Жилой дом 2 этап строительства Секция 5			Стадия	Лист	Листов
План 1 этажа			Р	3	
"Корпорация "Атомстройкомплекс"					

